


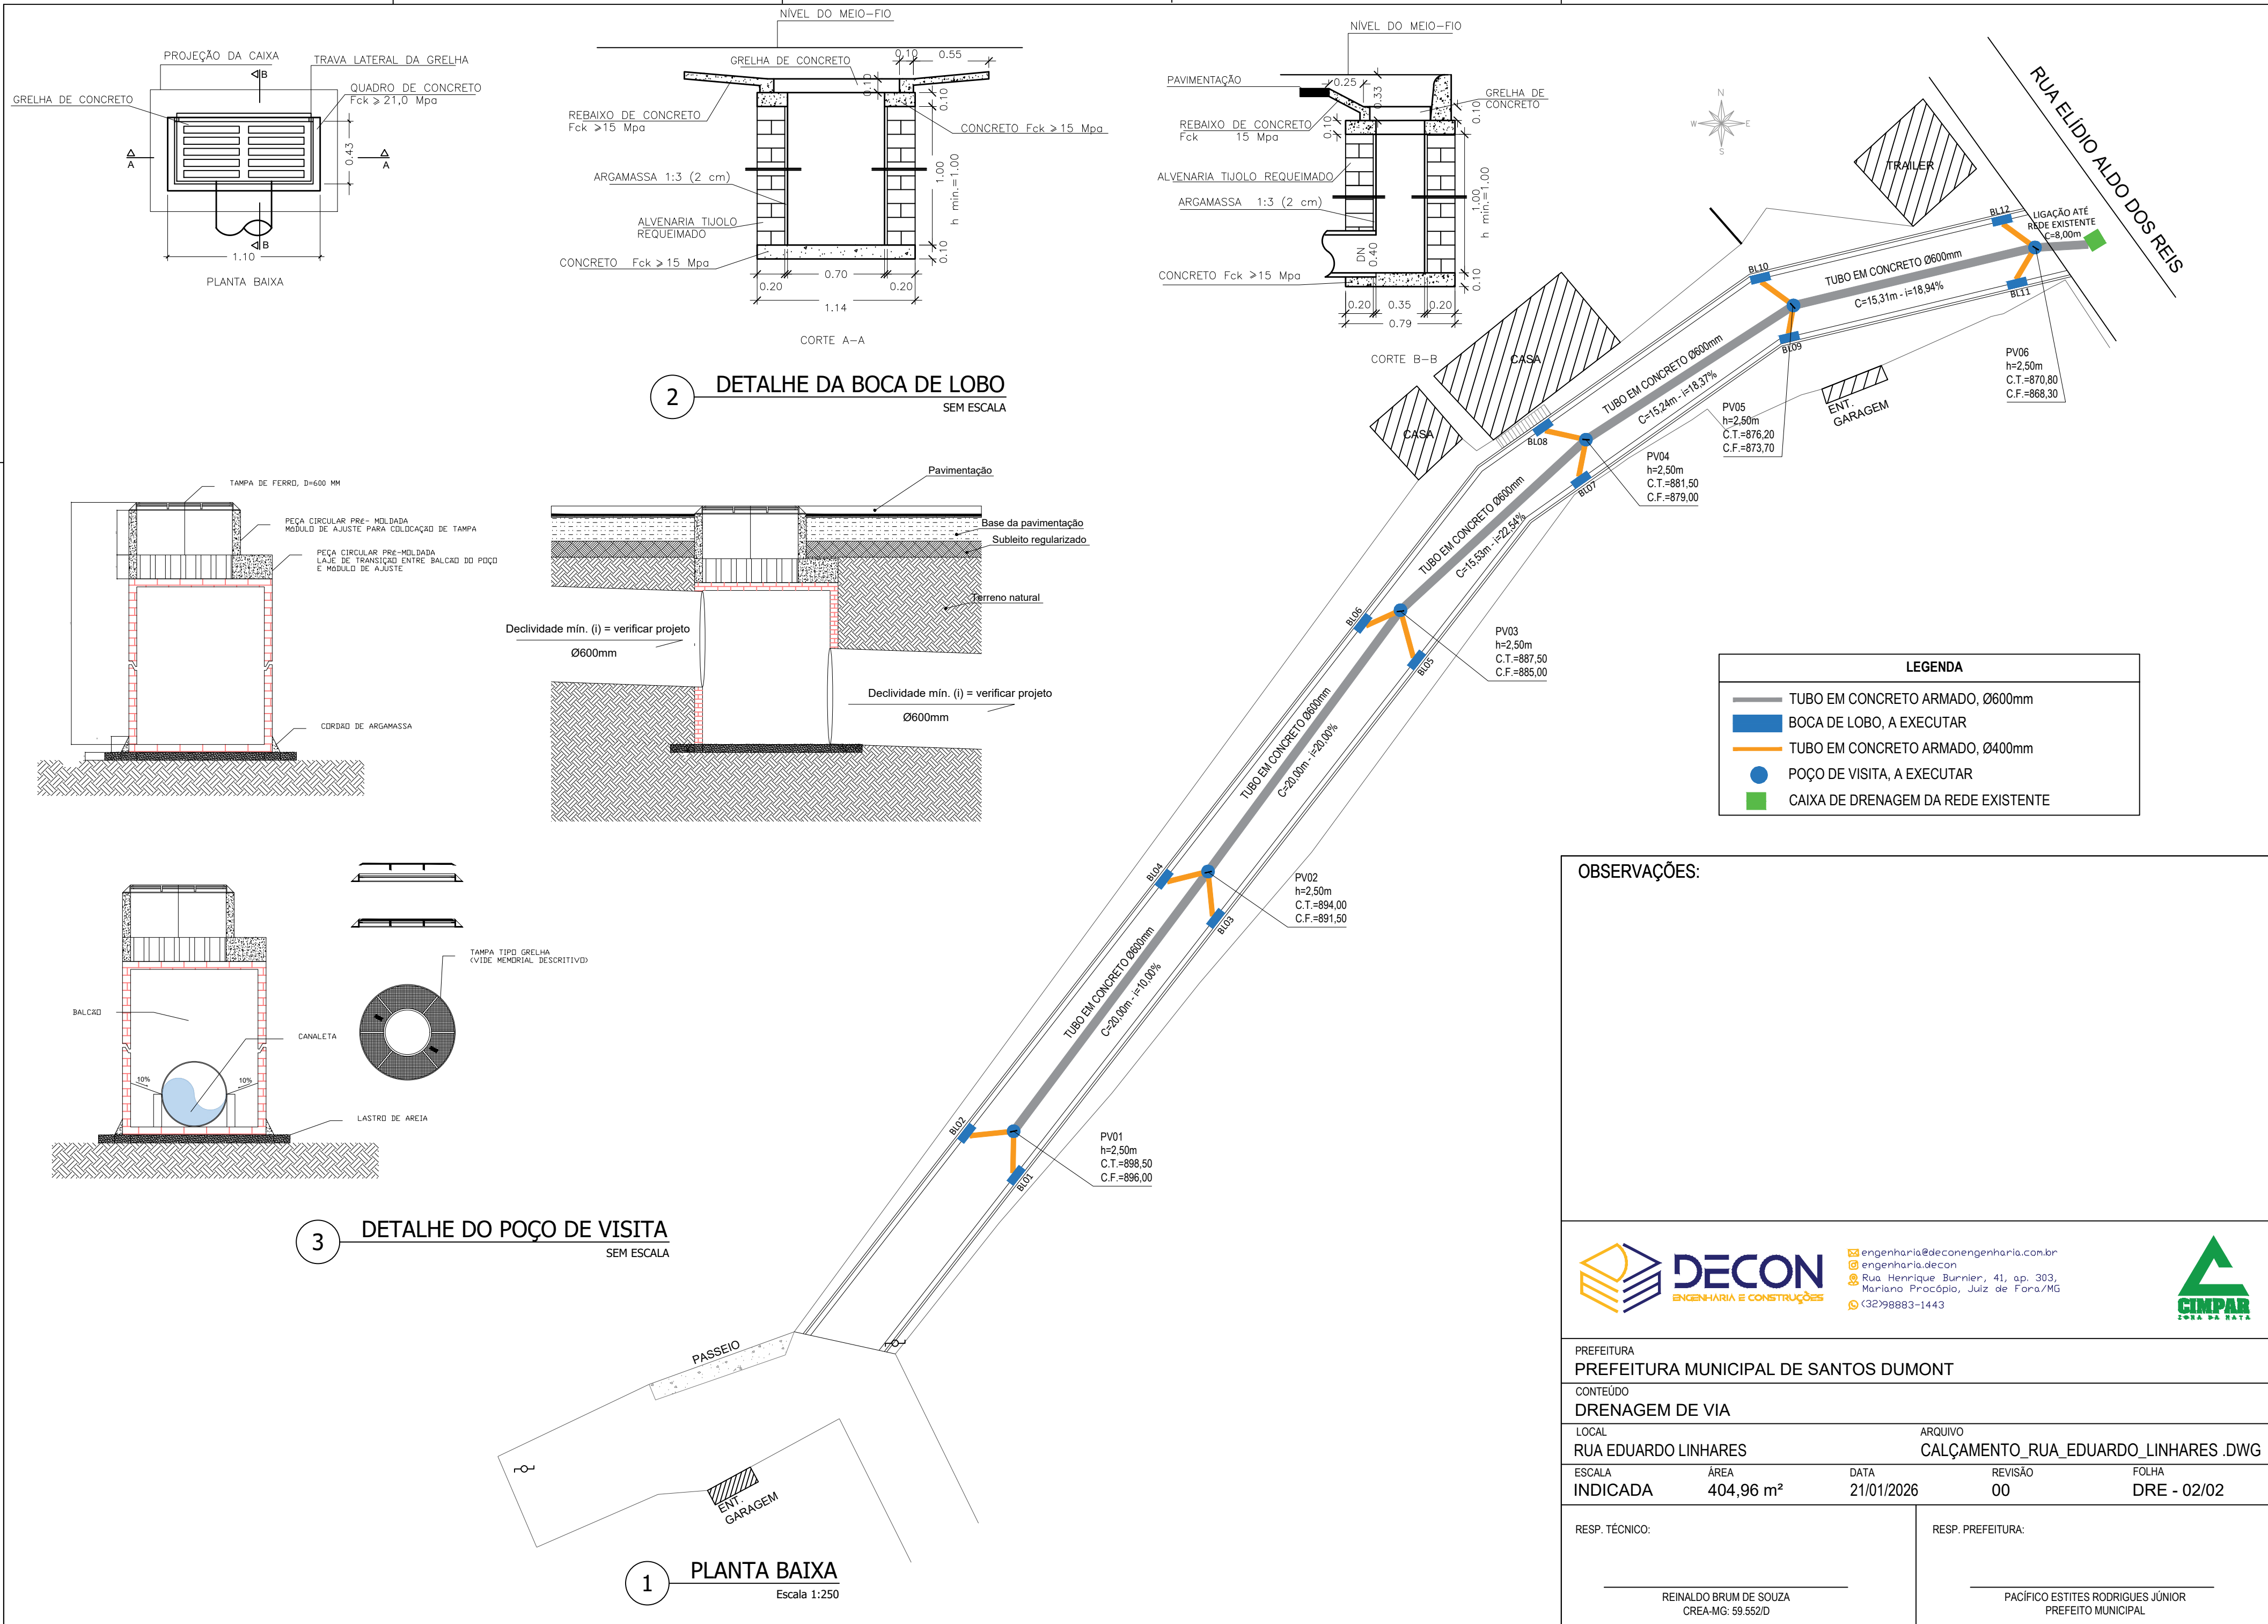

2 DETALHE DA BOCA DE LOBO
SEM ESCALA

3 DETALHE DO POÇO DE VISITA
SEM ESCALA

1 PLANTA BAIXA
Escala 1:250

LEGENDA	
	TUBO EM CONCRETO ARMADO, Ø600mm
	BOCA DE LOBO, A EXECUTAR
	TUBO EM CONCRETO ARMADO, Ø400mm
	POÇO DE VISITA, A EXECUTAR
	CAIXA DE DRENAGEM DA REDE EXISTENTE

OBSERVAÇÕES:



engenharia@deconengenharia.com.br
engenharia.decon
Rua Henrique Burnier, 41, ap. 303,
Mariano Procópio, Juiz de Fora/MG
(32)98883-1443



CIMPAR
CASA DA RUA

PREFEITURA PREFEITURA MUNICIPAL DE SANTOS DUMONT				
CONTEÚDO DRENAGEM DE VIA				
LOCAL RUA EDUARDO LINHARES	ARQUIVO CALÇAMENTO_RUA_EDUARDO_LINHARES.DWG			
ESCALA INDICADA	ÁREA 404,96 m²	DATA 21/01/2026	REVISÃO 00	FOLHA DRE - 02/02
RESP. TÉCNICO: REINALDO BRUM DE SOUZA CREA-MG: 59.552/D			RESP. PREFEITURA: PACÍFICO ESTITES RODRIGUES JÚNIOR PREFEITO MUNICIPAL	