


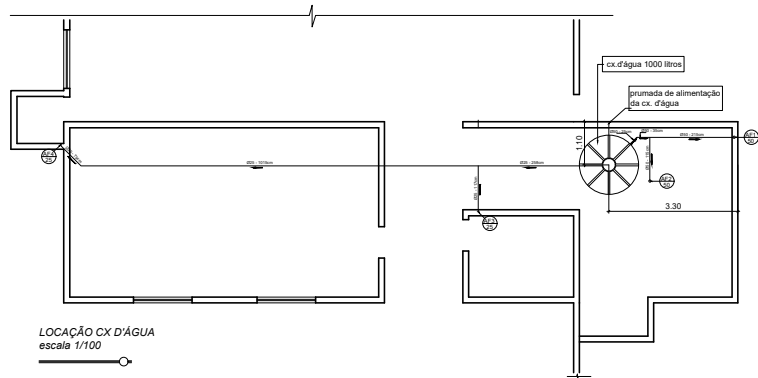


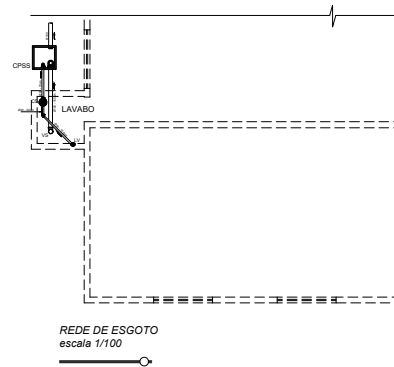


LOCAÇÃO CX D'ÁGUA
escala 1/100

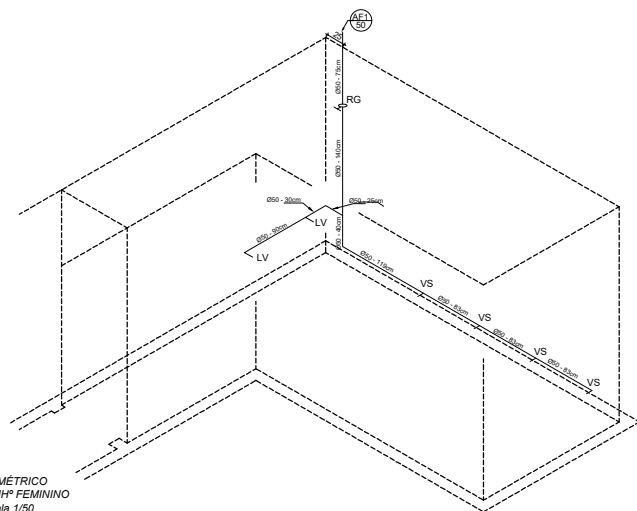


REDE DE ESGOTO
escala 1/100

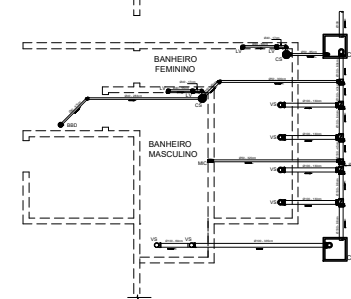

ISOMÉTRICO
BANH^o FEMININO
escala 1/50

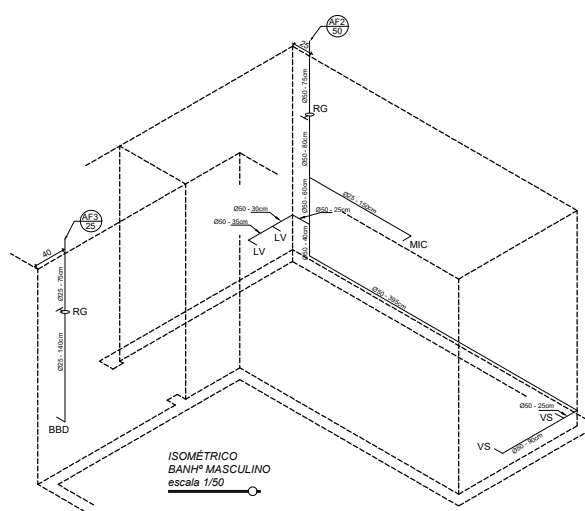


ISOMÉTRICO
BANH^o MASCULINO
escala 1/50

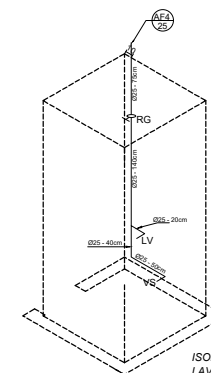

ISOMÉTRICO
LAVABO - SALA PROFESSORES
escala 1/50

CX PASSAGEM SANITÁRIA SIFONADA - CPSS escala 1/20

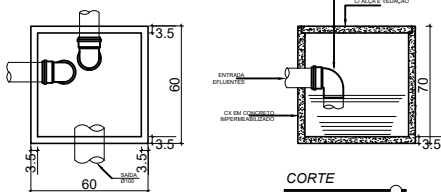

PLANTA BAIXA

CORTE

LEGENDAS:-	
LV	- LAVATÓRIO
VS	- VASO SANITÁRIO
MIC	- MICTÓRIO
BBD	- BEBEDOURO
CS	- CAIXA SIFONADA 150MM
RS	- RALO SIFONADO 100MM
CPSS	- CAIXA DE PASSAGEM SANITÁRIA SIFONADA
	- TUBULAÇÃO DE ESGOTO
	- PRUMADA DE ÁGUA FRIA - 1" DA PRUMADA
	- DIÂMETRO DA TUBULAÇÃO
Ø X - Y	- X = DIÂMETRO DO TUBO EM MÍLÍMETRO - Y = COMPRIMENTO DO TRECHO EM CENTÍMETRO
	- INDICAÇÃO DO SENTIDO DO FLUXO DE ÁGUA
NOTAS:	
1. TUBOS E CONEXÕES DESTINADOS A REDE DE ÁGUA SERÃO EM PVC RÍGIDO PONTA E BOLSA TIGRE OU TECNICAMENTE EQUIVALENTE	
2. TUBOS E CONEXÕES DESTINADOS A ESGOTO SANITÁRIO SERÃO EM PVC RÍGIDO PONTA E BOLSA SÉRIE N TIGRE OU TECNICAMENTE EQUIVALENTE	
3. TUBULAÇÕES NÃO ESPECIFICADAS TERÃO DECLIVIDADE MÍNIMA DE 2% NO SENTIDO DO ESCOAMENTO	

		Rua Trindade nº 208 - sala 05 - Galeria Central - Centro - Lambari/MG Fone: (35) 3644-8740 / (35) 3644-8747 - e-mail: murilo@construcaoelucarelli.com	
PREFEITURA MUNICIPAL DE LAMBARÍ AMPLIAÇÃO DE BANHEIROS E.M. ÉZIA CÂNDIDA DA SILVA			
BAIRRO RURAL SANTA QUITÉRIA			
PROJETO HIDROSSANITÁRIO			
PRANCHA: REDE DE DISTRIBUIÇÃO DE ÁGUA - REDE DE CAPTAÇÃO DE ESGOTO - ISOMÉTRICOS DA REDE DE DISTRIBUIÇÃO DE ÁGUA DETALHAMENTO DA CX DE PASSAGEM SANITÁRIA SIFONADA - LEGENDA			
ÁREAS (m²) AMPLIAÇÃO 22,68	PROPRIETÁRIO MURILLO BOCARDI LUCARELLI MARTINS engenheiro civil - crie 359.165MG	FOLHA 02/04 ESCALAS INDICADAS	DATA NOV/2025