

LISTA DE MATERIAIS:

PVC Soldável branco

Num.	Descrição	Und.	Dimensão	Quant.
1	Tubo PVC Soldável branco	Barra	50mm	1
2	Tubo PVC Soldável branco	Barra	100mm	4
3	Caixa Sifonada	pc	150x150x50mm	1
4	Curva 45	pc	50mm	2
5	Curva 45 curta	pc	100mm	2
6	Curva 90	pc	50mm	1
7	Curva para pé de coluna	pc	100mm	3
8	Junção	pc	100mmx50mm	1
9	Luva	pc	50mm	3
10	Luva	pc	100mm	6
11	Redução	pc	50mmx40mm	1

PVC Soldável marrom

Num.	Descrição	Und.	Dimensão	Quant.
1	Tubo PVC Soldável marrom (NBR 5648/pe CP19)	Barra	25mm	1
2	Tubo PVC Soldável marrom (NBR 5648/pe CP19)	Barra	40mm	2
3	Adaptador soldável curto bolsa e rosca	pc	25mmx3/4"	2
4	Bucha de redução longa	pc	40mmx25mm	1
5	Joelho 90	pc	40mm	1
6	Joelho 90 com bucha de latão	pc	25mmx1/2"	2
7	Luva	pc	25mm	1
8	Luva	pc	40mm	2
9	Tê	pc	25mm	1

Registros, Valv., Hid

Num.	Descrição	Und.	Dimensão	Quant.
1	Registro de Gaveta base	pc	3/4"	1

Caixas Diversas

Num.	Descrição	Und.	Dimensão	Quant.
1	Caixa de Inspeção 50x50	pc	500 x 500mm	1

GRELHAS

Num.	Descrição	Und.	Dimensão	Quant.
1	Grelha (100x20)cm	pc	-	1

LEGENDA:

**PVC Soldável branco**

- Caixa Sifonada 150x150x50mm (Detalhado/em Planta)
- Curva 45 50mm (Detalhado/em Planta)
- Curva 45 curta 100mm (Detalhado/em Planta)
- Curva 90 50mm (Detalhado/Sobe)
- Curva 90 50mm (Detalhado/Sobe)
- Curva para pé de coluna 100mm (Detalhado/Sobe)
- Junção 100x50mm (Detalhado/em Planta)
- Luva 100mm (Detalhado/em Planta)
- Luva 100mm (Detalhado/Frontal)
- Luva 50mm (Detalhado/em Planta)
- Redução 50x40mm (Detalhado/em Planta)

**PVC Soldável marrom**

- Luva 25mm (Detalhado/Sobe)
- Luva 40mm (Detalhado/Sobe)
- Bucha de redução longa 40x25mm (Unifilar/em Planta)
- Joelho 90 40mm (Unifilar/em Planta)
- Joelho 90 com bucha de latão 25mmx1/2" (Unifilar/em Planta)
- Luva 40mm (Unifilar/Sobe)
- Tê 25mm (Unifilar/em Planta)

**Registros, Valv., Hid**

- Registro de Gaveta base 3/4" (Unifilar/em Planta)

**Caixas Diversas**


- Caixa de Inspeção 50x50 500 x 500mm (Detalhado/em Planta)

**PRUMADAS**

- Tubo Queda
- Água Fria
- Alimentação
- Águas Pluviais

**TUBULAÇÃO**

- Tubo PVC Soldável branco 100mm (Detalhado)
- Tubo PVC Soldável branco 50mm (Detalhado)
- Tubo PVC Soldável marrom (NBR 5648/pe CP19) 25mm (Detalhado)
- Tubo PVC Soldável marrom (NBR 5648/pe CP19) 40mm (Detalhado)
- Tubo PVC Soldável marrom (NBR 5648/pe CP19) (Unifilar)

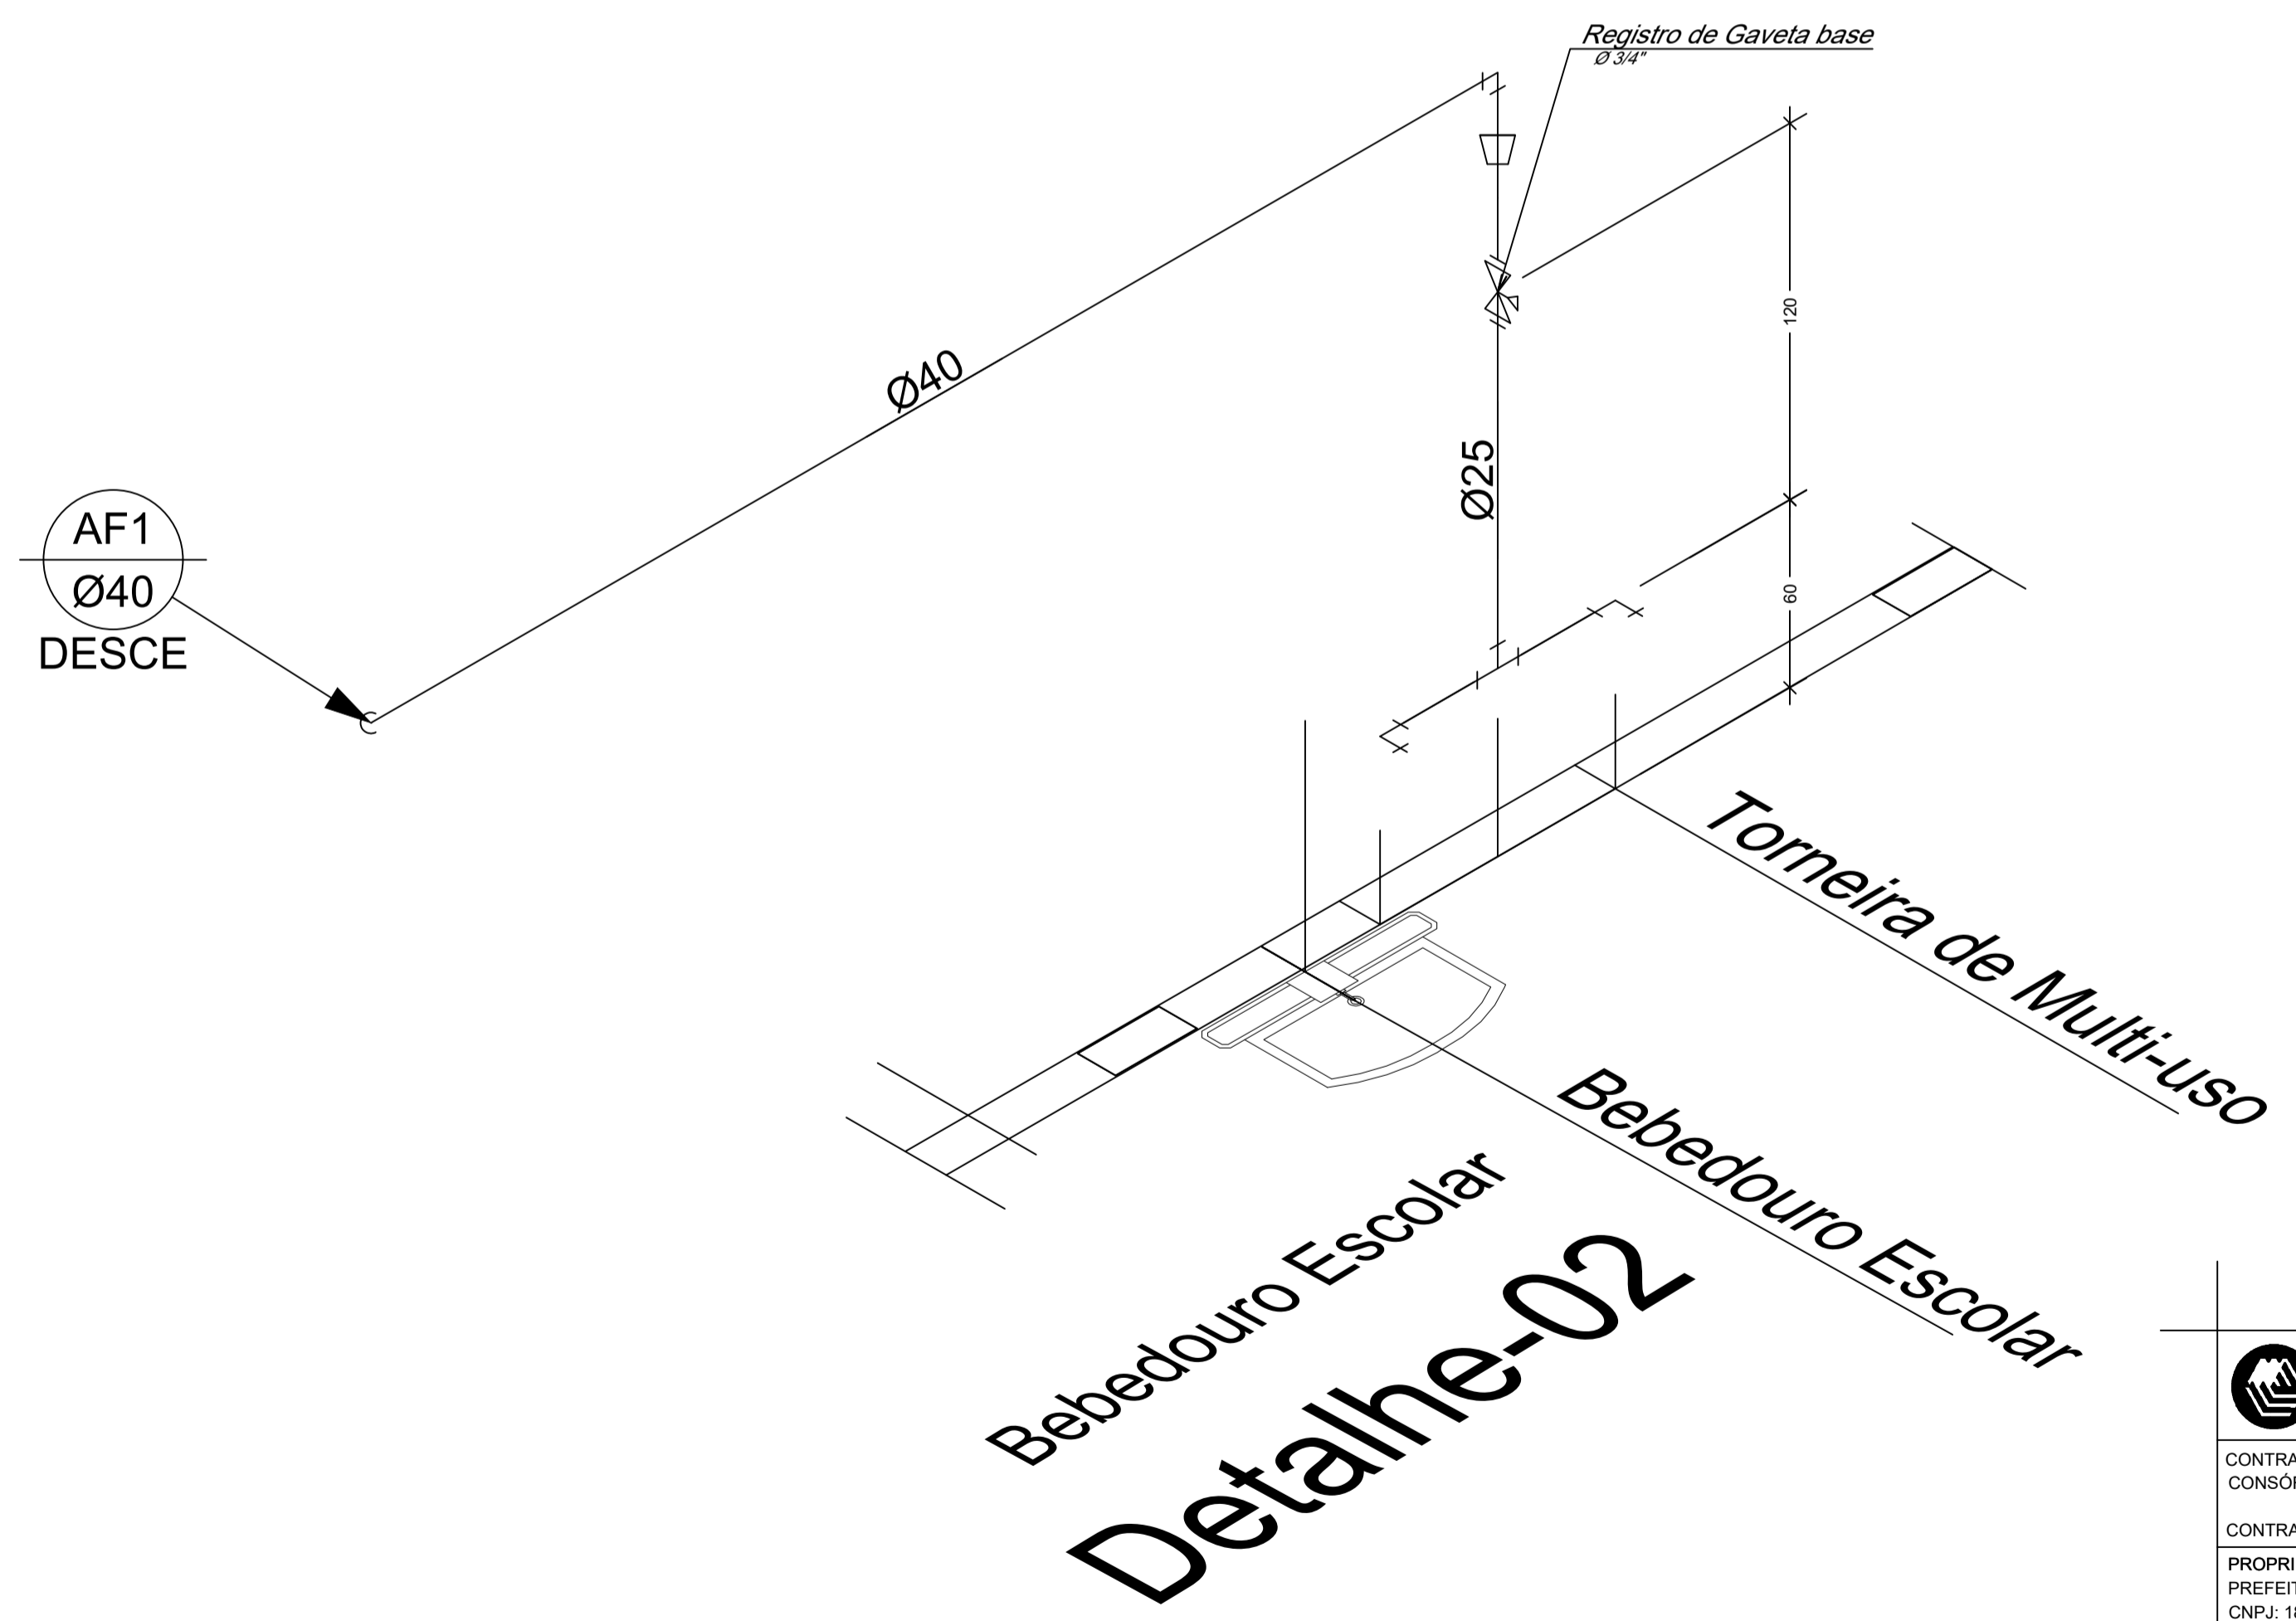

Planta Baixa Sistema Hidrossanitário

Escala: 1:50

CÉSAR COMÉRCIO E SERVIÇOS LTDA  
 CNPJ: 10.713.406/0001-75  
 CREA: 103389DDMG  
 RUA ANTONIO MAURICIO FERREIRA, Nº 57 - CAXAMBU/MG  
 csaengenharriacax@gmail.com

CONTRATANTE:  
 CONSÓRCIO PÚBLICO INTERMUNICIPAL MULTIFINALITÁRIO DA AMAG - CIMAG

CONTRATO DE PRESTAÇÃO DE SERVIÇOS Nº 364/2025

PROPRIETÁRIO/OBRA:  
 PREFEITURA MUNICIPAL DE SÃO THOMÉ DAS LETRAS  
 CNPJ: 18.008.920/0000-11  
 PROJETO ESCOLA PORTAL DAS LETRAS

ÁREA A CONSTRUIR DO PAV. TERREO: 158,27 m²  
 ÁREA A CONSTRUIR DO PAV. SUPERIOR: 104,04 m²  
 TO:  
 CA:

DESENHO:  
 EDSON DA SILVA ARANTES  
 CREA/MG: 60.220/D

ASSINATURA:

RT.PROJETO:  
 EDSON DA SILVA ARANTES  
 CREA/MG: 60.220/D

DATA:  
 12/2025

DESCRIÇÃO: PROJETO DE INSTALAÇÕES HIDRO SANITÁRIAS  
 PROJETO DE INST. HIDRO SANITARIAS DO PAV. TERREO.

ESCALA:  
 Como indicado

DES. Nº  
 1200.402-HID-302

REVISÃO  
 A

ESTE DESENHO É DE PROPRIEDADE  
 EXCLUSIVA DO SERVIÇO DE ENGENHARIA  
 E SERVIÇOS DE CONSULTORIA E  
 PODERÁ SER UTILIZADO OU REPRODUZIDO  
 SEM SUA AUTORIZAÇÃO.