


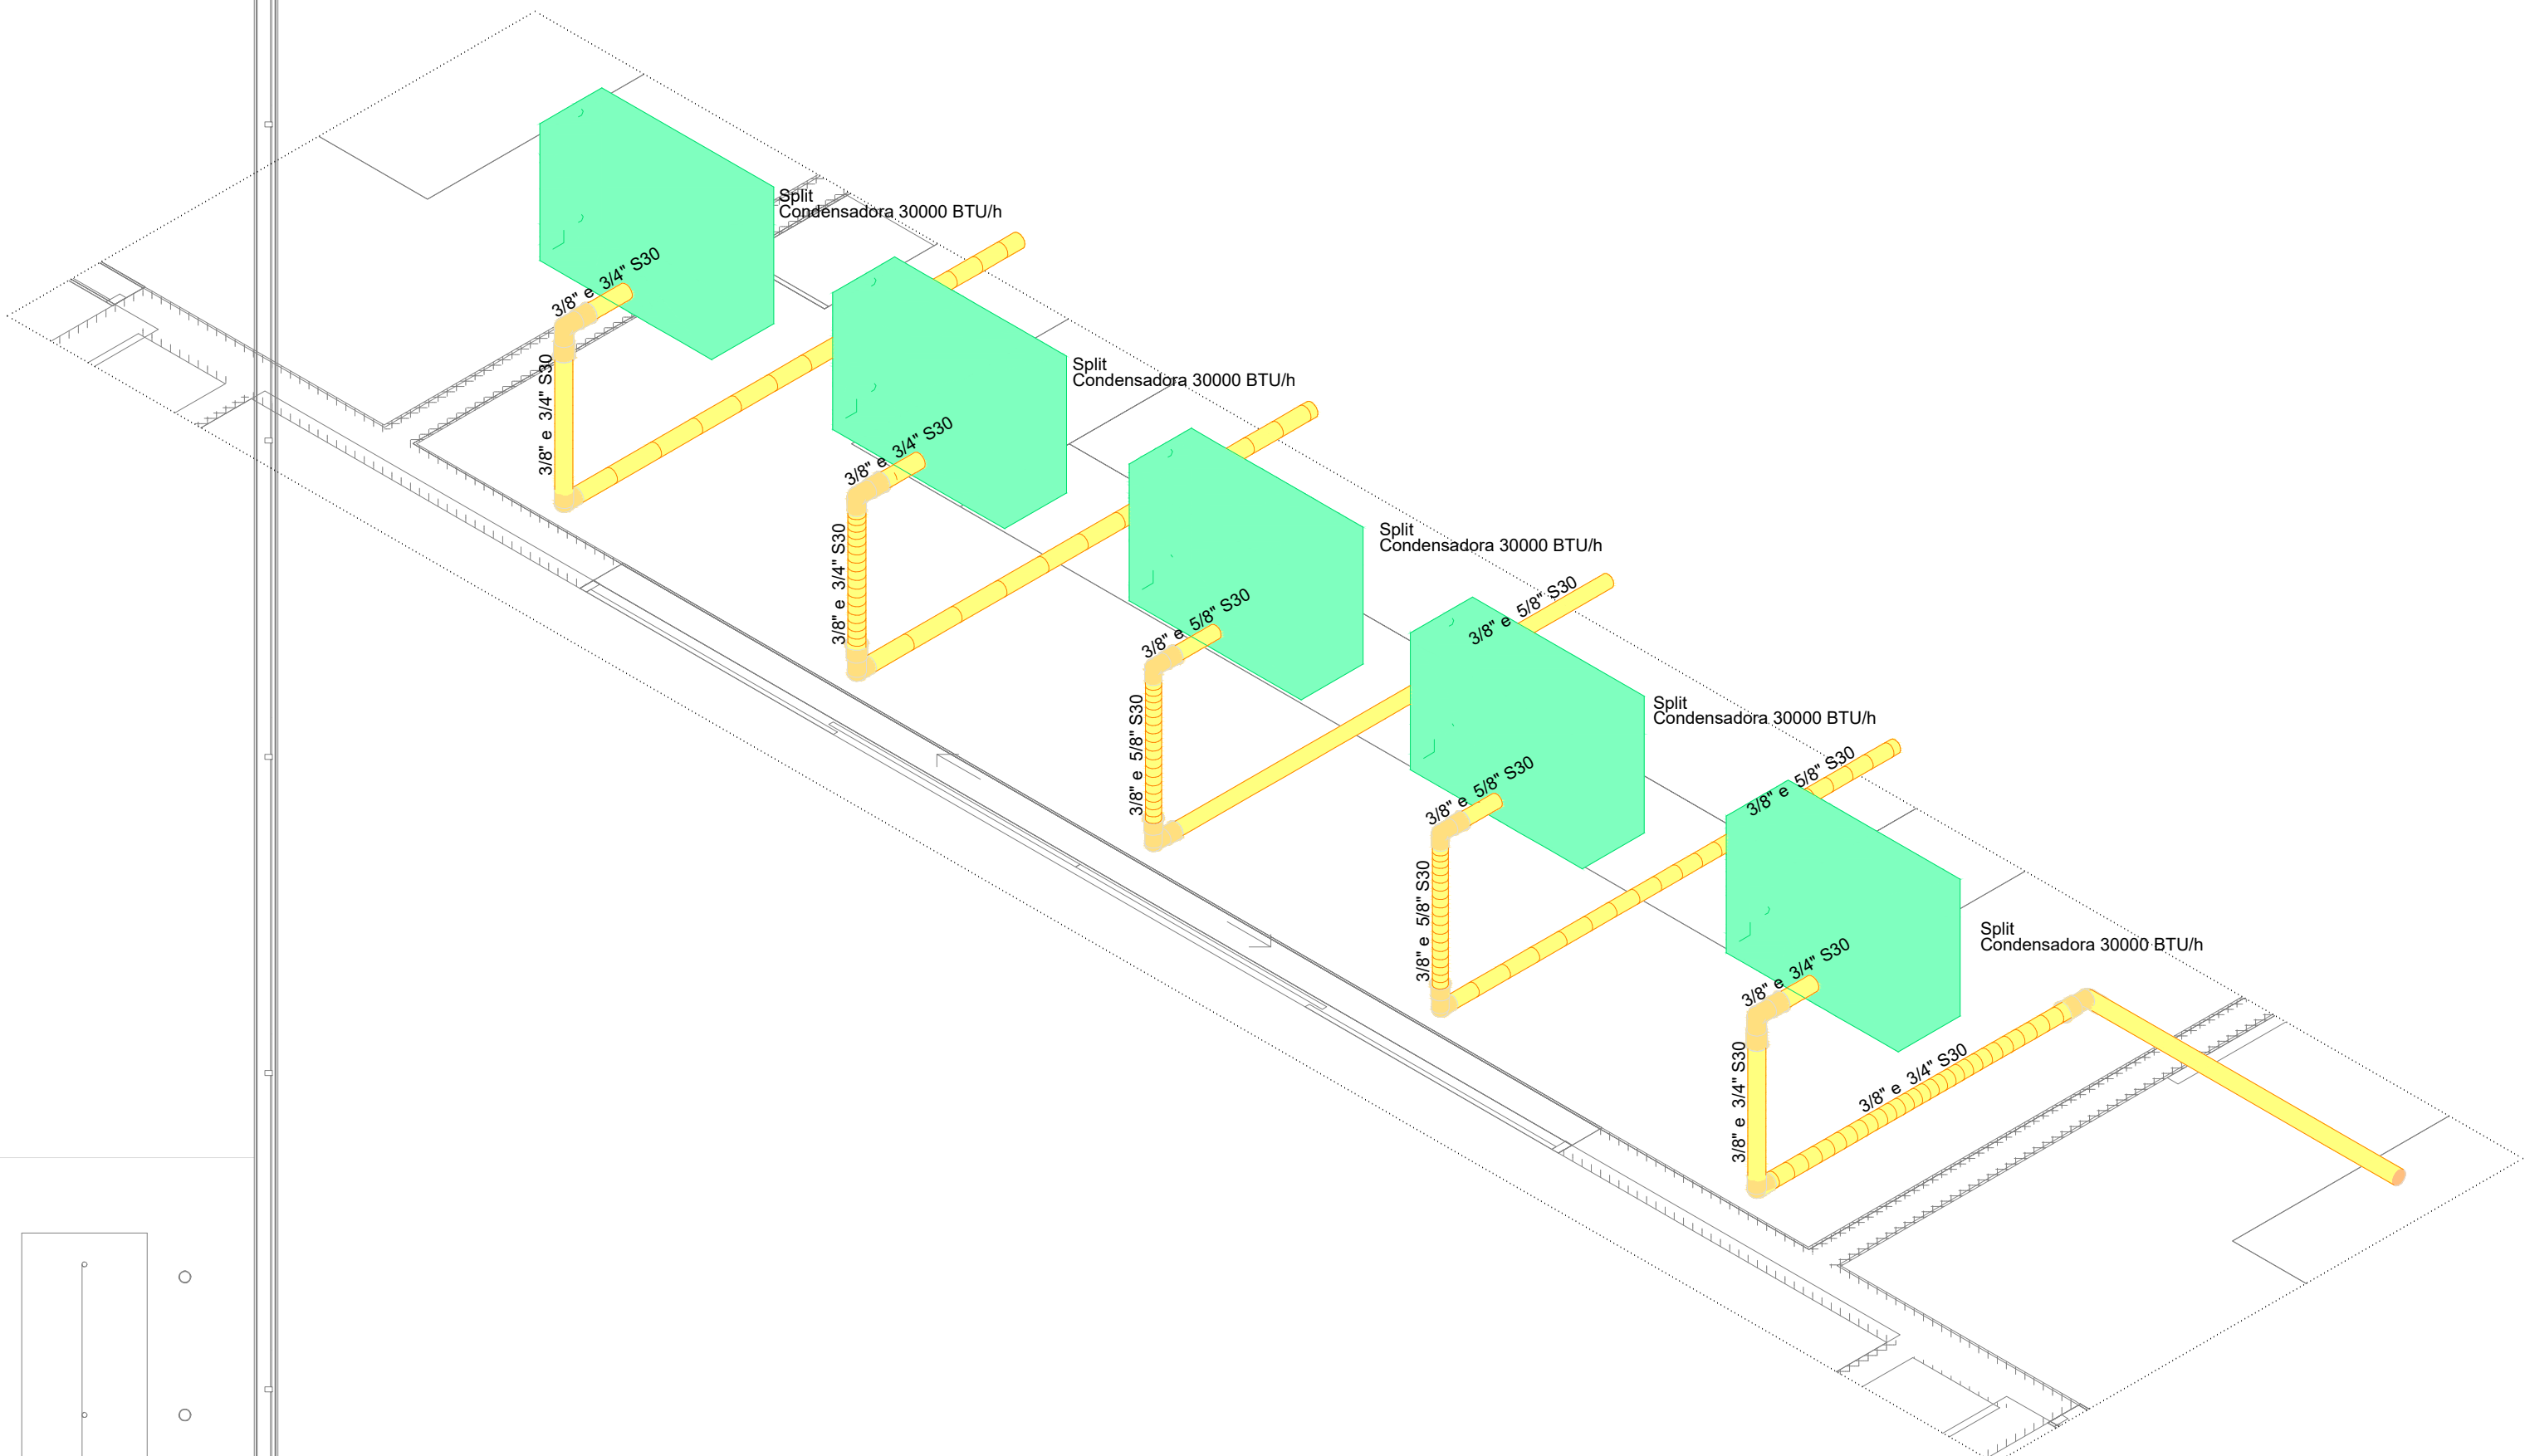


2 DETALHE D1
ESCALA 1/25

03	JANEIRO/2025	Revisão geral da disciplina conforme a atualização da arquitetura. Redimensionamento dos pontos de água fria, esgoto cloacal e pluvial para adequação da arquitetura e novo layout. Atendimento a NBR 5626/2020
02	JANEIRO/ 2017	Atendimento a NBR 9050/2015: Alteração quanto de áreas, fechamento frontal, sanitários 1 e 2, altura da platibanda, mobiliário e equipamento, altura da cerâmica nos sanitários, cor das portas dos sanitários e altura da porta PAE; Arquitetura: grafia e quadros de cargas no canteiro d'água, de dutos higiênicos e escaninhos pré-estaca.
01	AGOSTO/ 2016	Alteração paredes - shift para tubulação hidráulica e detalhamento; alteração da altura da platibanda
Nº	DATA	DESCRIÇÃO

CONTROLE DE REVISÕES		
 FNDE MINISTÉRIO DA EDUCAÇÃO		
PROJETO PADRÃO - FNDE		
PROPRIETÁRIO:		
ENDEREÇO:		
MUNICÍPIO - UF:		
PROPRIETÁRIO:		
RESP. TÉCNICO: CAU / CREA		
AUTOR DO PROJETO: CAU / CREA		
APROVAÇÕES		CAU / CREA
		PREFEITURA / RA
OBSERVAÇÕES:		
CRECHE PRÉ-ESCOLA TIPO 2 PROJETO DE CLIMATIZAÇÃO		
COORDENAÇÃO COEST - Coordenação Geral da Infraestrutura Educativa	LOCALIZAÇÃO DOS PONTOS PLANTA BAIXA TERREO	MCL
FORMATO (846x1189)	REVISÃO R.00 R.01 R.02	ESCALA 1:50 / 1:25 DATA EMISSÃO JAN/2025
		PRANCHAS 01/02



3 PLANTA BAIXA COBERTURA
ESCALA 1/50

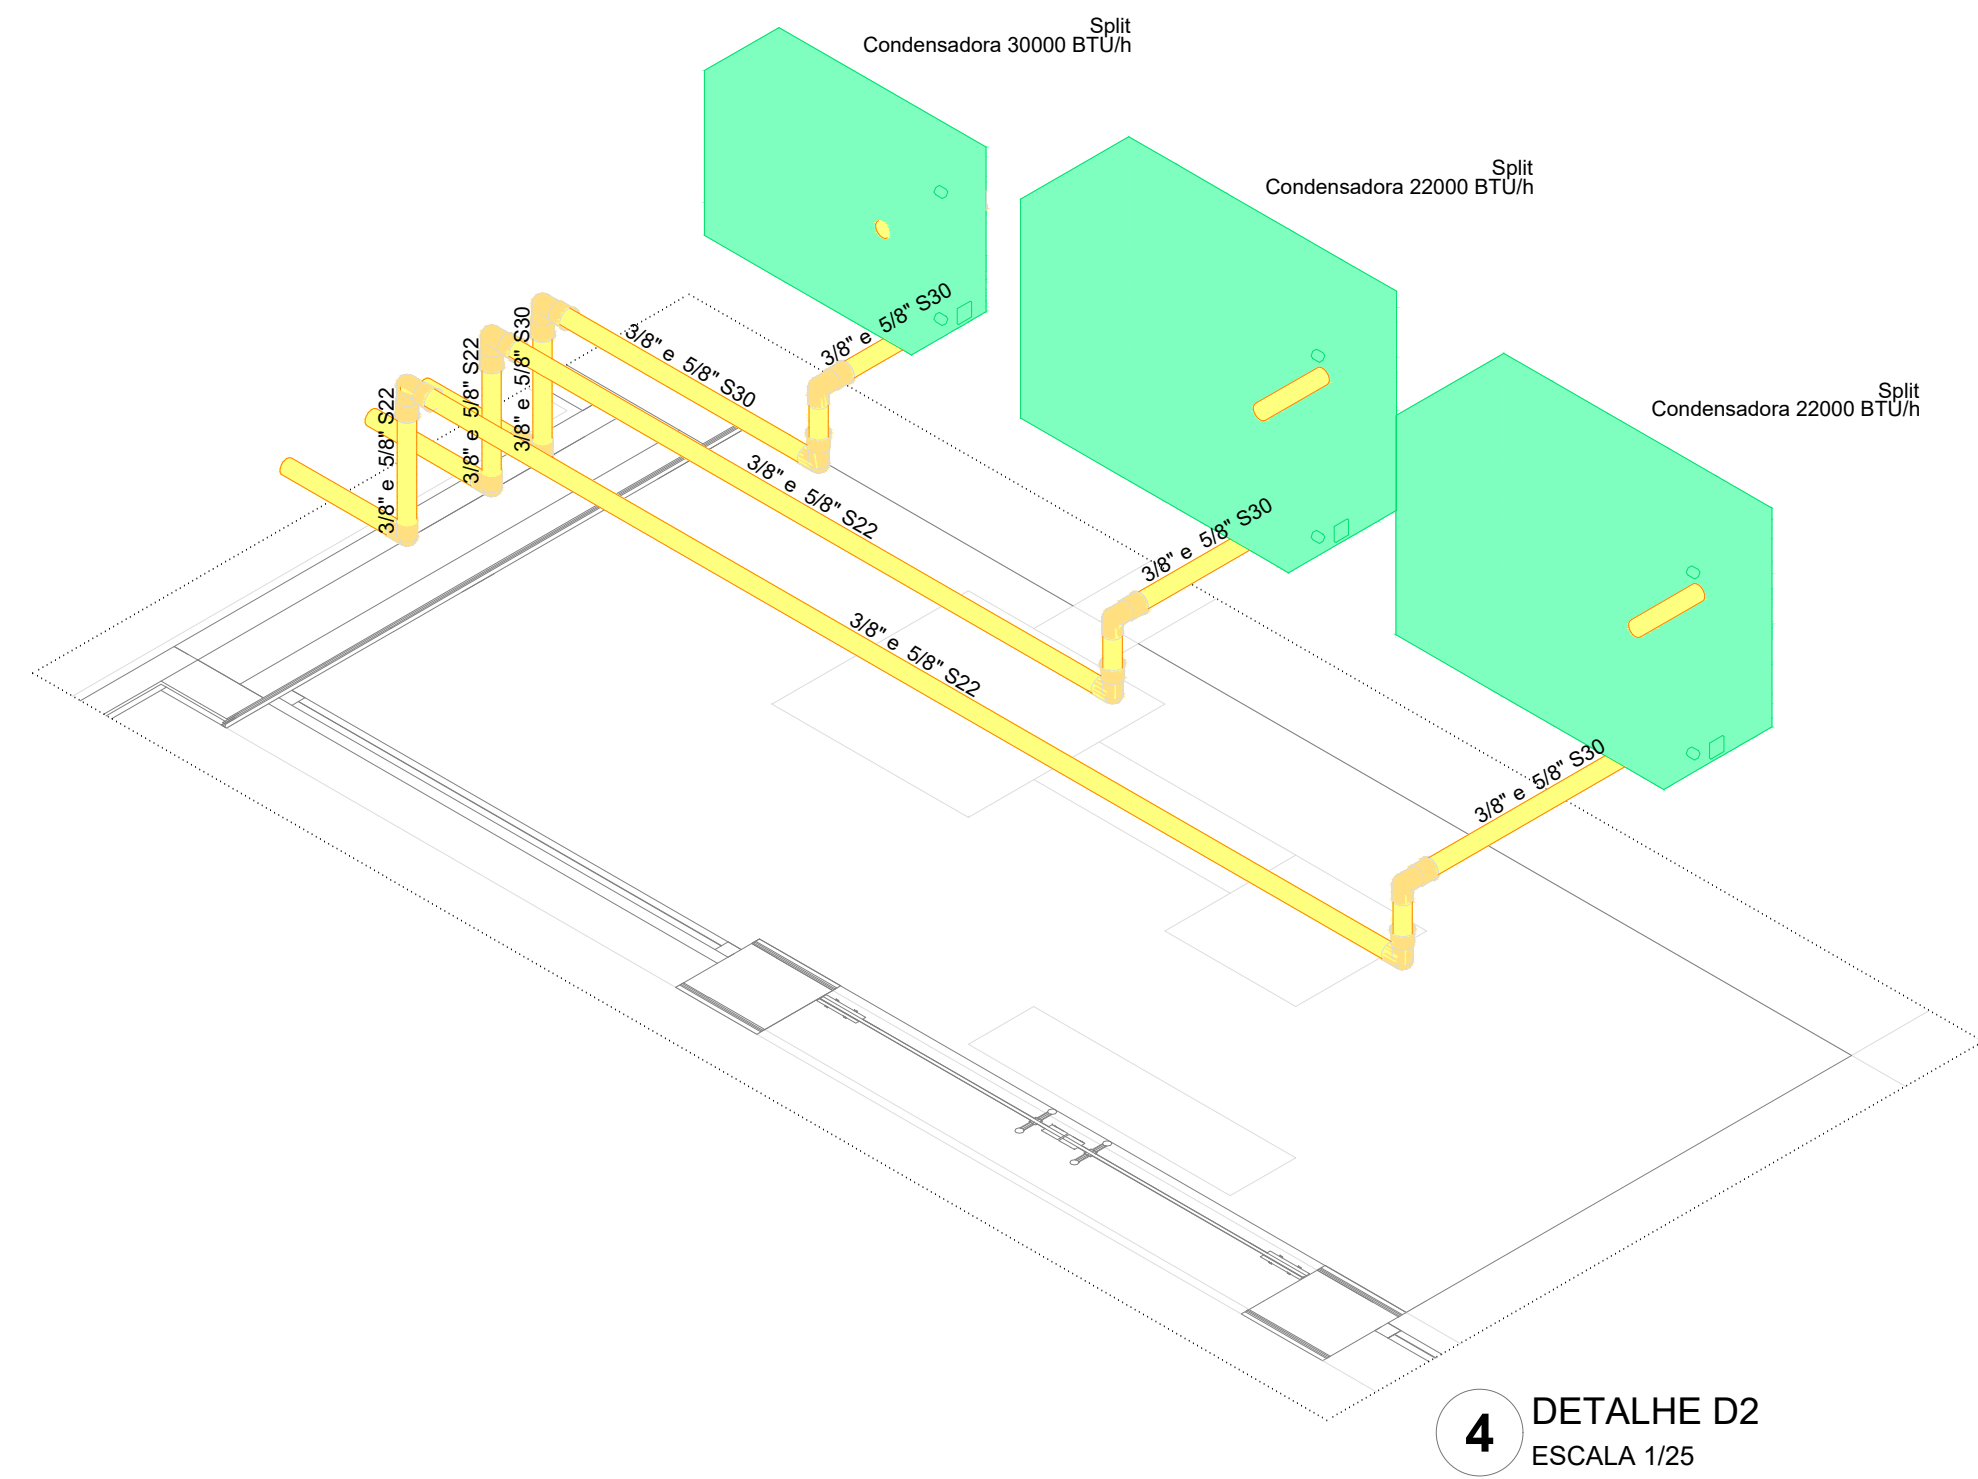

Legenda das indicações - TERREO
Split: Evaporadores Split - Evaporadora 22000 BTU/h;
Split: Evaporadores Split - Evaporadora 30000 BTU/h.

Legenda - TERREO
Evaporadora split 22000 BTU/h
Evaporadora split 30000 BTU/h

03	JANEIRO/2025	Revisão geral da disciplina conforme a atualização da arquitetura. Redimensionamento dos pontos de água fria, esgoto cloacal e pluvial para adequação da arquitetura e novo layout. Atendimento a NBR 5626/2020
02	JANEIRO/ 2017	Atendimento à NBR 9550/2015; Alteração: quarto de banho, fechamento frontal, sanitários 1 e 2, altura da platibanda, mobiliário e equipamento, altura da cerâmica nos sanitários, cor dos portões dos telares e altura da porta PAQ; Atendimento: grafite e quadro de cargas no corredor 2/água, de dobras higiênicas e sanitários pré-encastados.
01	AGOSTO/ 2016	Alteração paredes - shaft para tubulação hidráulica e detalhamento, alteração da altura da platibanda
Nº	DATA	DESCRIÇÃO

CONTROLE DE REVISÕES			
 MINISTÉRIO DA EDUCAÇÃO			
PROJETO PADRÃO - FNDE			
PROPRIETÁRIO:			
ENDEREÇO:			
MUNICÍPIO - UF:			
PROPRIETÁRIO:			
RESP. TÉCNICO: CAU / CREA			
AUTOR DO PROJETO: CAU / CREA			
APROVAÇÕES	CAU / CREA		
PREFEITURA / RA			
OBSERVAÇÕES:			
CRECHE PRÉ-ESCOLA TIPO 2 PROJETO DE CLIMATIZAÇÃO			
COORDENAÇÃO COEST - Coordenação Geral de Infraestrutura Educativa	DISTRIBUIÇÃO DA REDE LOCALIZAÇÃO DAS CONDENSADORAS PLANTA BAIXA COBERTURA	MCL	
FORMATO (B46x1189)	REVISÃO R.00 R.01 R.02	ESCALA 1:50 / 1:25 DATA EMISSÃO JAN/2025	PRANCHAS 02/02