




PLANTA BAIXA - 1º FIADA

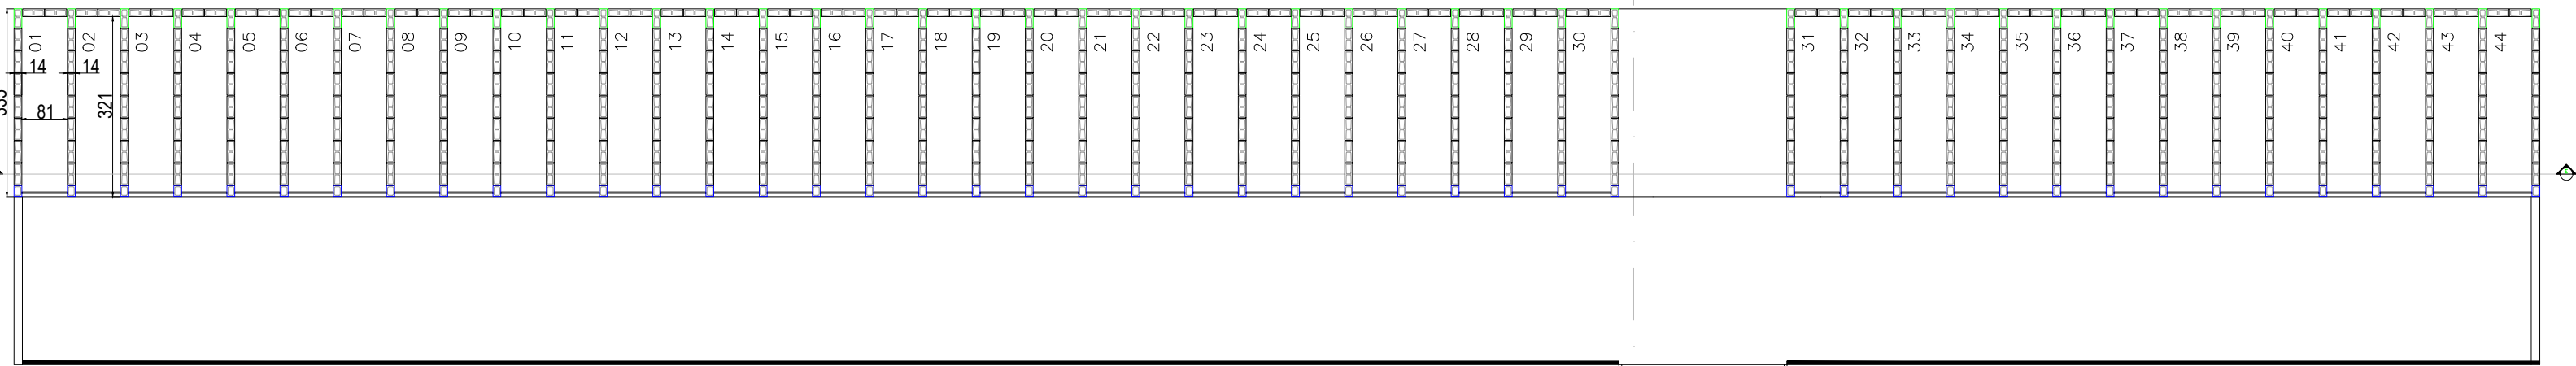


PLANTA BAIXA - 2º FIADA

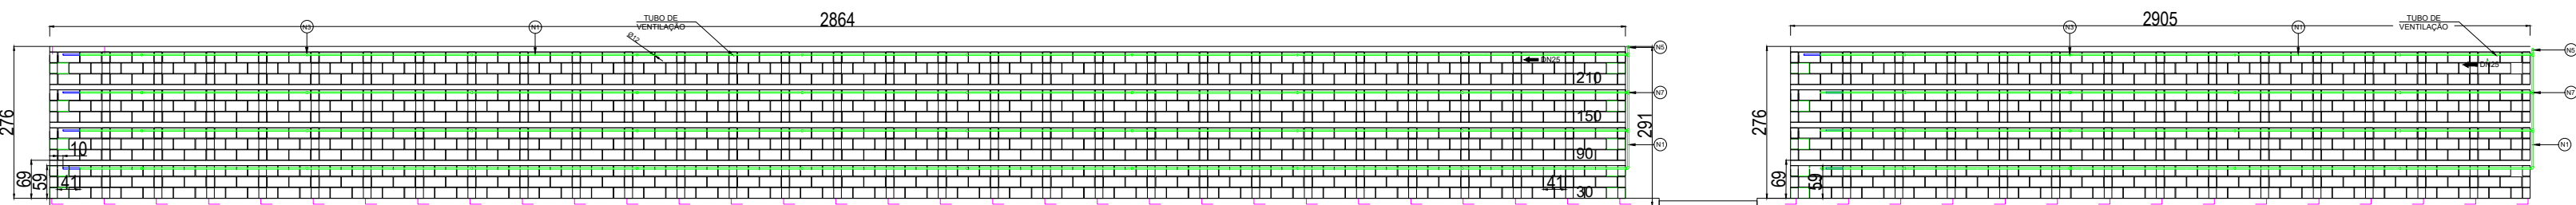


ELEVAÇÃO DA FACHADA S/ TAMPA

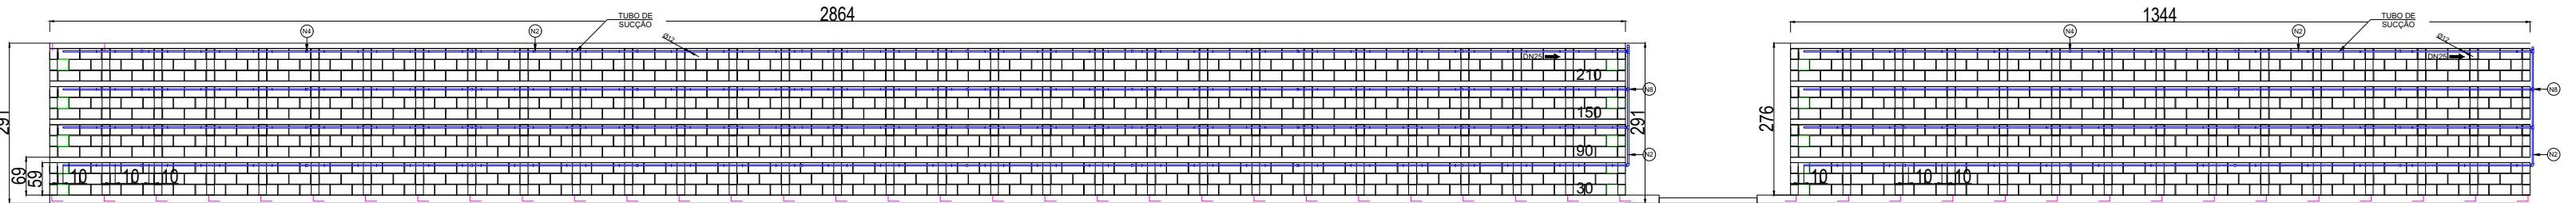

CORTE EE

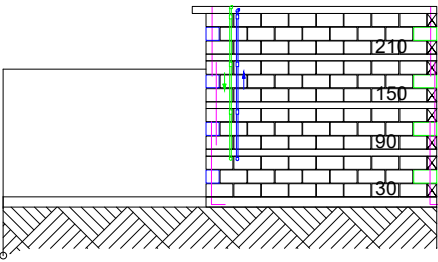

CORTE FF
ESQUEMÁTICO

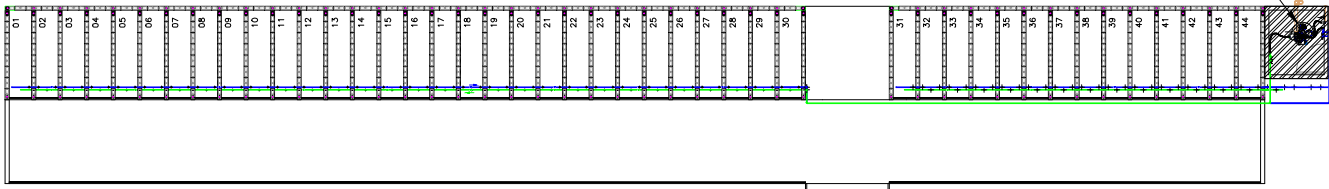

IMPLANTAÇÃO CASA DE MÁQUINAS

6	N8	TÊ	Ø25	PPR AZUL	22312529.0000
6	N7	TÊ	Ø25	PPR VERDE	22322524.0000
4	N6	JOELHO 90°	Ø25	PPR AZUL	22310828.0000
4	N5	JOELHO 90°	Ø25	PPR VERDE	22320823.0000
72	N4	LUVA	Ø25	PPR AZUL	22315021.0000
72	N3	LUVA	Ø25	PPR VERDE	22325027.0000
82	N2	TUBO	Ø25 X 3.000	PPR AZUL	17005030.0000
81	N1	TUBO PN20	Ø25 X 3000	PPR VERDE	17010042.0000
QTD	POS	DENOMINAÇÃO	DIMENSÃO	MATERIAL	REFERÊNCIA

MATERIAL NECESSARIO PARA UM MÓDULO



DESENHISTA: MARIANA CERA DE SOUZA
DATA: 06/11/2023

CLIENTE: PREFEITURA DE CAIANA - MG

CONJUNTO: SISTEMA ECOLÓGICO PARA TRATAMENTO DAS EMISSÕES EM CEMITÉRIO

MAQUINA: IG500 - 240 L/CULOS

NOMERO DO DESENHO:
060923-CMC-MI-IG500-REV02

ESCALA:
1:150

FOLHA:
A2