


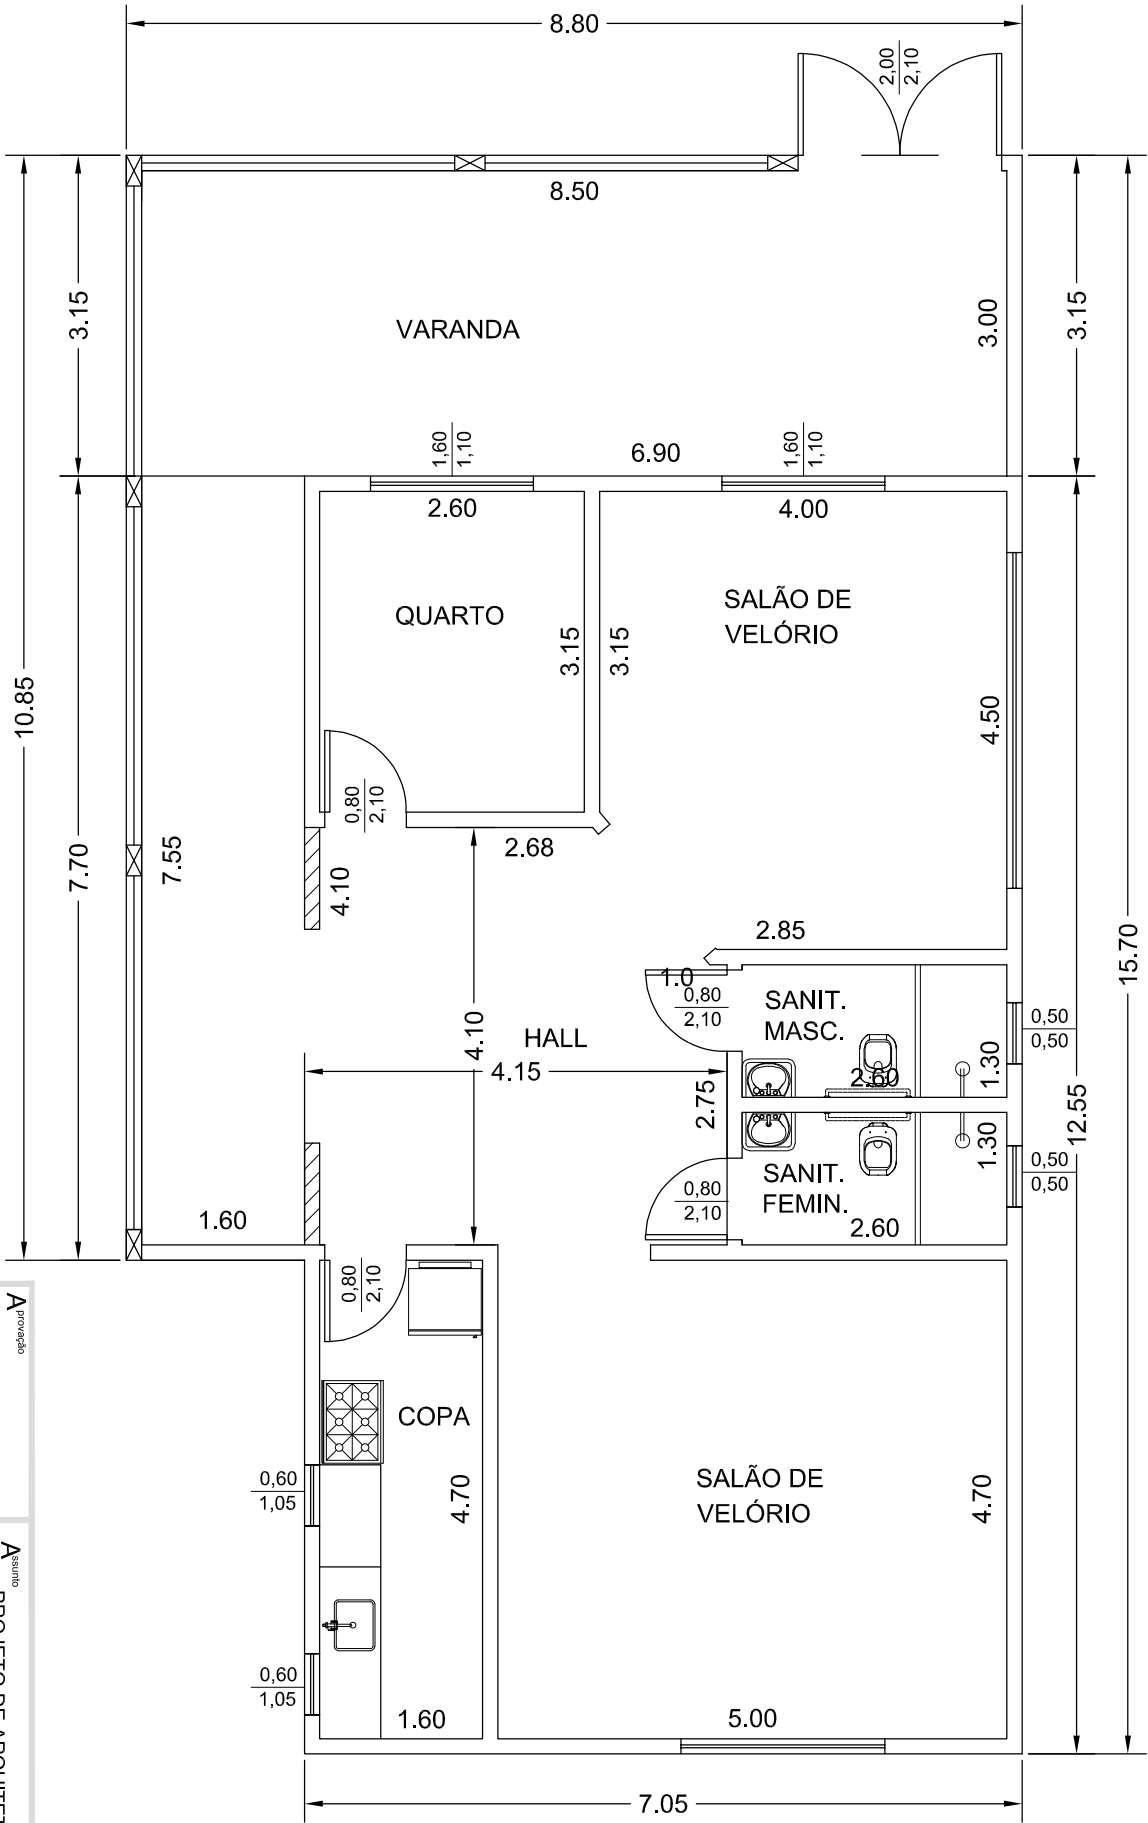

PLANTA BAIXA PAV. TERREO

ESCALA 1:400

A

A

PROJETO DE ARQUITETURA

Código

01-01

PLANTAS BAIXAS, CORTES E FACHADA

O

REFORMA CAPELA DE VELÓRIO

P

PREFEITURA MUNICIPAL DE PARIA LEMOS

CNPJ: 18.114.223/0001-45

S

Projeto Arquitetura

ENGº MARCUS PAULO DE SOUZA LIMA

CREMAMG 18110

ENGENHEIRO CIVIL

ENCARGO

ENCARGO

