


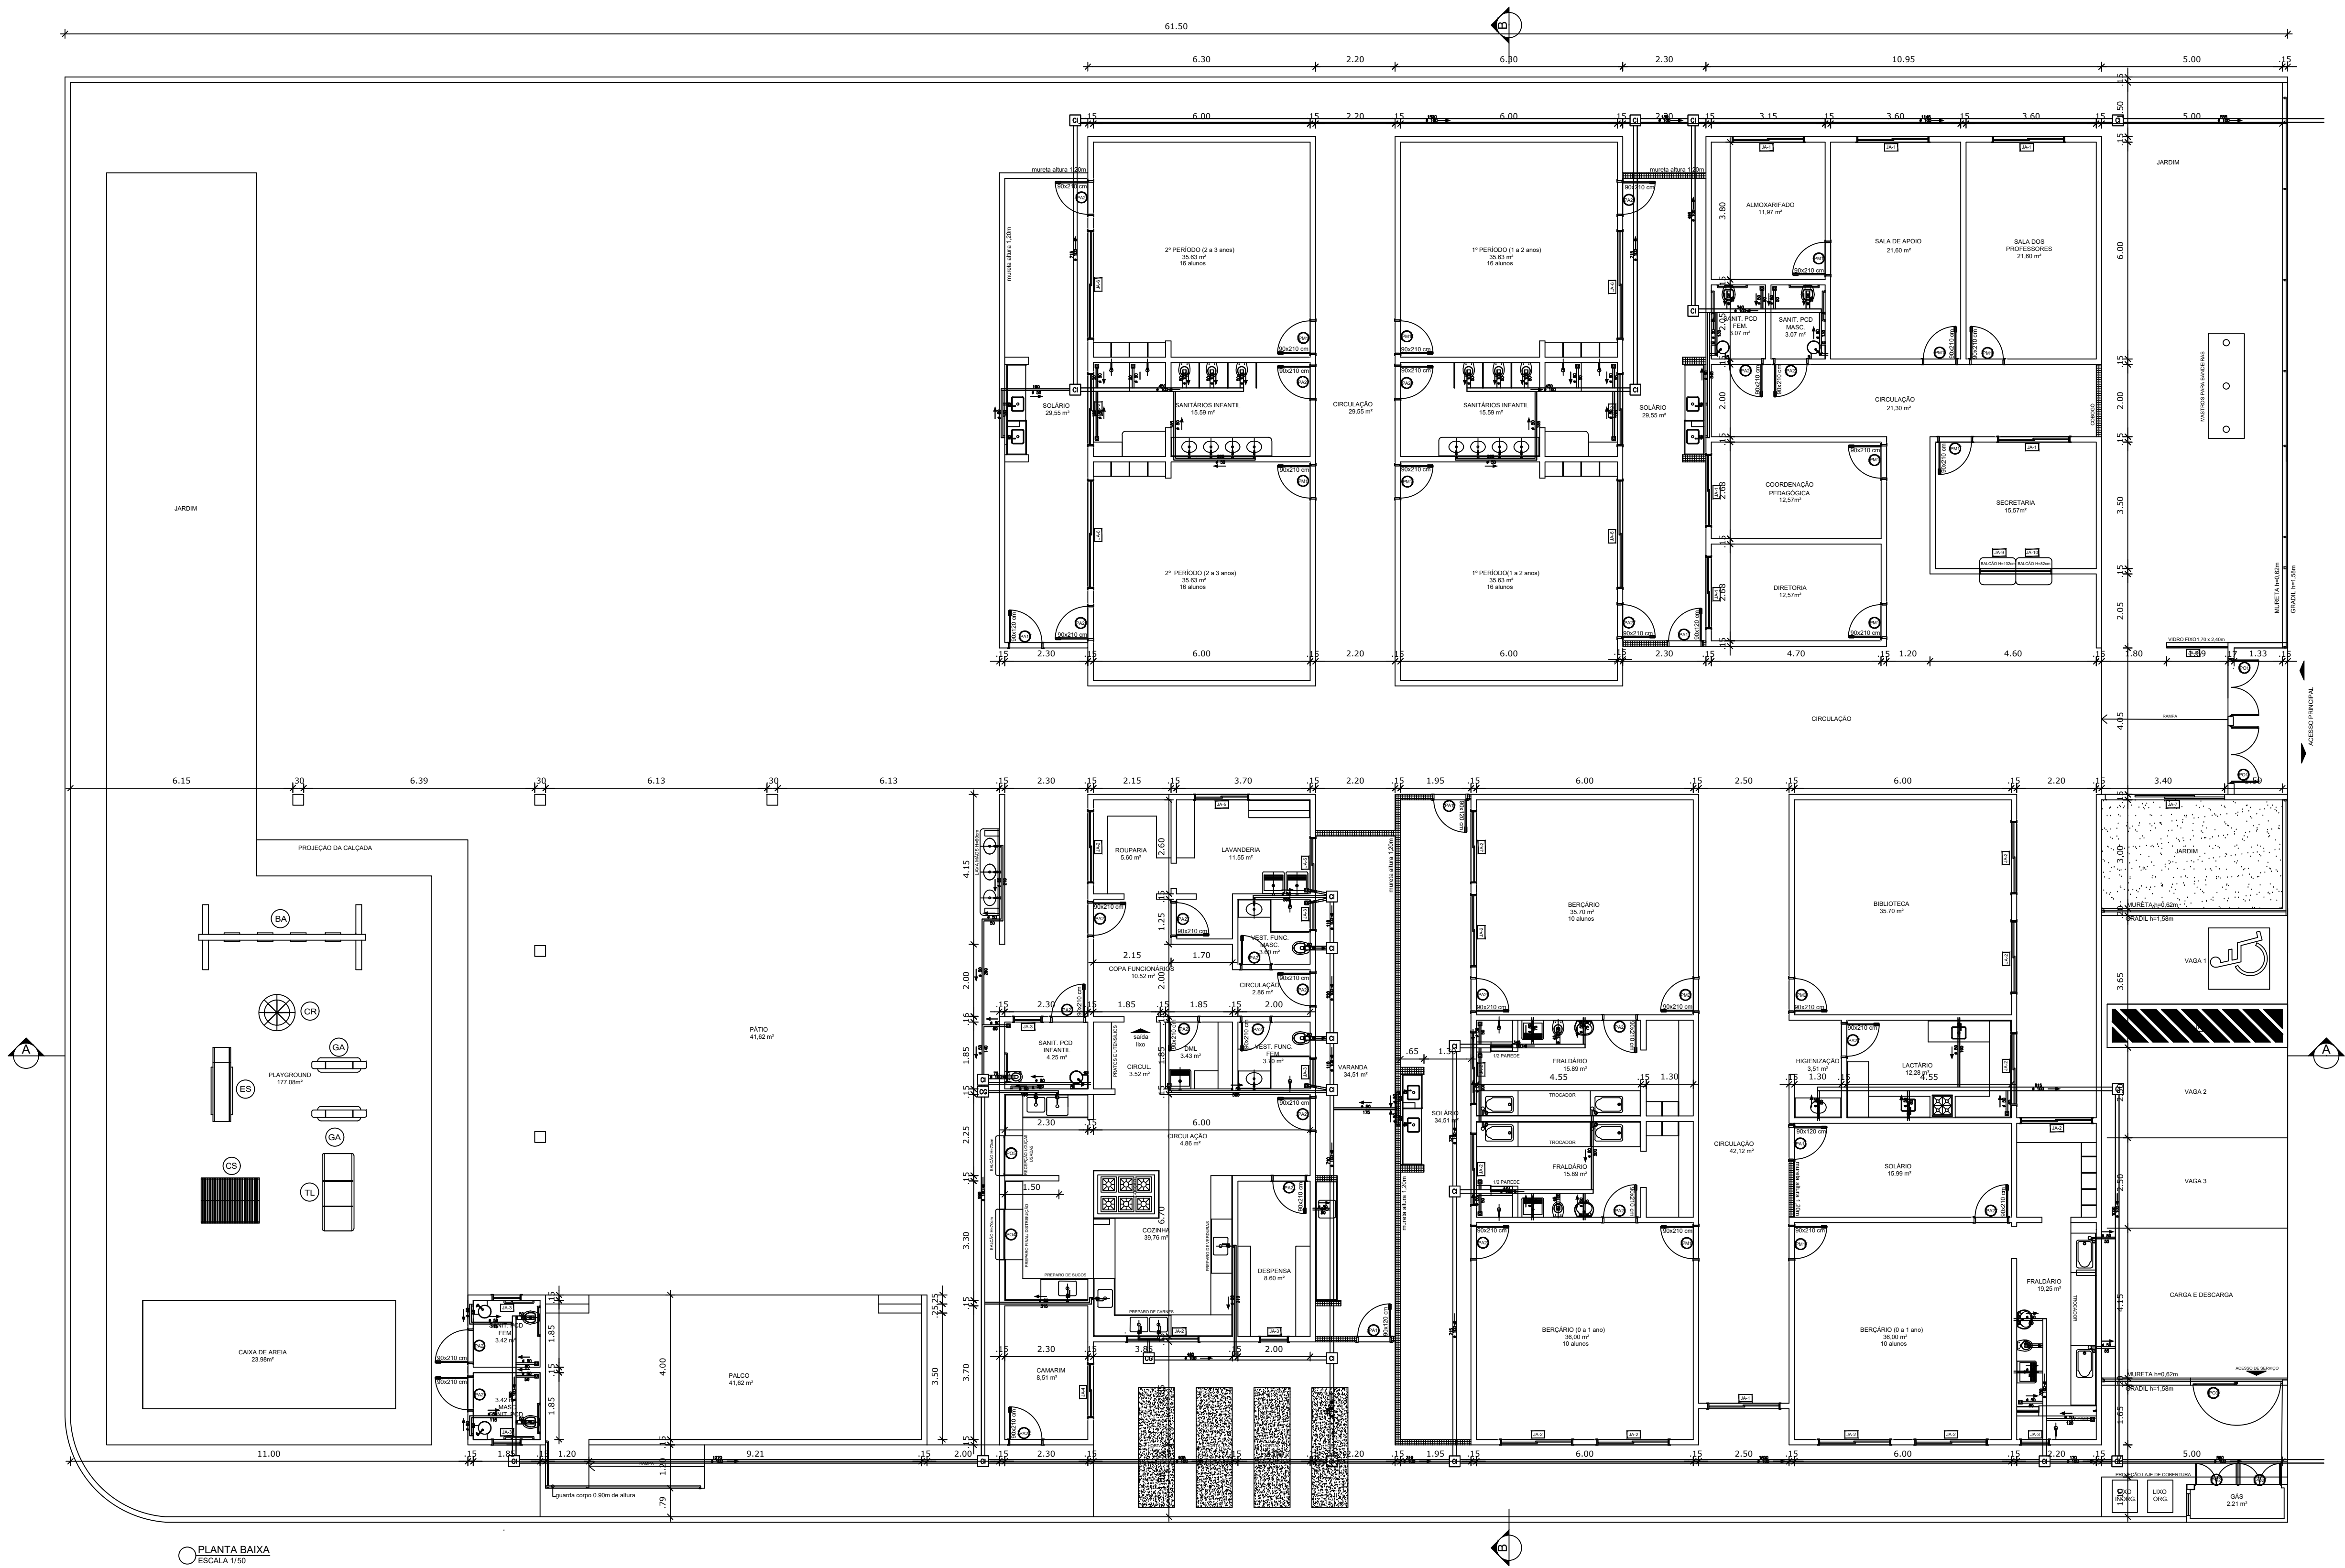

PLANTA BAIXA
ESCALA 1/50

PROJETO HIDROSSANITÁRIO - CRECHE JARDIM ESPERANÇA		FOLHA: 03/03
CONTEÚDO: PLANTA BAIXA DE ESGOTAMENTO SANITÁRIO		
RRT: Nº RRT :	PROPRIETÁRIO: PREFEITURA MUNICIPAL DE PERDIZES PREFEITO: FERNANDO MARANGONI	
OBS.:		
	PROJETO: Eng. RICARDO HENRIQUE DA SILVA SOARES CREA: 255.213/D - MG	