


Nº	Revisão	Descrição	Modificado por	Data

RELAÇÃO DE MATERIAIS

ASPERSOR ROTOR 3504 PARCIAL/COMPLETO	64
BOCAL SPRAY MPR 9 SST QUADRADO LAT	45
BOCAL SPRAY ANGULO AJUST 12 VAN	4
BOCAL ROTATIVO AJUST R VAN 18 ARCO FIXO 360	4
CONTROLADOR ESPTM2 12 EST. 220V WIFI	1
ASPERSOR SPRAY 1804	53
VALVULA SOLENOIDE 1 100 DV/F	9
CURVA 45 CTA IRRIGA 50 BB	3
JOELHO 45 SOLD 32	5
JOELHO 45 SOLD 25	5
FITA VEDA ROSCA 18MM X 50M	10
TUBO ESG SN 100X6M	15
JOELHO 90 LR SOLD/ROSC IRRIZUL 25X3/4	45
TUBO 50 IRR PN 60	80
TUBO AGRO PN60 IRR 32	25
TUBO PN 60 IRR 25	100
COTOVELO SIMPLES 1/2 HSBEO50	117
TUBO FLEXIVEL SWING PIPE EXTRA FLEXIVEL	100
COTOVELO SIMPLES 3/4 HSBEO75	149
UNIAO SOLD IRRIZUL 32	18
CURVA 90 SOLD IRRIGA 50 BB	6
TE RED SOLD 50 X 32	10
TE SOLD IRR DN60	10
TE LR 25 X 3/4 AGRO	46
BUCHA RED SOLD CTA 32 X 25 AGRO	13
CAIXA SIPLASTOCIRCULAR - GRANDE 10	9
ADESIVO EXTRA FORTE FRASCO 850G	5
ADESIVO EXTRA FORTE FRASCO 175G	3
TE RED SOLD 32 X 25 AGRO	6
LIXA FERRO 080	10
LULA DE RED IRRIGA 50 X 32 PN80	20
ADAPT CURTO AGRO 32 X 1	18
JOELHO 90 SOLD 25 AGRO	20
TE SOLD 32 AGRO	6
TE SOLD 25 AGRO	15
TEE DERIV AGRO 32 X 3/4	25
FITA ISOLANTE 18X10 3M	3
JOELHO 90 SOLD/AVEL 50 IRRIGA	12
JOELHO 90 SOLD 32 AGRO	25
BOMBA P-15/2 K AL 4.0 CV MONOF.	1
SENSOR DE CHUVA RSD	1
MODULO LINK WIFIPY CONTROLADORES RESIDENCIAIS	1
QUADRO ACONDIONAMENTO ELETRICO	1
BOIA AUTOMANALUG INF/SUP15A 1,5M	1
MAO DE OBRA	1
CONECTOR CABOS ELETRICOS IMPERMEAVEL	18
CONDUITE	300
CABO FLEX 1.5	300
CABO FLEX 1.0	950
ASPERSOR ROTOR 5004 PLUS CIRCULO CHEIO/PARCIAL	16
CONJUNTO SUCCAO RECALQUE	1
LULA LR SOLD ROSC IRRIZUL 50X2	10
TEE REDUCAO IRRIGACAO 50X25	12
TE RED SOLD IRRIGA 50 X 3/4	16
LULA LR 25 X 1/2 AGRO	5
CONECTOR INICIAL PYTUBO GOTEJO 17 MM X 1/2 - MARR	5
TUBO GOTEJADOR XF-SDI 2.3 LH 30CM	400

Origens		
Origem	Vazão Máxima	Pressão de Trabalho
A	9,40 m3/h	44 mca

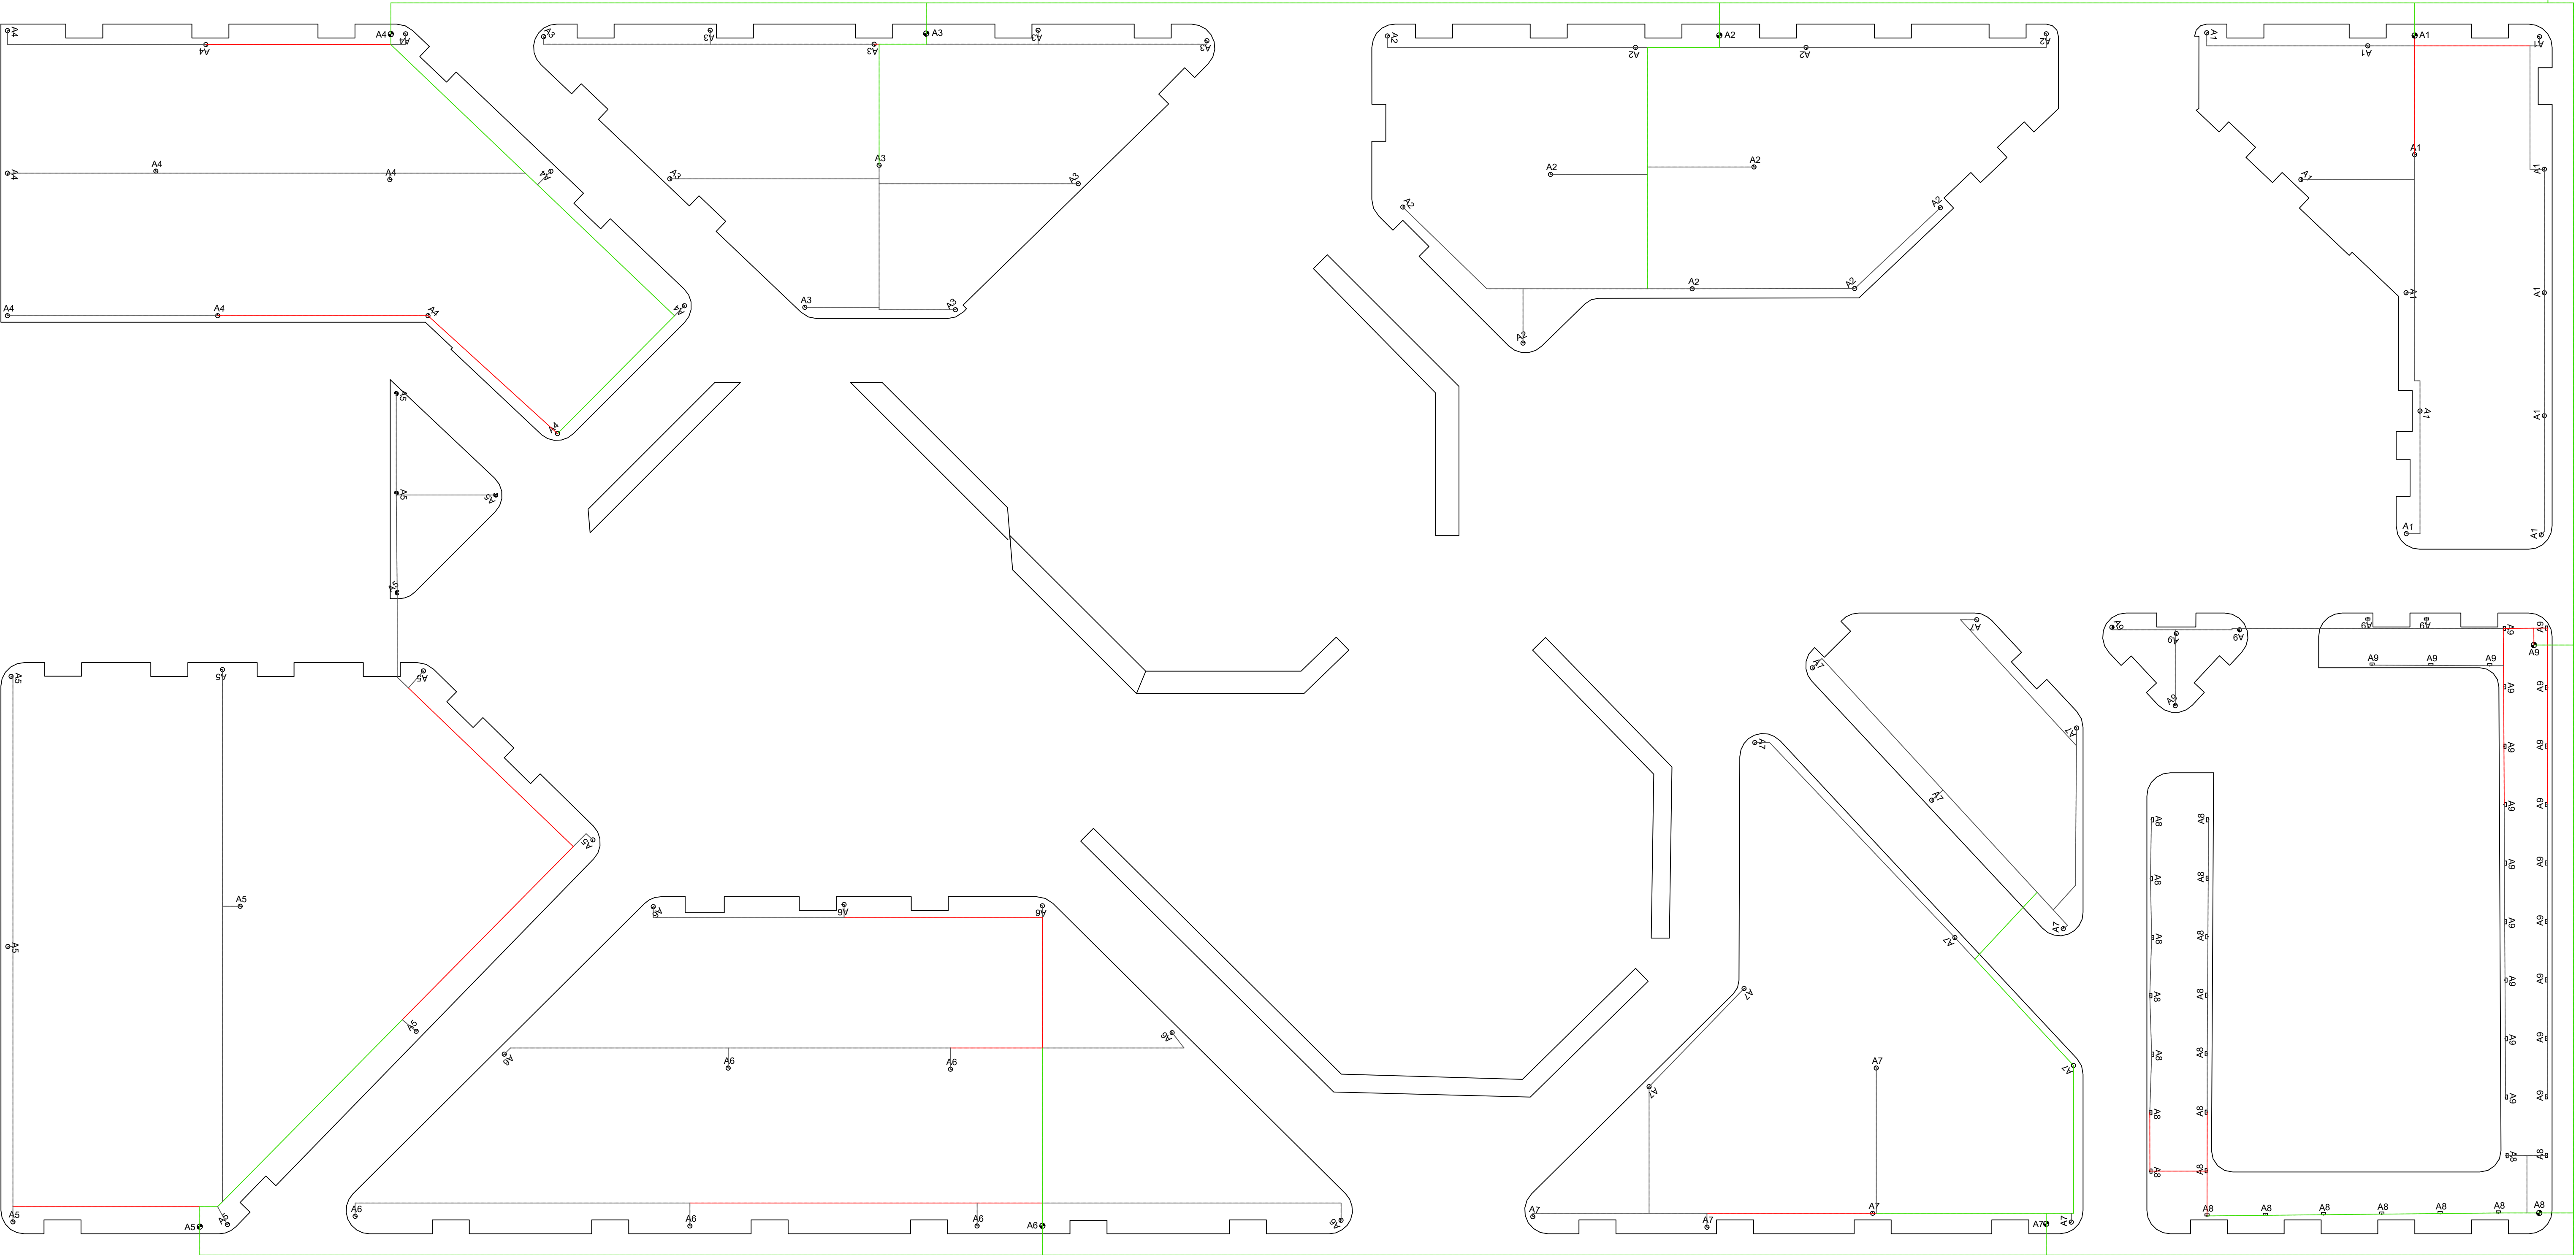

Planta Baixa Irrigação)

Escala: 1:150

PREFEITURA

CAU

DECLARO ESTAR CIENTE:
- QUE A APROVAÇÃO DESTE PROJETO, NÃO SIGNIFICA O RECONHECIMENTO DO DIREITO DE PROPRIEDADE DO TERRENO.
- QUE O HABITE-SE SERÁ FORNECIDO PARA:
1) PROJETOS EXECUTADOS SEM MODIFICAÇÕES.
2) REDE DE ÁGUAS PLUVIAIS NÃO LIGADAS A REDES DE ESGOTOS E VÍCIOS-VERSA.
3) PLANTIO DE 01 (UMA) ÁRVORE PARA CADA 12m (DOZE METROS) DE PASSARELA.
4) QUE DEVERÁ SER MANTIDA PARA FISCALIZAÇÃO NA OBRA LIMA VIA DESTE DOCUMENTO E O RESPECTIVO ALVARÁ DE LICENÇA.

KARAIBA
CONSULTORIA E PROJETOS
karaibaprojetos@gmail.com
(34)3219-0175

PROJETO DE IRRIGAÇÃO PARA REVITALIZAÇÃO DA PRAÇA DO CRISTO DE NOVA PONTE - MG
PROPRIETÁRIO: PREFEITURA MUNICIPAL DE NOVA PONTE
ENDEREÇO: AVENIDA GOV. VALADARES - SÃO FRANCISCO - NOVA PONTE-MG

ASSINATURAS:

PREFEITURA MUNICIPAL DE NOVA PONTE
CNPJ: 18.159.905/0001-74

ALAN BRUNO DE MOURA MACEDO
CAU: A 241918-1

ÁREA (m²):

ÁREA DE REVITALIZAÇÃO: 8.088,04m²

CONTÉM:

ESCALAS INDICADAS:
1:1000
DATA: Novembro/2025
DESENHO: JABMP

FOLHA:
/ 5