


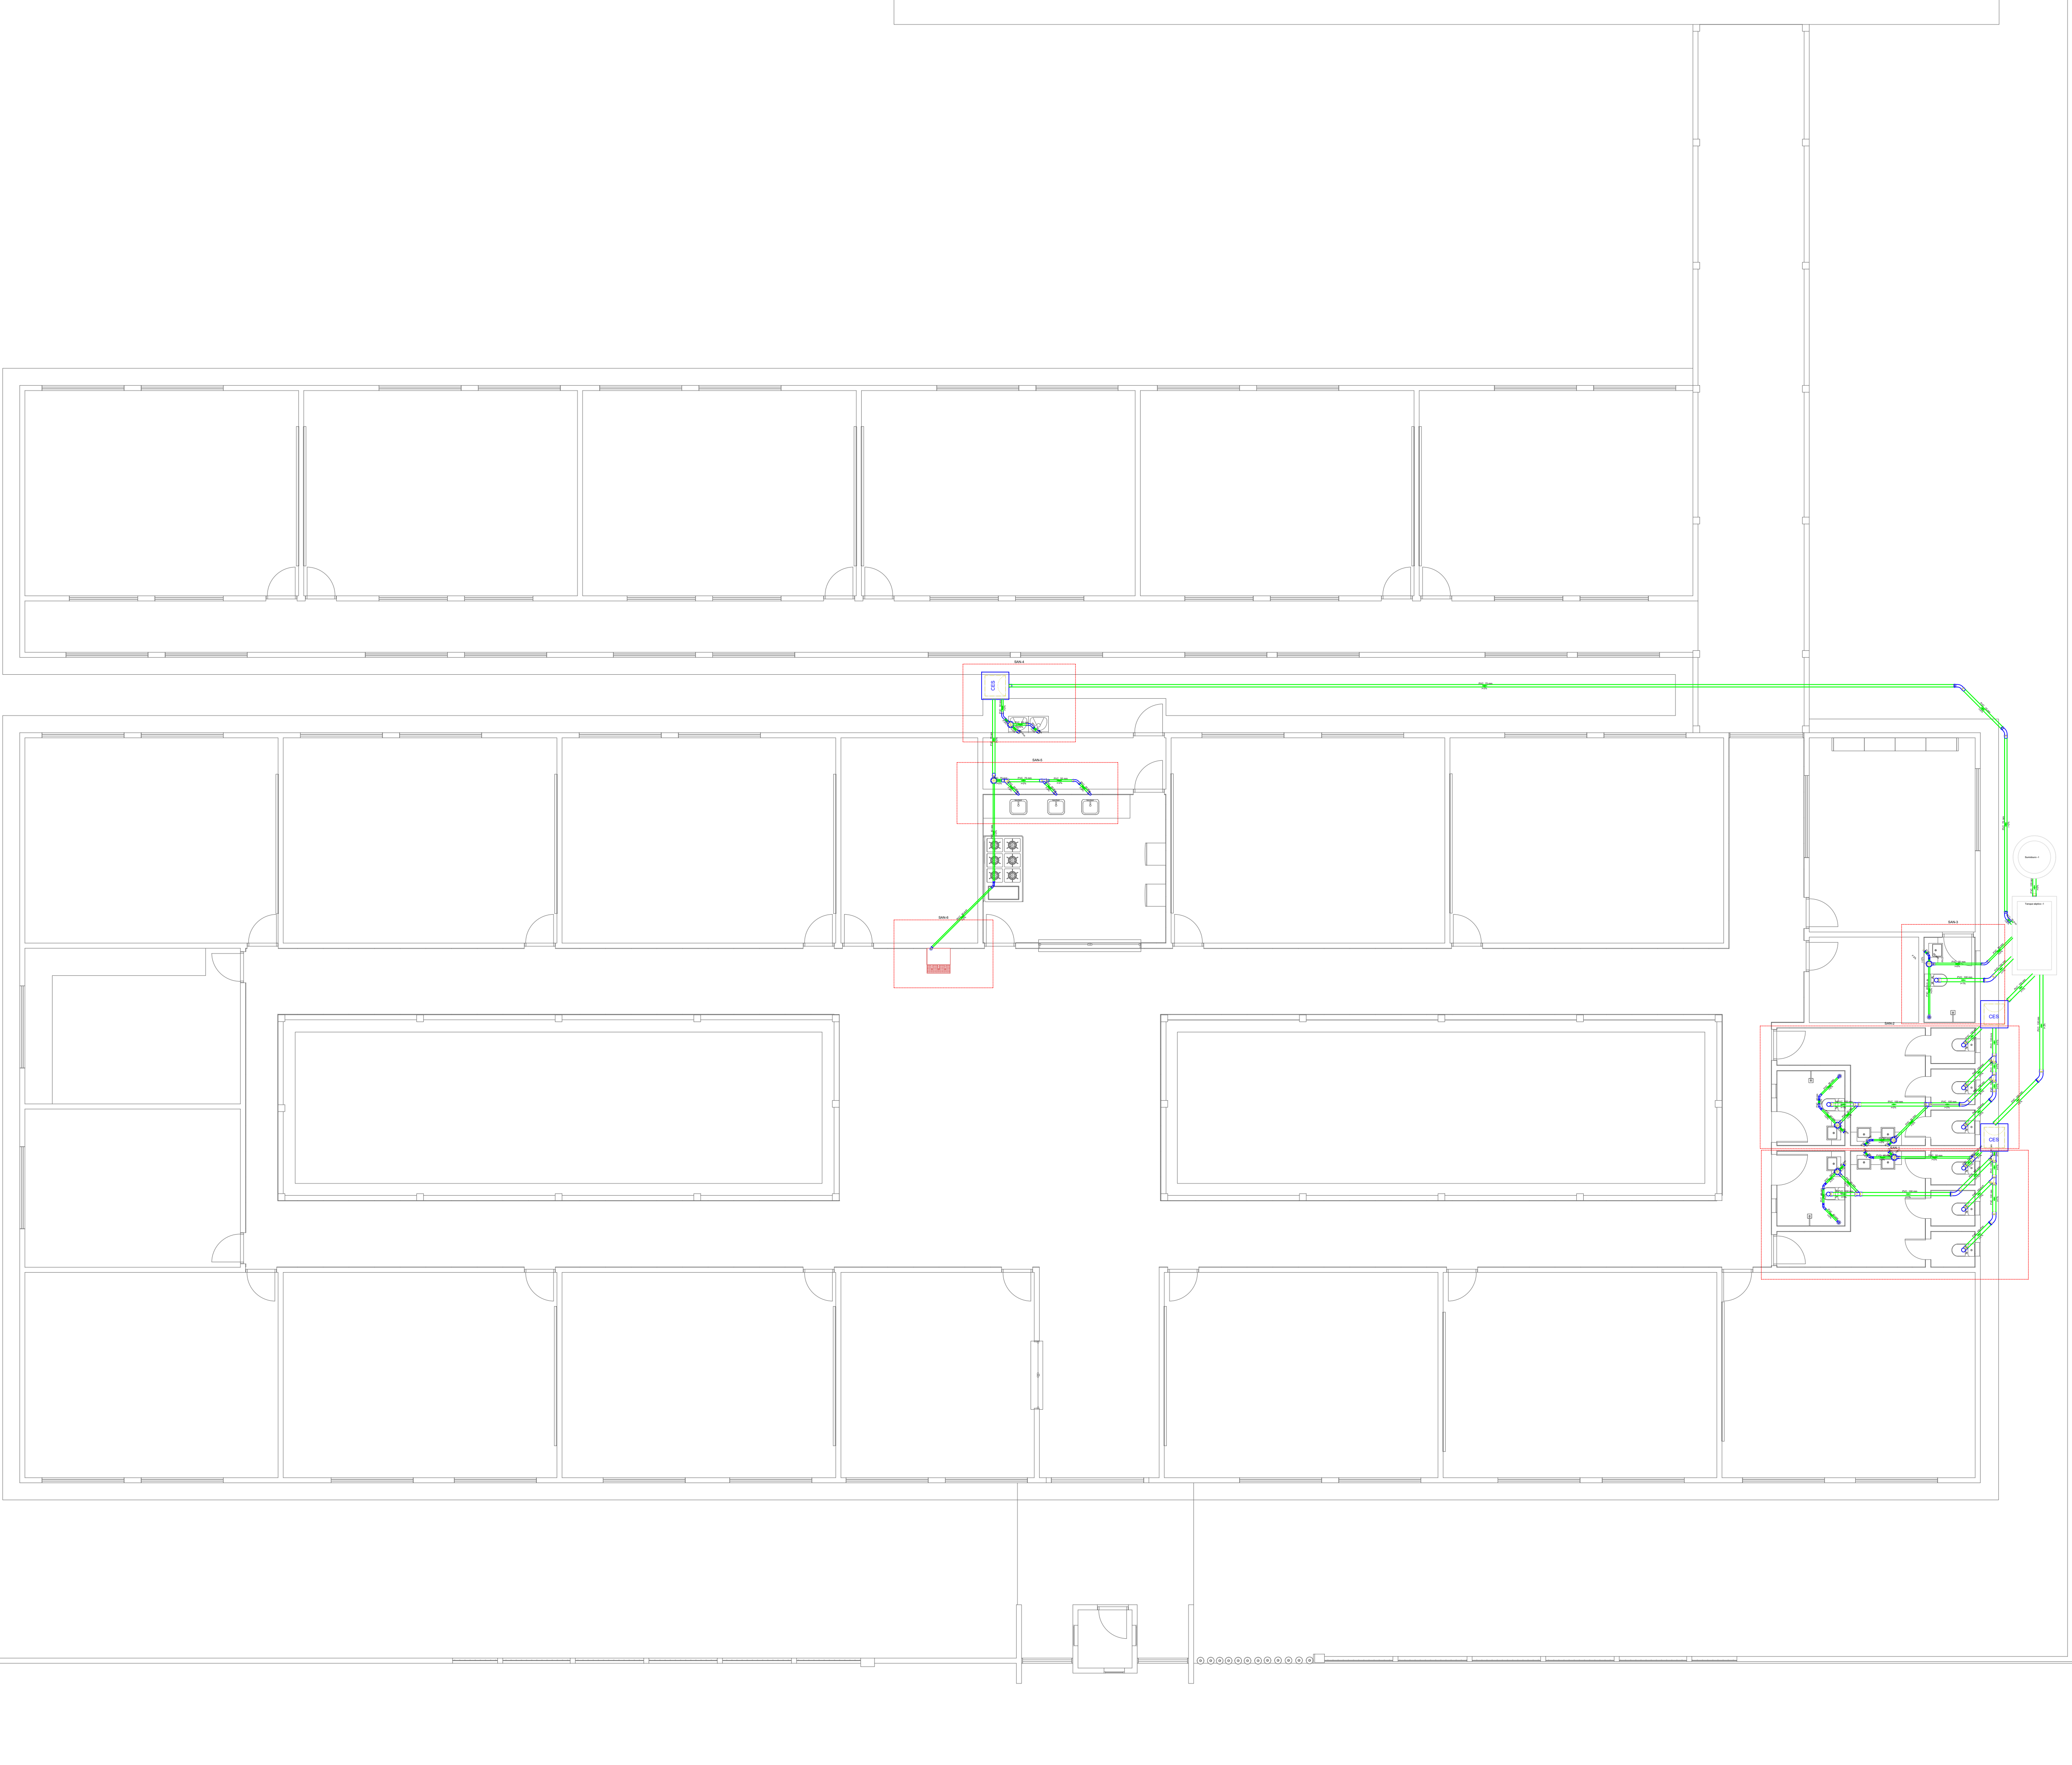

Lista de materiais - TERREO		
Esgoto		
Caixas de Passagem		
Caixa de inspeção de esgoto sifonada CES- 60x60 cm	3	pç
PVC Acessórios		
Caixa sifonada 150x150x50	7	pç
Ralo sifonado alt. reg. saída 40 100 mm - 40 mm	3	pç
Sifão de copo p/ pia e lavatório 1" - 1.1/2"	7	pç
1" - 2"	3	pç
Sifão flexível c/ Adaptador 1.1/4" - 2"	2	pç
Válvula p/ lavatório e tanque 1"	7	pç
Válvula p/ pia 1"	3	pç
Válvula p/ tanque 40 mm	2	pç
PVC Esgoto		
Anel de borracha 100mm - 4"	27	pç
50mm - 2"	28	pç
75mm - 3"	9	pç
Curva 45 longa 100 mm	6	pç
50 mm	4	pç
75 mm	3	pç
Curva 45 longa Amanco 40 mm	8	pç
Curva 90 curta 40 mm	11	pç
Joelho 90 100 mm	10	pç
50 mm	10	pç
Joelho 90 c/anel p/ esgoto secundário 40 mm - 1.1/2"	8	pç
Junção simples 100 mm - 50 mm	4	pç
100 mm- 100 mm	4	pç
75 mm - 50 mm	2	pç
Redução excêntrica 75 mm - 50 mm	1	pç
Tubo PVC ponta-bolsa c/ virola 100 mm - 4"	26.35	m
50 mm - 2"	10.85	m
75 mm - 3"	37.95	m
Tubo rígido c/ ponta e bolsa soldável 40 mm	12.06	m
Tubo rígido c/ ponta lisa 100 mm - 4"	1.68	m
40 mm	4.8	m
50 mm - 2"	3	m
Vedação p/ saída de vaso sanitário 100 mm	9	pç
Unidades de tratamento		
Alça		
Ferro	1	pç
Argamassa		
Argamassa	0.21	m³
Brita nº3	0.21	m³
Concreto		
Concreto	1.68	m³
Tampa		
Hermética	1	pç
Tijolo		
Furado	108	pç

Legenda - TERREO	
	Belvedere
	Caixa Sifonada
	Caixas Inspeção Esgoto Sifonada
	Chuveiro Residencial
	Curva 45 Longa para Esgoto Sanitário
	Curva 45 longa Amanco
	Junção simples
	Junção simples c/ redução
	Lavatório de Uso Geral
	Pia de Cozinha Industrial - Lavagem de panelas com Sifão
	Tanque de Lavar Roupas DN 50mm
	Vaso Sanitário c/ J90º



U. I. SANTO ANTÔNIO
PREFEITURA MUNICIPAL DE BARRA DO CORDA - MA

TÍTULO: PROJETO DE SANITÁRIO - PLANTA BAIXA		
RESPONSÁVEL TÉCNICO: Alexandre Castro Sousa	CREA: 111392698-8	
OBJETO: REFORMA E AMPLIAÇÃO DA U.I. SANTO ANTÔNIO NO MUNICÍPIO DE BARRA DO CORDA- MA	ÁREA CONSTRUÍDA (m²): 2.590,22 m²	
DESENHISTA: JOHATAN	DATA: ABRIL/2024	FOLHA: 01/02
RESPONSÁVEL PELO PROFISSIONANTE: RIGO ALBERTO TELES DE SOUSA		ESCALA: 1/100