


PLANTA BAIXA DE IMPERMEABILIZAÇÃO - LAJE RESERVATÓRIOS
Escala 1 : 100

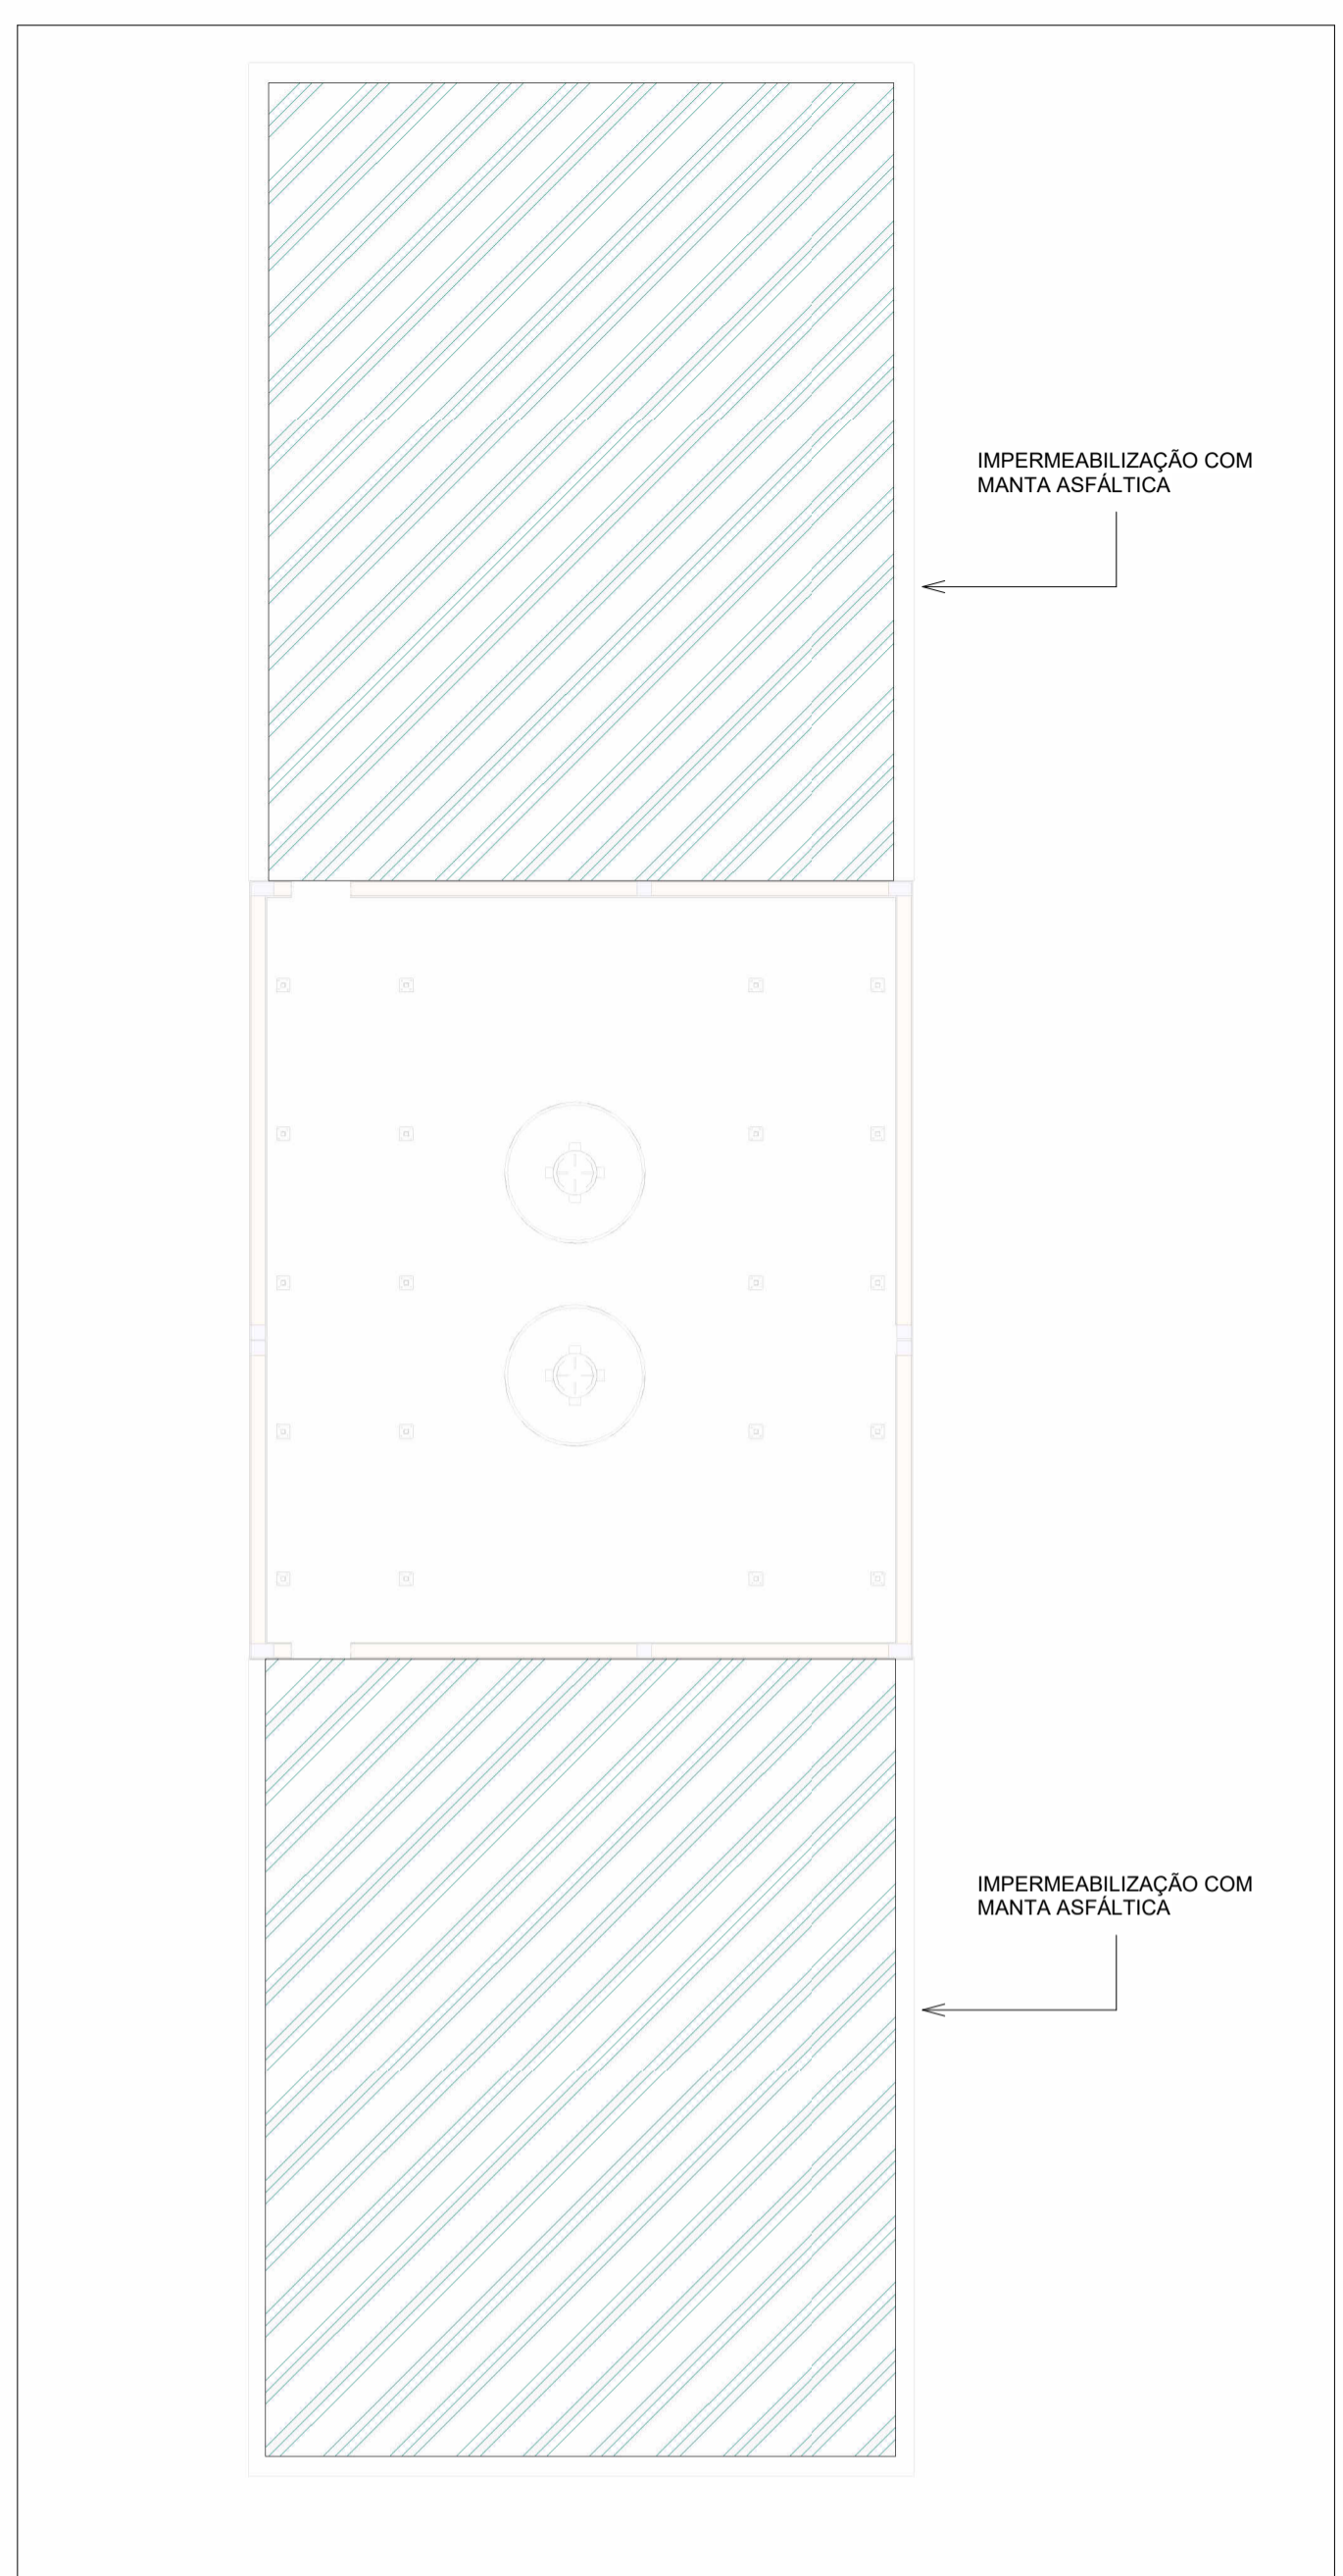

PLANTA BAIXA DE IMPERMEABILIZAÇÃO - COBERTURA
Escala 1 : 100

TIPOS DE IMPERMEABILIZAÇÃO	
POLIMÉRICA	
LOCAL	ÁREA IMPERMEABILIZADA
ÁREAS MOLHADAS	101,170 m ²
MANTA ASFÁLTICA	
LOCAL	ÁREA IMPERMEABILIZADA
LAJE	182,387 m ²
MANTA LIQUIDA	
LOCAL	ÁREA IMPERMEABILIZADA
LAJE RESERVATÓRIOS	85,591 m ²

LEGENDA IMPERMEABILIZAÇÃO	
CORES	
	Argamassa Polimérica
	Manta Asfáltica
	Manta Líquida

NOTAS

- AS VIGAS BALDRAMES DEVERÃO RECEBER PINTURA EM EMULSÃO ASFÁLTICA ANTES DO ASSENTAMENTO DA ALVENARIA;
- AS TRÊS PRIMEIRAS FIADAS DE ALVENARIA SOBRE BALDRAMES DEVERÃO SER ASSENTADAS COM ARGAMASSAS COM ADITIVO HIDROFUGO; A MESMA ARGAMASSA UTILIZADA NO ASSENTAMENTO SERÁ UTILIZADO NO REBOCO INTERNO E EXTERNO NA ALTURA DAS TRÊS FIADAS;
- NAS ÁREAS MOLHADAS IMPERMEABILIZADAS COM ARGAMASSA POLIMÉRICA, DEVERÁ SER CONSIDERADA TODA A ÁREA DO PISO E OS PRIMEIROS 30CM DA PAREDE;
- O TESTE DE ESTANQUEIDADE DEVERÁ SER REALIZADO NAS LAJES DE COBERTURA QUE SERÃO IMPERMEABILIZADAS COM MANTA ASFÁLTICA ATÉ A ALTURA DAS VIGAS SEMI-INVERTIDAS (H=25cm).
- PARA DEMAIS INFORMAÇÕES E ANÁLISES, CONSULTAR MEMORIAL DESCRITIVO DO PROJETO

REVISÃO	DESCRIÇÃO	TIPO	ELABORADO	VERIFICADO	DATA
01	EMISSÃO INICIAL	B	FGO	JGO	05/2024
00	EMISSÃO INICIAL	B	FGO	JGO	05/2024

TIPOS DE EMISSÃO	A - PRELIMINAR	B - PARA APROVAÇÃO	C - PARA CONHECIMENTO	D - PARA COTAÇÃO	E - PARA CONSTRUÇÃO	F - CONFORME COMPRADO	G - CONFORME CONSTRUÍDO	H - CANCELADO
------------------	----------------	--------------------	-----------------------	------------------	---------------------	-----------------------	-------------------------	---------------

OBJETIVA OBJETIVA PROJETOS E SERVIÇOS
 RUA DESEMBARGADOR JORGE FONTANA, Nº80 - SALAS 1303 E 1304
 BELVEDERE - BELO HORIZONTE-MG - CEP.: 30.520-970
 TEL.: (31) 3347-4405 / (31) 3347-7079 / (31) 3571-1920
 EMAIL: contato@grupoprojetosengenharia.com.br

PREFEITURA MUNICIPAL DE ALFENAS
 PRAÇA FAUSTO MONTEIRO, Nº54 - PARQUE DAS NAÇÕES - ALFENAS - MG - CEP.: 37130-000

RODOVIÁRIA ALFENAS
 BR-369Nº398 - PARQUE DAS NAÇÕES - ALFENAS - MG, 37130-000


PROJETO DE IMPERMEABILIZAÇÃO

AUTORIA DO PROJETO: JULIANA GONÇALVES OLIVEIRA
 CREA - 239787/D
 CONTRATANTE DO PROJETO: PREFEITURA MUNICIPAL DE ALFENAS

DATA: MAIO/2024
 ESCALA: INDICADA
 CÓDIGO: PRJ/IMP


TÍTULO DO PROJETO: PLANTA BAIXA DE IMPERMEABILIZAÇÃO - LAJE RESERVATÓRIOS
 PLANTA BAIXA DE IMPERMEABILIZAÇÃO - COBERTURA
 DETALHES CONSTRUTIVOS
 PRINHAL: 01/02

DIREITOS AUTORAIS RESERVADOS. PROIBIDO REPRODUÇÃO, DIVULGAÇÃO OU ALTERAÇÃO SEM ORDEM EXPRESSA DO AUTOR.
 TÍTULO DO ARQUIVO: PRJ-72167-IMP-EXE-0101-REV01

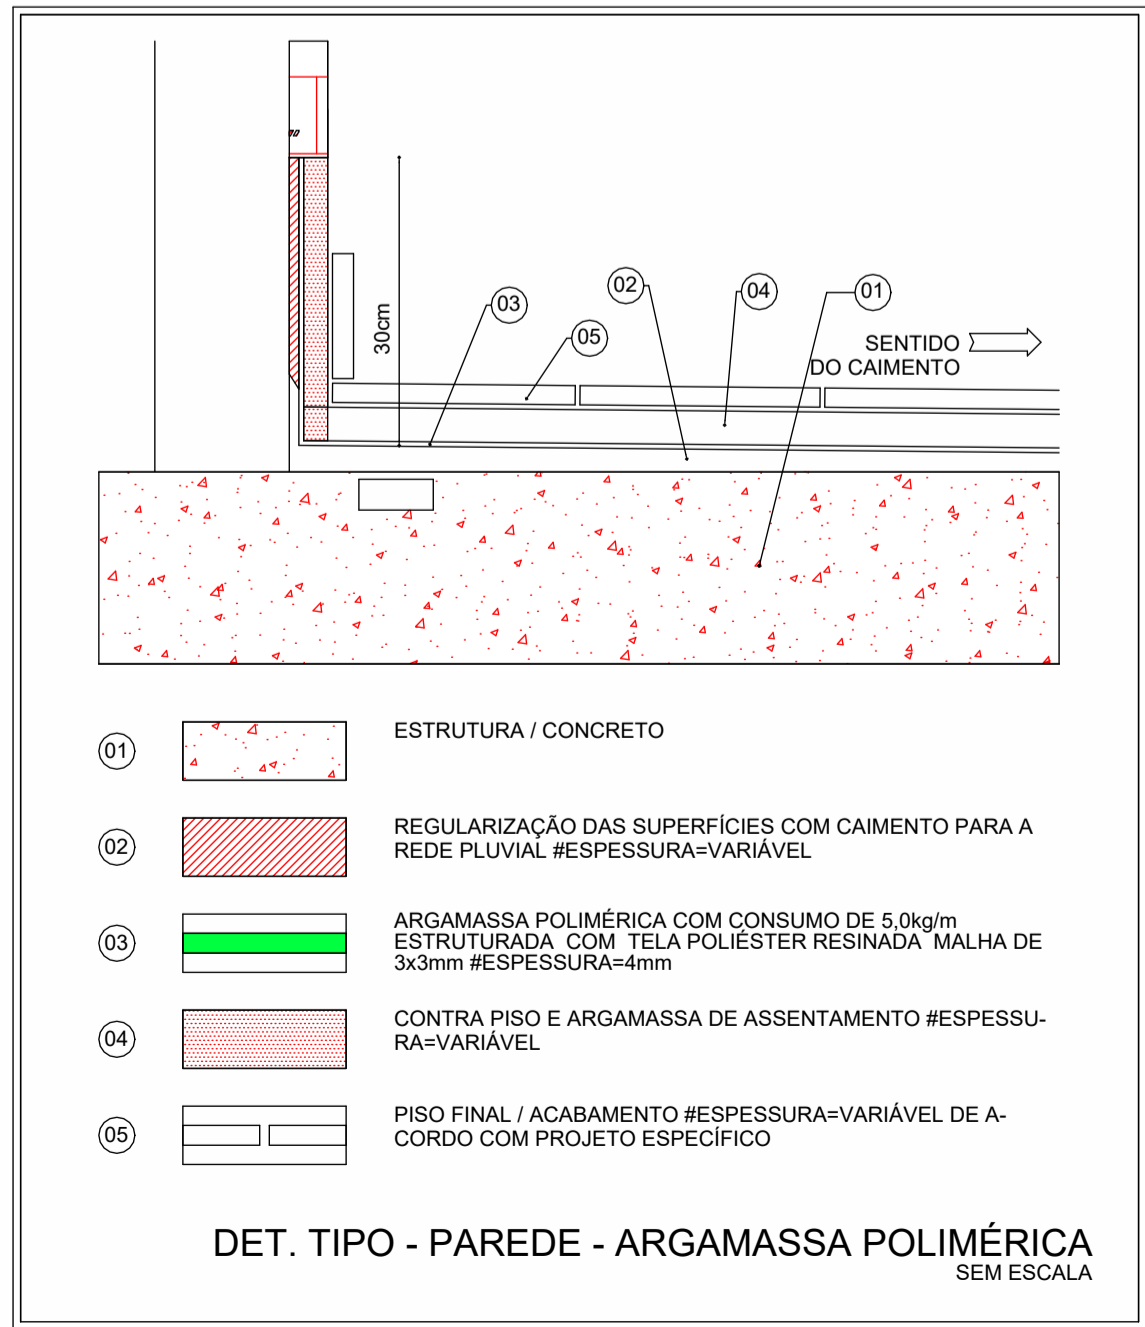


- 01 ESTRUTURA / CONCRETO
- 02 REGULARIZAÇÃO DAS SUPERFÍCIES COM CAIMENTO PARA A REDE PLUVIAL #ESPESURA=VARIÁVEL
- 03 ARGAMASSA POLIMÉRICA COM CONSUMO DE 5,0kg/m³ ESTRUTURADA COM TELA POLIÉSTER RESINADA MALHA DE 3x3mm #ESPESURA=4mm
- 04 CONTRA PISO E ARGAMASSA DE ASSENTAMENTO #ESPESURA=VARIÁVEL
- 05 PISO FINAL / ACABAMENTO #ESPESURA=VARIÁVEL DE ACORDO COM PROJETO ESPECÍFICO

DET. TIPO - PAREDE - ARGAMASSA POLIMÉRICA
SEM ESCALA

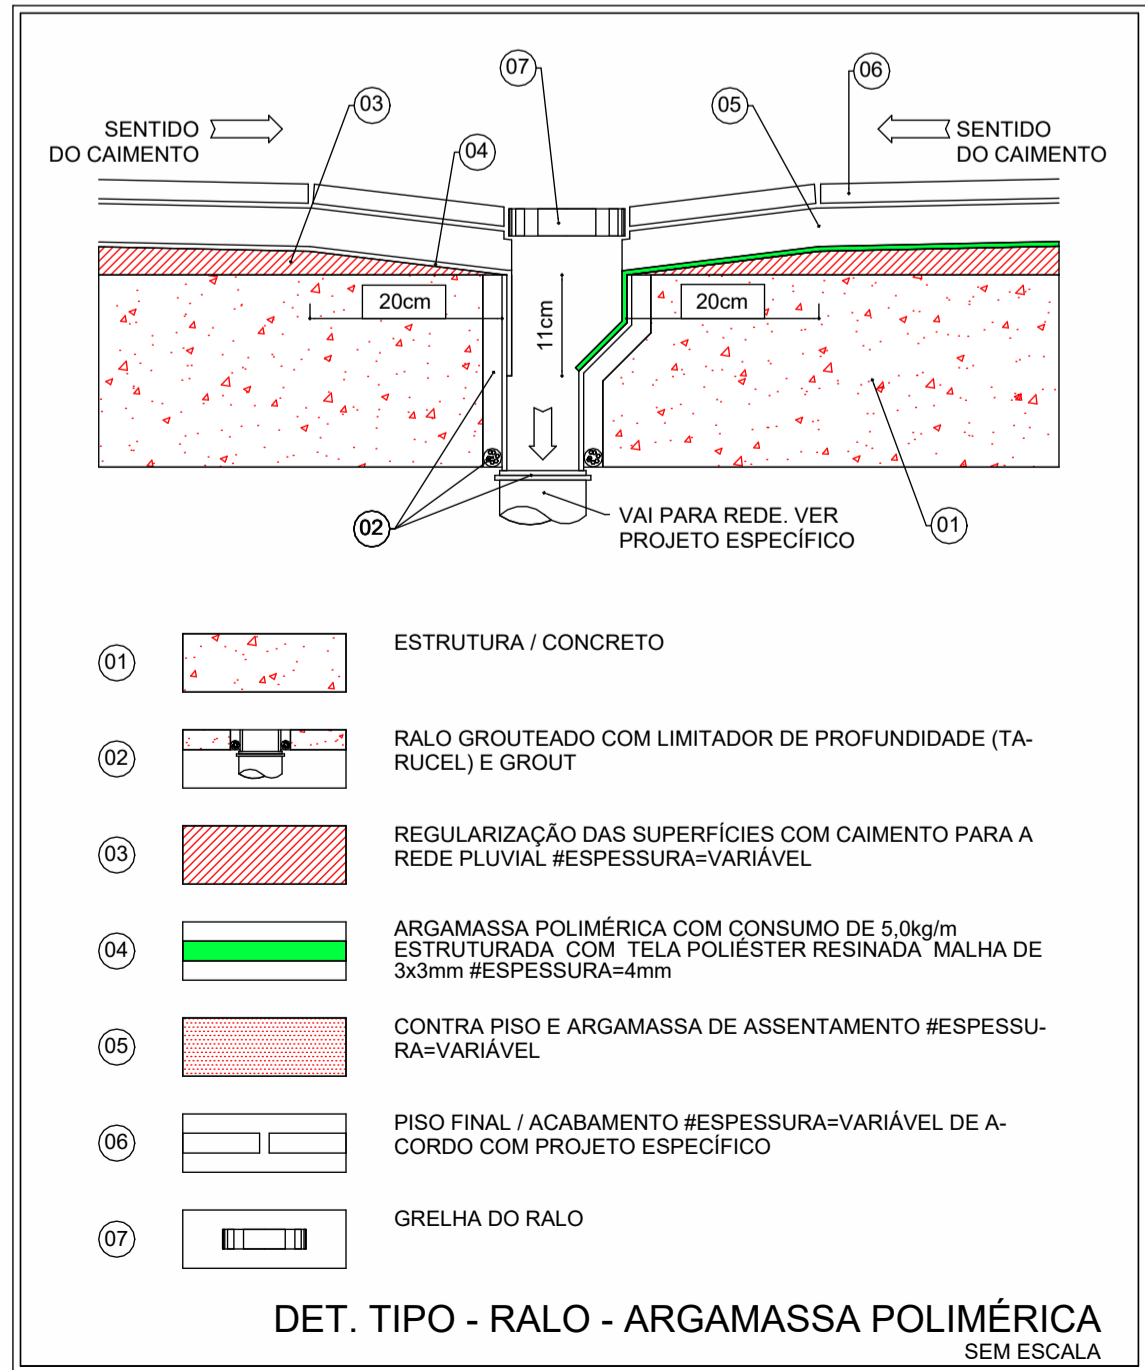

- 01 ESTRUTURA / CONCRETO
- 02 RALO GROUTADO COM LIMITADOR DE PROFUNDIDADE (TARUCCEL) E GROUT
- 03 REGULARIZAÇÃO DAS SUPERFÍCIES COM CAIMENTO PARA A REDE PLUVIAL #ESPESURA=VARIÁVEL
- 04 ARGAMASSA POLIMÉRICA COM CONSUMO DE 5,0kg/m³ ESTRUTURADA COM TELA POLIÉSTER RESINADA MALHA DE 3x3mm #ESPESURA=4mm
- 05 CONTRA PISO E ARGAMASSA DE ASSENTAMENTO #ESPESURA=VARIÁVEL
- 06 PISO FINAL / ACABAMENTO #ESPESURA=VARIÁVEL DE ACORDO COM PROJETO ESPECÍFICO
- 07 GRELHA DO RALO

DET. TIPO - RALO - ARGAMASSA POLIMÉRICA
SEM ESCALA

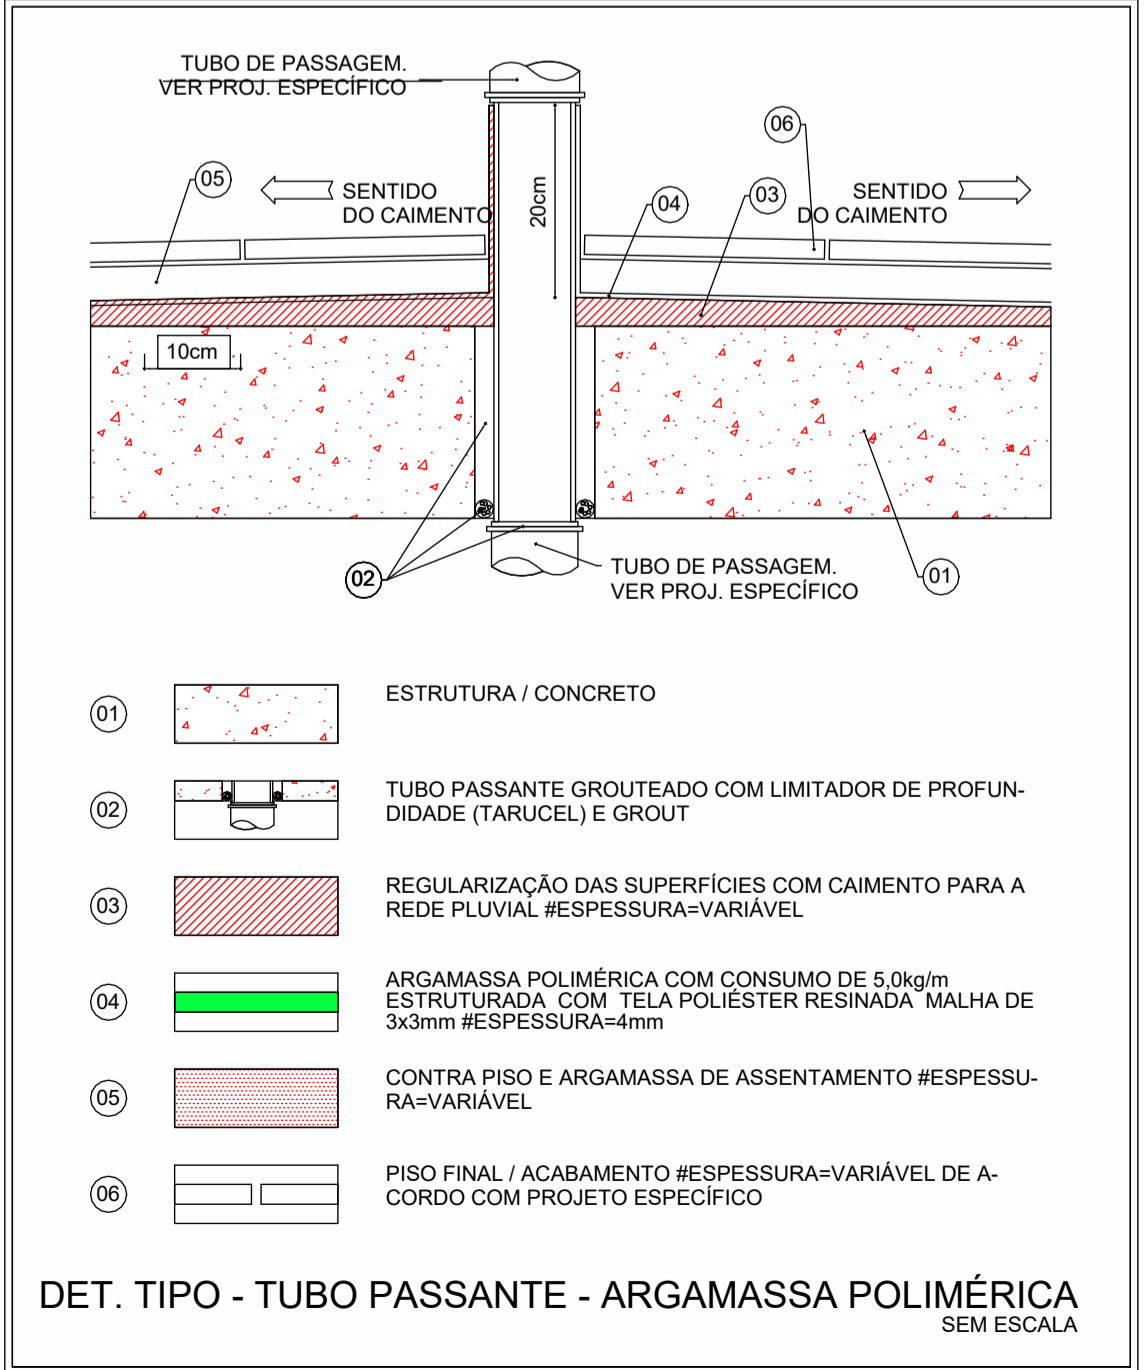

- 01 ESTRUTURA / CONCRETO
- 02 TUBO PASSANTE GROUTADO COM LIMITADOR DE PROFUNDIDADE (TARUCCEL) E GROUT
- 03 REGULARIZAÇÃO DAS SUPERFÍCIES COM CAIMENTO PARA A REDE PLUVIAL #ESPESURA=VARIÁVEL
- 04 ARGAMASSA POLIMÉRICA COM CONSUMO DE 5,0kg/m³ ESTRUTURADA COM TELA POLIÉSTER RESINADA MALHA DE 3x3mm #ESPESURA=4mm
- 05 CONTRA PISO E ARGAMASSA DE ASSENTAMENTO #ESPESURA=VARIÁVEL
- 06 PISO FINAL / ACABAMENTO #ESPESURA=VARIÁVEL DE ACORDO COM PROJETO ESPECÍFICO

DET. TIPO - TUBO PASSANTE - ARGAMASSA POLIMÉRICA
SEM ESCALA

2

2

1

1