



CONVENÇÕES	
EXTINTORES	EXTINTOR PD ABC, CAPACIDADE EXTINTORA: 2A, 20 B.C
EST. LUM. EMERG.	LUMINÁRIA DE EMERGÊNCIA
EST. SINAL DE EMERG.	SÍMBOLO PARA IDENTIFICAÇÃO, EM PLANTA BAIXA, CÓDIGO E DIMENSÕES CONFORME IT-13 TAB. 4 (ANEXO A)
ROTAS DE FUGA	SÁDIA FINAL DA ROTA DE FUGA
	DIREÇÃO DO FLUXO DA ROTA DE FUGA

**NOTA DE PROJETO:**  
 A PROJEÇÃO DA COBERTURA FOI APRESENTADA EM PROJETO E QUADRO DE ÁREAS. PORÉM, TAL COBERTURA NÃO TEM ENCLAUSURAMENTO EM NENHUMA DAS FACES, E TOTALMENTE ABERTA EM SUAS LATERAIS, SENDO ASSIM, TAL ÁREA NÃO SERÁ COMPUTADA PARA DEFINIÇÃO E IMPLEMENTAÇÃO DAS MEDIDAS DE SEGURANÇA, CONFORME ESTIPULADO NO ITEM E.5.7 ALÍNEA "I" DA IT-01.


**PLANTA - PAV. TÉRREO**  
 ESCALA 1:100  
 ÁREA A CONSTRUIR: 356,70m<sup>2</sup>  
 CLASSIFICAÇÃO LOCAL DE RUA: DE PÚBLICO - F-4  
 POPULAÇÃO: 120 PESSOAS

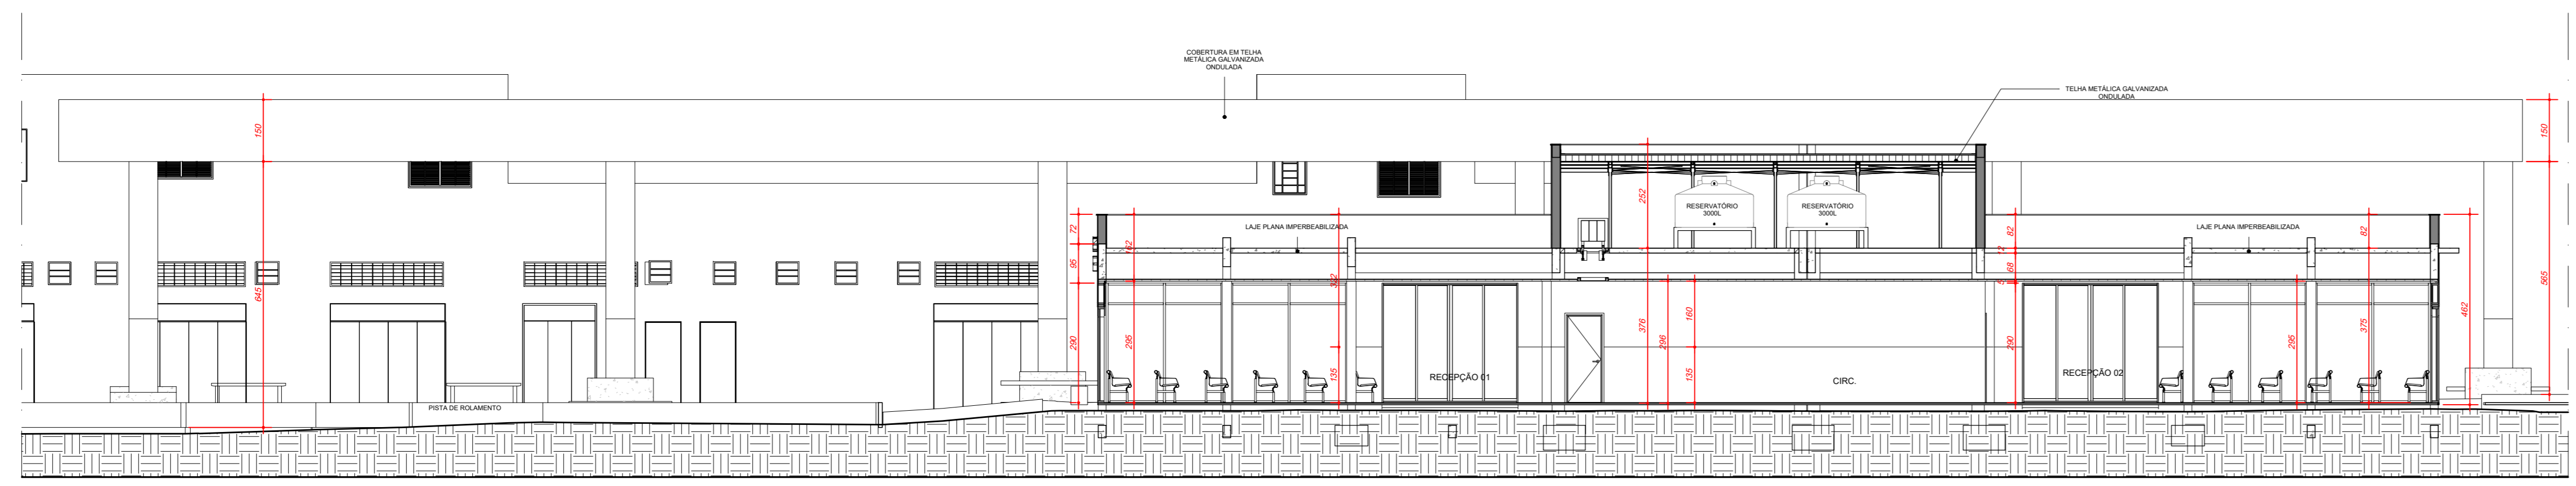


**CORTE AA**  
 ESCALA 1:100

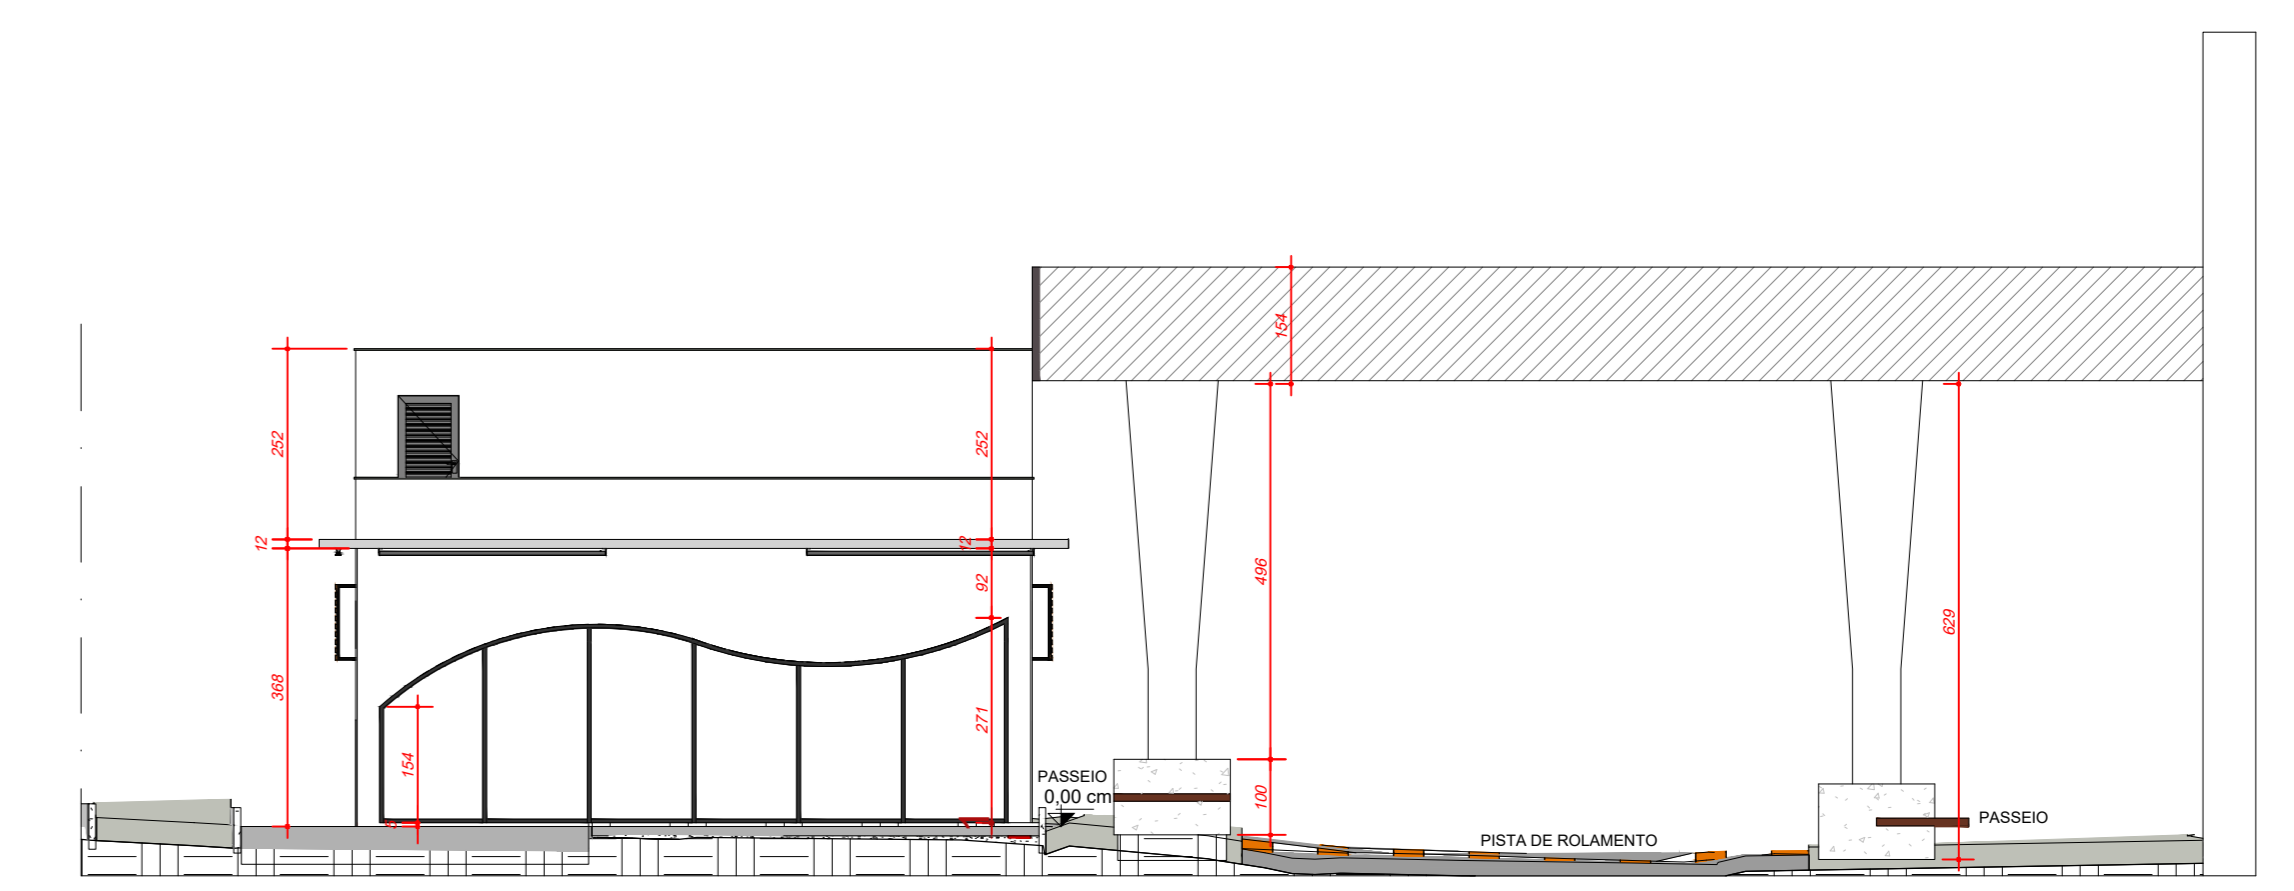

**CORTE BB**  
 ESCALA 1:100

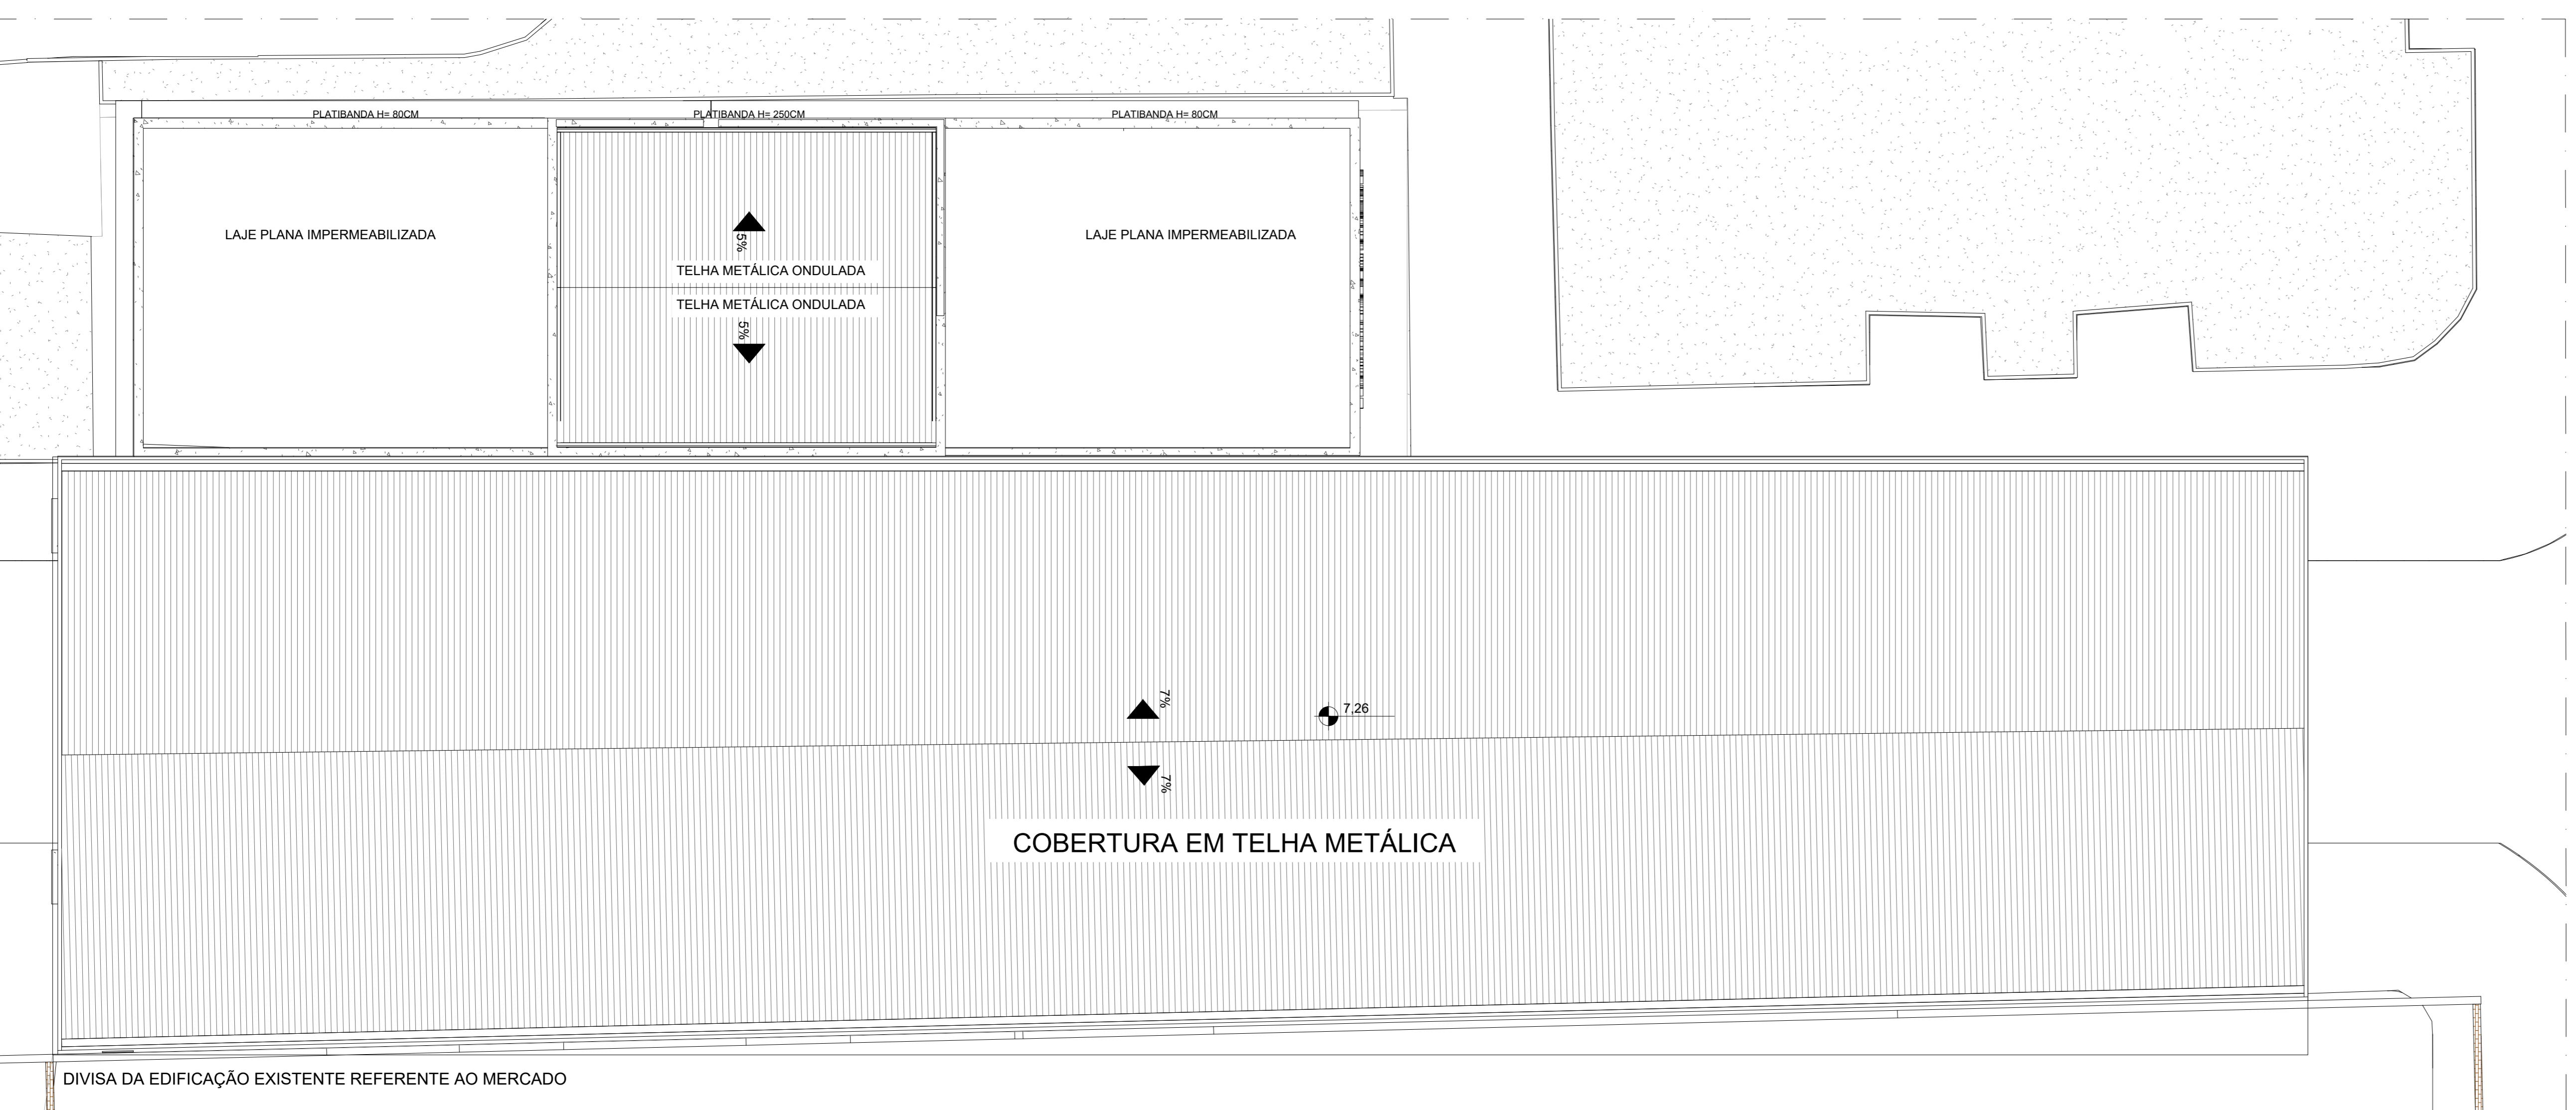

**PLANTA COBERTURA**  
 ESCALA 1:100

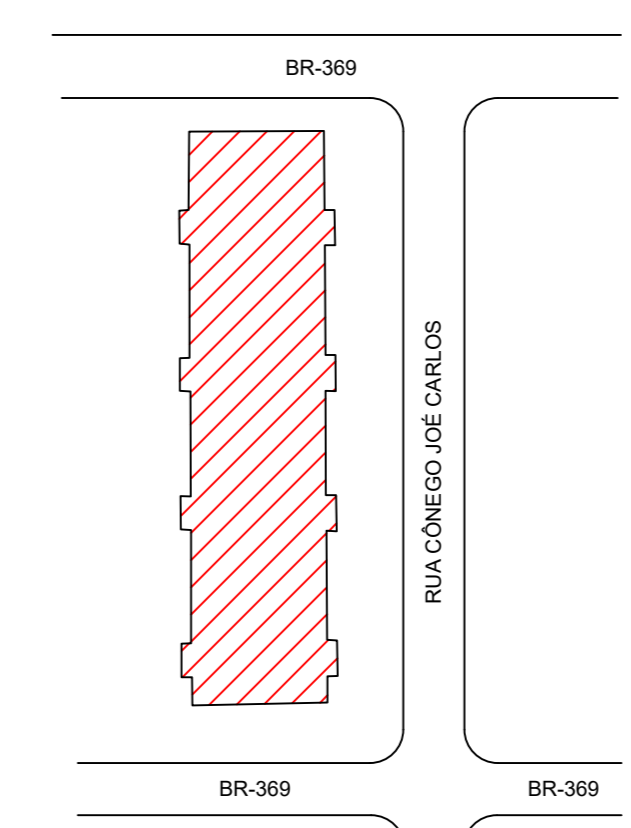

**PLANTA SITUAÇÃO**  
 ESCALA 1:500

OBSERVAÇÕES							
OBSERVAÇÕES GERAIS:							
<b>PROJETO TIPO PTS</b>							
<i>CONFORME ITEM 5.4.2.2 DA IT-01 DO CBMMG: "O PTS NÃO SERÁ SUBMETIDO A ANÁLISE DEVENDO, APÓS SUA EXECUÇÃO, SER VISTORIADO PARA FINS DE EMISSÃO DE AVCB"</i>							
REVISÃO	DESCRIÇÃO	TIPO	ELABORADO	VERIFICADO	DATA		
00	EMISSÃO INICIAL	EXE	LPF	VGP	10/09/2024		
01	EMISSÃO INICIAL	EXE	ANA FREITAS	VINÍCIUS GAMA	28/02/2025		
TIPUS DE EMISSÃO	ATP - ANTERPROJETO	BSC - BÁSICO	EXE - EXECUTIVO	APV - APROVADO	PCT - P/ CONSTRUÇÃO	ASB - "AS BUILT"	CNC - CANCELADO
<b>OBJETIVA</b> OBJETIVA PROJETOS E SERVIÇOS <small>ROA - ODESSERVIÇOS@OBJETIVA.COM.BR   TEL: (31) 3347-4400 / (31) 3347-3078 / (31) 3347-1900</small>					<small>OBJETIVA PROJETO</small> <b>PREFEITURA DE ALFENAS</b> <small>PRACA FAUSTO MONTEIRO, 1954 - PARQUE DAS NAÇÕES - ALFENAS/AC - CEP: 37130-000</small> <small>TEL: (31) 3698-2000</small>		
<b>RODOVIÁRIA DE ALFENAS</b> <small>BR-369 N° 395 - PARQUE DAS NAÇÕES - ALFENAS - MG - 37130-000</small>					<b>PROJETO DE PREVENÇÃO E COMBATE A INCÊNDIO</b> <small>AUTORIA DO PROJETO: JELSON GONÇALVES OLIVEIRA</small> <small>CONTRATANTE DO PROJETO: PREFEITURA DE ALFENAS</small> <small>RESPONSÁVEL DA CONTRATANTE: [Assinatura]</small>		
DATA: 10/02/2024	ESCALA: INDICADA	050900: PRJ-72167	FRANCA: 02/02				
<small>TÍTULO DOS DESENHOS: PLANTAS AMBIENTE TÉRREO E COBERTURA</small> <small>PLANTA DE SITUAÇÃO</small> <small>CORTES AA e BB</small>					<small>FRANCA: 02/02</small>		
<small>DESENHOS AUTORES RESERVADOS. PROIBIDO REPRODUÇÃO, DIFUSÃO OU ALTERAÇÃO SEM ORDEM ESCRITA DO AUTOR.</small>					<small>TÍTULO DOS DESENHOS: PROJETO DE PREVENÇÃO E COMBATE A INCÊNDIO</small>		