
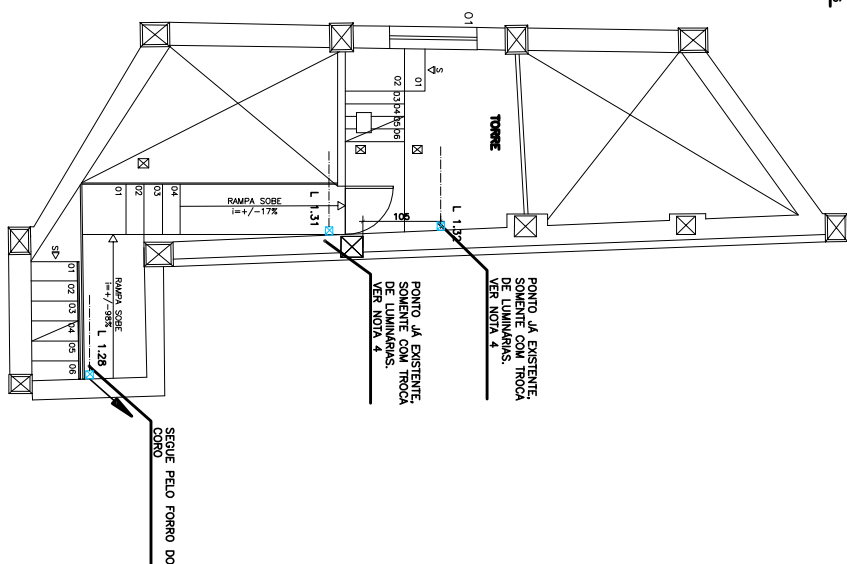


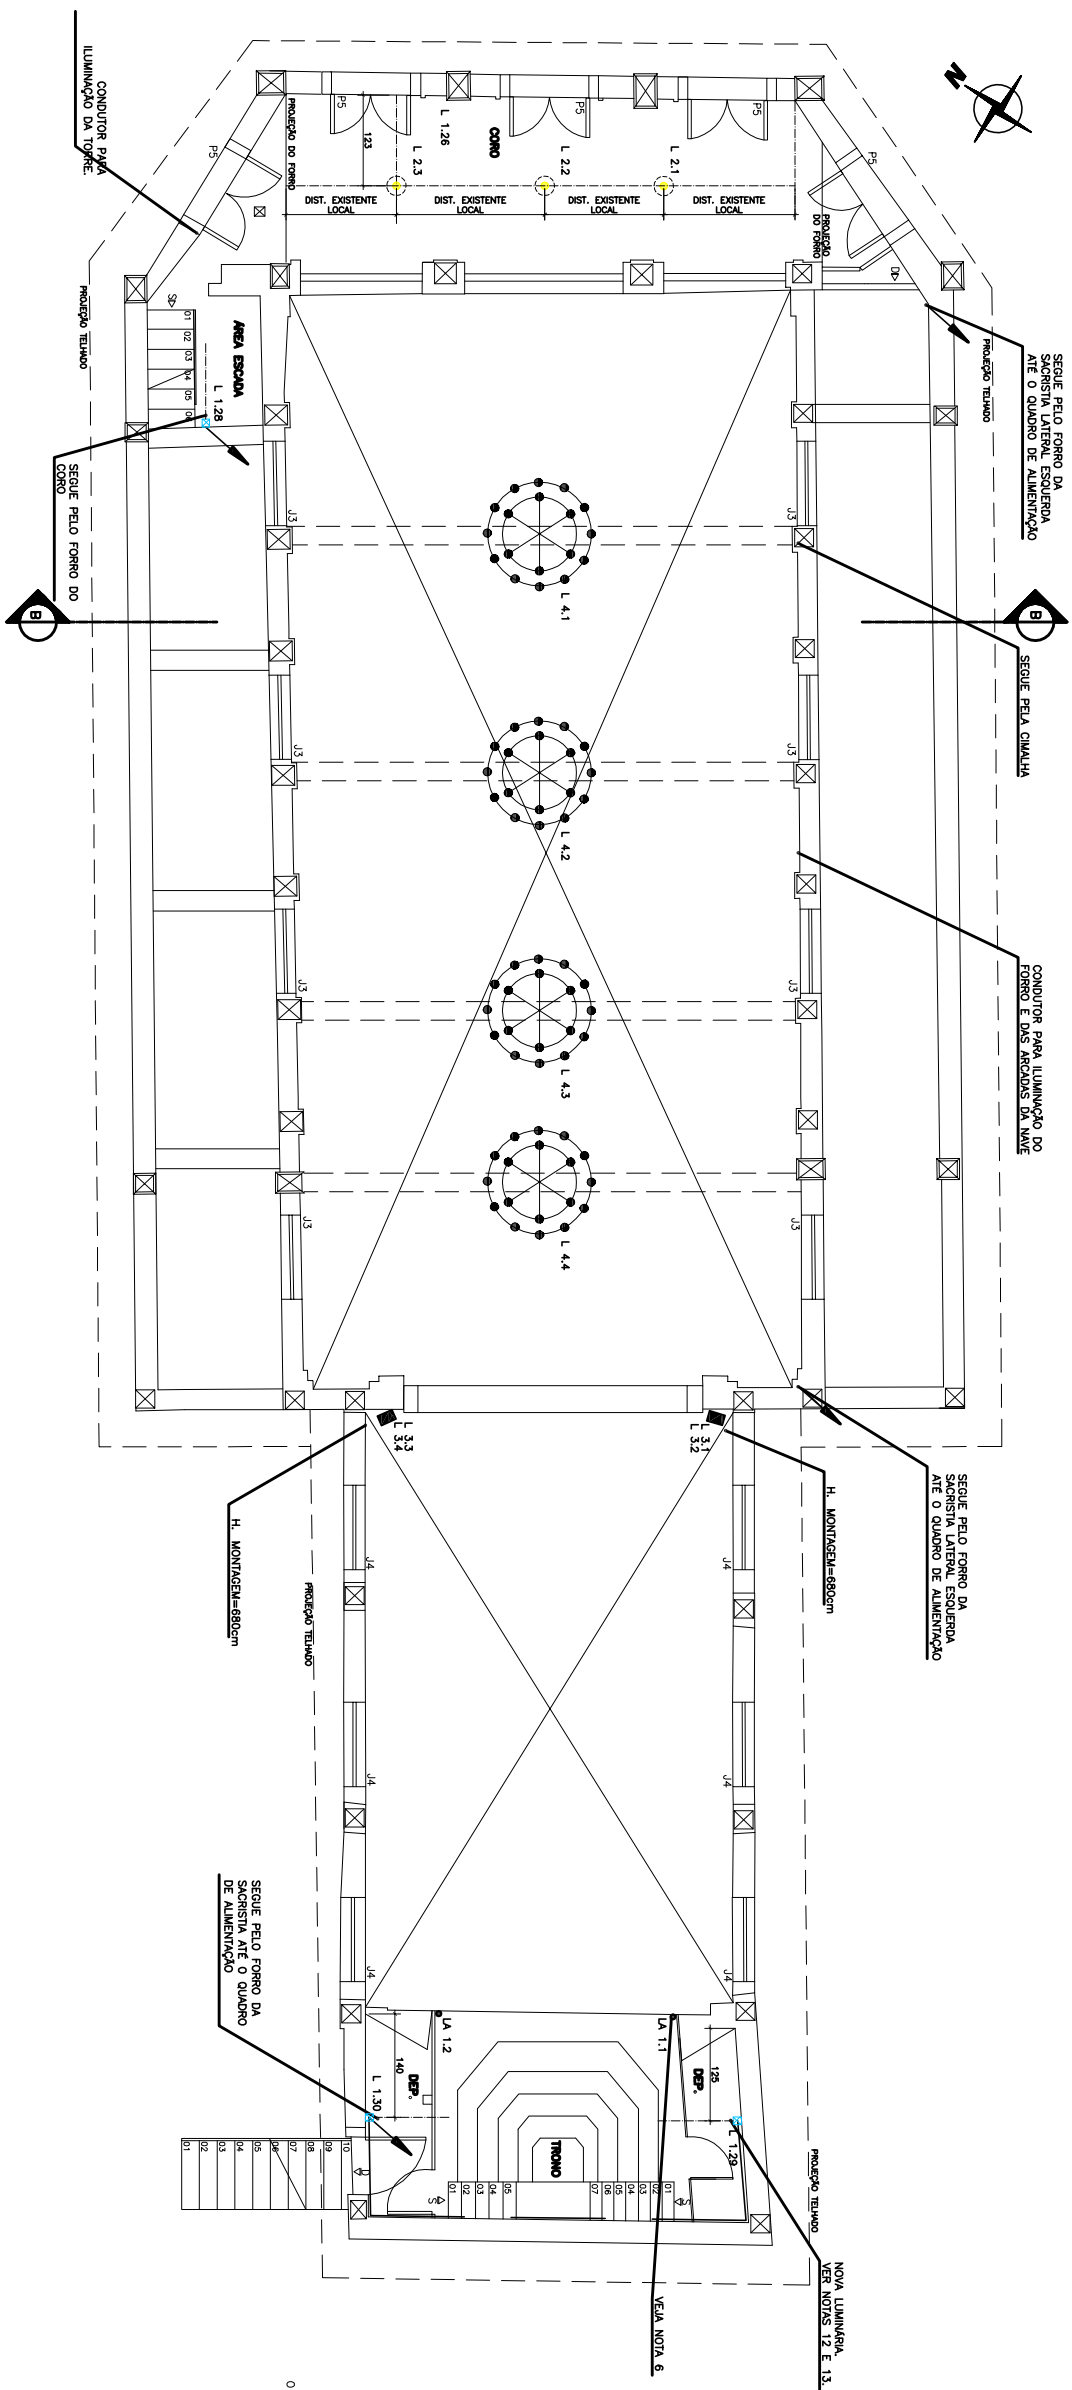


LUMINÁRIA	IMAGEM	TIPO	DIMENSÕES	QUANT.	LUMINÁRIA	IMAGEM	TIPO	DIMENSÕES	QUANT.	LUMINÁRIA	IMAGEM	TIPO	DIMENSÕES	QUANT.	LUMINÁRIA	IMAGEM	TIPO	DIMENSÕES	QUANT.	
L 1		ARANDELA A772-SELE35K MARCA: ARNELL OU 250V EQUIVALENTE LOCAL: MARTEX E CORO	76x260x128mm	35	L 2		PENDENTE ALPORA 24CM TRANSPARENTE 1X8TUBO EQUÍV. LED 250W MARCA: LUMINATO LAMP. LED STAR CLASSIC A75 2700K/827 E27 TEMP. COR: MARCA:OSRAM OU SIMILAR	Ø = 24,8cm H = 148cm	3	L 3		WASHER AL EGRO AC 98 TEMP. COR: 300K, ABERTURA FACHO: 40°	228x285x141mm	4	L 4		LUSTRE WOLF. COR: BRANCA MARCA: ARNELL OBS.: SERÁ ALTERNADA A QUANTIDADE DE LÂMPADAS DO ORIGINAL. 12 LAMP. LED VELA E14 TEMP. COR:2700K MARCA: LEXMAN OU EQ.	Ø 140cm	3	72


QUADRO DE LÂMPADAS – A EXECUTAR				LEGENDA	
			QUANT.	SÍMBOLO	DESCRIÇÃO
LÂMPADA	IMAGEM	TIPO		→	Desenho do tubo iluminado
				□	Quadro de aimentilho
				—	Linha de aimentilho
				NOTA	
PARA TODAS AS LÂMPADAS E LÂMPADAS SERÃO USADAS AS UNIDADES DE 2 UNIDADES PARA FUTURAS MANUTENÇÕES CASO O PRODUTO SAIA DE LÂMPADA A TABELA APRESENTA AS UNIDADES REVIS E NÃO APRESENTA					
LA 1		TUBULAR LED 12W. BASE: G13. T.M. CORR: 4000K MARC: TASCIBIRA	2		

LEGENDA	
SÍMBOLO	DESCRIÇÃO
→	Direção do fluxo luminoso
□	Quadrado de alimentação
—	União de alimentação

PLANTA BAIXA TORRE N=9,59
LOCAÇÃO DAS LUMINÁRIAS

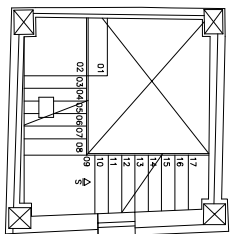

PLANTA BAIXA TORRE N=11,51
 LOCAÇÃO DAS LUMINÁRIAS
 ESCALA 1:50

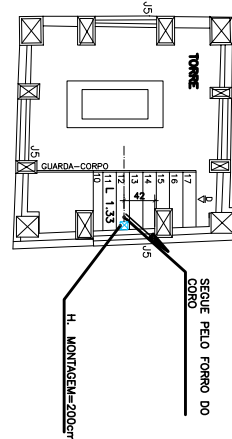

QUADRO DE LUMINÁRIAS – À EXECUTAR

LEGENDA	
SÍMBOLO	DESCRIÇÃO
→	Derivado do fluxo luminoso
□	Quociente de aproveitamento
—	Limite de aproveitamento

NOTA

PARA TODAS AS UNIDADES E LÂMPADAS, SERÃO CONSIDERADAS 2 UNIDADES POR LÂMPADA E 2 LÂMPADAS POR UNIDADE. AS UNIDADES E LÂMPADAS FUTURAS MANUTERÃO O CASO O PRODUTO SAIA DE LAMPA.

A TABELA APRESENTA AS UNIDADES REAIS E NÃO APRESENTA

LEGENDA	
SÍMBOLO	DESCRIÇÃO
→	Direção do fluxo luminoso
□	Quadrado de alimentação
—	União de alimentação

PROYECTO EJECUTIVO LUMINOTÉCNICO

CENTRO DE LEVANTAMENTO		EXPERIMENTADOR: IGREJA SANTA: RITA	
LOGRADOURO: ALAMEDA PROFESSOR TUOLUITO		NÚMERO: SM	
BARRIO: CENTRO	CIDADE/ESTADO: SERRO MG		
DISCIPLINA: LUMINOTÉCNICO	FOLHA: 02/04		
SOLUÇÃO INDICADA		FORMATO: A1 (64,1X59,4)	

CONTEÚDO:	PLANTA 1º PAVIMENTO E TORRE - LOCAÇÃO DAS LUMINÁRIAS
RESPONSÁVEIS TÉCNICOS	


CONSMARA ENGENHARIA
 (31) 2514 7083 / contato@consmara.com.br
 www.consmara.com.br

CONTRATANTE:
**INSTITUTO DO PATRIMONIO
 HISTORICO E ARTISTICO NACIONAL**
 CNPJ: 26.474.056/0014-96

RIS DO PROJETO: Aquisição: Uizardo Edmundo C. de Melo Franco - CAU 48186-4 PROPRIETÁRIO DO IMÓVEL:	EQUIPE DE APOIO/ANILAR Aquisição: Marcos Aurélio Indório Silva / CAU 48585-3
---	--

Nº CONTRATO:		06/2015		TIPO:		ARO	
Arquiteta: Adriana Schiöen de Sousa / CAU: 463965-0 NOME ARQUIVO: PE LUM 062015 02 04 REVISÃO: 8							

[illegible]