


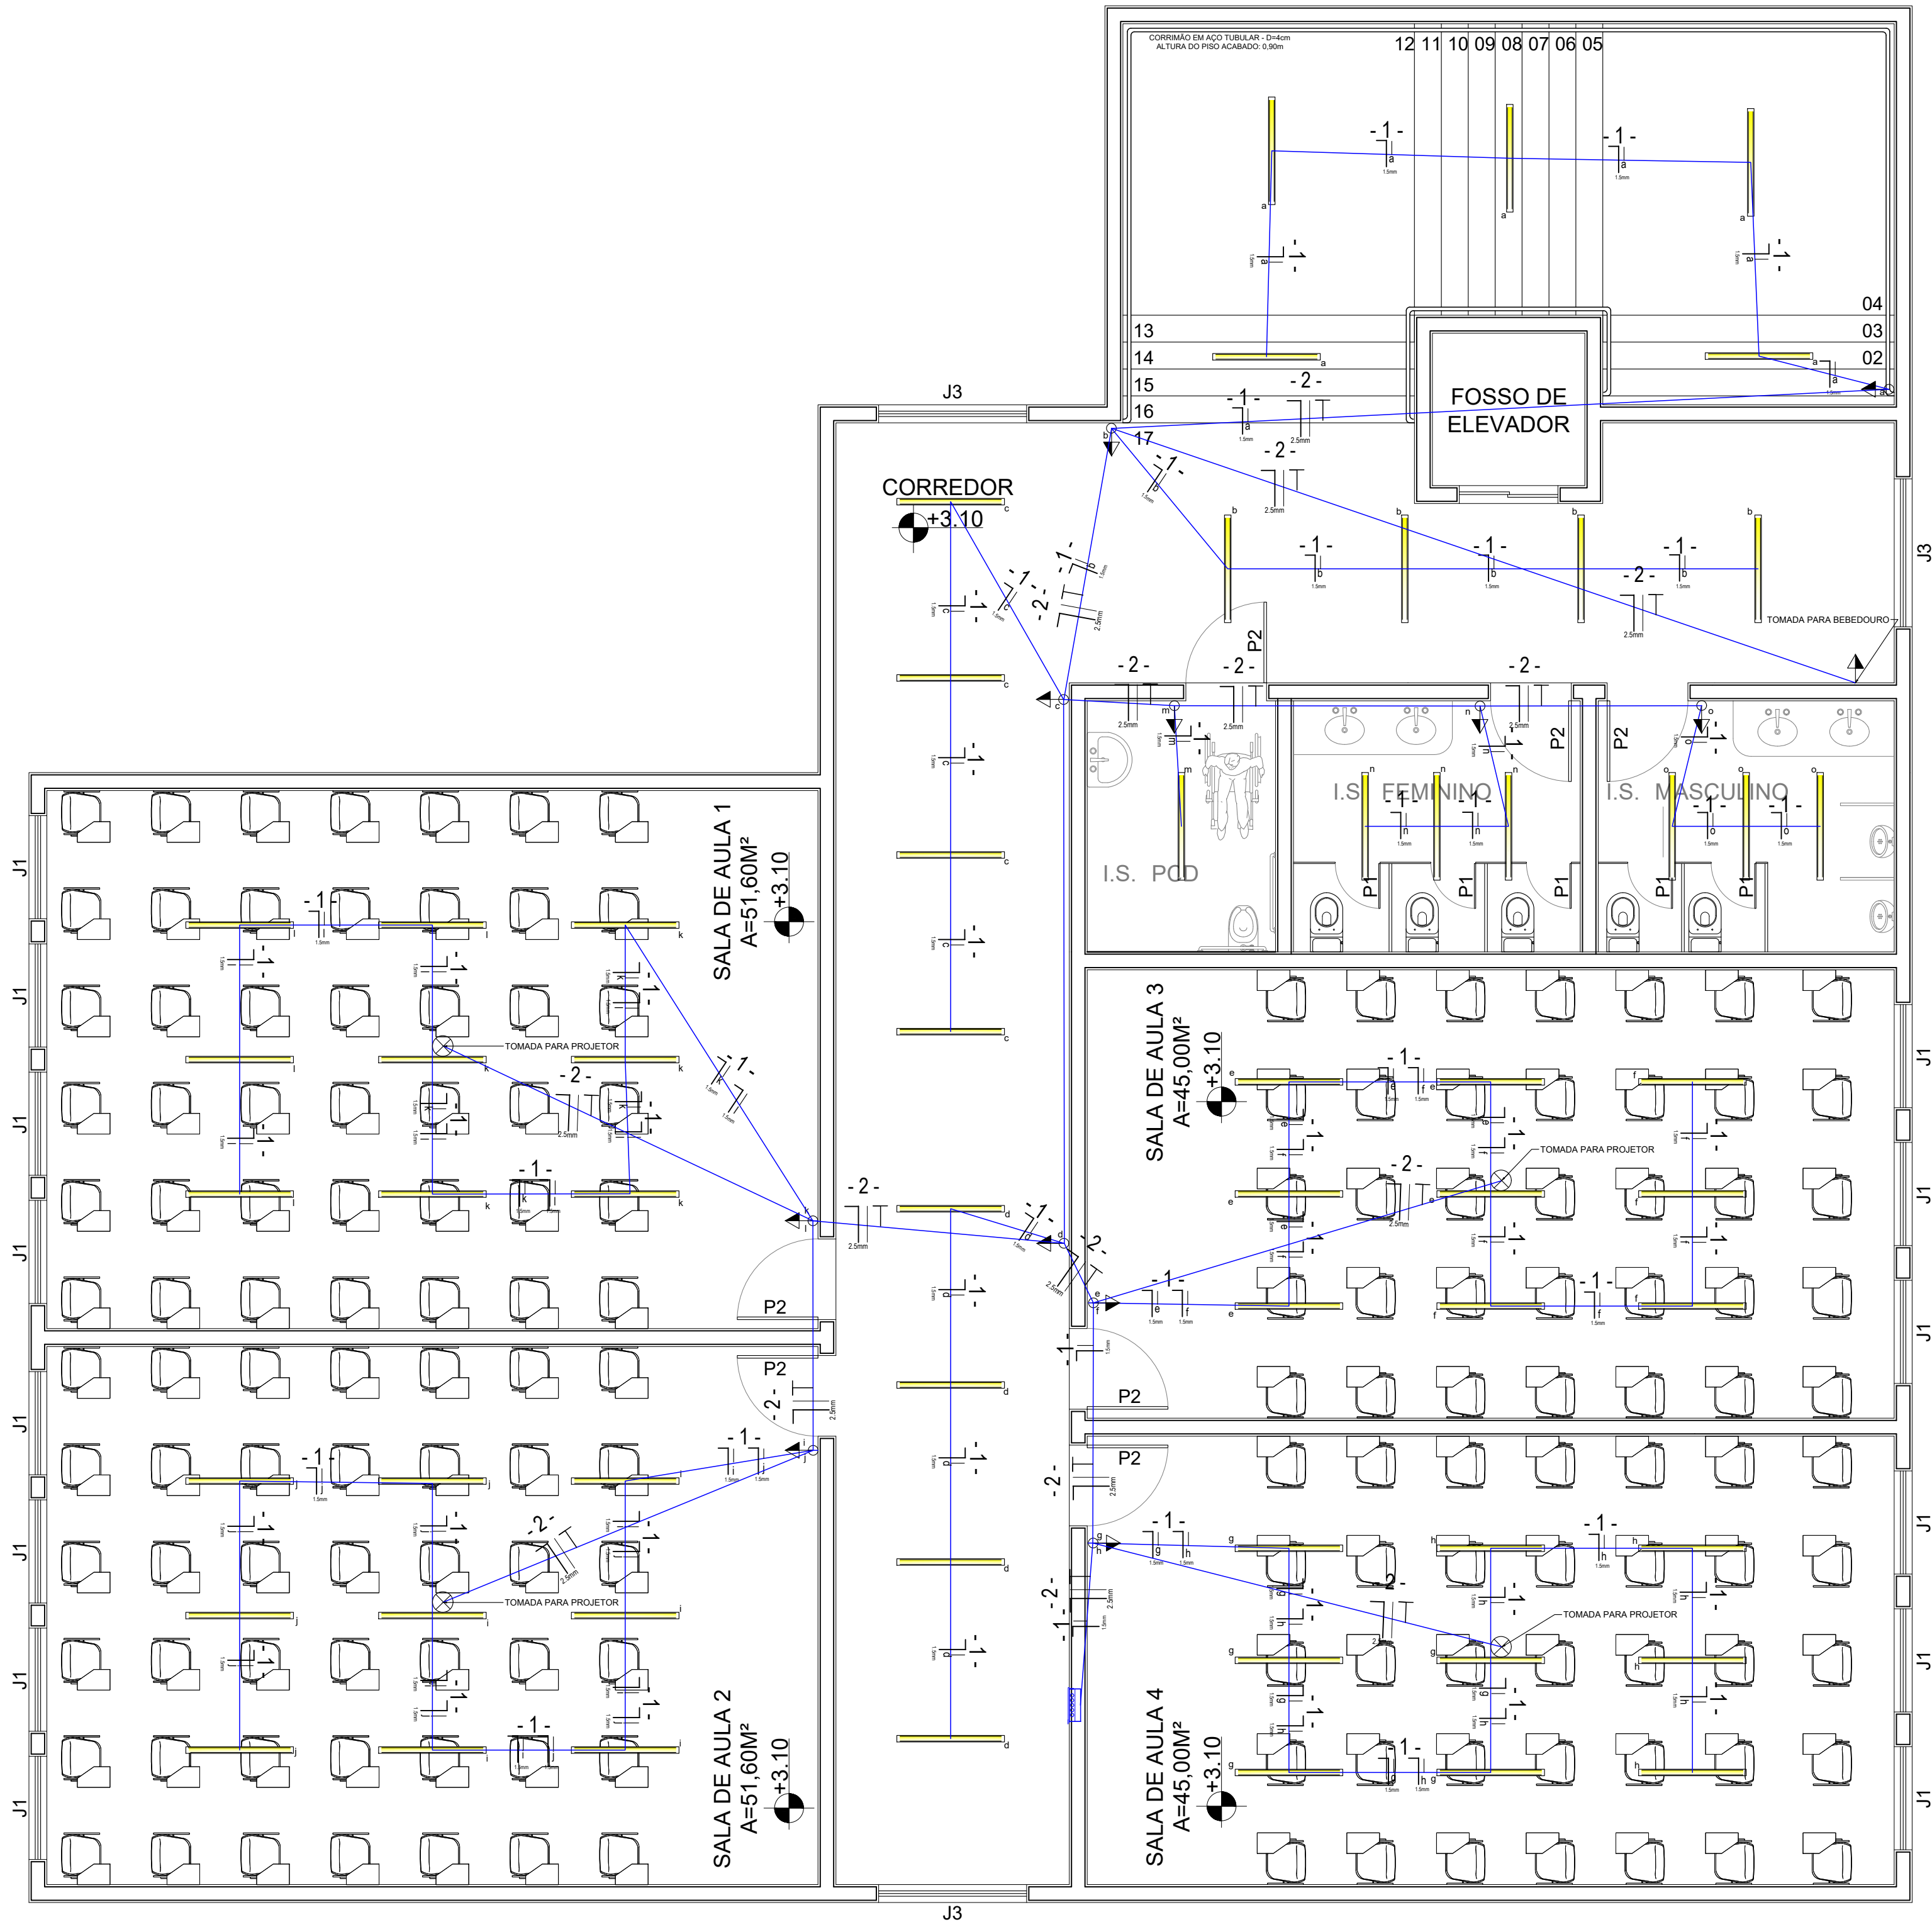

PLANTA SEGUNDO PAVIMENTO
ESCALA 1:50

	1,5mm – preto (fase lampada)			1,5mm² – amarelo (retorno)		
SALA 1	16,02	1,82	16,02	6,52	6,52	6,52
SALA 2	18,69	4,5	18,69	9,25	9,25	9,25
SALA 3	25,32	8,06	25,32	12,62	12,62	12,62
SALA 4	26,04	10,62	26,04	268,52	268,52	268,52
CORREDOR	154,04	23,05	154,04	31,81	31,81	31,81
BANHEIRO	25,8	18,44	25,8	18,43	18,43	18,43
	265,91		265,91			

TRECHO	DISJUNTOR
SALA 1	2
SALA 2	2
SALA 3	2
SALA 4	2
CORREDOR	2
BANHEIRO	2
TOTAL	12

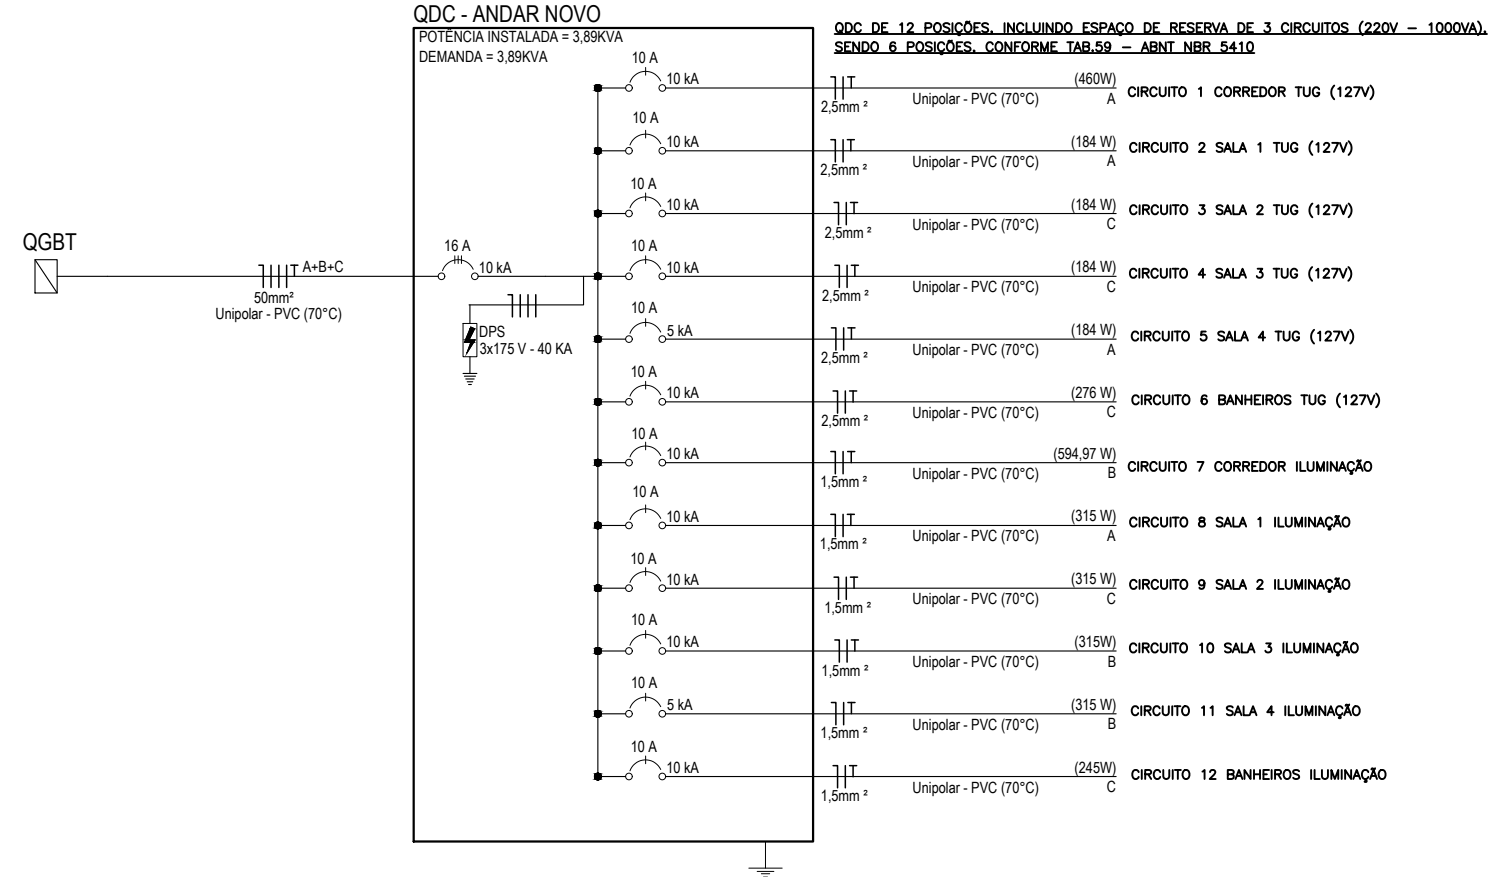


DIAGRAMA UNIFILAR
SEM ESCALA

UNIVERSIDADE DO ESTADO DE MINAS GERAIS

UNIDADE CLÁUDIO

PROJETO ELÉTRICO - SALAS DE AULA

PROPRIETÁRIO.: UNIVERSIDADE DO ESTADO DE MINAS GERAIS

RESPONSÁVEL TÉCNICO:
TIAGO DE MORAIS FARIA NOVAIS - CREA-MG 112.663/D

FOLHA:

01/01

ENDEREÇO:
RODOVIA MG - 260, KM 33
BAIRRO CACHOEIRINHA
CLÁUDIO - MG

AUTORA:
ISABELLA LUÍSA DOS SANTOS
CREA-MG 368.608/D

CONTEM:
PLANTA BAIXA, PLANTA DE COBERTURA,
FACHADA, CORTES AA E BB.

ÁREA TOTAL DA EDIFICAÇÃO:
709,40 M²

DATA:
MAIO/2025

ESCALA:
INDICADA