





3 PLANTA BAIXA COBERTURA
ESCALA 1/50

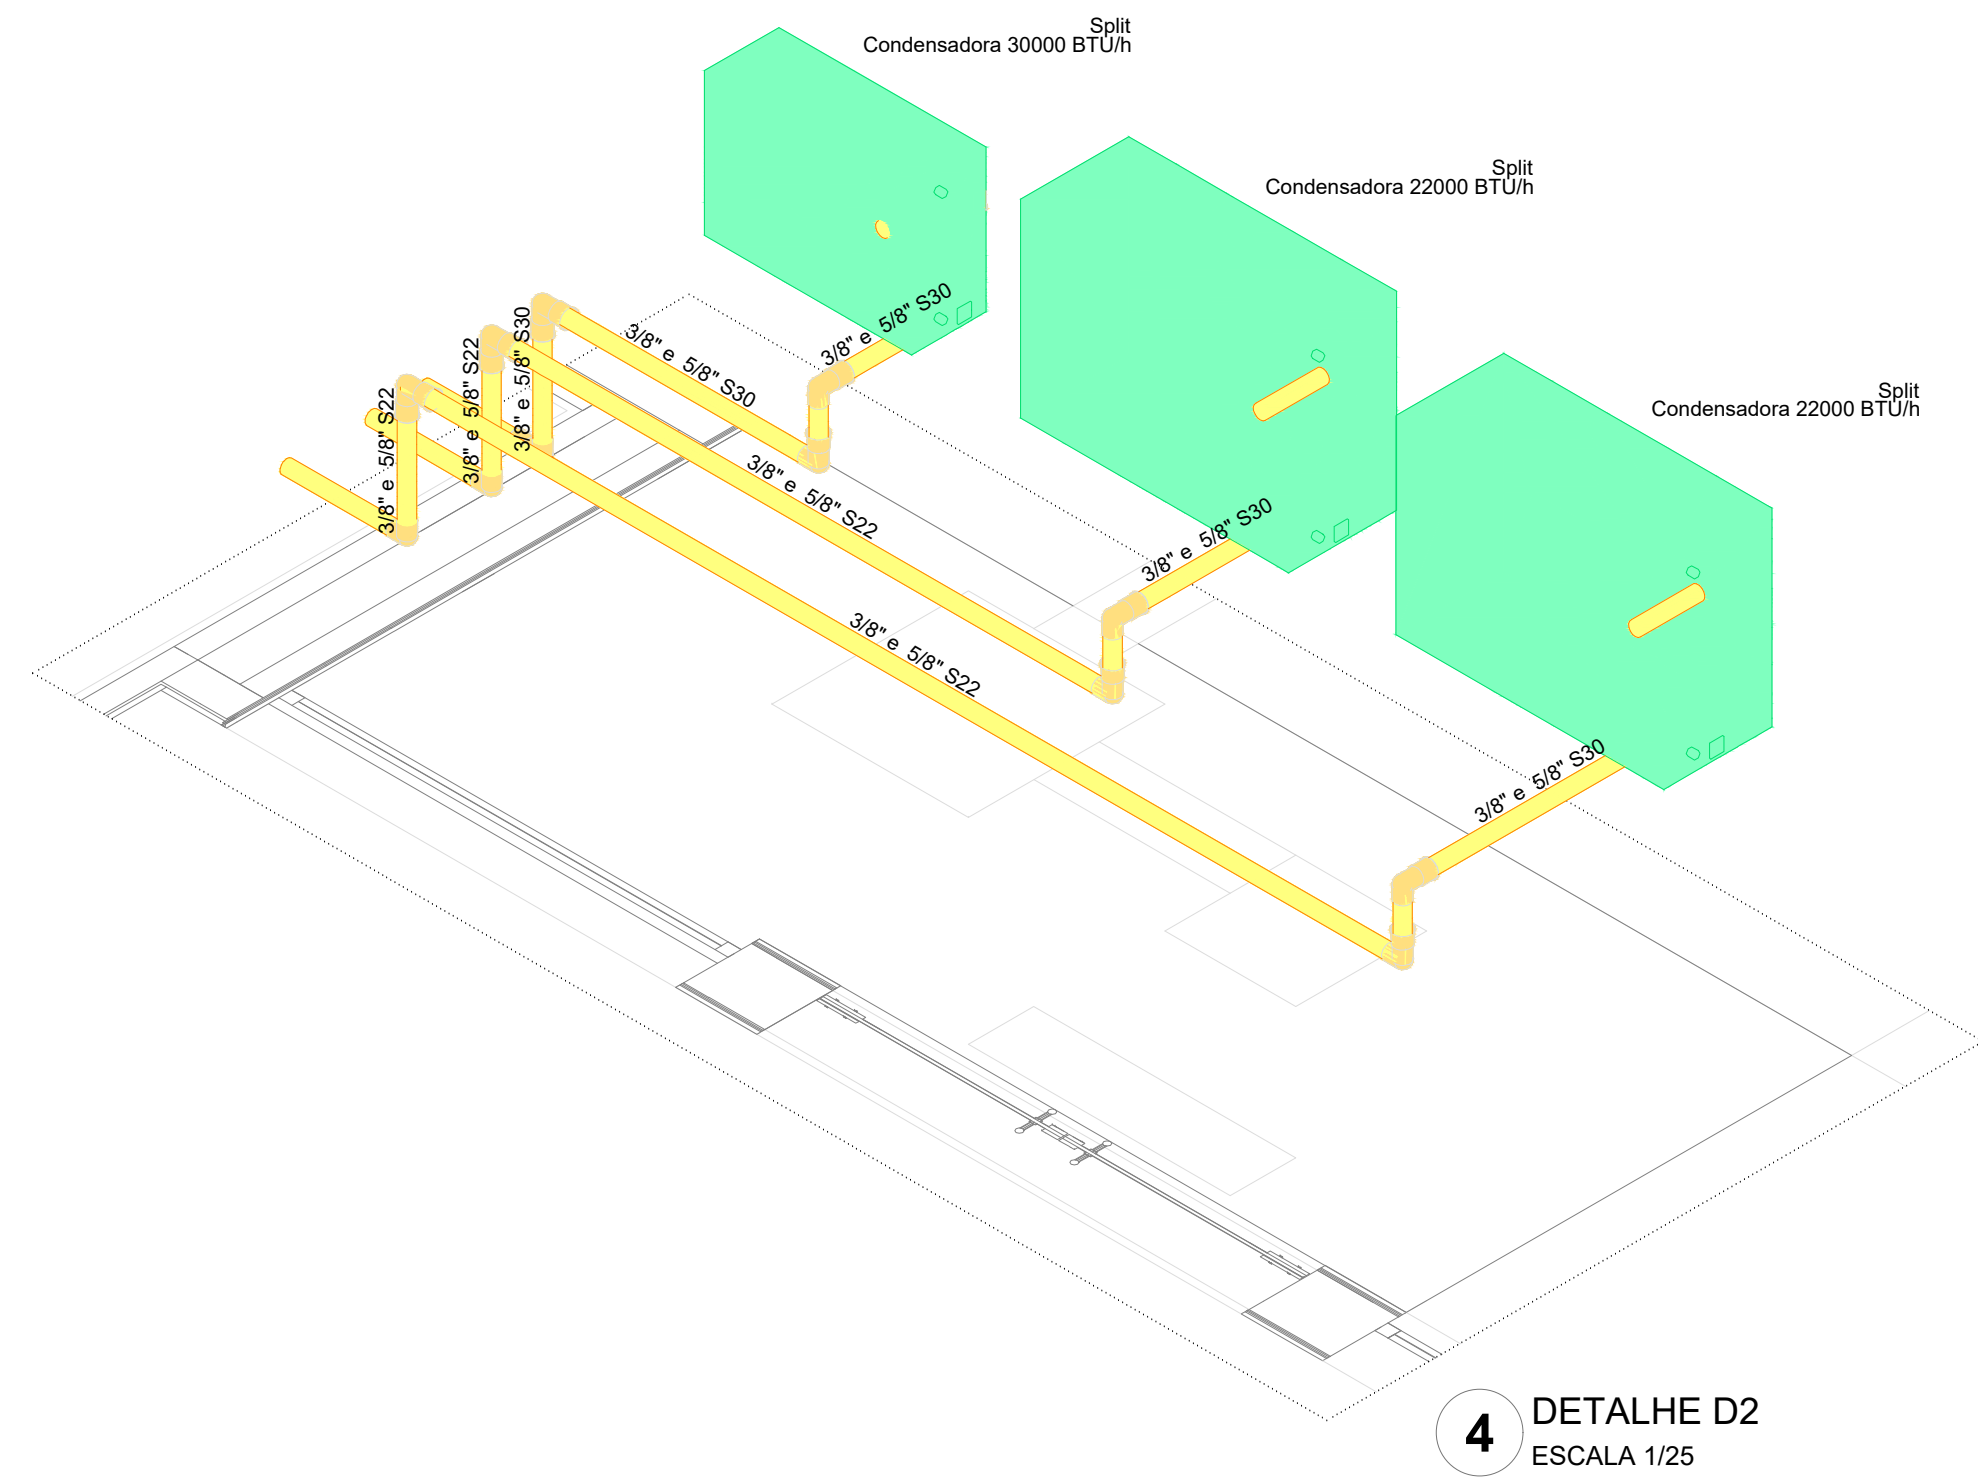

Legenda das indicações - TERREO

Split: Evaporadores Split - Evaporadora 22000 BTU/h;
Split: Evaporadores Split - Evaporadora 30000 BTU/h;

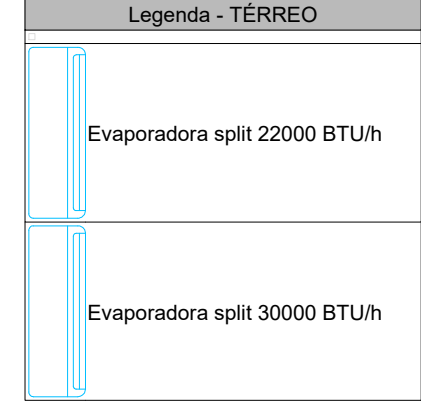

03	JANEIRO/2025	Revisão geral da disciplina conforme a atualização da arquitetura. Redimensionamento dos pontos de água fria, esgoto cloacal e pluvial para adequação da arquitetura e novo layout. Atendimento a NBR 5626/2020
02	JANEIRO/ 2017	Atendimento à NBR 9050/2015; Alteração: quarto de banho, fechamento frontal, sanitários 1 e 2, altura da pia, mobiliário e equipamento, altura da cerâmica nos sanitários, cor dos portões dos telares e altura da porta PAQ; Atendimento: grafite e quadro de energia no corredor 2/figura, de dobras higiênicas e sanitários pré-encastados.
01	AGOSTO/ 2016	Alteração paredes - shaft para tubulação hidráulica e detalhamento, alteração da altura da pia, bandeja
Nº	DATA	DESCRIÇÃO

CONTROLE DE REVISÕES

PROJETO PADRÃO - FNDE	
PROPRIETÁRIO:	
ENDEREÇO:	
MUNICÍPIO - UF:	
PROPRIETÁRIO:	
RESP. TÉCNICO:	CAU / CREA
AUTOR DO PROJETO:	CAU / CREA
APROVAÇÕES	CAU / CREA
PREFEITURA / RA	
OBSERVAÇÕES:	

CRECHE PRÉ-ESCOLA TIPO 2 PROJETO DE CLIMATIZAÇÃO			
COORDENAÇÃO COEST - Coordenação Geral de Infraestrutura Educativa	DISTRIBUIÇÃO DA REDE LOCALIZAÇÃO DAS CONDENSADORAS PLANTA BAIXA COBERTURA	MCL	
REVISÃO R.00 R.01 R.02	ESCALA 1:50 / 1:25 DATA EMISSÃO JAN/2025	PRIMEIRA	02/02
FORMATO (B4x1189)			