


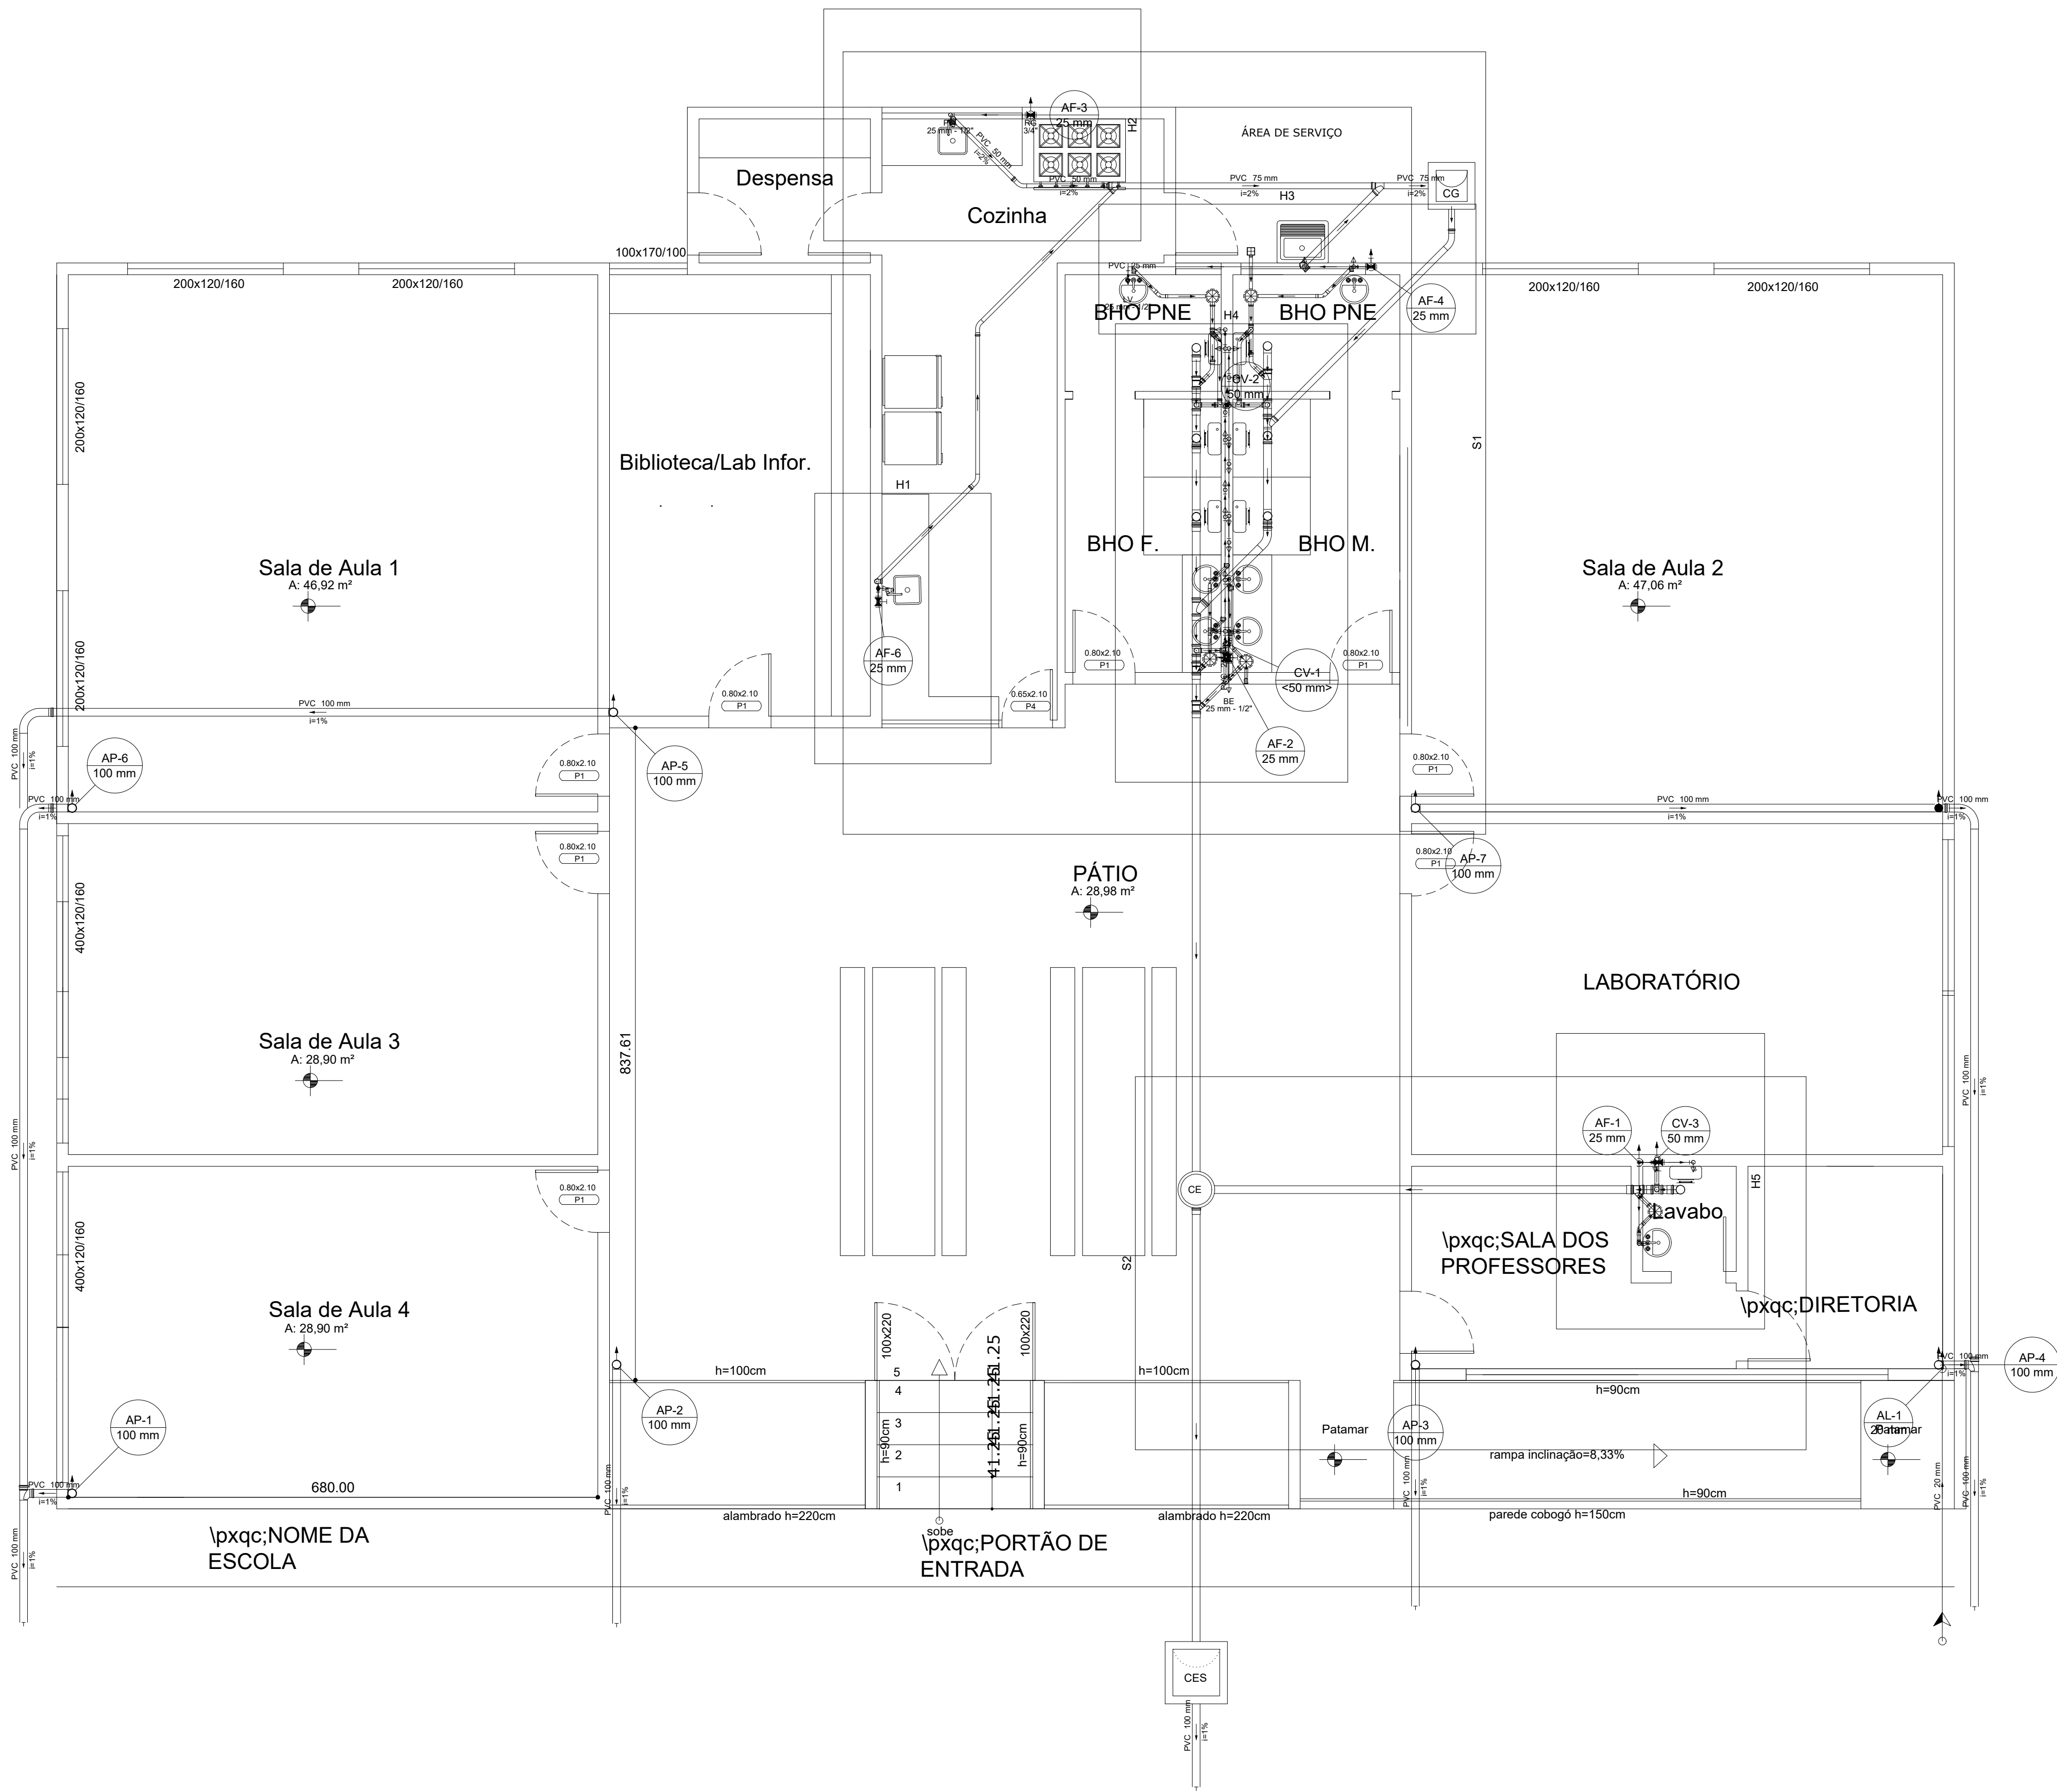


Lista de Materiais		
Caixas de Passagem		
Caixa de gordura		
CG 60x60 cm	1	pç
Caixa de inspeção de esgoto sifonada		
CES- 60x60 cm	1	pç
Caixa de passagem modulada		
DN 40 cm	1	pç
PVC Acessórios		
Caixa sifonada		
150x150x50	5	pç
Ralo sifonado alt. reg. saída 40		
100 mm - 40 mm	1	pç
Sifão de copo p/ pia e lavatório		
1" - 1.1/2"	6	pç
1" - 2"	3	pç
Válvula p/ lavatório e tanque		
1"	6	pç
Válvula p/ pia		
1"	3	pç
PVC Esgoto		
Curva 45 longa		
100 mm	1	pç
50 mm	7	pç
75 mm	1	pç
Curva 45 longa Amanco		
40 mm	5	pç
Curva 90 curta		
100 mm	3	pç
40 mm	7	pç
Curva 90 longa		
100 mm	3	pç
Joelho 90		
100 mm	7	pç
40 mm	1	pç
50 mm	14	pç
Joelho 90 c/anel p/ esgoto secundário		
40 mm - 1.1/2"	6	pç
Junção simples		
100 mm - 50 mm	5	pç
100 mm - 75 mm	1	pç
100 mm- 100 mm	1	pç
40 mm x 40 mm	1	pç
75 mm - 50 mm	1	pç
75 mm 75 mm	1	pç
Luva simples		
100 mm	3	pç
Redução excêntrica		
75 mm - 50 mm	2	pç
Tubo PVC ponta-bolsa c/ virola		
100 mm - 4"	15.42	m
Tubo rígido c/ ponta lisa		
100 mm - 4"	51.11	m
40 mm	8.44	m
50 mm - 2"	14.24	m
75 mm - 3"	9.67	m
Tê 90		
40 mm	1	pç
Tê sanitário		
100 mm - 100 mm	6	pç
100 mm - 50 mm	4	pç
50 mm - 50 mm	6	pç


Lista de Materiais		
Aparelho		
Bebedouro		
25mmx 1/2"	1	pç
Ducha higiênica		
25mm x 1/2"	7	pç
Máquina de Lavar Roupa		
25mm x 3/4"	1	pç
Torneira de Pia de Cozinha		
25 mm - 1/2"	2	pç
Torneira de Tanque de Lavar		
25mmx 3/4"	1	pç
Torneira de lavatório		
25 mm - 1/2"	6	pç
Vaso Sanitário c/ cx. acoplada		
1/2"	7	pç
Metais		
Registro de esfera		
1/2"	1	pç
Registro de gaveta c/ canopla cromada		
3/4"	6	pç
PVC Acessórios		
Engate flexível cobre cromado com canopla		
1/2 - 30cm	7	pç
Engate flexível plástico		
1/2 - 30cm	7	pç
PVC misto soldável		
Colar de tomada em PVC		
1/2"	1	pç
Joelho 90 soldável c/ rosca		
20 mm - 1/2"	1	pç
Joelho de redução soldável c/ rosca		
25 mm - 1/2"	7	pç
PVC rígido soldável		
Adapt sold.curto c/bolsa-rosca p registro		
20 mm - 1/2"	1	pç
25 mm - 3/4"	12	pç
Bucha de redução sold. longa		
50 mm - 25 mm	1	pç
Joelho 90° soldável		
25 mm	15	pç
Tubos		
20 mm	3.03	m
25 mm	33.81	m
Tê 90 soldável		
25 mm	20	pç
União soldável		
25 mm	3	pç
PVC soldável azul c/ bucha latão		
Joelho 90° soldável com bucha de latão		
25 mm - 3/4"	2	pç
Joelho de redução 90° soldável com bucha de latão		
25 mm- 1/2"	16	pç

PLANTA BAIXA TÉRREO
ESCALA
1/100

RESPONSÁVEL TÉCNICO:		CREA:	
SAMYR VALE SATLER		220318D	
PROPRIETÁRIO:			
PREFEITURA MUNICIPAL DE CONCEIÇÃO DE IPANEMA			
ENDEREÇO DA OBRA:		NÚMERO:	LOTE:
RUA PRINCIPAL			
BAIRRO:	QUADRA:	MUNICÍPIO:	CONCEIÇÃO DE IPANEMA
SÃO GERALDO			
TÍTULO DO PROJETO:		ESCALAS INDICADAS	
PROJETO		FOLHA:	DATA:
HIDROSSANITÁRIO		01/03	MAIO/2025

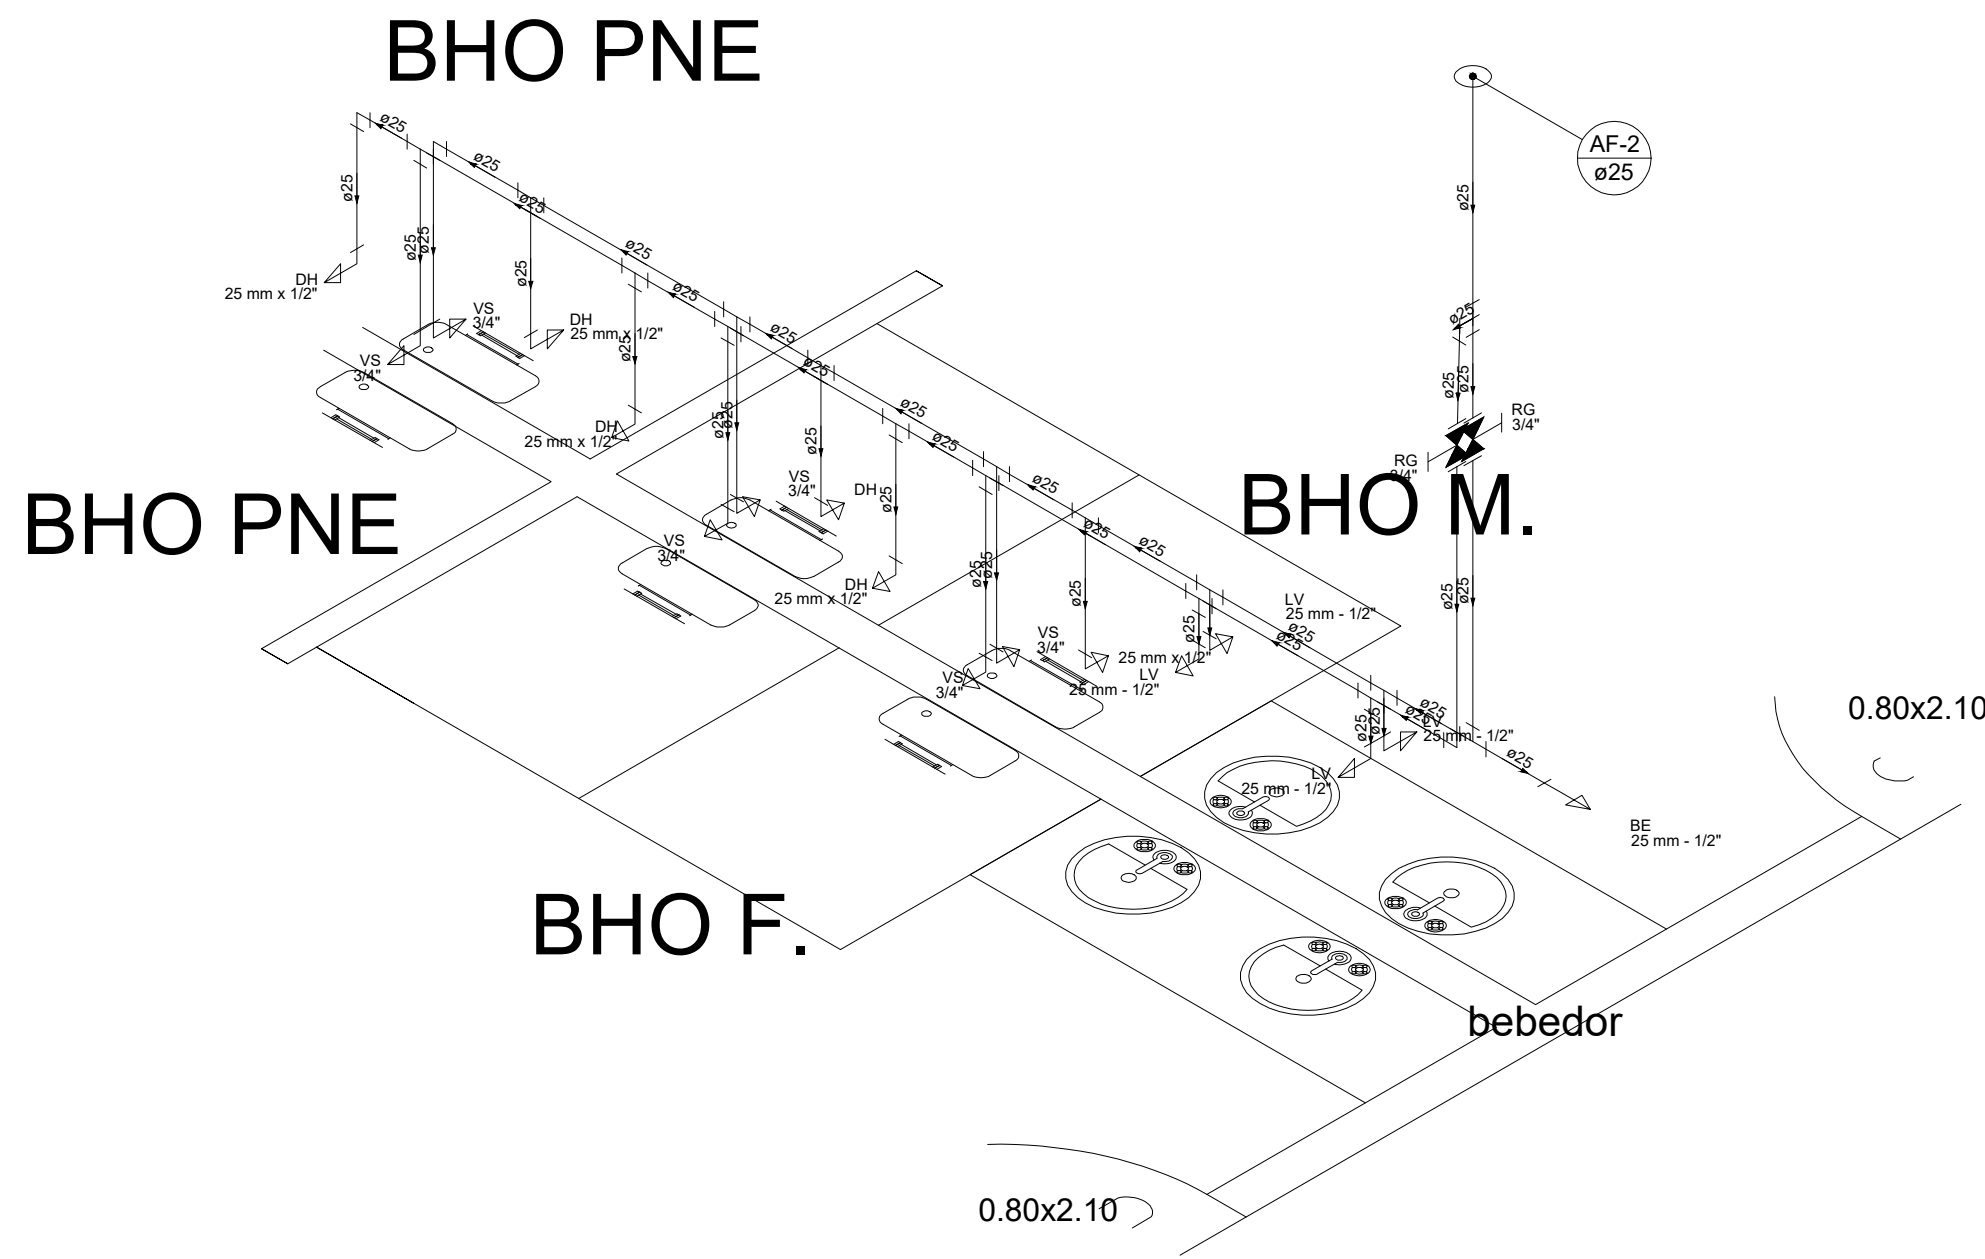

Detalhe H4
Escala 1:25

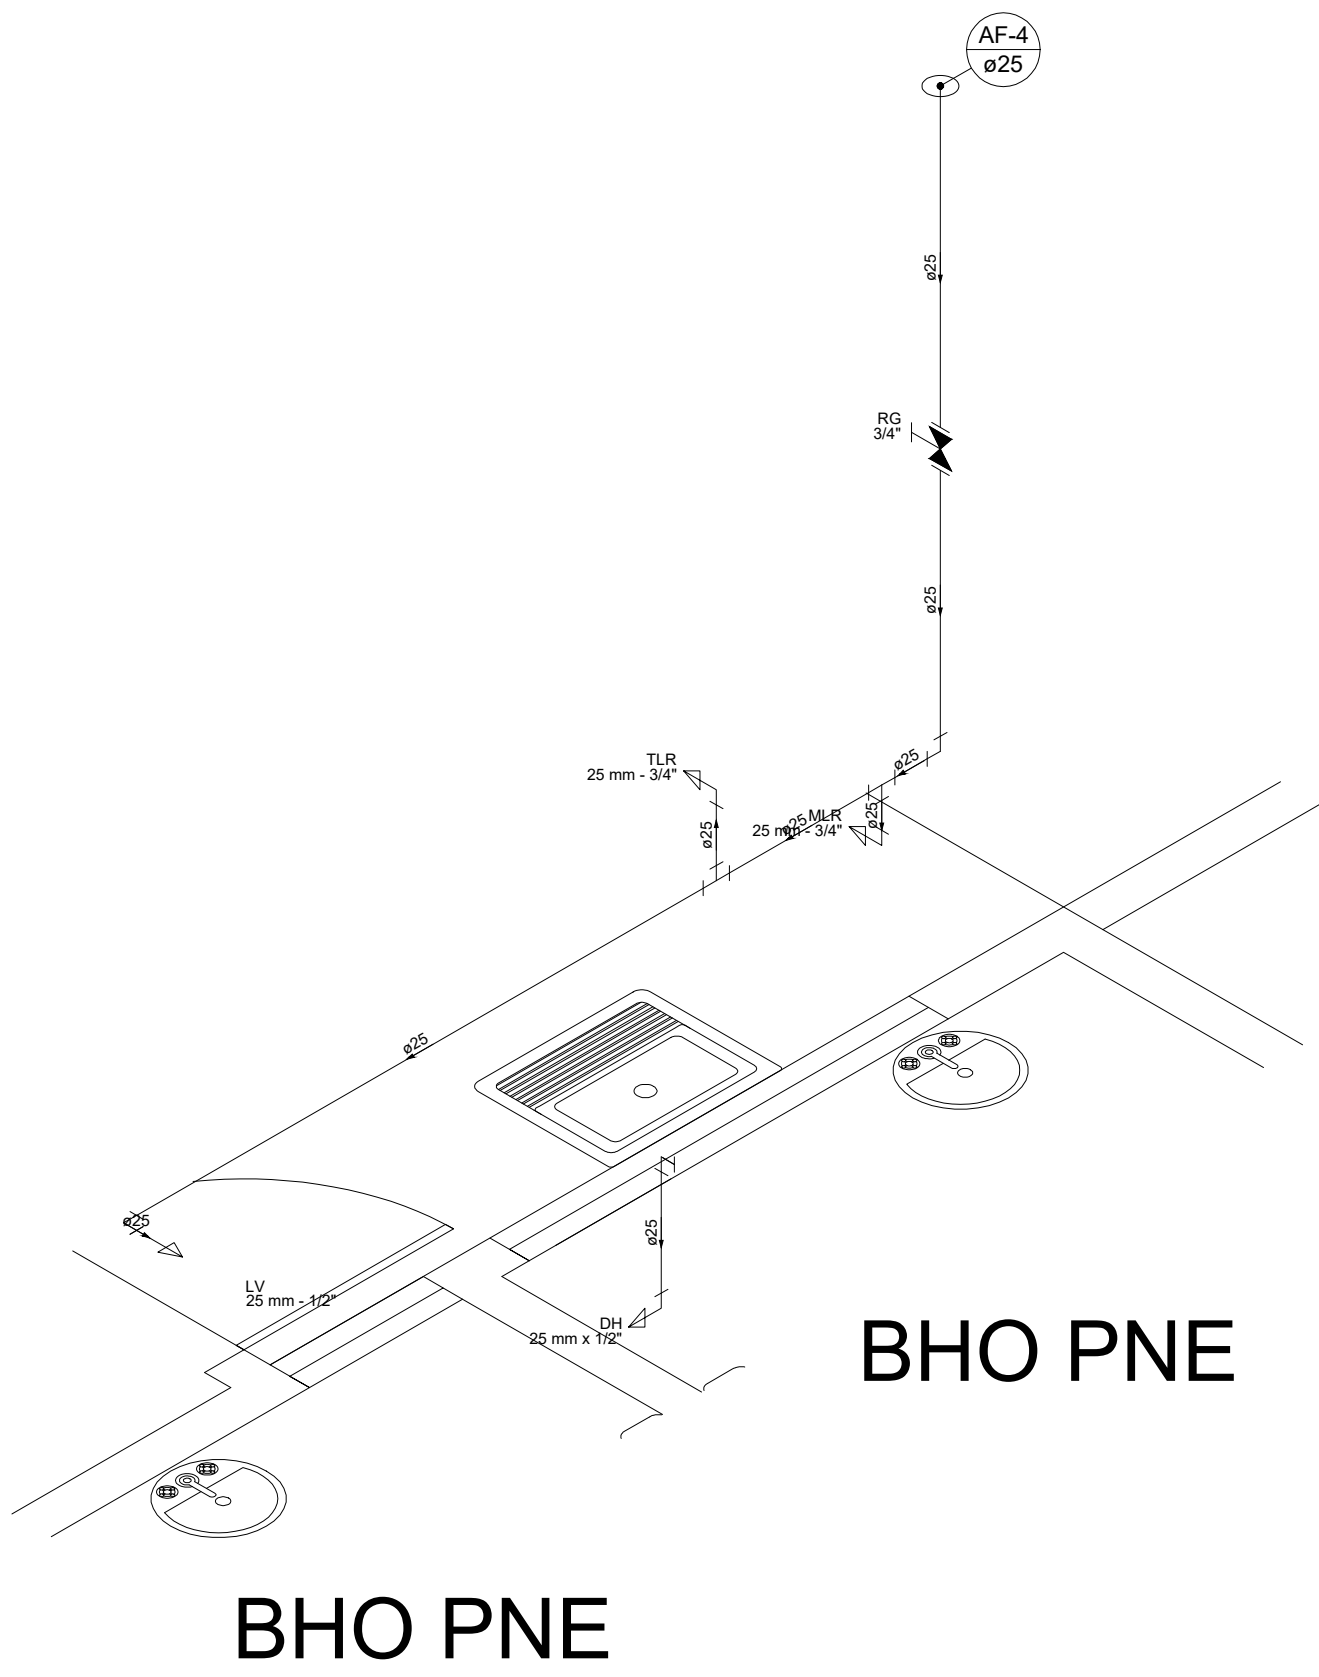


Cozinha

Detalhe H2
Escala 1:25




Detalhe S1
Escala 1:25

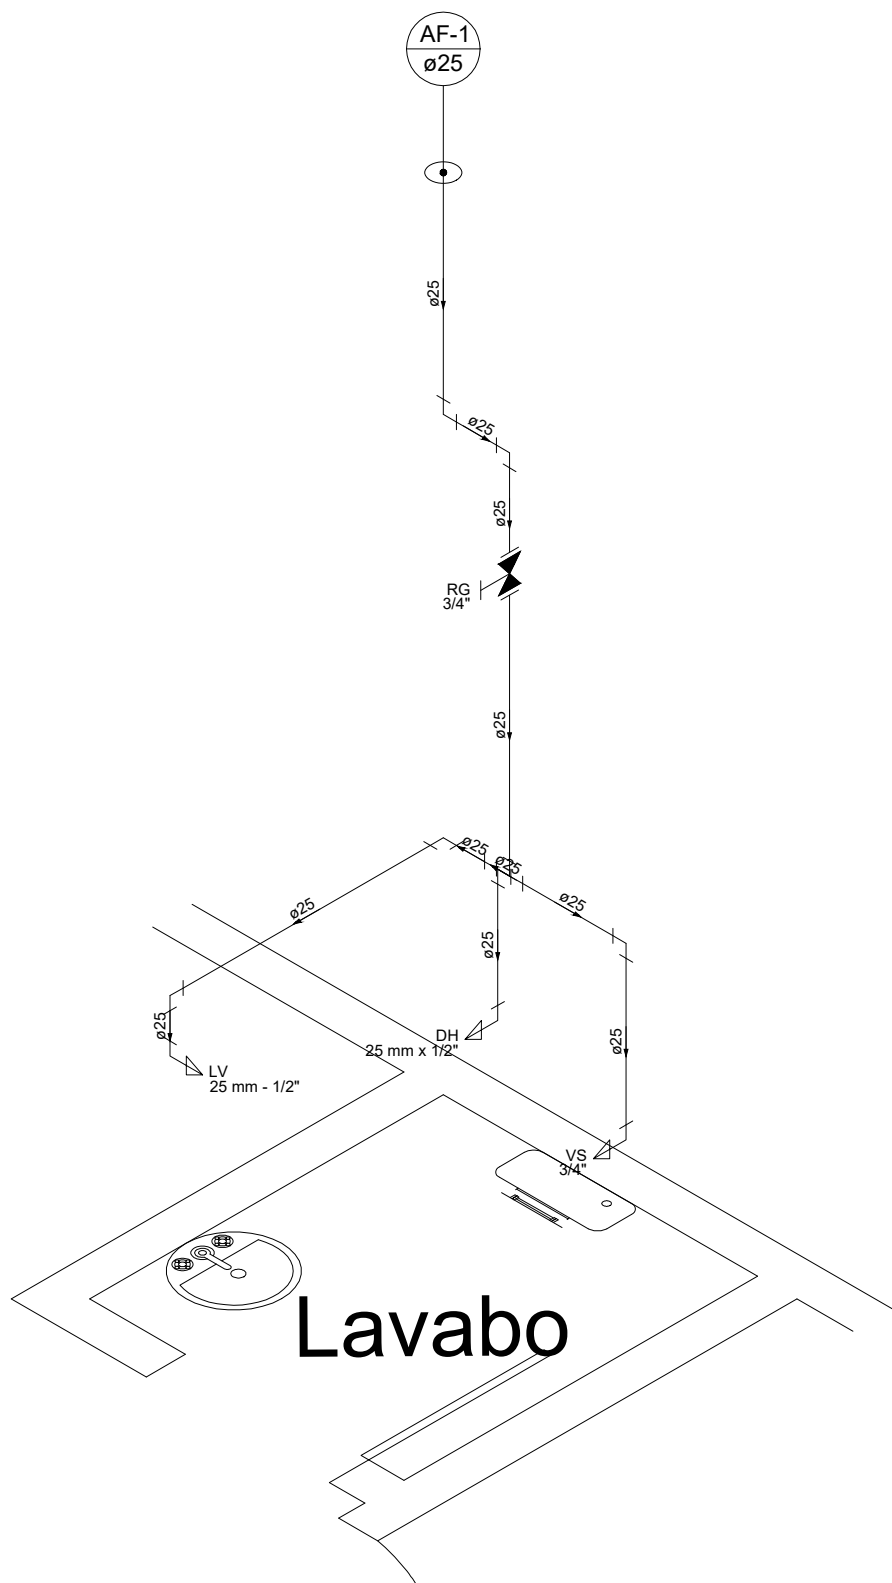


Detalhe H5
Escala 1:25

RESPONSÁVEL TÉCNICO:		CREA:	
SAMYR VALE SATLER		220318D	
PROPRIETÁRIO:			
PREFEITURA MUNICIPAL DE CONCEIÇÃO DE IPANEMA			
ENDEREÇO DA OBRA:		NÚMERO:	LOTE:
RUA PRINCIPAL			
BAIRRO:	QUADRA:	MUNICÍPIO:	CONCEIÇÃO DE IPANEMA
SÃO GERALDO			
TÍTULO DO PROJETO:		ESCALAS INDICADAS	
PROJETO		FOLHA:	DATA:
HIDROSSANITÁRIO		02/03	MAIO/2025

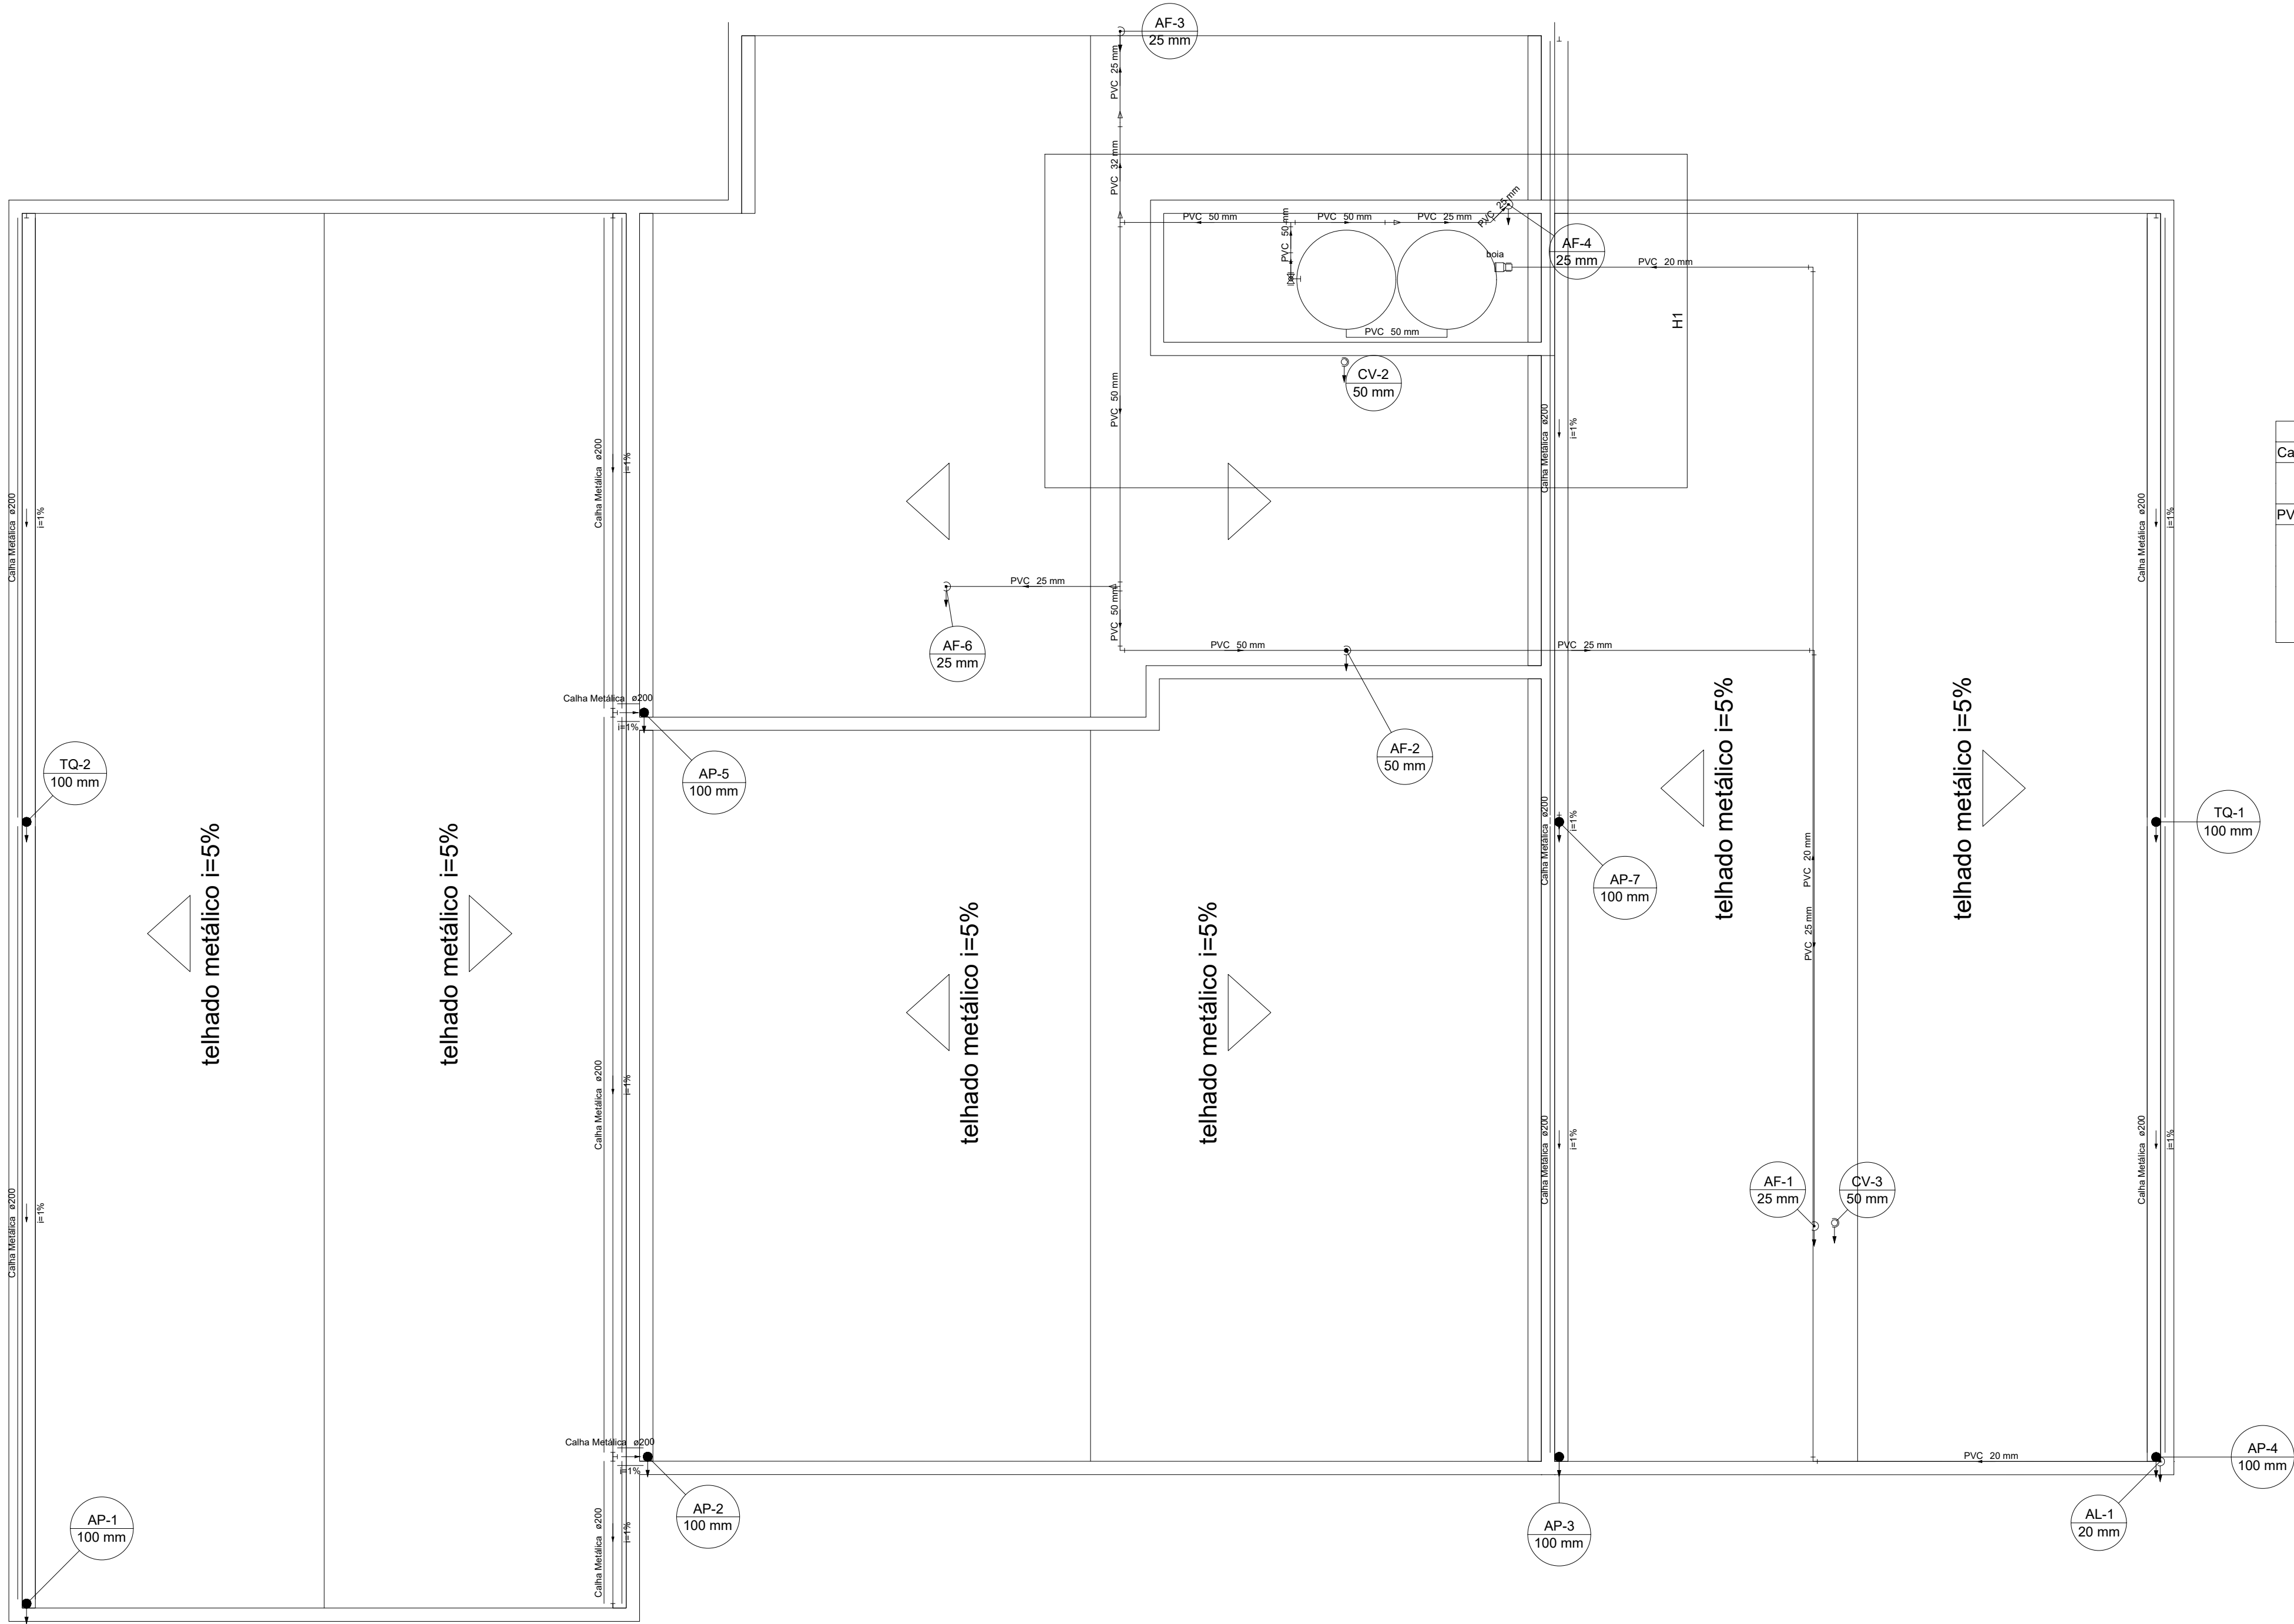



Lista de Materiais	
Calha metálica	
Calha semi-circular	
200 mm	62.08 m
PVC Esgoto	
Terminal de ventilação	
50 mm	2 pç
Tubo rígido c/ ponta lisa	
100 mm - 4"	23.59 m
50 mm - 2"	5.97 m

Lista de Materiais	
Metais	
Bóia	
20mm	1 pç
Registro de gaveta bruto ABNT	
1.1/2"	1 pç
PVC rígido soldável	
Adapt solid. c/ flange livre p/ cx. d' água	
50 mm- 1.1/2"	1 pç
Adapt solid curto c/bolsa-rosca p registro	
32 mm - 1"	2 pç
50 mm - 1.1/2"	2 pç
Bucha de redução sold. longa	
50 mm - 25 mm	2 pç
Curva 45 soldável	
25 mm	1 pç
Joelho 90° soldável	
20 mm	2 pç
25 mm	5 pç
32 mm	1 pç
50 mm	2 pç
Luva de redução soldável	
32 mm - 25 mm	1 pç
Luva soldável	
50 mm	1 pç
Tubos	
20 mm	23.74 m
25 mm	17.85 m
32 mm	1.54 m
50 mm	11.25 m
Tê 90 soldável	
25 mm	1 pç
50 mm	2 pç
Tê de redução 90 soldável	
50 mm - 25 mm	1 pç

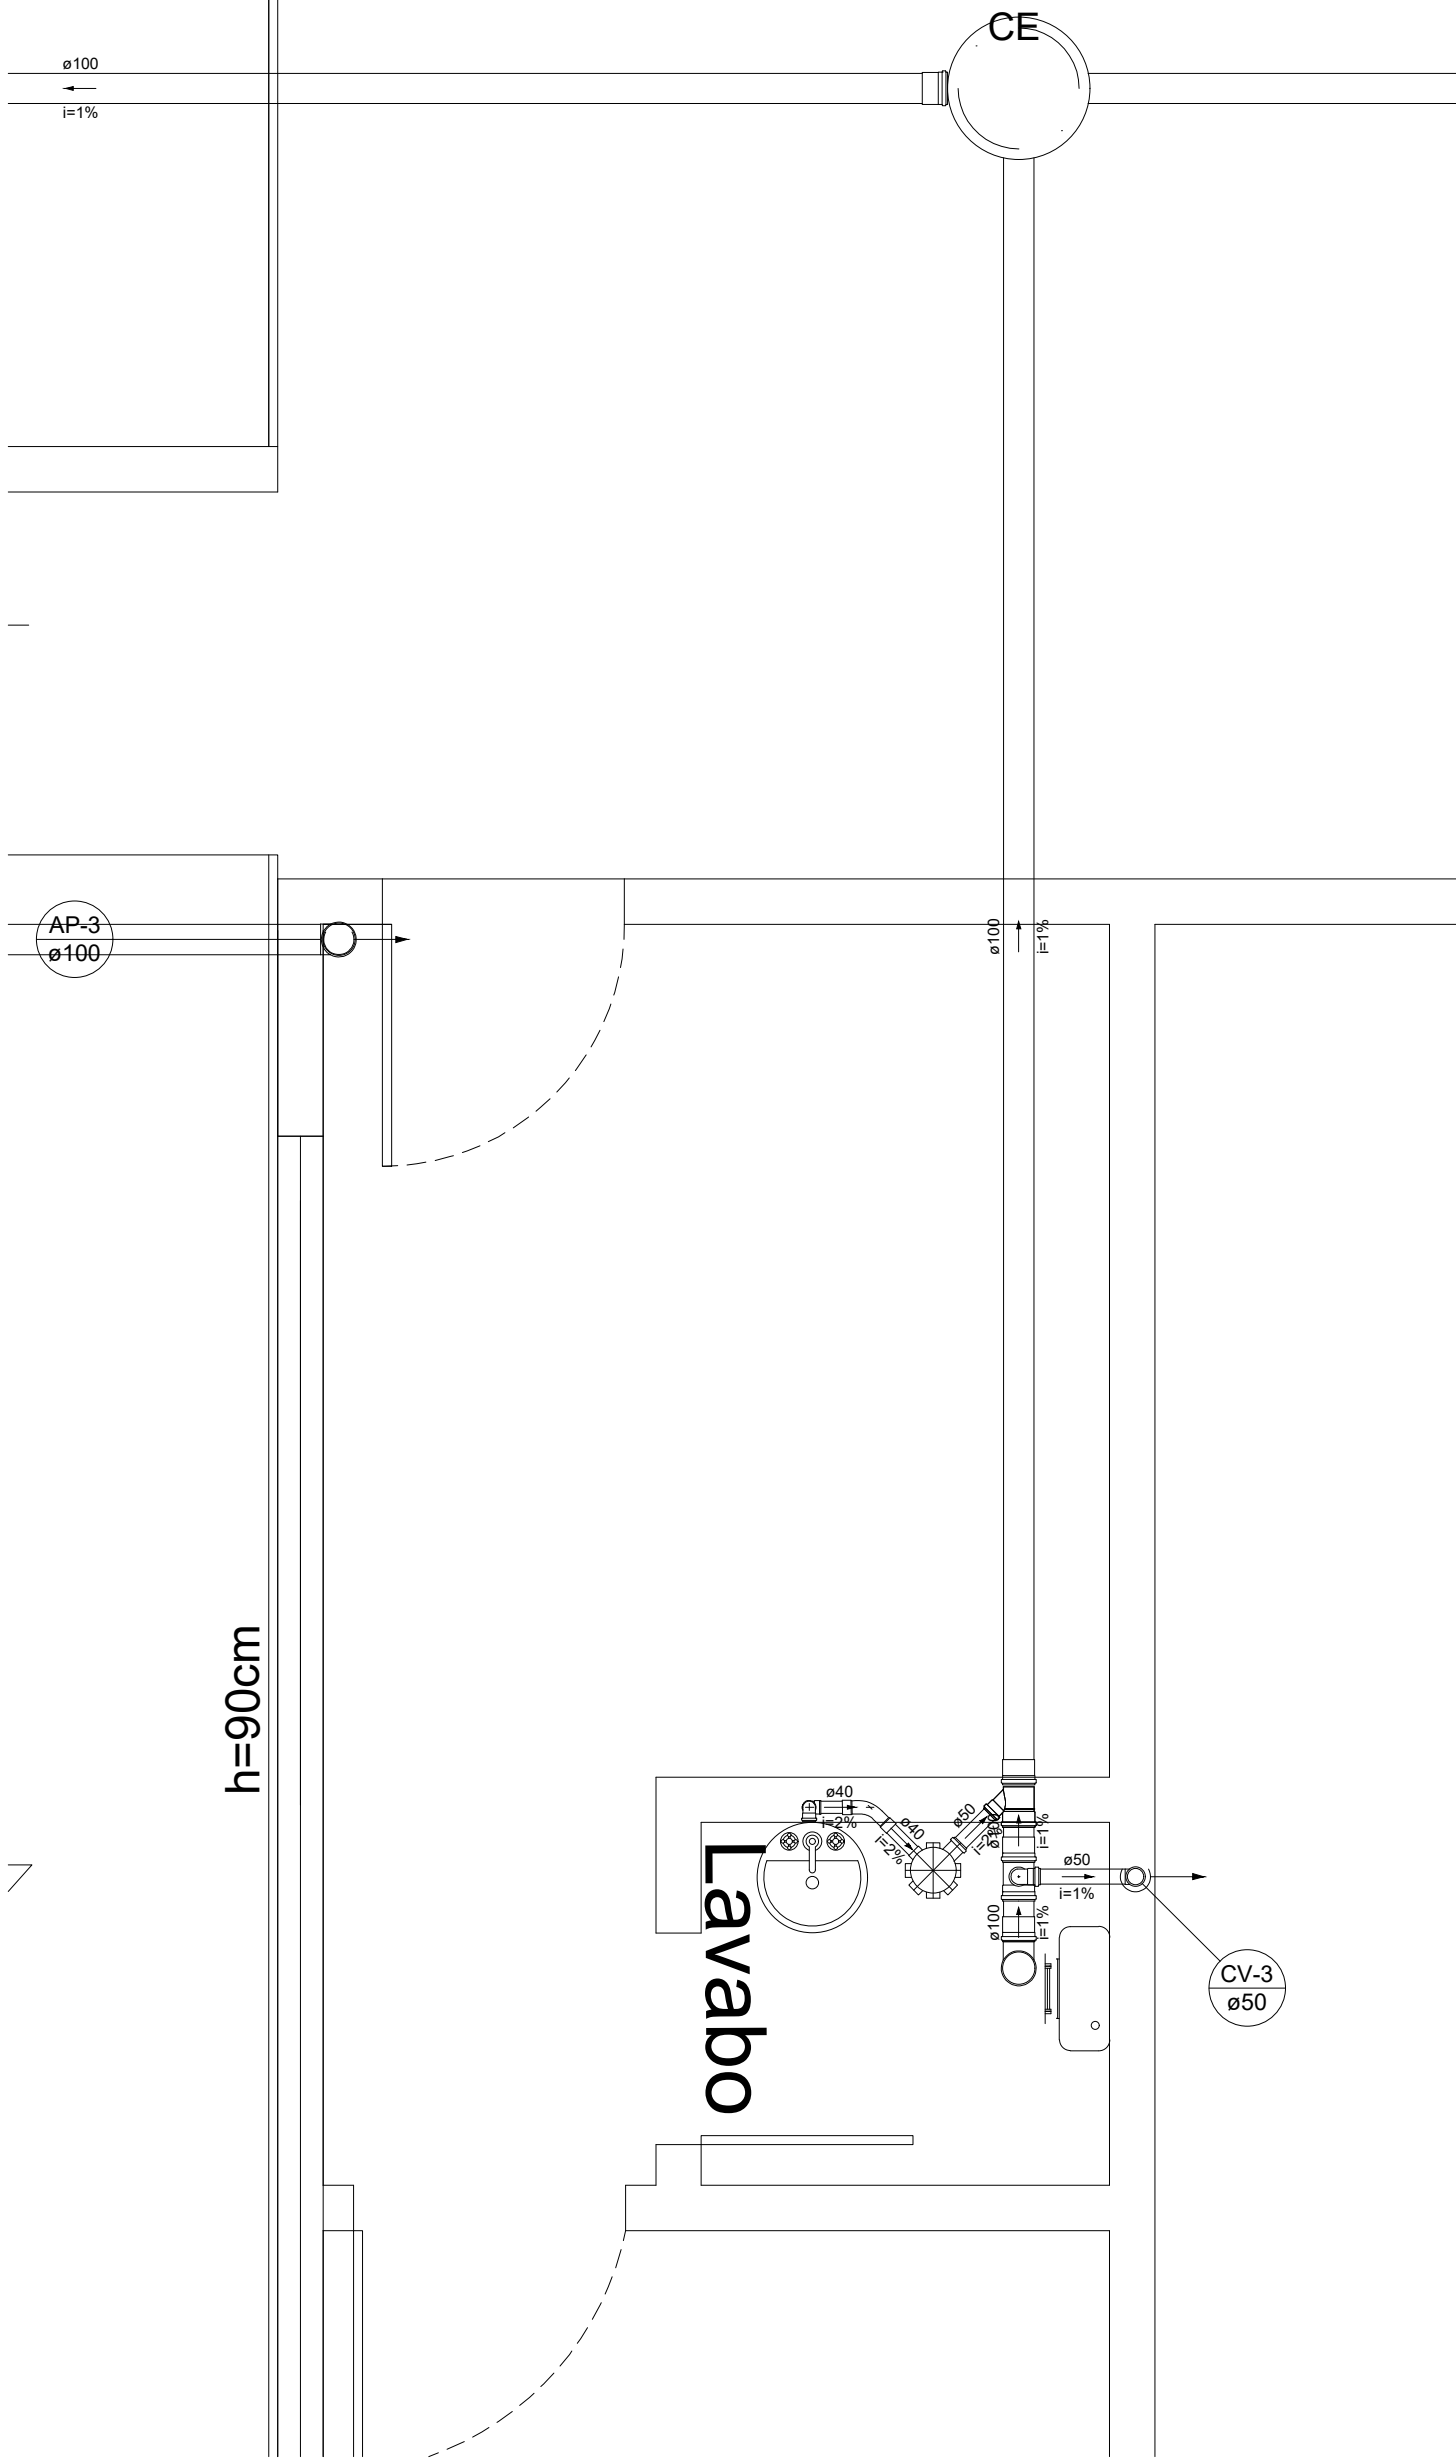

PLANTA BAIXA COBERTURA
1/100

Detalhe Ligação de Caixa d'água Polietileno
Sem Escala

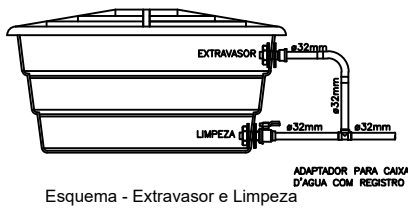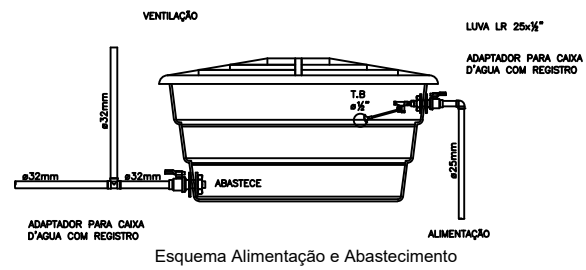

Detalhe S2
Escala 1:25

RESPONSÁVEL TÉCNICO:		CREA:		
CLAUDIA TALYTA SCHITTINE S. DE FREITAS		220318D		
PROPRIETÁRIO:				
PREFEITURA MUNICIPAL DE CONCEIÇÃO DE IPANEMA				
ENDEREÇO DA OBRA:		NÚMERO:	LOTE:	
RUA PRINCIPAL				
BAIRRO:	QUADRA:	MUNICÍPIO:	CONCEIÇÃO DE IPANEMA	
SÃO GERALDO				
TÍTULO DO PROJETO:			ESCALAS INDICADAS	
PROJETO HIDROSSANITÁRIO			FOLHA:	DATA:
			03/03	MAIO/2025