


LEGENDA:

PVC-R Soldável	
	- Joelho 45 100mm (Detalhado/em Planta)
	- Junção 100mm (Detalhado/em Planta)
	- Luva 100mm (Detalhado/em Planta)
	- Ralo tipo grelha 20x20cm (em Planta)
TUBULAÇÃO	
	- Tubo PVC-R Soldável 100mm (Detalhado)

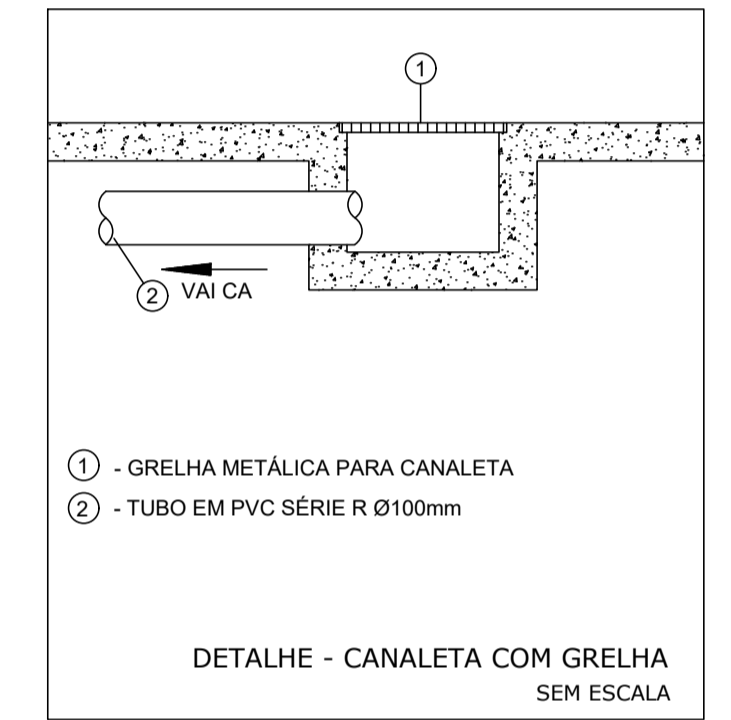

- ① - GRELHA METÁLICA PARA CANALETA
- ② - TUBO EM PVC SÉRIE R Ø100mm

RUA GOVERNADOR VALADARES

RUA MAESTRO GERALDO CORDEIRO DOS SANTOS

PLANTA BAIXA  
ESCALA 1:25

NOTAS

1. O PROJETISTA NÃO SE RESPONSABILIZARÁ POR EVENTUAIS ALTERAÇÕES DESTES PROJETO DURANTE SUA EXECUÇÃO. QUALQUER MODIFICAÇÃO, O MESMO DEVE SER CONTACTADO.
2. ESTE PROJETO FOI BASEADO NO LAY-OUT ARQUITETÔNICO E INFORMAÇÕES FORNECIDAS PELO LEVANTAMENTO PLANIMÉTRICO.
3. QUALQUER MODIFICAÇÃO OU DÚVIDA DEVERÁ SER IMEDIATAMENTE COMUNICADA POR ESCRITO AO PROJETISTA. QUALQUER ALTERAÇÃO DESTES PROJETO SEM AUTORIZAÇÃO DO PROJETISTA RESPONSÁVEL É DE TOTAL RESPONSABILIDADE DO CONSTRUTOR.
4. TODAS AS DIMENSÕES SÃO DADAS EM METRO E OS DIÂMETROS EM MILÍMETROS, SALVO INDICAÇÃO CONTRÁRIA.
5. OS PISOS DE PÁTIOS, VARANDAS, TERRAÇOS E LAJES PLANAS DEVERÃO TER CAIMENTO MÍNIMO DE 1% EM DIREÇÃO ÀS GRELHAS/RALOS COLETORES PROPOSTOS EM PROJETO.
6. AS CANALETAS DE CONCRETO DEVERÃO SER PRÉ-MOLDADAS OU EXECUTADAS EM OBRA, CONFORME ESPECIFICAÇÃO EM PLANTA.
7. AS GRELHAS METÁLICAS DEVERÃO SER EM FERRO FUNDIDO OU MATERIAL SIMILAR, CONFORME ESPECIFICAÇÃO EM PLANTA.
8. AS TUBULAÇÕES SERÃO EM PVC-R.
9. TODA TUBULAÇÃO COLETORES DA DRENAGEM PLUVIAL DEVERÁ SER DIRECIONADA PARA O SISTEMA PÚBLICO DE DRENAGEM PLUVIAL/SARJETÁ, SENDO PROIBIDO O DIRECIONAMENTO DAS TUBULAÇÕES PARA O SISTEMA PÚBLICO COLETORES DE ESGOTO.
10. PARA DEMAIS INFORMAÇÕES E ANÁLISES, CONSULTAR MEMORIAL DESCRITIVO.

OBSERVAÇÕES:

- TODAS AS MEDIDAS DEVERÃO SER CONFERIDAS NO LOCAL.
- EM CASO DE DÚVIDA, CONSULTAR OS RESPONSÁVEIS TÉCNICOS PELO TELEFONE: (31) 2528 6037
- NÃO MEDIR OS DESENHOS, SEGUIR COTAS.
- DIREITOS AUTORAIS RESERVADOS L.F.59888 DE 14/12/1973

VERSÕES		VERIFICADO POR:	
REVISÃO	DATA	EMISSÃO INICIAL	J.M.G
11/05/21			

<b>CONTRATADA:</b> CONSÓRCIO OPUS PROJETOS CNPJ: 32250951/0001-25	<b>RESPONSÁVEL TÉCNICO:</b> CONSÓRCIO OPUS PROJETOS P. AVELAR CONSULTORIA E SERVIÇOS CNPJ: 24121744/0001-22. END: RUA ARAGUARI, 511, 7ª ANVAR, BARRO PRETO, BELO HORIZONTE/MG. CREA MG: 076142 RT: Arq. TAMIRES P. MELO CAU MG A 113436-1	<b>ÁREA:</b> 103,15m²	<b>FOLHA:</b> 01/01
	<b>ARQ. COORDENADOR:</b> Arq. TAMIRES P. MELO CAU MG A 113436-1	<b>CEP:</b> 35460-000	<b>ENTREGA:</b> 01
<b>CONTRATANTE:</b>  PREFEITURA MUNICIPAL DE BRUMADINHO CNPJ: 18.363.929/0001-40	<b>DESCRIÇÃO:</b> PROJETO DE DRENAGEM PLUVIAL <b>ENDEREÇO:</b> PRAÇA DR. BELFORT, CENTRO, BRUMADINHO/MG <b>PROJETO:</b> REDE DE DRENAGEM PLUVIAL <b>TÍTULO:</b> PLANTA BAIXA, DETALHES	<b>ETAPA:</b> PROJETO EXECUTIVO <b>ESCALA:</b> 1:25	

PREF. BRUMADINHO\_CASA\_DA\_CULTURA\_PRAÇA\_DRE\_V1.dwg