




PLANTA BAIXA
ESCALA 1:50

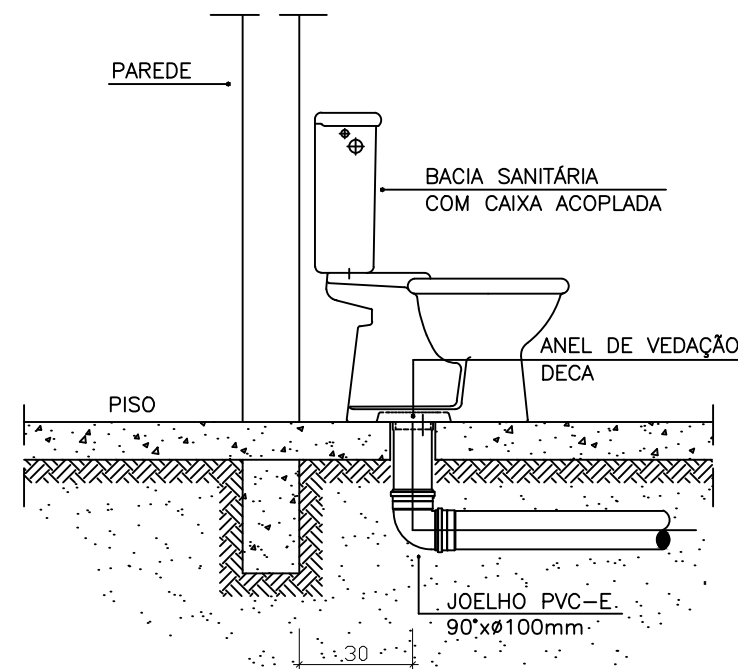


DETALHE GENÉRICO DO VASO SANITÁRIO
ESCALA 1:25

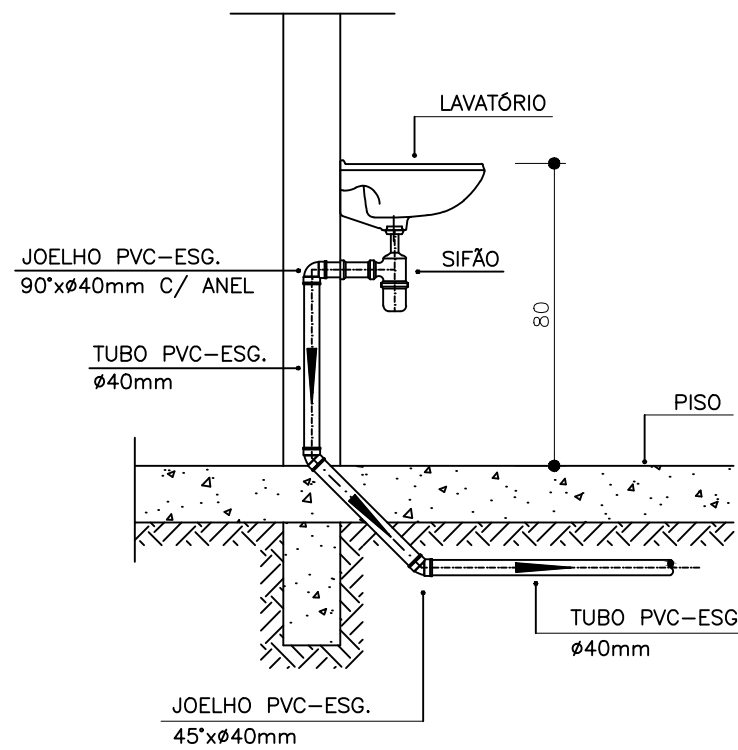


DETALHE DO LAVATÓRIO
ESCALA 1:25

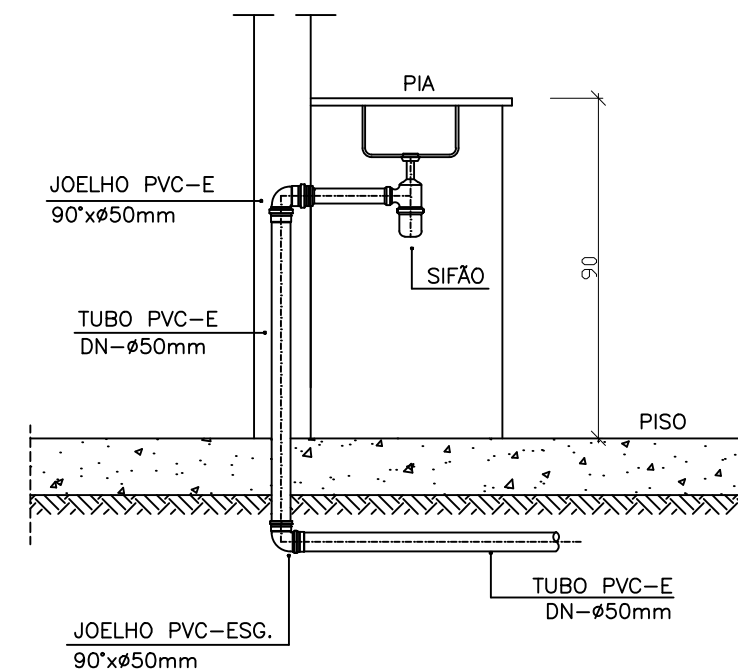

DETALHE DA PIA
ESCALA 1:25

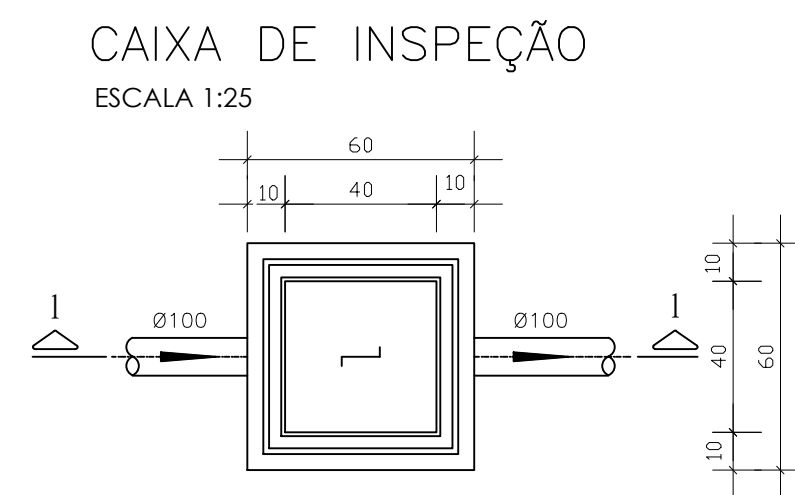


PLANTA BAIXA

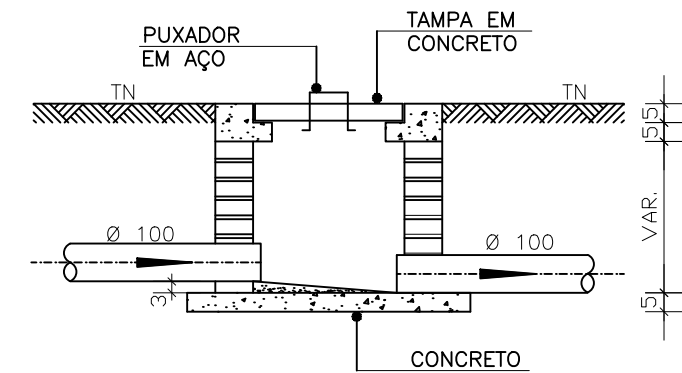


CORTE 1-1

CAIXA DE GORDURA
(60x60cm)
ESCALA 1:25

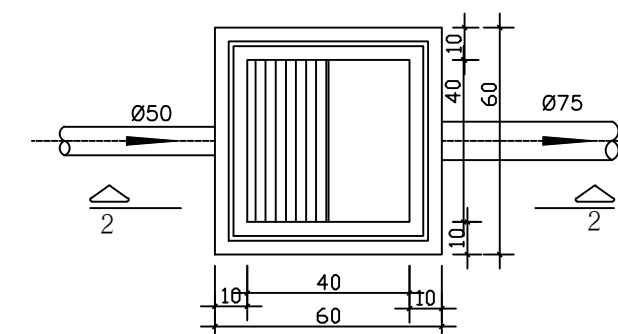


PLANTA BAIXA

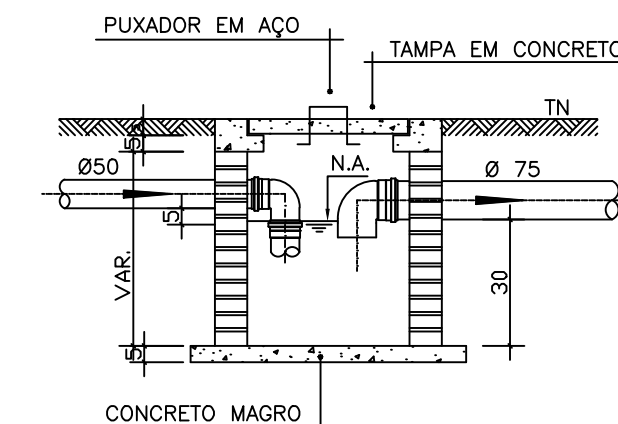


CORTE 2-2

CAIXA DE ESPUMA
(60x60cm)
ESCALA 1:25

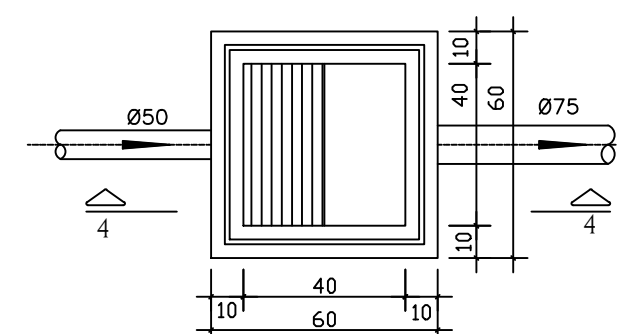

PLANTA BAIXA

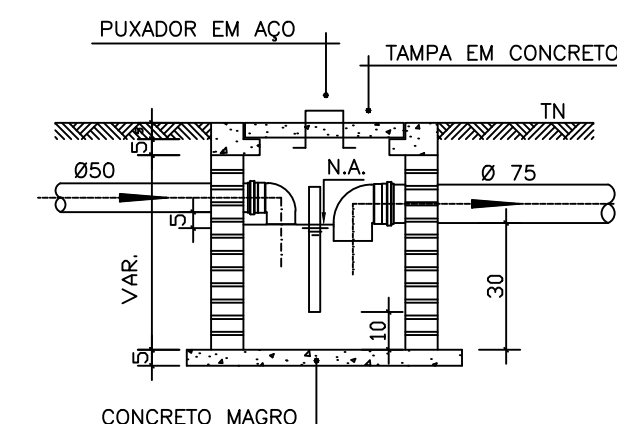

CORTE 4-4

LEGENDA:

TQ-N
Ø D

TUBO DE QUEDA ESGOTO
DIÂMETRO INDICADO

AP-N
Ø D

COLUNA DE ÁGUA PLUVIAL
DIÂMETRO INDICADO

CV-N
Ø D

COLUNA DE VENTILAÇÃO
DIÂMETRO INDICADO

CE

CAIXA DE ESGOTO SIMPLES
60X60

OBS:
* INCLINAÇÃO DA REDE DE ESGOTO ± 2%;
* OS DIÂMETROS DAS TUBULAÇÕES ESTÃO INDICADOS EM PLANTA;
* DEVERÁ SER FEITA IMPERMEABILIZAÇÃO NA LAJE DO BARRILETE E EM TODAS AS LAJES DESCOBERTAS;
* OBSERVAR EM CADA DETALHE O LANÇAMENTO DAS TUBULAÇÕES NOS PAVIMENTOS;
* MANTER A DISTÂNCIA MÍNIMA DE 1 METRO ENTRE A CAIXA DE GORDURA E A CAIXA DE ESGOTO;
* A UNIDADE HABITACIONAL REBERÁ SISTEMA DE COLETA DE ESGOTO VIA FOSSE SÉPTICA COM SUMIDOURO.

| | | | |
|-----------------------|--|---------|--------------------|
| | | | |
| PROJETO ARQUITETÔNICO | | | |
| Eng.º civil: | IRLAN GOMES DE LIMA | CREA: | 148.809-D/MG |
| Proprietário: | PREFEITURA MUNICIPAL SÃO JOSÉ DO GOIABAL | CNPJ: | 18.402.552/0001-91 |
| Endereço: | CAMPO DE FUTEBOL | | |
| Conteúdo: | PROJETO SANITÁRIO | | |
| Escala: | Desenho: | Data: | Folha: |
| Indicadas | IRLAN | 01/2026 | 01/02 |