


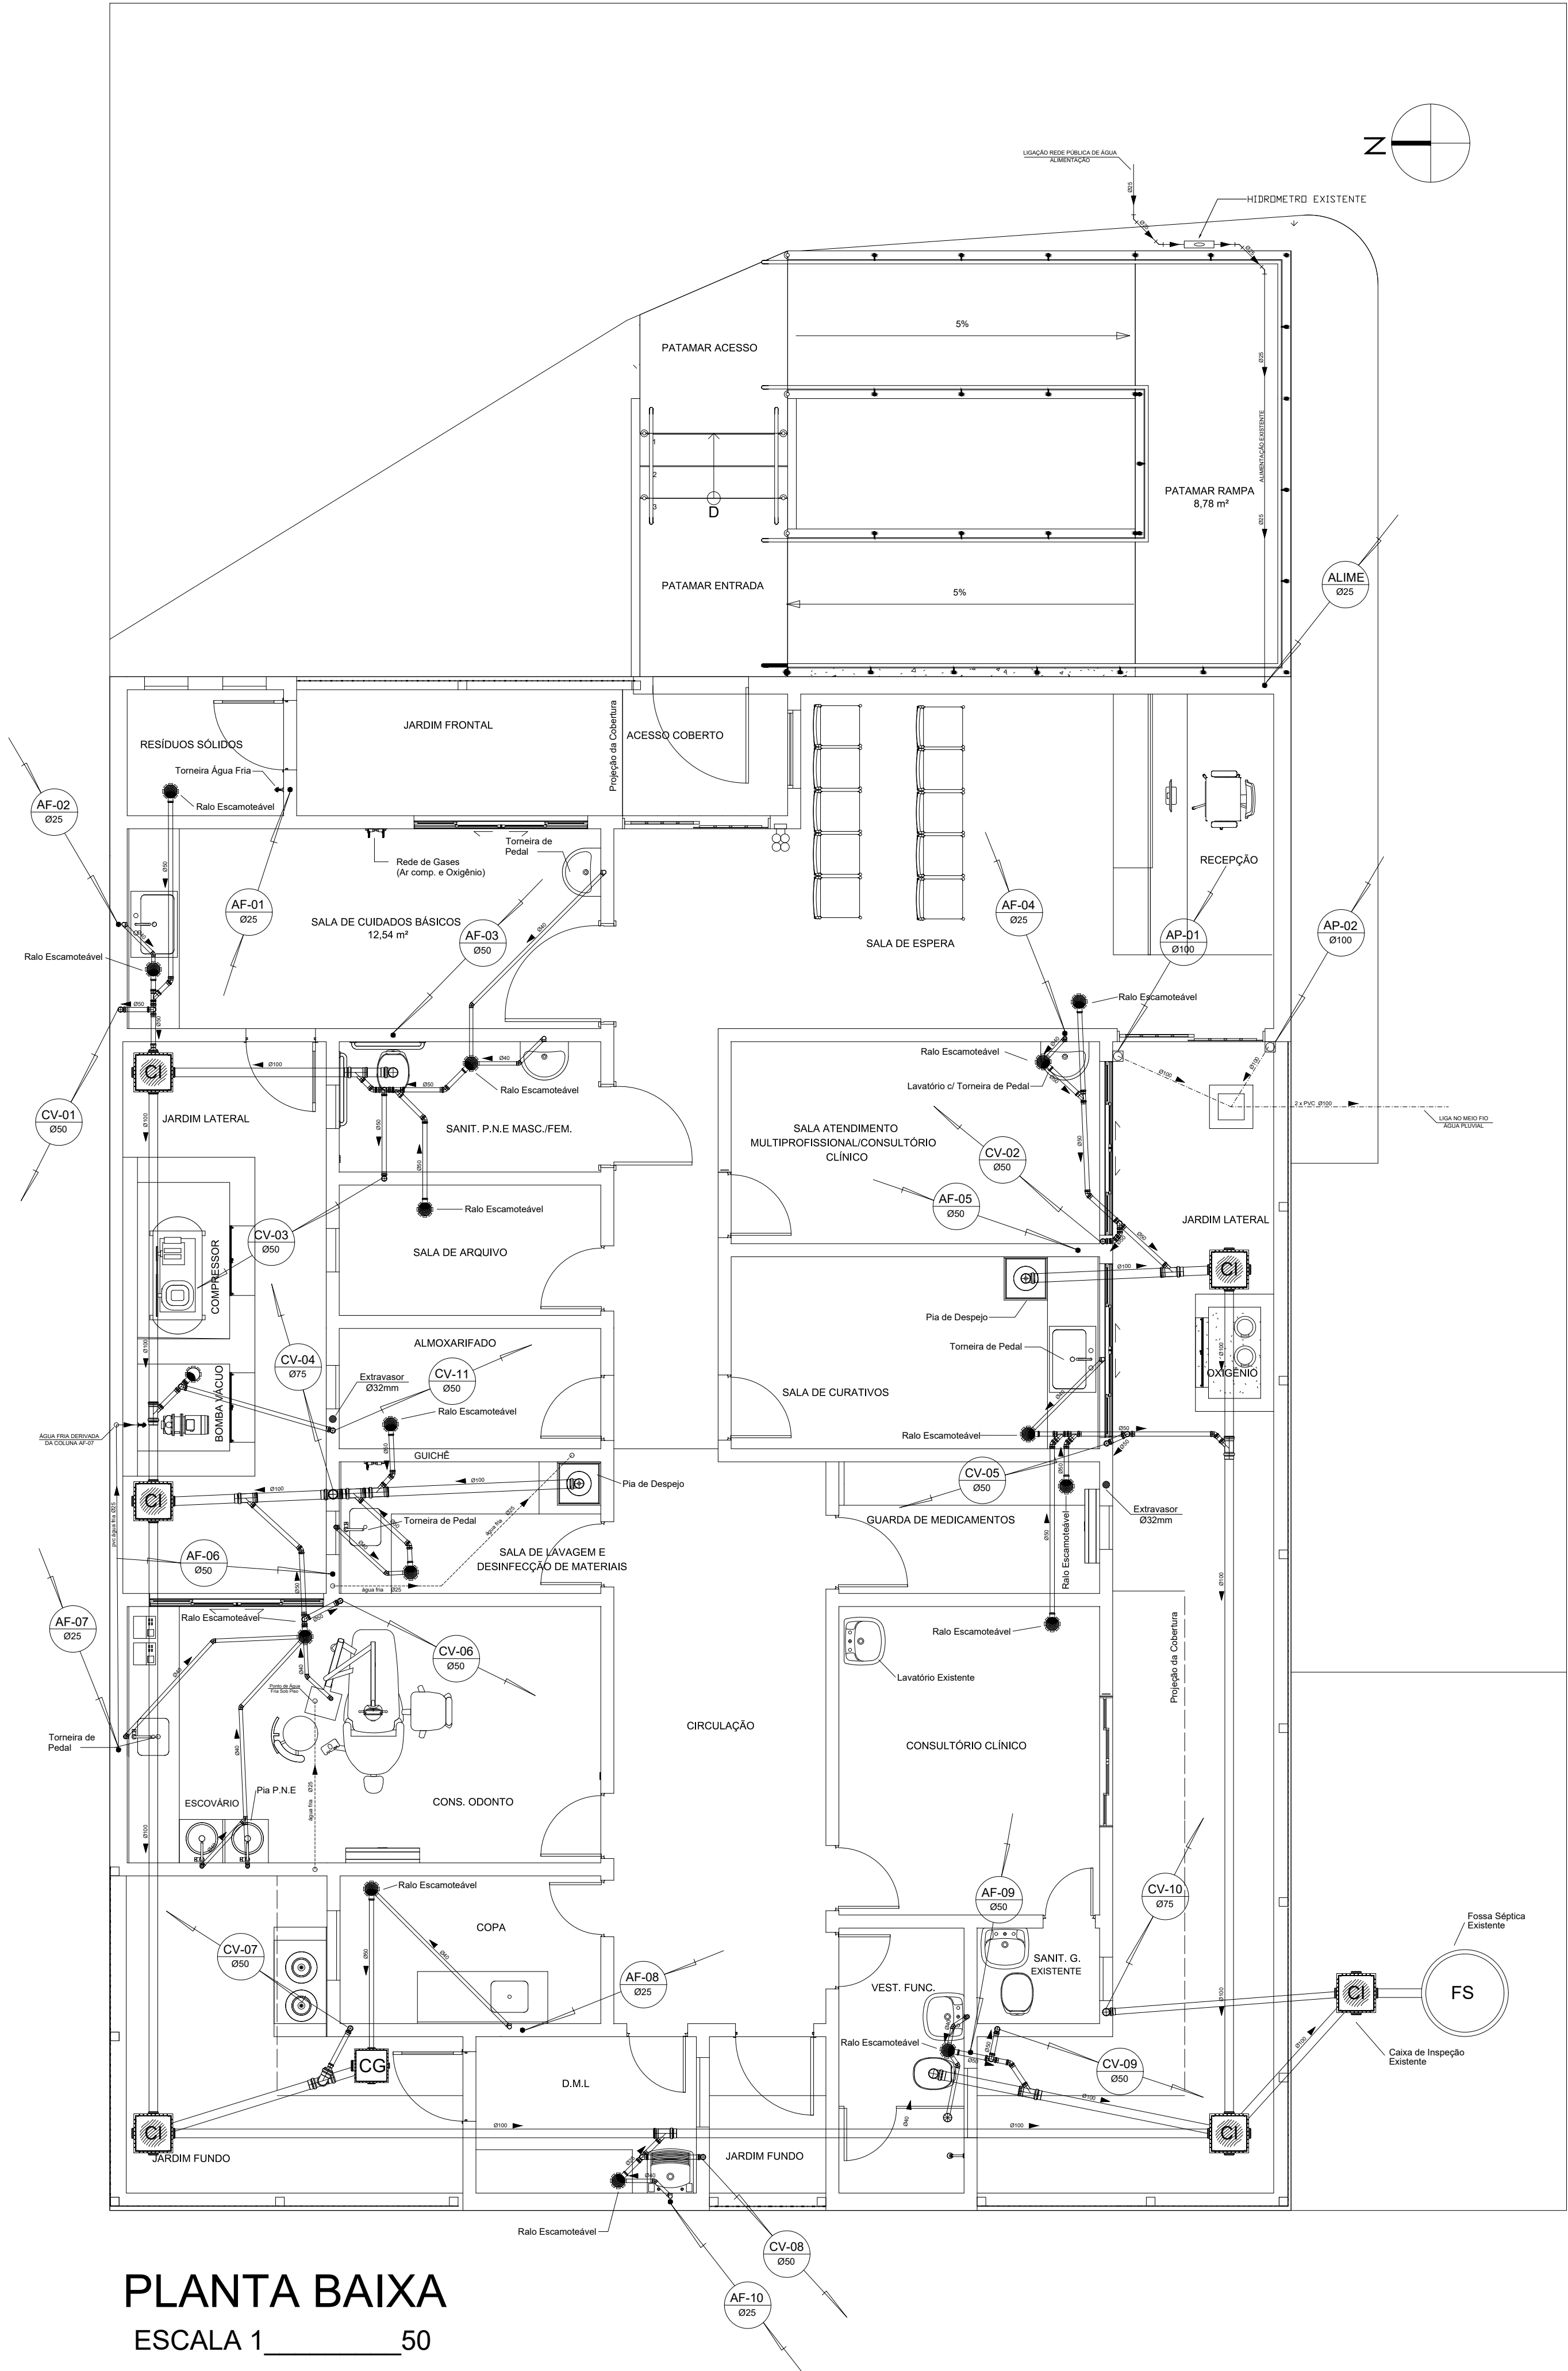

PLANTA BAIXA
ESCALA 1 _____ 50

QUADRO DE INCLINAÇÕES
SISTEMA DE ESGOTO

Ø100MM	ADOTAR INCLINAÇÃO DE 1%
Ø50MM	ADOTAR INCLINAÇÃO DE 2%
Ø40MM	ADOTAR INCLINAÇÃO DE 2%

LEGENDA


---	ÁGUA PLUVIAL/ CANO PVC
---	ABASTECIMENTO/ CANO PVC
---	ESGOTO/ CANO PVC
---	VENTILAÇÃO/ CANO PVC
---	ÁGUA FRIA SOB PISO / CANO PVC

LEGENDA


AF	Água Fria
ALIME	Tubo de Alimentação
AP	Água Pluvial
CV	Coluna de Ventilação
CX	Caixa d'Água
FS	Fossa Séptica

QUADRO DE CONEXÕES,
CAIXAS E RALOS


- Caixa Sifonada DN 150x150x50 (com ralo)
- Caixa Sifonada DN 150x150x50 (sem ralo)
- Vaso sanitário com curva 90°
- Junção
- Cap
- Curvar 45°
- Joelho 45°
- Te ventilação
- Curva 90° curta desce
- Curva 90° curta sobe
- Dreno calha

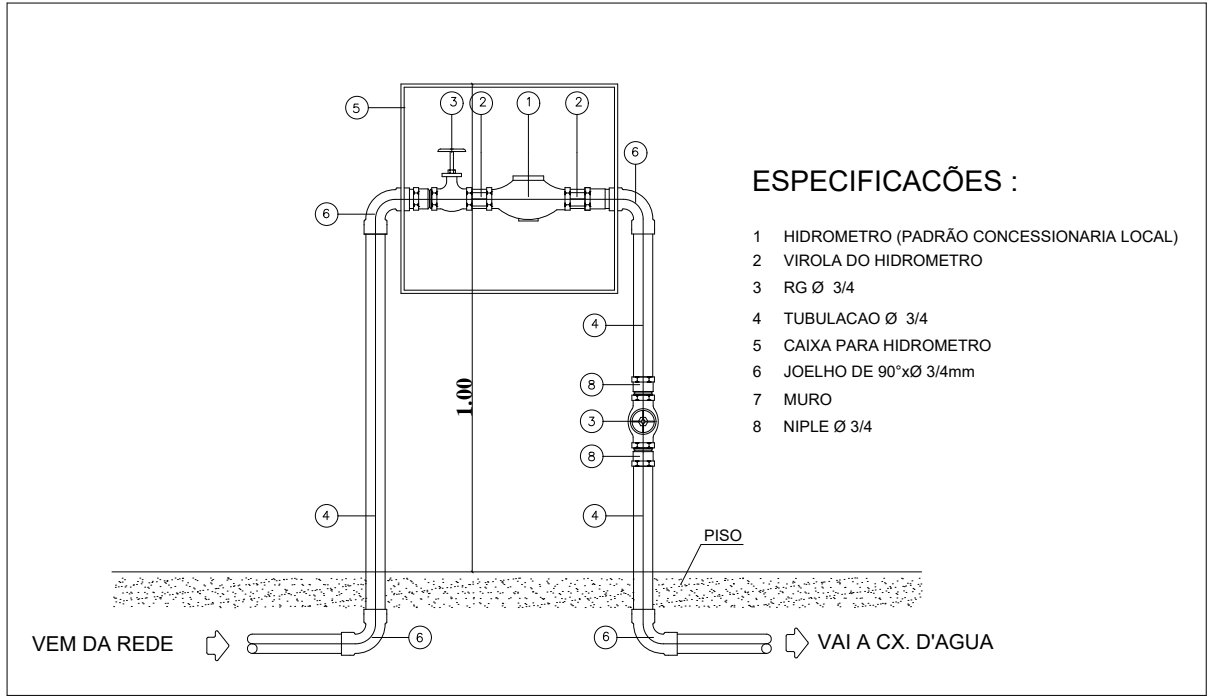


DET. INSTALAÇÃO DO HIDROMETRO
sem escala

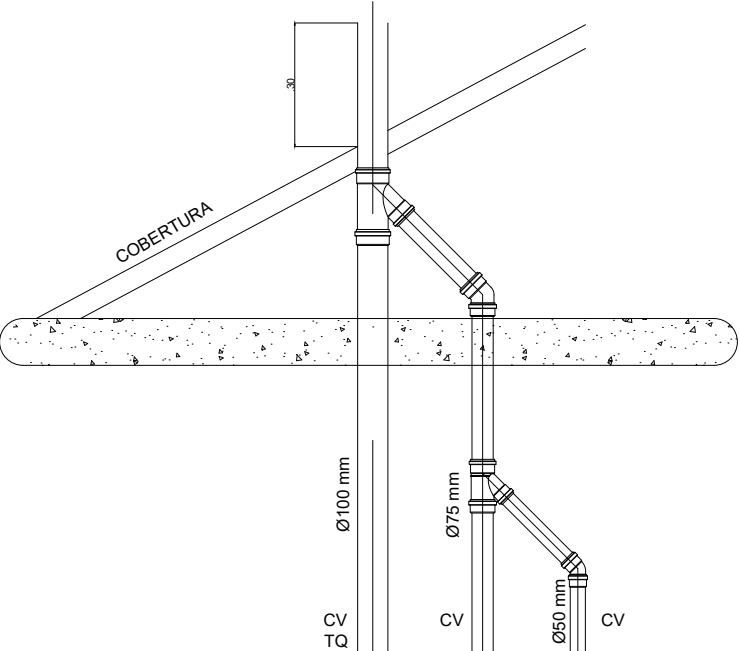


DET. COLUNA DE VENTILAÇÃO
sem escala

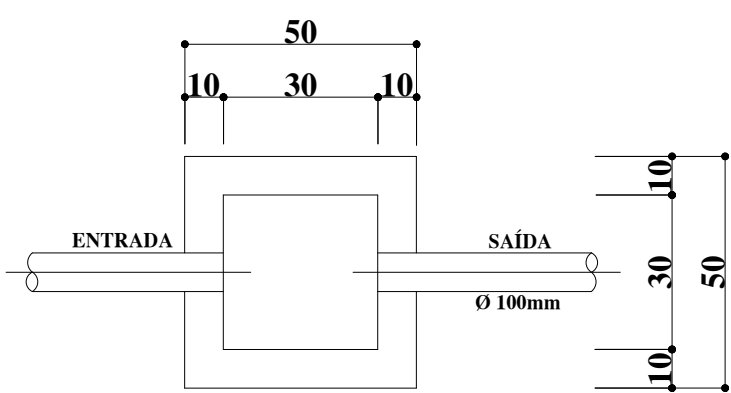


CAIXA DE AREIA
sem escala

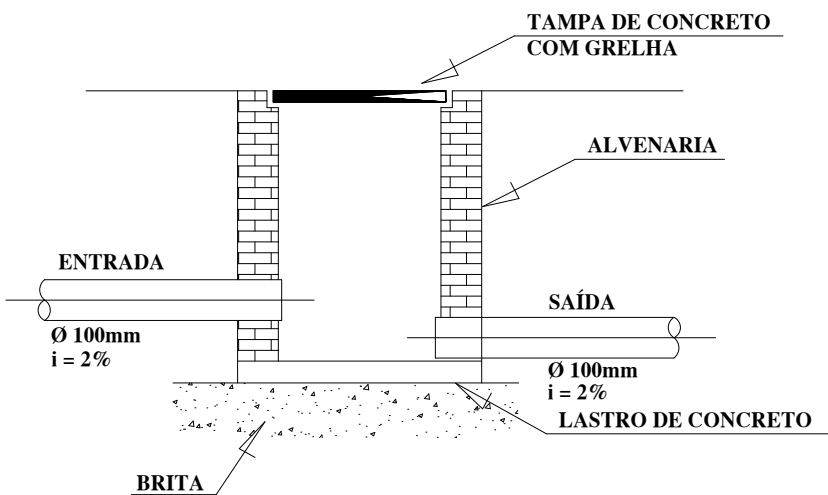

CORTE DA CAIXA DE AREIA
sem escala

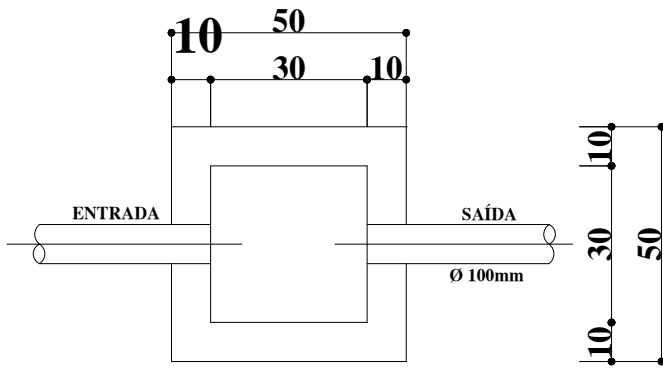

CAIXA DE INSPEÇÃO
sem escala

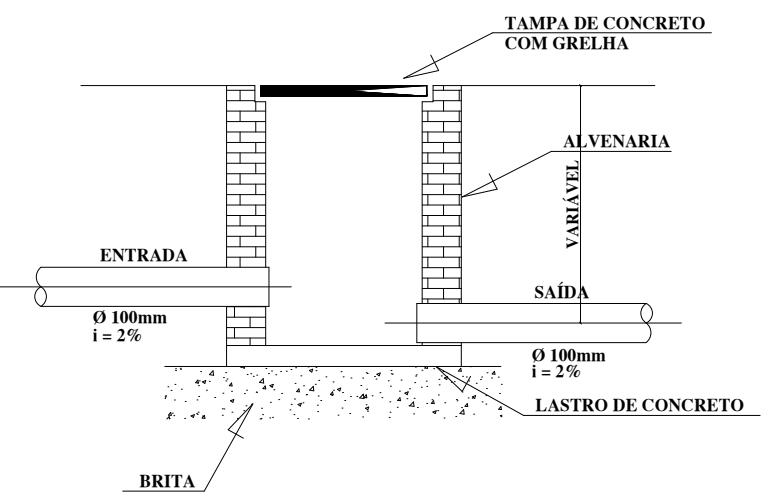

CORTE DA CAIXA DE INSPEÇÃO
sem escala



PROJETO DE INSTALAÇÕES HIDRÁULICAS E SANITÁRIAS

FOLHA: 01/06

CONTÉM: PLANTA BAIXA E DETALHES

SITUAÇÃO:

PRÓPRIETÁRIO: PREFEITURA MUNICIPAL DE UBERABA
CNPJ: 18.428.839.0001-90


DocuSigned by:
Walmir de Almeida Januário
9E24F186B8704C2
AUTOR DO PROJETO: JANUÁRIO ENGENHARIA EIRELI
CREA: 65005 - MG

REVISÃO:
USF NOSSA SENHORA DA APARECIDA
RODOVIA BR 190 KM-21, ESTRADA BOIADEIRO JOAQUIM ALVES RIBEIRO, SERRINHA, UBERABA-MG


ESCALA: INDICADA

DATA: JANEIRO/2023


DESENHO: ARTHUR MARRA PAIS

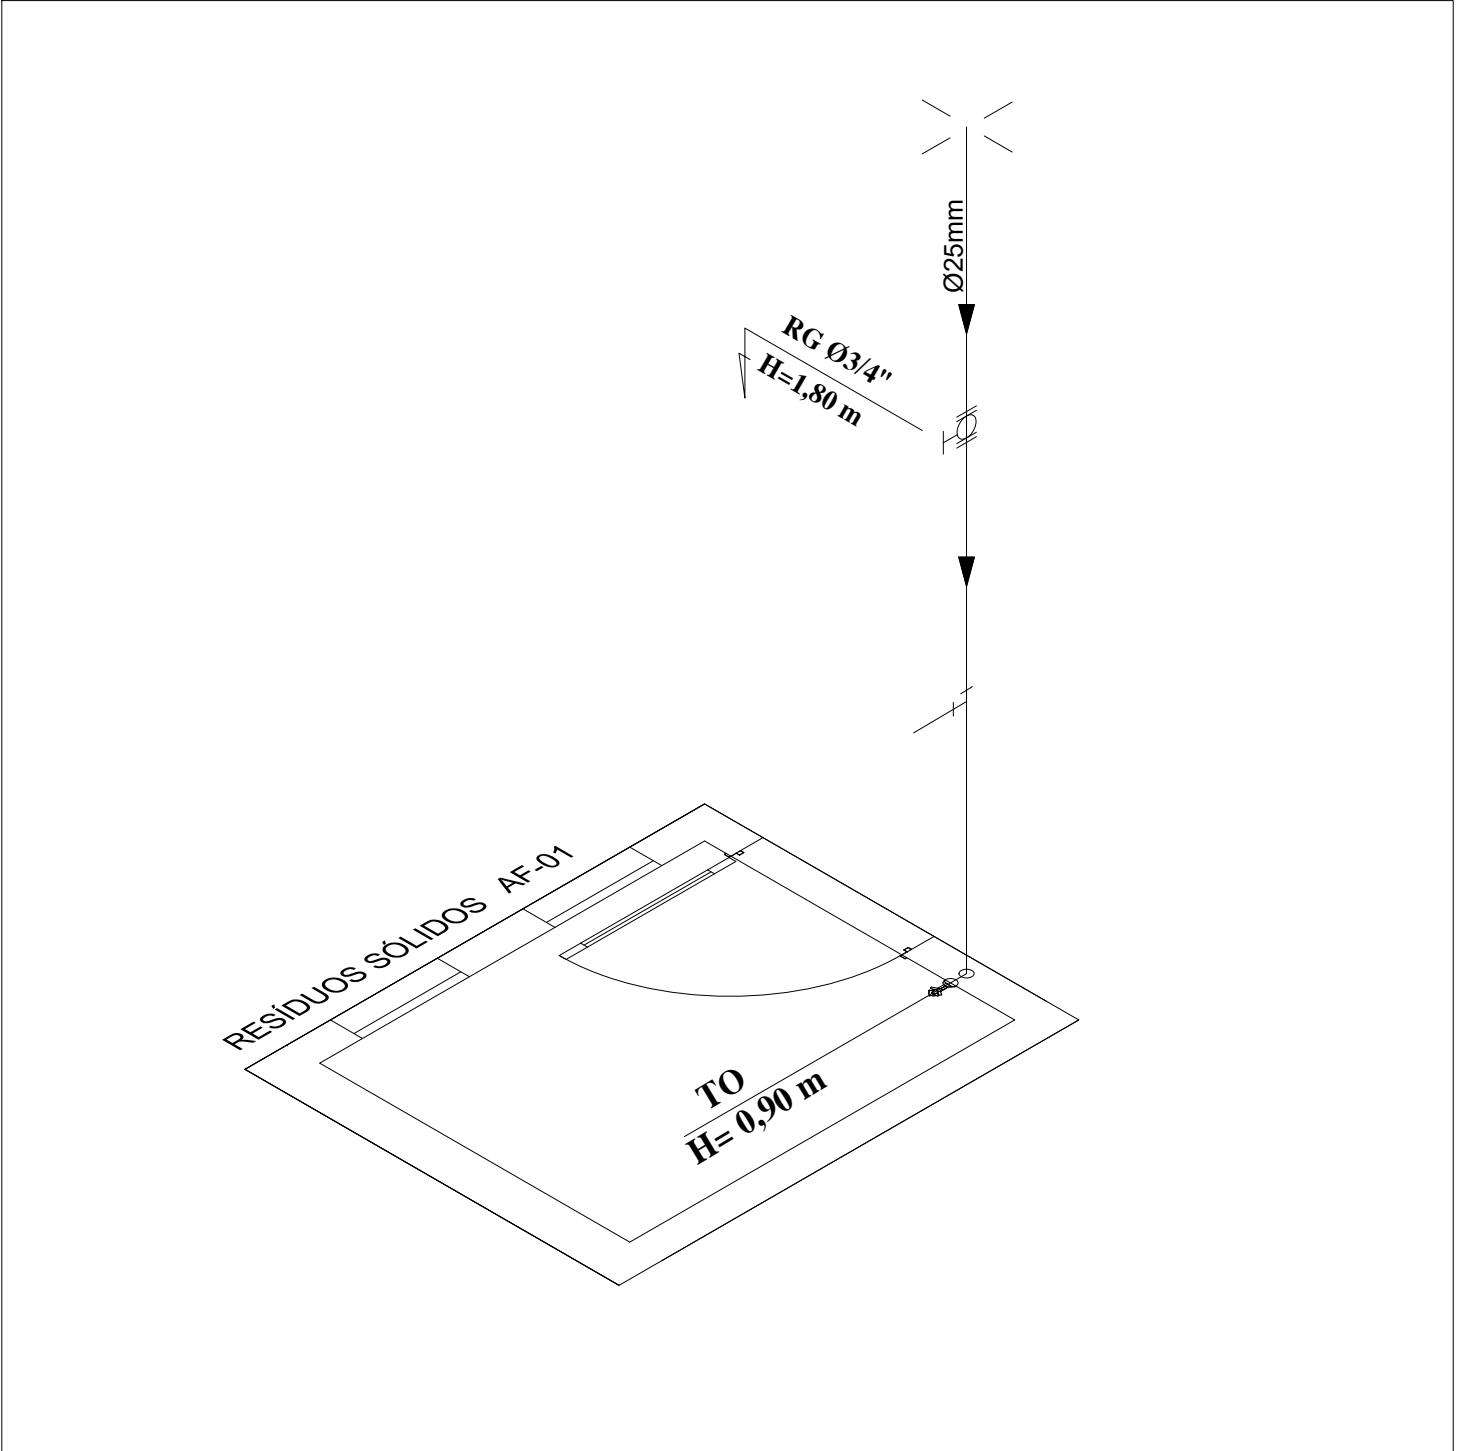

ISOMÉTRICO - RESÍDUOS SÓLIDOS
ESCALA 1:25

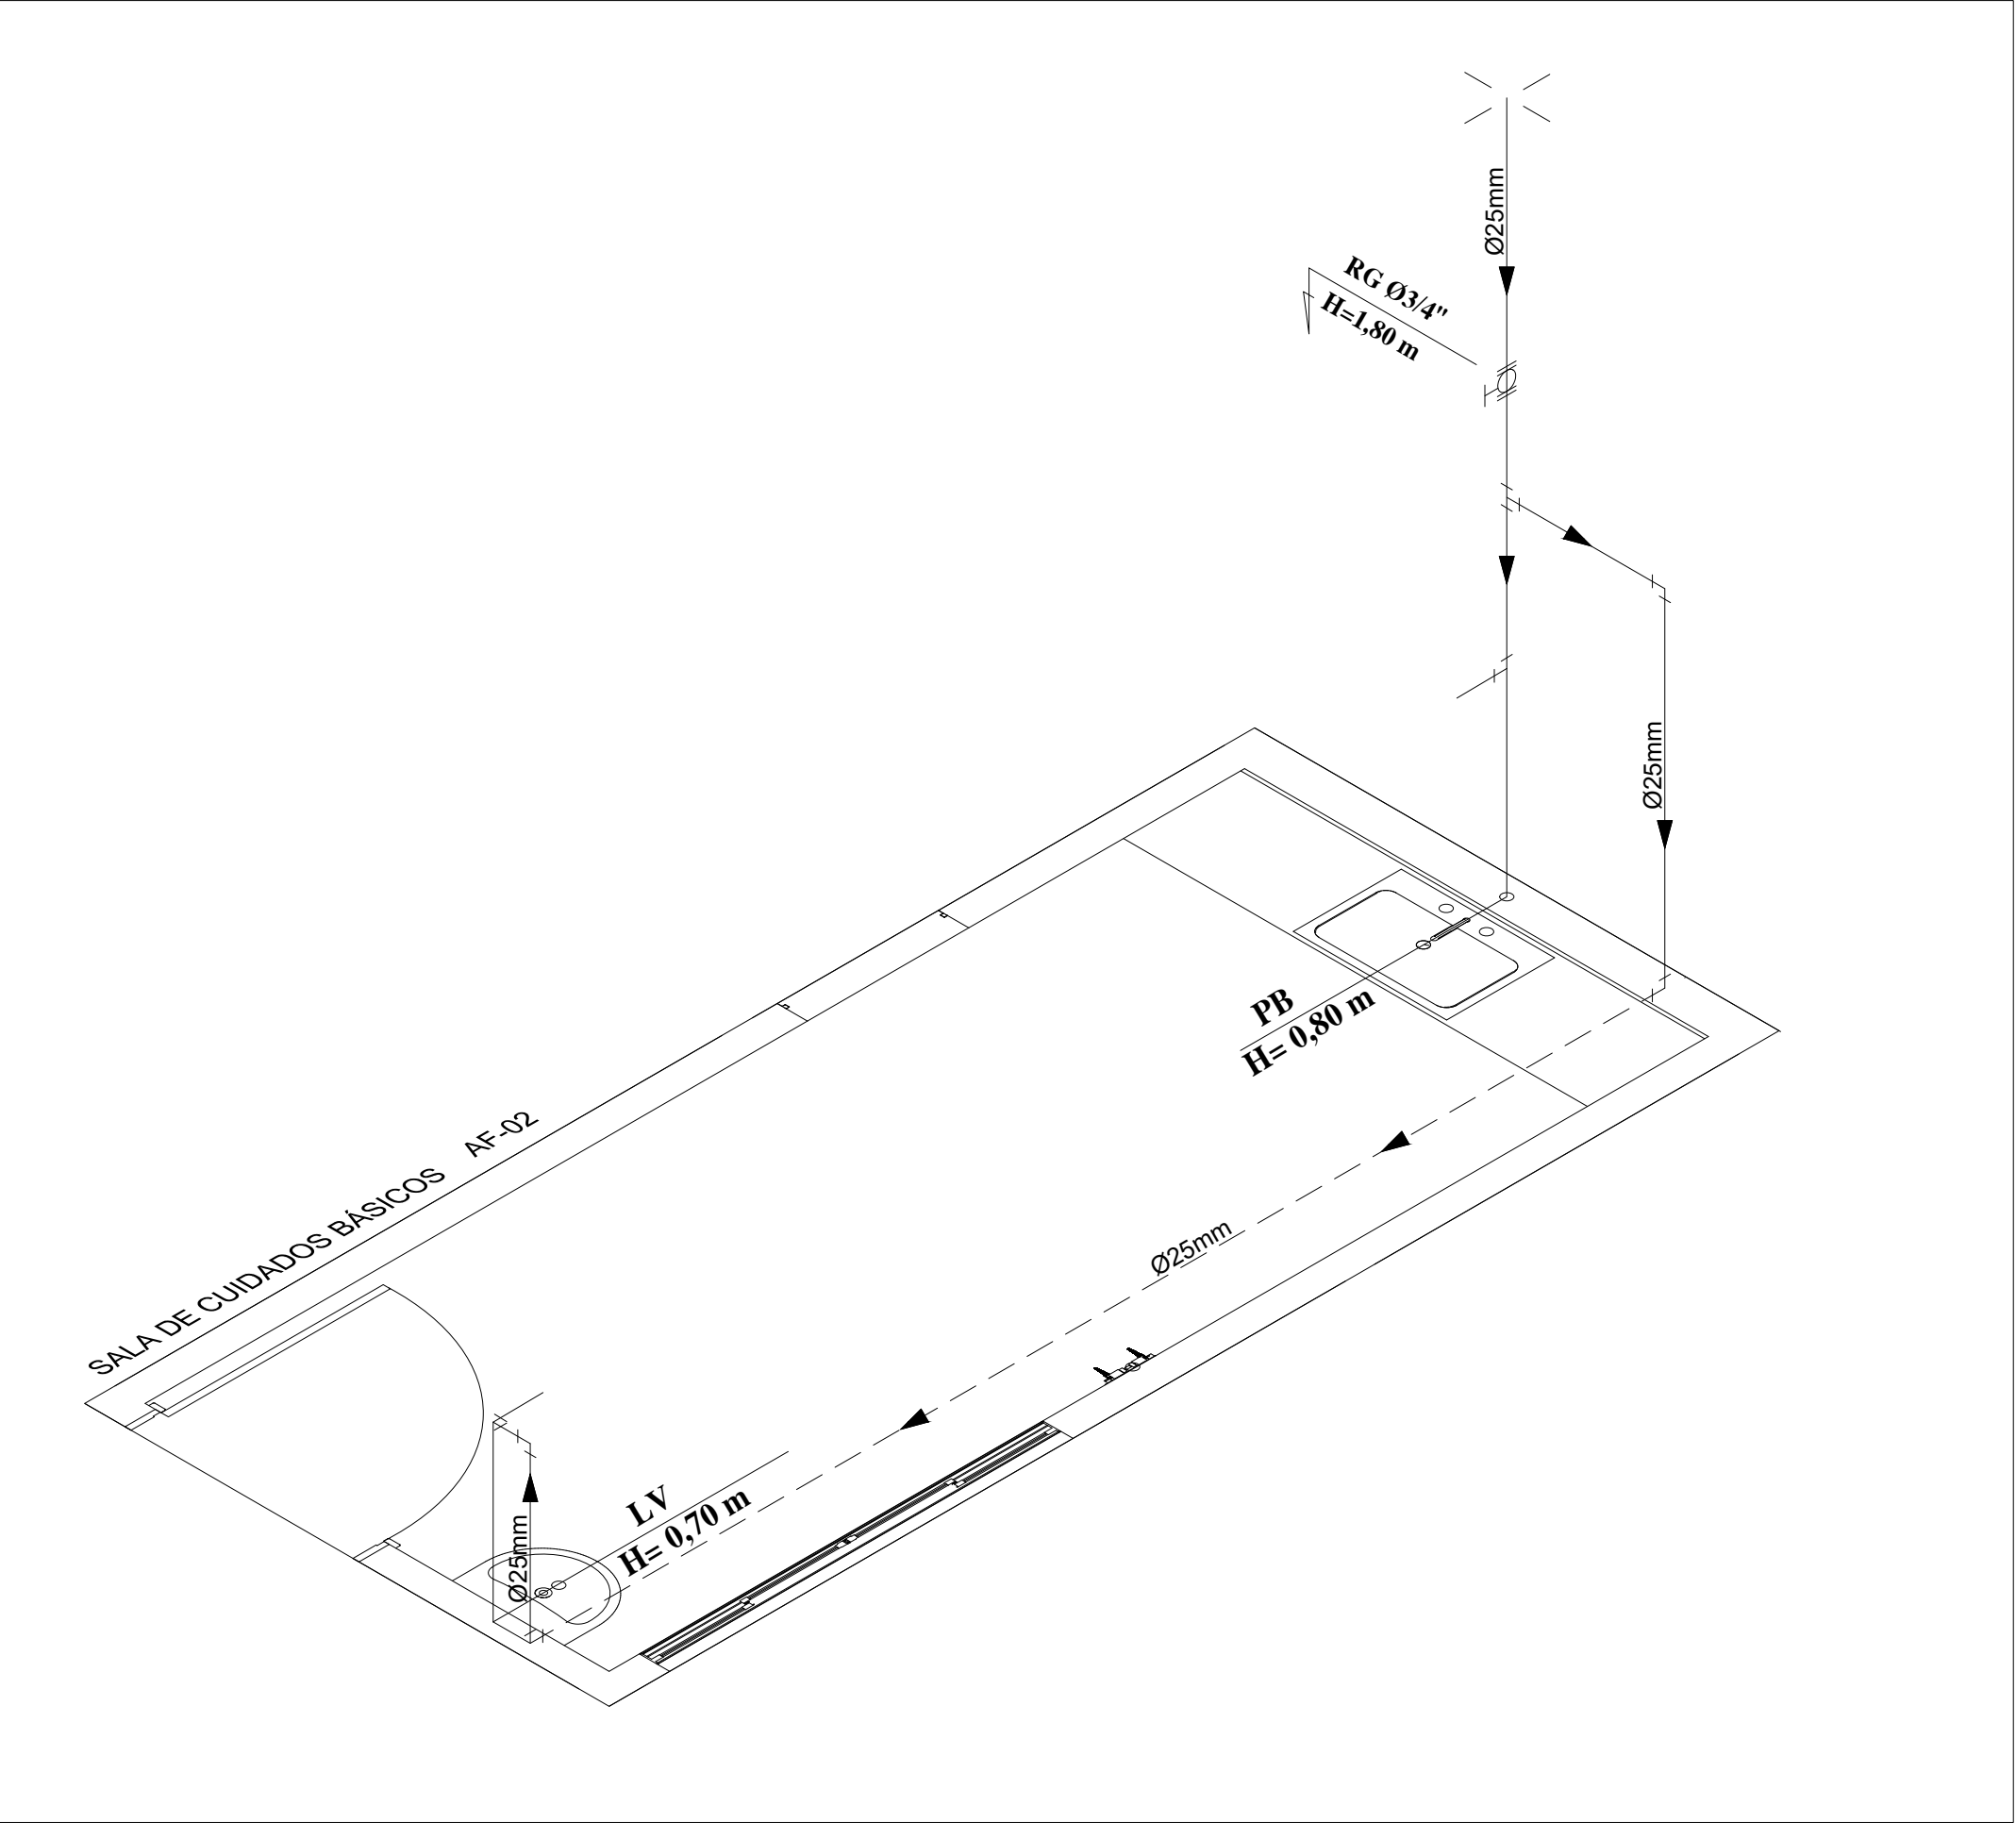

ISOMÉTRICO - SALA DE CUIDADOS BÁSICOS
ESCALA 1:25

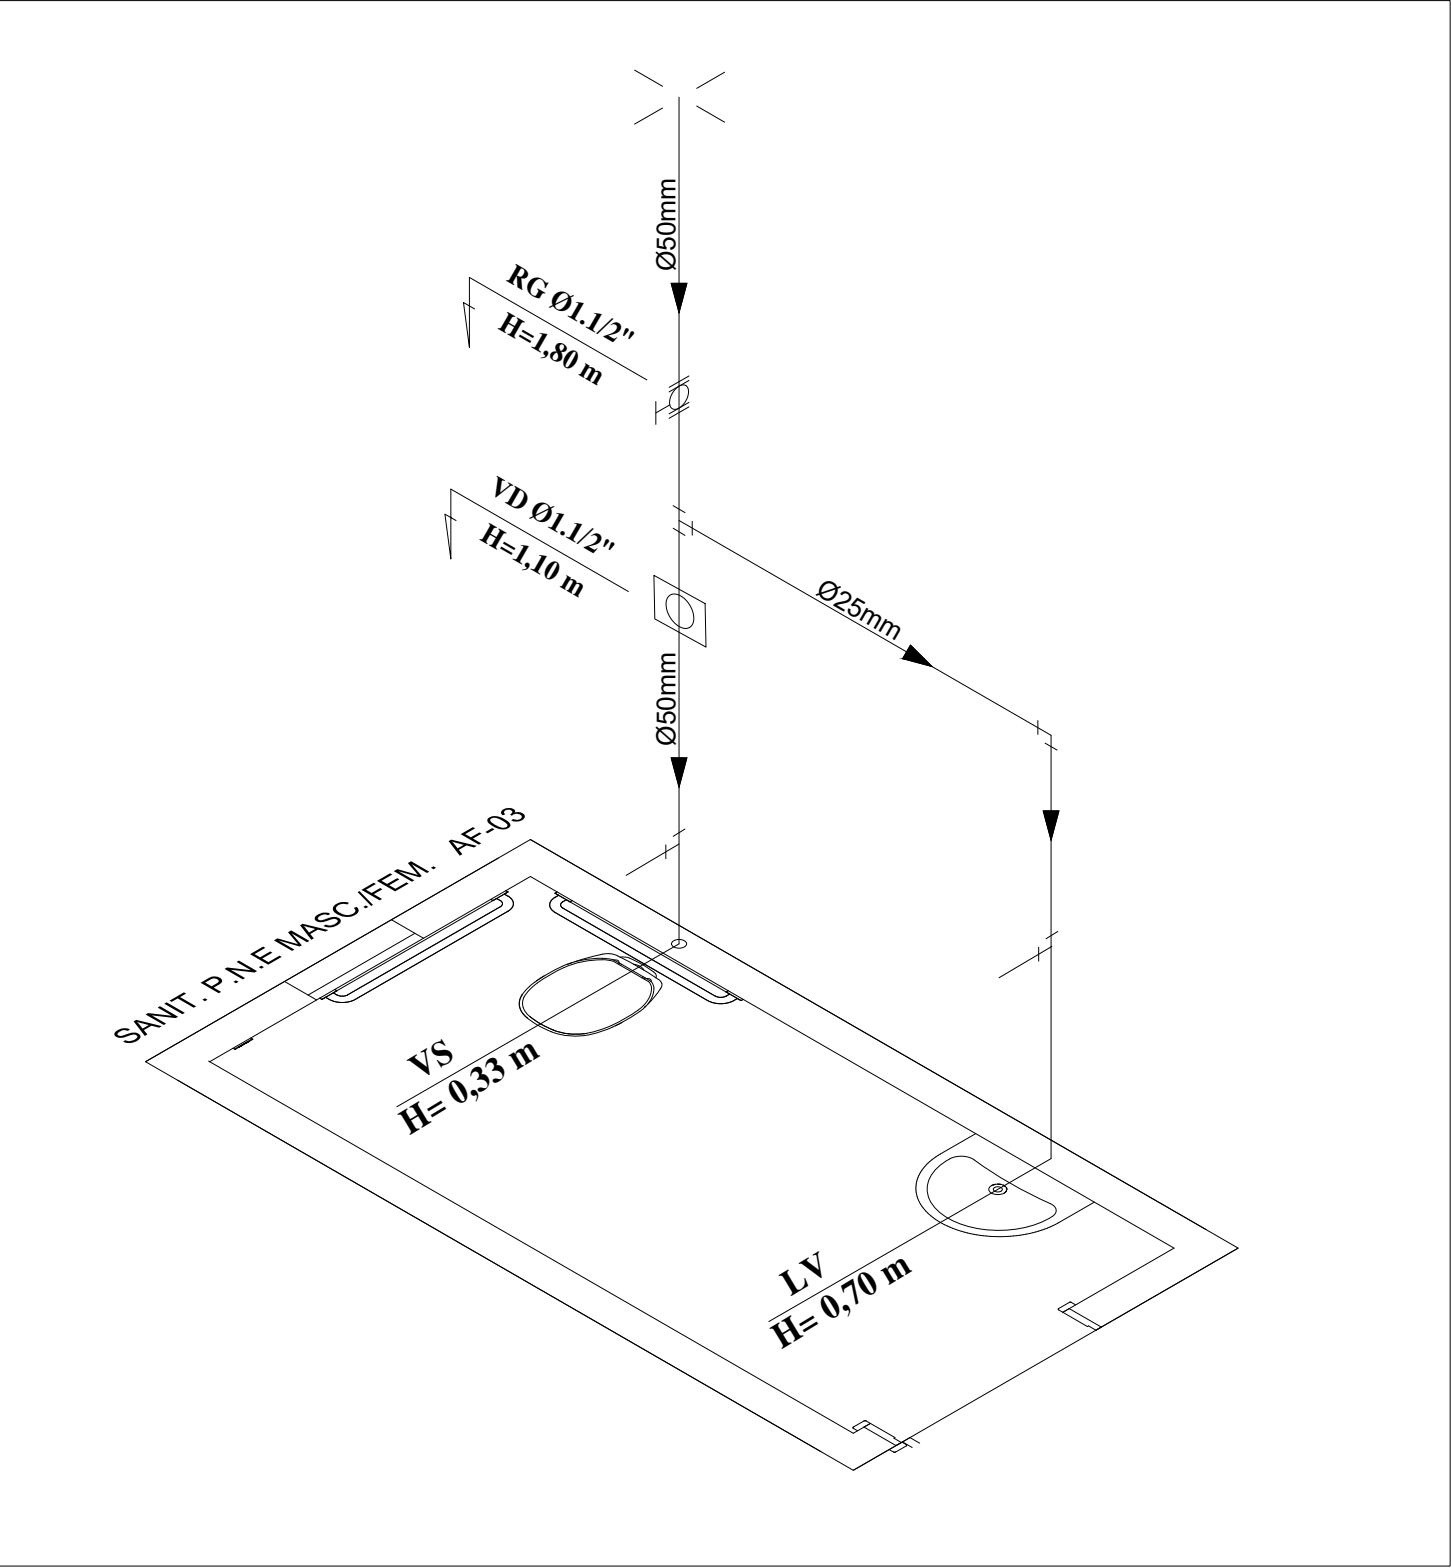


ISOMÉTRICO - SANIT. P.N.E. MAS./ FEM.
ESCALA 1:25

LEGENDA


—	ÁGUA FRIA/ CANO PVC
- - -	ÁGUA FRIA/ CANO PVC SOB PISO

LEGENDA


AF	Água Fria
ALIME	Tubo de Alimentação
AP	Água Pluvial
CA	Caixa de Areia
CH	Chuveiro
CI	Caixa de Inspeção
CV	Coluna de Ventilação
LV	Lavatório
PB	Pia de Bancada
PD	Pia de Despejo
RG	Registro de Gaveta
RP	Registro de Pressão
TQ	Tanque
VD	Válvula de Descarga
VS	Vaso Sanitário

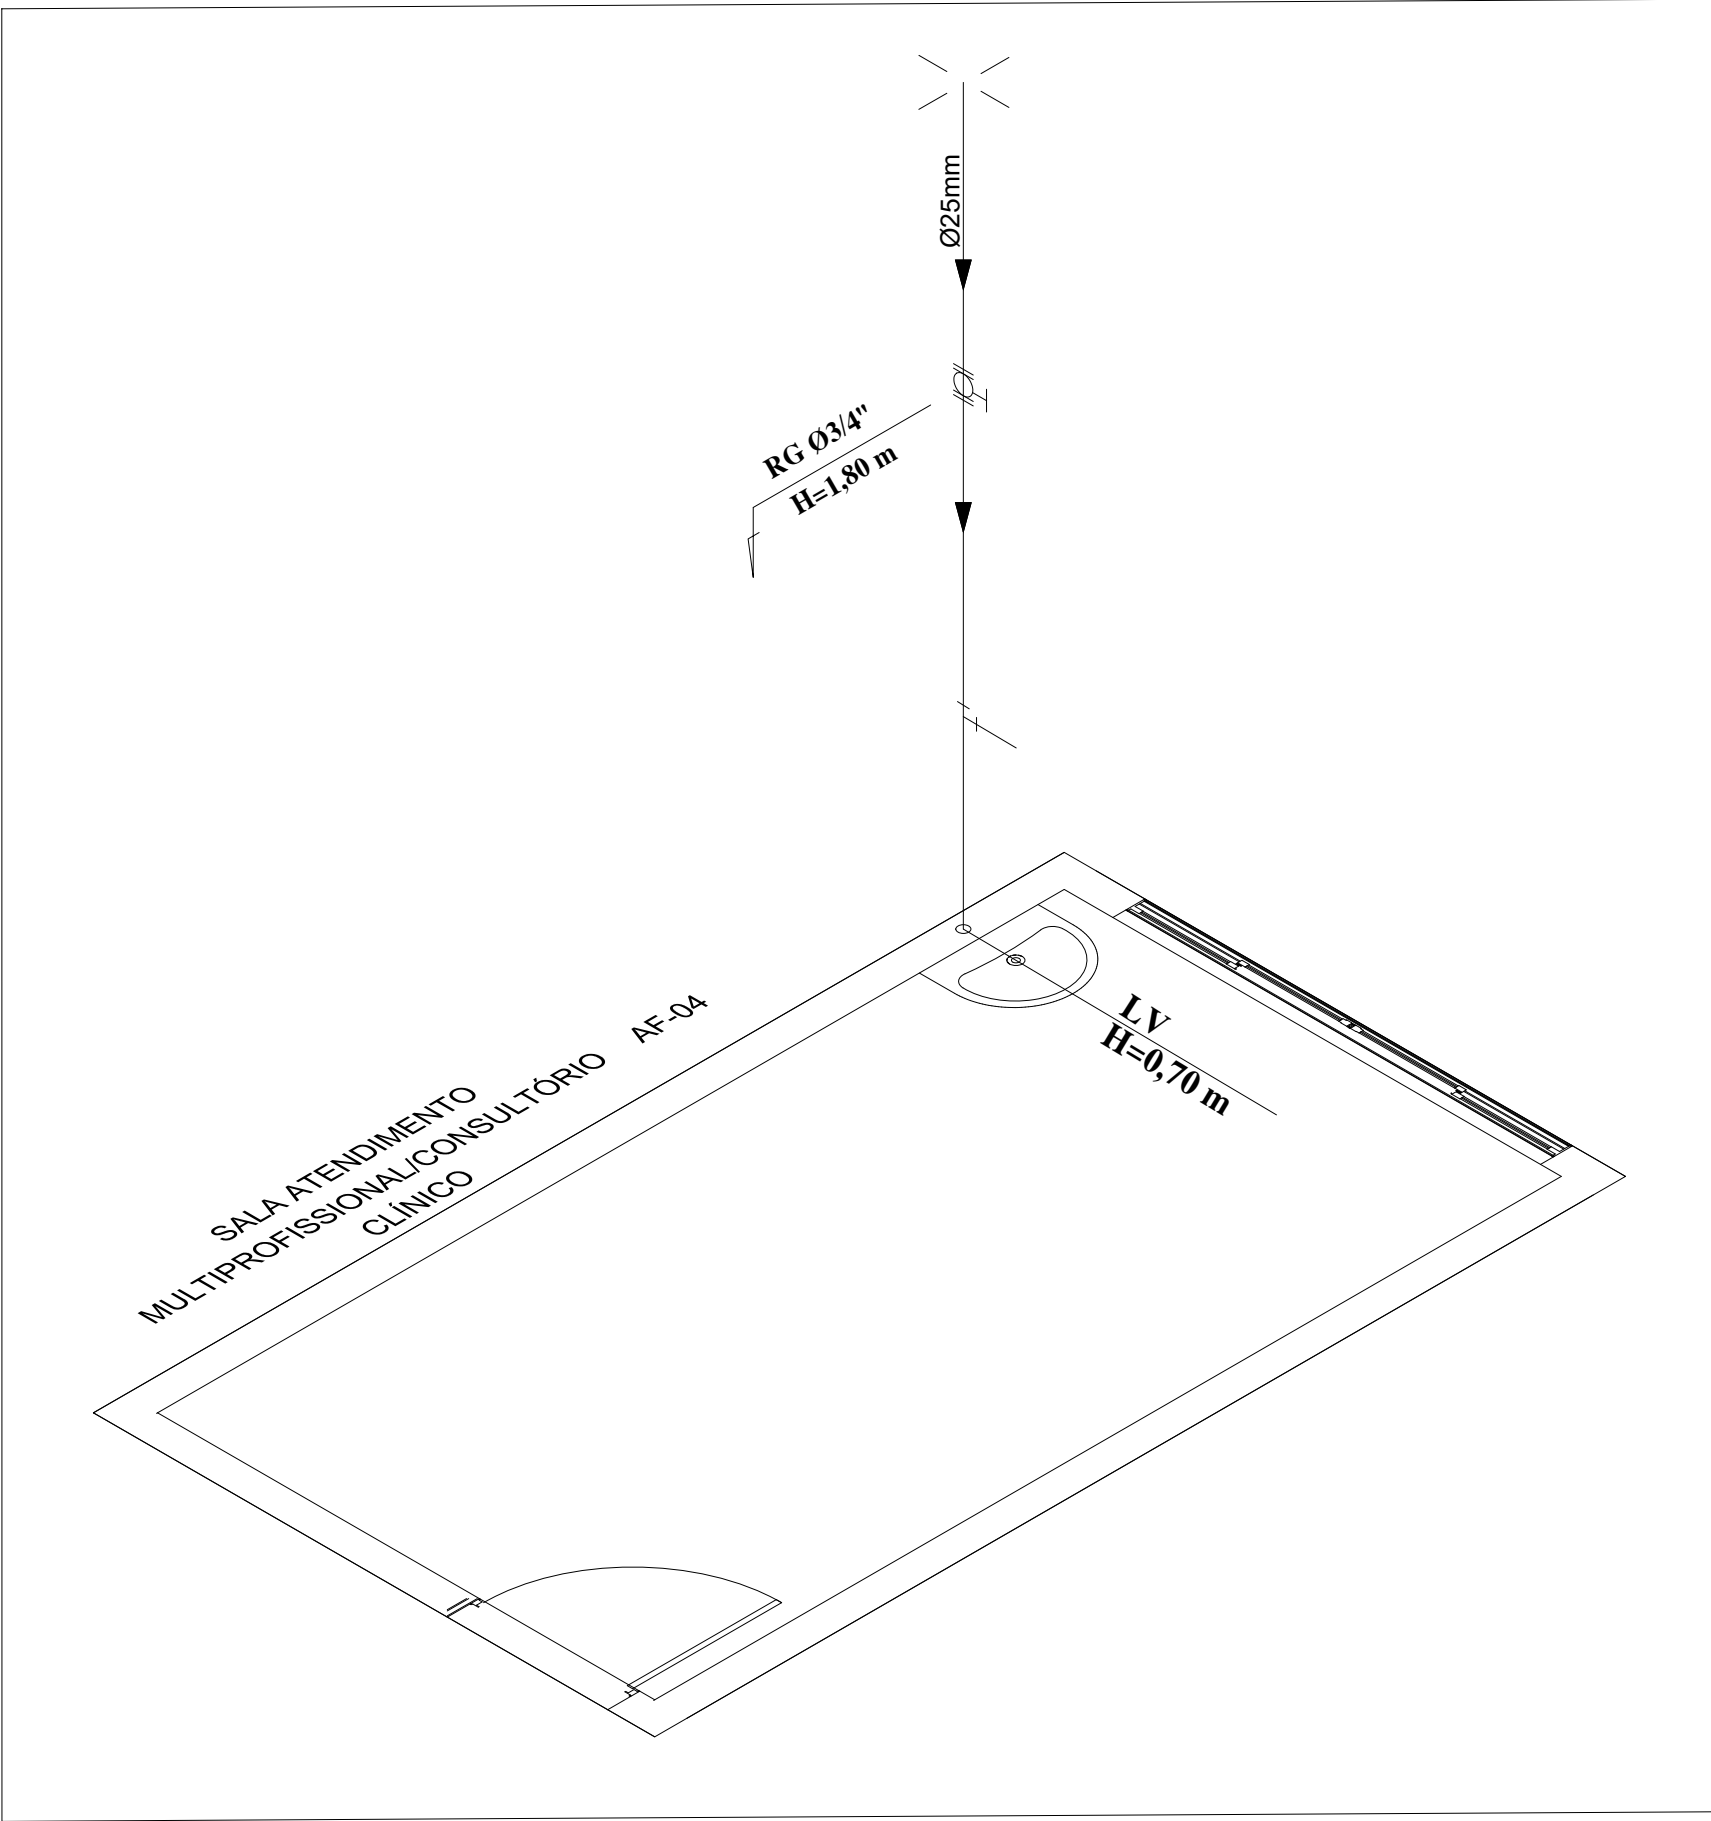

ISOMÉTRICO - SALA ATENDIMENTO MULTIPROFISSIONAL/ CONSULTÓRIO CLÍNICO
ESCALA 1:25

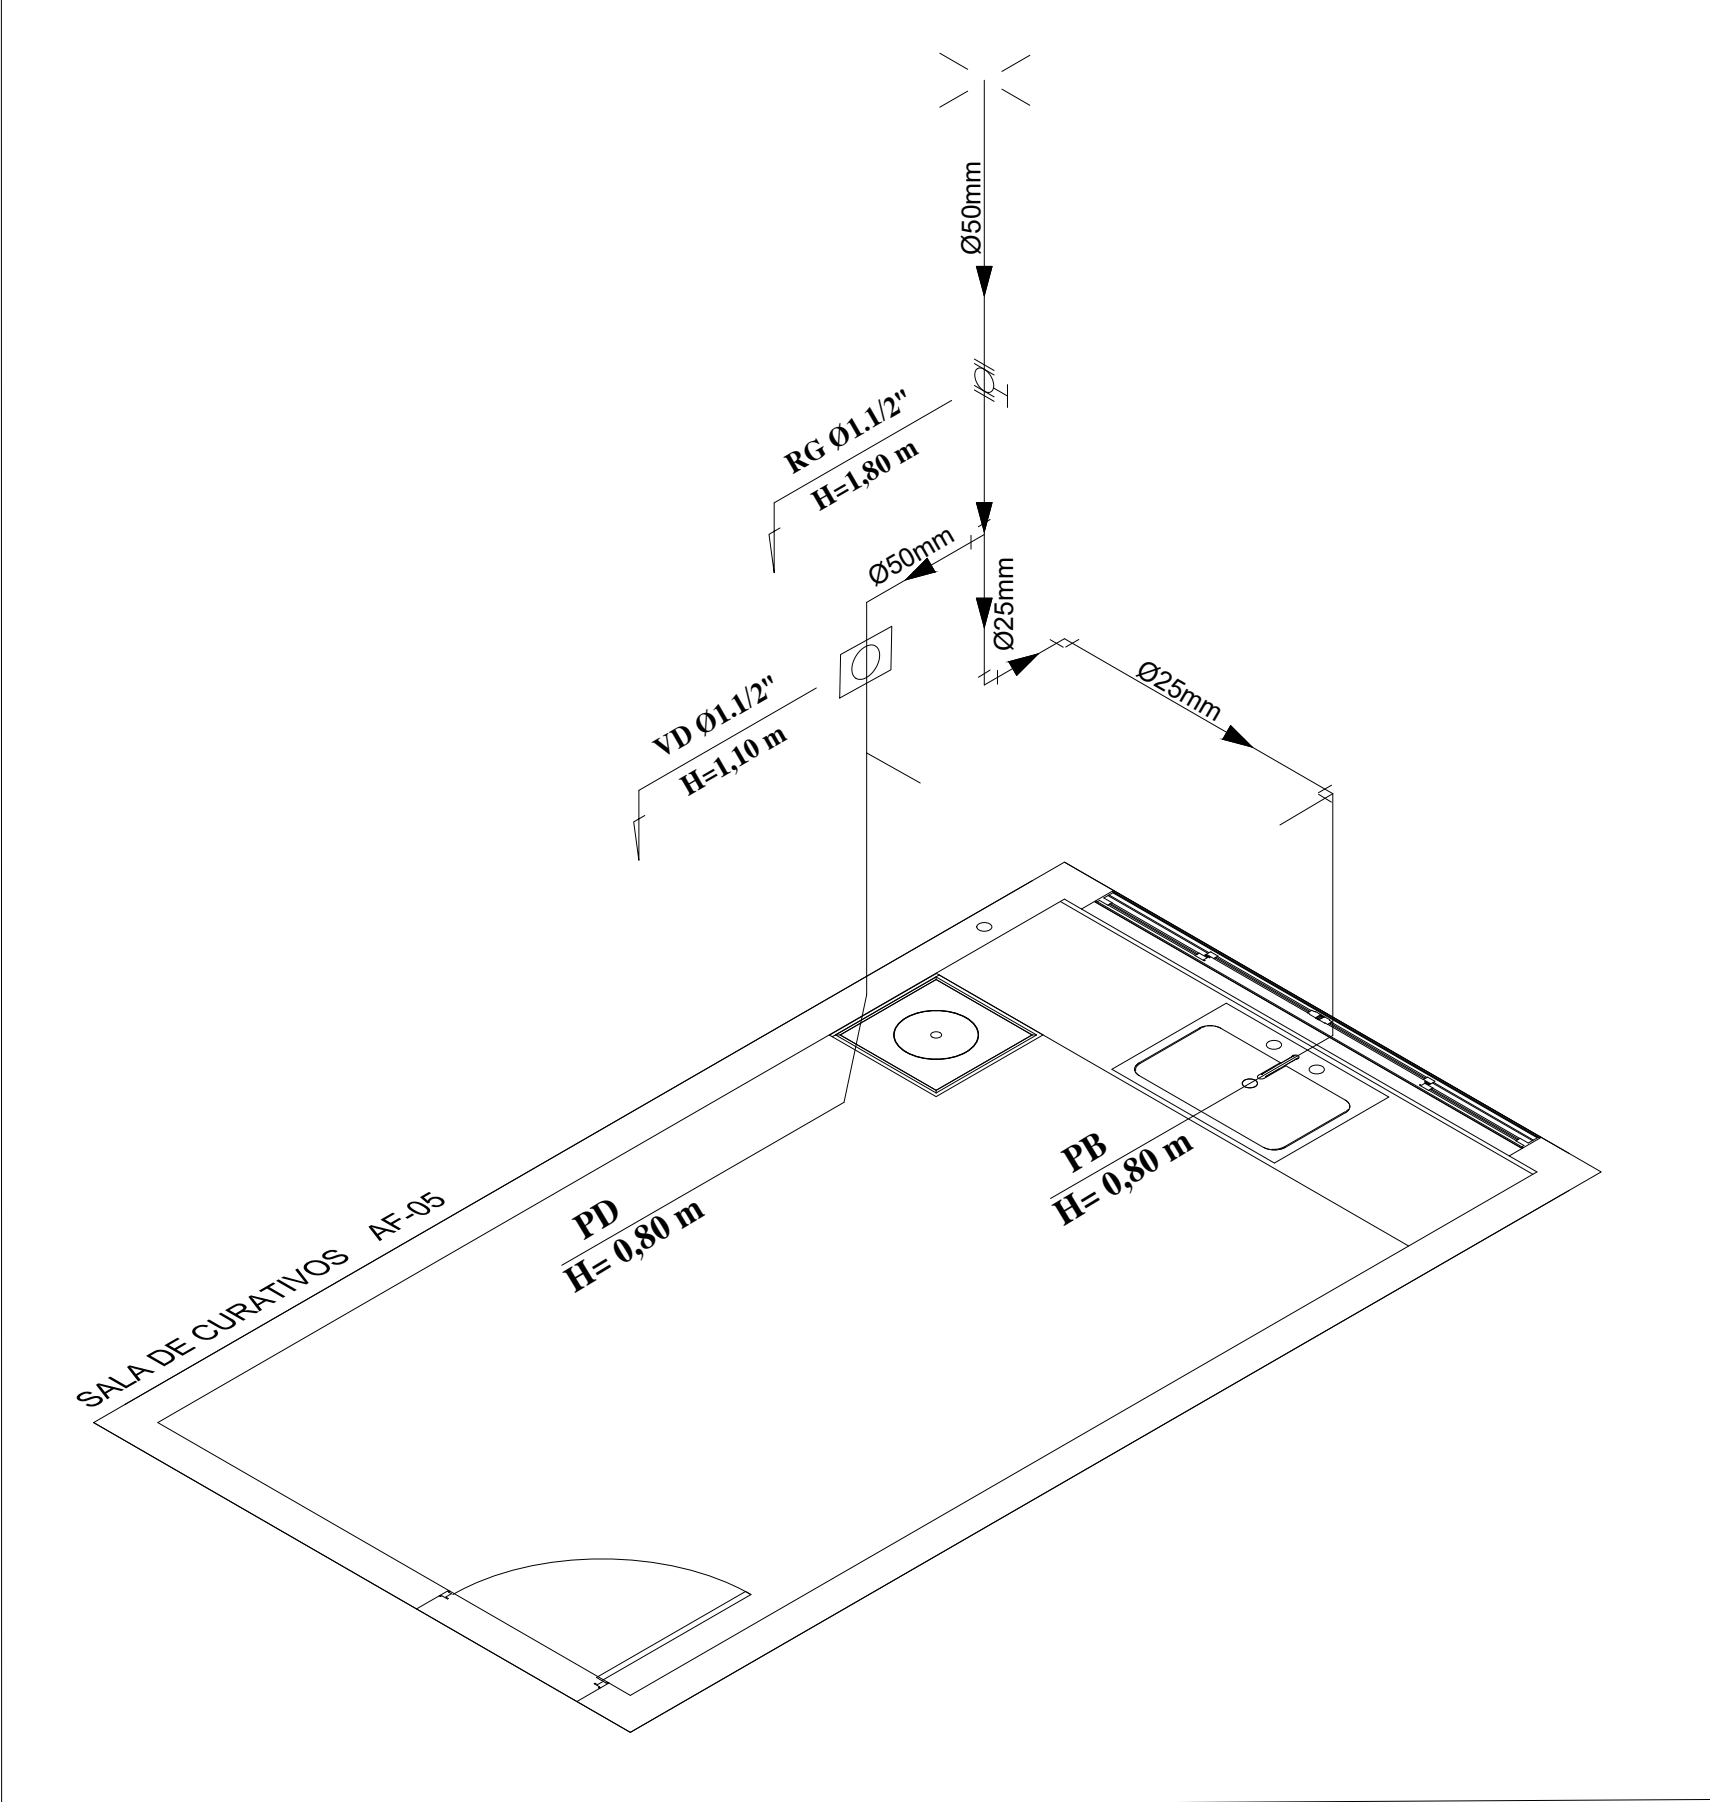

ISOMÉTRICO - SALA DE CURATIVOS
ESCALA 1:25

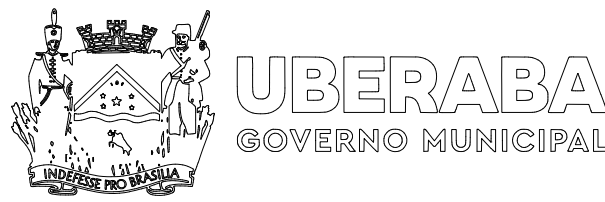


PROJETO DE INSTALAÇÕES HIDRÁULICAS E SANITÁRIAS

FOLHA:
03/06

CONTÉM: ISOMÉTRICOS

SITUAÇÃO:

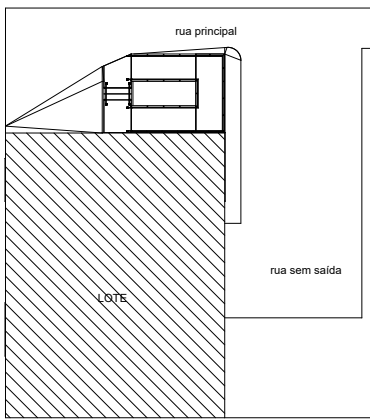

PROPRITETÁRIO: PREFEITURA MUNICIPAL DE UBERABA
CNPJ: 18.428.839.0001-90

DocuSigned by:
Waldir de Almeida Januário
9E24F196BB7D4C0...

AUTOR DO PROJETO: JANUÁRIO ENGENHARIA EIRELI
CREA: 65005 - MG


REVISÃO:

USF NOSSA SENHORA DA APARECIDA
RODOVIA BR 190 KM-21, ESTRADA BOIADEIRO JOAQUIM ALVES RIBEIRO, SERRINHA, UBERABA-MG


ESCALA:
INDICADA

DATA:
JANEIRO/2023


DESENHO:
ARTHUR MARRA PAIS

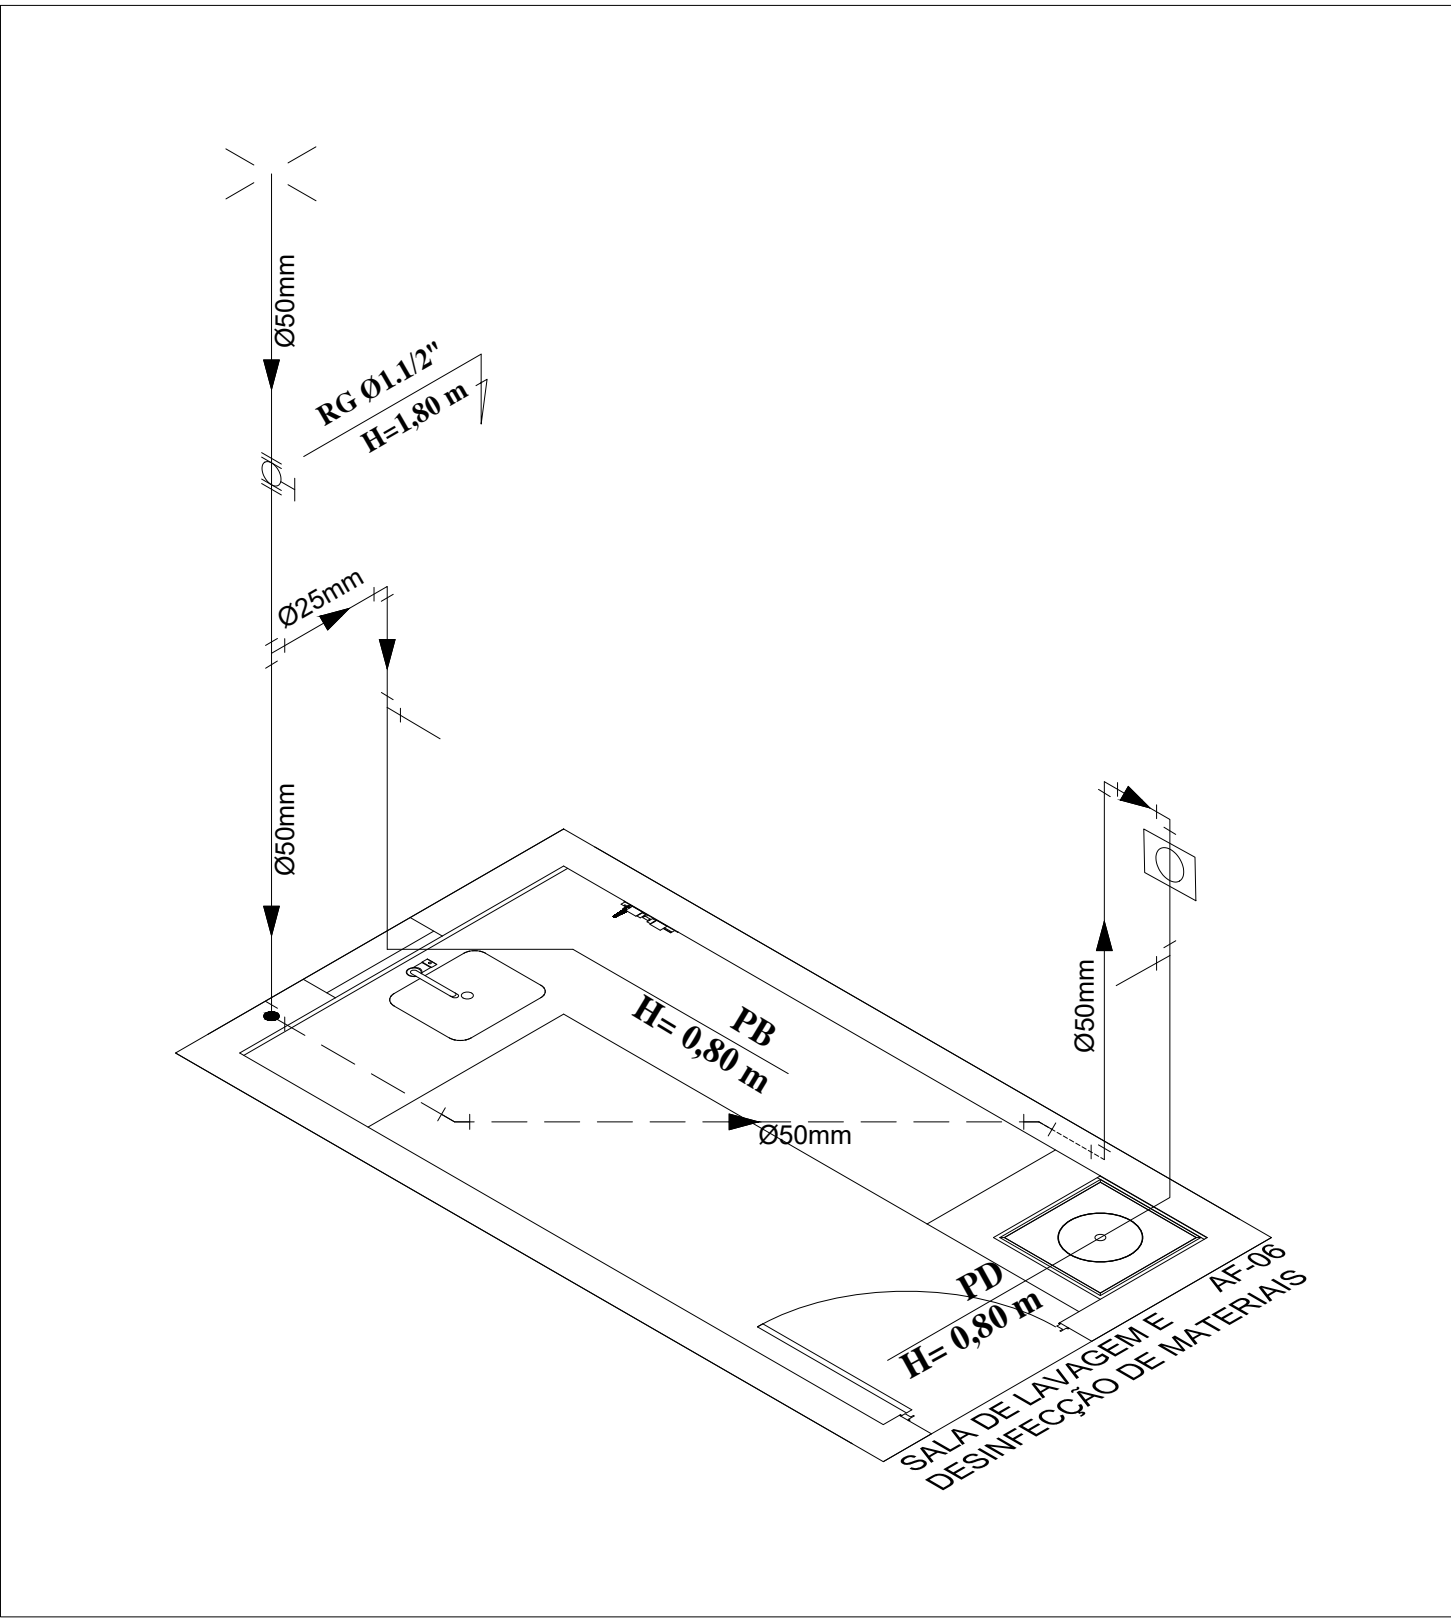


ISOMÉTRICO - SALA DE LAVAGEM
E DESINFECÇÃO DE MATERIAIS
ESCALA _____ 1:25

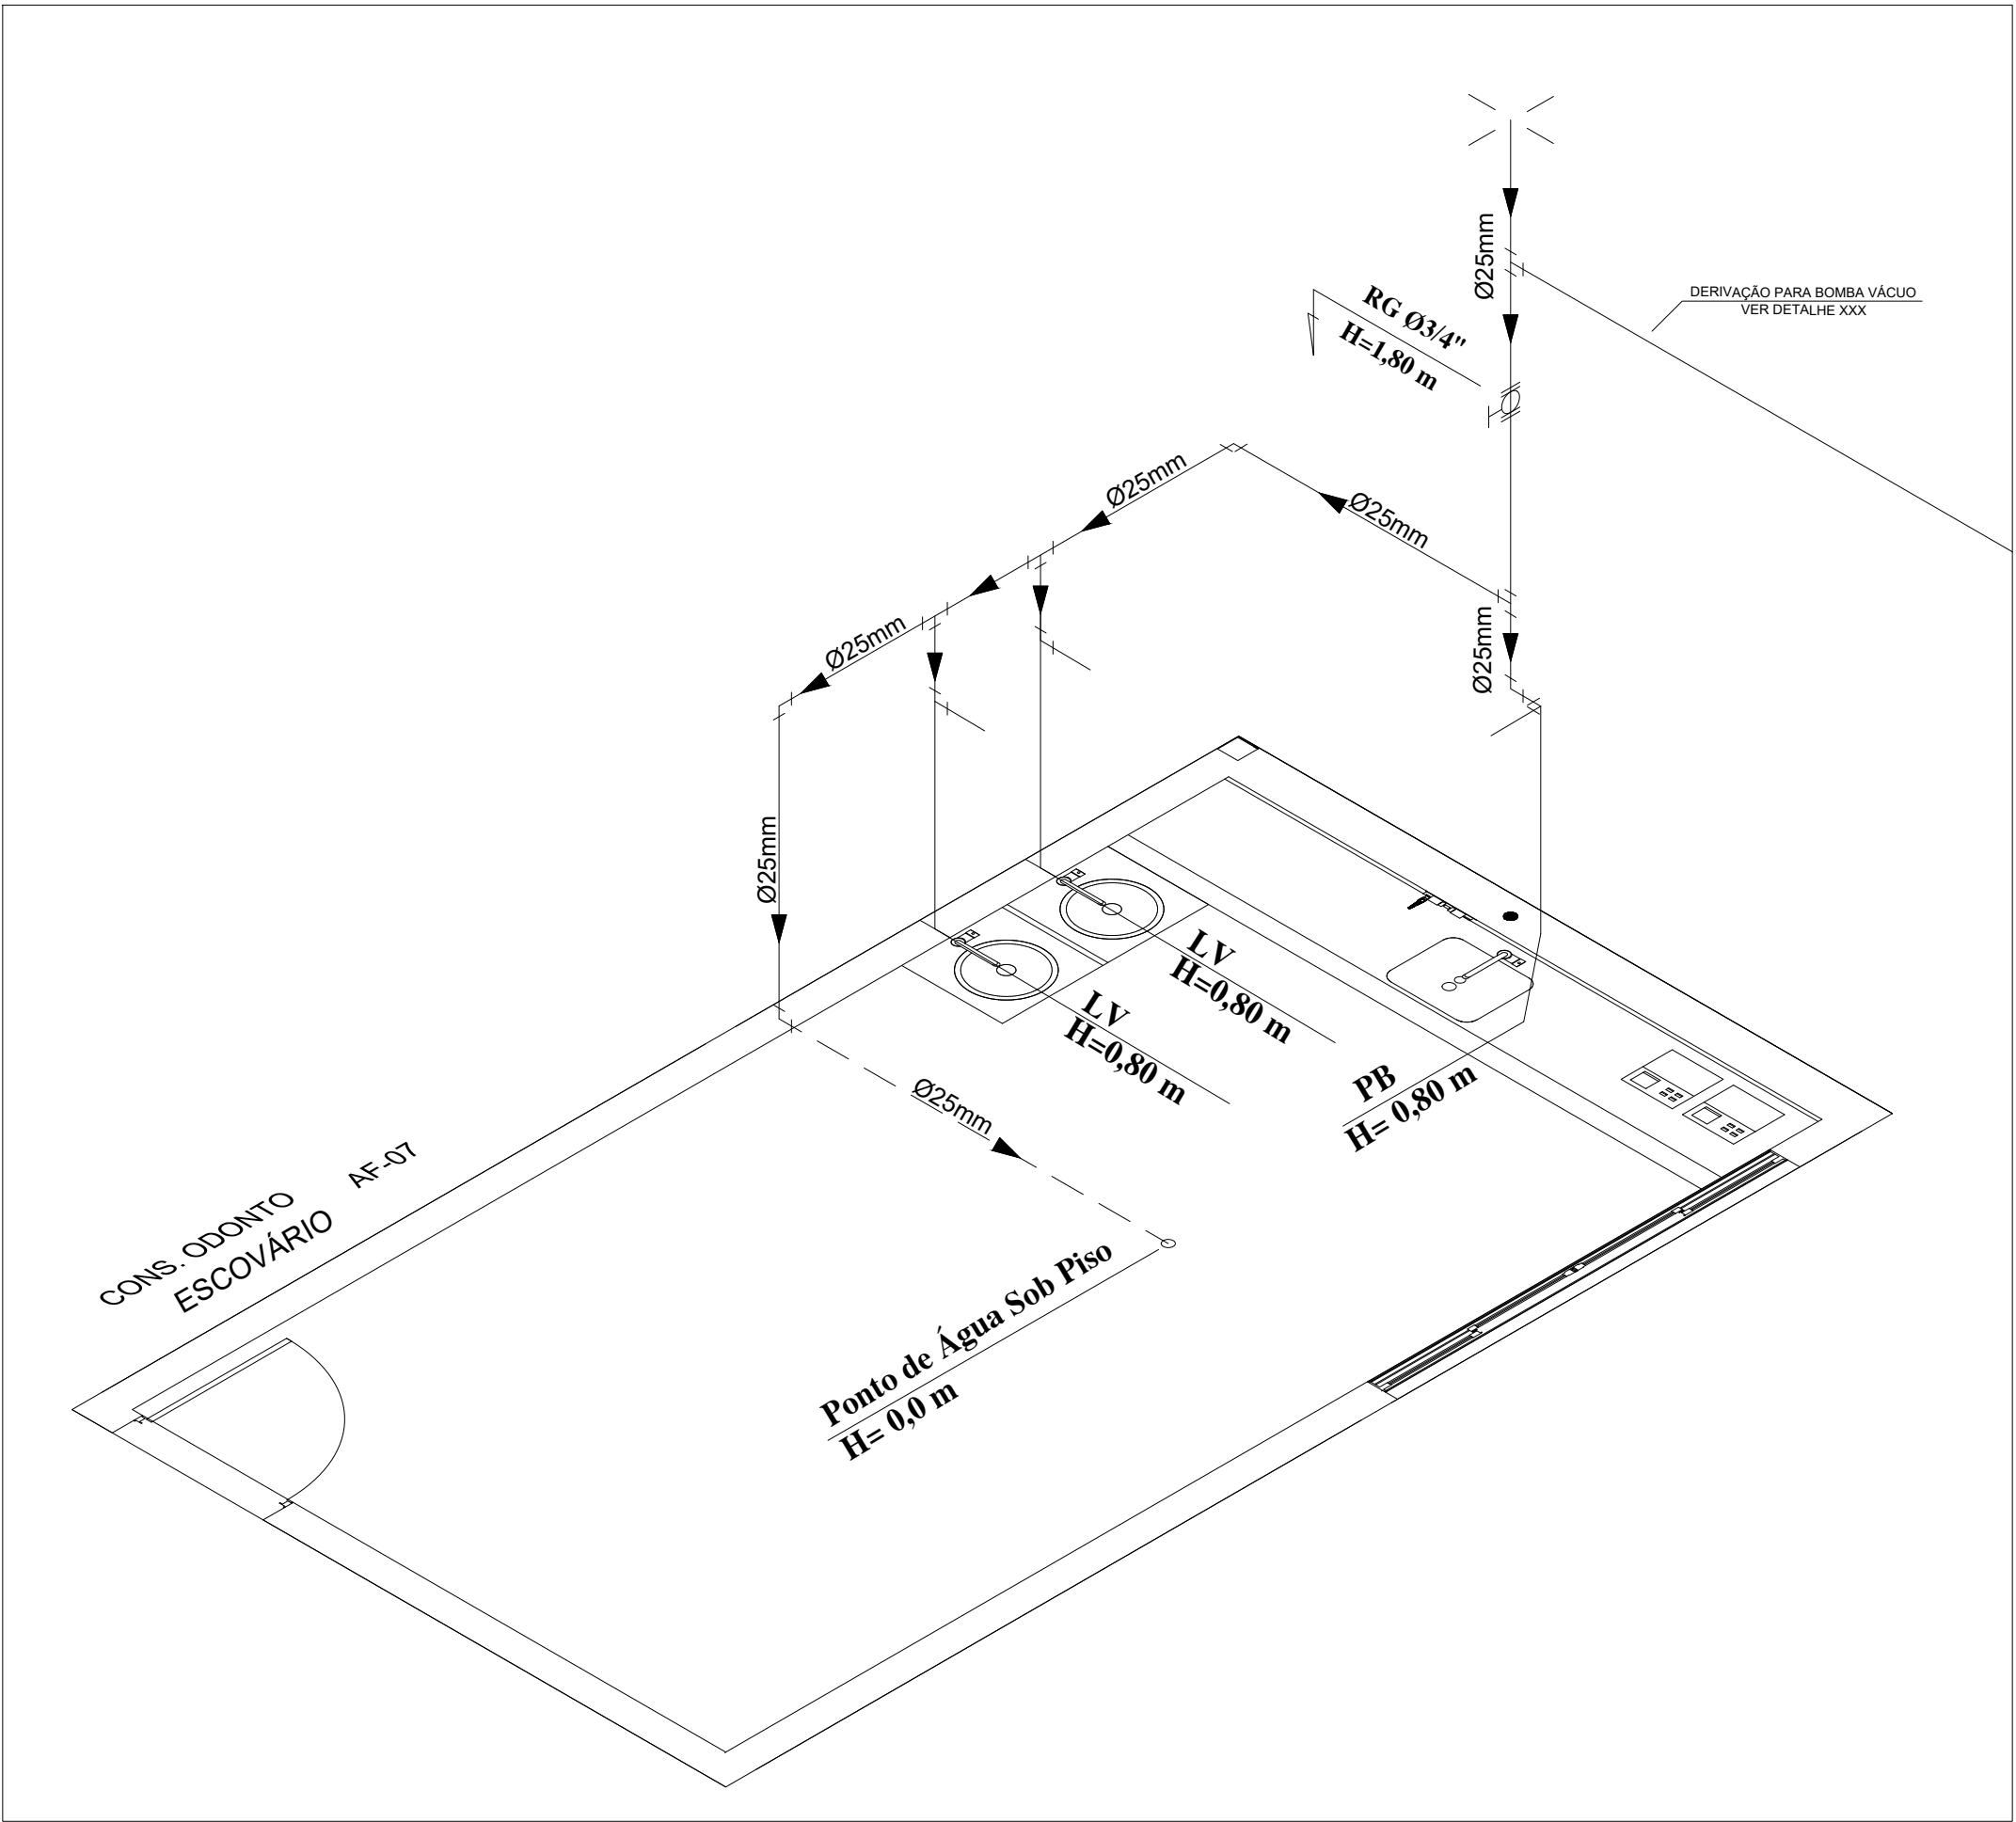


ISOMÉTRICO - CONSULTÓRIO ODONTO/ESCOVÁRIO
ESCALA _____ 1:25

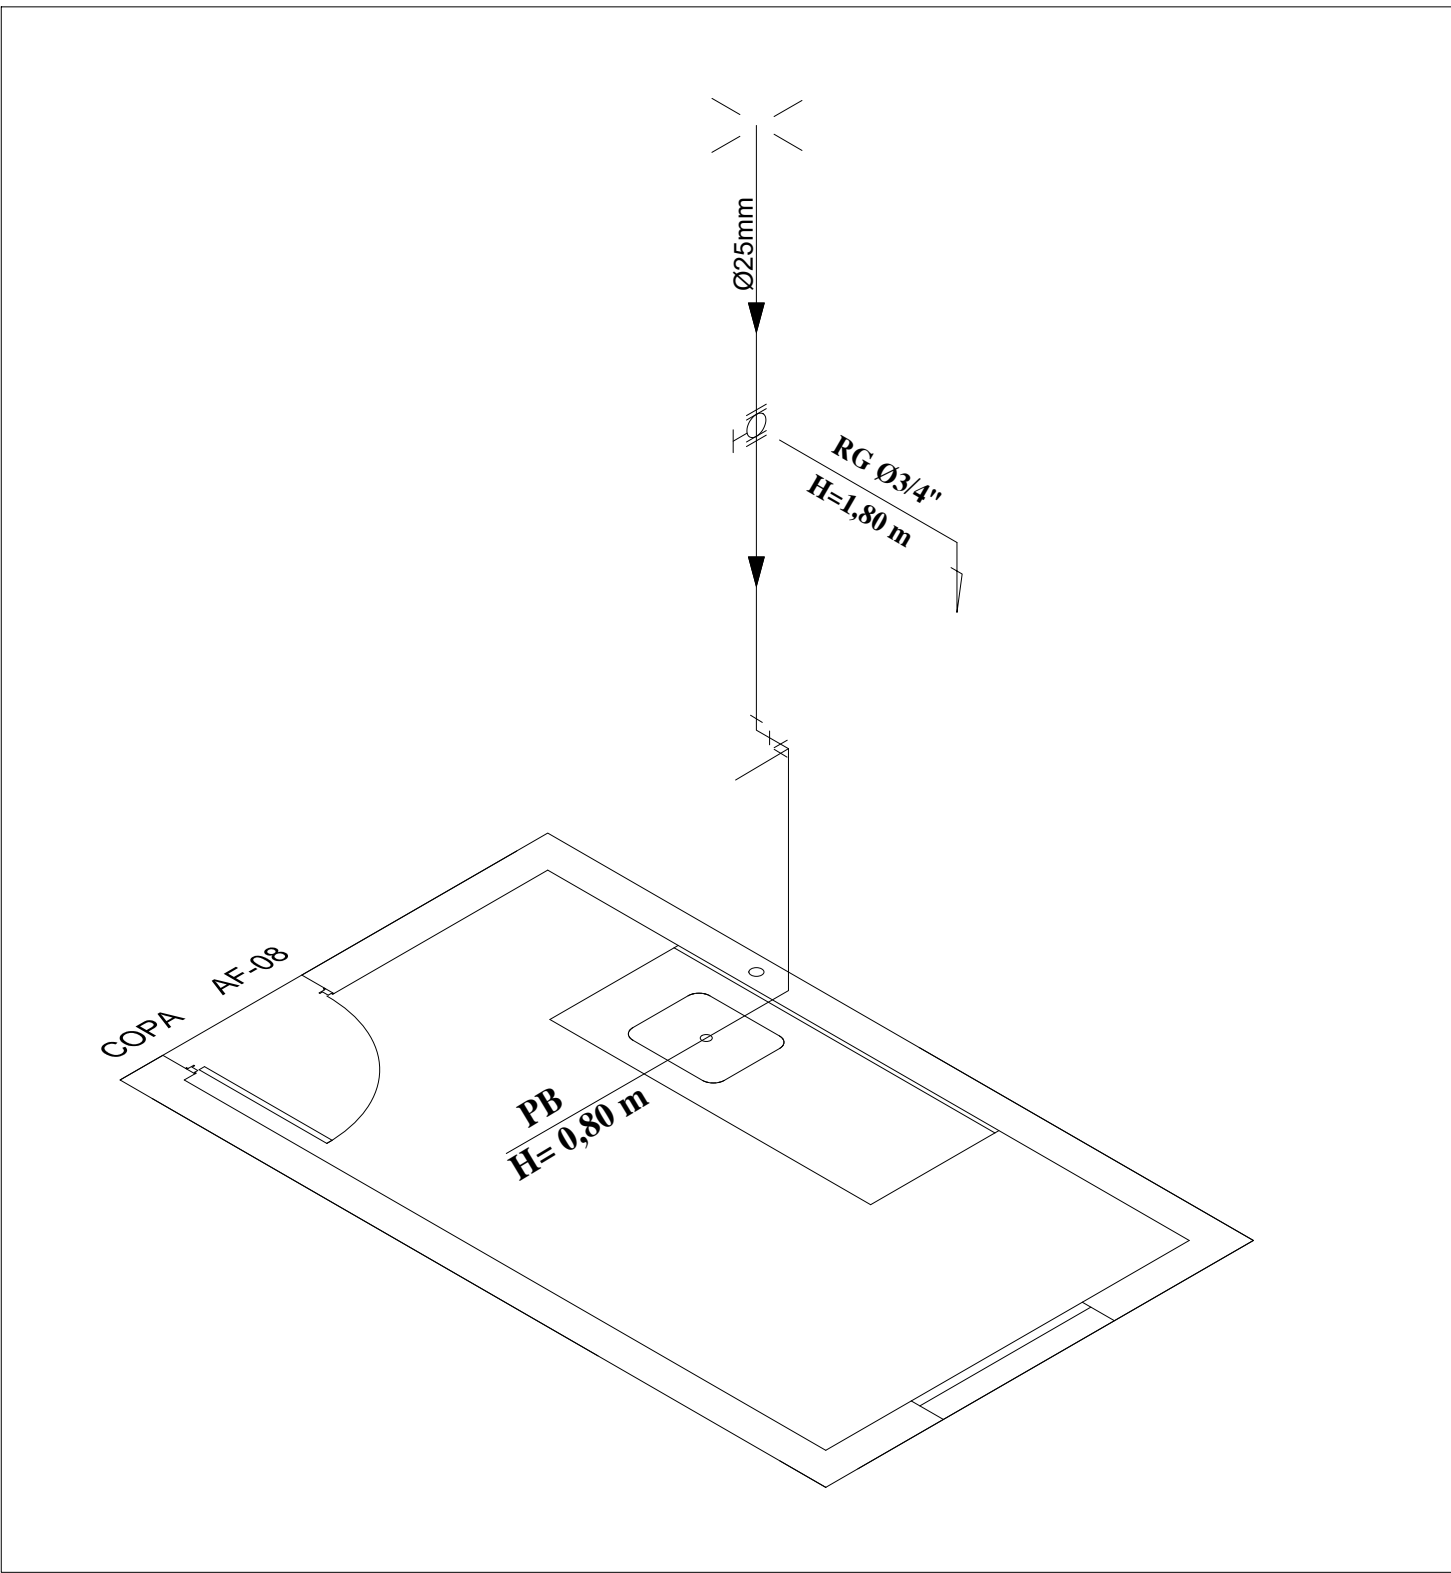

ISOMÉTRICO - COPA
ESCALA _____ 1:25

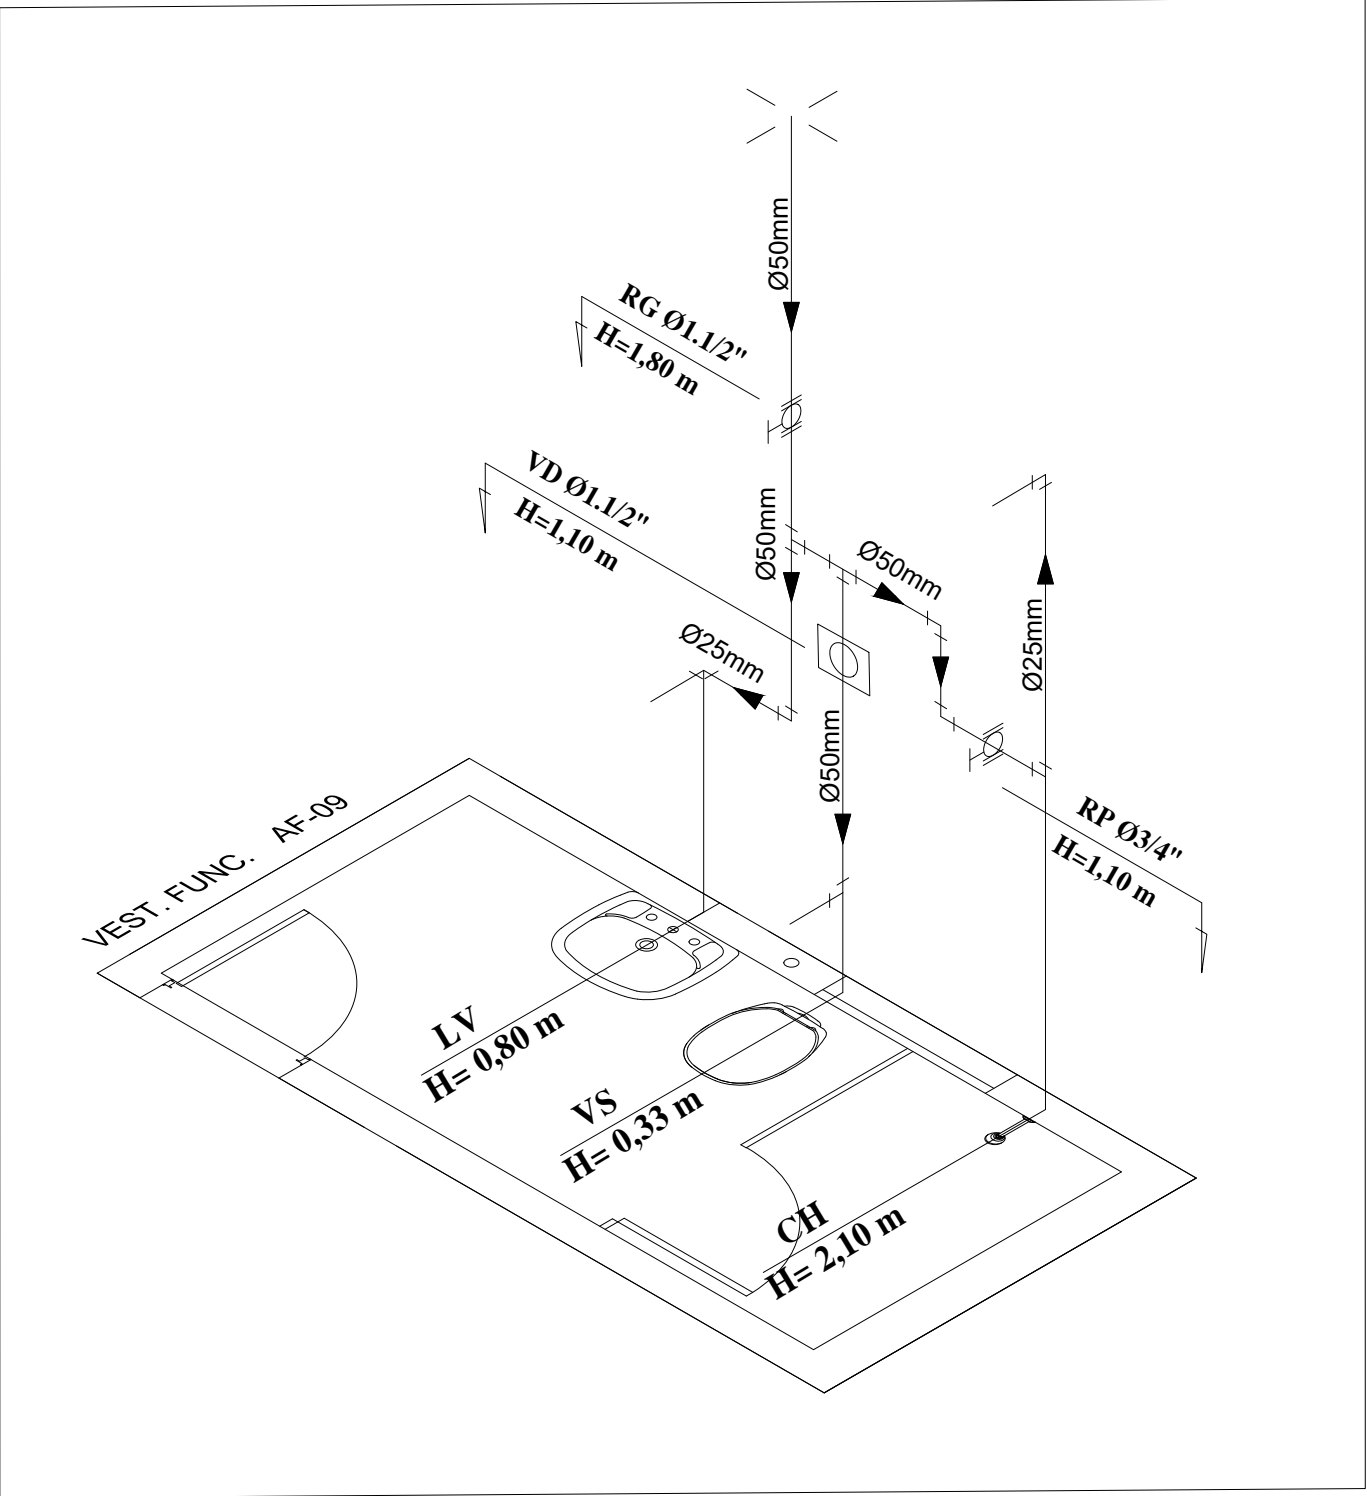

ISOMÉTRICO - VESTIÁRIO
FUNCIONÁRIOS
ESCALA _____ 1:25

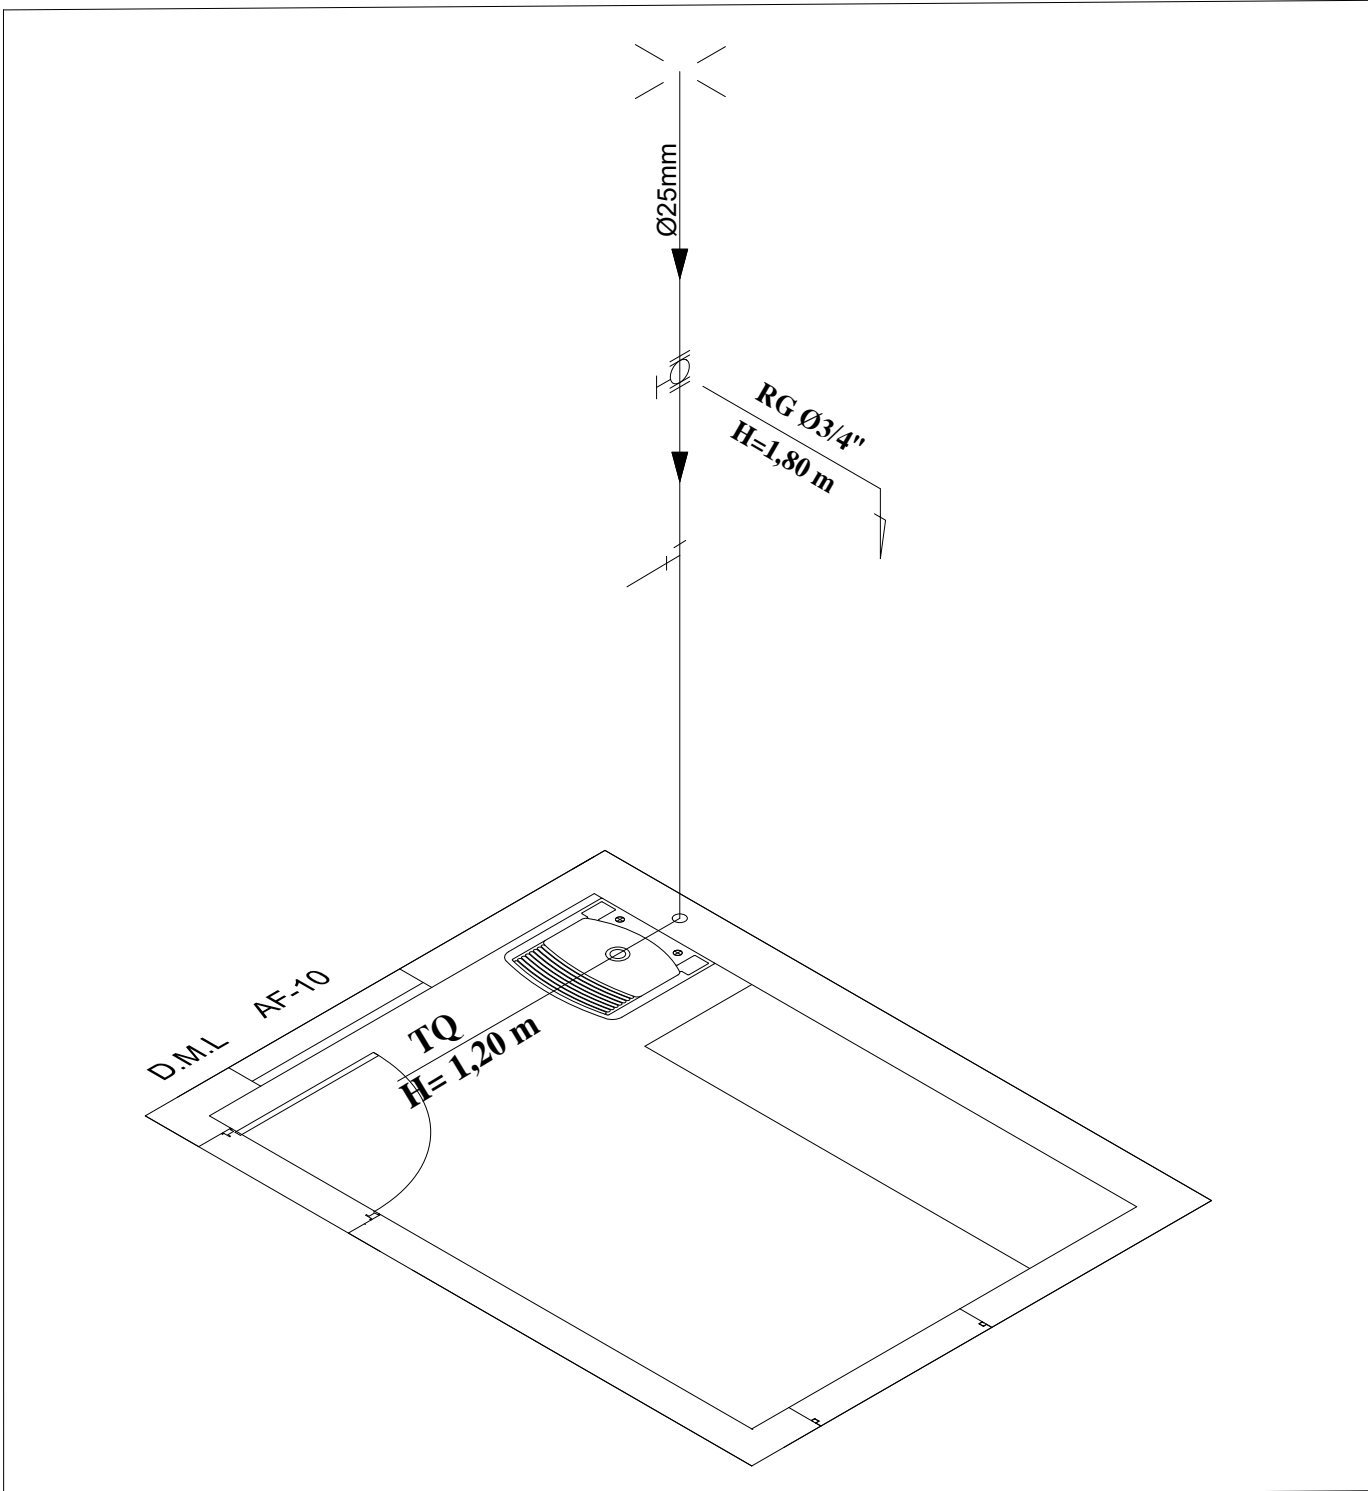


ISOMÉTRICO - D.M.L.
ESCALA _____ 1:25

LEGENDA

- ÁGUA FRIA/ CANO PVC
- ÁGUA FRIA/ CANO PVC SOB PISO

LEGENDA

AF	Água Fria
ALIME	Tubo de Alimentação
AP	Água Pluvial
CA	Caixa de Areia
CH	Chuveiro
CI	Caixa de Inspeção
CV	Coluna de Ventilação
LV	Lavatório
PB	Pia de Bancada
PD	Pia de Despejo
RG	Registro de Gaveta
RP	Registro de Pressão
TQ	Tanque
VD	Válvula de Descarga
VS	Vaso Sanitário

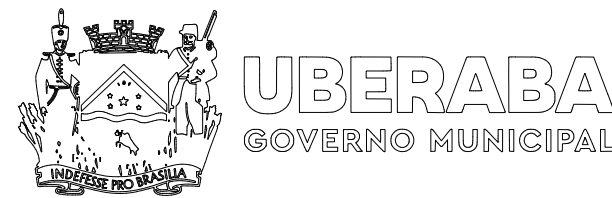


PROJETO DE INSTALAÇÕES HIDRÁULICAS E SANITÁRIAS

FOLHA:
04/06

CONTÉM: ISOMÉTRICOS

SITUAÇÃO:

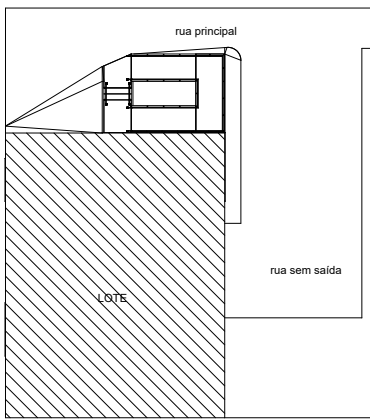

PROPRITETÁRIO: PREFEITURA MUNICIPAL DE UBERABA
CNPJ: 18.428.839.0001-90


DocuSigned by:
Walmir de Almeida Januário
AUTOR DO PROJETO: JANUÁRIO ENGENHARIA EIRELI
CREA: 65005 - MG

REVISÃO:
USF NOSSA SENHORA DA APARECIDA
RODOVIA BR 190 KM-21, ESTRADA BOIADEIRO JOAQUIM ALVES RIBEIRO, SERRINHA, UBERABA-MG


ESCALA:
INDICADA

DATA:
JANEIRO/2023


DESENHO:
ARTHUR MARRA PAIS

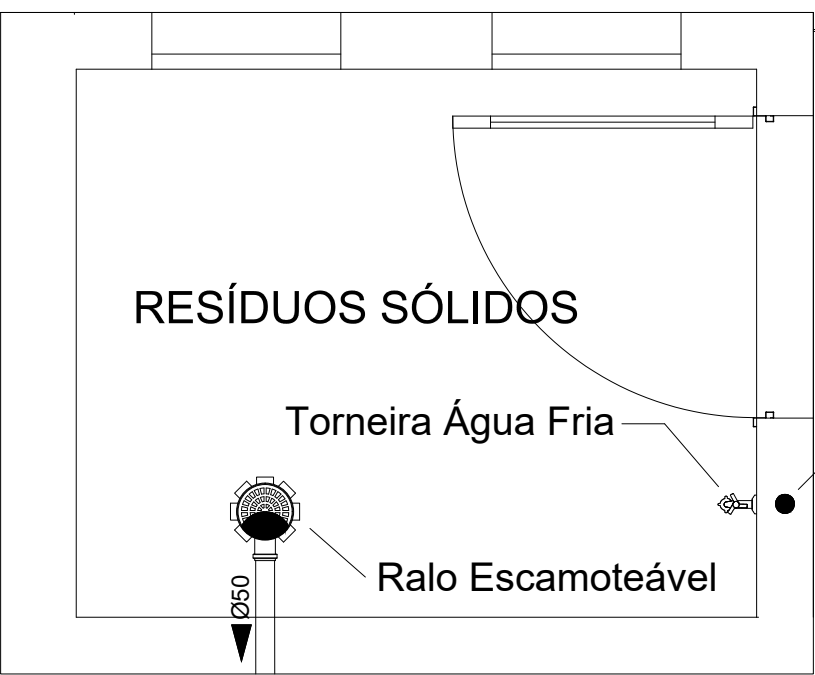


DETALHE - RESÍDUOS SÓLIDOS
ESCALA 1:25

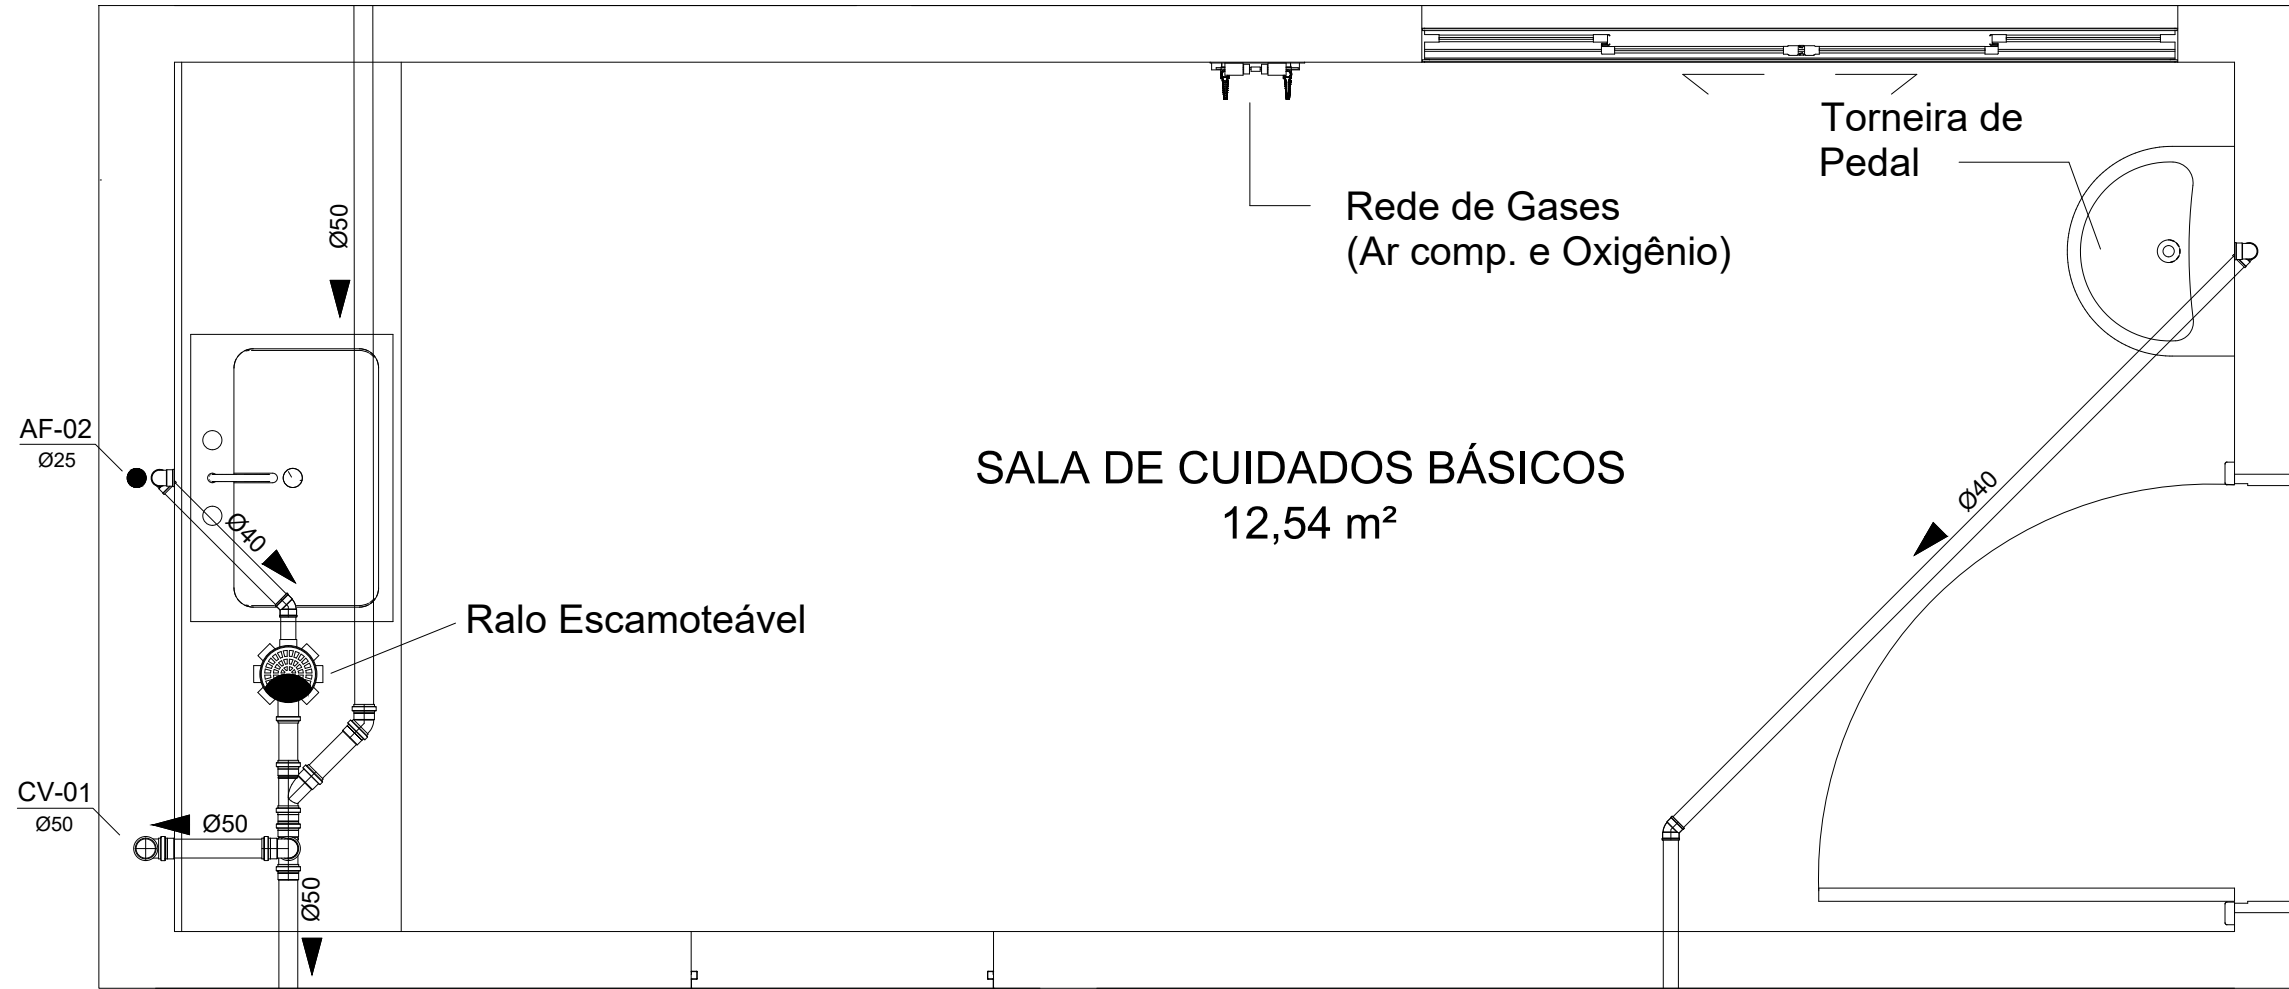


DETALHE - SALA DE CUIDADOS BÁSICOS
ESCALA 1:25

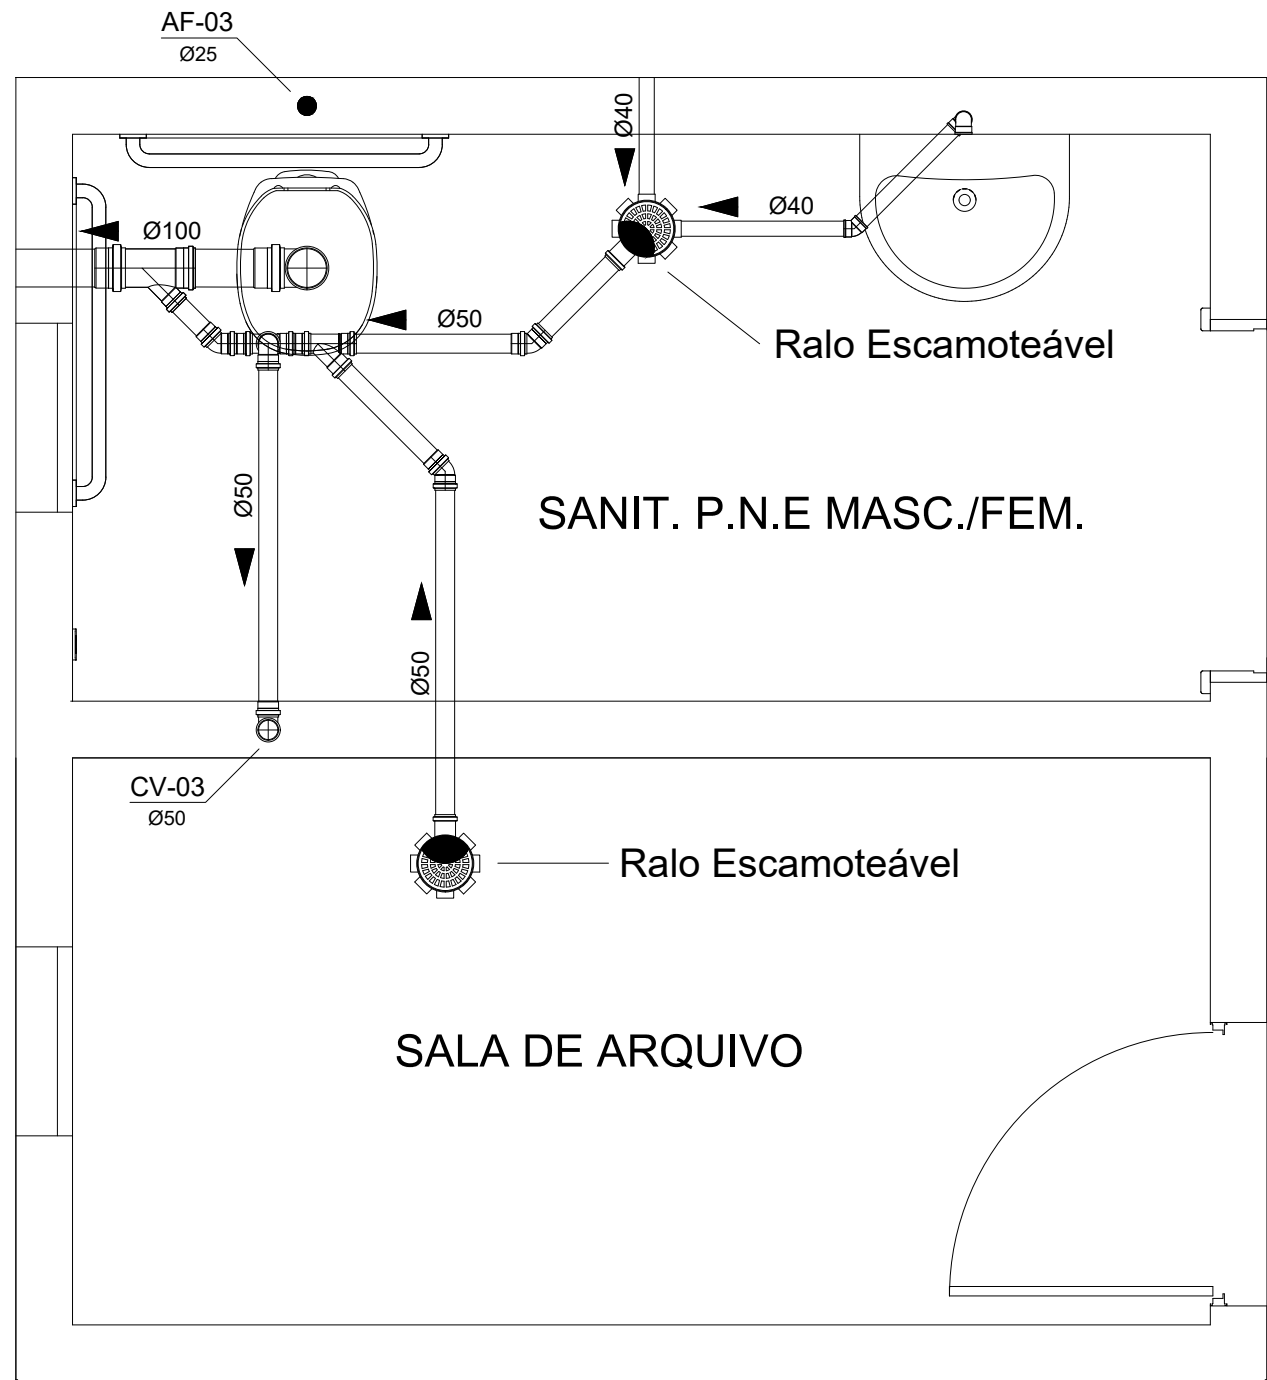


ISOMÉTRICO - SANIT. P.N.E. MAS./ FEM. E SALA DE ARQUIVO
ESCALA 1:25

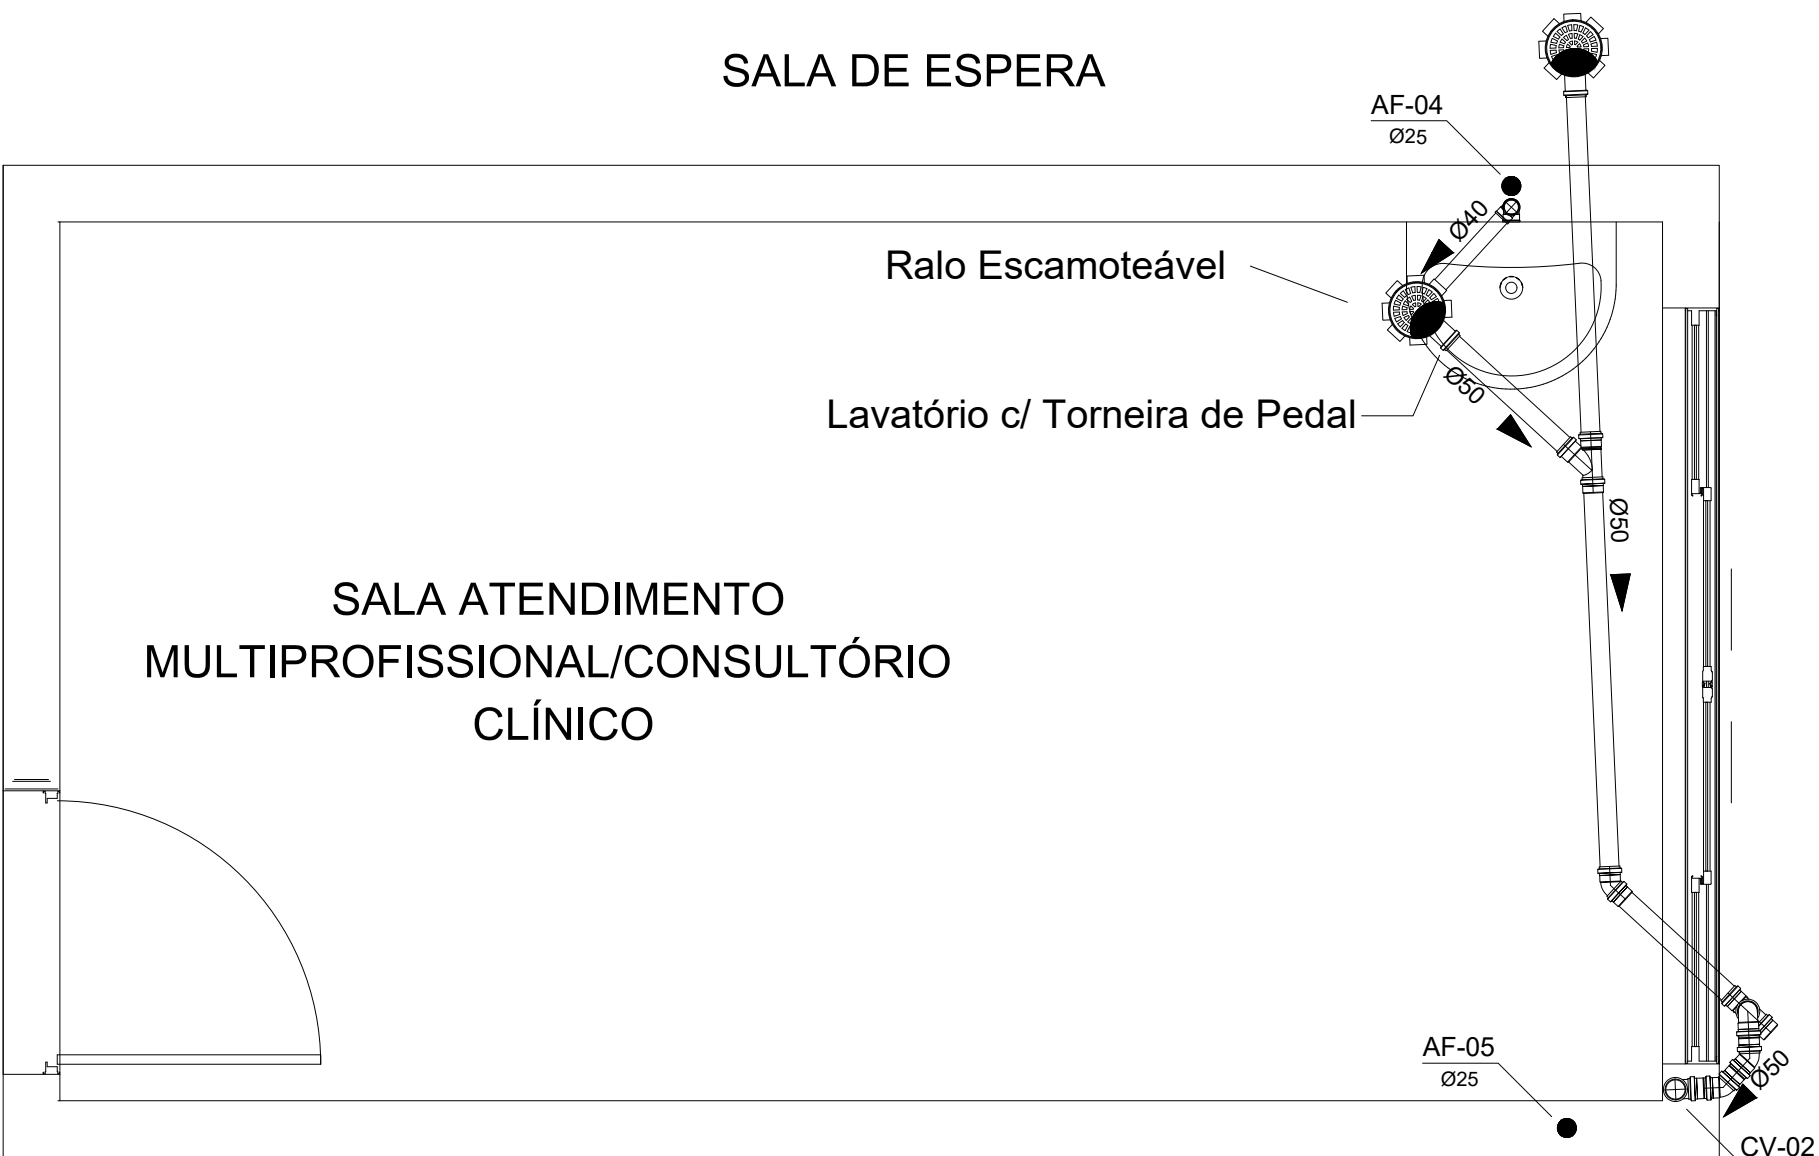

DETALHE - SALA ATENDIMENTO MULTIPROFISSIONAL/ CONSULTÓRIO CLÍNICO
ESCALA 1:25

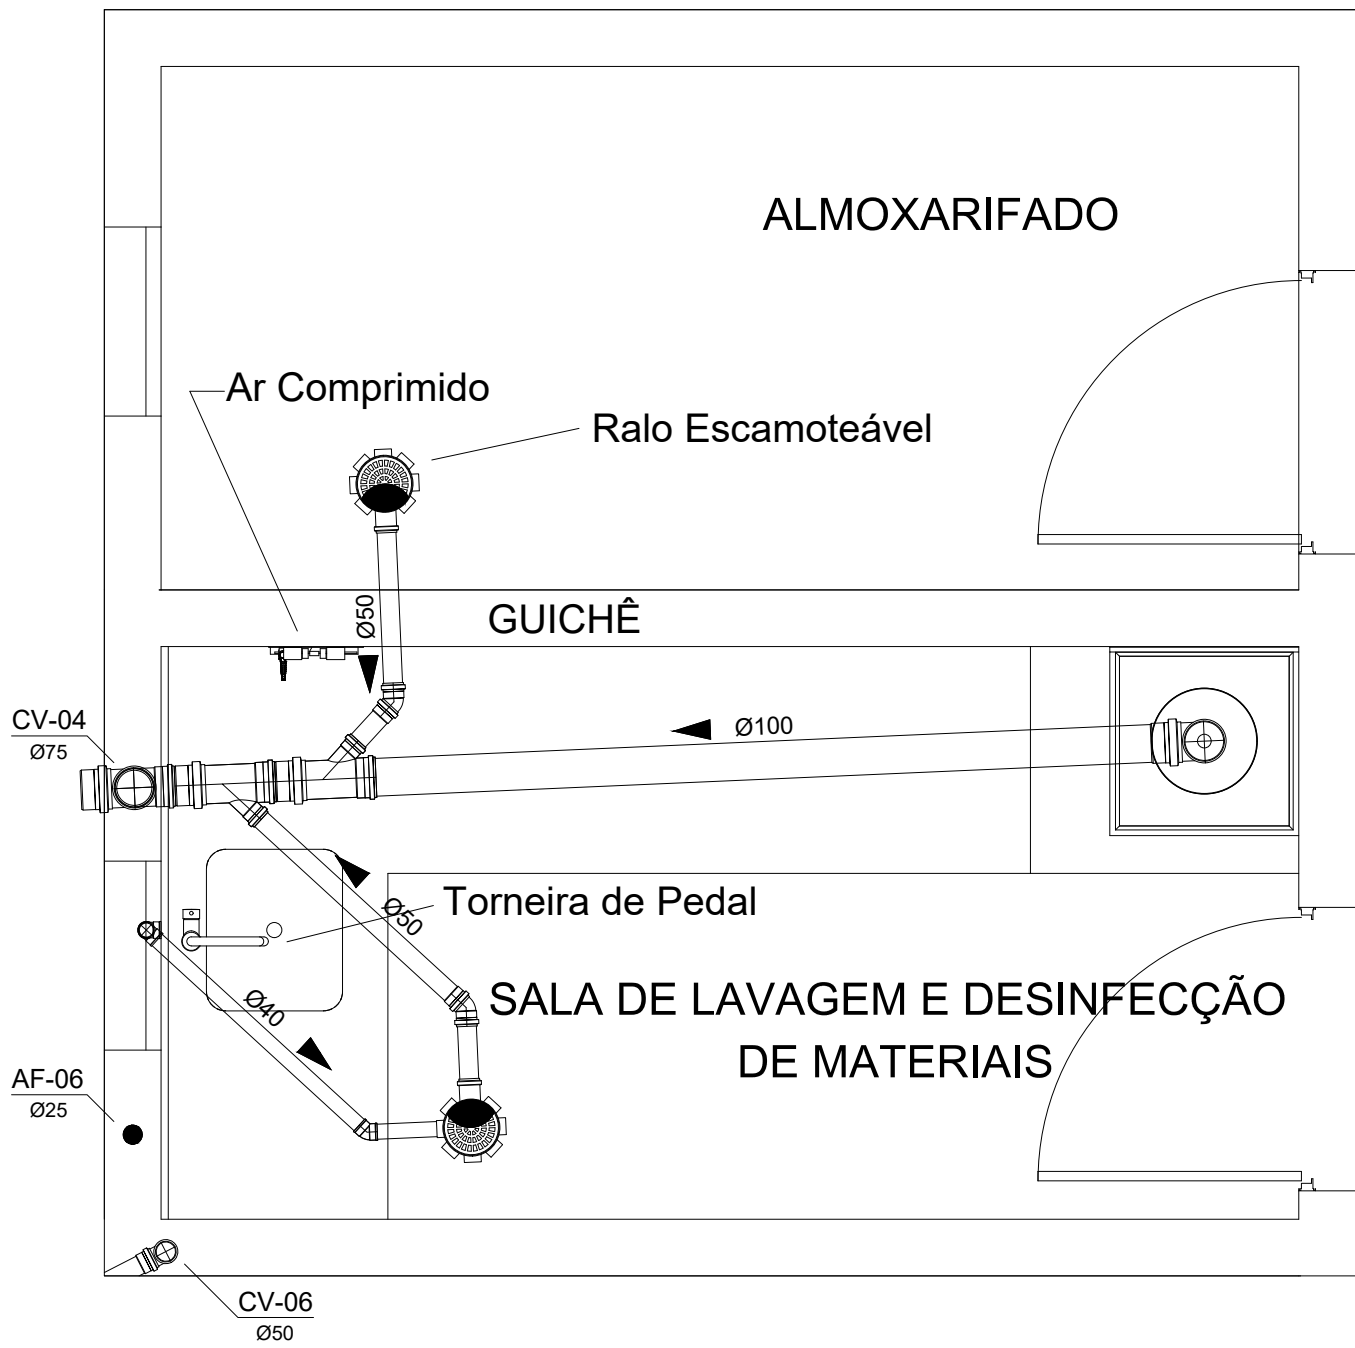

DETALHE - SALA DE LAVAGEM E DESINFECÇÃO DE MATERIAIS
ESCALA 1:25

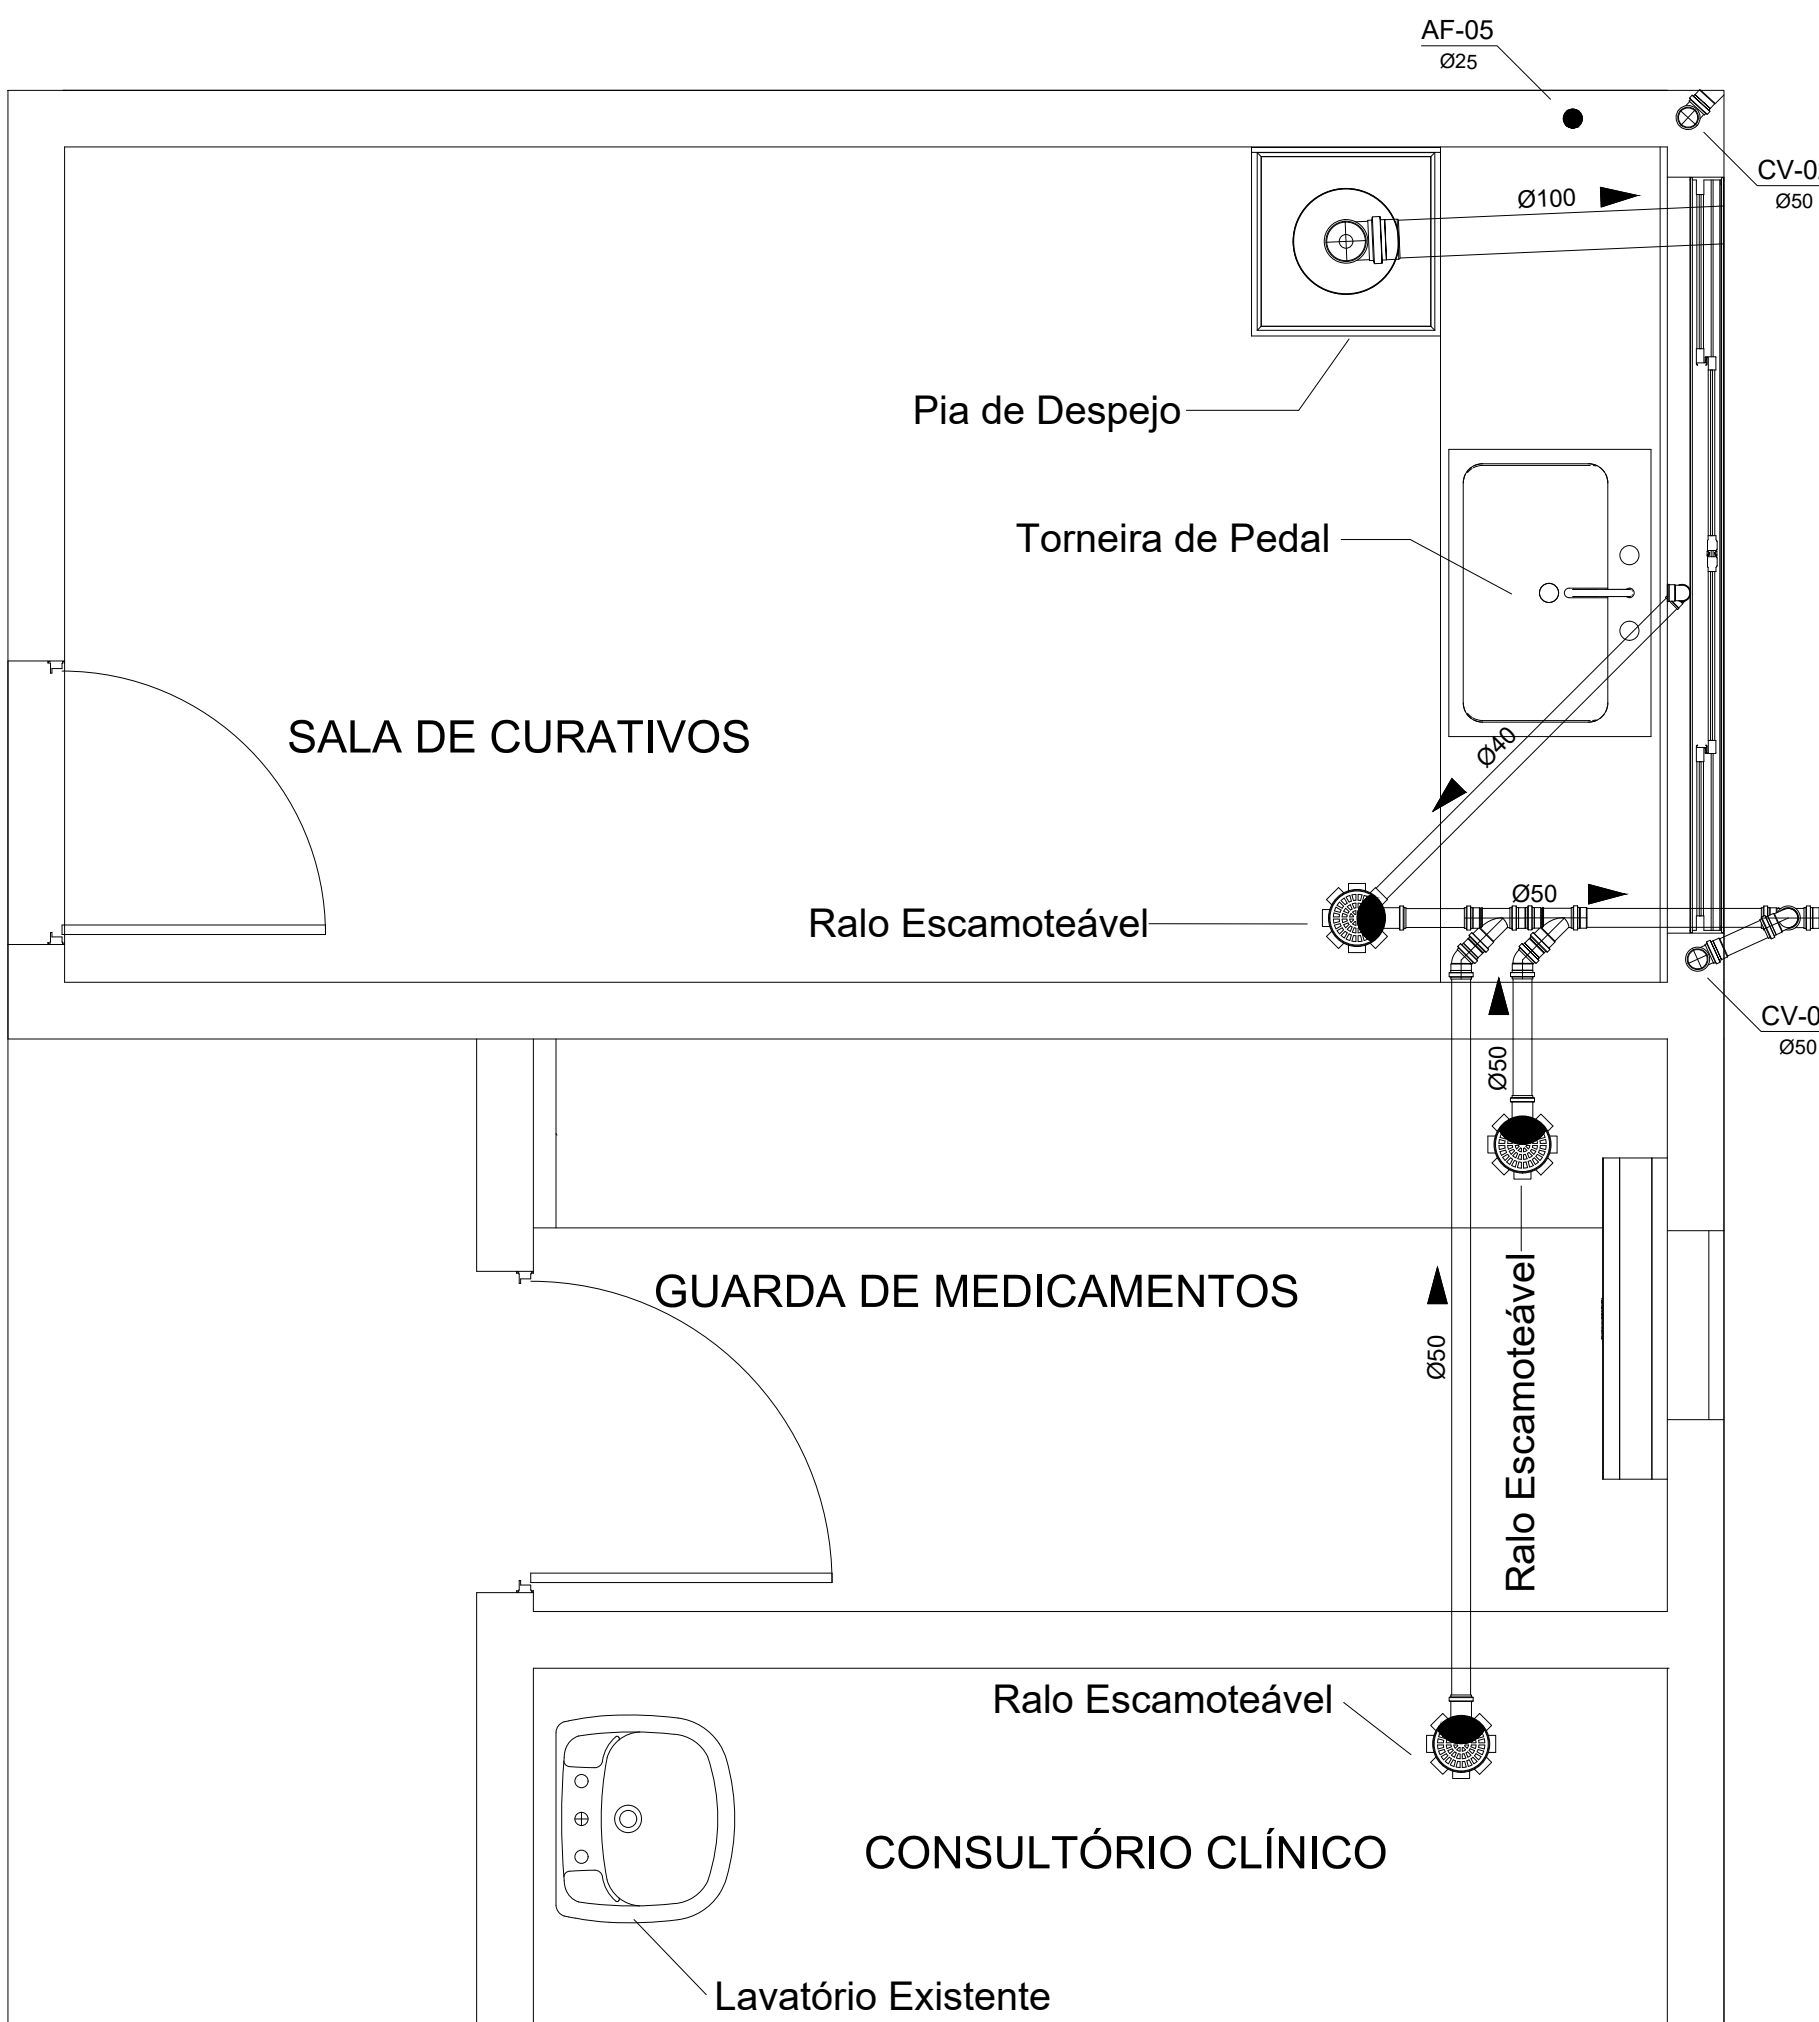

DETALHE - SALA DE CURATIVOS, GUARDA DE MEDICAMENTOS E CONSULTÓRIO CLÍNICO
ESCALA 1:25

LEGENDA

—	ESGOTO/ CANO PVC
—	VENTILAÇÃO/ CANO PVC

LEGENDA

AF	Água Fria
ALIME	Tubo de Alimentação
CV	Coluna de Ventilação
RG	Registro de Gaveta


QUADRO DE INCLINAÇÕES SISTEMA DE ESGOTO

Ø100MM	ADOTAR INCLINAÇÃO DE 1%
Ø50MM	ADOTAR INCLINAÇÃO DE 2%
Ø40MM	ADOTAR INCLINAÇÃO DE 2%

QUADRO DE CONEXÕES, CAIXAS E RALOS

	Ralo Sifonado DN 100x53x40
	Caixa Sifonada DN 100x100x50
	Caixa Sifonada DN 150x150x50
	Caixa Sifonada DN 150x150x50 (sem ralo)
	Vaso sanitário com curva 90°
	Junção
	Cap
	Curvar 45°
	Joelho 45°
	Te ventilação
	Curva 90° curta desce
	Curva 90° curta sobe
	Dreno calha

JANUÁRIO
ENGENHARIA
RUA CONCEIÇÃO DAS ALAGOAS N° 215
TEL. (34) 9 9972-4147 - januario.engenharia2000@gmail.com

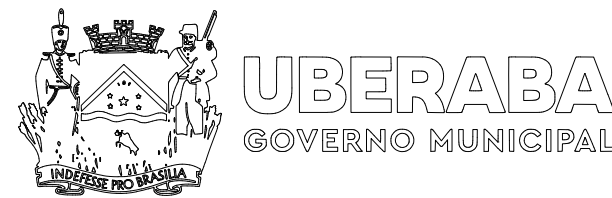


PROJETO DE INSTALAÇÕES HIDRÁULICAS E SANITÁRIAS

FOLHA:
05/06

CONTÉM: DETALHES

SITUAÇÃO:

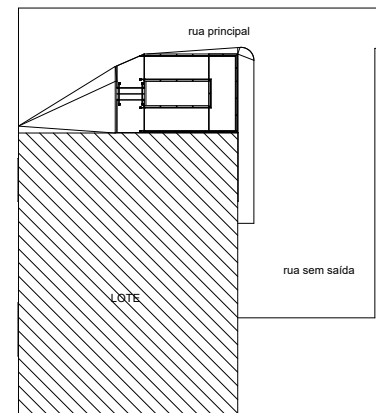

PROPRITETÁRIO: PREFEITURA MUNICIPAL DE UBERABA
CNPJ: 18.428.839.0001-90

DocuSigned by:
Walmir de Almeida Januário

AUTOR DO PROJETO: JANUÁRIO ENGENHARIA EIRELI
CREA: 65005 - MG

REVISÃO:

USF NOSSA SENHORA DA APARECIDA
RODOVIA BR 190 KM-21, ESTRADA BOIADEIRO JOAQUIM ALVES RIBEIRO, SERRINHA, UBERABA-MG

ESCALA:
INDICADA

DATA:
JANEIRO/2023

DESENHO:
ARTHUR MARRA PAIS

LEGENDA

	ESGOTO/ CANO PVC
	VENTILAÇÃO/ CANO PVC

LEGENDA


AF	Água Fria
ALIME	Tubo de Alimentação
CV	Coluna de Ventilação
RG	Registro de Gaveta

QUADRO DE INCLINAÇÕES
SISTEMA DE ESGOTO


Ø100MM		ADOTAR INCLINAÇÃO DE 1%
Ø50MM		ADOTAR INCLINAÇÃO DE 2%
Ø40MM		ADOTAR INCLINAÇÃO DE 2%

QUADRO DE CONEXÕES,
CAIXAS E RALOS


- Ralo Sifonado DN 100x53x40
- Caixa Sifonada DN 100x100x50
- Caixa Sifonada DN 150x150x50
- Caixa Sifonada DN 150x150x50 (sem ralo)
- Vaso sanitário com curva 90°
- Junção
- Cap
- Curvar 45°
- Joelho 45°
- Te ventilação
- Curva 90° curta desce
- Curva 90° curta sobe
- Dreno calha

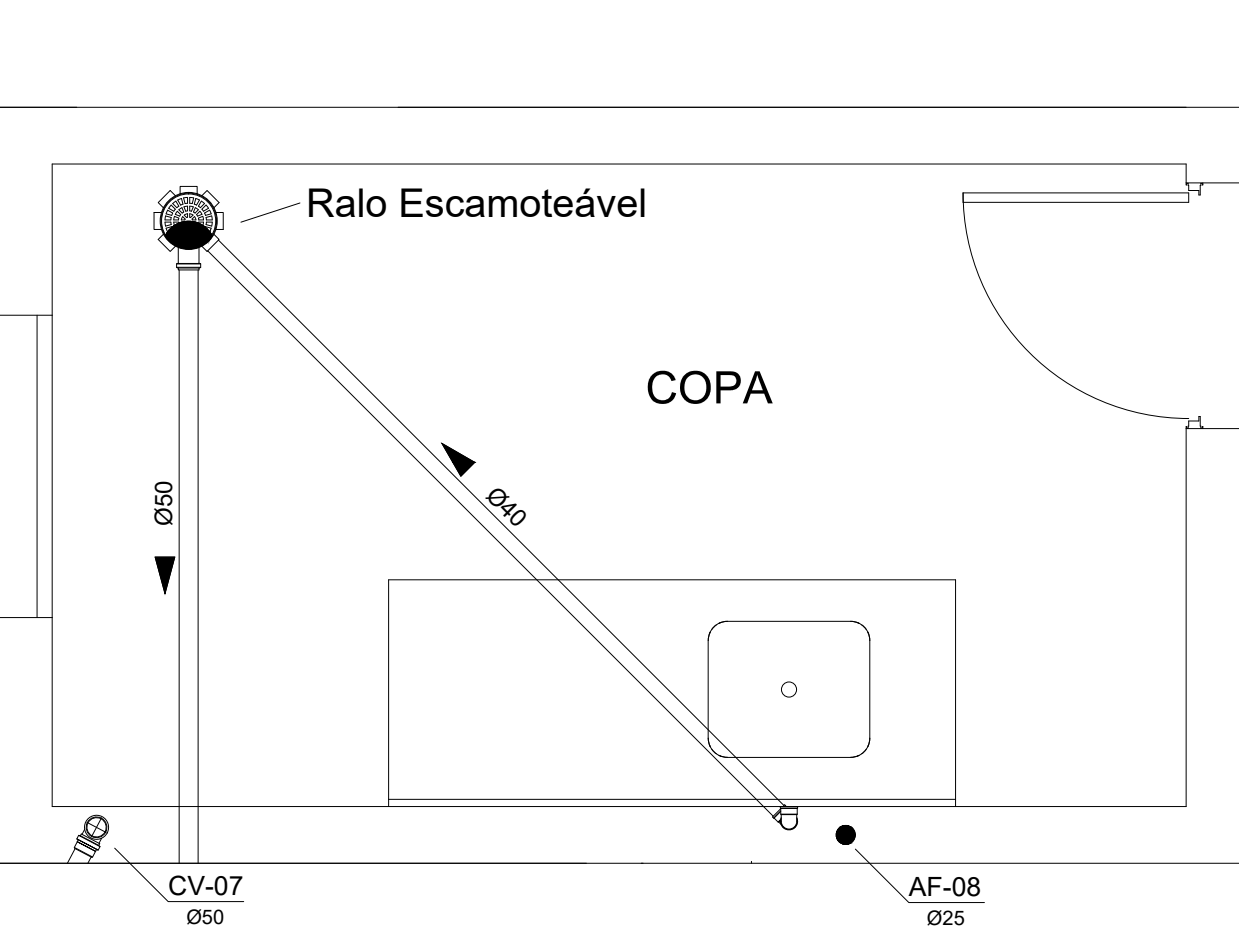


DETALHE - COPA
ESCALA 1:25

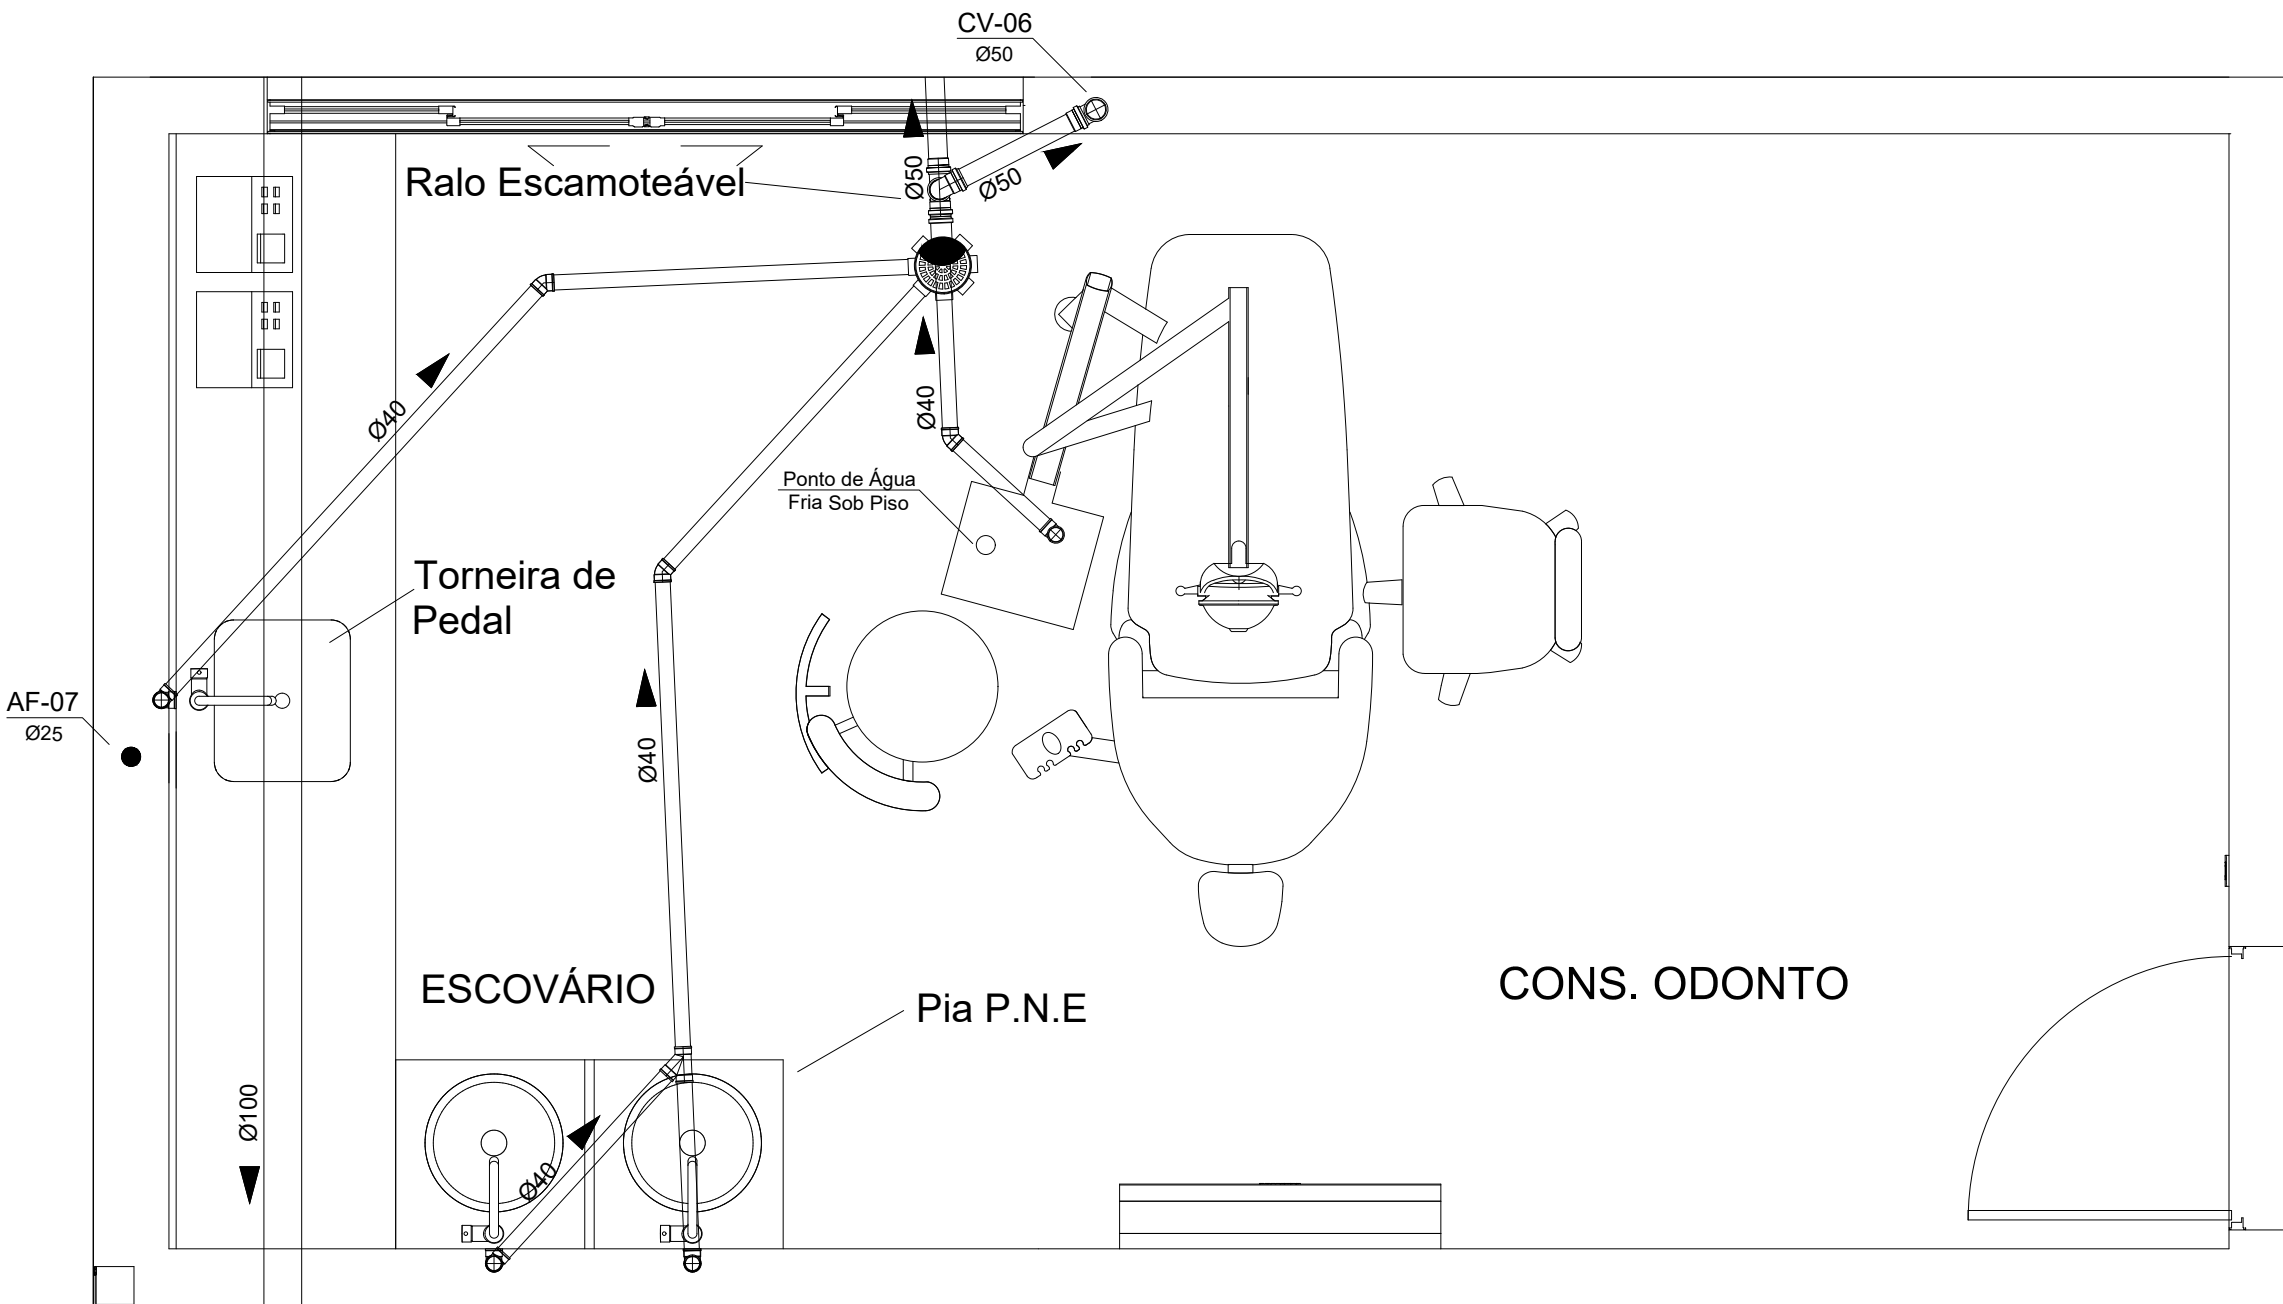


DETALHE - CONSULTÓRIO ODONTO/ESCOVÁRIO
ESCALA 1:25

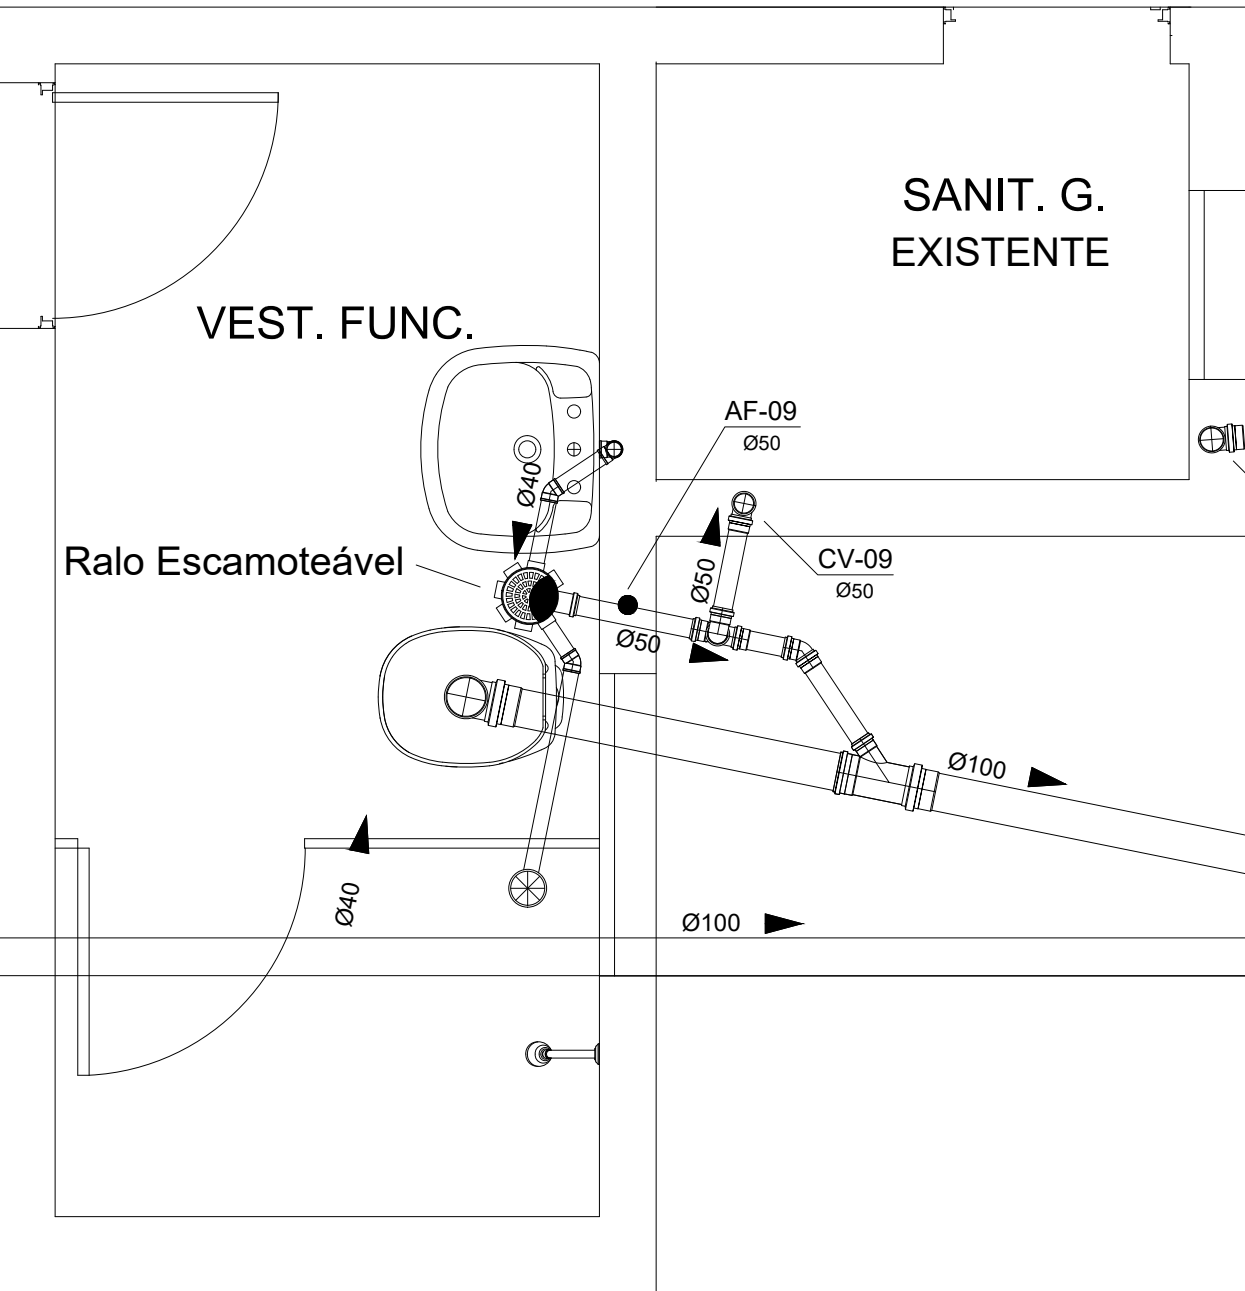


ISOMÉTRICO - VESTIÁRIO FUNCIONÁRIOS
ESCALA 1:25

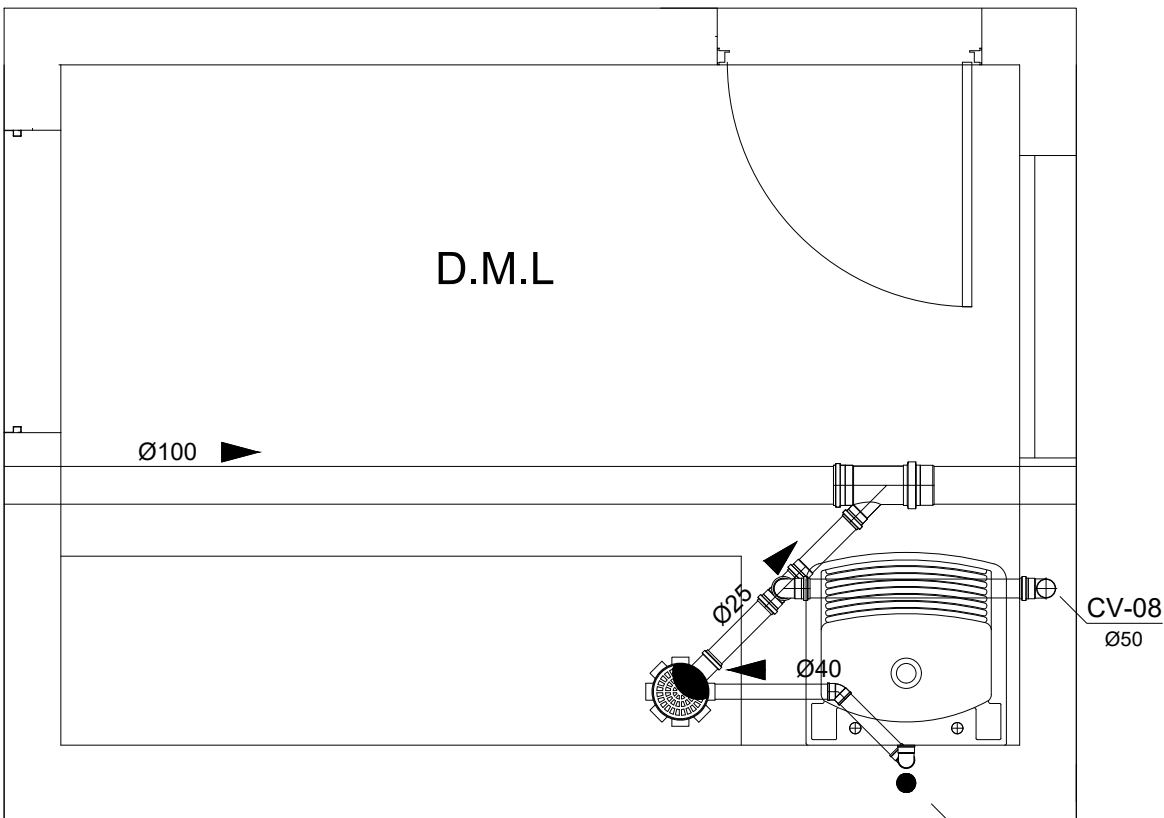


DETALHE - D.M.L.
ESCALA 1:50

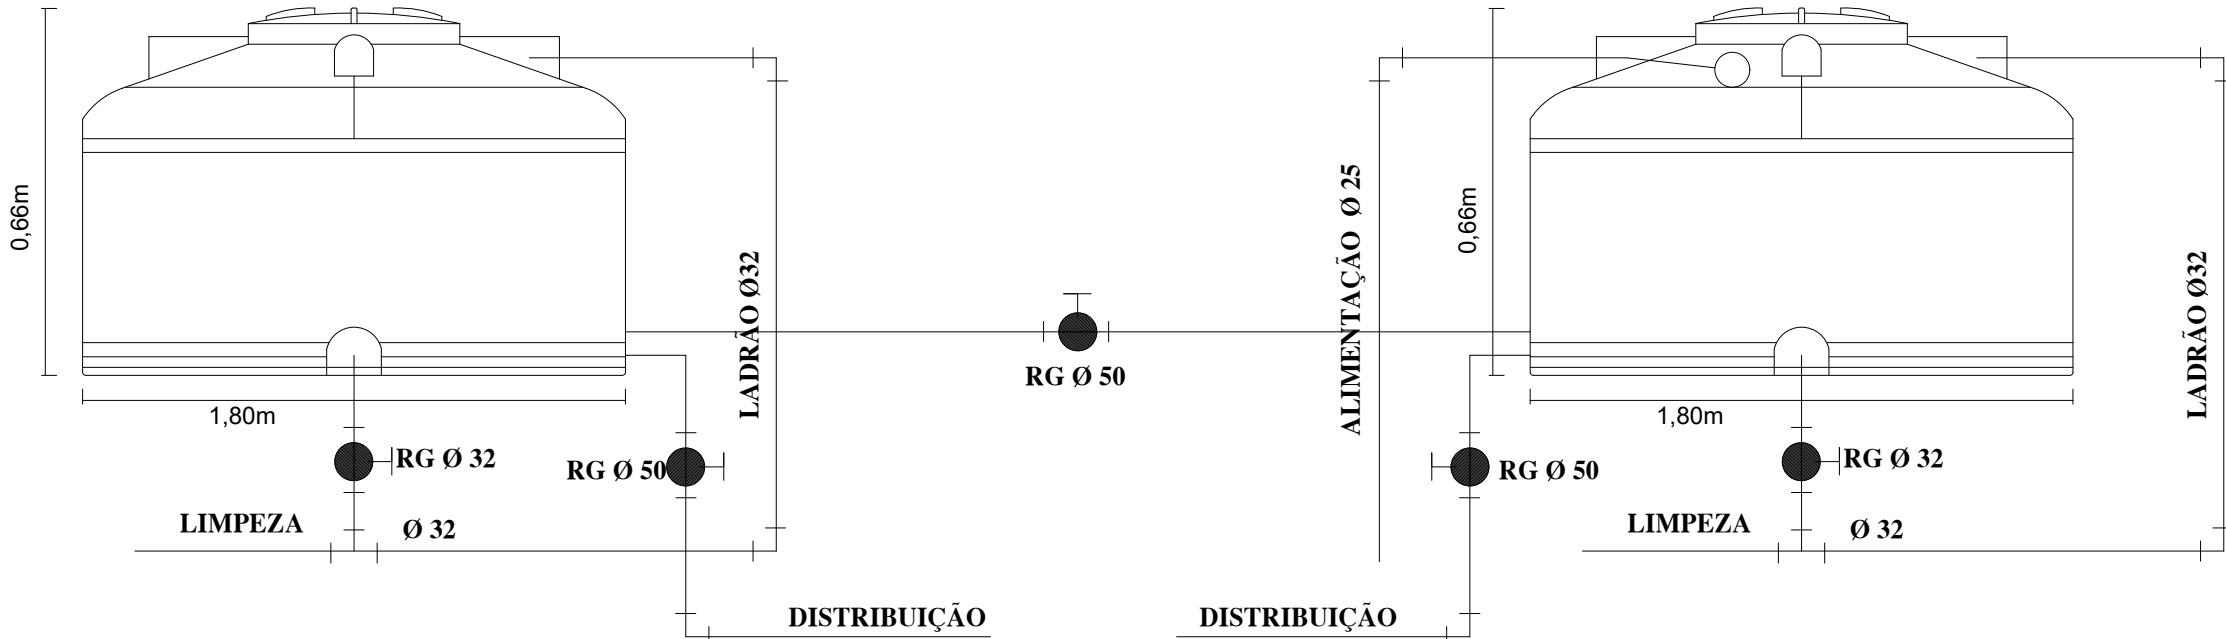


DETALHE CAIXA D'AGUA
sem escala

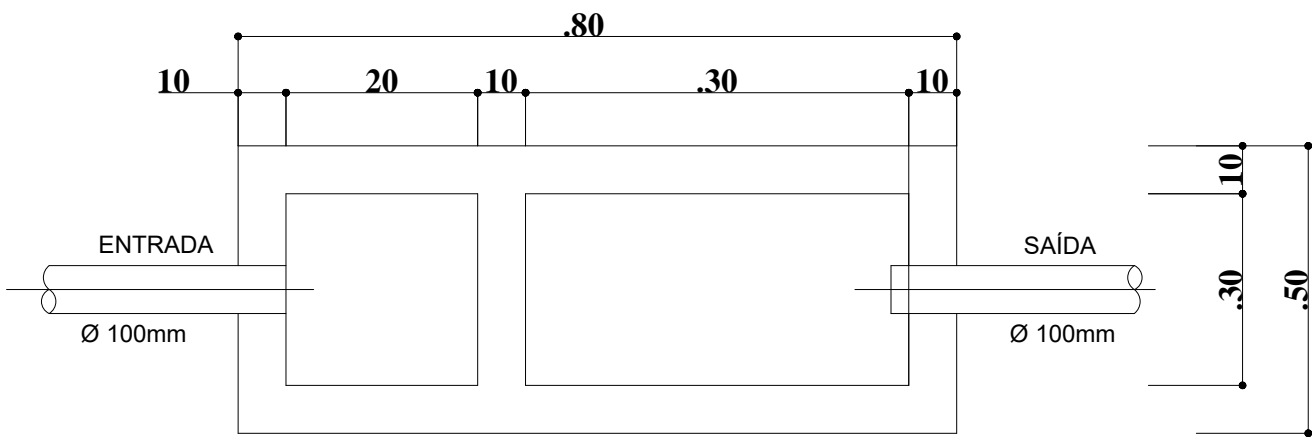

CAIXA DE GORDURA
sem escala

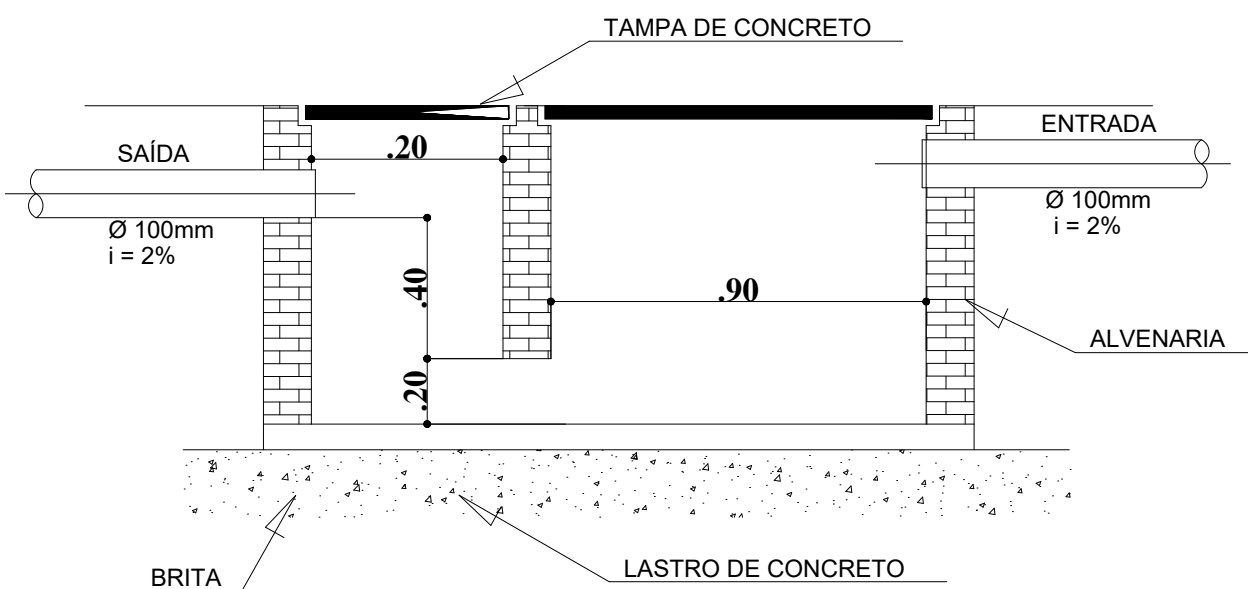

CORTE CAIXA DE GORDURA
sem escala

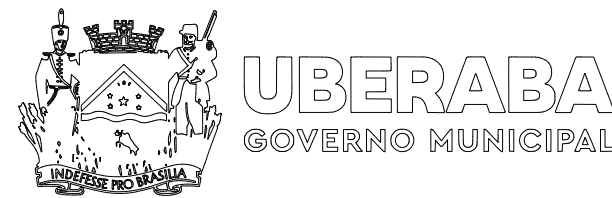


PROJETO DE INSTALAÇÕES HIDRÁULICAS E SANITÁRIAS

FOLHA:
06/06

CONTÉM: DETALHES

SITUAÇÃO:

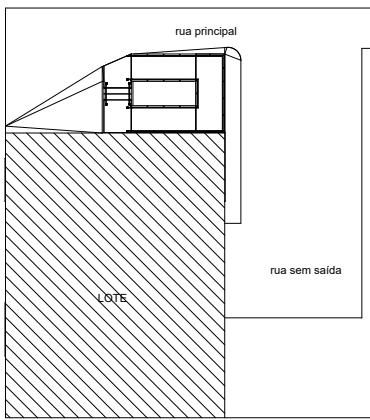

PROPRITÁRIO: PREFEITURA MUNICIPAL DE UBERABA
CNPJ: 18.428.839.0001-90

DocuSigned by:
Walmir de Almeida Januário
9624F186B8704C0
AUTOR DO PROJETO: JANUÁRIO ENGENHARIA EIRELI
CREA: 65005 - MG

REVISÃO:

USF NOSSA SENHORA DA APARECIDA
RODOVIA BR 190 KM-21, ESTRADA BOIADEIRO JOAQUIM ALVES RIBEIRO, SERRINHA, UBERABA-MG

ESCALA:
INDICADA

DATA:
JANEIRO/2023

DESENHO:
ARTHUR MARRA PAIS