


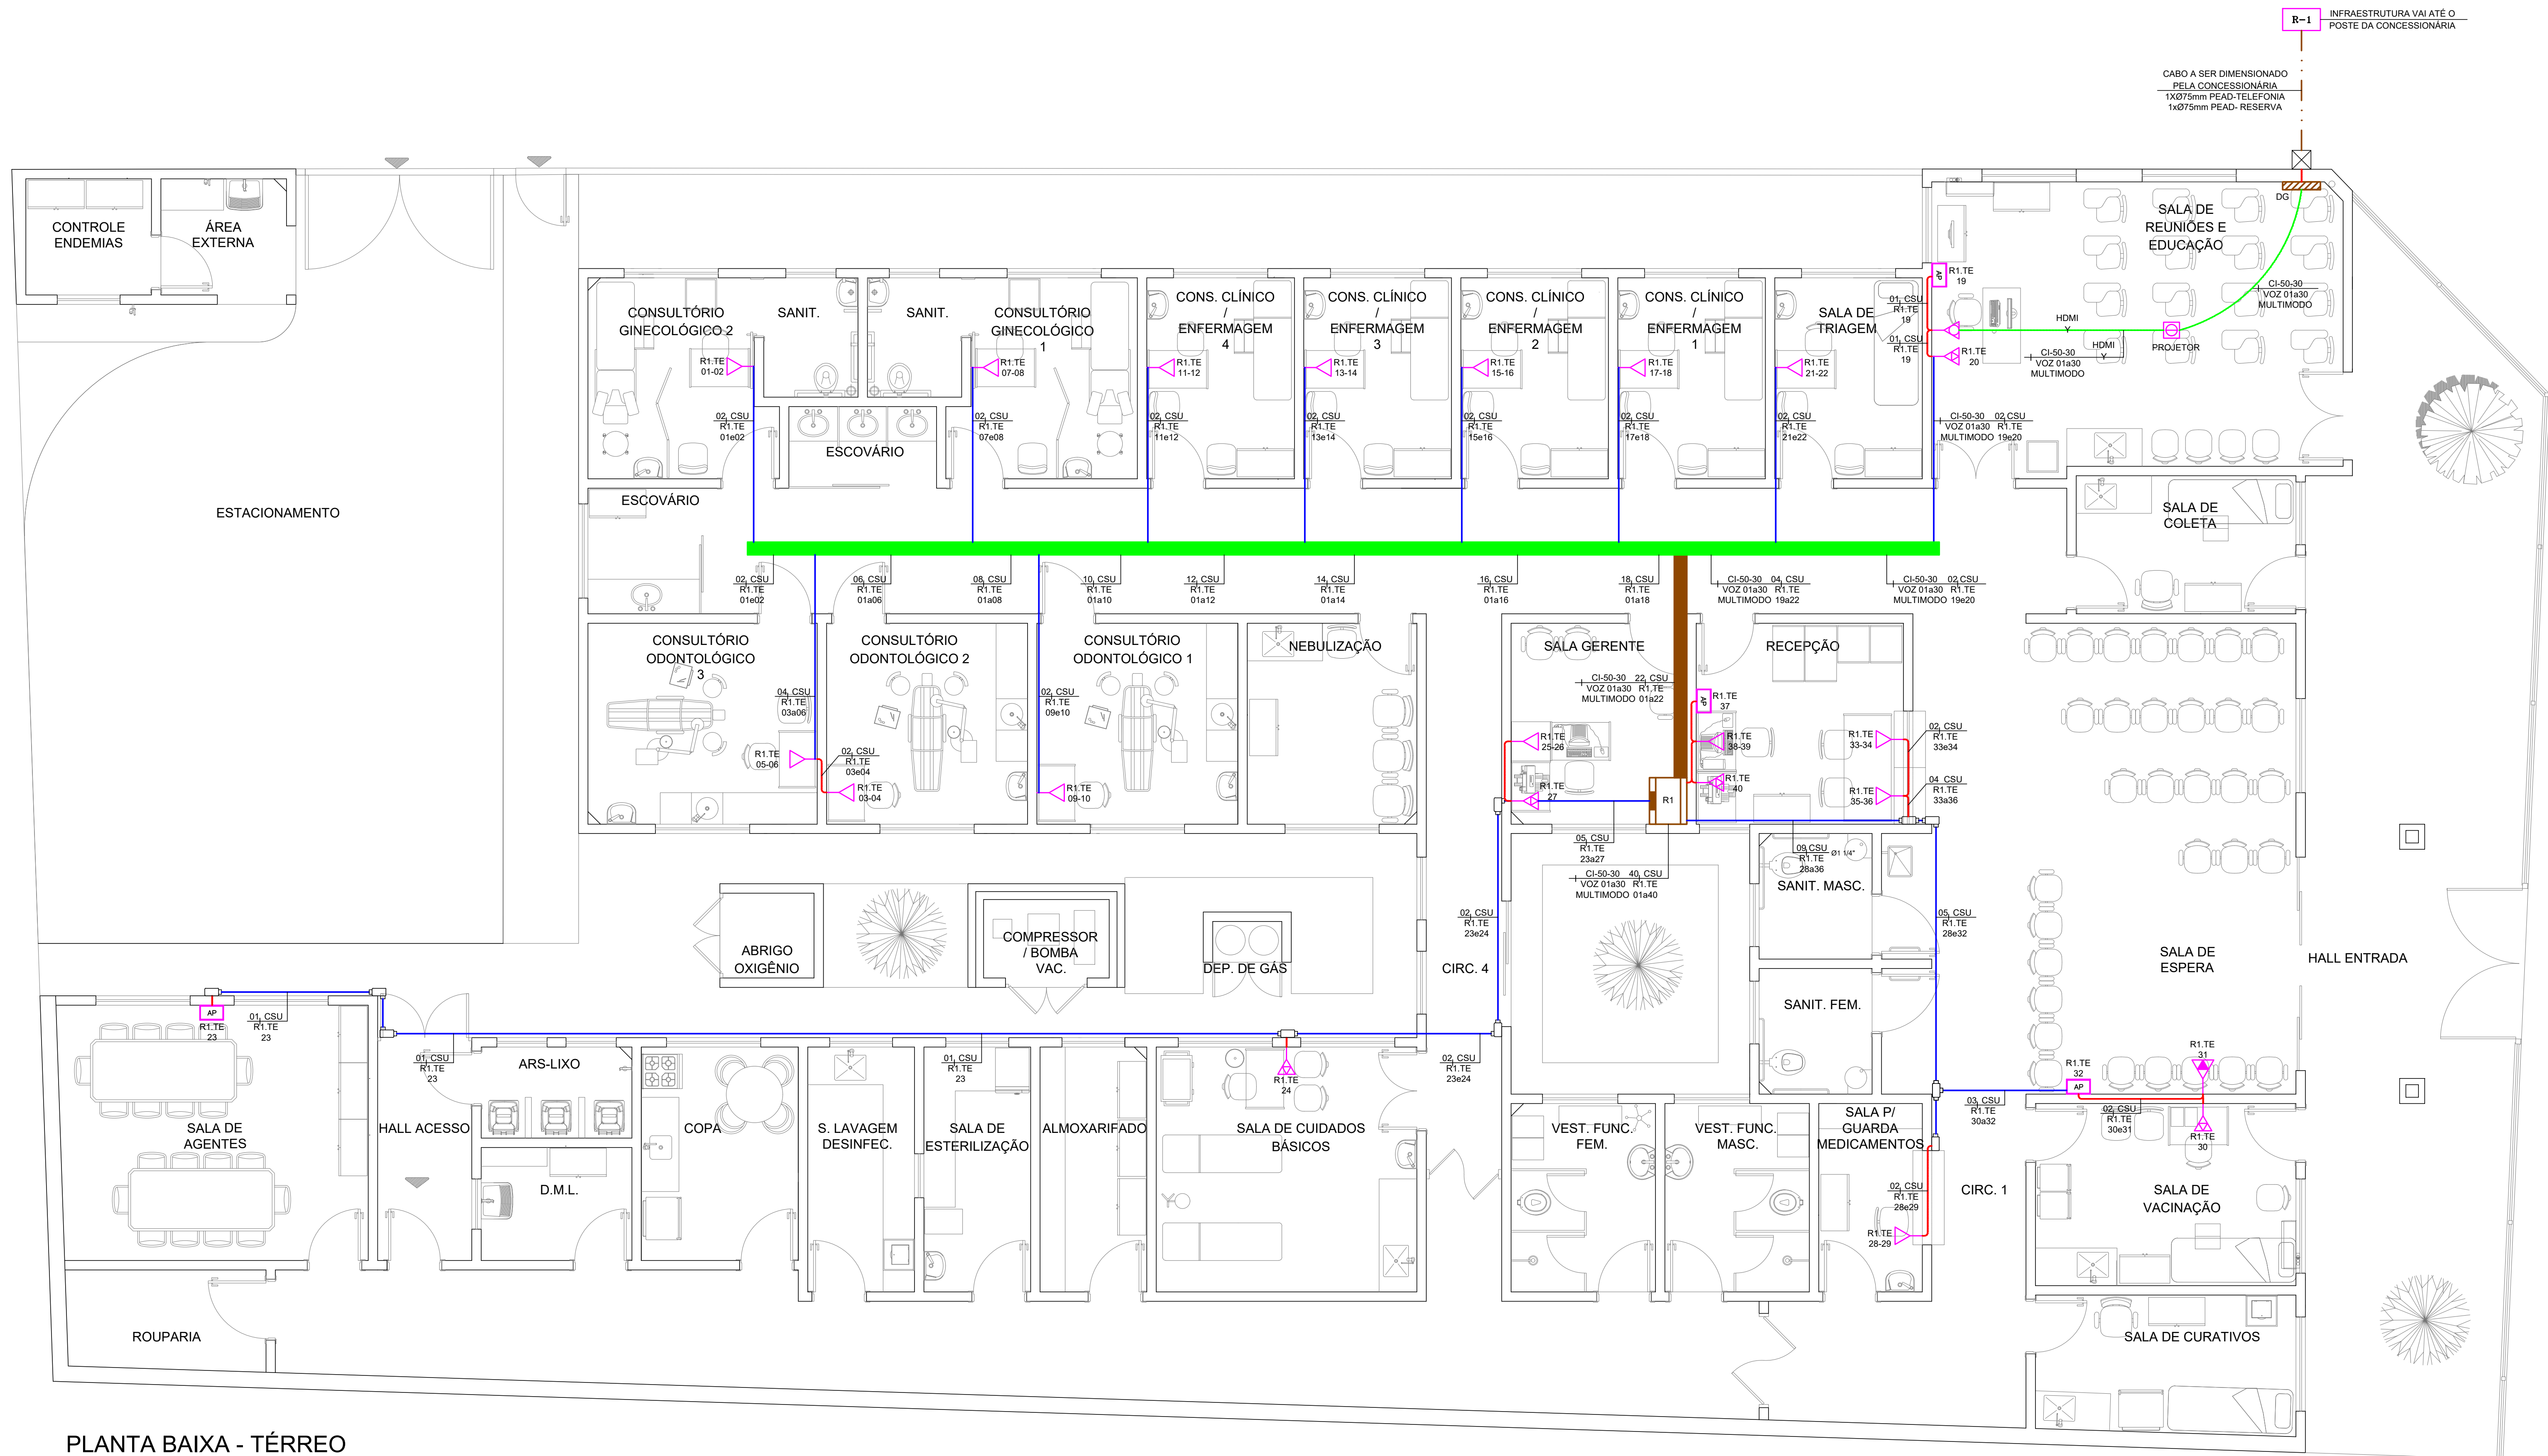

PLANTA BAIXA - TÉRREO
ESCALA 1:50

SIMBOLOGIA

	CAIXA DE DISTRIBUIÇÃO DO PASSAGEM EMBUTIDA NA PAREDE – H=120CM UTILIZAR CAIXA COM FUNDO DE MADEIRA E TAMPA VENTILADA PADRÃO NBR NÃO COTADOS SERRO 120x120x12CM
	RACK 19" PARA INSTALAÇÃO DE EQUIPAMENTOS DESTINADOS A CABEAMENTO ESTRUCTURADO – VER TAMBÉM NO DIAGRAMA ESQUEMATICO.
	PONTO DE SAÍDA DE CABEAMENTO ESTRUCTURADO NA PAREDE – INSTALAR CAIXA 2"x4" (H=30CM) COM 2 TOMADAS RJ-45 FEMEA CAT.6 C/JANELA PROTETORA INCORPORADA AO CONECTOR.
	PONTO DE SAÍDA DE CABEAMENTO ESTRUCTURADO NA PAREDE – INSTALAR CAIXA 2"x4" (H=30CM) COM 2 TOMADAS RJ-45 FEMEA CAT.6 C/JANELA PROTETORA INCORPORADA AO CONECTOR.
	PONTO DE SAÍDA DE CABEAMENTO NA PAREDE PARA TELEVISÃO – INSTALAR CAIXA 2"x4" (H=220CM)
	PONTO DE SAÍDA DE CABEAMENTO NA PAREDE PARA DATASHOW – INSTALAR CAIXA 2"x4" (H=30CM) COM 1 TOMADA HDMI
	PONTO DE SAÍDA DE HDMI NO TETO PARA PROJETOR – INSTALAR CAIXA 2"x4" DE PVC, COM TAMPA COM FURTO CENTRAL PARA TERMINAÇÃO DE CABO HDMI A SER INTERLIGADO AO PROJETOR.
	ACCESS POINT (REDE SEM FIO – PREVISÃO); INSTALAÇÃO APARENTE A 220CM DO PISO ACABADO.
	CONDULETE MÚLTIPLO DE ALUMÍNIO FUNDIDO, NÃO COTADOS SERRO 825MM.
	CAIXA DE PASSAGEM EM LIGA DE ALUMÍNIO, SILÍCIO 20x20CM, COM TAMPA REVERSÍVEL, LIGA ANTIBATERPANOVA, FIXADA POR PARAFUSOS DE AÇO GALVANIZADO, DOTADA DE JUNTA DE VEDAÇÃO – IP-65 – INSTALADA NO PISO.
	CAIXA DE PASSAGEM SUBTERRÂNEA TIPO R-1 PADRÃO TELEBRAS.
	TRECHO DE CABO PRIMÁRIO UTP 4 PARES TRANÇADOS 25 AWG, CATEGORIA 6, GRAU DE FLAMMABILIDADE LSZH.
	ELETRODUTO RIGIDO DE AÇO CARBONO, CHAPA PRÉ-ZINCADA COM SOLDA LONGITUDINAL METALIZADA, INSTALADO NO TETO/PAREDE OU INTERIOREIRO PARA PASSAGEM DE CIRCUITOS ELÉTRICOS – NÃO COTADOS SERRO 625MM(1") – CONFORME NBR 13057/63;
	TUBULAÇÃO EM PEAD DO TIPO KANALEX (CONFORME NBR 15715) EMBUTIDA NO PISO – NÃO COTADOS SERRO 830.
	TUBULAÇÃO EM PVC FLEXÍVEL ANTICHAMA (CONFORME NBR 15465) EMBUTIDA NO TETO – NÃO COTADOS SERRO 825mm.
	TRECHO DE CABO HDMI.
	ELETRODOLCHA LISA, FECHADA (COM TAMPA), PRÉ ZINCADA A FOGO, COM 18 MICRA DE CAMADA DE ZINCO POR LADO E APOIS A CAM. 1,5 METROS, INSTALADA NO TETO – NÃO COTADOS SERRO 55x75x3000mm.
	ELETRODOLCHA LISA, FECHADA (COM TAMPA), PRÉ ZINCADA A FOGO, COM 18 MICRA DE CAMADA DE ZINCO POR LADO E APOIS A CAM. 1,5 METROS, INSTALADA NO TETO – NÃO COTADOS SERRO 75x75x3000mm.

NOTAS					
REVISÃO	DESCRIÇÃO	TIPO	ELABORADO	VERIFICADO	DATA
00	EMIÇÃO INICIAL	EXE	IFS0	AFD	02/2024


Consórcio Minas Projetos

ELABORAÇÃO: **CONSÓRCIO MINAS PROJETOS**
 RUA DESEMBARGADOR JORGE FONTANA, Nº80
 SALAS 1303 E 1304 - BELVEDERE
 BELVO HORIZONTE-MG - CEP.: 30.320-670
 TEL.: (31) 3347-4405 / (31) 3347-7079 / (31) 3571-1920
 E-MAIL: central@consorcio.minasprojetos.com.br


REALIZAÇÃO:
PREFEITURA MUNICIPAL DE UBERABA
 AVENIDA DOM LUIZ MARIA DE SANTANA, N° 141 – SANTA MARTA,
 UBERABA – MG – CEP.: 38061-080
 TEL.: (34) 3318-2080

UBS SÃO BENEDITO
AV. APOLÔNIO SALES C/ RUA GOITACAZES - SÃO BENEDITO - UBERABA/MG

PROJETO DE CABEAMENTO ESTRUTURADO

AUTORIA DO PROJETO:	CONTRATANTE DO PROJETO:
R.T.: MOISÉS COELHO PERPÉTUO MOURA CREA - 161742/D	RESPONSÁVEL DA CONTRATANTE

DATA:	ESCALA:	CÓDIGO:
FEVEREIRO/2024	INDICADA	PRJ-CBM

TÍTULO DOS DESENHOS: PLANTA BAIXA - TÉRREO

PRANCHA: 01/02

7 02
NHOS:
EXE-0101-REV00