


PERFURAÇÃO E INSTALAÇÃO DE POÇO ARTESIANO COM 100Metros DE PROFUNDIDADE (PERFURAÇÃO EM ASENTO DIÂMETRO 150MM, LIGAÇÃO DO POÇO COM O SISTEMA DE ABASTECIMENTO DE ÁGUA DEBENTEM COUINHO DE MOTOBOMBAS E AUTOMATICAÇÃO)

RESERVA 150x25.000 LITROS, COLUNA CHENA COM 01.43M X 6.60M DE ALT. / CONE 0.50M DE ALT. / TAÇA Ø1.23M X 5.10M DE ALT. / ALT. TOTAL 3.60M, ALTURA TOTAL 10.10

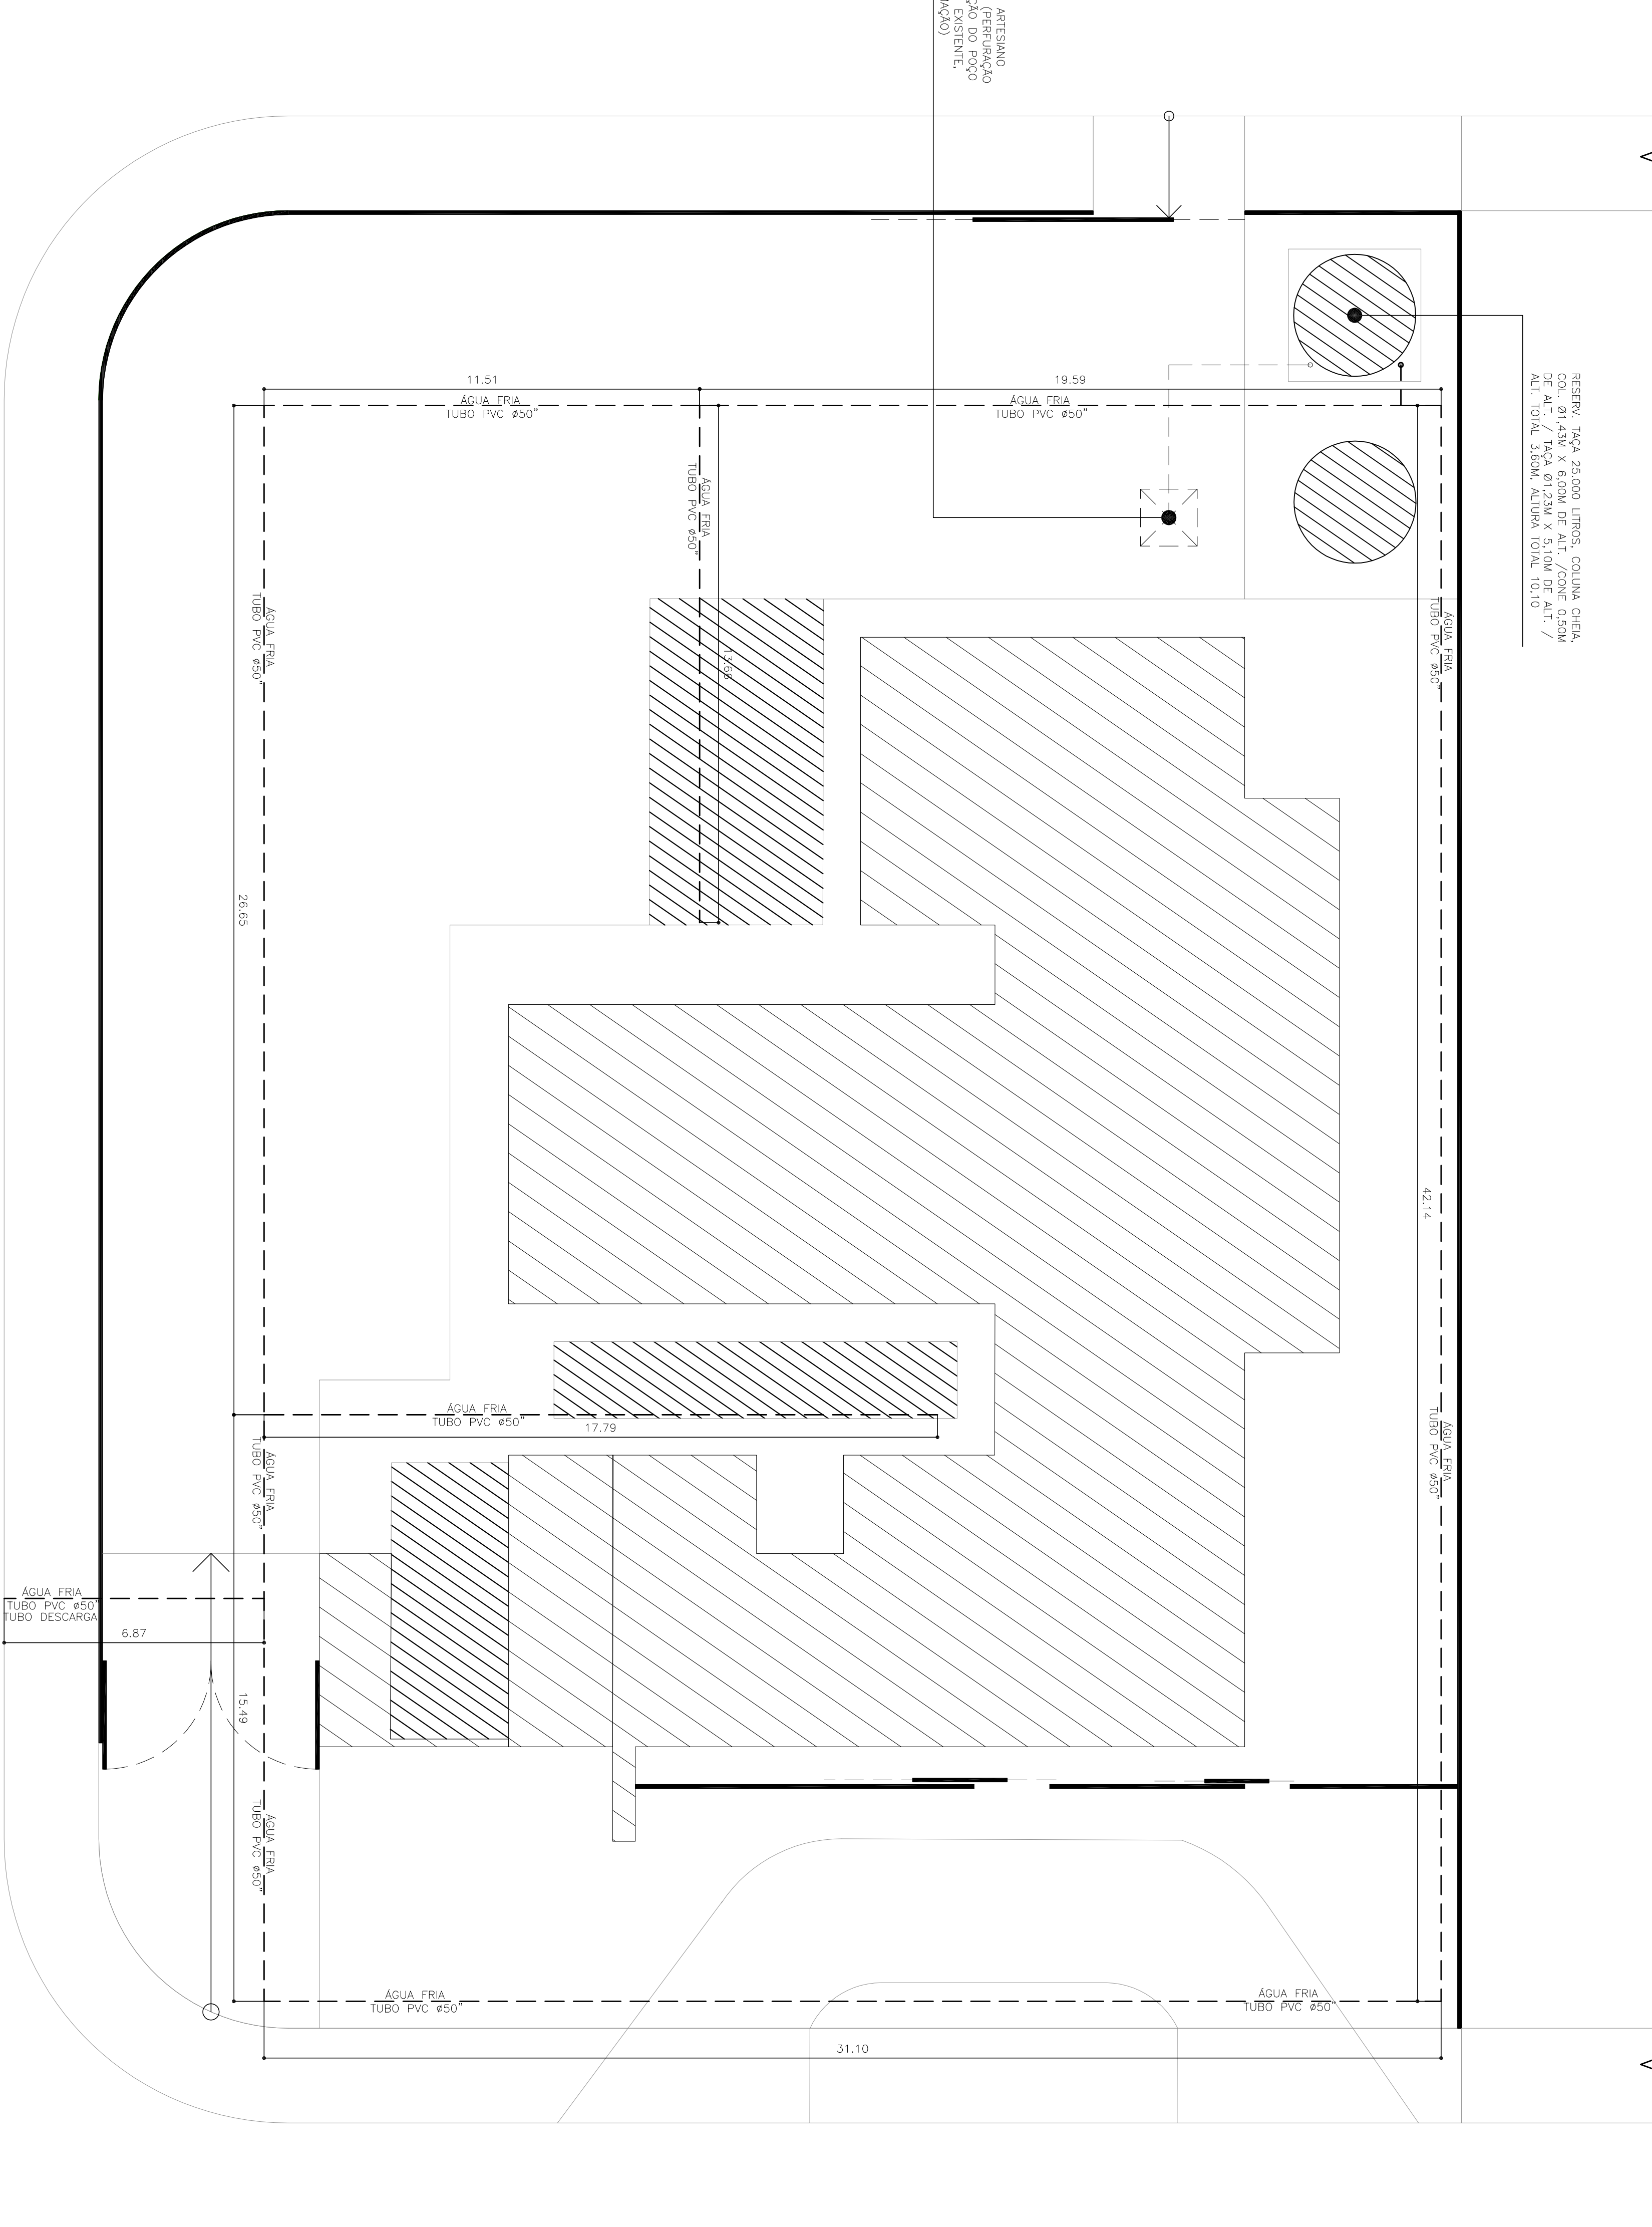

LEGENDA

----- REDE EXTERNA

----- ALIMENTAÇÃO RESERVATÓRIO

0 PLANTA BAIXA
ESCALA 1:100



0 PLANTA DE LOCALIZAÇÃO
ESCALA 1:100

Rev.	Descrição	Coordenação	Supervisão	Data
00	Entrega para o cliente	Arq. Siseier Z. R. Carvalho CAU: A 138.532-1	Arq. Siseier Z. R. Carvalho CAU: A 138.532-1	11/05/2026

UBS TIPO I
PROJETO BÁSICO
REDE DE ÁGUA – LIMPEZA EXTERNA

PROJETO PAVIMENTAÇÃO CONTEMP:PLANTAS E ELEVAÇÕES	FOLHA: 01 / 01
---	-------------------

ZONA: URBANA USO: INSTITUCIONAL
ENDEREÇO: RUA SILVIO LUIZ SILVEIRO, 455, DOURADOS V
SETOR: 00 QUADRA: 00 LOTE: 00
IDENTIFICAÇÃO DO IMÓVEL: ÁREA
PROPRIETÁRIO: PREFEITURA MUNICIPAL DE PIRAUBA
CNPJ: 18.428.847.0001-37
ESCALA: INDICADAS

SITUAÇÃO

APROVAÇÃO DO PROJETO NÃO IMPLICA NO RECONHECIMENTO DA PRETENSÃO DE PROPRIEDADE.

NO CASO, PRECISAR DA ASSINATURA DOS CONDOMINIOS DE ÁGUAS PIRÁUBA, PARA O CASO DE USO.

PROPRIETÁRIO

PREFEITURA MUNICIPAL DE PIRAUBA

CNPJ: 18.428.847.0001-37

END: RUA SILVIO LUIZ SILVEIRO, 455 - PIRAUBA-MS

FONE: (67) 3406-1021

OUTRO DO PROJETO

ARQ. ANO CÍLIO BORGES TIAGO

CAU: A 231.380-9

ÁREAS (m²)

VER QUADRO DE ÁREAS

APROVAÇÕES