



Conexões - Água fria			
Quantidade	Descrição	Tipo de sistema	Código
6	Adaptador Soldável com Anel para Caixa d'Água 20mm, PVC Marrom, FortLev	Água Fria	F1
3	Adaptador Soldável com Anel para Caixa d'Água 25mm, PVC Marrom, FortLev	Água Fria	F2
5	Adaptador Soldável com Anel para Caixa d'Água 32mm, PVC Marrom, FortLev	Água Fria	F3
1	Adaptador Soldável com Anel para Caixa d'Água 40mm, PVC Marrom, FortLev	Água Fria	F4
1	Adaptador Soldável com Anel para Caixa d'Água 50mm, PVC Marrom, FortLev	Água Fria	F5
34	Adaptador Soldável Curto com Bolsa e Rosca para Registro 25 x 3/4", PVC Marrom, Água Fria - TIGRE	Água Fria	F6
8	Adaptador Soldável Curto com Bolsa e Rosca para Registro 32 x 1", PVC Marrom, Água Fria - TIGRE	Água Fria	F7
22	Adaptador Soldável Curto com Bolsa e Rosca para Registro 40 x 1.1/4", PVC Marrom, Água Fria - TIGRE	Água Fria	F8
46	Adaptador Soldável Curto com Bolsa e Rosca para Registro 50 x 1.1/2", PVC Marrom, Água Fria - TIGRE	Água Fria	F9
2	Bucha de Redução Soldável Longa 50x32mm, PVC Marrom, Água Fria - TIGRE	Água Fria	F10
8	Bucha de Redução Soldável Longa 60x50mm, PVC Marrom, Água Fria - TIGRE	Água Fria	F11
8	Bucha de Redução Soldável Longa 75x50mm, PVC Marrom, Água Fria - TIGRE	Água Fria	F12
4	Bucha de Redução Soldável Longa 85x60mm, PVC Marrom, Água Fria - TIGRE	Água Fria	F13
5	Joelho 45° Soldável 25mm, PVC Marrom, Água Fria - TIGRE	Água Fria	F14
1	Joelho 45° Soldável 32mm, PVC Marrom, Água Fria - TIGRE	Água Fria	F15
2	Joelho 45° Soldável 60mm, PVC Marrom, Água Fria - TIGRE	Água Fria	F16
1	Joelho 90° com Anel de Vedação para Válvula de Descarga 38mm x 1.1/2" - Tigre	Água Fria	F17
9	Joelho 90° Roscável com Bucha de Latão 3/4", PVC Branco, Água Fria - TIGRE	Água Fria	F18
65	Joelho 90° Soldável 25mm, PVC Marrom, Água Fria - TIGRE	Água Fria	F19
17	Joelho 90° Soldável 32mm, PVC Marrom, Água Fria - TIGRE	Água Fria	F20
20	Joelho 90° Soldável 50mm, PVC Marrom, Água Fria - TIGRE	Água Fria	F21
16	Joelho 90° Soldável 60mm, PVC Marrom, Água Fria - TIGRE	Água Fria	F22
4	Joelho 90° Soldável 75mm, PVC Marrom, Água Fria - TIGRE	Água Fria	F23
7	Joelho 90° Soldável 85mm, PVC Marrom, Água Fria - TIGRE	Água Fria	F24
20	Joelho 90° Soldável com Bucha de Latão 25 x 3/4", PVC Marrom, Água Fria - TIGRE	Água Fria	F25
2	Joelho de Redução 90° Soldável 32x25mm, PVC Marrom, Água Fria - TIGRE	Água Fria	F26
5	Luva de Redução Soldável 32x25mm, PVC Marrom, Água Fria - TIGRE	Água Fria	F27
7	Luva Soldável 25mm, PVC Marrom, Água Fria - TIGRE	Água Fria	F28
1	Luva Soldável 32mm, PVC Marrom, Água Fria - TIGRE	Água Fria	F29
17	Produto Inexistente	Água Fria	F30
1	Terminal de Ventilação 50mm, Esgoto Série Normal - TIGRE	Água Fria	F31
22	Tubo De Descida 1 1/2 x 82 cm Para Válvula De Descarga Com Joelho Azul	Água Fria	F44
7	Tê de Redução Soldável 32x25mm, PVC Marrom, Água Fria - TIGRE	Água Fria	F32
2	Tê de Redução Soldável 50x25mm, PVC Marrom, Água Fria - TIGRE	Água Fria	F33
2	Tê de Redução Soldável 50x32mm, PVC Marrom, Água Fria - TIGRE	Água Fria	F34
6	Tê de Redução Soldável 60x50mm, PVC Marrom, Água Fria - TIGRE	Água Fria	F35
2	Tê de Redução Soldável 85x60mm, PVC Marrom, Água Fria - TIGRE	Água Fria	F36
2	Tê de Redução Soldável 85x75mm, PVC Marrom, Água Fria - TIGRE	Água Fria	F37
14	Tê Soldável 25mm, PVC Marrom, Água Fria - TIGRE	Água Fria	F38
5	Tê Soldável 32mm, PVC Marrom, Água Fria - TIGRE	Água Fria	F39
2	Tê Soldável 50mm, PVC Marrom, Água Fria - TIGRE	Água Fria	F40
2	Tê Soldável 60mm, PVC Marrom, Água Fria - TIGRE	Água Fria	F41
6	Tê Soldável 75mm, PVC Marrom, Água Fria - TIGRE	Água Fria	F42
1	Tê Soldável 85mm, PVC Marrom, Água Fria - TIGRE	Água Fria	F43

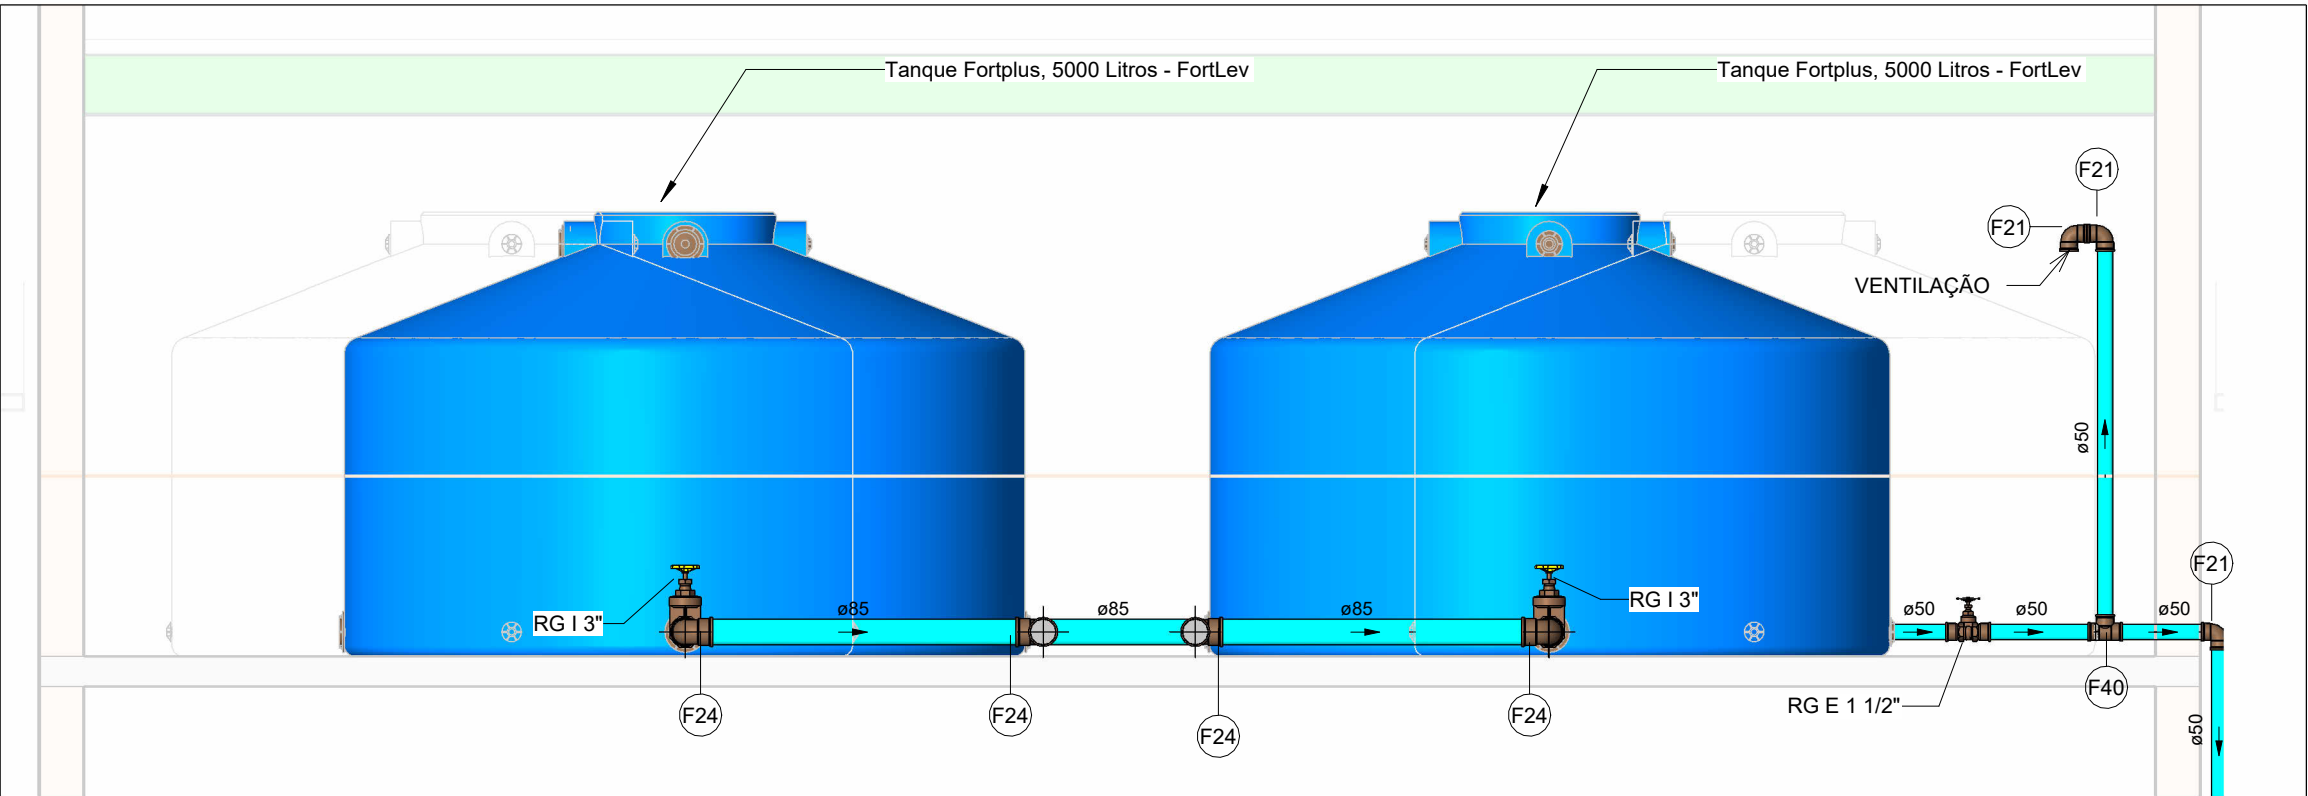


VISTA-22A

Escala 1 : 25

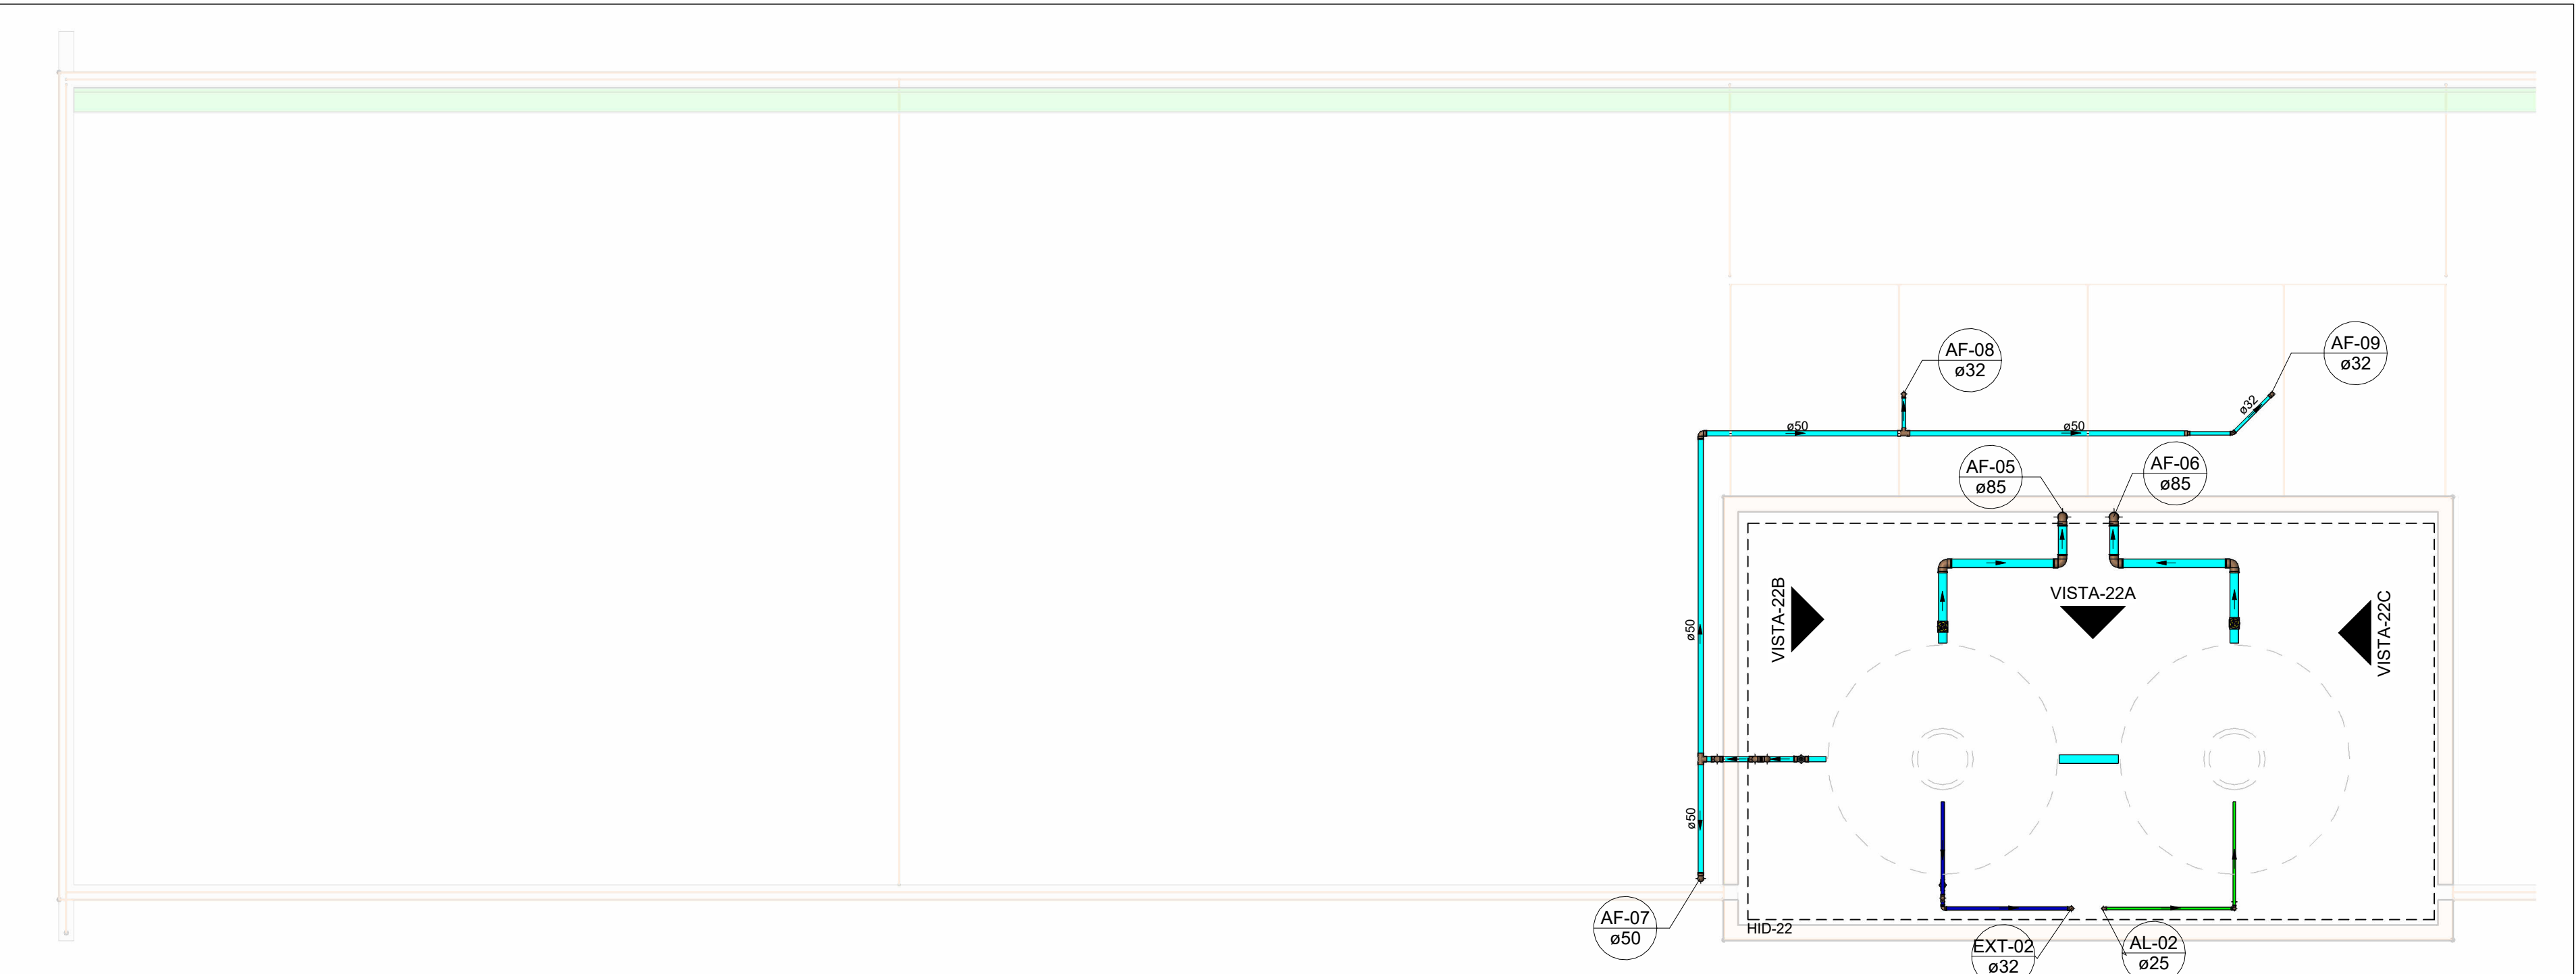


PLANTA BAIXA DE ÁGUA FRIA - COBERTURA

Escala 1 : 50

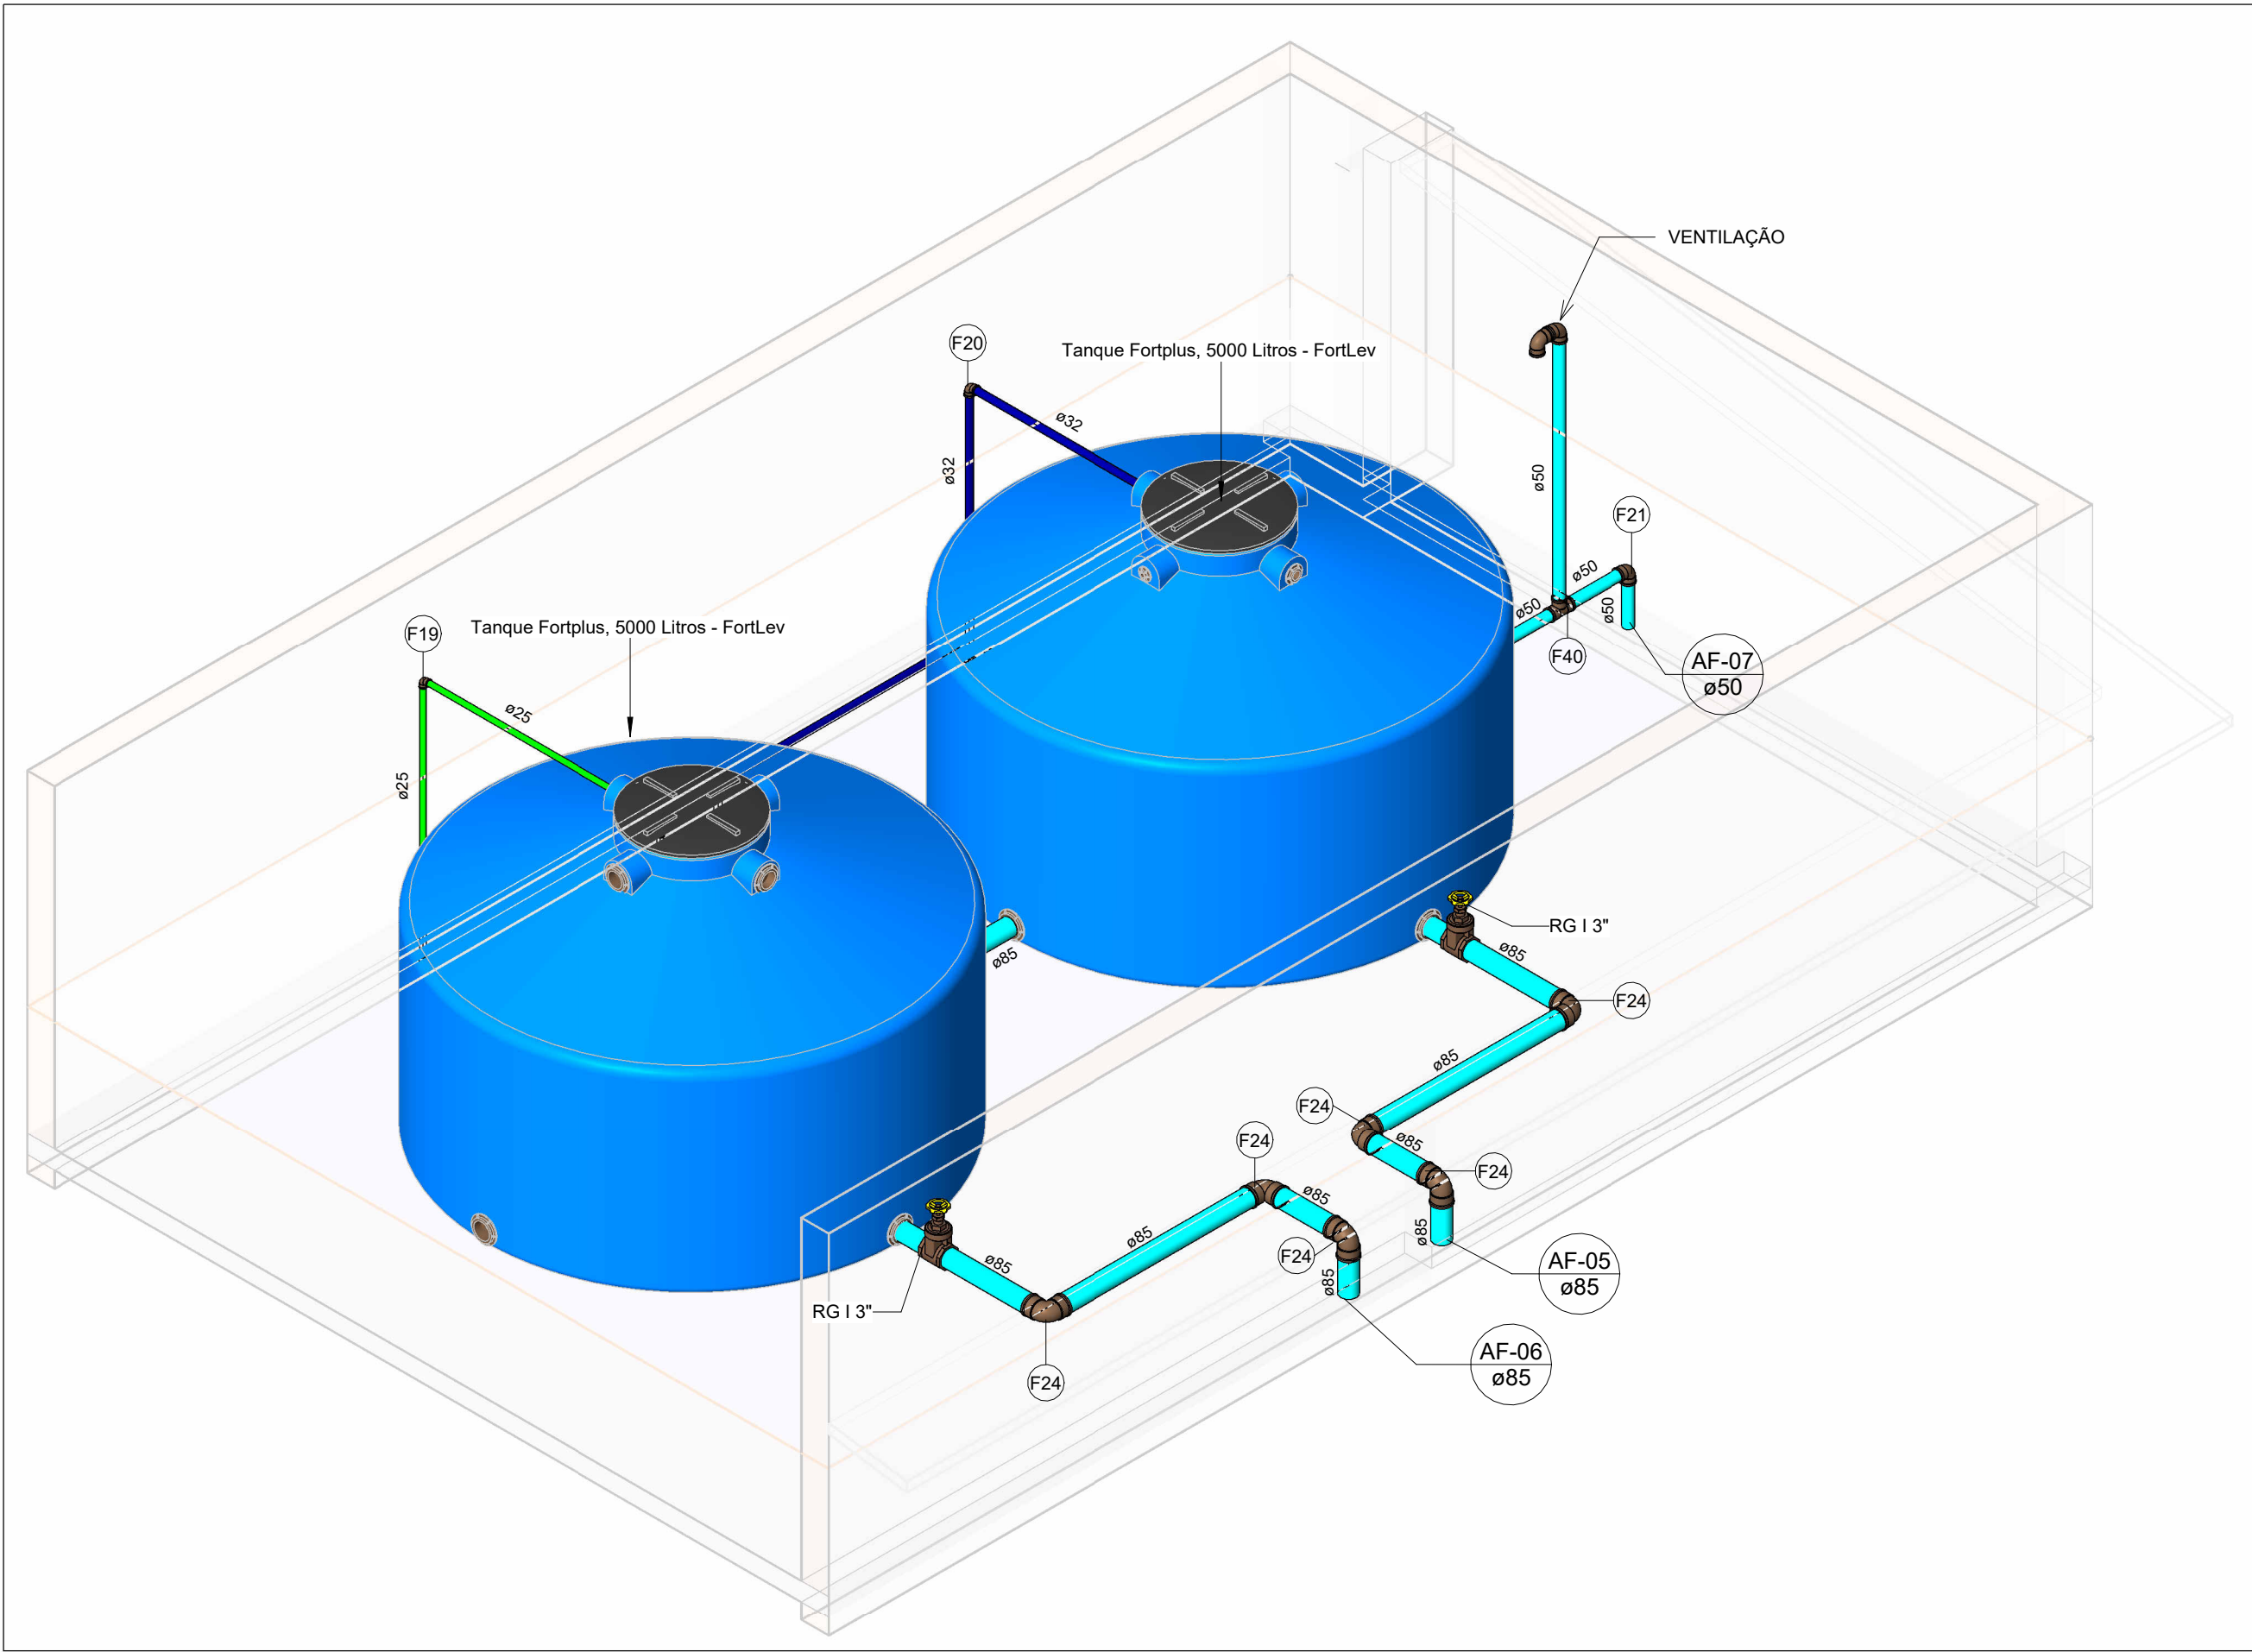

HID-22

Escala

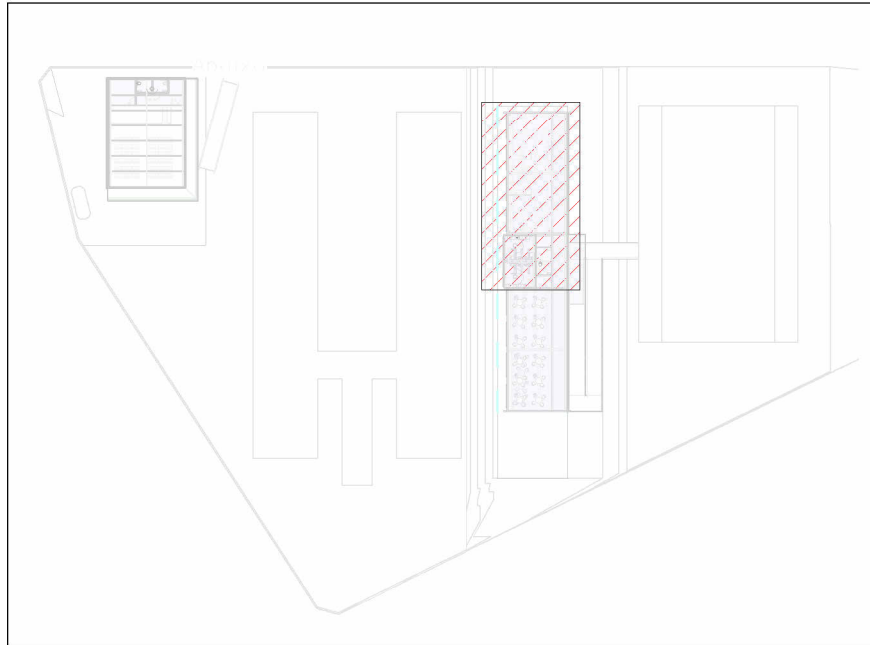

MAPA CHAVE - ÁREA 7

Escala 1 : 1000

LEGENDA DE TUBULAÇÃO	
CORES	
—	Água fria - Consumo
—	Água fria - Extravasor
—	Alimentação

NOTAS				
1. DIÂMETRO DAS TUBULAÇÕES EM mm E COTAS EM cm; 2. TODA TUBULAÇÃO DE ÁGUA FRIA SERÁ EM PVC SOLDÁVEL; TODA TUBULAÇÃO DE ESGOTO SERÁ EM PVC RÍGIDO SANITÁRIO; 3. TODA COLUNA DE VENTILAÇÃO DEVERÁ TER SUA EXTREMIDADE SUPERIOR ABERTA A ATMOSFERA E ULTRAPASSAR O TELHADO OU LAJE DE COBERTURA CONFORME DETALHE CONSTRUTIVO PROPOSTO EM PROJETO; 4. TODAS AS CAIXAS DE PASSAGEM DE ESGOTO SANITÁRIO DEVERÃO SER DEVIDAMENTE VEDADAS E SUAS TAMPAIS DEVERÃO SER DE FÁCIL REMOÇÃO, A FIM DE PERMITIR FUTURAS MANUTENÇÕES E LIMPEZAS; 5. AS ALTURAS DAS CAIXAS DE ESGOTO SÃO VARIÁVEIS E DEVERÃO SER AFERIDAS EM OBRA, DE ACORDO COM O NÍVEL REAL DO TERRENO; 6. AS TUBULAÇÕES HORIZONTAIS DE ÁGUA FRIA DEVEM SER INSTALADAS COM UMA LEVE DECLIVIDADE, TENDO EM VISTA REDUZIR O RISCO DE FORMAÇÃO DE BOLHAS DE AR EM SEU INTERIOR; 7. O ESPAÇAMENTO MÍNIMO ENTRE SUPORTES PI FIXAÇÃO DE TUBULAÇÕES HORIZONTAIS SERÁ: · TUBOS DE Ø150mm: 2,30m; · TUBOS DE Ø100mm: 1,80m; · TUBOS DE Ø75mm E INFERIORES: 1,5m; 8. QUANDO NÃO INDICADO DE OUTRA FORMA AS DECLIVIDADES MÍNIMAS DEVERÃO SER: · TUBULAÇÕES COM DIÂMETRO NOMINAL IGUAL OU INFERIOR A 75mm: 2%; · TUBULAÇÕES COM DIÂMETRO NOMINAL IGUAL OU SUPERIOR A 100mm: 1%; · TUBULAÇÕES DE VENTILAÇÃO: 1%; 9. A TUBULAÇÃO DE ESGOTO SANITÁRIO DO BLOCO DOS LABORATÓRIOS SEGUE PARA LIGAMENTO EM REDE EXISTENTE; 10. DEVERÁ SER SOLICITADA NOVA LIGAÇÃO DE ESGOTO EM REDE PÚBLICA PARA O BLOCO DO AUDITÓRIO EM FUNÇÃO DOS DESNÍVEIS DO TERRENO; 11. PARA DEMAIS INFORMAÇÕES E ANÁLISES, CONSULTAR MEMORIAL DESCRITIVO DO PROJETO.				
REVISÃO	DESCRIÇÃO	TIPO	ELABORADO	VERIFICADO
00	EMISSIONAL	B	JFO	JGO
08/2023				
TIPOS DE EMISSÃO	A - PRELIMINAR B - PARA APROVAÇÃO C - PARA CONHECIMENTO	D - PARA COTAÇÃO E - PARA CONSTRUÇÃO F - CONFORME COMPRADO	G - CONFORME CONSTRUÍDO H - CANCELADO	ELABORAÇÃO: CONSÓRCIO PITÁGORAS AVENIDA BARÃO HOMEM DE MELO, 3280 - NOVA GRANADA BELO HORIZONTE - MG - CEP 30.494-080 TEL.: (31) 3347.4405 / (31) 3347.7079 / (31) 3571.1920 EMAIL: conisto@grupopitajengenharia.com.br
REALIZAÇÃO: PREFEITURA MUNICIPAL DE PATOS DE MINAS RUA DR. JOSÉ OLYMPIO DE MELLO, 151, ELDOorado PATOS DE MINAS - MINAS GERAIS CEP: 38.700-900 E-MAIL: governo@patosdeminas.mg.gov.br TEL: (31) 3822-9822				
AMPLIAÇÃO ESCOLA MARIA INÊS AV. ARI PESSOA FRANCO, Nº 910, BAIRRO IPANEMA - PATOS DE MINAS / MG				
PROJETO HIDROSSANITÁRIO				
AUTORIA DO PROJETO: JULIANA GONÇALVES OLIVEIRA CREA - 239787/D			CONTRATANTE DO PROJETO: PREFEITURA MUNICIPAL DE PATOS DE MINAS	
DATA: JUNHO/2023	ESCALA: INDICADA	CÓDIGO: PRJ-HDS		
TÍTULO DOS DESENHOS: PLANTA BAIXA DE ÁGUA FRIA - COBERTURA MAPA CHAVE - ÁREA 7 DETALHES E VISTAS HIDRÁULICAS			PRANCHA: 11 / 12	
DIREITOS AUTORAIS RESERVADOS; PROIBIDO REPRODUÇÃO, DIVULGAÇÃO OU ALTERAÇÃO SEM ORDEM EXPRESSA DO AUTOR.			TÍTULO DO ARQUIVO: PRJ-EXE-HDS-PTM-EMI-0101-REV00	