



Conexões - Água fria			
Quantidade	Descrição	Tipo de sistema	Código
6	Adaptador Soldável com Anel para Caixa d'Água 20mm, PVC Marrom, FortLev	Água Fria	F1
3	Adaptador Soldável com Anel para Caixa d'Água 25mm, PVC Marrom, FortLev	Água Fria	F2
5	Adaptador Soldável com Anel para Caixa d'Água 32mm, PVC Marrom, FortLev	Água Fria	F3
1	Adaptador Soldável com Anel para Caixa d'Água 40mm, PVC Marrom, FortLev	Água Fria	F4
1	Adaptador Soldável com Anel para Caixa d'Água 50mm, PVC Marrom, FortLev	Água Fria	F5
34	Adaptador Soldável Curto com Bolsa e Rosca para Registro 25 x 3/4", PVC Marrom, Água Fria - TIGRE	Água Fria	F6
8	Adaptador Soldável Curto com Bolsa e Rosca para Registro 32 x 1", PVC Marrom, Água Fria - TIGRE	Água Fria	F7
22	Adaptador Soldável Curto com Bolsa e Rosca para Registro 40 x 1.1/4", PVC Marrom, Água Fria - TIGRE	Água Fria	F8
46	Adaptador Soldável Curto com Bolsa e Rosca para Registro 50 x 1.1/2", PVC Marrom, Água Fria - TIGRE	Água Fria	F9
2	Bucha de Redução Soldável Longa 50x32mm, PVC Marrom, Água Fria - TIGRE	Água Fria	F10
8	Bucha de Redução Soldável Longa 60x50mm, PVC Marrom, Água Fria - TIGRE	Água Fria	F11
8	Bucha de Redução Soldável Longa 75x50mm, PVC Marrom, Água Fria - TIGRE	Água Fria	F12
4	Bucha de Redução Soldável Longa 85x60mm, PVC Marrom, Água Fria - TIGRE	Água Fria	F13
5	Joelho 45° Soldável 25mm, PVC Marrom, Água Fria - TIGRE	Água Fria	F14
1	Joelho 45° Soldável 32mm, PVC Marrom, Água Fria - TIGRE	Água Fria	F15
2	Joelho 45° Soldável 60mm, PVC Marrom, Água Fria - TIGRE	Água Fria	F16
1	Joelho 90° com Anel de Vedação para Válvula de Descarga 38mm x 1.1/2" - Tigre	Água Fria	F17
9	Joelho 90° Roscável com Bucha de Latão 3/4", PVC Branco, Água Fria - TIGRE	Água Fria	F18
65	Joelho 90° Soldável 25mm, PVC Marrom, Água Fria - TIGRE	Água Fria	F19
17	Joelho 90° Soldável 32mm, PVC Marrom, Água Fria - TIGRE	Água Fria	F20
20	Joelho 90° Soldável 50mm, PVC Marrom, Água Fria - TIGRE	Água Fria	F21
16	Joelho 90° Soldável 60mm, PVC Marrom, Água Fria - TIGRE	Água Fria	F22
4	Joelho 90° Soldável 75mm, PVC Marrom, Água Fria - TIGRE	Água Fria	F23
7	Joelho 90° Soldável 85mm, PVC Marrom, Água Fria - TIGRE	Água Fria	F24
20	Joelho 90° Soldável com Bucha de Latão 25 x 3/4", PVC Marrom, Água Fria - TIGRE	Água Fria	F25
2	Joelho de Redução 90° Soldável 32x25mm, PVC Marrom, Água Fria - TIGRE	Água Fria	F26
5	Luva de Redução Soldável 32x25mm, PVC Marrom, Água Fria - TIGRE	Água Fria	F27
7	Luva Soldável 25mm, PVC Marrom, Água Fria - TIGRE	Água Fria	F28
1	Luva Soldável 32mm, PVC Marrom, Água Fria - TIGRE	Água Fria	F29
17	Produto Inexistente	Água Fria	F30
1	Terminal de Ventilação 50mm, Esgoto Série Normal - TIGRE	Água Fria	F31
22	Tabo de Descida 1 1/2 x 82 cm Para Válvula De Descarga Com Joelho Azul	Água Fria	F44
7	Tê de Redução Soldável 32x25mm, PVC Marrom, Água Fria - TIGRE	Água Fria	F32
2	Tê de Redução Soldável 50x25mm, PVC Marrom, Água Fria - TIGRE	Água Fria	F33
2	Tê de Redução Soldável 50x32mm, PVC Marrom, Água Fria - TIGRE	Água Fria	F34
6	Tê de Redução Soldável 60x50mm, PVC Marrom, Água Fria - TIGRE	Água Fria	F35
2	Tê de Redução Soldável 85x60mm, PVC Marrom, Água Fria - TIGRE	Água Fria	F36
2	Tê de Redução Soldável 85x75mm, PVC Marrom, Água Fria - TIGRE	Água Fria	F37
14	Tê Soldável 25mm, PVC Marrom, Água Fria - TIGRE	Água Fria	F38
5	Tê Soldável 32mm, PVC Marrom, Água Fria - TIGRE	Água Fria	F39
2	Tê Soldável 50mm, PVC Marrom, Água Fria - TIGRE	Água Fria	F40
2	Tê Soldável 60mm, PVC Marrom, Água Fria - TIGRE	Água Fria	F41
6	Tê Soldável 75mm, PVC Marrom, Água Fria - TIGRE	Água Fria	F42
1	Tê Soldável 85mm, PVC Marrom, Água Fria - TIGRE	Água Fria	F43

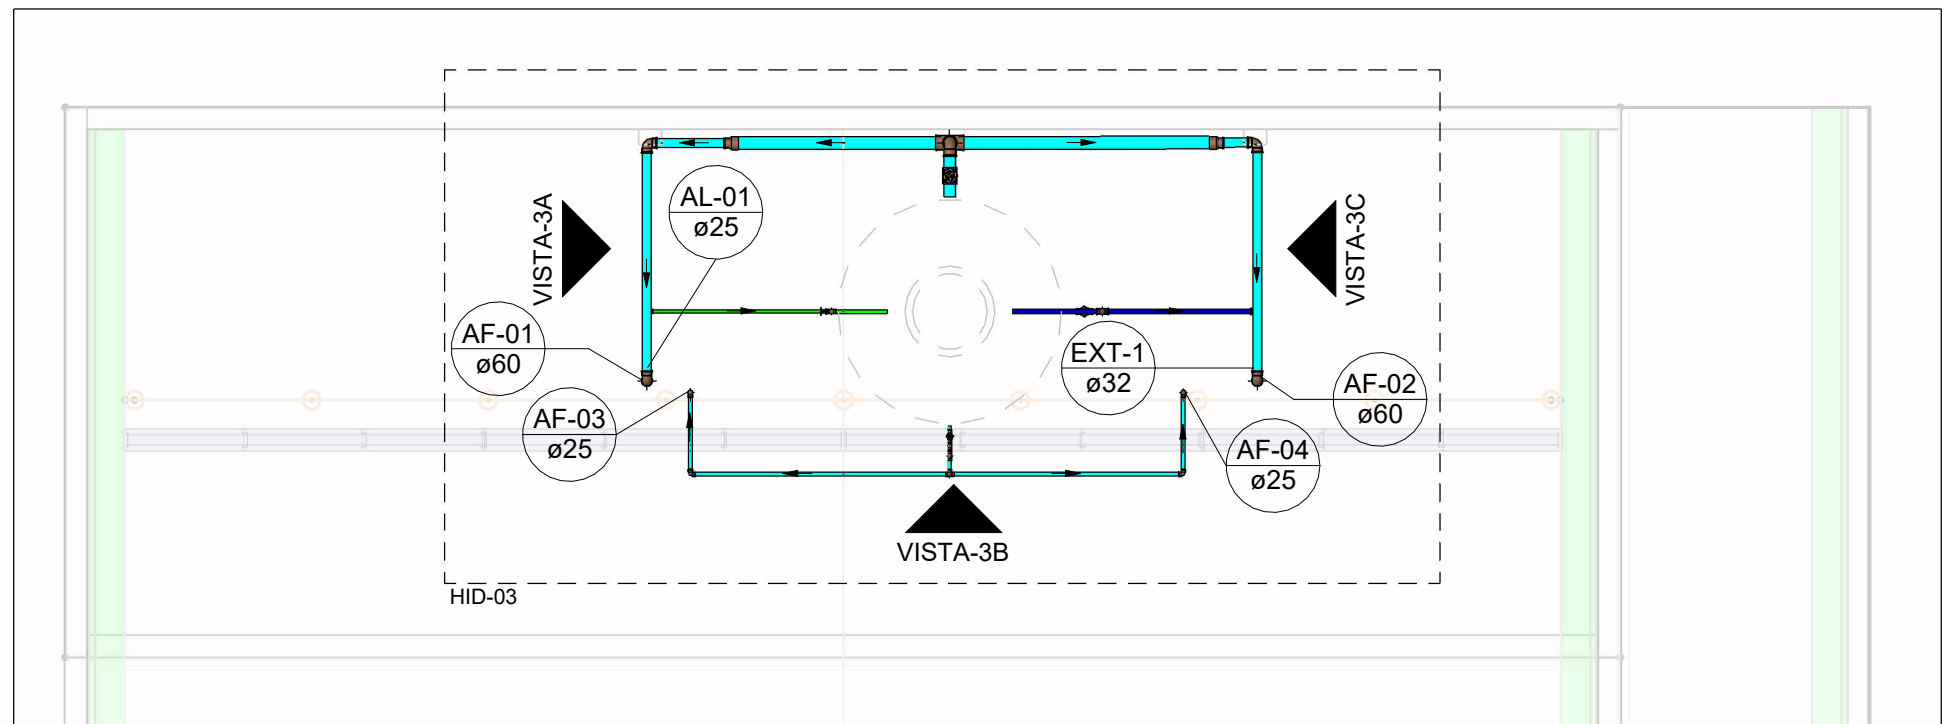


PLANTA BAIXA DE ÁGUA FRIA - COBERTURA AUDITÓRIO

Escala 1 : 50

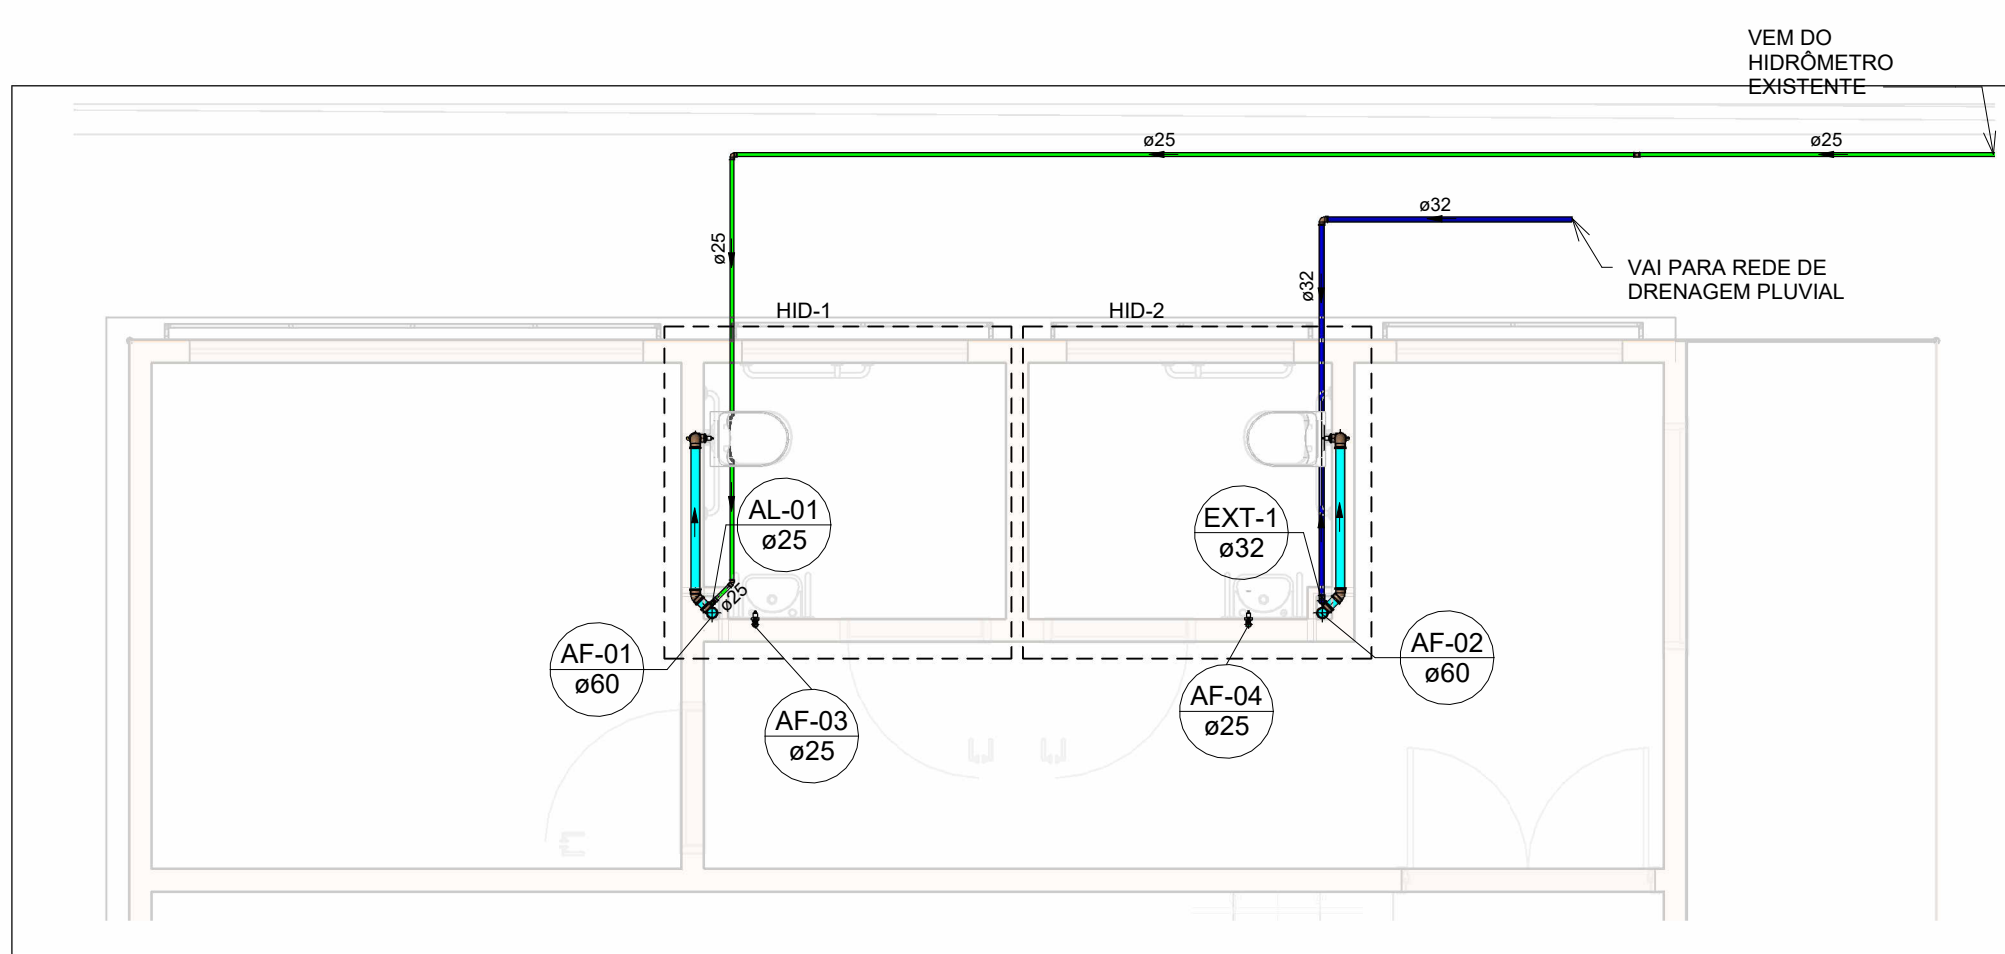


PLANTA BAIXA DE ÁGUA FRIA - AUDITÓRIO

Escala 1 : 50

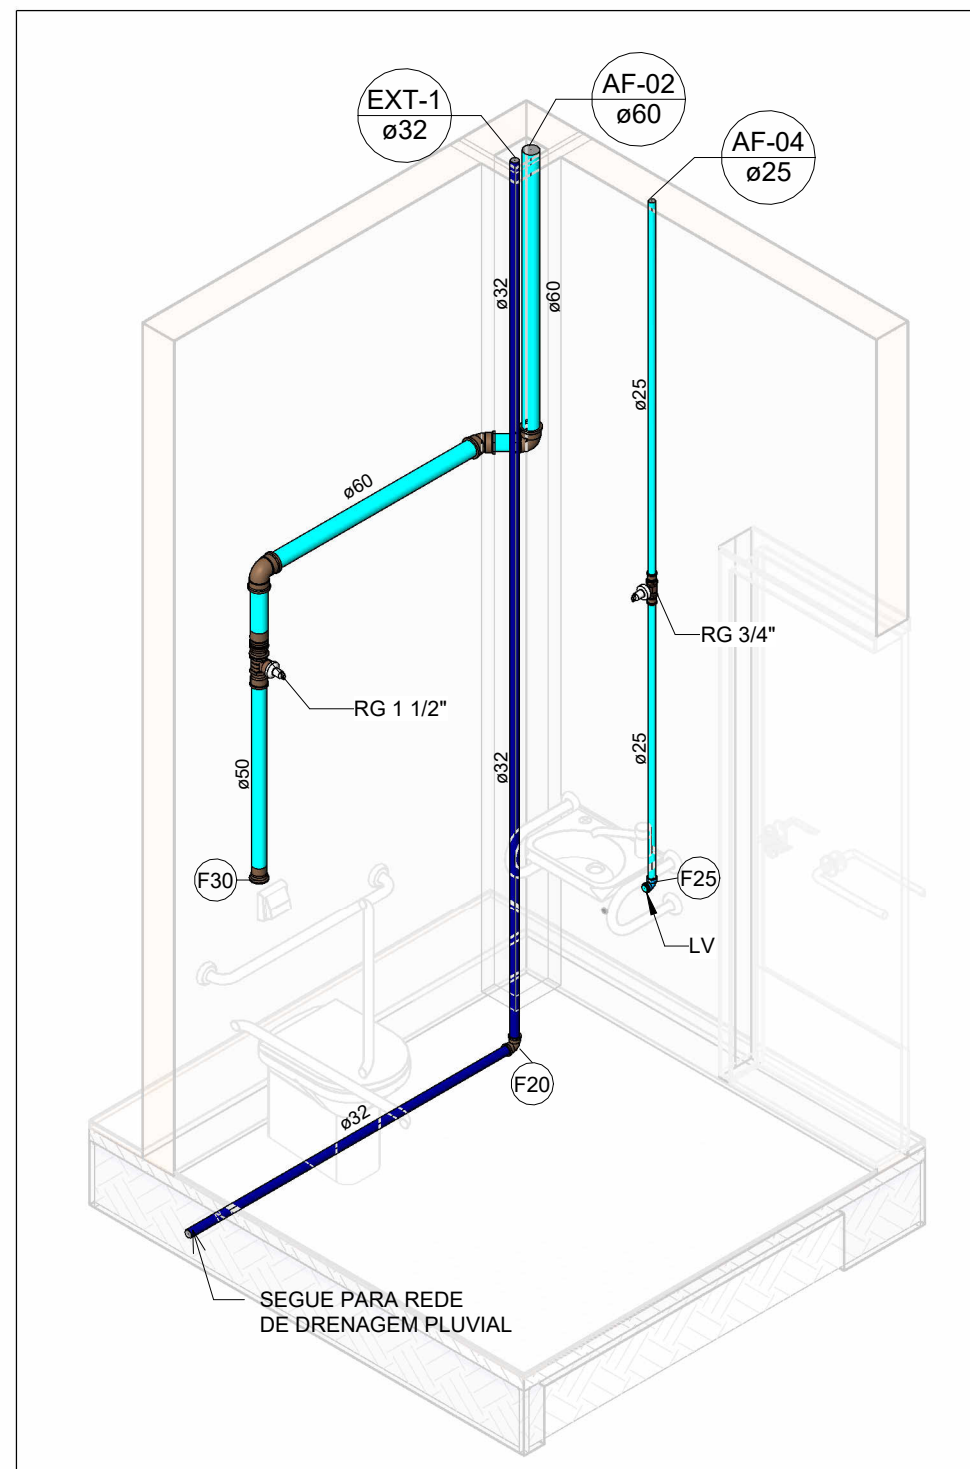


HID-02

Escala

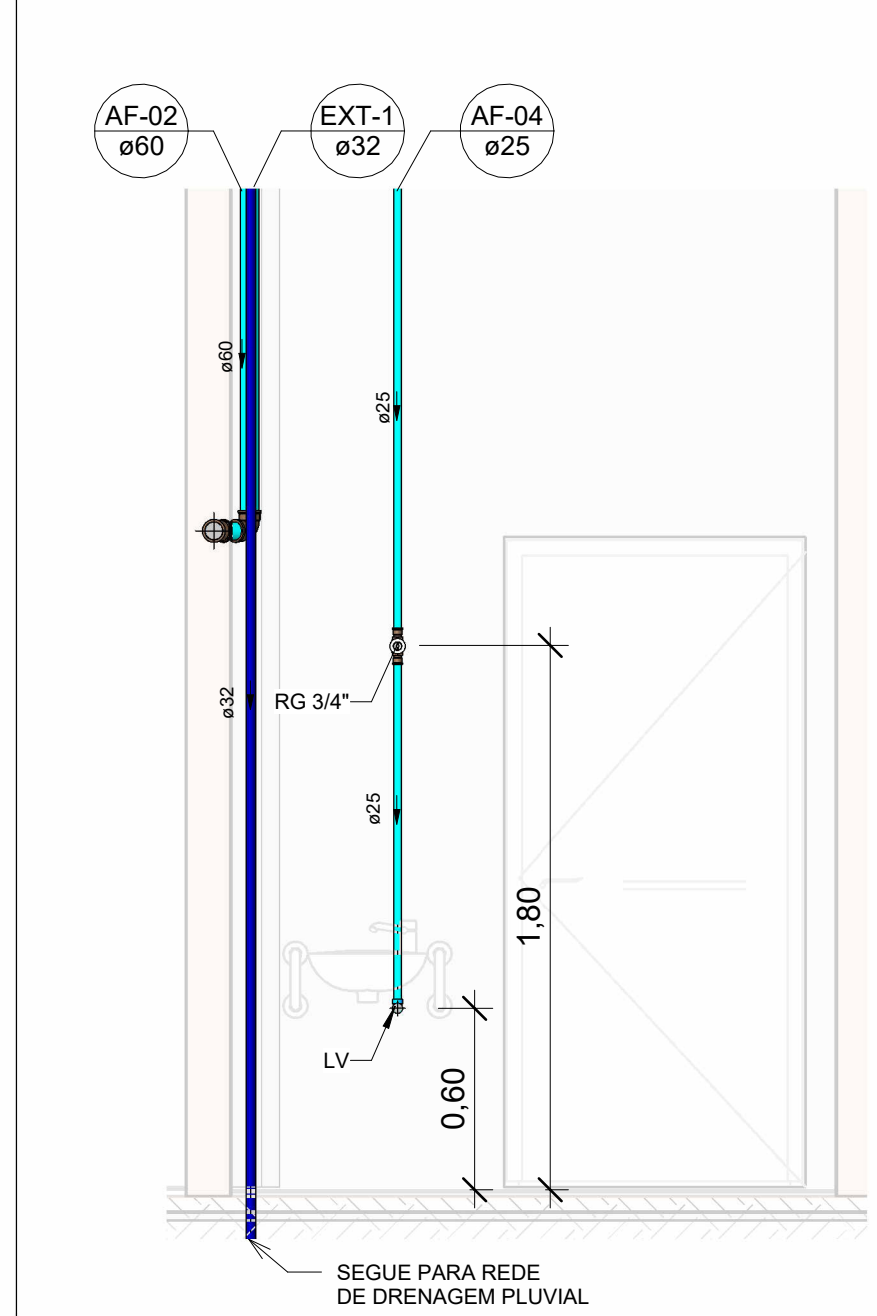


VISTA-2A

Escala 1 : 25

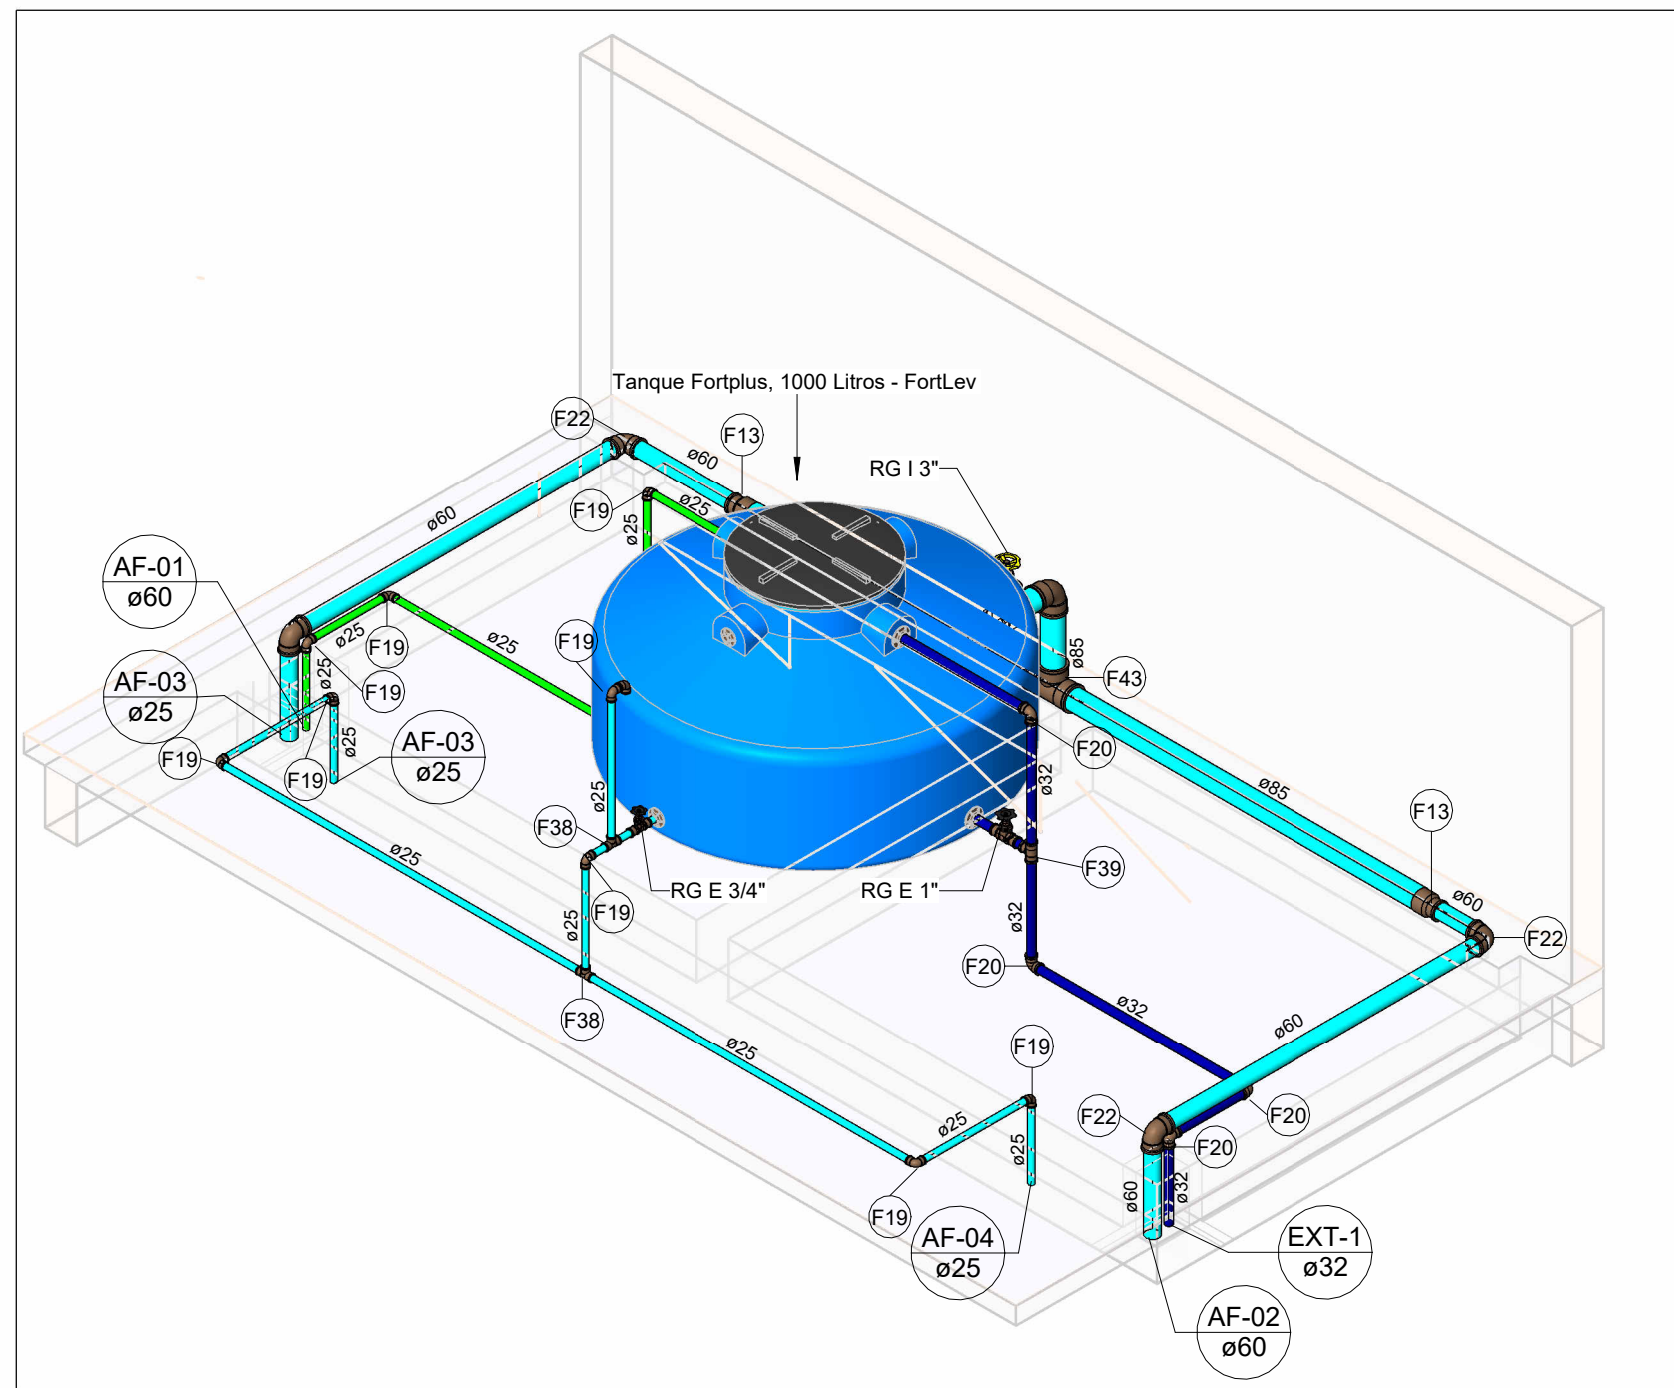


HID-03

Escala

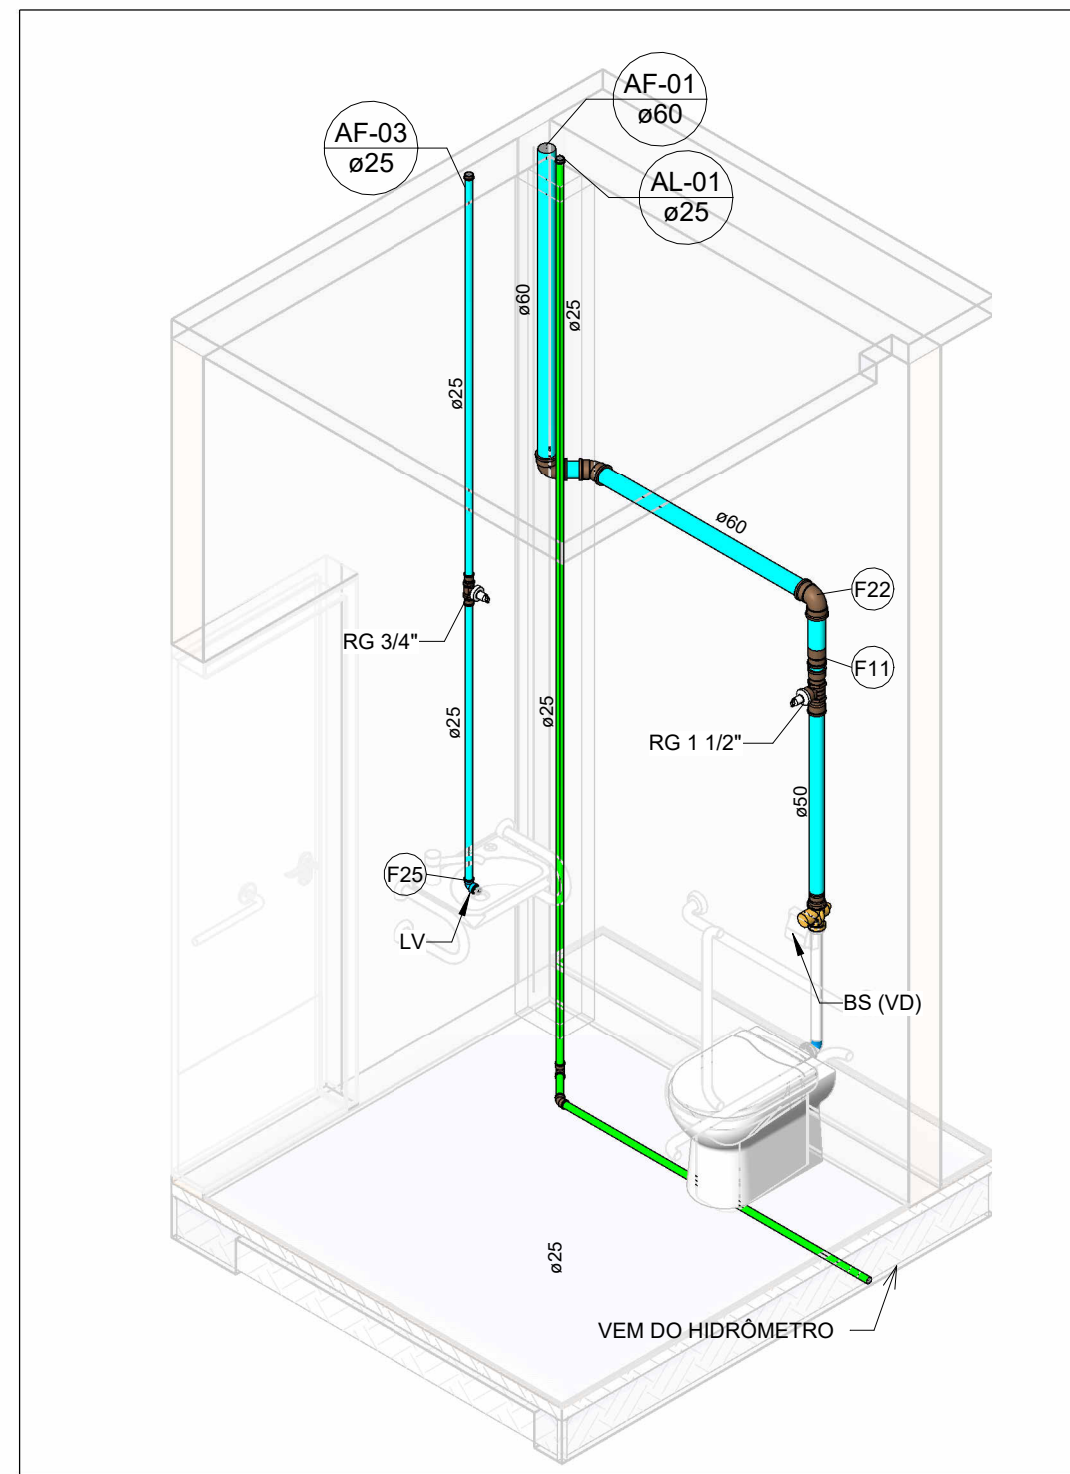


HID-01

Escala

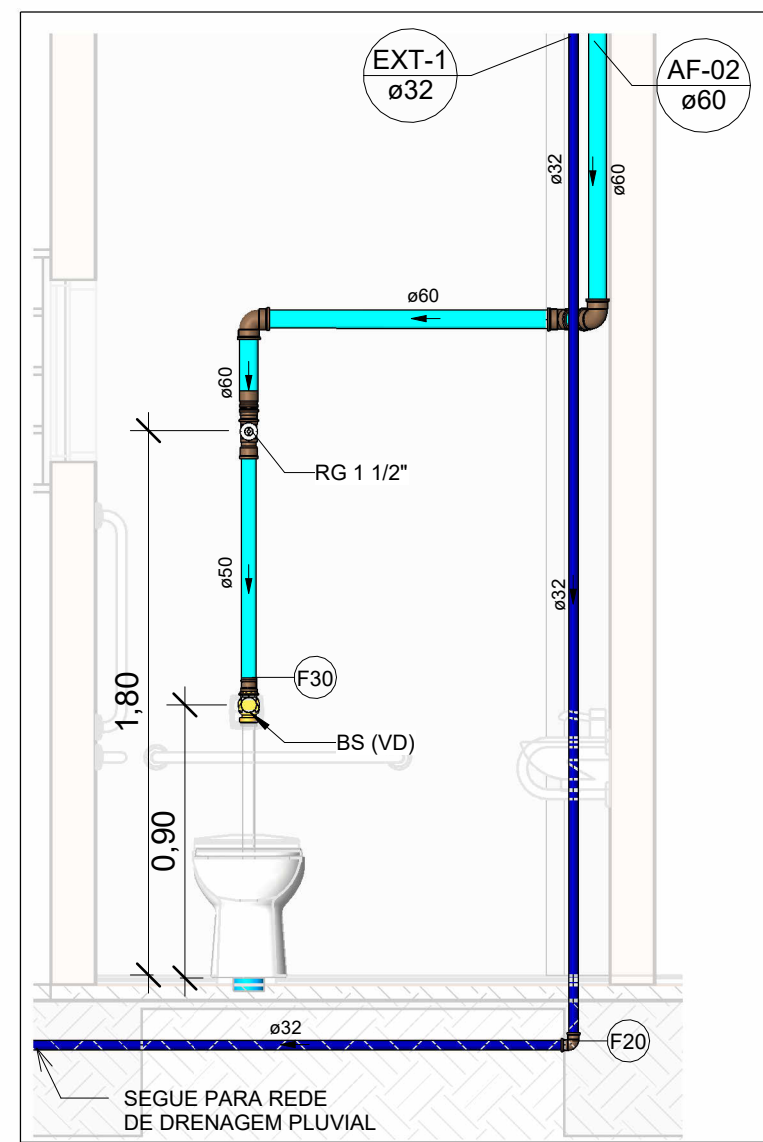


VISTA-2B

Escala 1 : 25

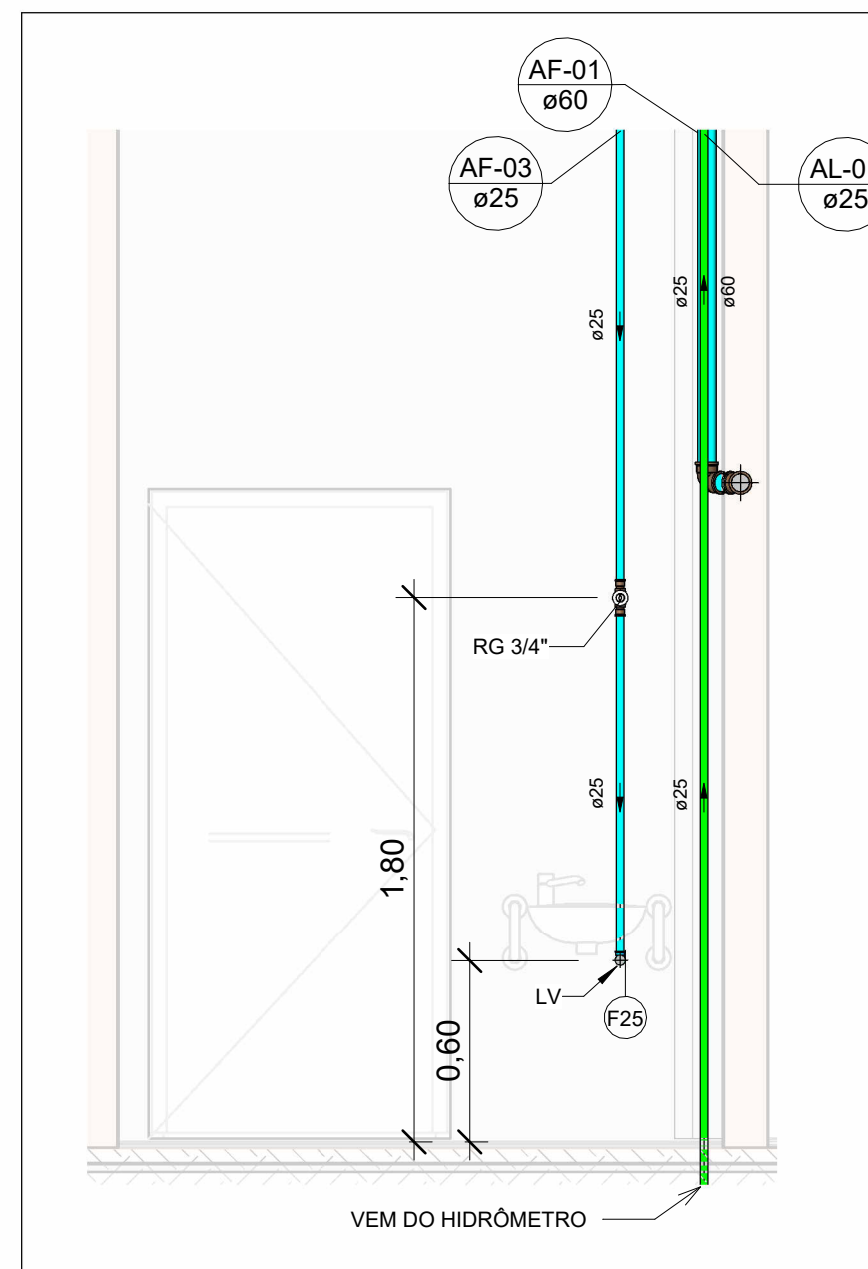


VISTA-1B

Escala 1 : 25

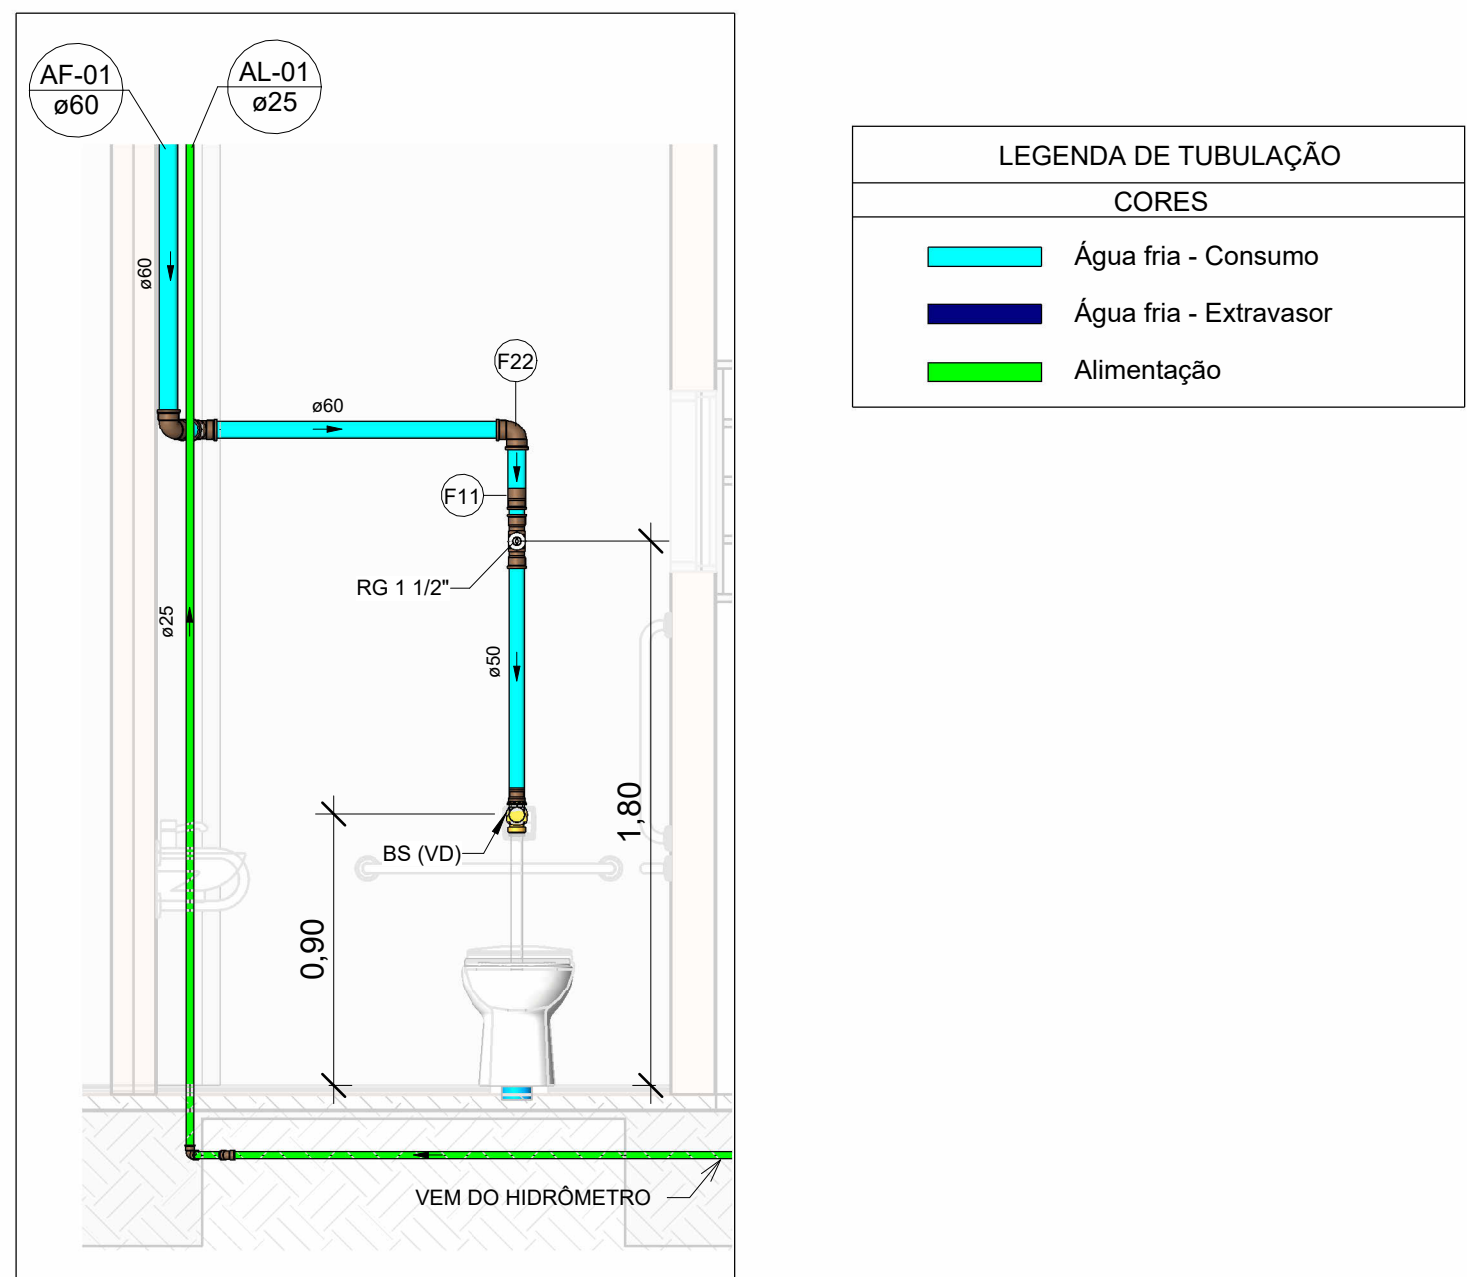

VISTA-1A

Escala 1 : 25

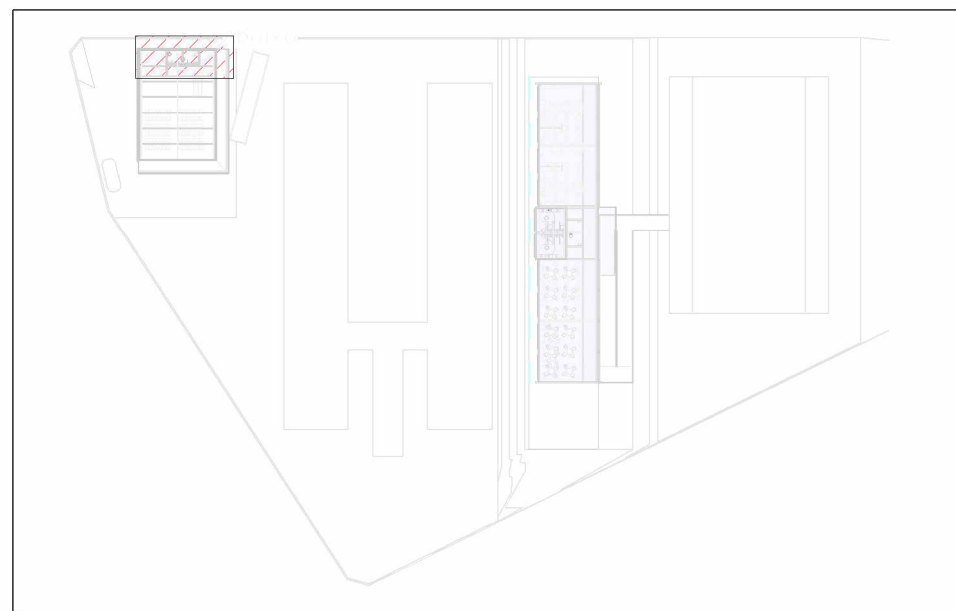

MAPA CHAVE - ÁREA 4

Escala 1 : 1000

[illegible]