

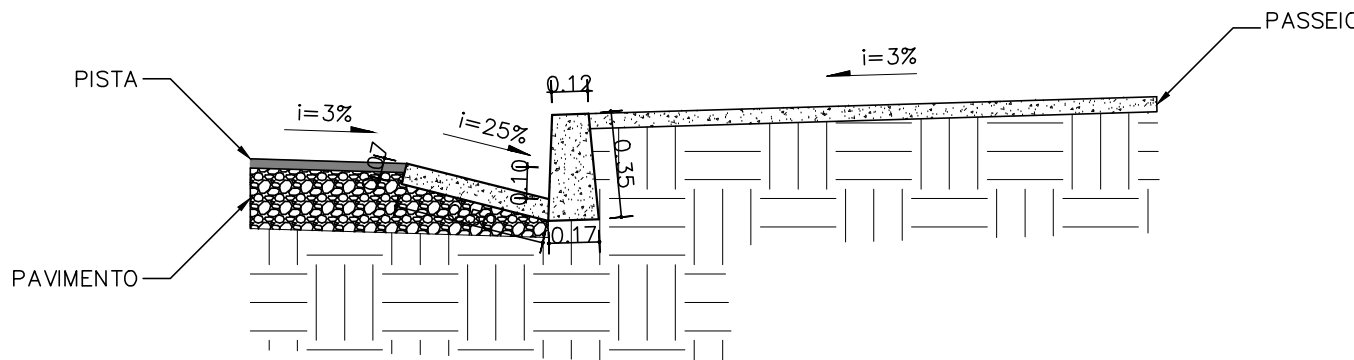




PLANTA DE DRENAGEM
ESCALA: 1/1000

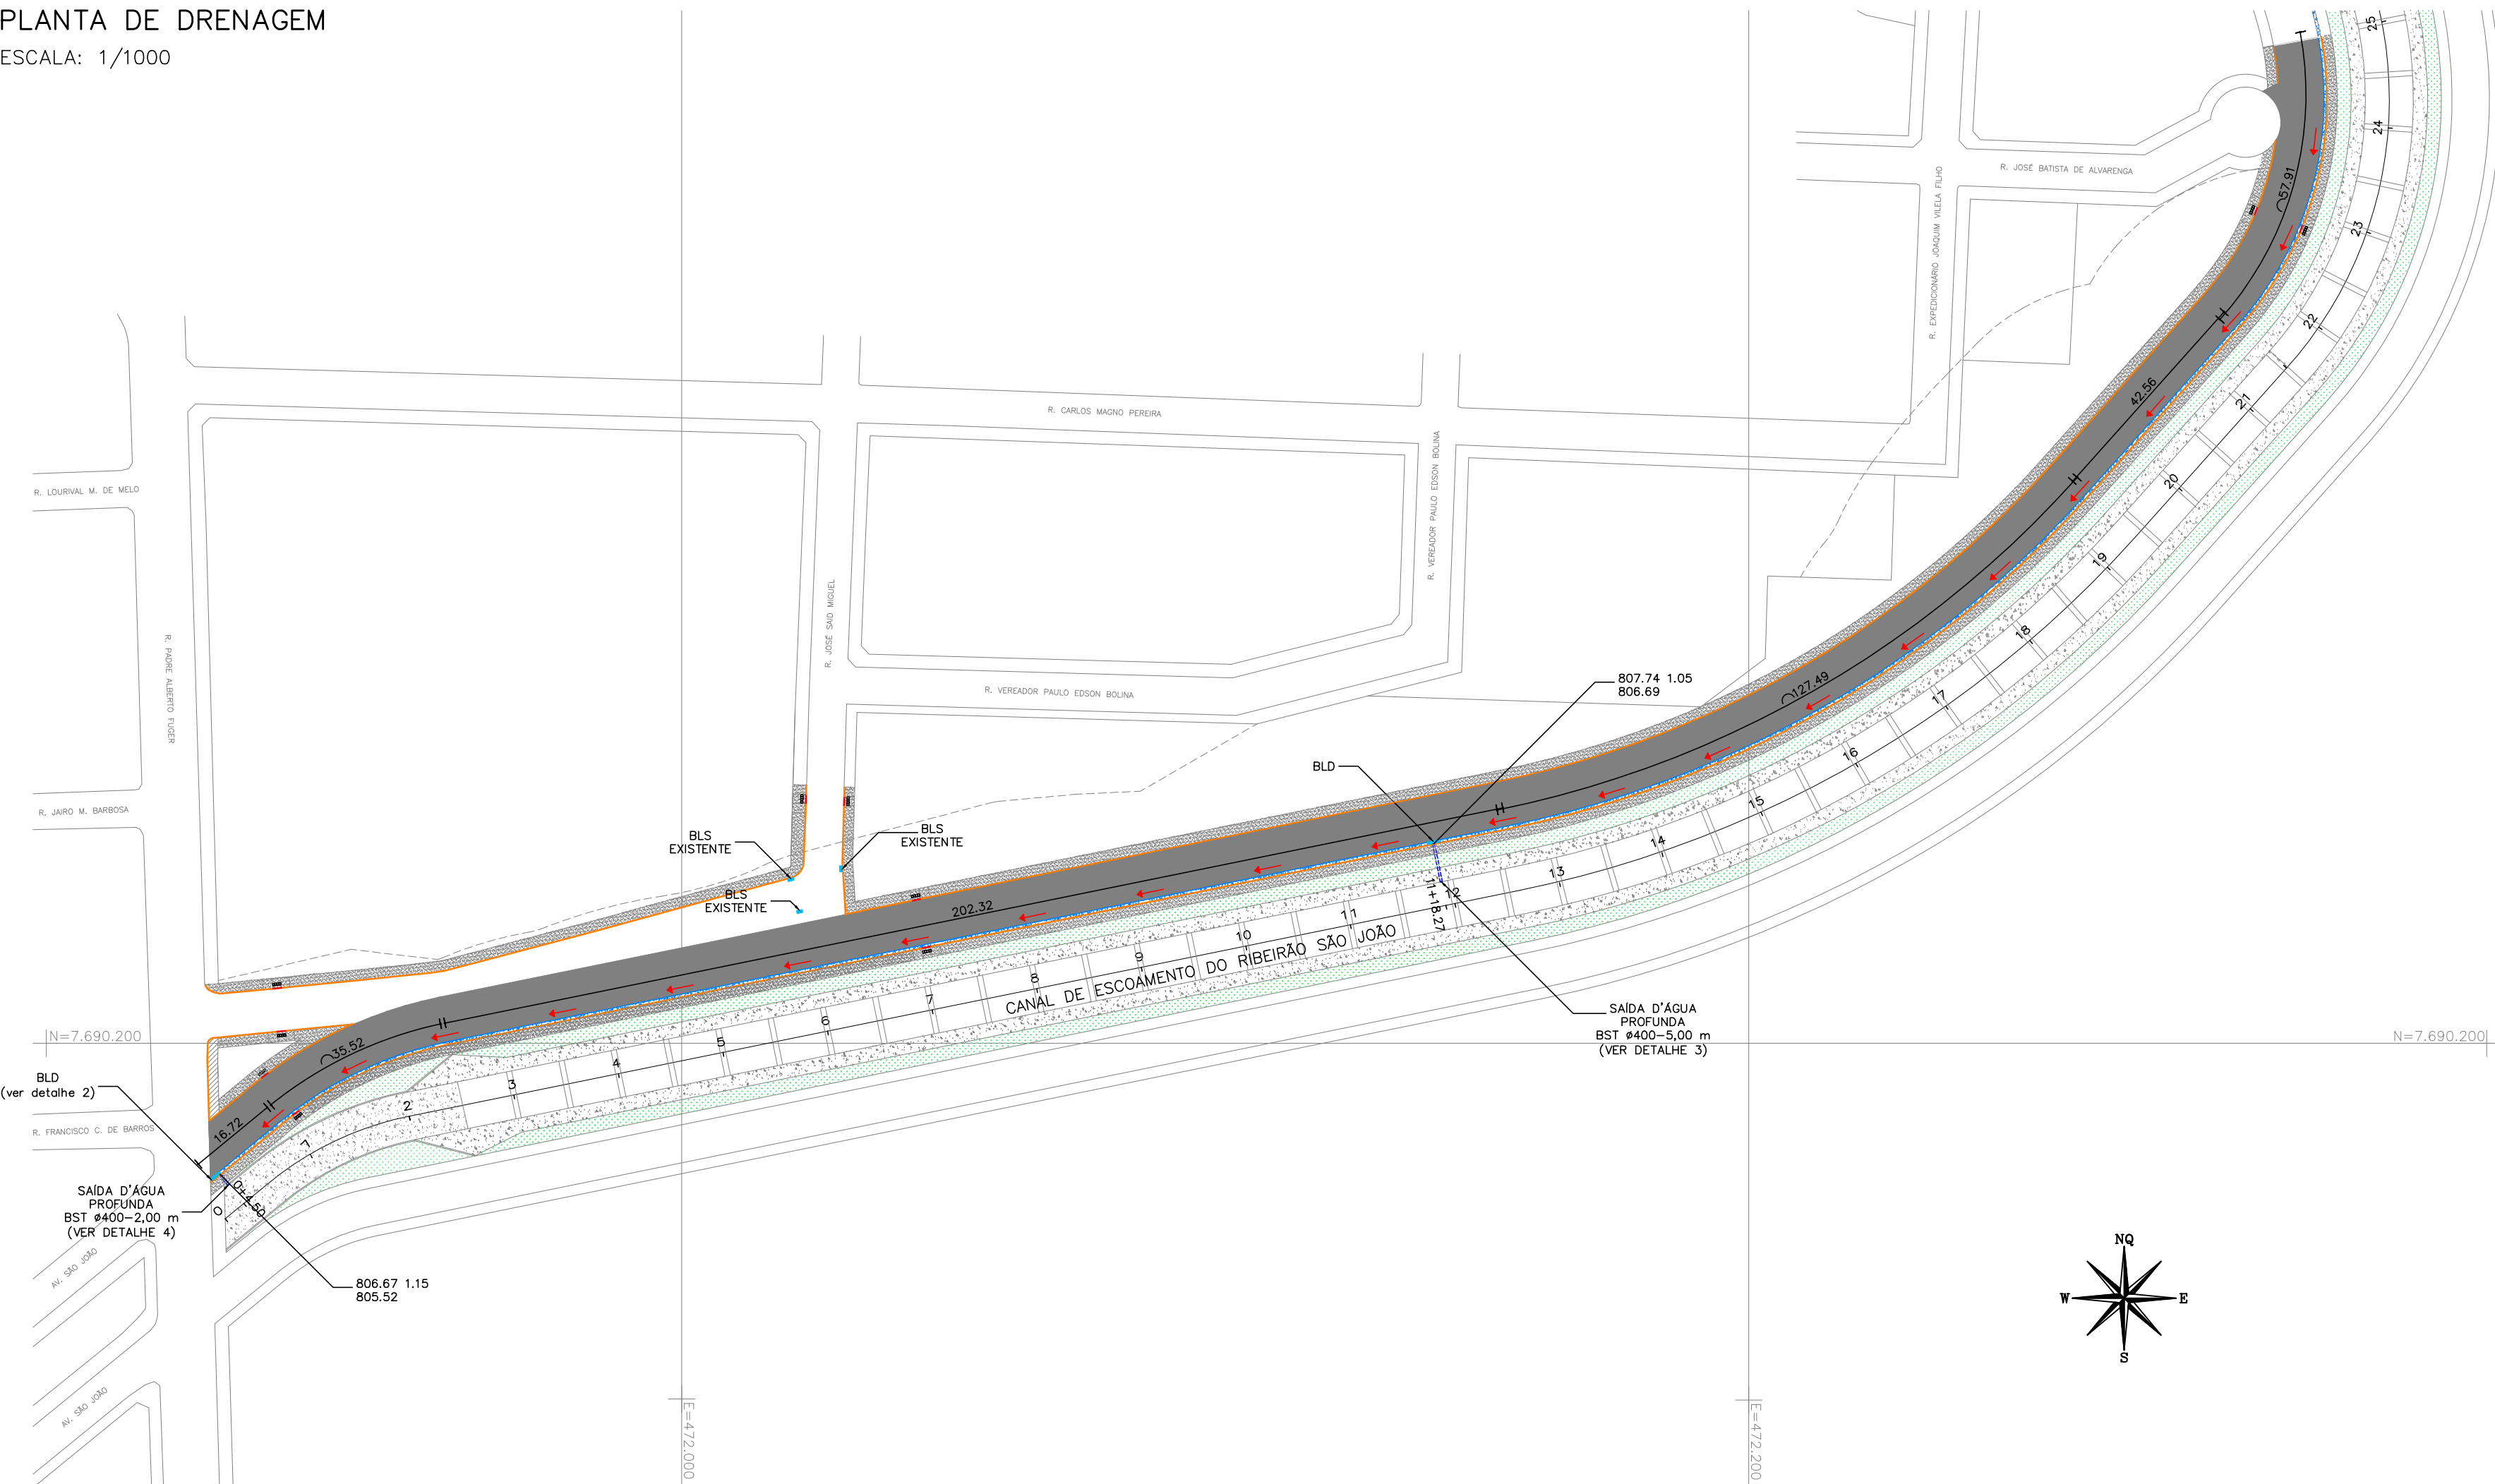


DETALHE 1 – SARJETA/MEIO-FIO
ESCALA: 1/25

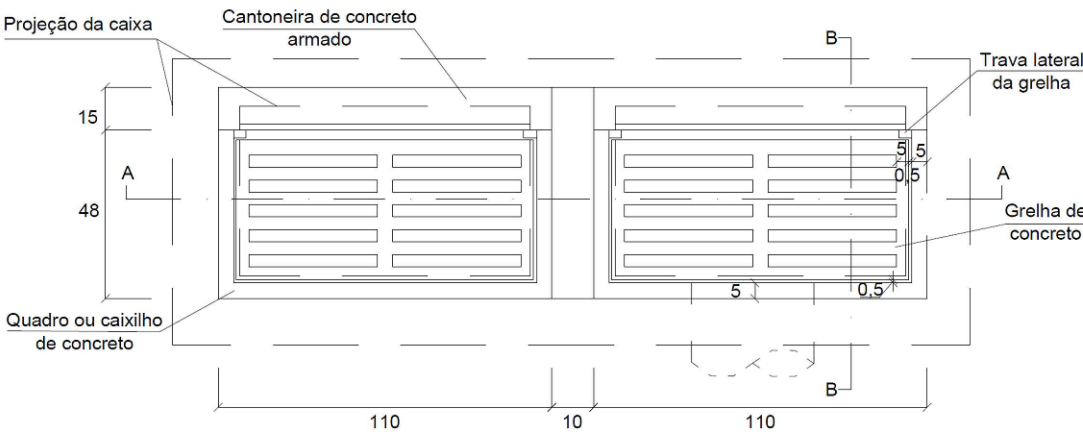


DETALHE 2 – BLD – PLANTA BAIXA
SEM ESCALA

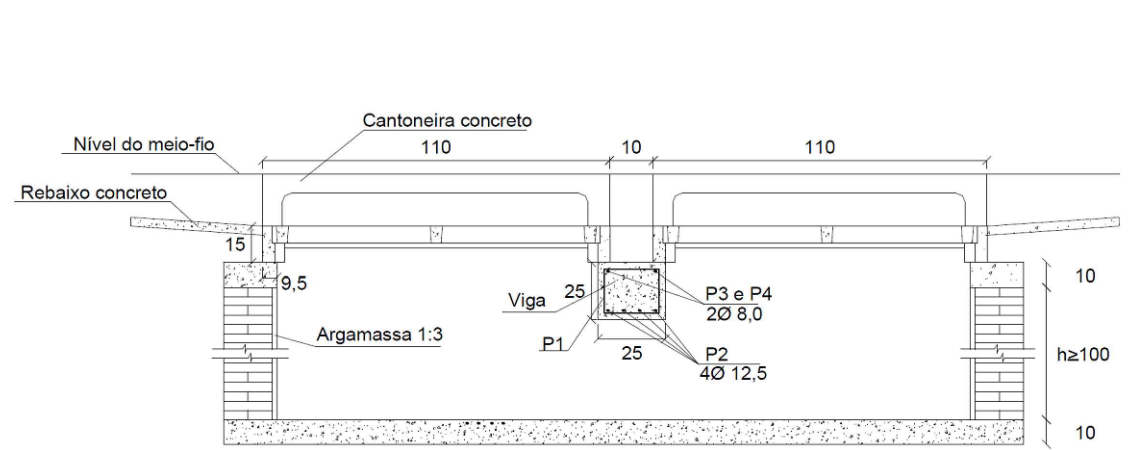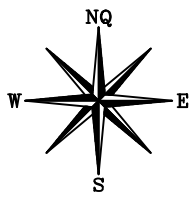

DETALHE 2 – BLD – CORTE AA
SEM ESCALA


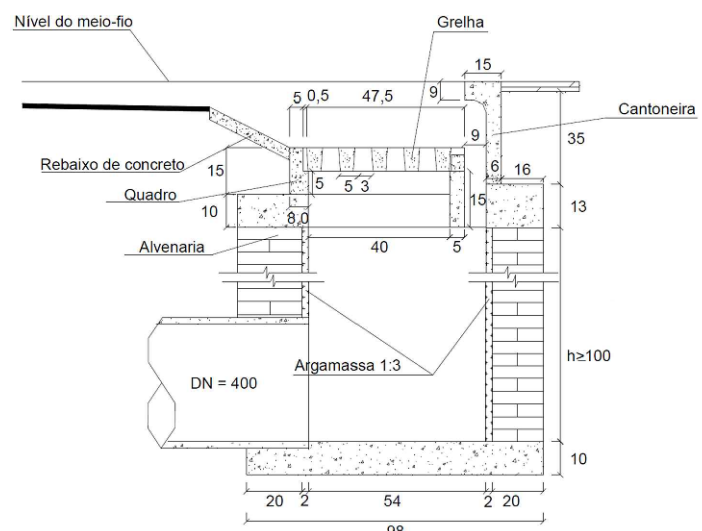


DETALHE 2 – BLD – CORTE BB
SEM ESCALA

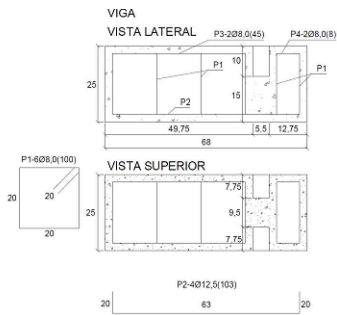


DETALHE 2 – BLD – VIGA
SEM ESCALA

DETALHE 3 – TUBULAÇÃO

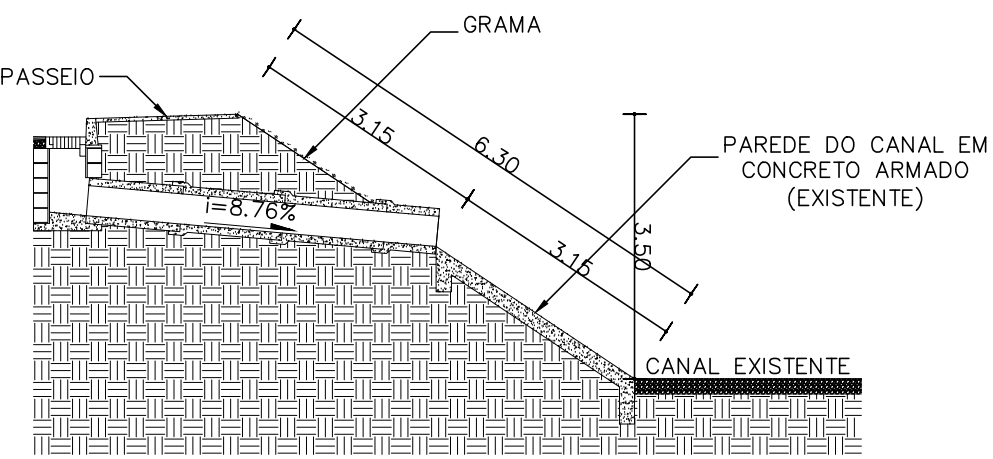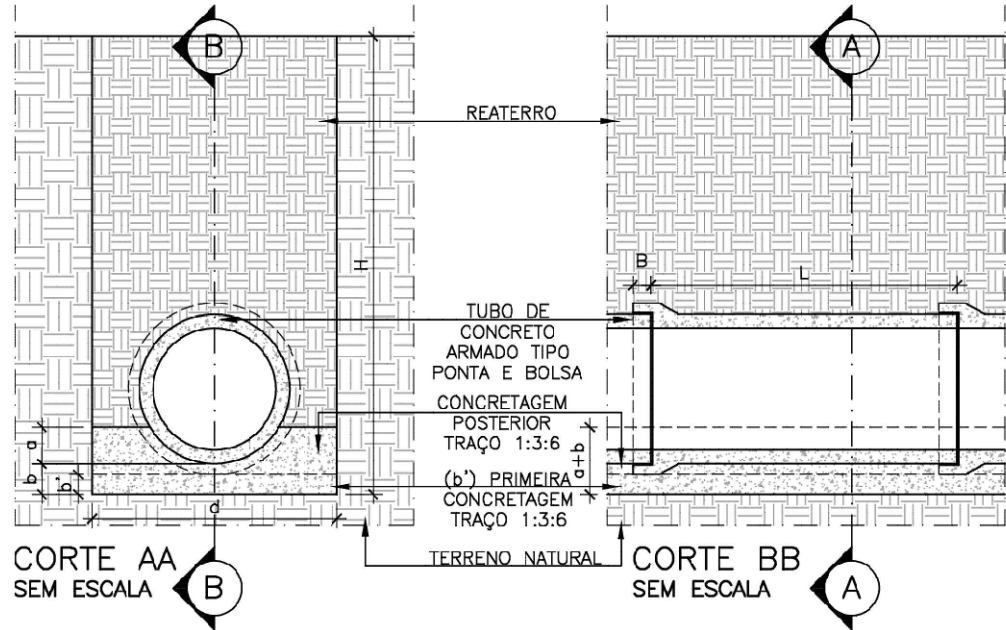

DETALHE 4 – ESQUEMA DE LANÇAMENTO 1
ESCALA: 1/100

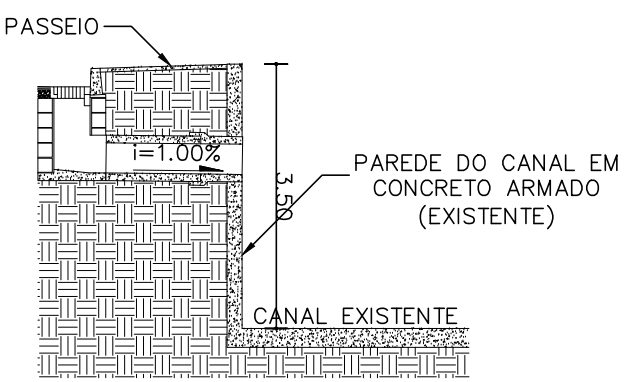

DETALHE 5 – ESQUEMA DE LANÇAMENTO 2
ESCALA: 1/100

Assinado de forma digital por
ALISSON DE ASSIS
CARVALHO:79928005672
DN: c=BR, o=ICP-Brasil, ou=AC
SOLUTI Multipla v5,
ou=18530917000163, ou=Presencial,
ou=Certificado PF A3, cn=ALISSON DE
ASSIS CARVALHO:79928005672

 Secretaria Municipal de Infraestrutura Rua 254 de São Carlos, 800 Tel: (35) 3091-4150 E-mail: seg.infraestrutura@campo belo.mg.gov.br	OBRAS PAVIMENTAÇÃO DE VIA PÚBLICA EM C.B.U.Q. NO PERÍMETRO URBANO DO MUNICÍPIO		FOLHA 02/02
	ENDEREÇO AVENIDA SANITÁRIA, JARDIM EUROPA III, CAMPO BELO – MG		
PROPRIETÁRIO PREFEITURA MUNICIPAL DE CAMPO BELO	SALVO LASMAR35724854600 Assinado de forma digital por SALVO LASMAR35724854600 Data: 27/09/2023 16:35:40-0300 Secretaria Municipal de Infraestrutura – Salvo Lasmar	CNPJ 18.659.334/0001-37	
AUTOR DO PROJETO LETICIA DA SILVA ASSUNÇÃO	Engenheira Civil	CREA – MG 238.850/D	
CONTEÚDO PLANTA DE DRENAGEM, DETALHE 1 – SARJETA/MEIO-FIO, DETALHE 2 – BLD E DETALHE 3 – TUBULAÇÃO, DETALHE 4 E 5	REVISÃO 2	ESCALA INDICADA	UNIDADE METROS
			DATA SETEMBRO/2023