




Quadro de Demanda (AL1) - Pavimento				
Tipo de carga	Potência instalada (kVA)	Fator de demanda (%)	Demanda (kVA)	
Iluminação e TUG's (Áreas comuns e Condomínio)	2.87	100.00	2.87	
		TOTAL	2.87	

Quadro de Cargas (QD1) - Pavimento																	
Circuito	Descrição	Esquema	Método de inst.	Tensão (V)	Iluminação (W)			Pot. total. (VA)	Pot. total. (W)	Fases	Pot. - R (W)	Pot. - S (W)	Pot. - T (W)	FCT	FCA	In' (A)	Ip (A)
1	Iluminação Postes 9 mts	F+N	B1	127 V	30	50	100	1000	900	R	900			1.00	0.65	12.1	7.9
2	Iluminação Postes Decorativos	F+N	B1	127 V	26			867	780	R	780			1.00	0.65	10.5	6.8
3	Iluminação Quadra	F+N	B1	127 V				1000	500	S		500		1.00	0.65	12.1	7.9
TOTAL					26	10	9	2867	2180	R+S	1680	500	0				

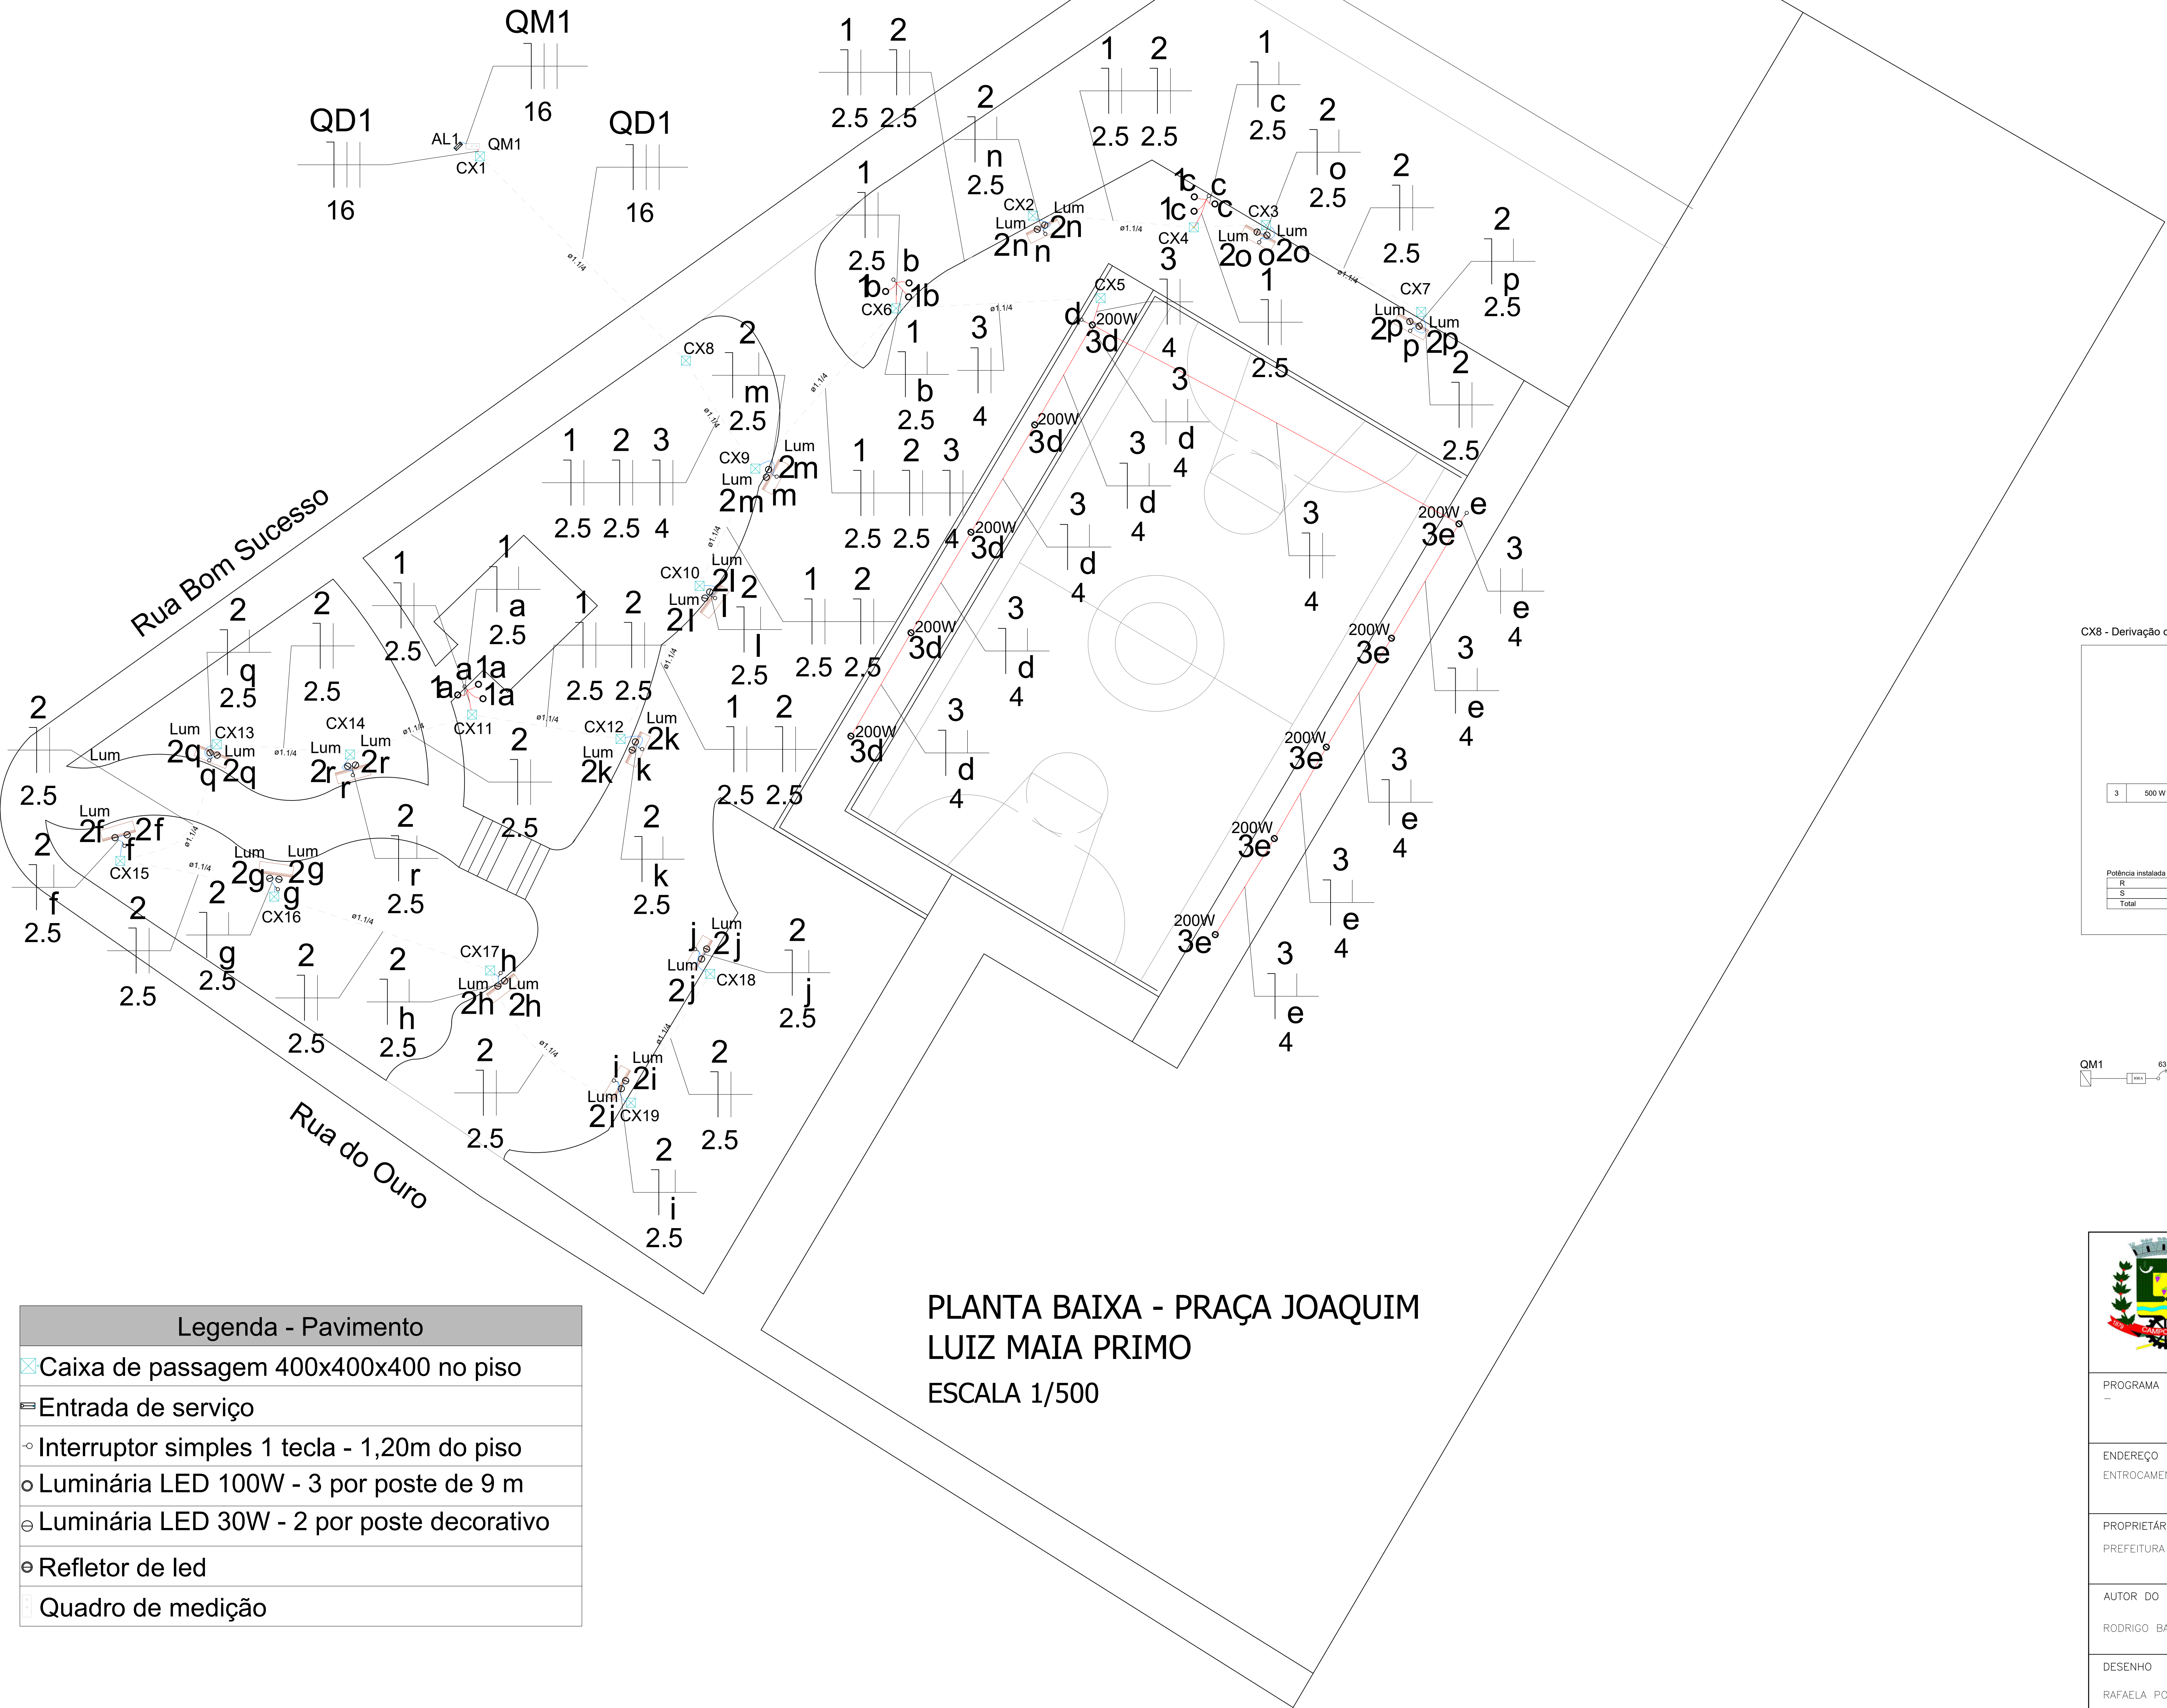

Legenda - Pavimento	
	Caixa de passagem 400x400x400 no piso
	Entrada de serviço
	Interruptor simples 1 tecla - 1,20m do piso
	Luminária LED 100W - 3 por poste de 9 m
	Luminária LED 30W - 2 por poste decorativo
	Refletor de led
	Quadro de medição

PLANTA BAIXA - PRAÇA JOAQUIM LUIZ MAIA PRIMO
ESCALA 1/500

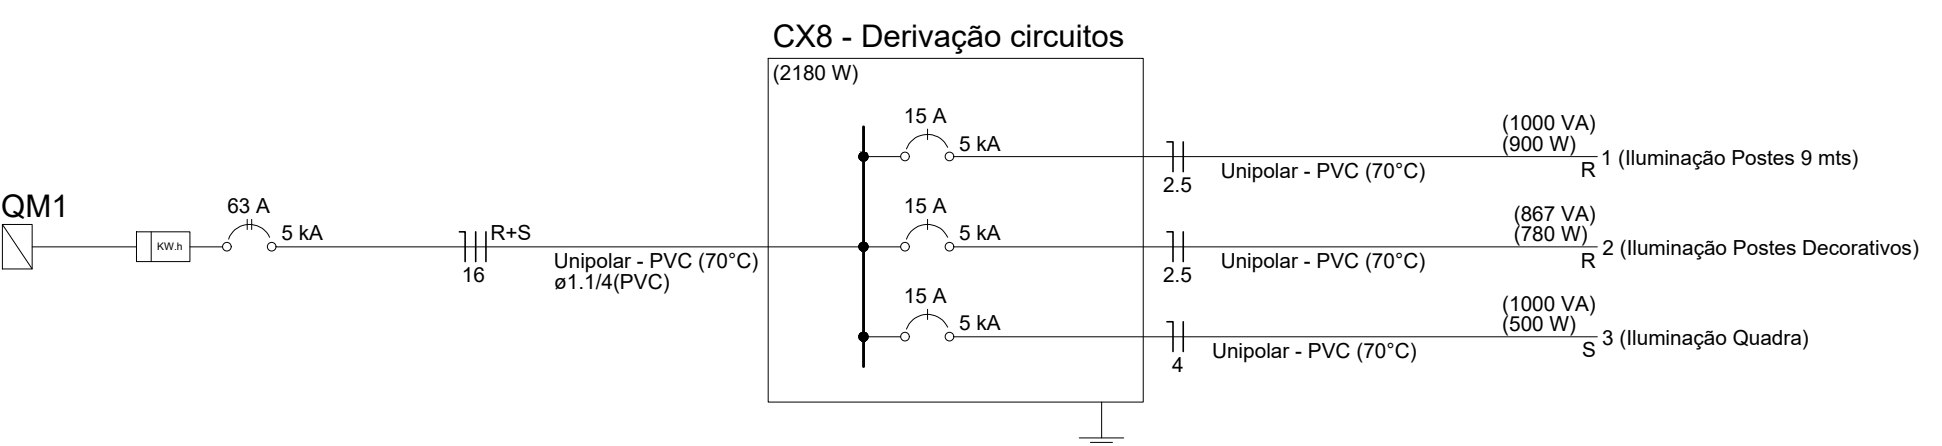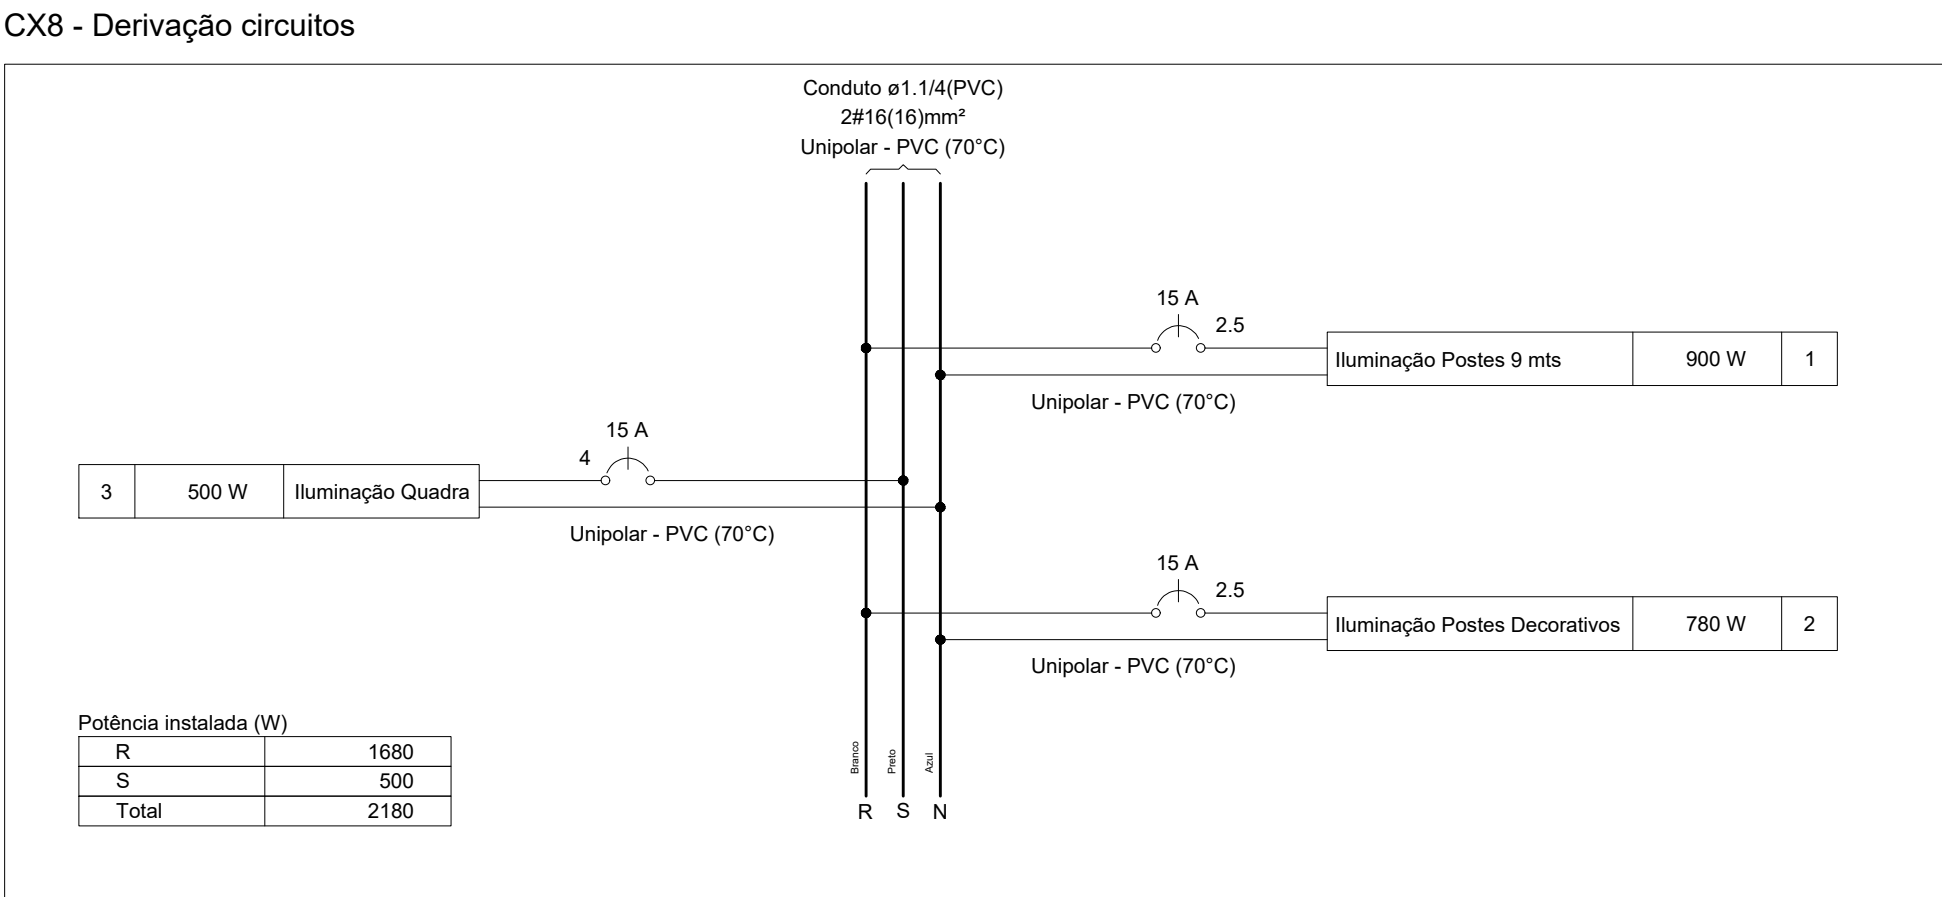

 <div><i>Secretaria Municipal de Infraestrutura Rua 354 s/n 336 Canga Ede - MG Tel. (35)30131-8150 E-mail: seg.infraestrutura@campo Belo.mg.gov.br site: www.campobelo.mg.gov.br</i></div>	OBRA		FOLHA	
	COBERTURA DA QUADRA DA PRAÇA JOAQUIM LUIZ MAIA PRIMO		01/01	
GESTOR	GICOV			
—	—			
PROGRAMA	Nº OPERAÇÃO	Nº SICONV		
—	—	—		
ENDEREÇO				
ENTROCAMENTO DA RUA DO OURO E RUA BOM SUCESSO, BAIRRO SÃO BENEDITO – CAMPO BELO/MG				
PROPRIETÁRIO	CNPJ			
PREFEITURA MUNICIPAL DE CAMPO BELO	18.659.334/0001–37			
Secretário Municipal de Infraestrutura – Cristiano Casarino				
AUTOR DO PROJETO	CREA – MG			
RODRIGO BAHIA PAIVA	127600/D–MG			
Engenheiro Eletricista				
DESENHO				
RAFAELA PORTO DE SOUZA				
CONTEÚDO	REVISÃO	ESCALA	UNIDADE	DATA
PLANTA ELÉTRICA E DIAGRAMAS	0	INDICADA	METROS	MAIO/2026