



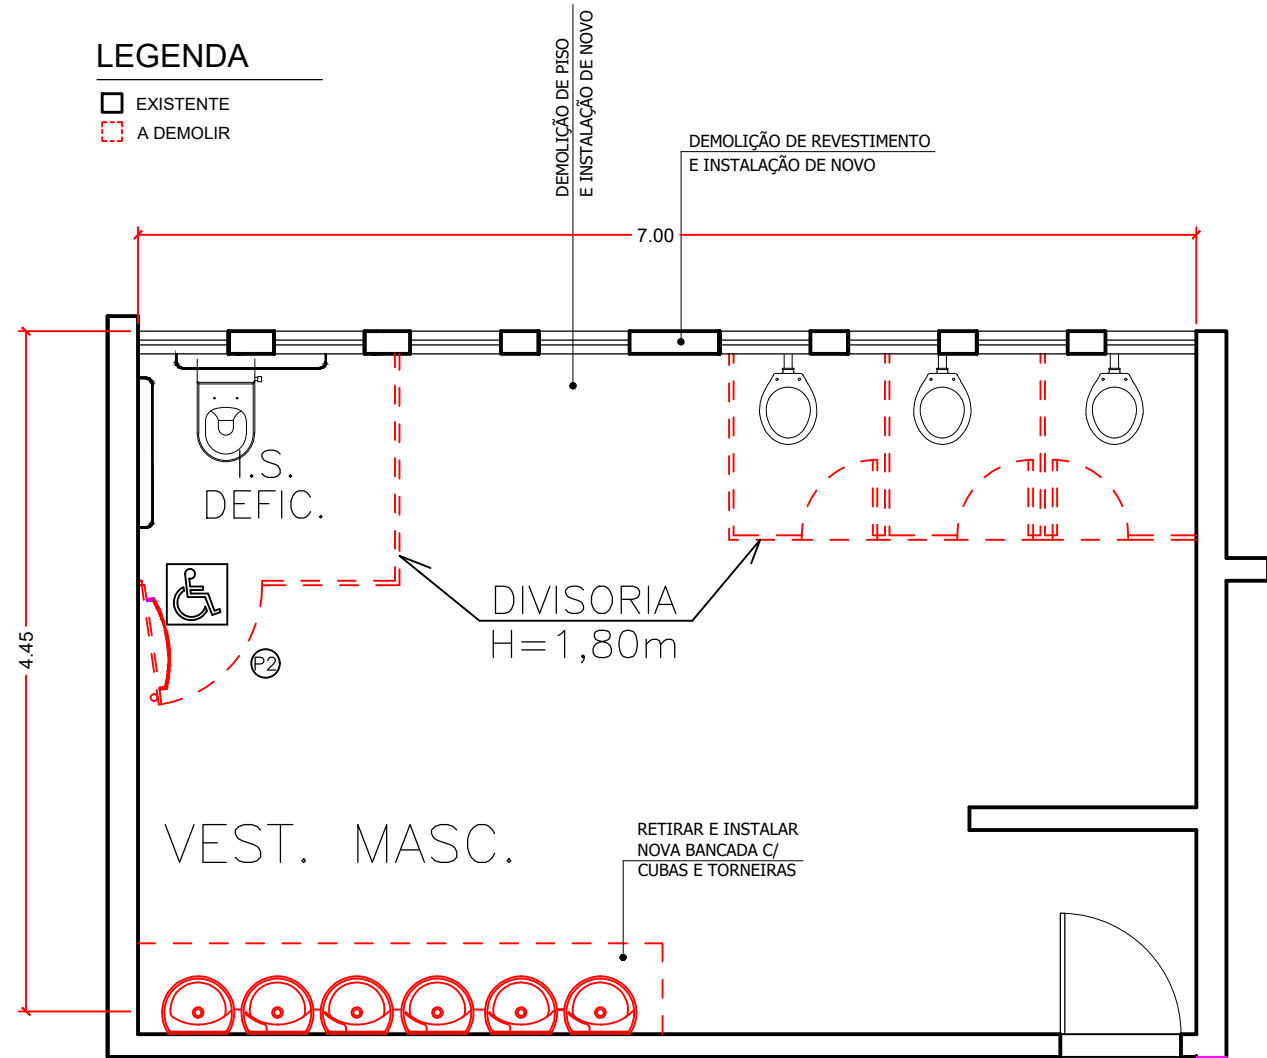


PLANTA BAIXA DE DEMOLIÇÃO VEST. MASCULINO
ESCALA 1/50

NOTA:
1 - SERÁ EXECUTADA DEMOLIÇÃO COMPLETA DAS DIVISÓRIAS E RETIRADA DAS PORTAS METÁLICAS E SUBSTITUIÇÃO POR NOVAS CONFORME PLANTA DE REFORMA
2 - SERÃO SUBSTITUÍDAS 8 LUMINARIAS CONFORME PLANILHA ORÇAMENTARIA

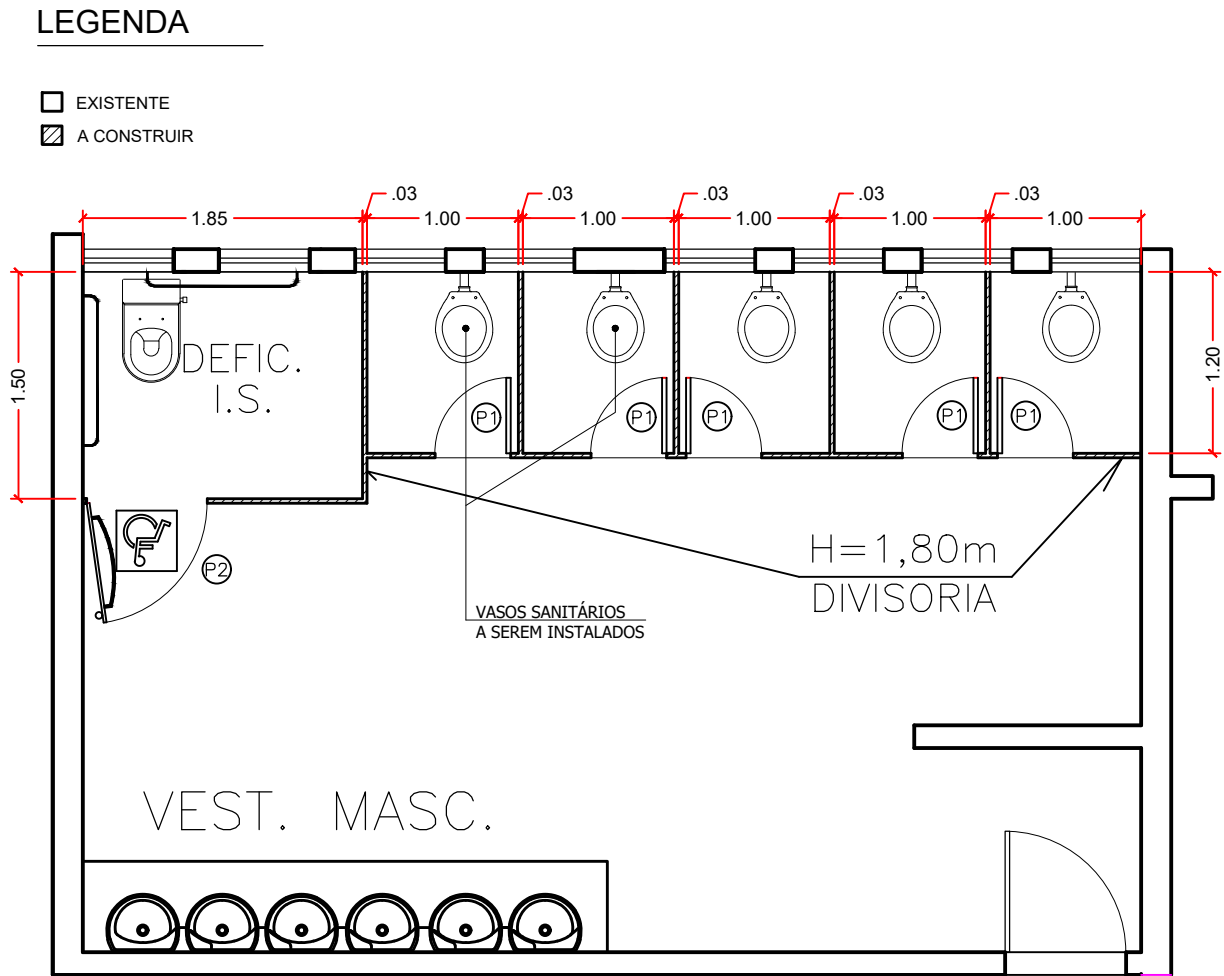

PLANTA BAIXA DE REFORMA VEST. MASCULINO
ESCALA 1/50

NOTA:
1 - AS NOVAS DIVISÓRIAS DEVERÃO SER INSTALADAS RESPEITANDO OS ESPAÇAMENTOS CONFORME ESTA PLANTA DE REFORMA
2 - SERÃO INSTALADOS DOIS VASOS SANITÁRIOS ADICIONAIS

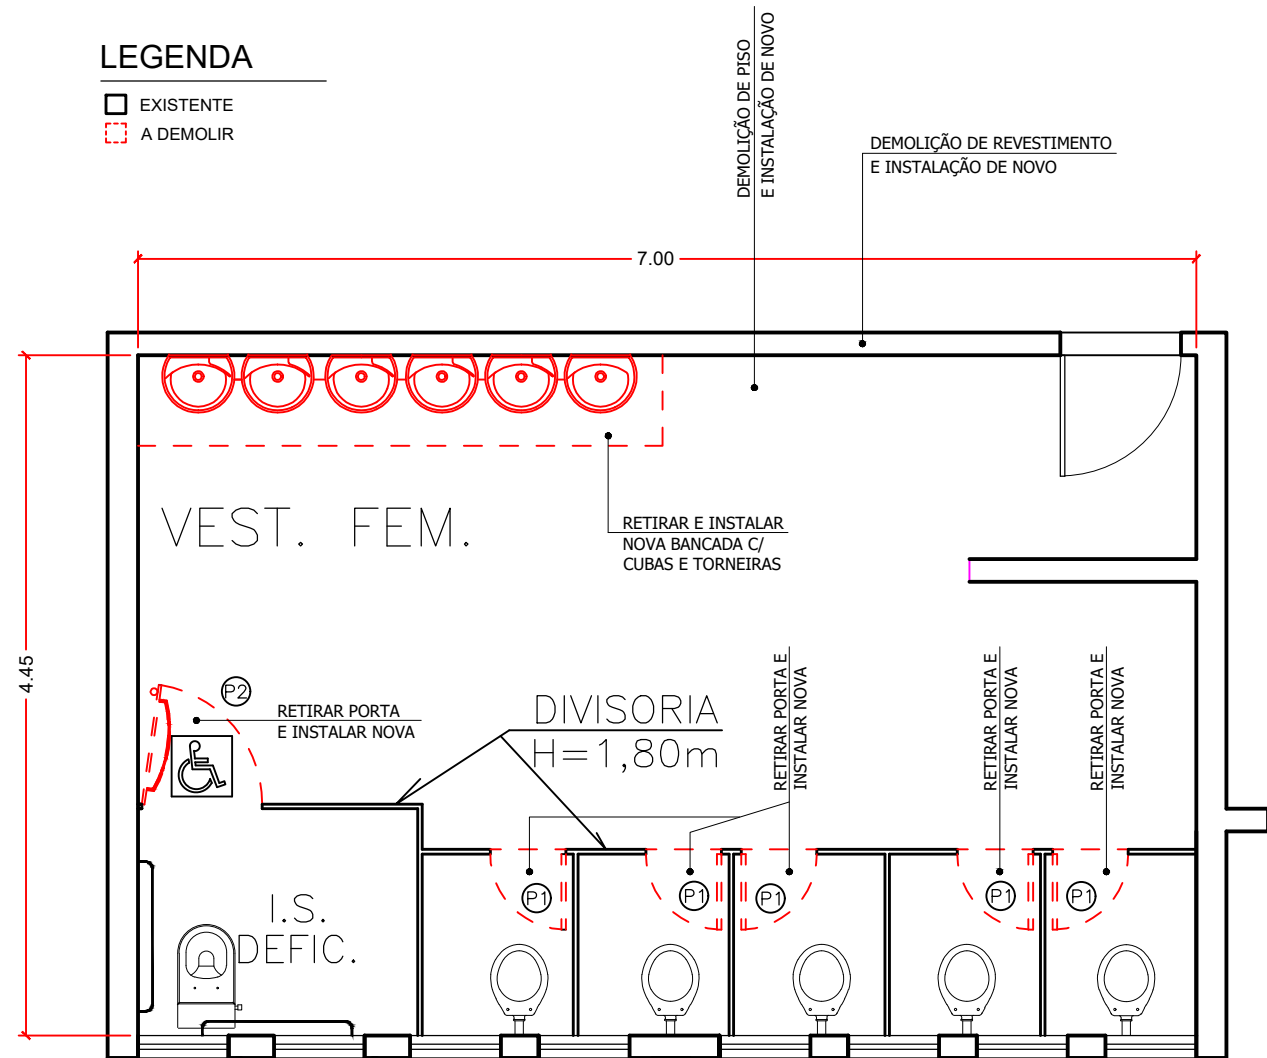

PLANTA BAIXA DE REFORMA VEST. FEMININO
ESCALA 1/50

NOTA: SERÃO SUBSTITUÍDAS 8 LUMINARIAS CONFORME PLANILHA ORÇAMENTARIA

QUADRO DE ESQUADRIAS – PORTAS					
	LARGURA	ALTURA	TIPO	MATERIAL	VEDAÇÃO
P1	0,50	1,60	ABRIR	ALUMINIO	—
P2	0,80	1,60	ABRIR	ALUMINIO	—

Assinado digitalmente por:
***.972.806-**
RAPHAEL HENRIQUE SILVA
03/06/2026 08:30:49
Assinatura digital avançada.

PREFEITURA MUNICIPAL DE CAMPO BELO MG			OBRA		DESENHO N°	
			REFORMA DOS BANHEIROS E PINTURA DA ESCOLA MUNICIPAL LUCILA GIBRAM CAMBRAIA		01/01	
AUTOR DO PROJETO	VISTO	CREA:	PROPRIETÁRIO	CONTEÚDO	ESCALA	UNIDADE
RAPHAEL HENRIQUE SILVA		444386/D-MG	PREF. MUNICIPAL DE CAMPO BELO MG		INDICADA	METRO
DESENHO	VISTO	DATA	VISTO		REVISÃO	
RAPHAEL HENRIQUE SILVA		MAIO/2026		PLANTA BAIXA DEMOLIR/CONSTRUIR	0	
ART N°.	VISTO	DATA	DATA		FOLHA	01/01