


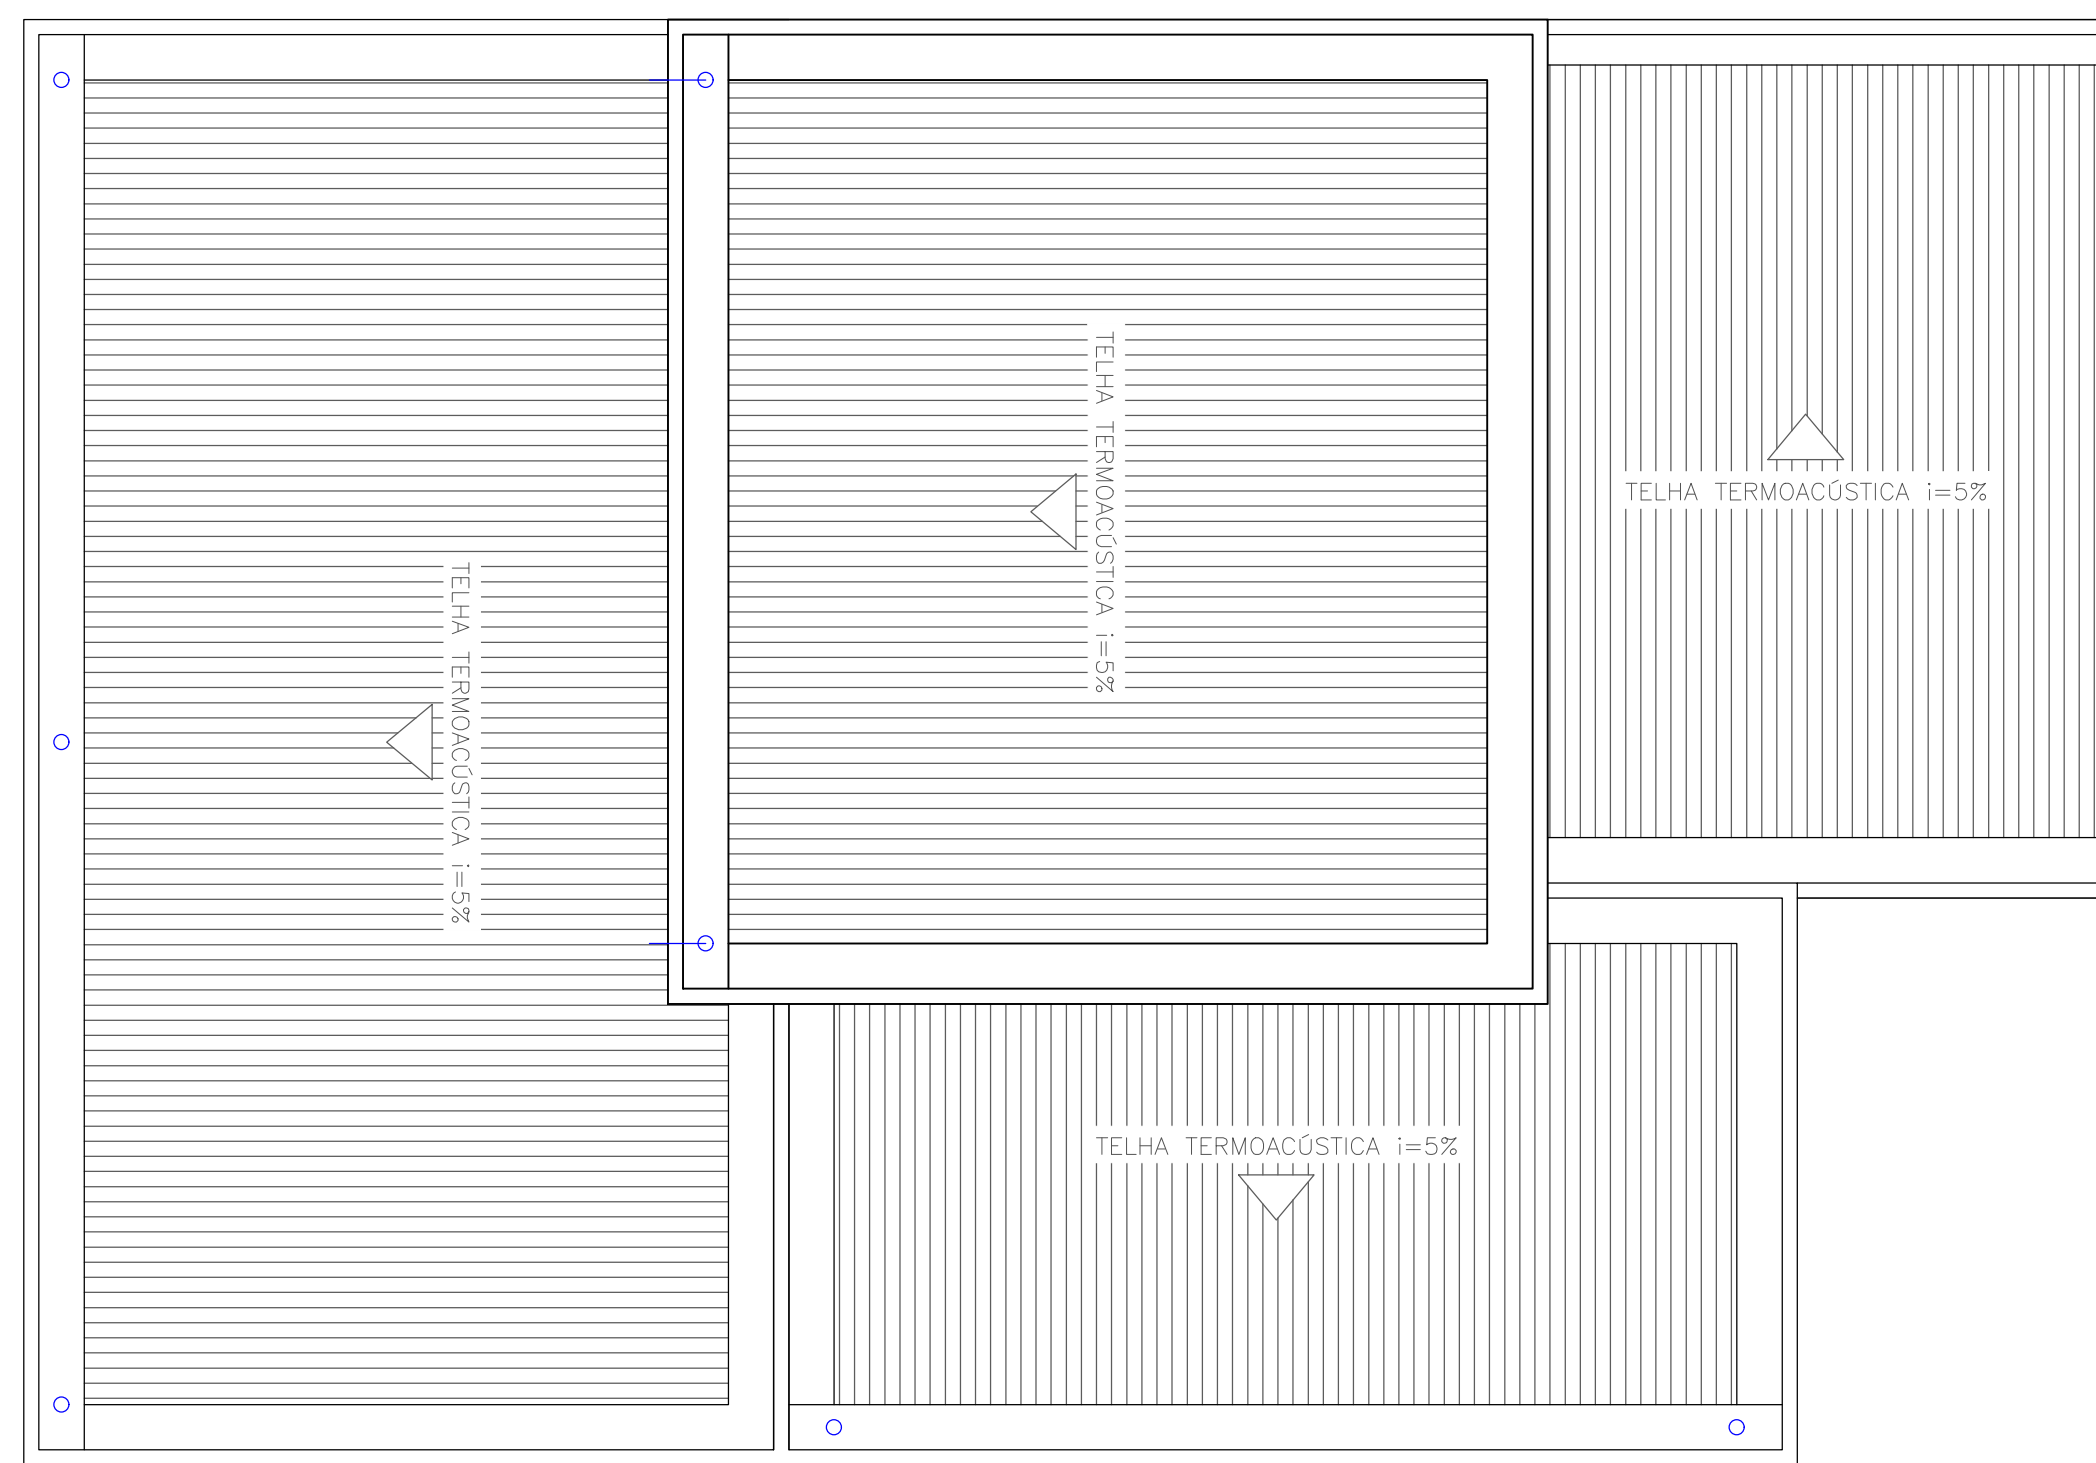
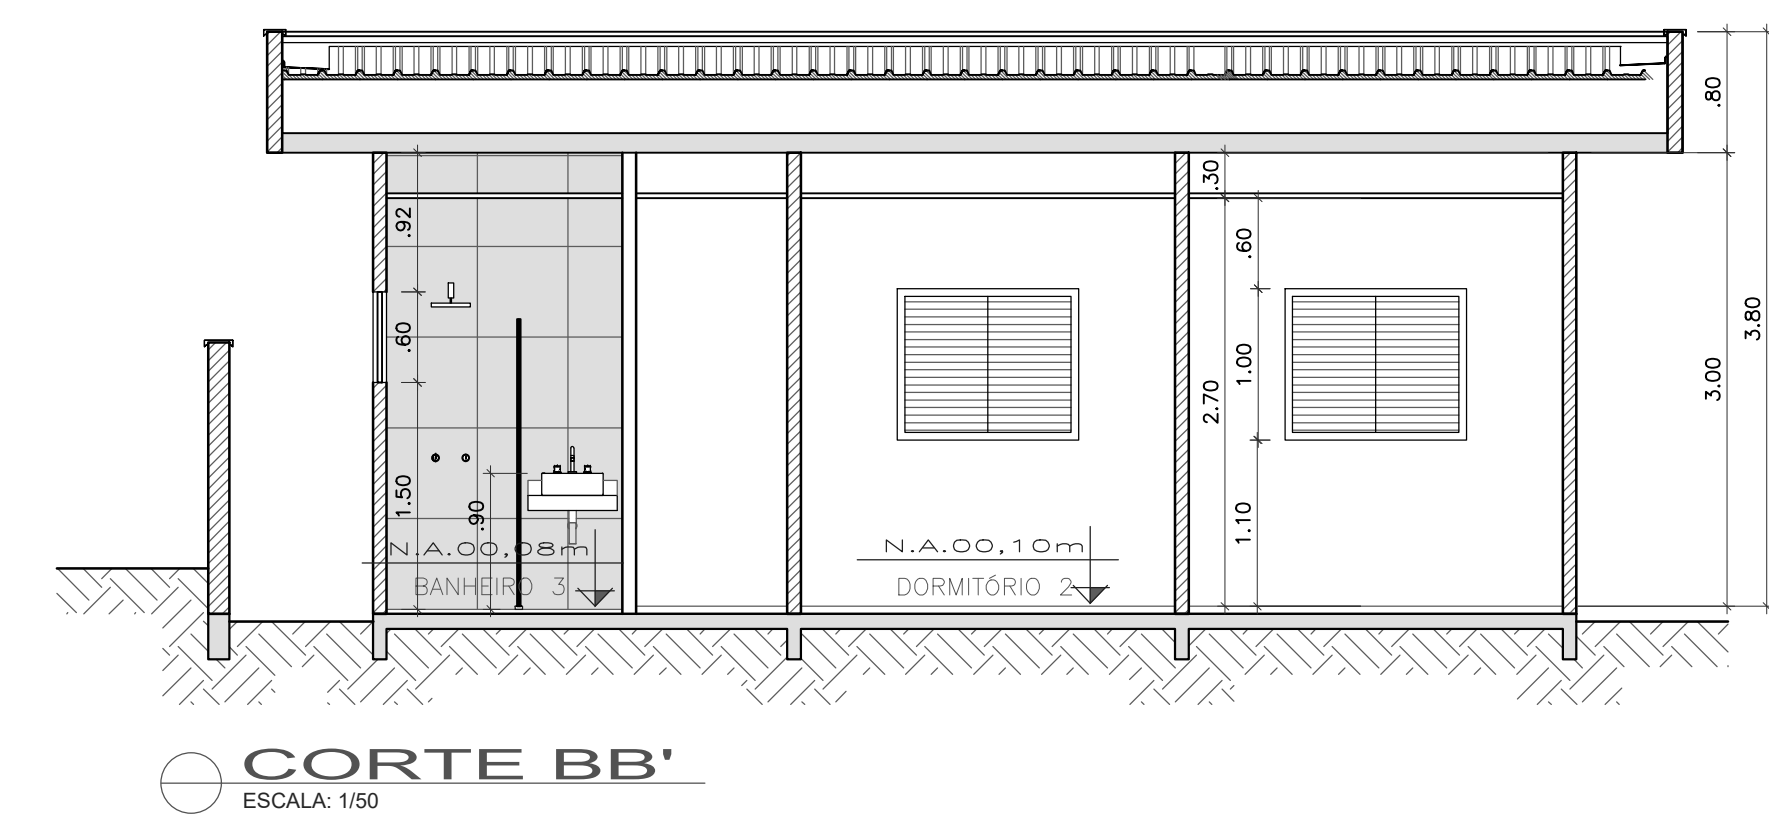


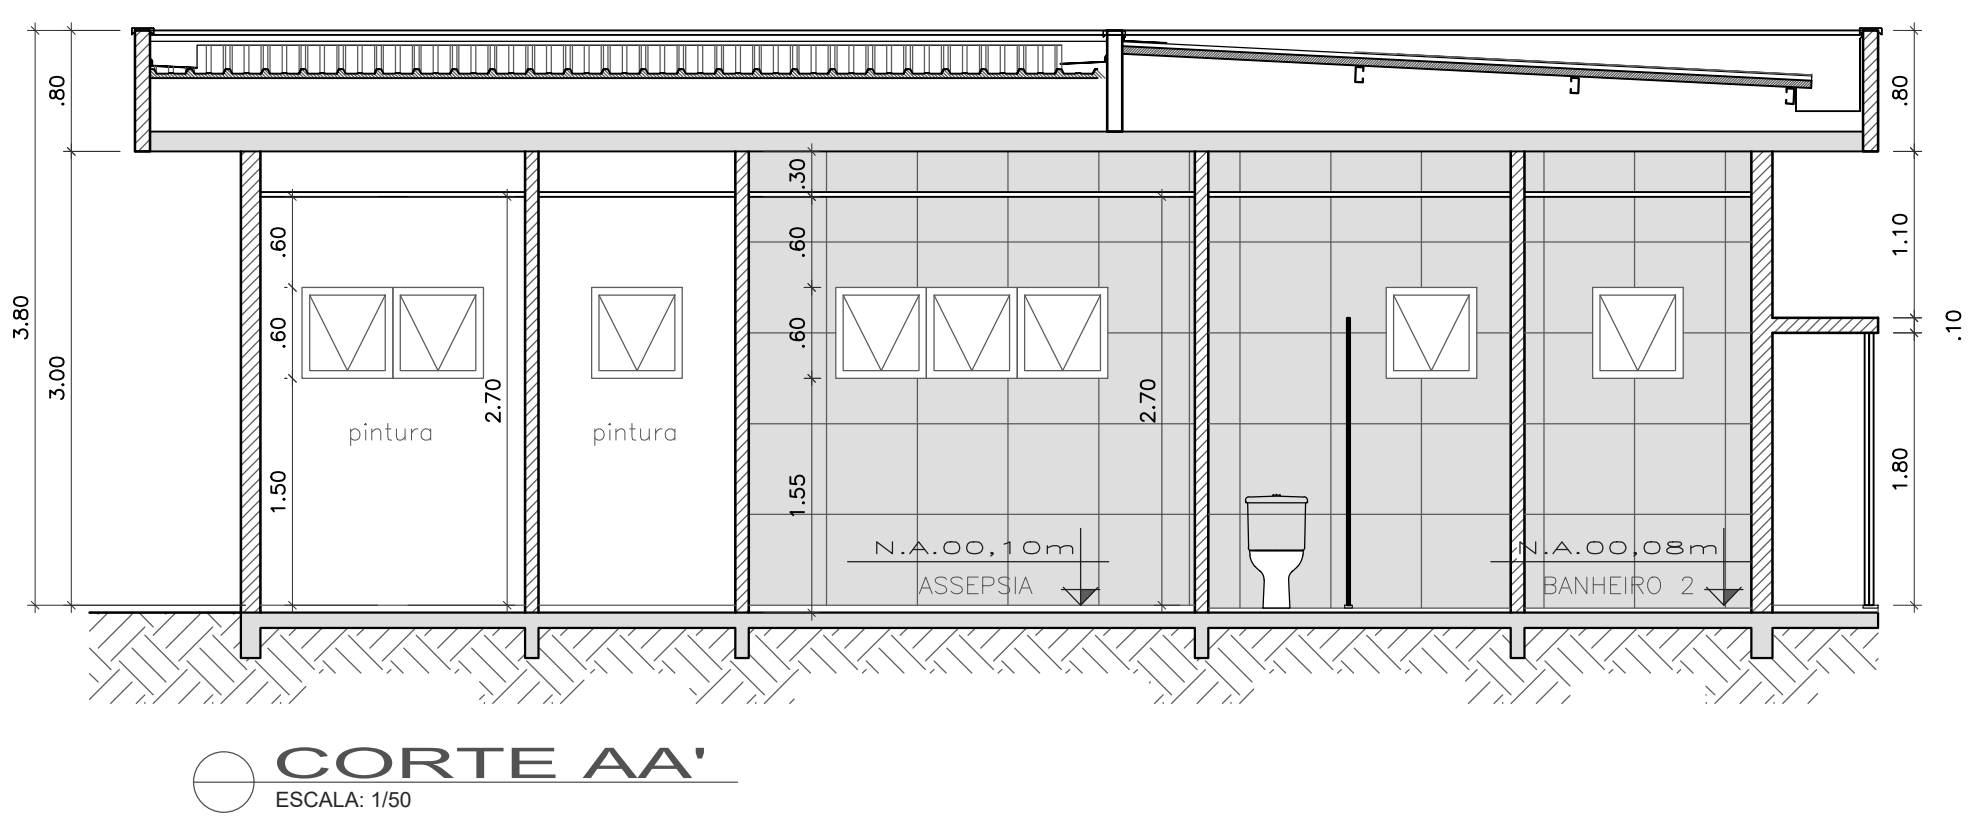


PLANTA DE COBERTA
ESCALA: 1/100

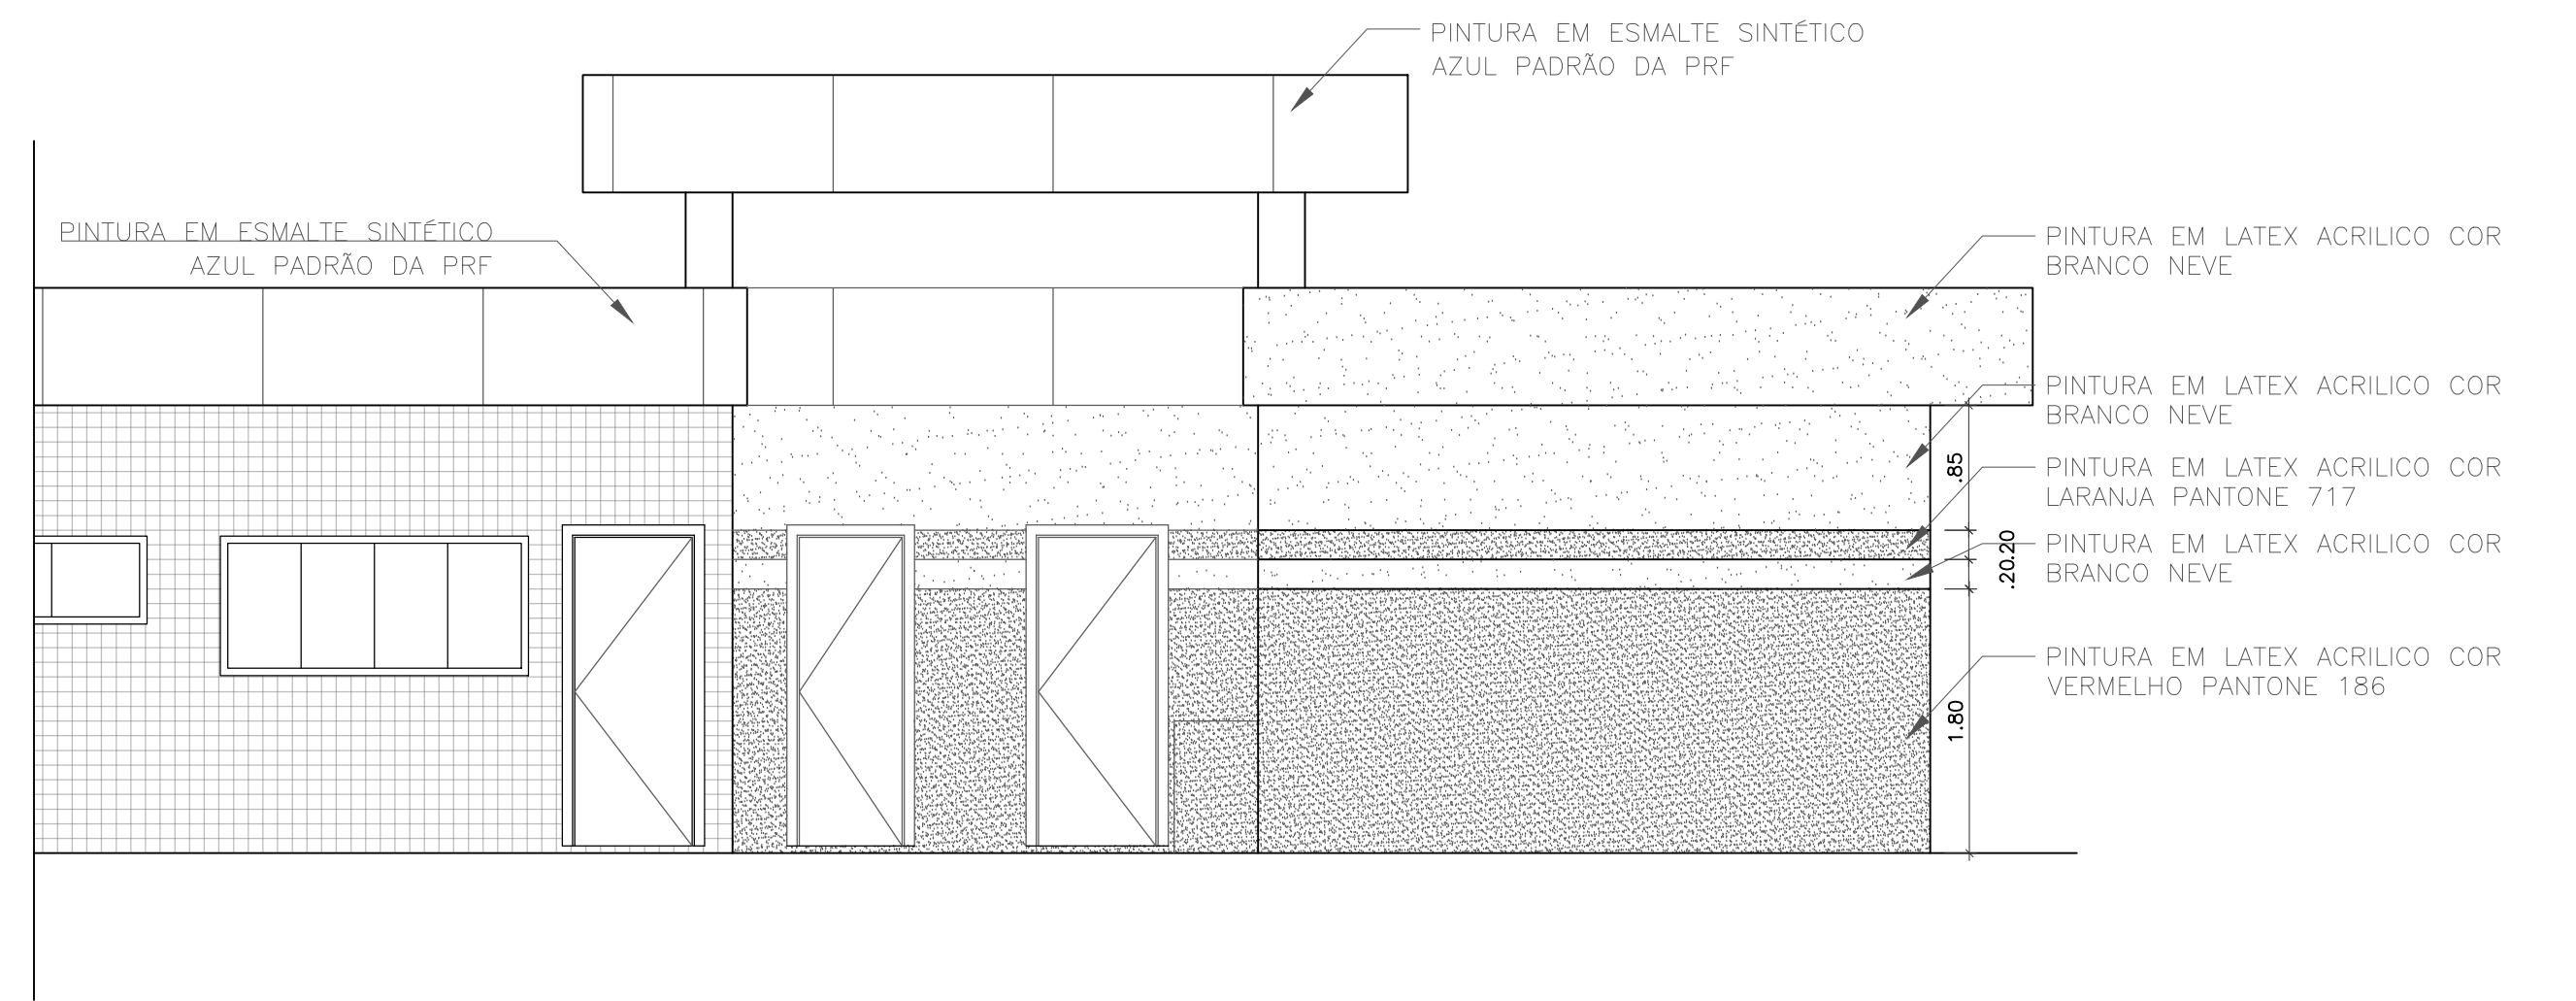

FACHADA PRINCIPAL
ESCALA: 1/50

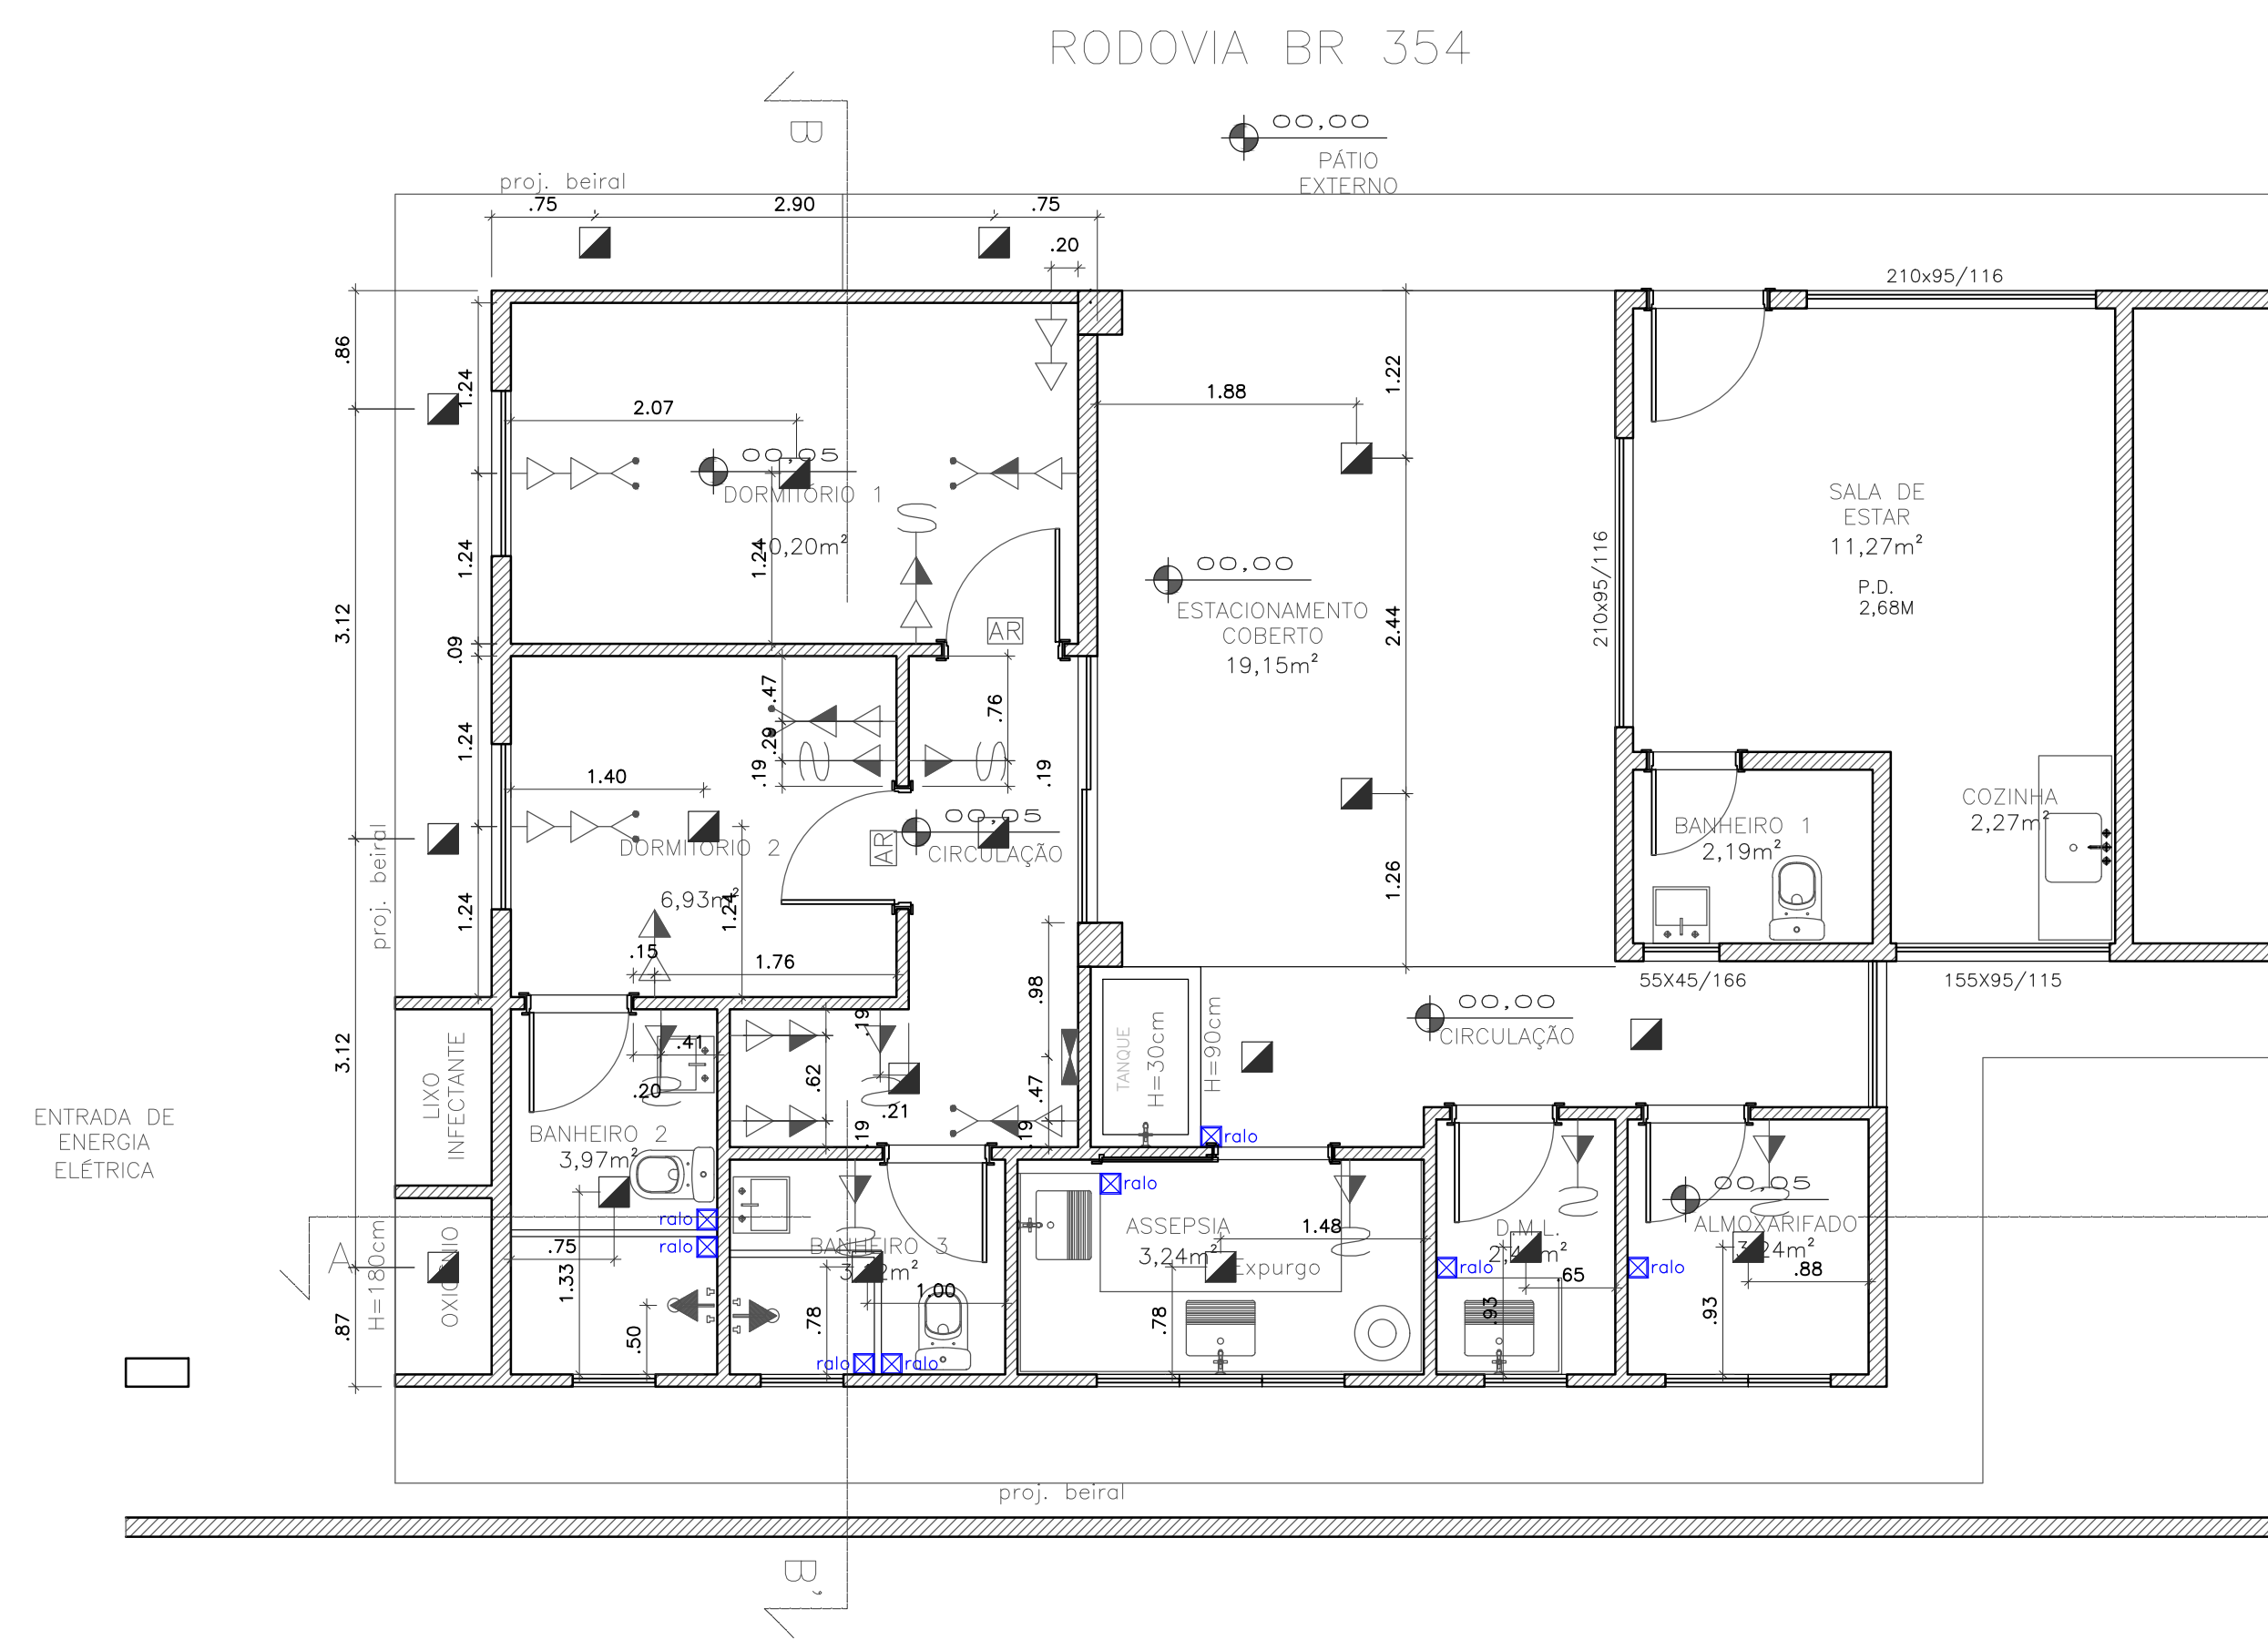

LUMINOTÉCNICO
ESCALA: 1/50

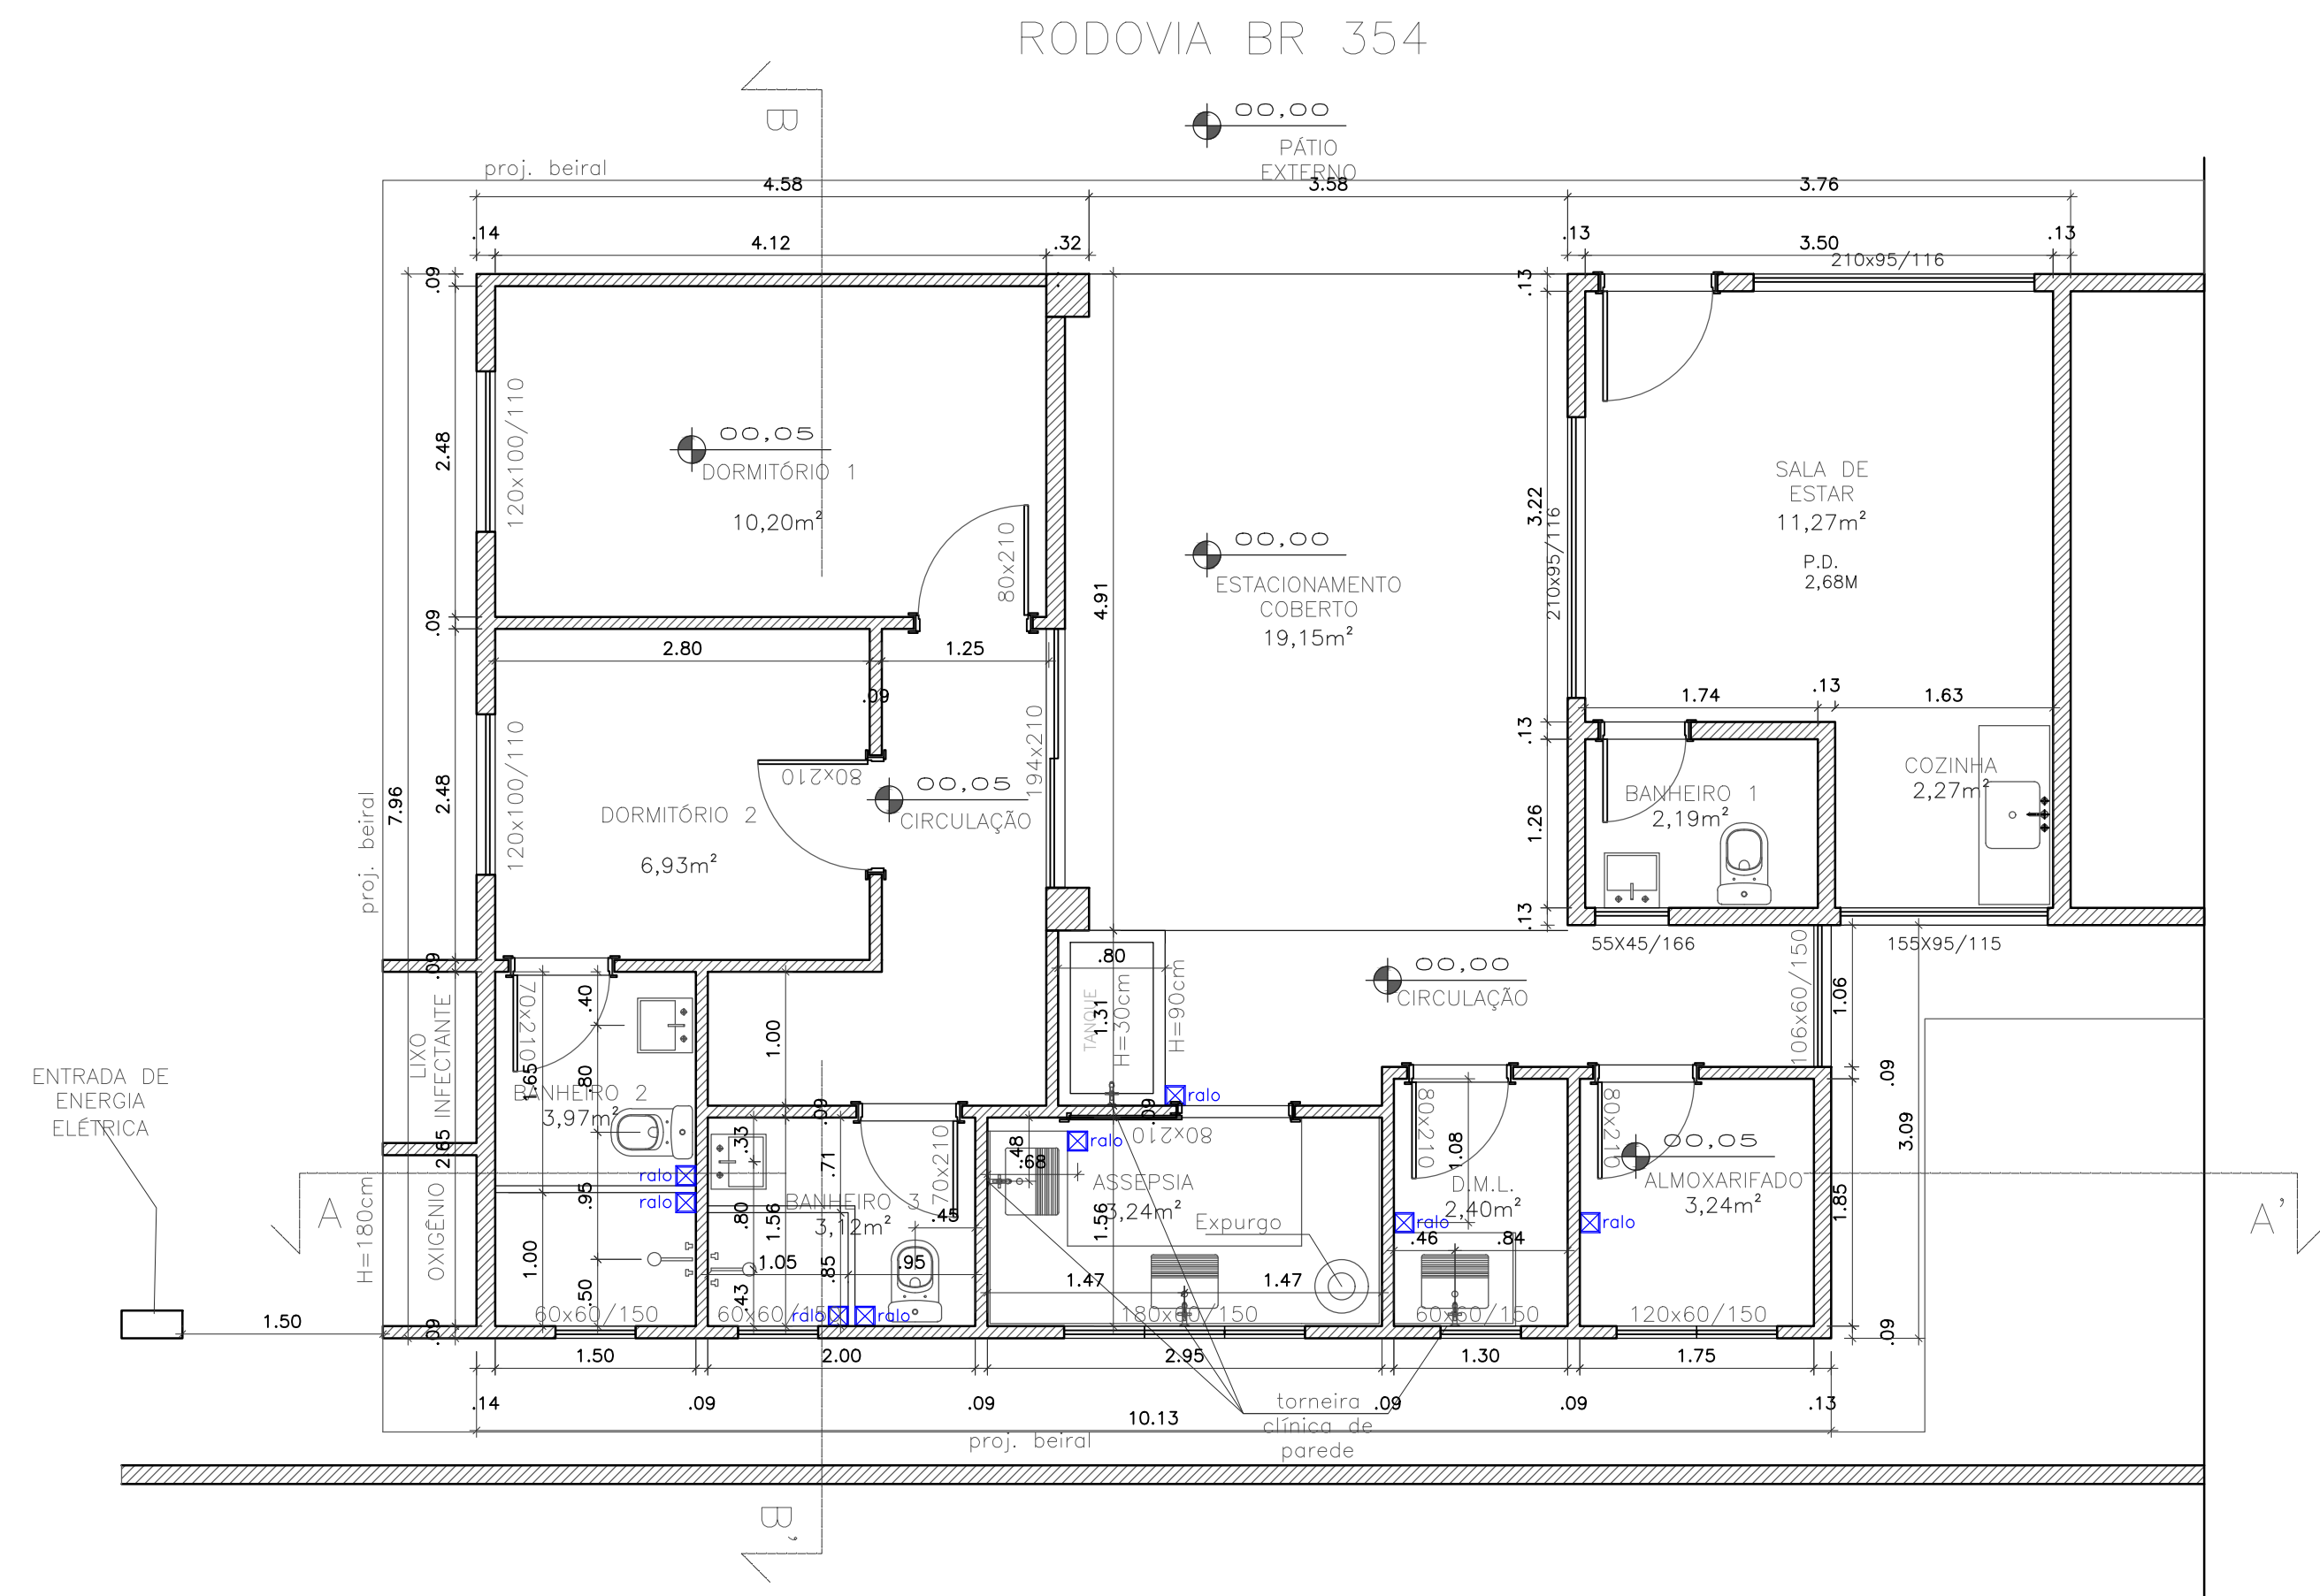

PLANTA BAIXA R01
ESCALA: 1/50

PREFEITURA MUNICIPAL DE POUSO ALTO-MG

LEGENDA: ILUMINAÇÃO E ELÉTRICA	
	plafon ou placa LED
	antena - TV / INTERNET
	tomada de meio altura (h=1,20m)
	tomada baixa (h=30cm)
	tomada alta (h=1,65m)
	tomada de teto
	interruptor
	interruptor com sensor de presença e fotocélula incorporada
	ar condicionado (h=2,30m)
	quadro de distribuição de luz

PROJETO ARQUITETÔNICO, IMPLANTAÇÃO, CROQUI DE LOCALIZAÇÃO	FOLHA ÚNICA
PROJETO PARA CONSTRUÇÃO DE EDIFICAÇÃO PARA BASE SAMU	
LOCAL: Rodovia BR 354, S/N BAIRRO: Bairro Santana do Capivari CIDADE: Pouso Alto- MG PROPRIETÁRIO: INS. CADASTRAL : nº ESCALA: Indicada	
DECLARO QUE A APROVAÇÃO DO PROJETO NÃO IMPLICA O RECONHECIMENTO POR PARTE DA PRETETURA, NO OBJETO DE PROPRIEDADE DO TERRENO.	Seu as perna do lei, nome responsável pelo versado e emitido das informações geradas, não é obrigatório e não é obrigatório a ser apresentado.
PLANTA DE SITUAÇÃO	sem escala
QUADRO DE ÁREAS (m²) PAVIMENTO TERREO ÁREA A CONSTRUIR 54,71 m²	
AUTOR DO PROJETO Proj. Arquiteto CREA: 16443	