


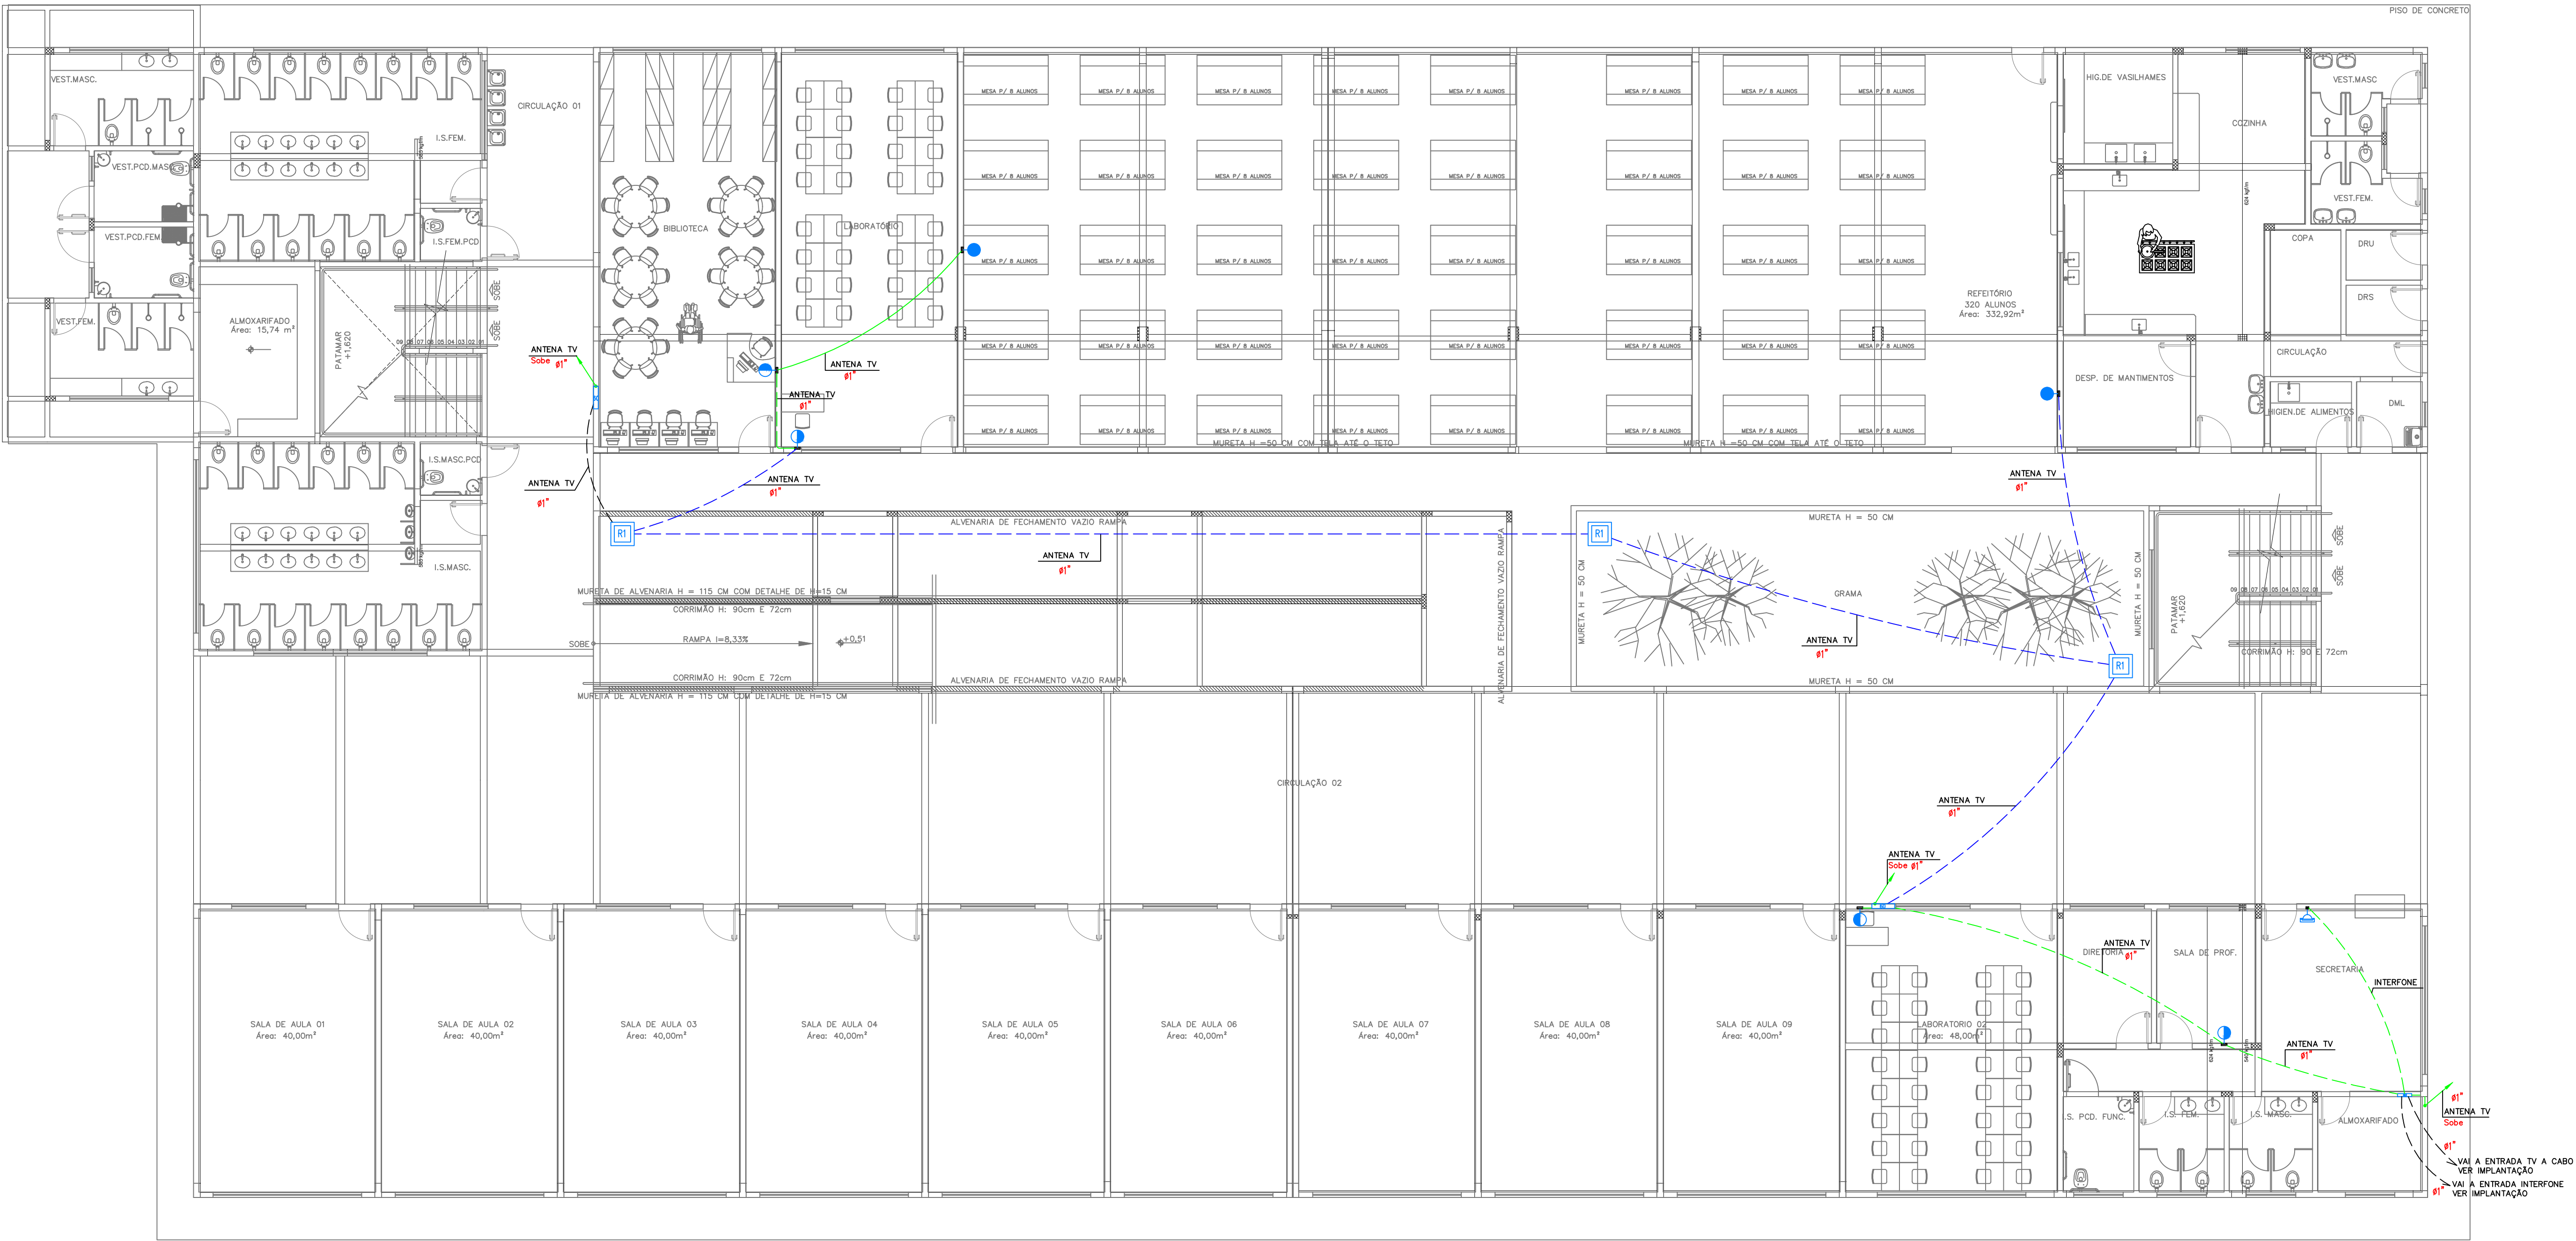

NOTA: ELETRODUTOS NÃO DIMENSIONADOS SERÃO DE 1"

1° PAVIMENTO

PROJETO ELÉTRICO/TV A CABO/ANTENA EXTERNA

ESCALA 1:100

- NOTAS GERAIS DO PROJETO
1. ENTRE AS CAIXAS DEVERÃO EXISTIR NO MÁXIMO 2 CURVAS REVERSAS ENTRE OS LANCES.


2. UTILIZAR CURVAS DE RAI0 LONGO PADRÃO COMERCIAL E NUNCA JOELHOS.

3. AS CAIXAS DE DISTRIBUIÇÃO (N03 A 09) DEVERÃO SER PROVIDAS DE PORTAS COM FECHADURA, ABERTURA PARA VENTILAÇÃO, E FUNDO DE MADEIRA COM 2cm DE ESPESSURA MÍNIMA E PINTURA INTERNA DE COR CINZA GRÁFITE.

4. O CONSTRUTOR/PROPRIETÁRIO É RESPONSÁVEL PELA IMPLANTAÇÃO DO CABO DE ENTRADA.

5. ELETRODUTOS NÃO DIMENSIONADOS SERÃO DE Ø32mm(1").

6. DEVERÁ SER PREVISTO A UTILIZAÇÃO DE DPS PARA INTERFONE, TELEFONIA E ANTENA DE TV.

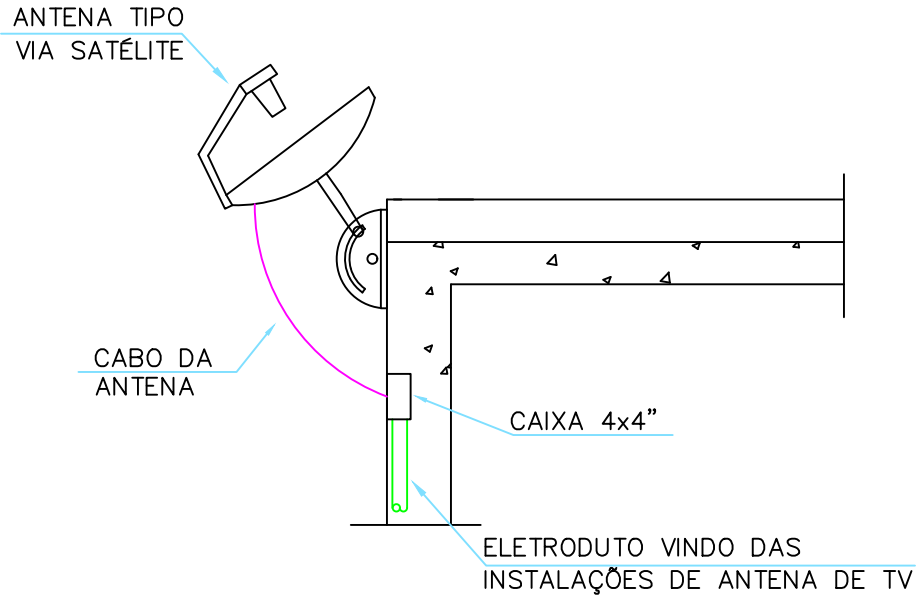

DETALHE ANTENA DE TV VIA SATELITE

SEM ESCALA

- LEGENDA:
- TOMADA COAXIAL ALTA PARA ANTENA DE TV - CX. 4X4" - H=210CM
- TOMADA COAXIAL MÉDIA PARA ANTENA DE TV - CX. 4X4" - H=110CM
- CX PASSAGEM PAREDE 60X60CM PVC EMBUTIR COM TAMPA - H=50CM
- CX PASSAGEM PAREDE 4X4" EM PVC EMBUTIR COM TAMPA - H=30CM
- CX PASSAGEM PISO R1 COM TAMPA (CONCRETO OU PVC)
- ARMÁRIO DE TELECOMUNICAÇÕES - RACK DE PAREDE - H=180CM
- ELETRODUTO PVC FLEXÍVEL EMBUTIDO NO PISO/PARE
- ELETRODUTO PVC FLEXÍVEL EMBUTIDO NO TETO
- TUBO QUE DESCE (UNIFILAR)
- TUBO QUE SOBE (UNIFILAR)

01		17/03/21		EMISSÃO INICIAL		RANIEL W.	
REV.	DATA	REVISÃO				VERIFICADO	
OBRA:		ESCOLA DO BAIRRO ICAIVERA					
CLIENTE:		PREFEITURA MUNICIPAL DE BETIM				LOCAL: BACIA DO PARQUE DO CEDRO	
COORDENADOR:		RANIEL W.				DESENHISTA: FLÁVIO A.	
PROJETO:		N° 327				FOLHA: 01/03	
ESCALA:		FORMATO:		NOME ARQUIVO:		DATA:	
IND.		A1		MAED-TV-ICAIVERA-REV00.DWG		03/22	
FASE:		INICIAL		FOLHA:		01/03	
VERIFICAR		O		1		2	
5cm		Para preservar a configuração correta dos pênss e garantir a melhor visualização dos desenhos, plotar sempre o arquivo PDF no modo colorido.					