


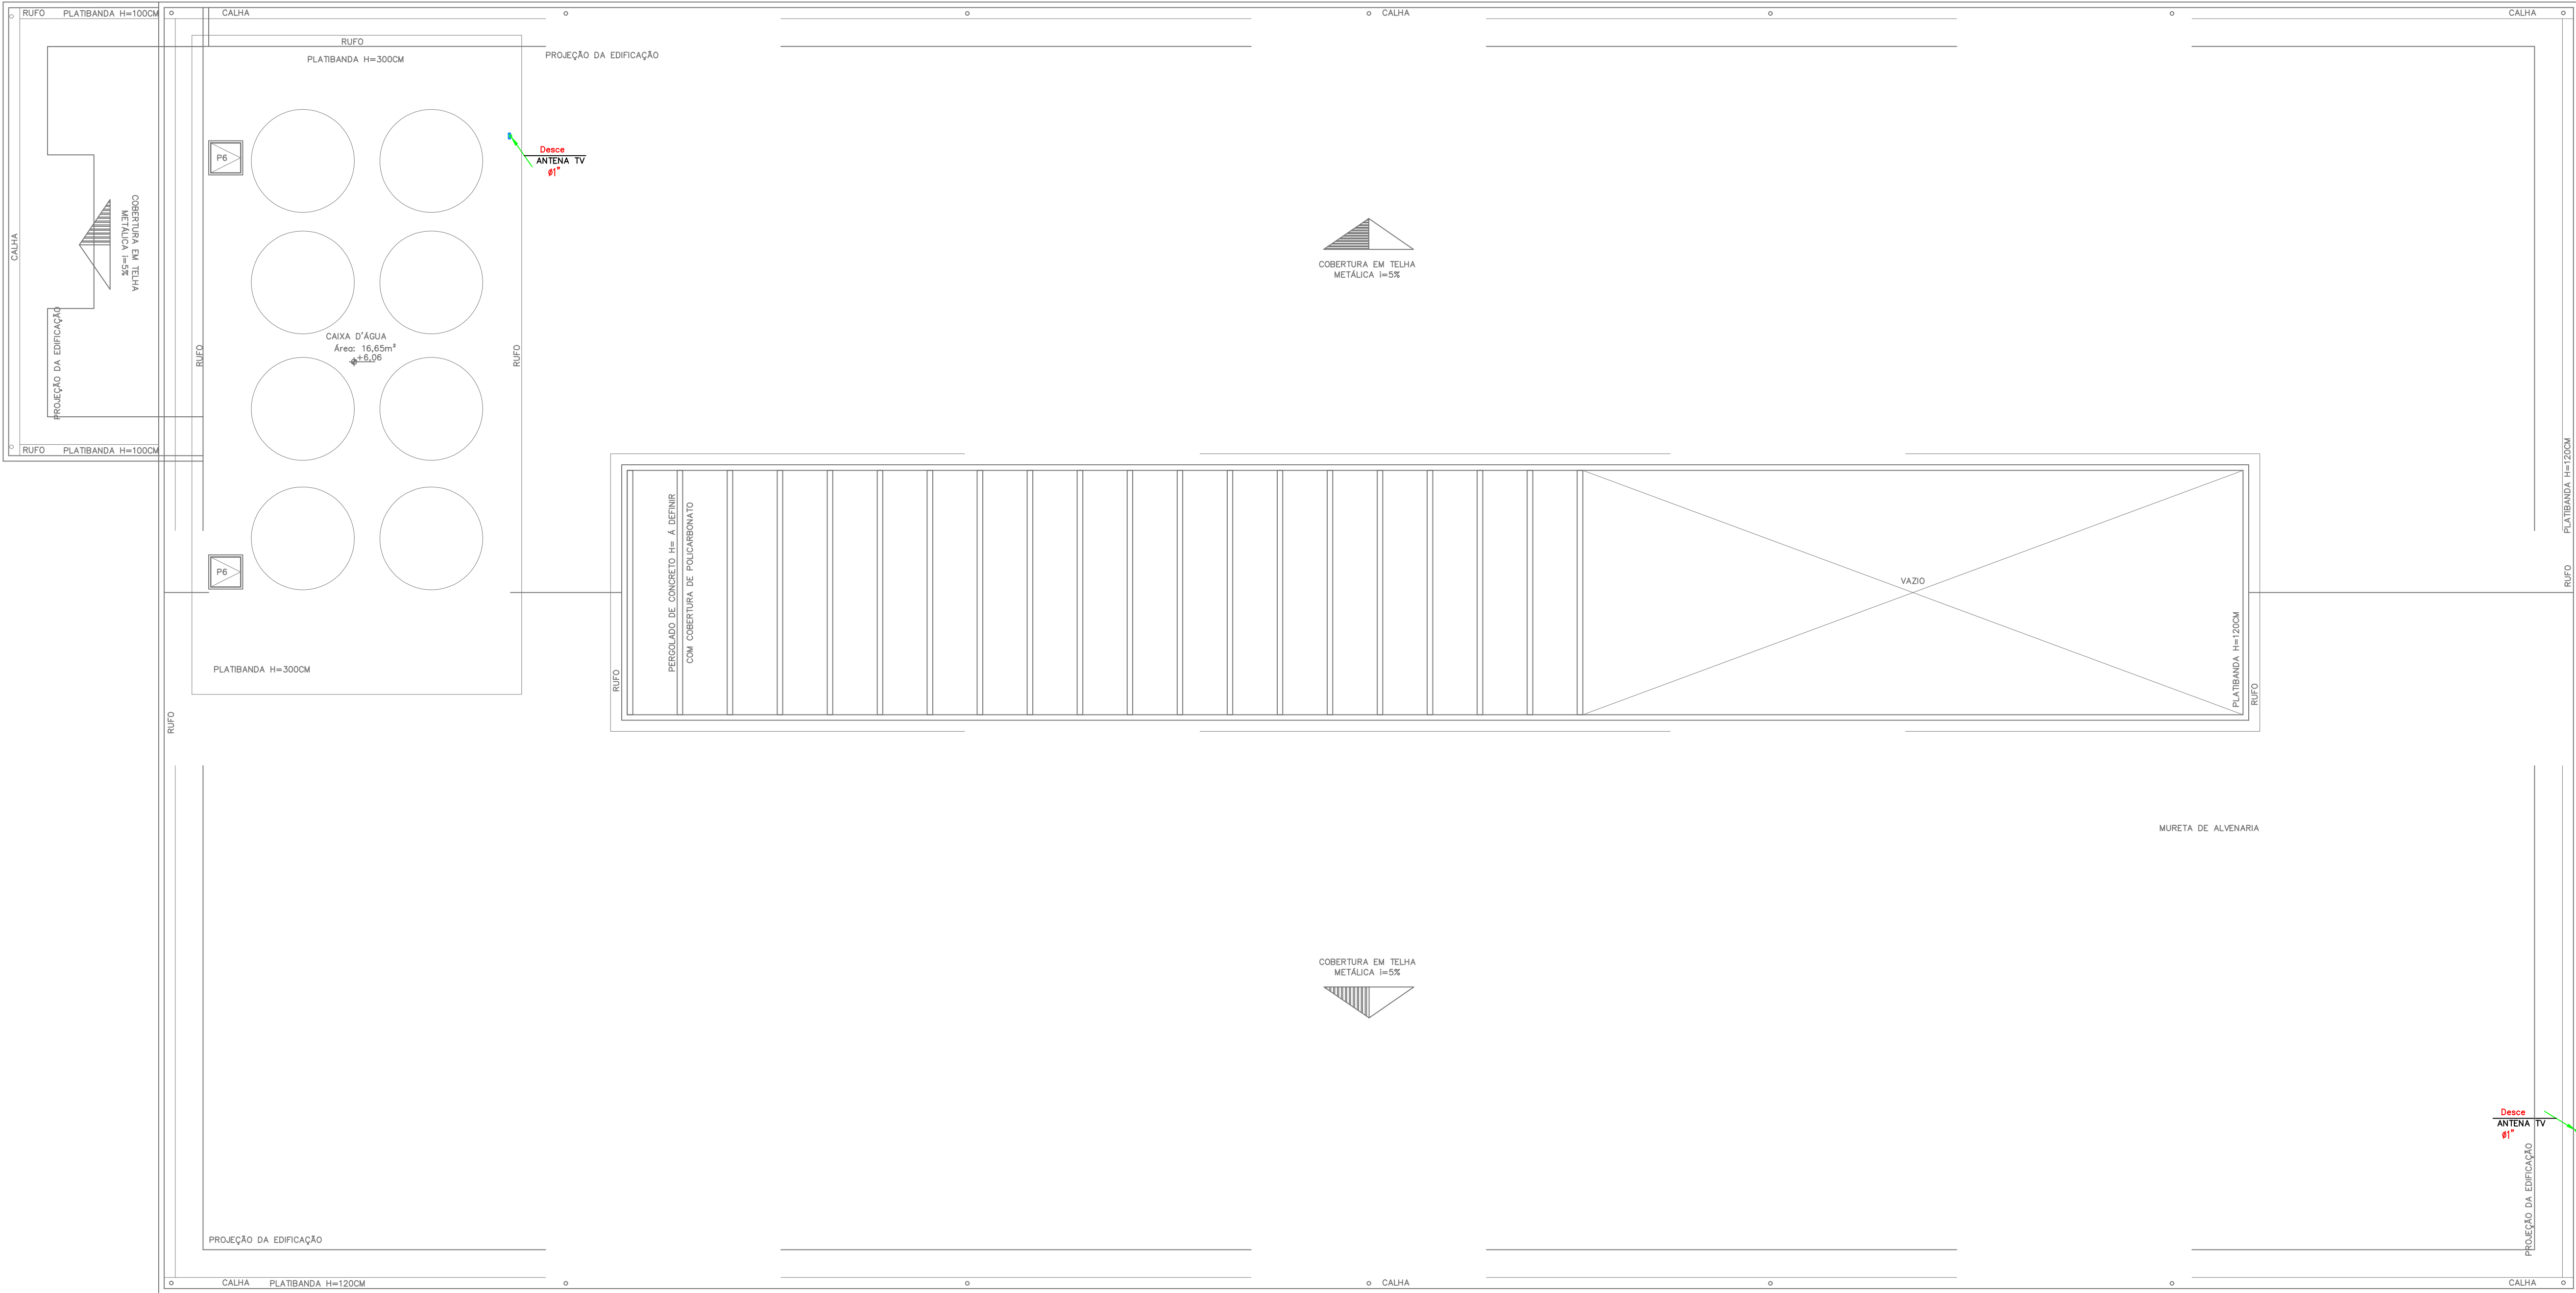


NOTA: ELETRODUTOS NÃO DIMENSIONADOS SERÃO DE 1"

COBERTURA  
PROJETO ELÉTRICO/TV A CABO/ANTENA EXTERNA  
ESCALA 1:100

NOTAS GERAIS DO PROJETO

- ENTRE AS CAIXAS DEVERÃO EXISTIR NO MÁXIMO 2 CURVAS REVERSAS ENTRE OS LANCES.
- UTILIZAR CURVAS DE RAIO LONGO PADRÃO COMERCIAL E NUNCA JOELHOS.
- AS CAIXAS DE DISTRIBUIÇÃO (Nº03 A 09) DEVERÃO SER PROVIDAS DE PORTAS COM FECHADURA, ABERTURA PARA VENTILAÇÃO, E FUNDO DE MADEIRA COM 2cm DE ESPESSURA MÍNIMA E PINTURA INTERNA DE COR CINZA GRAFITE.
- O CONSTRUTOR/PROPRIETÁRIO É RESPONSÁVEL PELA IMPLANTAÇÃO DO CABO DE ENTRADA.
- ELETRODUTOS NÃO DIMENSIONADOS SERÃO DE Ø32mm(1").
- DEVERÁ SER PREVISTO A UTILIZAÇÃO DE DPS PARA INTERFONE, TELEFONIA E ANTENA DE TV.

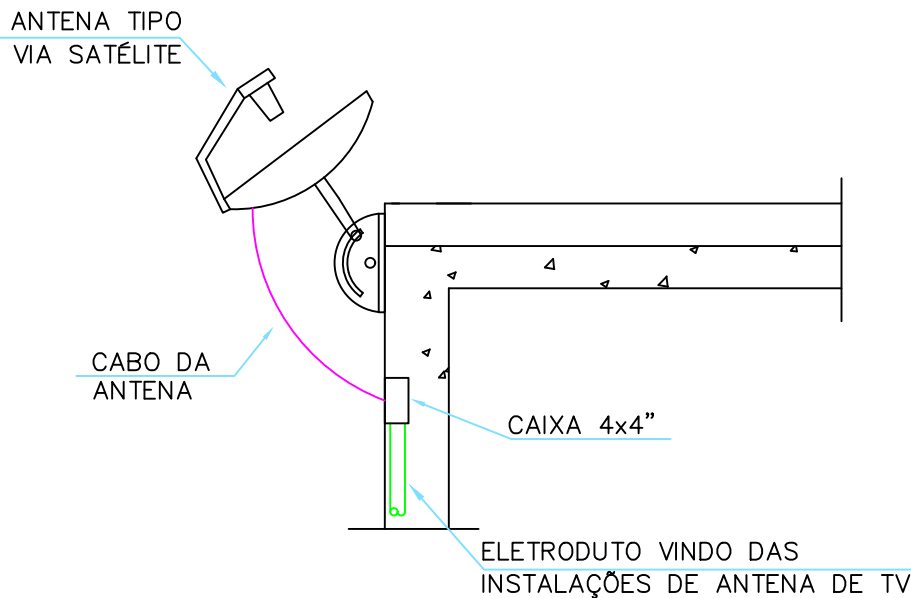

DETALHE ANTENA DE  
TV VIA SATELITE  
SEM ESCALA

LEGENDA:

- TOMADA COAXIAL ALTA PARA ANTENA DE TV - CX. 4x4" - H=2100M
- TOMADA COAXIAL MÉDIA PARA ANTENA DE TV - CX. 4x4" - H=1100M
- CX PASSAGEM PAREDE 60X60CM PVC EMBUTIR COM TAMPA - H=500M
- CX PASSAGEM PAREDE 4x4" EM PVC EMBUTIR COM TAMPA - H=300M
- CX PASSAGEM PISO R1 COM TAMPA (CONCRETO OU PVC)
- ARMÁRIO DE TELECOMUNICAÇÕES - RACK DE PAREDE - H=1800M
- ELETRODUTO PVC FLEXÍVEL EMBUTIDO NO PISO/PARE
- ELETRODUTO PVC FLEXÍVEL EMBUTIDO NO TETO
- TUBO QUE DESCE (UNIFILAR)
- TUBO QUE SOBE (UNIFILAR)

|                                                              |          |                                                                                                                                                                            |                                                                                                                                                        |                                                                                 |        |
|--------------------------------------------------------------|----------|----------------------------------------------------------------------------------------------------------------------------------------------------------------------------|--------------------------------------------------------------------------------------------------------------------------------------------------------|---------------------------------------------------------------------------------|--------|
| 01                                                           |          |                                                                                                                                                                            |                                                                                                                                                        |                                                                                 |        |
| 00                                                           |          | 17/03/21                                                                                                                                                                   |                                                                                                                                                        | EMISSÃO INICIAL                                                                 |        |
| REV.                                                         | DATA     | REVISÃO                                                                                                                                                                    |                                                                                                                                                        | RANIEL W.                                                                       |        |
| OBRA:                                                        |          |                                                                                                                                                                            |                                                                                                                                                        |                                                                                 |        |
| ESCOLA DO BAIRRO ICAIVERA                                    |          |                                                                                                                                                                            |                                                                                                                                                        |                                                                                 |        |
| CLIENTE:                                                     |          |                                                                                                                                                                            | LOCAL:                                                                                                                                                 |                                                                                 |        |
| PREFEITURA MUNICIPAL DE BETIM                                |          |                                                                                                                                                                            | BACIA DO PARQUE DO CEDRO                                                                                                                               |                                                                                 |        |
|                                                              |          | MAED CONSTRUÇÕES<br>CNPJ: 20.282.819/0001-04<br>Avenida Juiz Marco Túlio Isaac, 9083<br>Parque das Indústrias, Betim/MG<br>mateus@maedconstrucoes.com.br<br>(31)98660-1711 |                                                                                                                                                        | RESP TÉCNICO<br>ENGENHEIRO CIVIL<br>REGINALDO ANASTÁCIO COSTA<br>CREA 313.164/0 |        |
| CONTEÚDO:                                                    |          |                                                                                                                                                                            | COORDENADOR:                                                                                                                                           |                                                                                 |        |
| PROJETO ELÉTRICO/TV A CABO/ANTENA EXTERNA                    |          |                                                                                                                                                                            | RANIEL W.                                                                                                                                              |                                                                                 |        |
| COBERTURA                                                    |          |                                                                                                                                                                            | DESENHISTA:                                                                                                                                            |                                                                                 |        |
| LEGENDA DE OBJETOS                                           |          |                                                                                                                                                                            | FLÁVIO A.                                                                                                                                              |                                                                                 |        |
|                                                              |          |                                                                                                                                                                            | PROJETO:                                                                                                                                               |                                                                                 |        |
|                                                              |          |                                                                                                                                                                            | Nº 327                                                                                                                                                 |                                                                                 |        |
| ESCALA:                                                      | FORMATO: | NOME ARQUIVO:                                                                                                                                                              | DATA:                                                                                                                                                  | FASE:                                                                           | FOLHA: |
| IND.                                                         | A1       | MAED-TV-ICAIVERA-REV00.DWG                                                                                                                                                 | 03/22                                                                                                                                                  | INICIAL                                                                         | 03/03  |
| Verificar ao lado se o desenho foi plotado na escala correta |          |                                                                                                                                                                            | 0 1 2 5cm Para preservar a configuração correta das penas e garantir a melhor visualização dos desenhos, plotar sempre o arquivo PDF no modo colorido. |                                                                                 |        |