


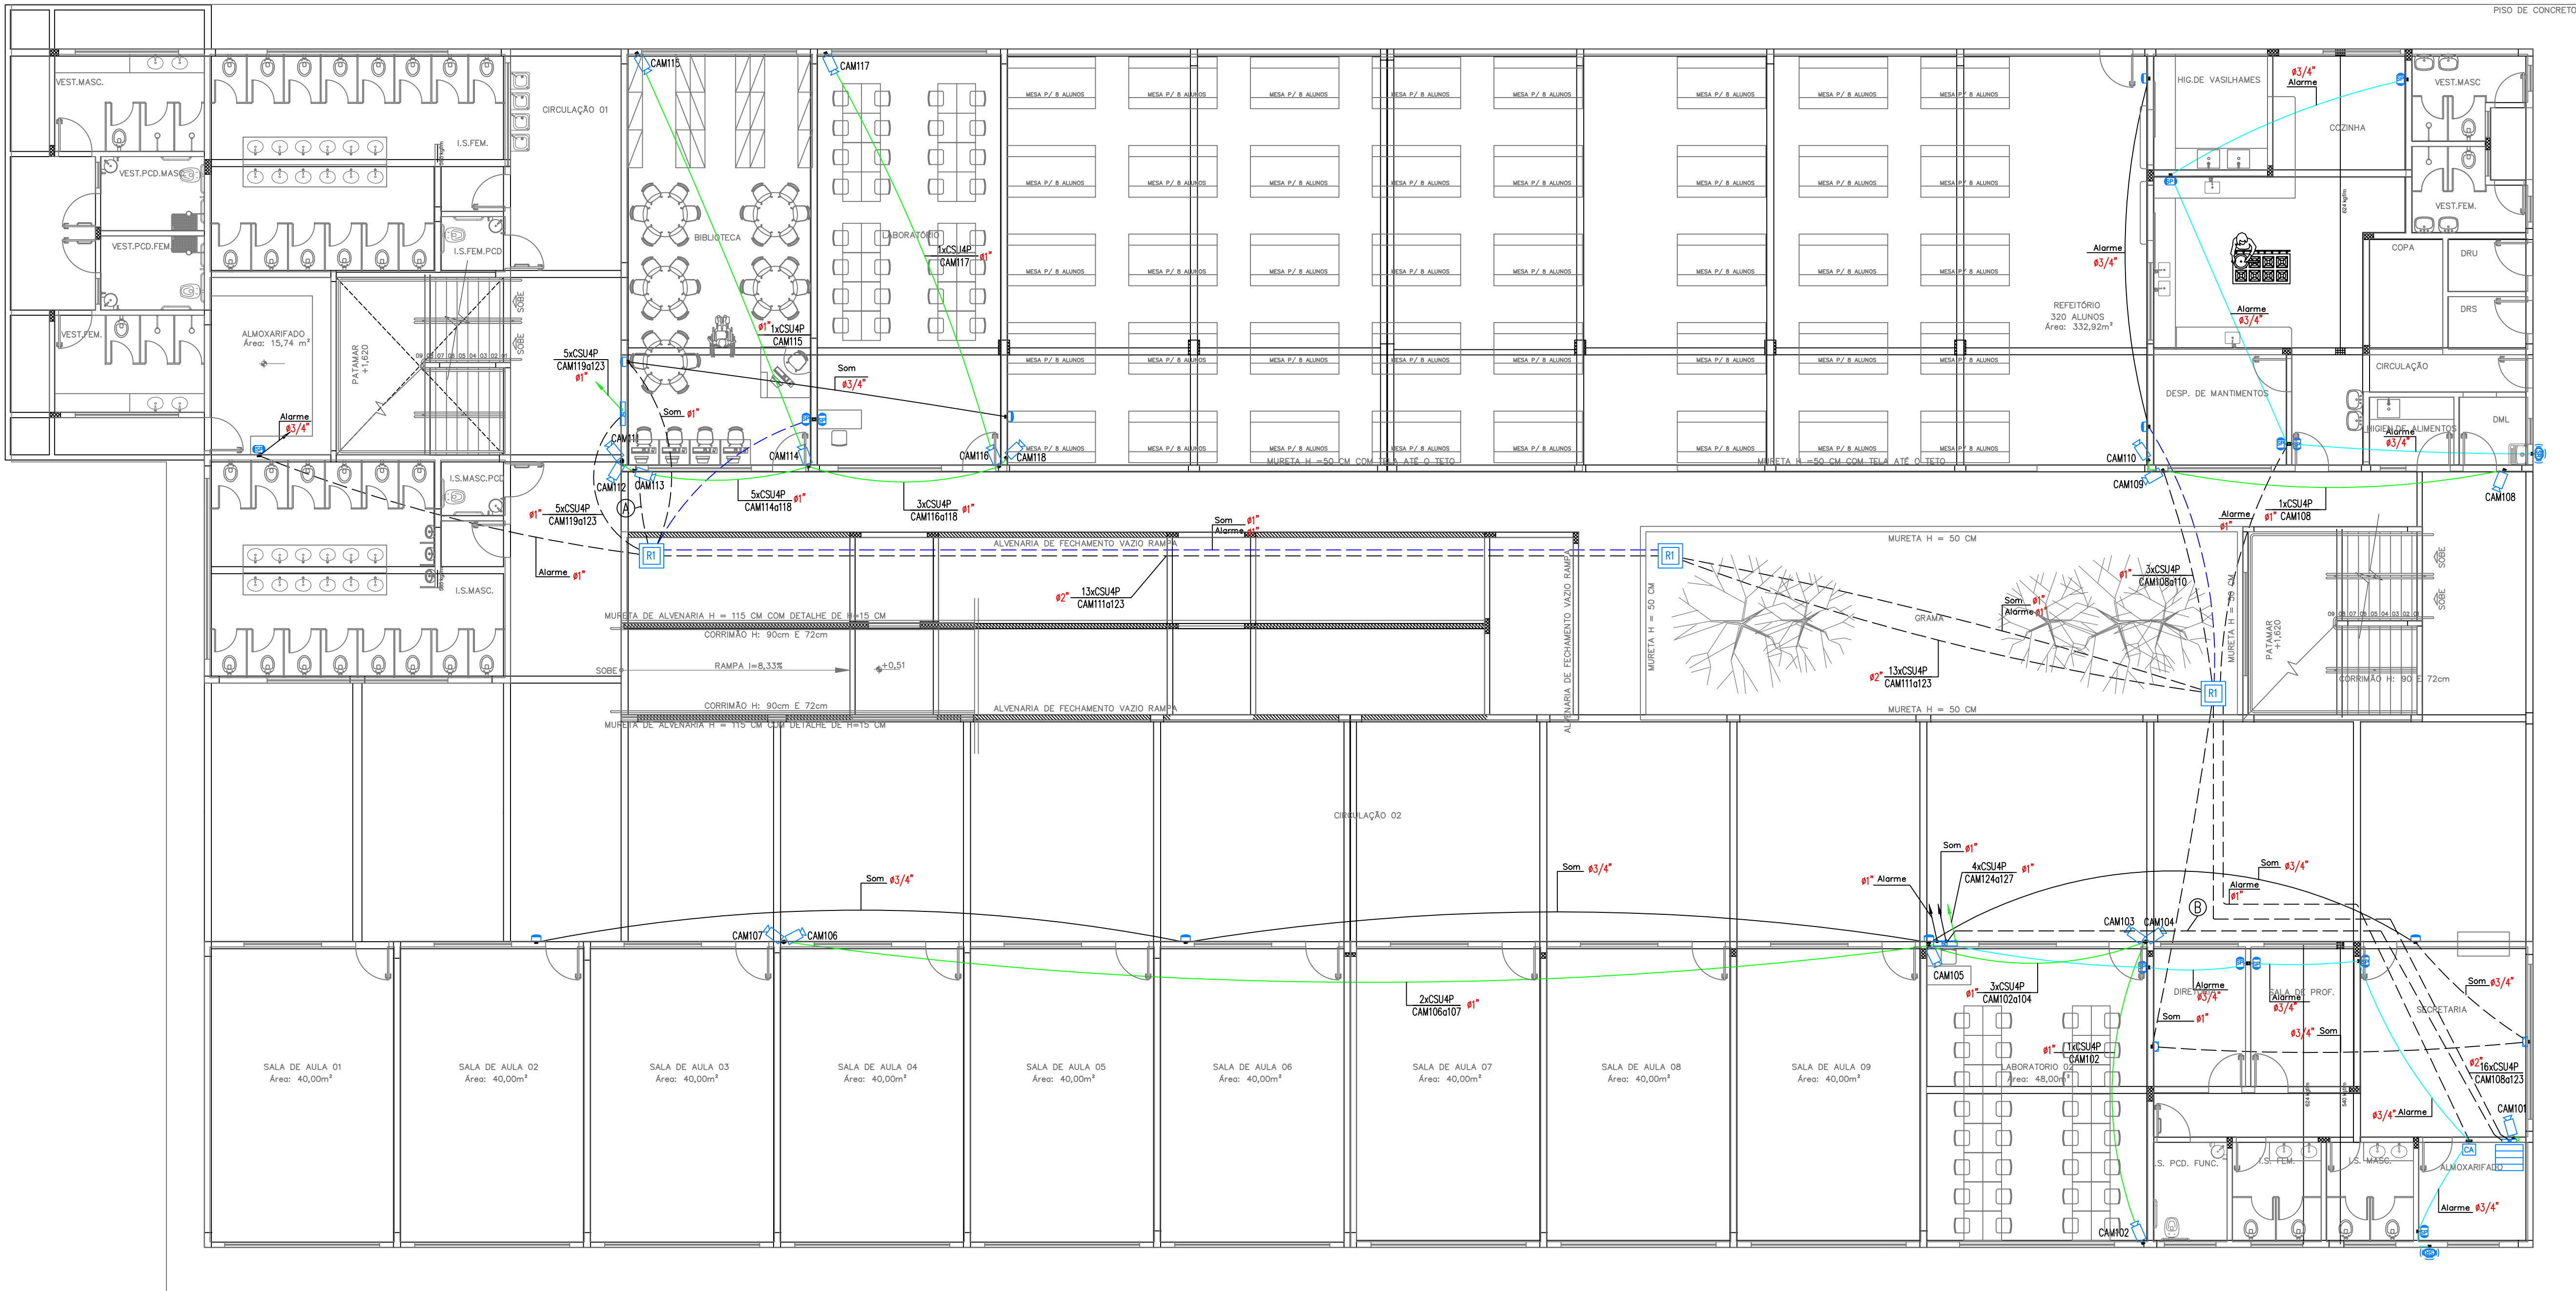

NOTA: ELETRODUTOS NÃO DIMENSIONADOS SERÃO DE 1"

1° PAVIMENTO  
PROJETO DE SONORIZAÇÃO/ALARME/CFTV  
ESCALA 1:100



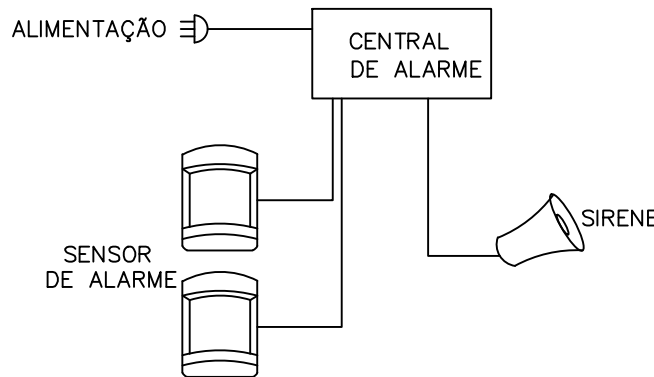


DIAGRAMA CFTV

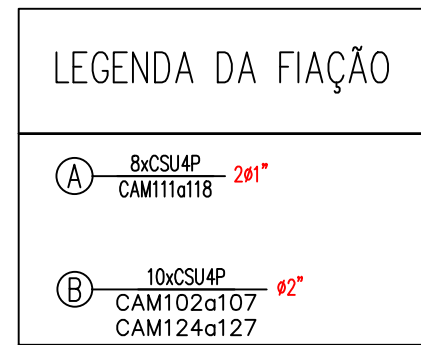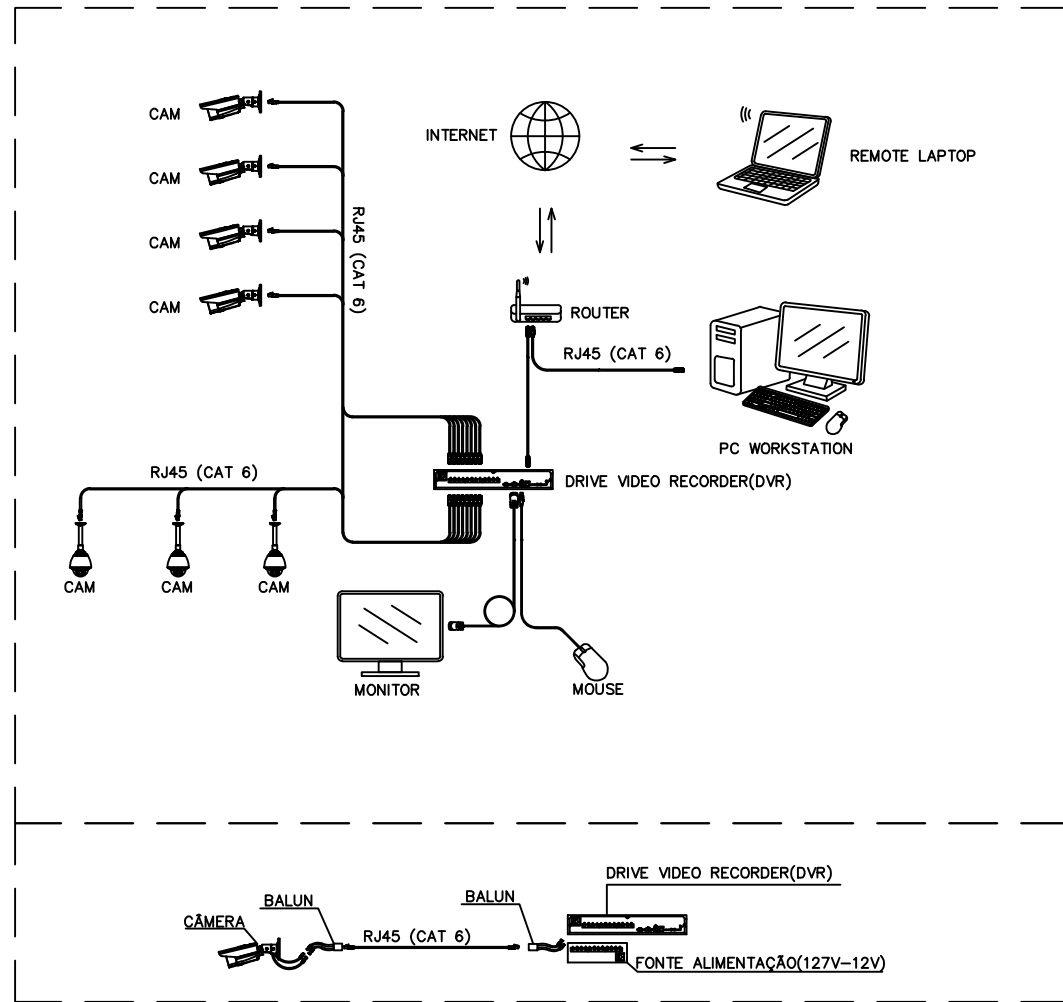

LEGENDA:

- CÂMERA CFTV INSTALADA NA PAREDE - CX. 2X4" - H=250CM
- CENTRAL DE ALARME - CX. 4X4" - H=250CM
- PONTO INPUT DE SOM NA PAREDE TAMPA CEGA COM SAÍDA DE FIOS - CX. 2X4" H=30CM
- PONTO SAÍDA DE SOM NA PAREDE TAMPA CEGA COM FURO CENTRAL - CX. 2X4" H=220CM
- SENSOR DE PRESEÇA (ALARME) - CX. 2X4" - H=250CM
- SIRENE - CX. 2X4" - H=250CM
- CX. PASSAGEM PAREDE 2X4" EM PVC EMBUTIR COM TAMPA - H=30CM
- CX. PASSAGEM PAREDE 60X60CM PVC EMBUTIR COM TAMPA - H=50CM
- CX. PASSAGEM PISO R1 COM TAMPA (CONCRETO OU PVC)
- ARMÁRIO DE TELECOMUNICAÇÕES - RACK DE PAREDE - H=180CM
- ELETRODUTO PVC FLEXÍVEL EMBUTIDO NO TETO - CFTV
- ELETRODUTO PVC FLEXÍVEL EMBUTIDO NO PISO/PARE - CFTV
- DUTO PEAD FLEXÍVEL CORRUGADO EMBUTIDO NO PISO - RAMAL
- TUBO QUE DESCE (UNIFILAR)
- TUBO QUE SOBE (UNIFILAR)
- ELETRODUTO PVC FLEXÍVEL EMBUTIDO NO TETO - SOM
- ELETRODUTO PVC FLEXÍVEL EMBUTIDO NO PISO/PARE - SOM
- TUBO QUE DESCE (UNIFILAR)
- TUBO QUE SOBE (UNIFILAR)
- ELETRODUTO PVC FLEXÍVEL EMBUTIDO NO TETO - ALARME
- ELETRODUTO PVC FLEXÍVEL EMBUTIDO NO PISO/PARE - ALARME
- TUBO QUE DESCE (UNIFILAR)
- TUBO QUE SOBE (UNIFILAR)
- CABO PARA LÓGICA

NOTAS GERAIS DO PROJETO

- ENTRE AS CAIXAS DEVERÃO EXISTIR NO MÁXIMO 2 CURVAS REVERSAS ENTRE OS LANCES.
- UTILIZAR CURVAS DE RAIO LONGO PADRÃO COMERCIAL E NUNCA JOELHOS.
- AS CAIXAS DE DISTRIBUIÇÃO (Nº03 A 09) DEVERÃO SER PROVIDAS DE PORTAS COM FECHADURA, ABERTURA PARA VENTILAÇÃO, E FUNDO DE MADEIRA COM 2cm DE ESPESURA MÍNIMA E PINTURA INTERNA DE COR CINZA GRAFITE.
- O CONSTRUTOR/PROPRIETÁRIO É RESPONSÁVEL PELA IMPLANTAÇÃO DO CABO DE ENTRADA.
- ELETRODUTOS NÃO DIMENSIONADOS SERÃO DE Ø32mm(1").
- DEVERÁ SER PREVISTO A UTILIZAÇÃO DE DPS PARA INTERFONE, TELEFONIA E ANTENA DE TV.

|       |          |                  |            |
|-------|----------|------------------|------------|
| 01    |          |                  |            |
| 00    | 17/03/21 | EMISSION INICIAL | RANIEL W.  |
| REV.  | DATA     | REVISÃO          | VERIFICADO |
| OBRA: |          |                  |            |

ESCOLA DO BAIRRO ICAIVERA

|          |                               |        |                          |
|----------|-------------------------------|--------|--------------------------|
| CLIENTE: | PREFEITURA MUNICIPAL DE BETIM | LOCAL: | BACIA DO PARQUE DO CEDRO |
|----------|-------------------------------|--------|--------------------------|



MAED CONSTRUÇÕES  
CNPJ: 20.282.819/0001-04  
Avenida Juiz Marco Túlio Isaac, 9083  
Parque das Indústrias, Betim/MG  
(31)98660-1711

RESP. TÉCNICO  
ENGENHEIRO ELETRICISTA  
RANIEL FAGNER WILKENS CARVALHO  
CREA MG-208780/D

COORDENADOR: RANIEL W.

DESENHISTA: FLÁVIO A.  
PROJETO: N° 327

|         |          |                              |       |         |        |
|---------|----------|------------------------------|-------|---------|--------|
| ESCALA: | FORMATO: | NOME ARQUIVO:                | DATA: | FASE:   | FOLHA: |
| IND.    | A1       | MAED-CFTV-ICAIVERA-REV00.DWG | 03/22 | INICIAL | 01/02  |

Verificar ao lado se o desenho foi plotado na escala correta. Para preservar a configuração correta dos dados e garantir a melhor visualização dos desenhos, plotar sempre o arquivo PDF no modo colorido.