


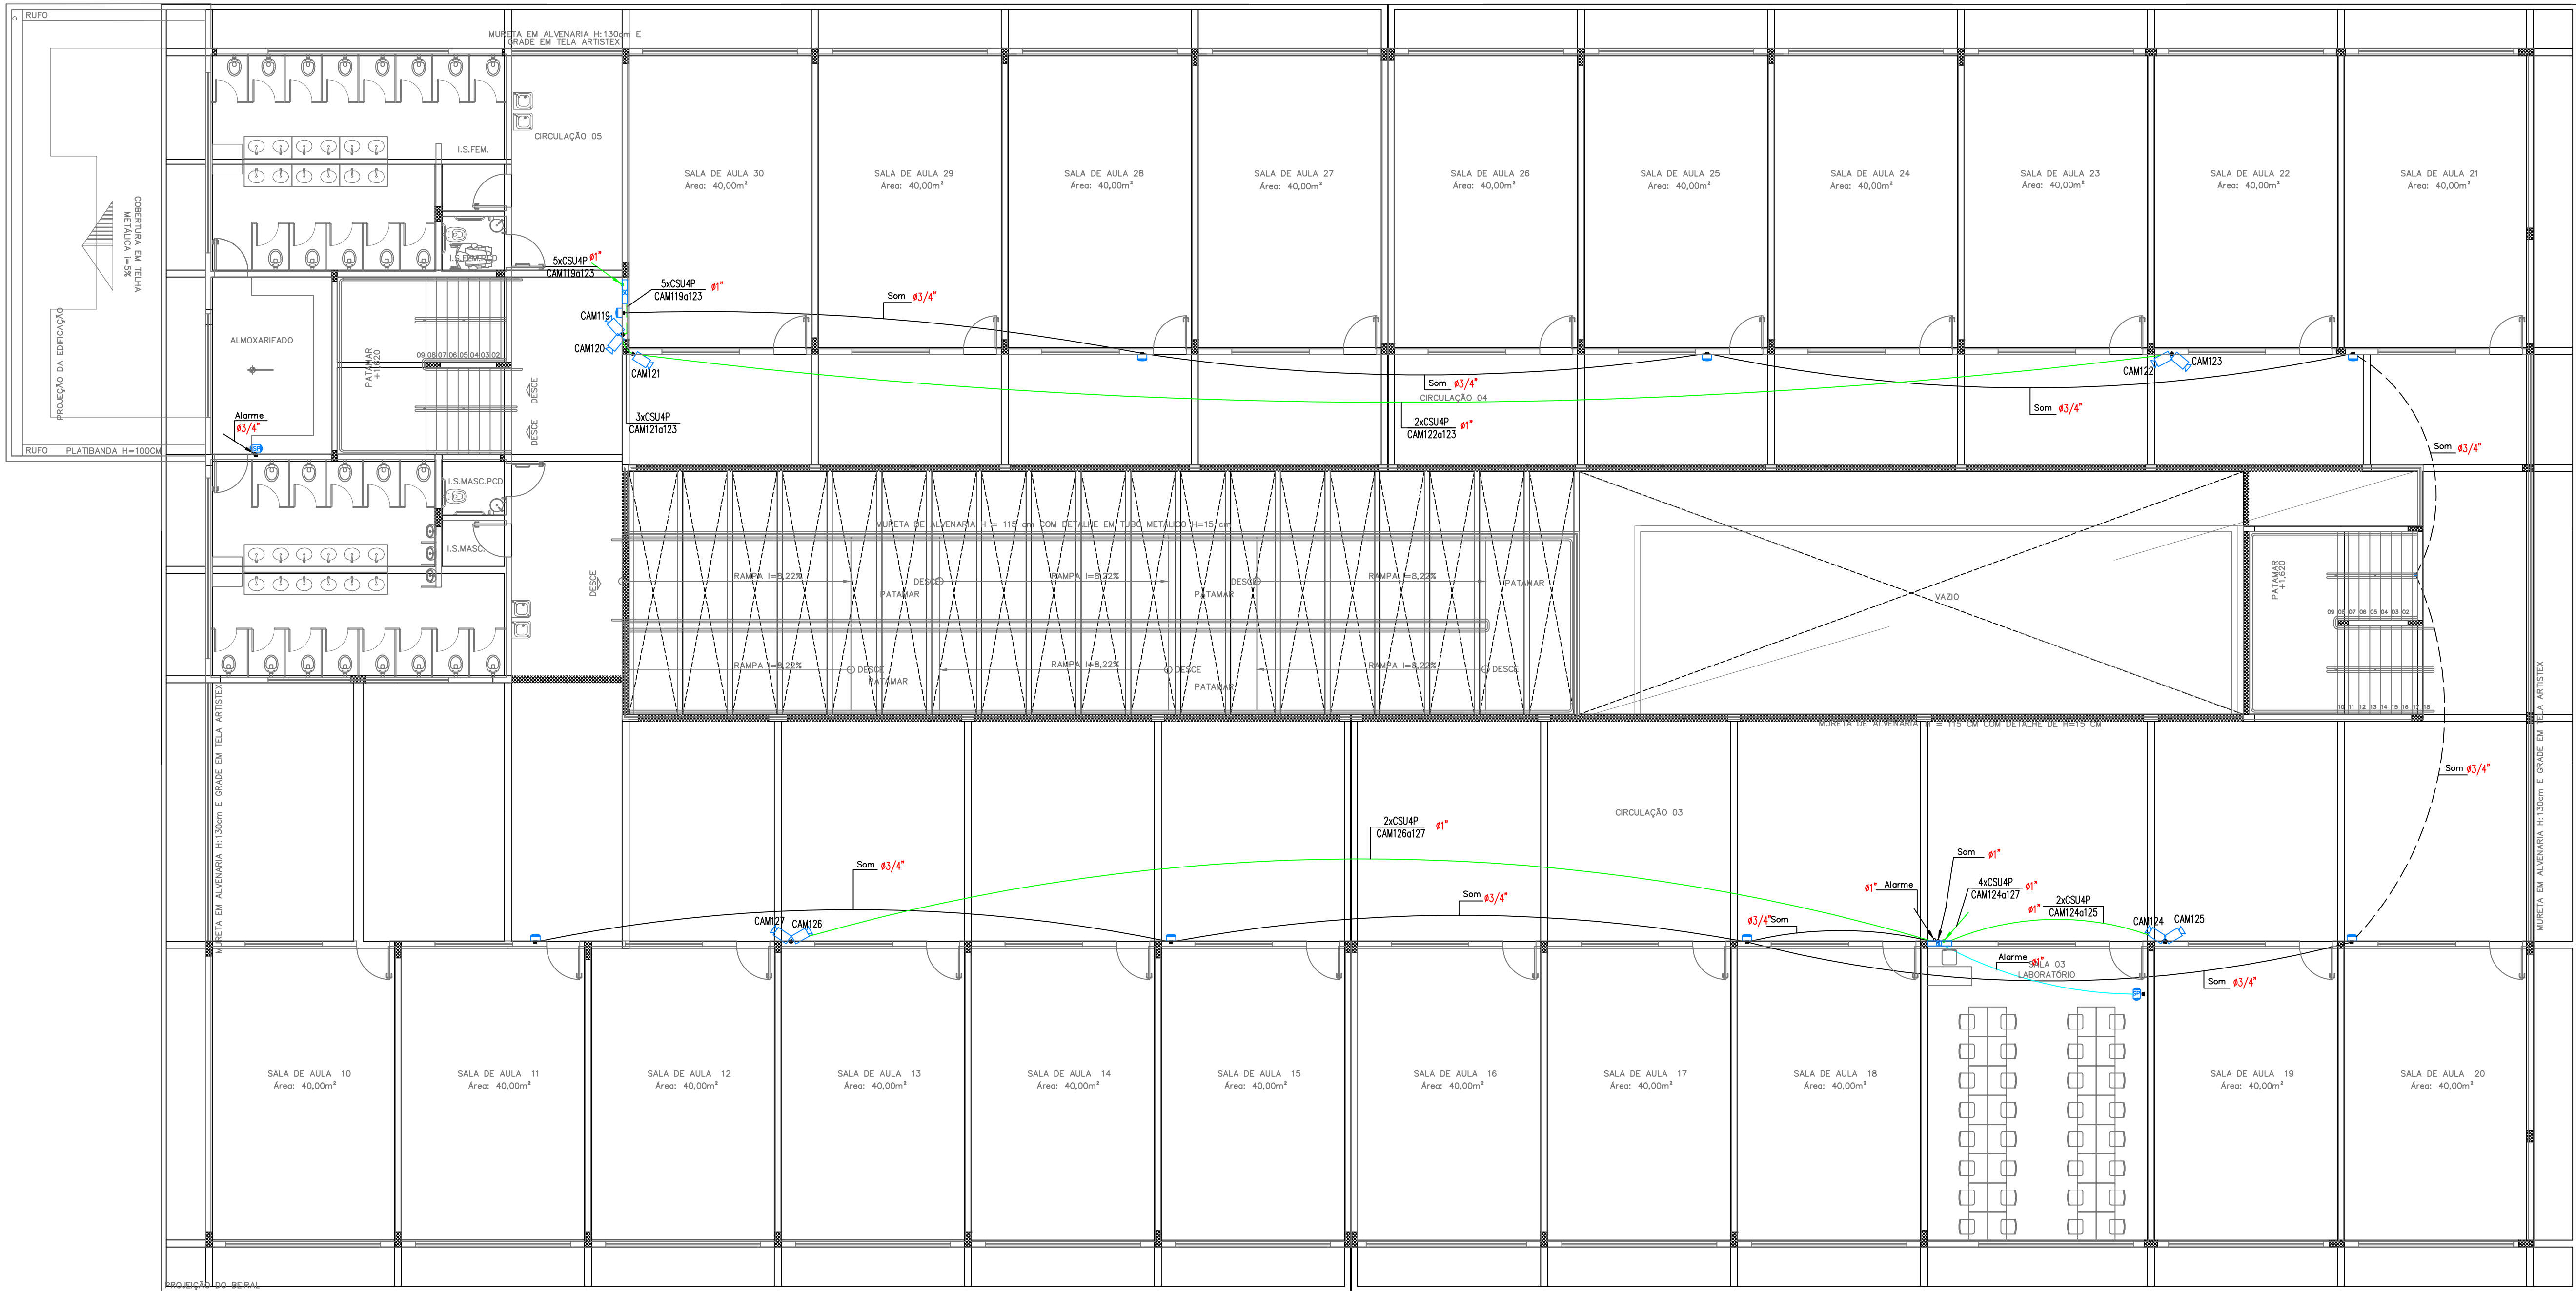

NOTA: ELETRODUTOS NÃO DIMENSIONADOS SERÃO DE 1"

2° PAVIMENTO PROJETO DE SONORIZAÇÃO/ALARME/CFTV

ESCALA 1:100

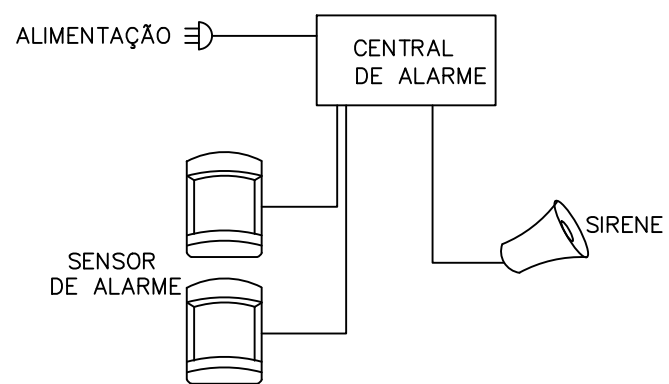
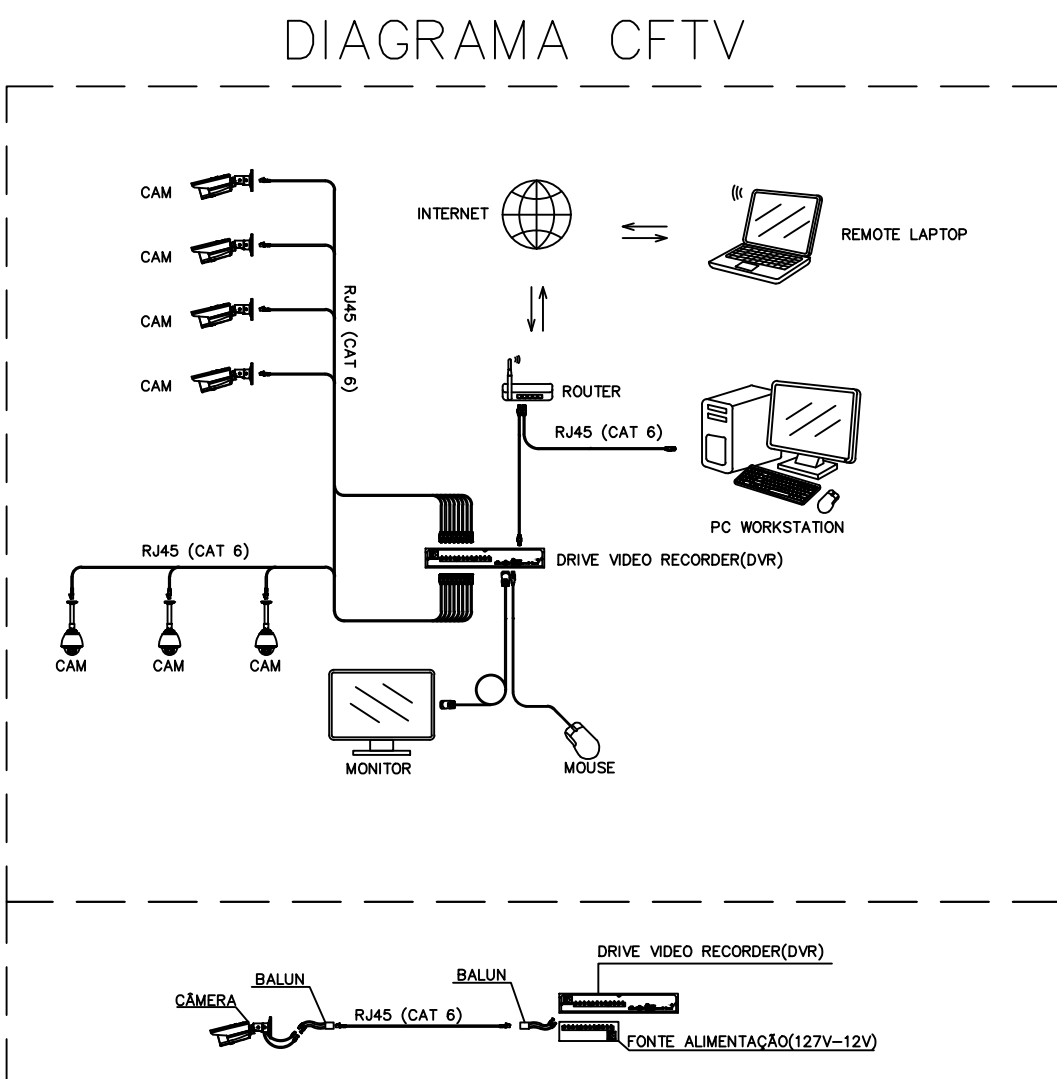


DIAGRAMA ESQUEMÁTICO DE ALARME

SEM ESCALA

LEGENDA:

- CÂMERA CFTV INSTALADA NA PAREDE - CX 2X4" - H=250CM
- CENTRAL DE ALARME - CX 4X4" - H=250CM
- PONTO INPUT DE SOM NA PAREDE TAMPA CEGA COM SAÍDA DE FIOS - CX 2X4" H=30CM
- PONTO SAÍDA DE SOM NA PAREDE TAMPA CEGA COM FURO CENTRAL - CX 2X4" H=220CM
- SENSOR DE PRESENÇA (ALARME) - CX 2X4" - H=250CM
- SIRENE - CX 2X4" - H=250CM
- CX PASSAGEM PAREDE 2X4" EM PVC EMBUTIR COM TAMPA - H=30CM
- CX PASSAGEM PAREDE 60X60CM PVC EMBUTIR COM TAMPA - H=50CM
- CX PASSAGEM PISO R1 COM TAMPA (CONCRETO OU PVC)
- ARMÁRIO DE TELECOMUNICAÇÕES - RACK DE PAREDE - H=180CM
- ELETRODUTO PVC FLEXÍVEL EMBUTIDO NO TETO - CFTV
- ELETRODUTO PVC FLEXÍVEL EMBUTIDO NO PISO/PARE - CFTV
- DUTO PEAD FLEXÍVEL CORRUGADO EMBUTIDO NO PISO - RAMAL
- TUBO QUE DESCE (UNIFILAR)
- TUBO QUE SOBE (UNIFILAR)
- ELETRODUTO PVC FLEXÍVEL EMBUTIDO NO TETO - SOM
- ELETRODUTO PVC FLEXÍVEL EMBUTIDO NO PISO/PARE - SOM
- TUBO QUE DESCE (UNIFILAR)
- TUBO QUE SOBE (UNIFILAR)
- ELETRODUTO PVC FLEXÍVEL EMBUTIDO NO TETO - ALARME
- ELETRODUTO PVC FLEXÍVEL EMBUTIDO NO PISO/PARE - ALARME
- TUBO QUE DESCE (UNIFILAR)
- TUBO QUE SOBE (UNIFILAR)
- CABO PARA LÓGICA

NOTAS GERAIS DO PROJETO

- ENTRE AS CAIXAS DEVERÃO EXISTIR NO MÁXIMO 2 CURVAS REVERSAS ENTRE OS LANCES.
- UTILIZAR CURVAS DE RAIO LONGO PADRÃO COMERCIAL E NUNCA JOELHOS.
- AS CAIXAS DE DISTRIBUIÇÃO (Nº03 A 09) DEVERÃO SER PROVIDAS DE PORTAS COM FECHADURA, ABERTURA PARA VENTILAÇÃO, E FUNDO DE MADEIRA COM 2cm DE ESPESSURA MÍNIMA E PINTURA INTERNA DE COR CINZA GRAFITE.
- O CONSTRUTOR/PROPRIETÁRIO É RESPONSÁVEL PELA IMPLANTAÇÃO DO CABO DE ENTRADA.
- ELETRODUTOS NÃO DIMENSIONADOS SERÃO DE Ø32mm(1").
- DEVERÁ SER PREVISTO A UTILIZAÇÃO DE DPS PARA INTERFONE, TELEFONIA E ANTENA DE TV.

01				
00	17/03/21	EMISSION INICIAL		RANIEL W.
REV.	DATA	REVISAO		VERIFICADO
OBRA:				

ESCOLA DO BAIRRO ICAIVERA

CLIENTE:	PREFEITURA MUNICIPAL DE BETIM	LOCAL:	BACIA DO PARQUE DO CEDRO
----------	-------------------------------	--------	--------------------------



MAED CONSTRUÇÕES
CNPJ: 20.282.819/0001-04
Avenida Juiz Marco Túlio Isaac, 9083
Parque das Indústrias, Betim/MG
(31)98660-1711

RESP TÉCNICO
ENGENHEIRO ELETRICISTA
RANIEL FAGNER WILKENS CARVALHO
CREA MG-206780/D

COORDENADOR:	RANIEL W.
DESENHISTA:	FLÁVIO A.
PROJETO:	Nº 327
2° PAVIMENTO LEGENDA DE OBJETOS	

ESCALA:	FORMATO:	NOME ARQUIVO:	DATA:	FASE:	FOLHA:
IND.	A1	MAED-CFTV-ICAIVERA-REV00.DWG	03/22	INICIAL	02/02

Verificar ao lado se o desenho foi plotado na escala correta. Para preservar a configuração correta dos penos e garantir a melhor visualização dos desenhos, plotar sempre o arquivo PDF no modo colorido.