


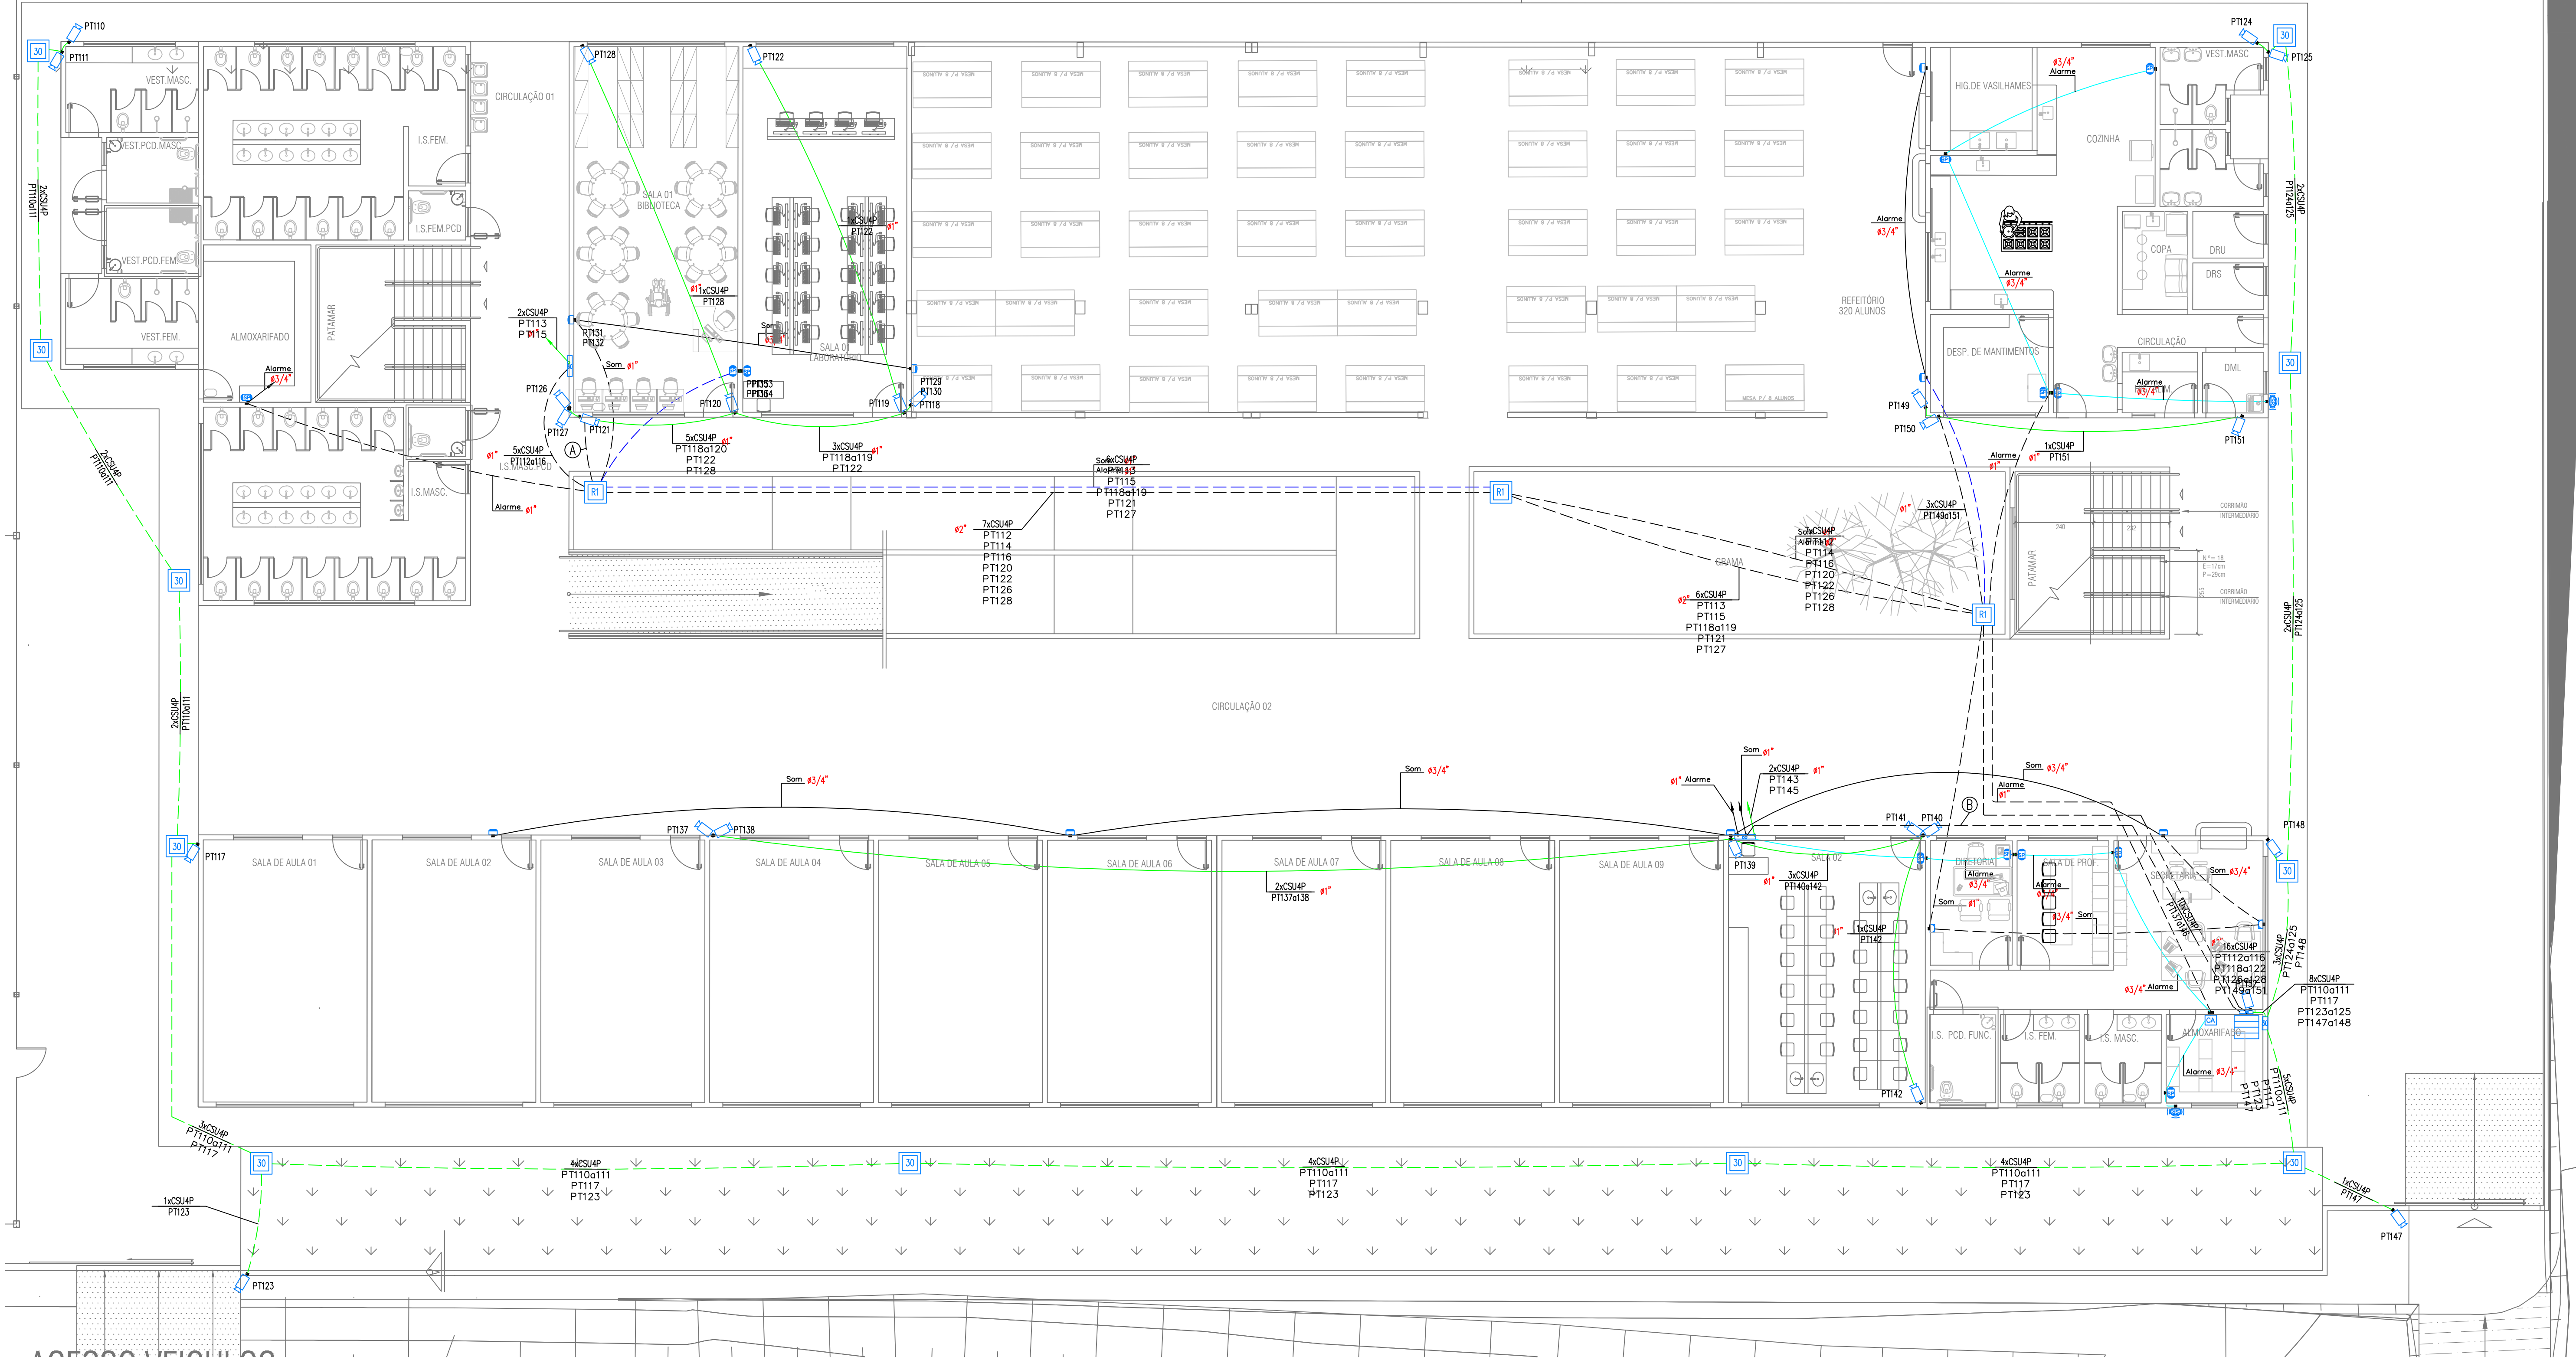

NOTA: ELETRODUTOS NÃO DIMENSIONADOS SERÃO DE 1"

1º PAVIMENTO

PROJETO DE SONORIZAÇÃO/ALARME/CFTV

ESCALA 1:100

LEGENDA DA FIAÇÃO

- A 8xCSUP
PT118a122
PT126a128
- B 10xCSUP
CAM102a107
CAM124a127


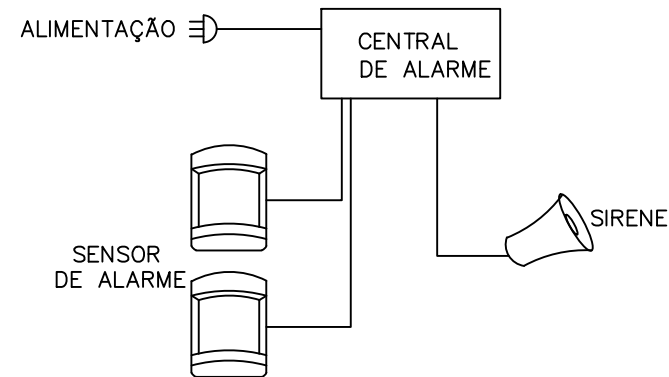


DIAGRAMA ESQUEMÁTICO DE ALARME

SEM ESCALA

DIAGRAMA CFTV

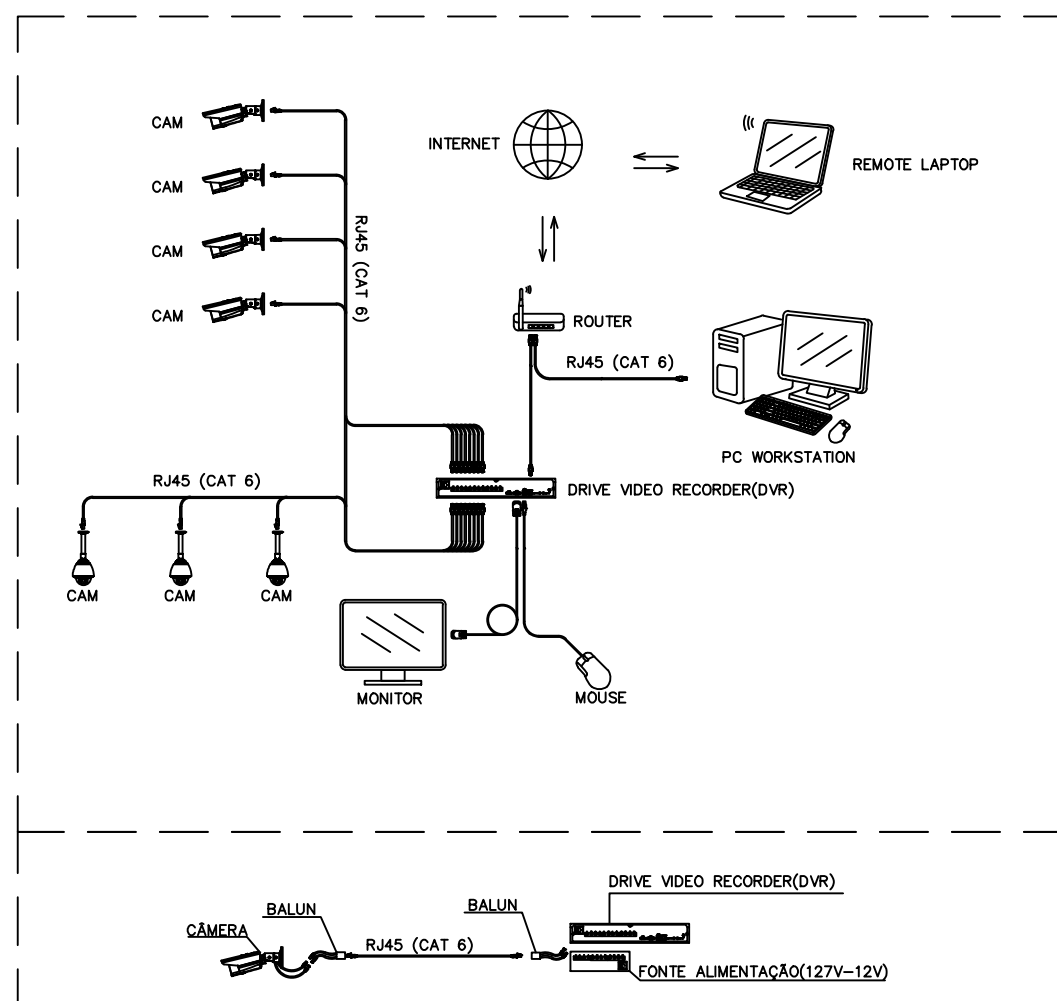

LEGENDA:

- CÂMERA CFTV INSTALADA NA PAREDE - CX. 2X4" - H=250CM
- CENTRAL DE ALARME - CX. 4X4" - H=250CM
- PONTO INPUT DE SOM NA PAREDE TAMPA CEGA COM SAÍDA DE FIOS - CX. 2X4" H=30CM
- PONTO SAÍDA DE SOM NA PAREDE TAMPA CEGA COM FURO CENTRAL - CX. 2X4" H=220CM
- SENSOR DE PRESENÇA (ALARME) - CX. 2X4" - H=250CM
- SIRENE - CX. 2X4" - H=250CM
- CX. PASSAGEM PAREDE 2X4" EM PVC EMBUTIR COM TAMPA - H=30CM
- CX. PASSAGEM PAREDE 60X60CM PVC EMBUTIR COM TAMPA - H=50CM
- CX. PASSAGEM PISO R1 COM TAMPA (CONCRETO OU PVC)
- ARMÁRIO DE TELECOMUNICAÇÕES - RACK DE PAREDE - H=180CM
- ELETRODUTO PVC FLEXÍVEL EMBUTIDO NO TETO - CFTV
- ELETRODUTO PVC FLEXÍVEL EMBUTIDO NO PISO/PARE - CFTV
- DUTO PEAD FLEXÍVEL CORRUGADO EMBUTIDO NO PISO - RAMAL
- TUBO QUE DESCE (UNIFILAR)
- TUBO QUE SOBE (UNIFILAR)
- ELETRODUTO PVC FLEXÍVEL EMBUTIDO NO TETO - SOM
- ELETRODUTO PVC FLEXÍVEL EMBUTIDO NO PISO/PARE - SOM
- TUBO QUE DESCE (UNIFILAR)
- TUBO QUE SOBE (UNIFILAR)
- ELETRODUTO PVC FLEXÍVEL EMBUTIDO NO TETO - ALARME
- ELETRODUTO PVC FLEXÍVEL EMBUTIDO NO PISO/PARE - ALARME
- TUBO QUE DESCE (UNIFILAR)
- TUBO QUE SOBE (UNIFILAR)
- 4xCSUP Pontes - CABO PARA LÓGICA

01	03/05/22	REVISÃO PLANTA LAYOUT ARQUITETURA		RANIEL W.
00	29/04/22	EMIÇÃO INICIAL		RANIEL W.
REV.	DATA	REVISÃO		VERIFICADO
OBRA:				
ESCOLA PADRÃO PMB				
CLIENTE:			LOCAL:	
PREFEITURA MUNICIPAL DE BETIM			—	
 mae@maedconstrucoes.com.br MAED CONSTRUÇÕES CNPJ: 20.282.819/0001-04 Avenida Juiz Marco Túlio Isaac, 9083 Parque das Indústrias, Betim/MG RESP.TÉCNICO ENGENHEIRO ELETRICISTA RANIEL FAGNER WILKENS CARVALHO CREA MG-208780/D				
CONTEÚDO:			COORDENADOR:	
PROJETO DE SONORIZAÇÃO/ALARME/CFTV			RANIEL W.	
1º PAVIMENTO			DESENHISTA:	
LEGENDA DE OBJETOS			FLÁVIO A.	
LEGENDA DE FIAÇÃO			PROJETO:	
			Nº 327	
ESCALA:	FORMATO:	NOME ARQUIVO:	DATA:	FASE:
IND.	A1	MAED—CFTV—ICAIVERA—R1.DWG	03/22	INICIAL
				FOLHA:
				01/02