


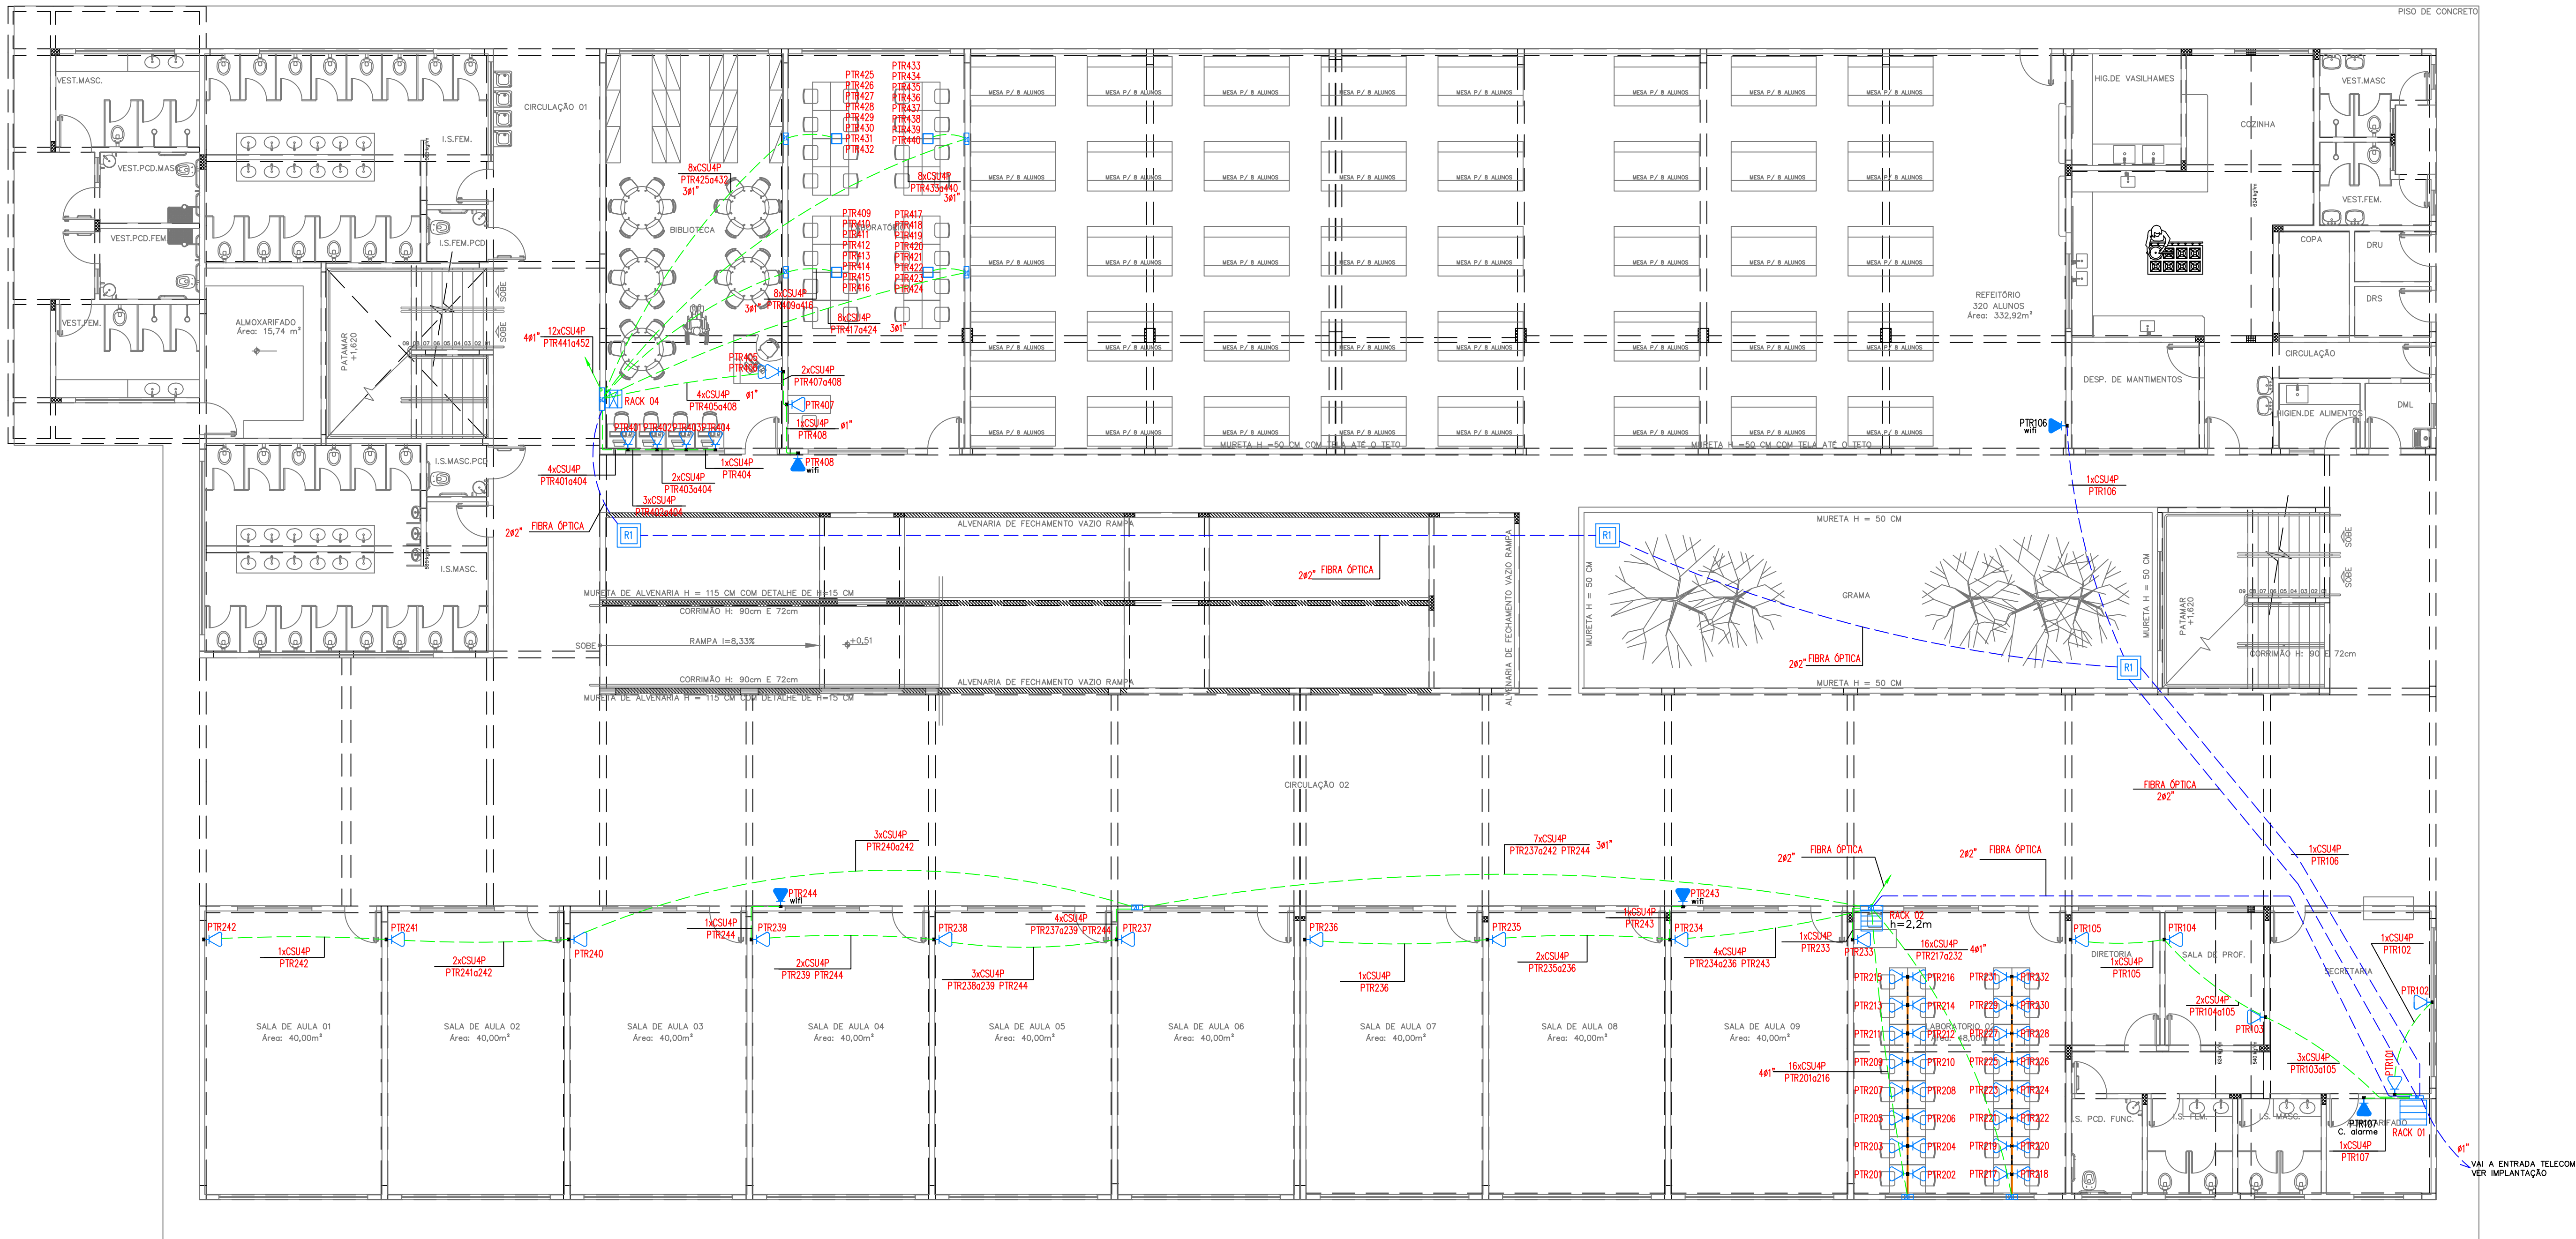

NOTA: ELETRODUTOS NÃO DIMENSIONADOS SERÃO DE 1"

1º PAVIMENTO PROJETO TELECOM ESCALA 1:100



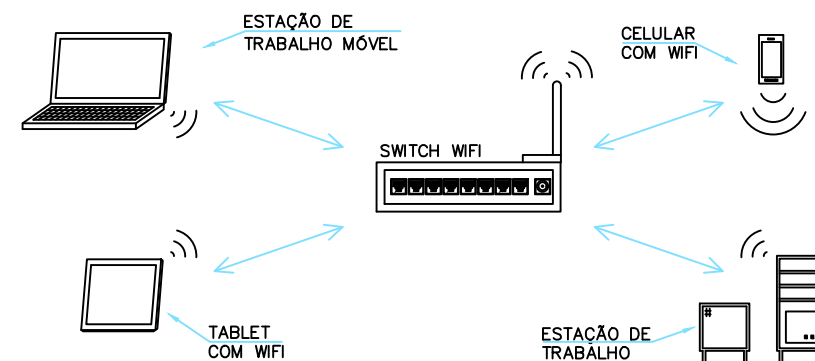


DIAGRAMA DE REDE DE COMUNICAÇÃO
DE DADOS SEM FIO
SEM ESCALA

NOTAS GERAIS DO PROJETO

1. ENTRE AS CAIXAS DEVERÃO EXISTIR NO MÁXIMO 2 CURVAS REVERSAS ENTRE OS LANCES.
2. UTILIZAR CURVAS DE RAIO LONGO PADRÃO COMERCIAL E NUNCA JOELHOS.
3. AS CAIXAS DE DISTRIBUIÇÃO (Nº03 A 09) DEVERÃO SER PROVIDAS DE PORTAS COM FECHADURA, ABERTURA PARA VENTILAÇÃO, E FUNDO DE MADEIRA COM 2cm DE ESPESSURA MÍNIMA E PINTURA INTERNA DE COR CINZA GRÁFITE.
4. O CONSTRUTOR/PROPRIETÁRIO É RESPONSÁVEL PELA IMPLANTAÇÃO DO CABO DE ENTRADA.
5. ELETRODUTOS NÃO DIMENSIONADOS SERÃO DE Ø32mm(1").
6. DEVERÁ SER PREVISTO A UTILIZAÇÃO DE DPS PARA INTERFONE, TELEFONIA E ANTENA DE TV.

- TOMADA ALTA (1 MÓDULO RJ-45) PARA REDE DE DADOS / TELEFONIA - CX. 2X4" - H=2100mm - TOMADA BAIXA (1 MÓDULO RJ-45) PARA REDE DE DADOS / TELEFONIA - CX. 2X4" - H=300mm - TOMADA BAIXA (2 MÓDULOS RJ-45) PARA REDE DE DADOS / TELEFONIA - CX. 2X4" - H=300mm - CX PASSAGEM 4X4" PISO EM ALUMÍNIO COM TAMPA CEGA - CX PASSAGEM PAREDE 20X200mm PVC EMBUTIR COM TAMPA - H=500mm - CX PASSAGEM PAREDE 60X600mm PVC EMBUTIR COM TAMPA - H=500mm - CX PASSAGEM PISO RJ1 COM TAMPA (CONCRETO OU PVC) - ARMÁRIO DE TELECOMUNICAÇÕES - RACK DE PAREDE - H=1800mm	- ARMÁRIO DE TELECOMUNICAÇÕES - RACK DE PISO - ELETRODUTO PVC FLEXÍVEL EMBUTIDO NO PISO/PAREDE - ELETRODUTO PVC FLEXÍVEL EMBUTIDO NO TETO - DUTO PEAD FLEXÍVEL CORRUGADO EMBUTIDO NO PISO - CANALETA DE MESA - TUBO QUE DESCE (UNIFILAR) - TUBO QUE SOBE (UNIFILAR) - CABO PARA LÓGICA
---	---

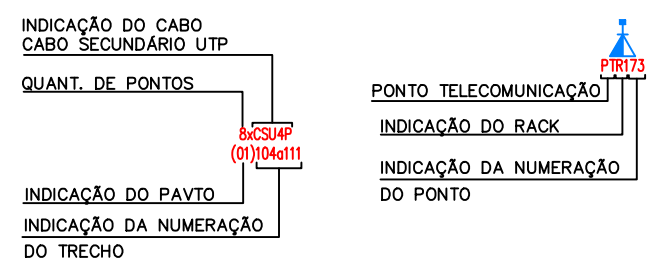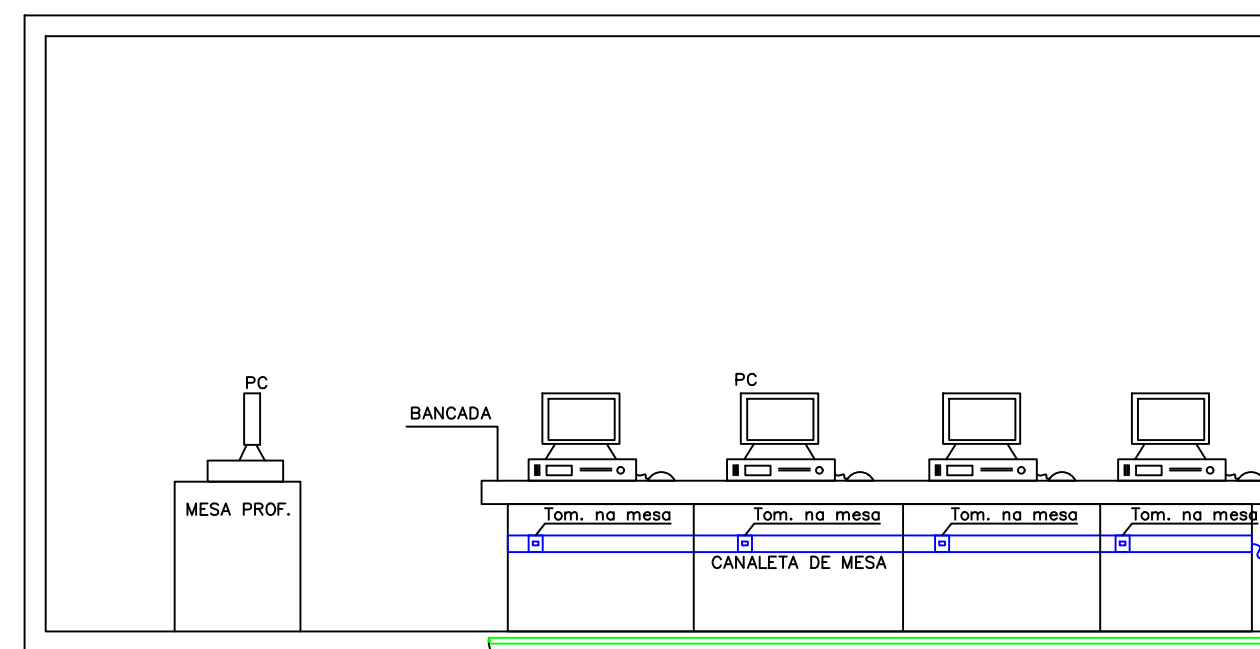

DETALHE 2 LABORATÓRIO
SEM ESCALA

01	17/03/21	EMISSION INICIAL	RANIEL W.
REV.	DATA	REVISÃO	VERIFICADO
OBRA:	ESCOLA DO BAIRRO ICAIVERA		
CLIENTE:	PREFEITURA MUNICIPAL DE BETIM		
LOCAL:	BACIA DO PARQUE DO CEDRO		

	MAED CONSTRUÇÕES CNPJ: 20.282.819/0001-04 Avenida Juiz Marco Túlio Isaac, 9083 Parque das Indústrias, Betim/MG	RESP. TÉCNICO ENGENHEIRO ELETRICISTA RANIEL FAGNER WILKENS CARVALHO CREA MG-208780/D
(31)98660-1711		

CONTEÚDO:	PROJETO DE CABEAMENTO ESTRUTURADO	COORDENADOR:	RANIEL W.
1º PAVIMENTO - PONTO DE TELECOM		DESENHISTA:	FLÁVIO A.
DETALHES E LEGENDA		PROJETO:	Nº 327

ESCALA:	FORMATO:	NOME ARQUIVO:	DATA:	FASE:	FOLHA:
IND.	A1	MAED-CAB-ICAIVERA-REV00.DWG	03/22	INICIAL	01/03

Verificar ao lado se o desenho foi plotado na escala correta. Para preservar a configuração correta dos dados e garantir a melhor visualização dos desenhos, plotar sempre o arquivo PDF no modo colorido.