


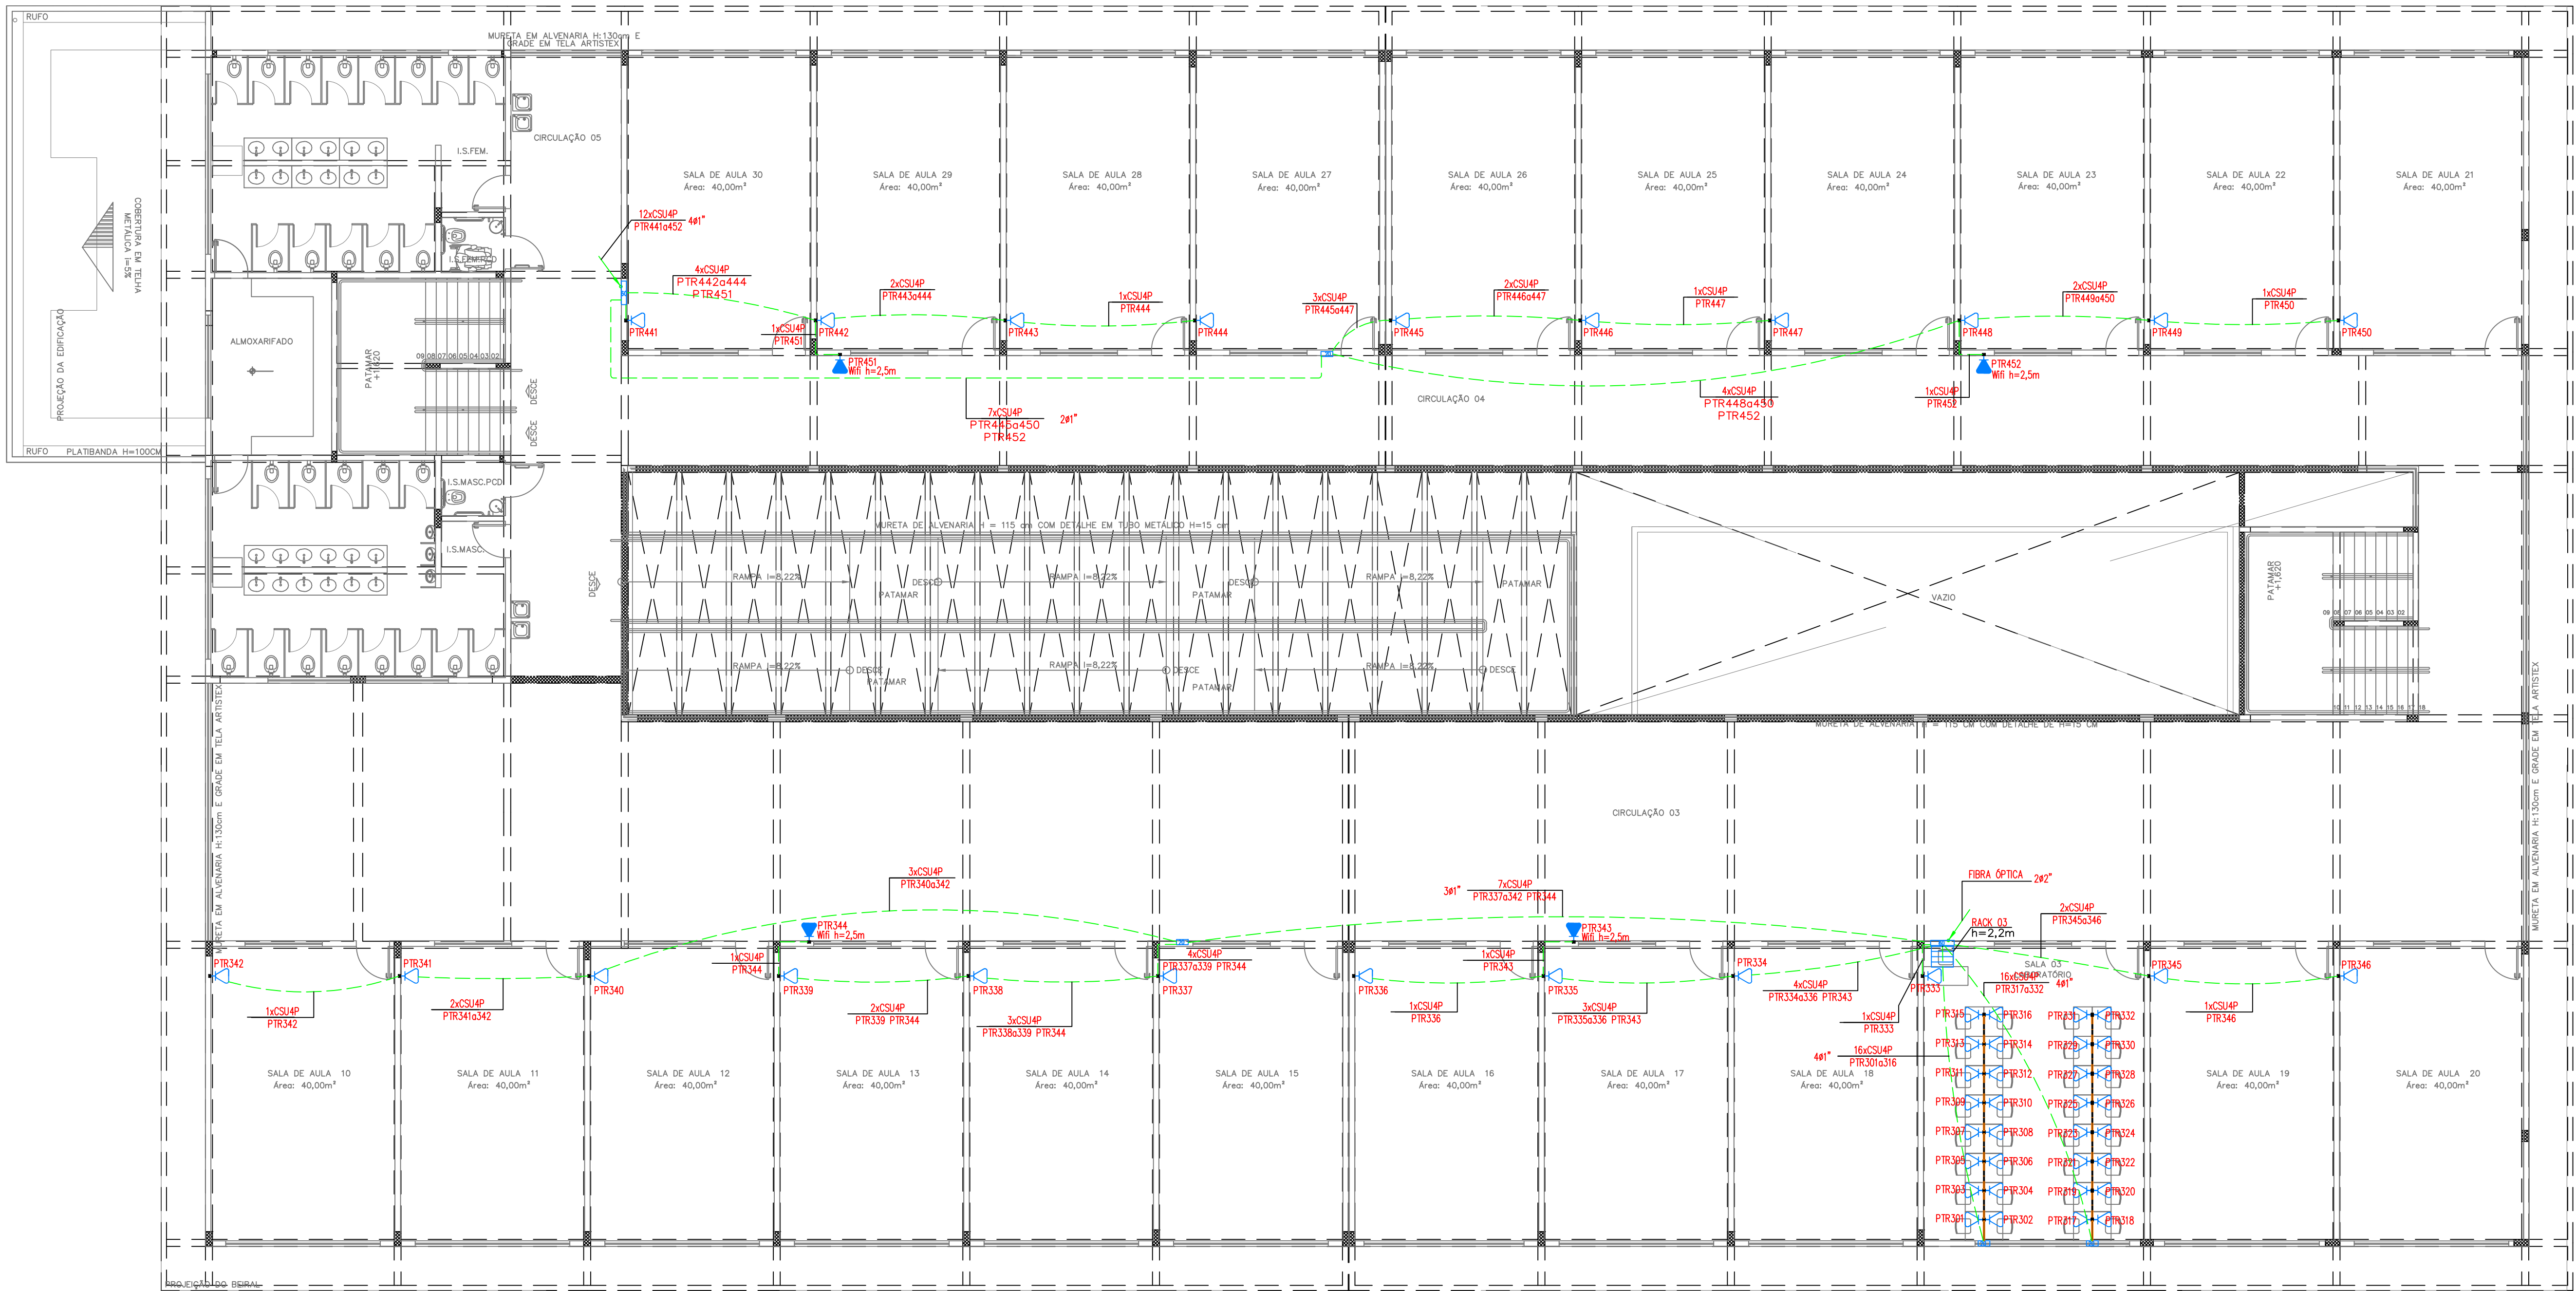

NOTA: ELETRODUTOS NÃO DIMENSIONADOS SERÃO DE 1"

2° PAVIMENTO PROJETO TELECOM

ESCALA 1:100



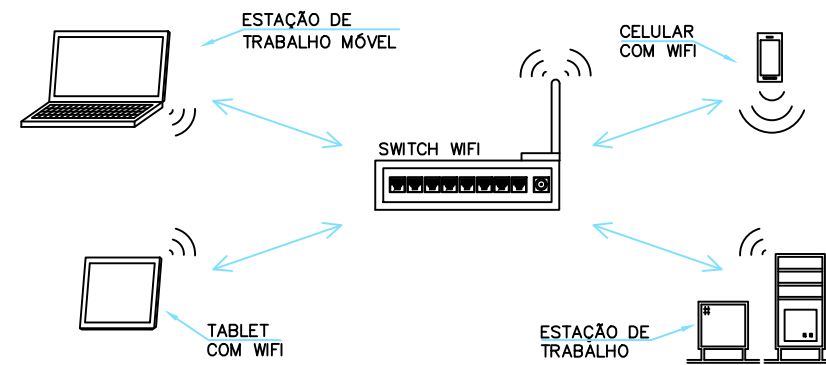


DIAGRAMA DE REDE DE COMUNICAÇÃO
DE DADOS SEM FIO
SEM ESCALA

NOTAS GERAIS DO PROJETO

- ENTRE AS CAIXAS DEVERÃO EXISTIR NO MÁXIMO 2 CURVAS REVERSAS ENTRE OS LANCES.
- UTILIZAR CURVAS DE RAIO LONGO PADRÃO COMERCIAL E NUNCA JOELHOS.
- AS CAIXAS DE DISTRIBUIÇÃO (Nº3 A 09) DEVERÃO SER PROVIDAS DE PORTAS COM FECHADURA, ABERTURA PARA VENTILAÇÃO, E FUNDO DE MADEIRA COM 2cm DE ESPESURA MÍNIMA E PINTURA INTERNA DE COR CINZA GRÁFITE.
- O CONSTRUTOR/PROPRIETÁRIO É RESPONSÁVEL PELA IMPLANTAÇÃO DO CABO DE ENTRADA.
- ELETRODUTOS NÃO DIMENSIONADOS SERÃO DE Ø32mm(1").
- DEVERÁ SER PREVISTO A UTILIZAÇÃO DE DPS PARA INTERFONE, TELEFONIA E ANTENA DE TV.

	- TOMADA ALTA (1 MÓDULO RJ-45) PARA REDE DE DADOS / TELEFONIA - CX. 2X4" - H=210CM		- ARMÁRIO DE TELECOMUNICAÇÕES - RACK DE PISO
	- TOMADA BAIXA (1 MÓDULO RJ-45) PARA REDE DE DADOS / TELEFONIA - CX. 2X4" - H=30CM		- ELETRODUTO PVC FLEXÍVEL EMBUTIDO NO PISO/PAREDE
	- TOMADA BAIXA (2 MÓDULOS RJ-45) PARA REDE DE DADOS / TELEFONIA - CX. 2X4" - H=30CM		- ELETRODUTO PVC FLEXÍVEL EMBUTIDO NO TETO
	- CX PASSAGEM 4X4" PISO EM ALUMÍNIO COM TAMPA CEGA		- DUTO PEAD FLEXÍVEL CORRUGADO EMBUTIDO NO PISO
	- CX PASSAGEM PAREDE 20X20CM PVC EMBUTIR COM TAMPA - H=50CM		- CANALETA DE MESA
	- CX PASSAGEM PAREDE 60X60CM PVC EMBUTIR COM TAMPA - H=50CM		- TUBO QUE DESCE (UNIFILAR)
	- CX PASSAGEM PISO R1 COM TAMPA (CONCRETO OU PVC)		- TUBO QUE SOBES (UNIFILAR)
	- ARMÁRIO DE TELECOMUNICAÇÕES - RACK DE PAREDE - H=180CM		- CABO PARA LÓGICA

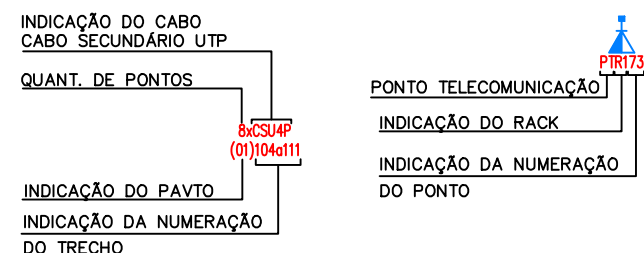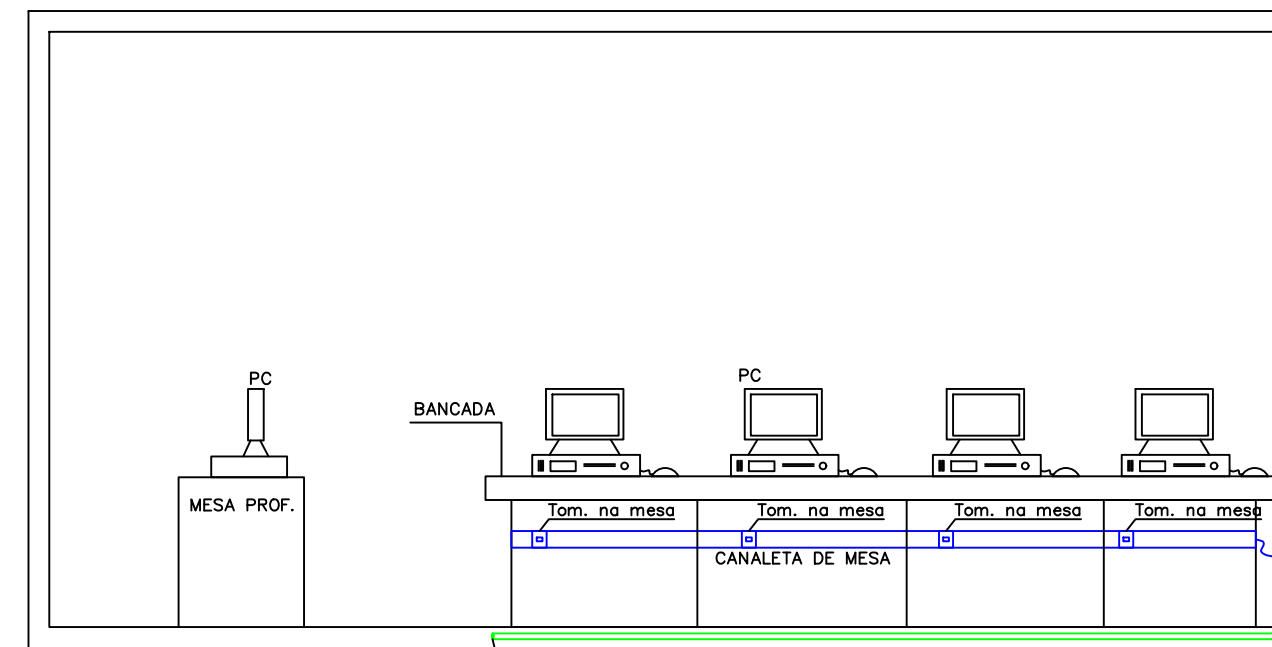

DETALHE 2 LABORATÓRIO
SEM ESCALA

01			
00	17/03/21	EMISSION INICIAL	RANIEL W.
REV.	DATA	REVISÃO	VERIFICADO

ESCOLA DO BAIRRO ICAIVERA

CLIENTE: PREFEITURA MUNICIPAL DE BETIM LOCAL: BACIA DO PARQUE DO CEDRO

MAED construtora
mateus@maedconstrucoes.com.br
(31) 98660-1711

MAED CONSTRUÇÕES
CNPJ: 20.282.819/0001-04
Avenida Juiz Marco Túlio Isaac, 9083
Parque das Indústrias, Betim/MG

RESP. TÉCNICO
ENGENHEIRO ELETRICISTA
RANIEL FAGNER WILKENS CARVALHO
CREA MG-208780/D

COORDENADOR: RANIEL W.
DESENHISTA: FLÁVIO A.
PROJETO: N° 327

2° PAVIMENTO - PONTO DE TELECOM
DETALHES E LEGENDA

ESCALA:	FORMATO:	NOME ARQUIVO:	DATA:	FASE:	FOLHA:
IND.	A1	MAED-CAB-ICAIVERA-REV00.DWG	03/22/2021	INICIAL	02/03