


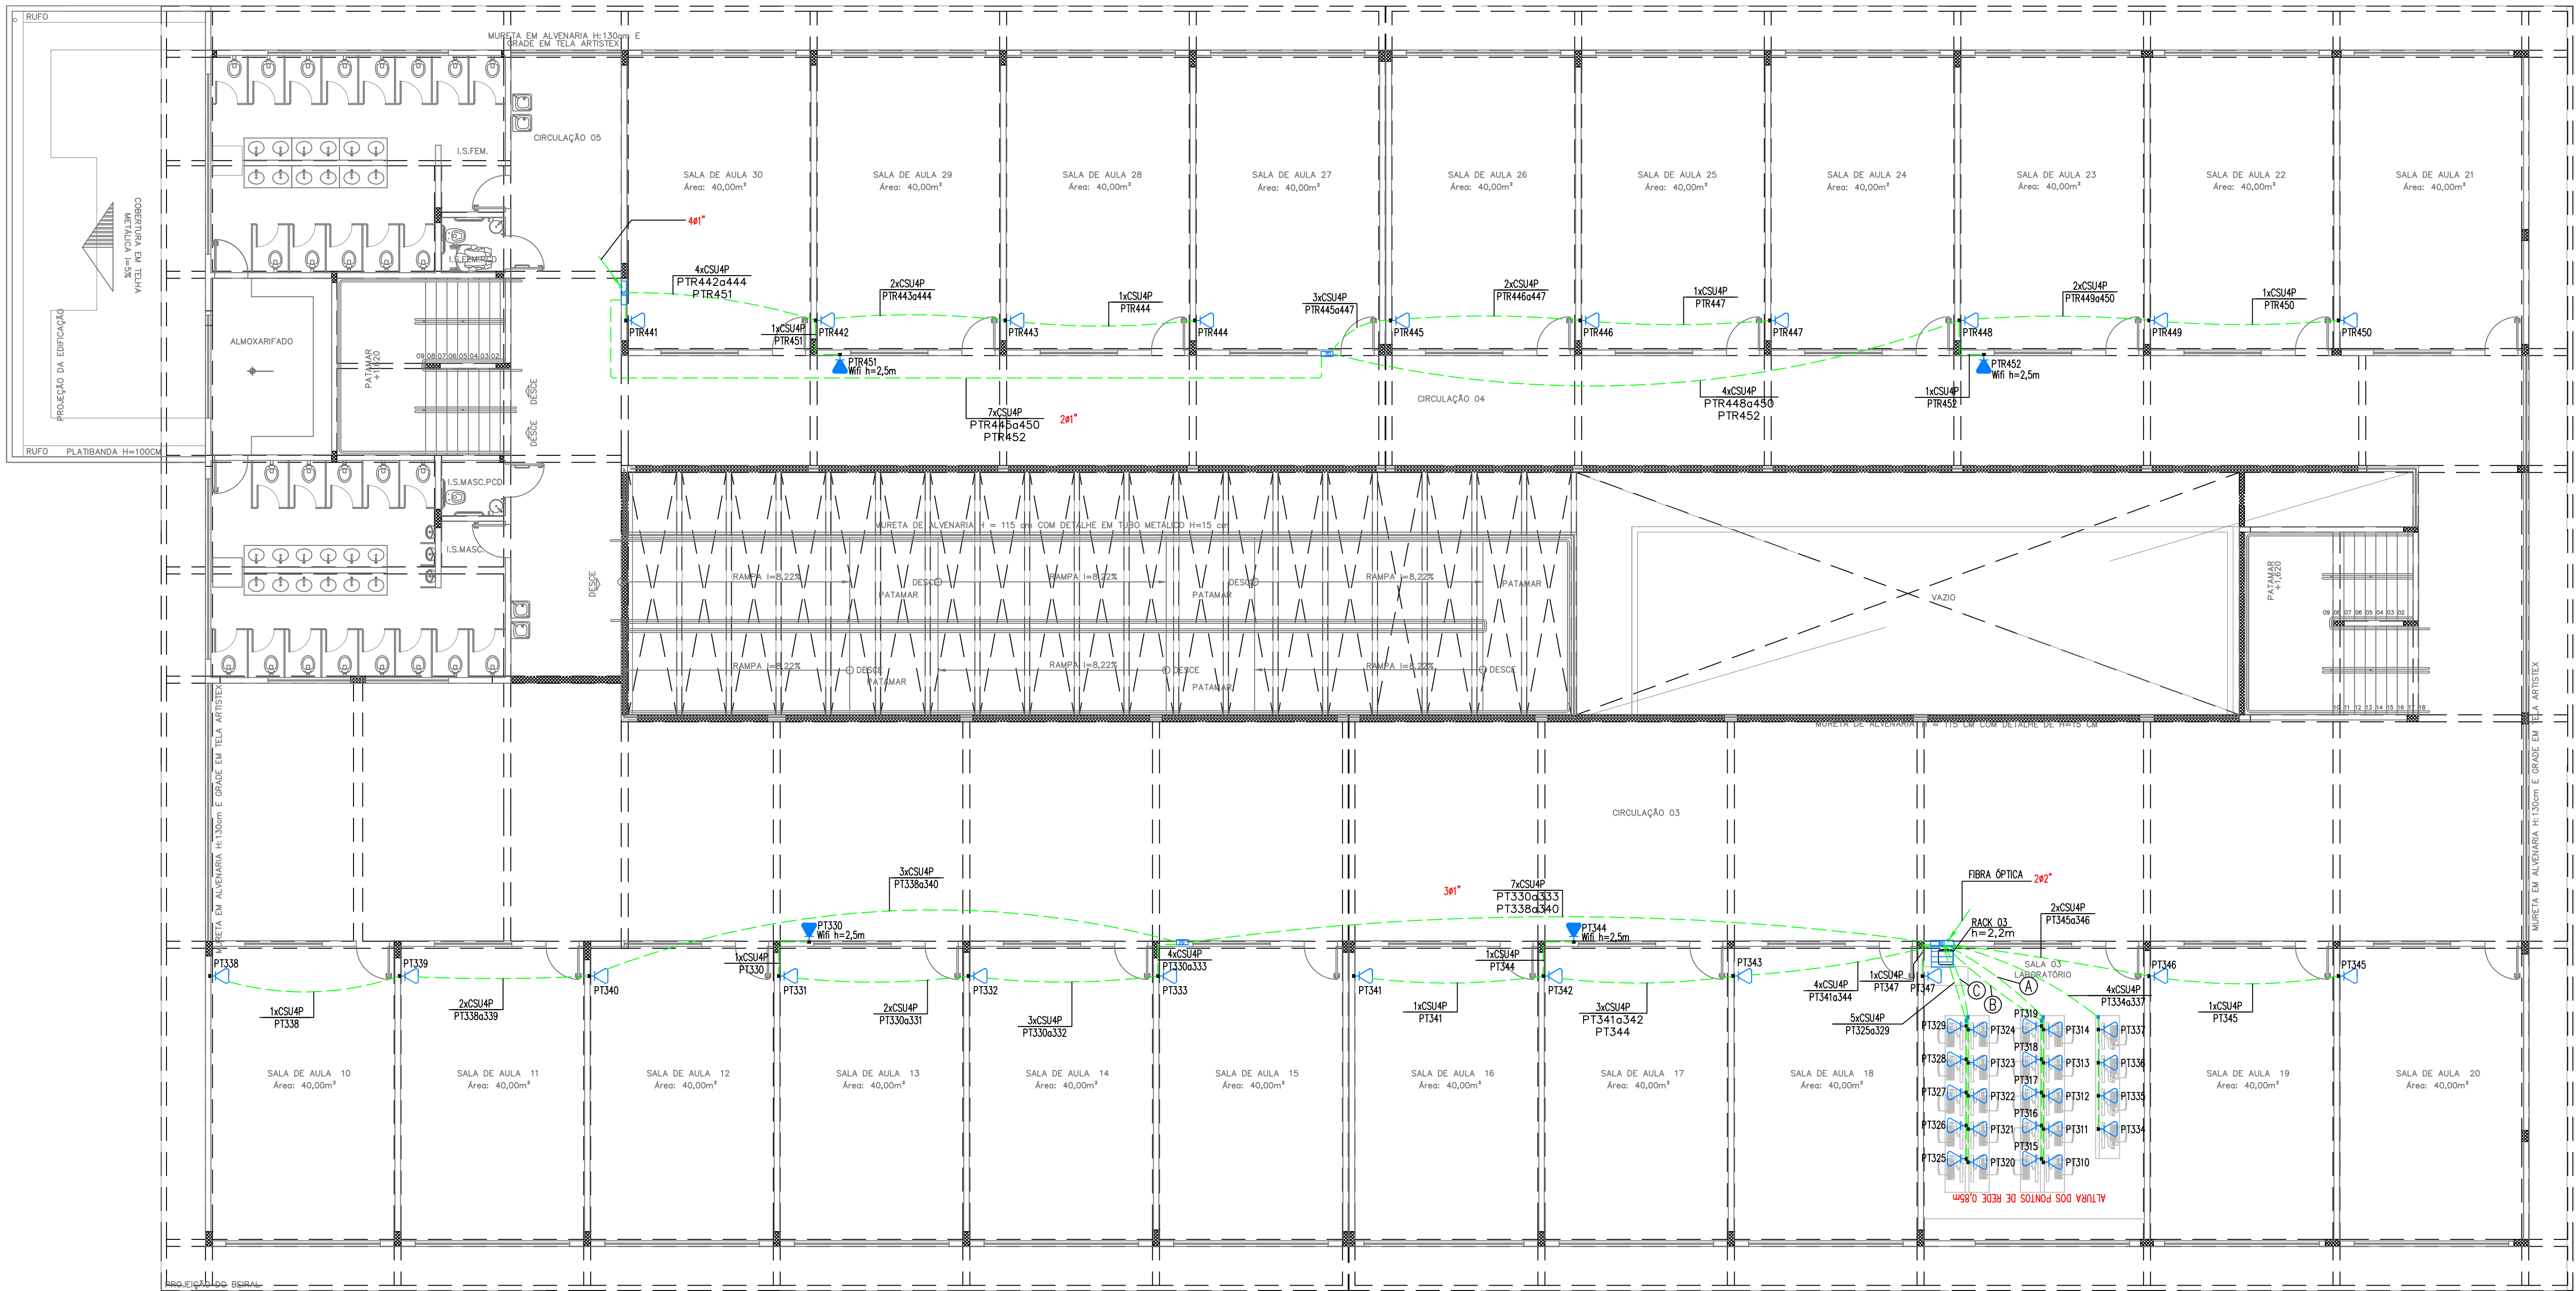

NOTA: ELETRODUTOS NÃO DIMENSIONADOS SERÃO DE 1"

2º PAVIMENTO PROJETO TELECOM

ESCALA 1:100

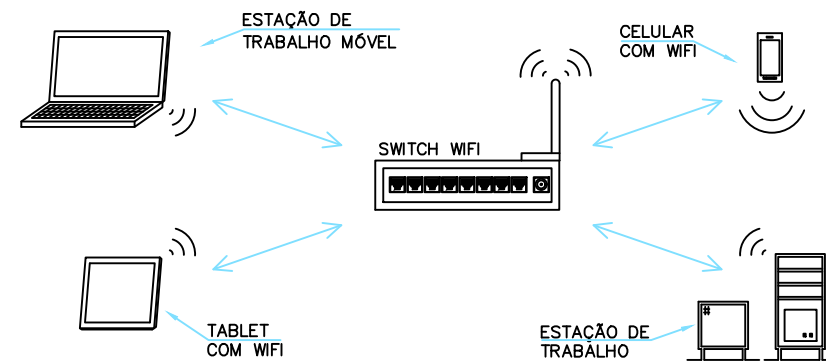
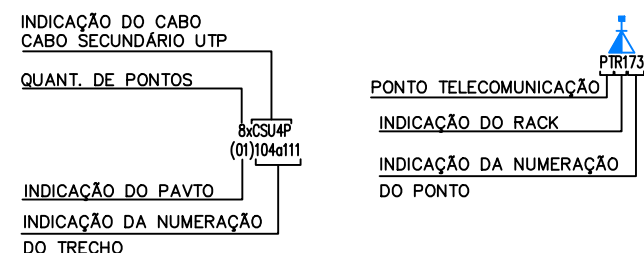


DIAGRAMA DE REDE DE COMUNICAÇÃO
DE DADOS SEM FIO
SEM ESCALA

NOTAS GERAIS DO PROJETO

- ENTRE AS CAIXAS DEVERÃO EXISTIR NO MÁXIMO 2 CURVAS REVERSAS ENTRE OS LANCES.
- UTILIZAR CURVAS DE RAIO LONGO PADRÃO COMERCIAL E NUNCA JOELHOS.
- AS CAIXAS DE DISTRIBUIÇÃO (Nº3 A 09) DEVERÃO SER PROVIDAS DE PORTAS COM FECHADURA, ABERTURA PARA VENTILAÇÃO, E FUNDO DE MADEIRA COM 2cm DE ESPESURA MÍNIMA E PINTURA INTERNA DE COR CINZA GRÁFITE.
- O CONSTRUTOR/PROPRIETÁRIO E RESPONSÁVEL PELA IMPLANTAÇÃO DO CABO DE ENTRADA.
- ELETRODUTOS NÃO DIMENSIONADOS SERÃO DE Ø32mm(1").
- DEVERÁ SER PREVISTO A UTILIZAÇÃO DE DPS PARA INTERFONE, TELEFONIA E ANTENA DE TV.

	- TOMADA ALTA (1 MÓDULO RJ-45) PARA REDE DE DADOS / TELEFONIA - CX. 2X4" - H=210CM		- ARMÁRIO DE TELECOMUNICAÇÕES - RACK DE PISO
	- TOMADA BAIXA (1 MÓDULO RJ-45) PARA REDE DE DADOS / TELEFONIA - CX. 2X4" - H=30CM		- ELETRODUTO PVC FLEXÍVEL EMBUTIDO NO PISO/PAREDE
	- TOMADA BAIXA (2 MÓDULOS RJ-45) PARA REDE DE DADOS / TELEFONIA - CX. 2X4" - H=30CM		- ELETRODUTO PVC FLEXÍVEL EMBUTIDO NO TETO
	- CX PASSAGEM 4X4" PISO EM ALUMÍNIO COM TAMPA CEGA		- DUTO PEAD FLEXÍVEL CORRUGADO EMBUTIDO NO PISO
	- CX PASSAGEM PAREDE 20X20CM PVC EMBUTIR COM TAMPA - H=50CM		- CANALETA DE MESA
	- CX PASSAGEM PAREDE 60X60CM PVC EMBUTIR COM TAMPA - H=50CM		- TUBO QUE DESCE (UNIFILAR)
	- CX PASSAGEM PISO R1 COM TAMPA (CONCRETO OU PVC)		- TUBO QUE SOBES (UNIFILAR)
	- ARMÁRIO DE TELECOMUNICAÇÕES - RACK DE PAREDE - H=180CM		- CABO PARA LÓGICA

A	5xCSU4P PT310o314
B	5xCSU4P PT315o319
C	5xCSU4P PT320o324

01	03/05/22	REVISÃO PLANTA LAYOUT ARQUITETURA			RANIEL W.
00	17/03/21	EMIÇÃO INICIAL			RANIEL W.
REV.	DATA	REVISÃO			VERIFICADO
OBRA:					
ESCOLA DO BAIRRO ICAIVERA					
CLIENTE:		LOCAL:			
PREFEITURA MUNICIPAL DE BETIM		PARQUE DO CEDRO ICAIVERA			
 mateus@maedconstrucoes.com.br MAED CONSTRUÇÕES CNPJ: 20.282.819/0001-04 Avenida Juiz Marco Túlio Isaac, 9083 Parque das Indústrias, Betim/MG RESP. TÉCNICO ENGENHEIRO ELETRICISTA RANIEL FAGNER WILKENS CARVALHO CREA MG-208780/D					
(31)98660-1711					
CONTEÚDO:					
PROJETO DE CABEAMENTO ESTRUTURADO					
2º PAVIMENTO – PONTO DE TELECOM					
DETALHES E LEGENDA					
COORDENADOR:					
RANIEL W.					
DESENHISTA:					
FLÁVIO A.					
PROJETO:					
Nº 327					
ESCALA:	FORMATO:	NOME ARQUIVO:		DATA:	FOLHA:
IND.	A1	MAED-CAB-ESTRUT-R01.DWG		04/22	INDICIAL
					02/03