

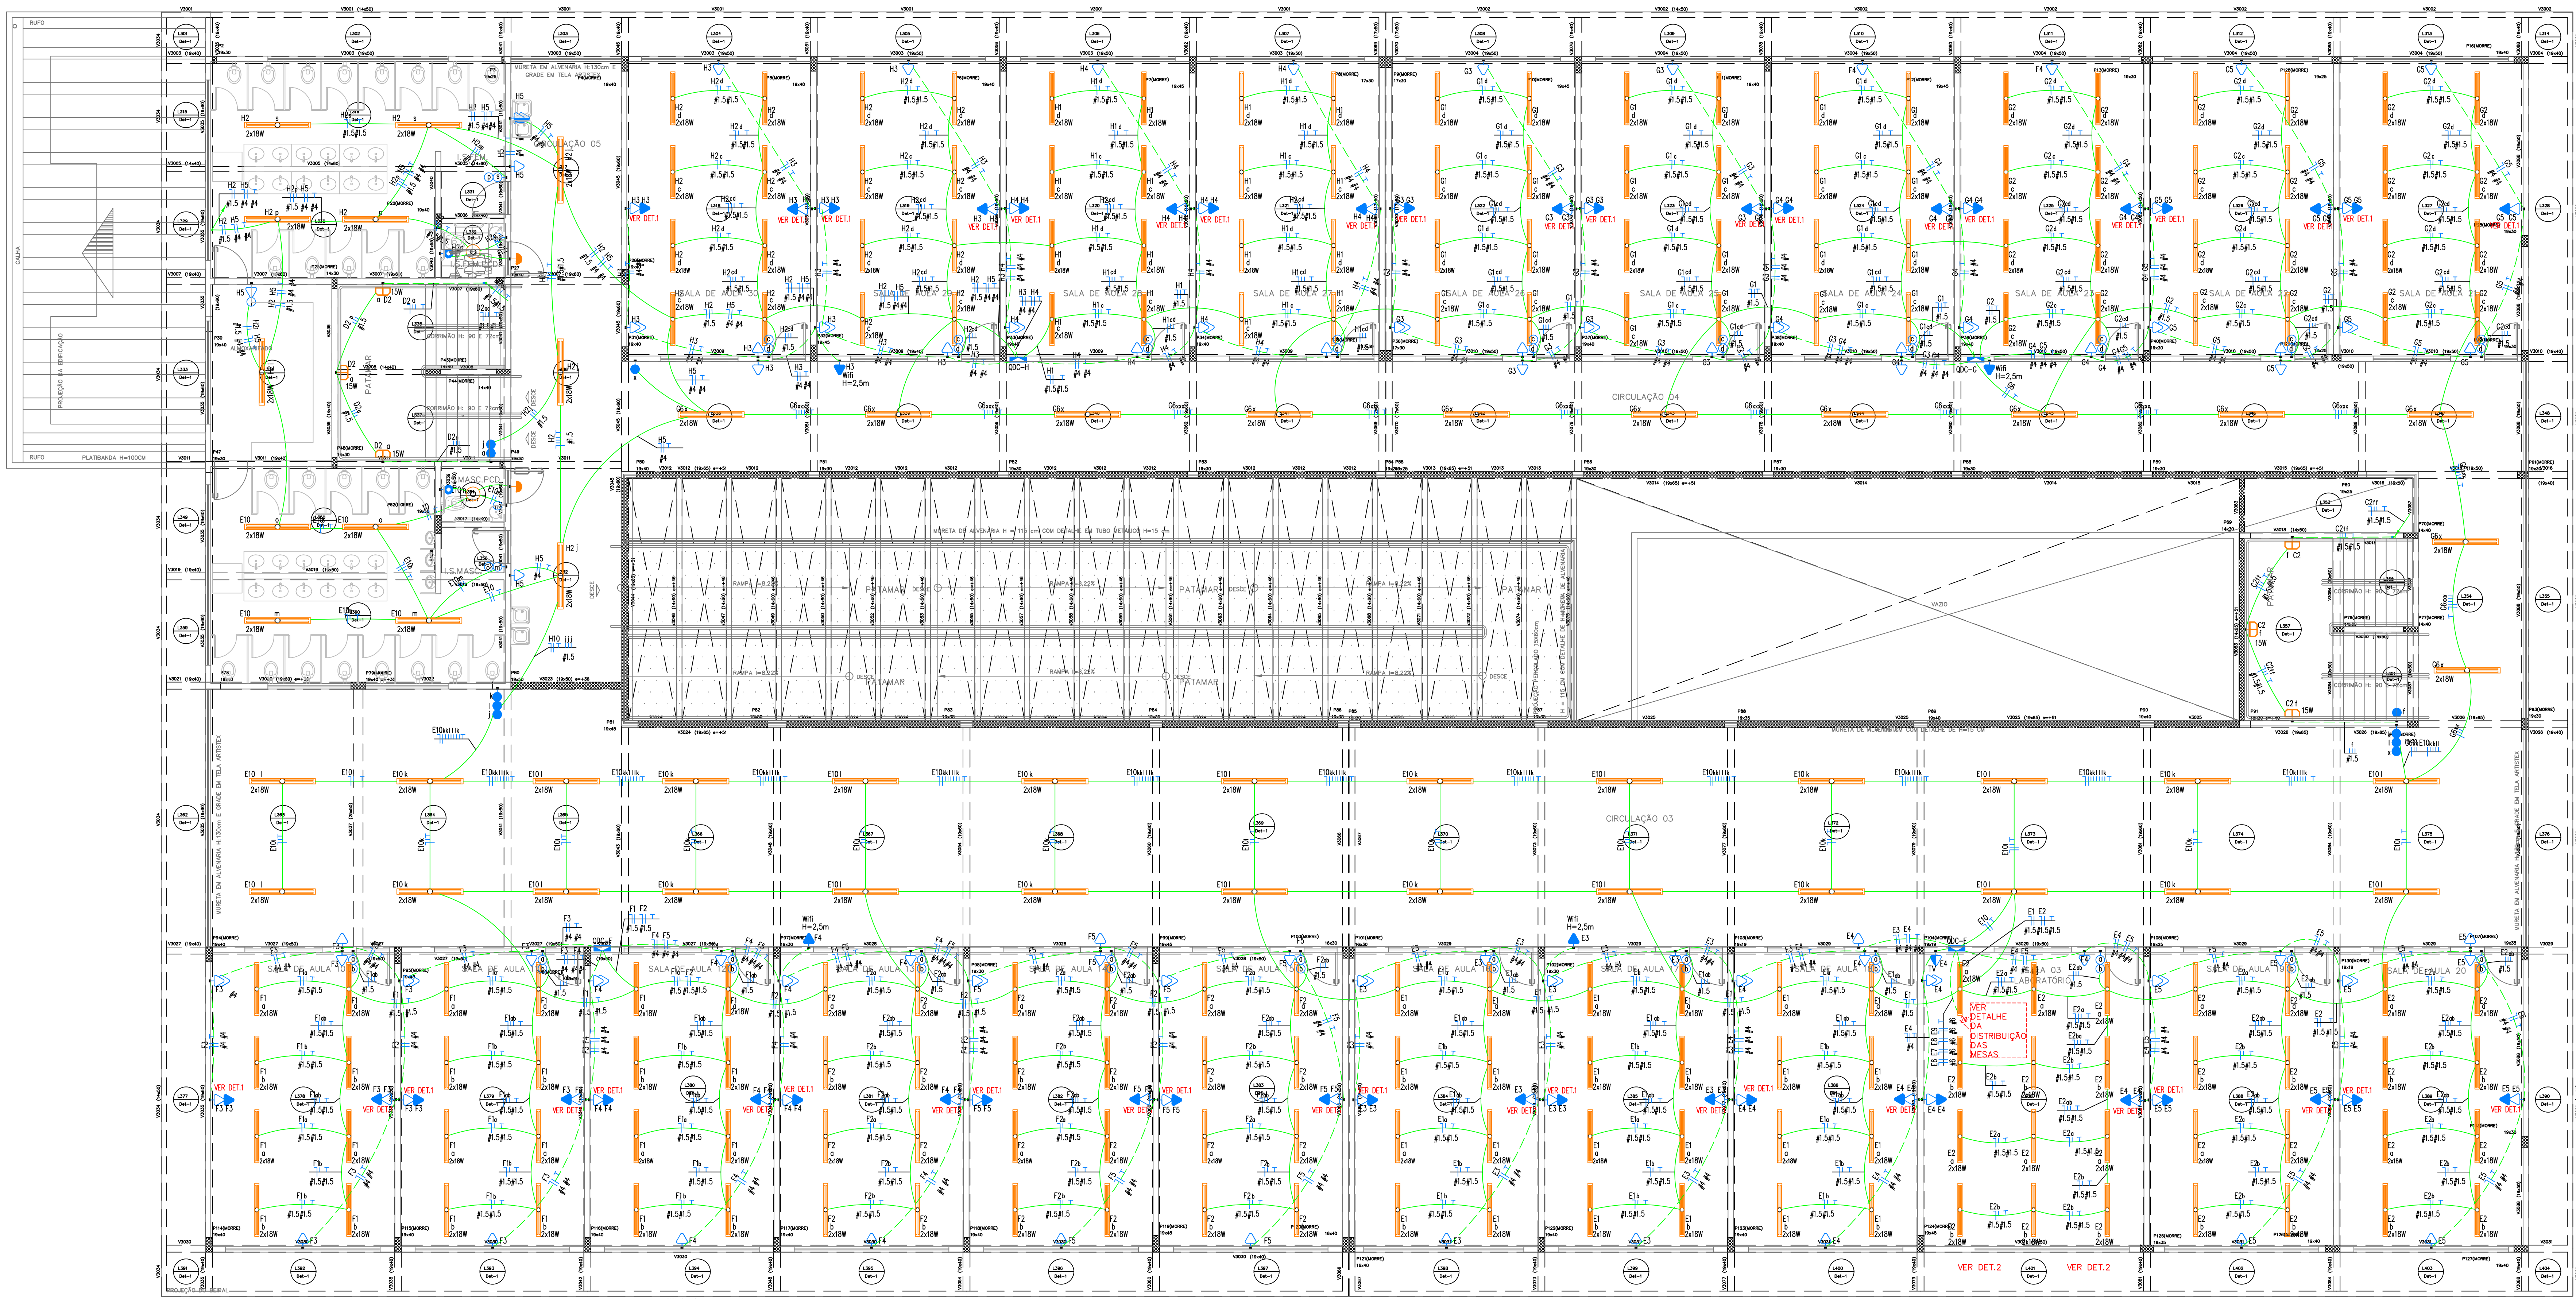


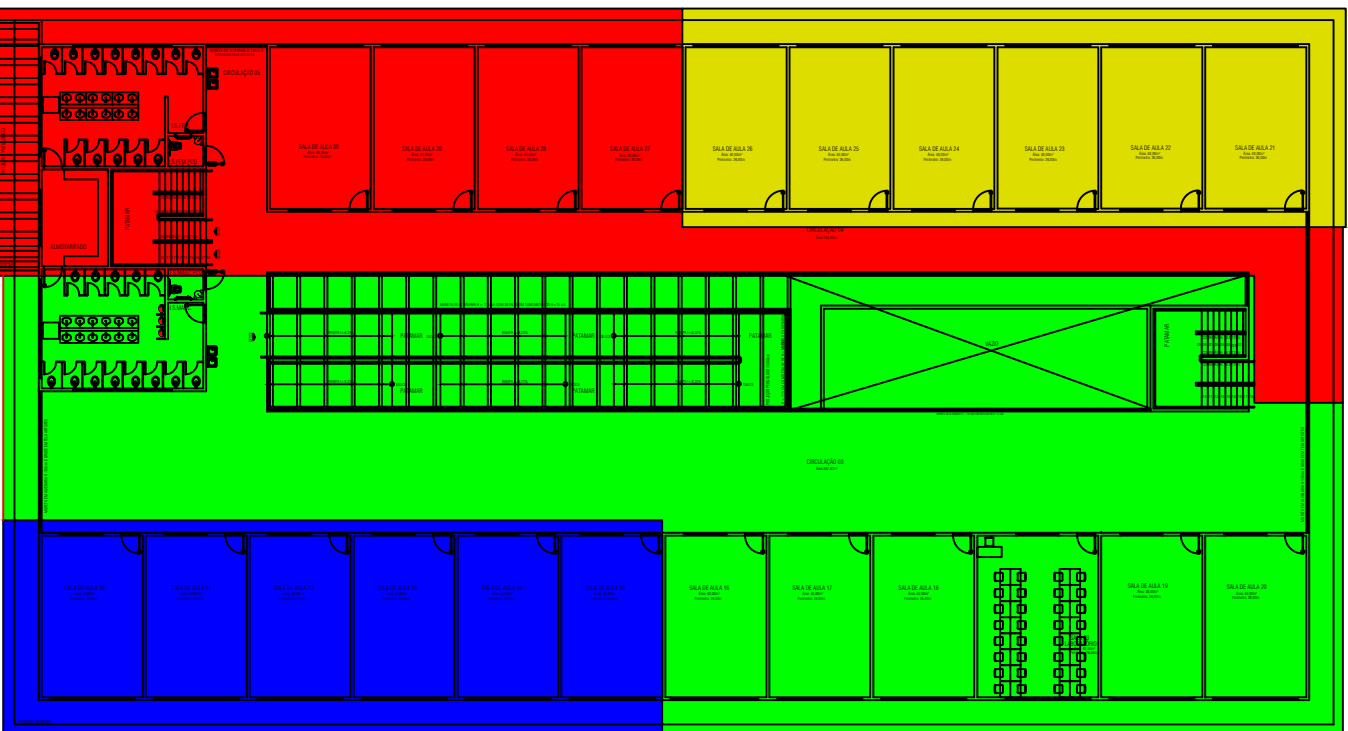


NOTA: ELETRODUTOS NÃO DIMENSIONADOS SERÃO DE 3/4"
2º PAVIMENTO
PROJETO ELÉTRICO
ESCALA 1:75

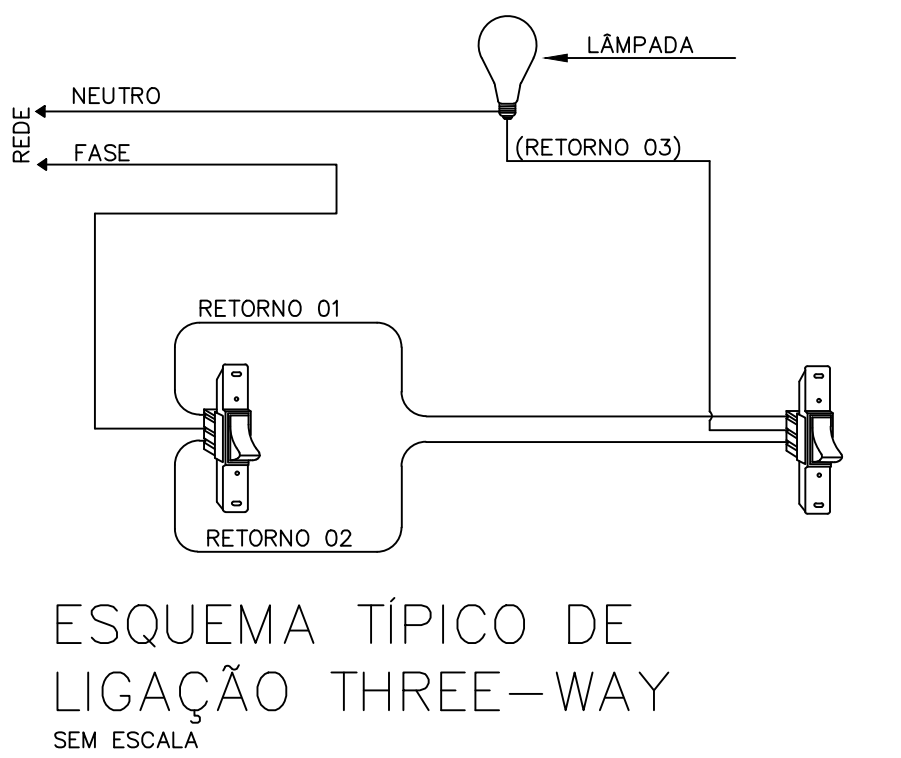


MAPA CHAVE QDC's
ÁREA DE ABRANGÊNCIA
SEM ESCALA


- QDC E
- QDC F
- QDC G
- QDC H

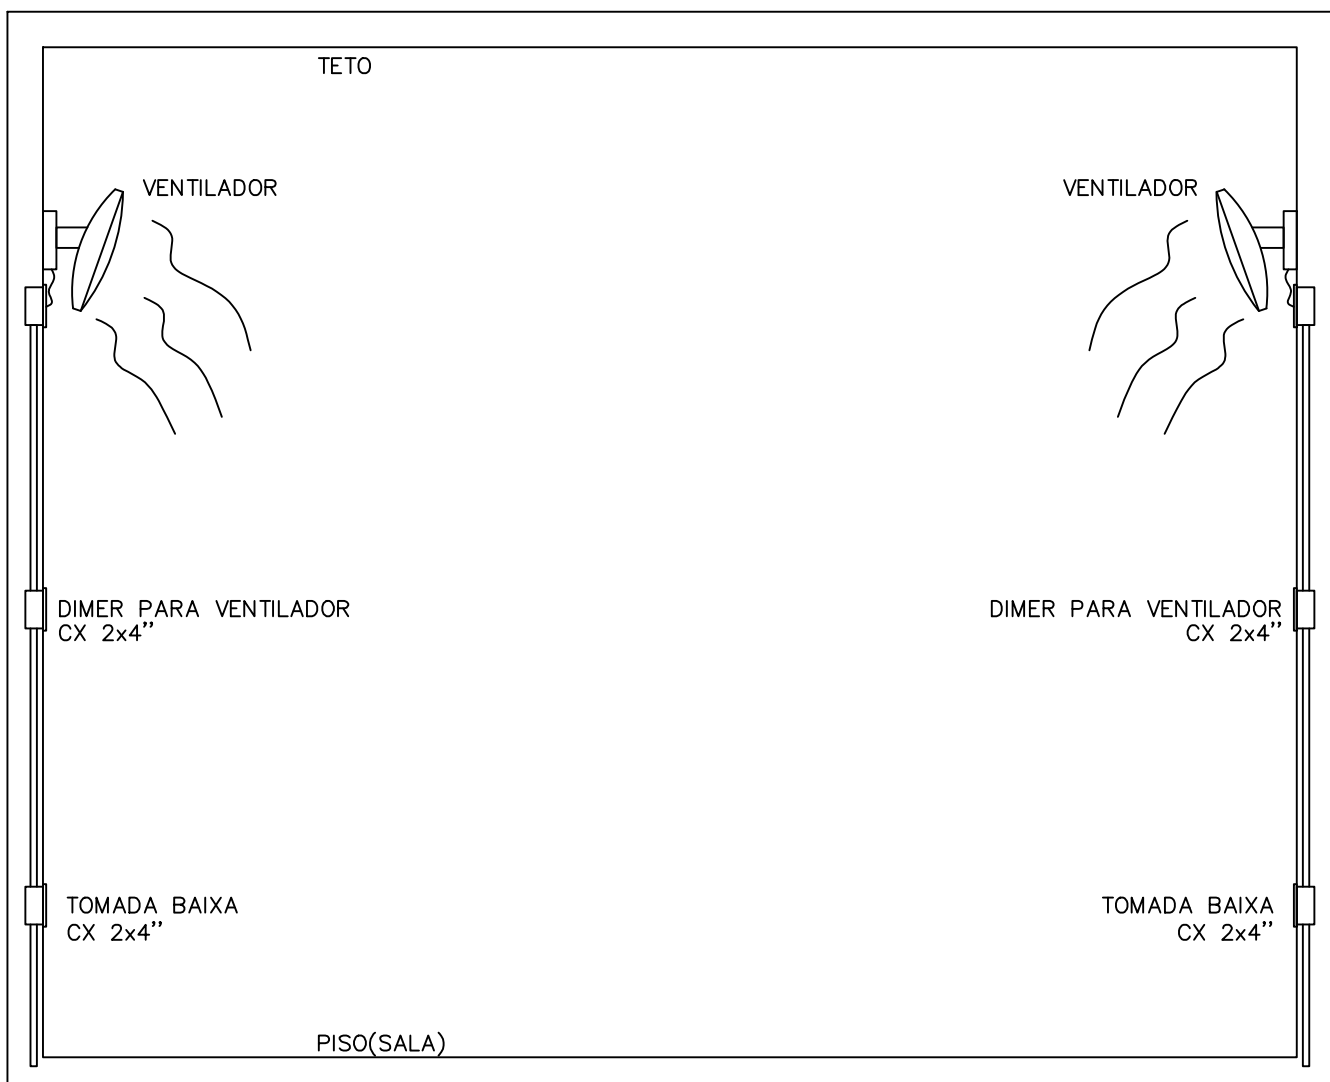

DETALHE 01 VENTILADOR
SEM ESCALA

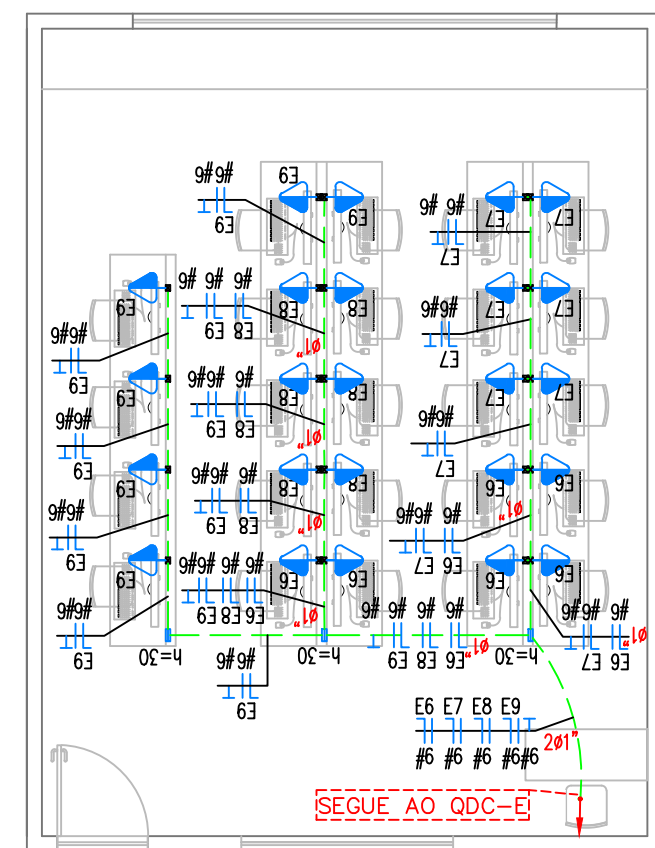


NOTA: ELETRODUTOS NÃO DIMENSIONADOS SERÃO DE 3/4"
02-TOMADAS INSTALADAS ACIMA DA BANCADA H=85CM
2º PAVIMENTO-SALA-03-LABORATÓRIO
PROJETO ELÉTRICO
ESCALA 1:75

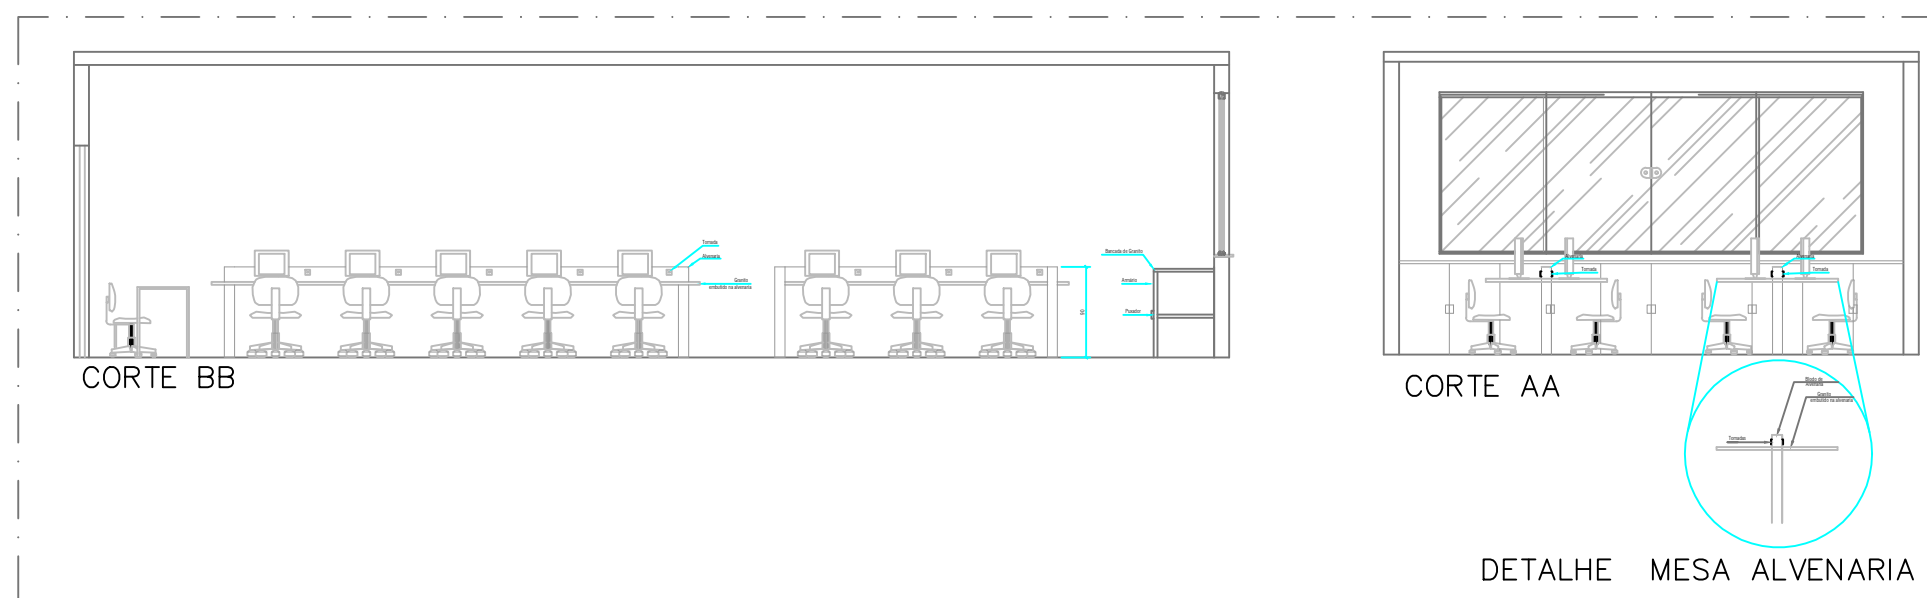

CORTE - TOMADAS EM BANCADA - LABORATÓRIOS

LEGENDA:

- SINALIZADOR AUDIO VISUAL, PDI - ACIMA DA PORTA
- LUMINÁRIA DE SOBREPOR 10X10CM EM CAIXA DE PASSAGEM OCTOGONAL PARA 2 LED T8, TB / 1200M - 2X18W 127V
- LUMINÁRIA DE SOBREPOR 10X10CM EM CAIXA DE PASSAGEM OCTOGONAL PARA 2 LED T8, TB / 600M - 2X18W 127V
- LUMINÁRIA E-27 127V EM CAIXA DE PASSAGEM OCTOGONAL - EMBUTIDA NO TETO
- REFLETOR DE LED 50W 127V IP65 - INSTALADO NA PAREDE - CX 2X4" - H=220CM
- PULSADOR SINALIZADOR AUDIO VISUAL, PDI - H=40cm
- INTERRUPTOR 01 TEGULAS PARALELO 10A 250V - CX 2X4" H=110CM
- INTERRUPTOR 01 TEGULAS SIMPLES 10A 250V - CX 2X4" H=110CM
- INTERRUPTOR 02 TEGULAS PARALELO 10A 250V - CX 2X4" H=110CM
- INTERRUPTOR 03 TEGULAS PARALELO 10A 250V - CX 2X4" H=110CM
- CX PASSAGEM PAREDE 4X4" EM PVC DEBILIT COM TAMPA - H=30CM
- CX PASSAGEM PAREDE 2X4" EM PVC DEBILIT COM TAMPA - H=30CM
- LUMINÁRIA DE EMERGÊNCIA - INSTALADA NA PAREDE - CX 2X4" - H=220CM
- LUMINÁRIA DE EMERGÊNCIA - INSTALADA NO TETO
- MÓDULO TOMADA ALTA SIMPLES 2P+T 10A 127V - H=210CM
- TOMADA BAIXA 1 MÓDULO 2P+T 10A 127V - CX 2X4" H=30CM
- TOMADA BAIXA 2 MÓDULOS 2P+T 10A 127V - CX 2X4" H=30CM
- TOMADA BAIXA 3 MÓDULOS 2P+T 10A 127V - CX 2X4" H=30CM
- ELETRODUTO PVC FLEXÍVEL EMBUTIDO NO TETO
- ELETRODUTO PVC FLEXÍVEL EMBUTIDO NO PISO/PAREDE
- TUBO QUE SOBE (UNIFILAR)
- TUBO QUE DESCE (UNIFILAR)
- NEUTRO, FASE, RETORNO, TERRA

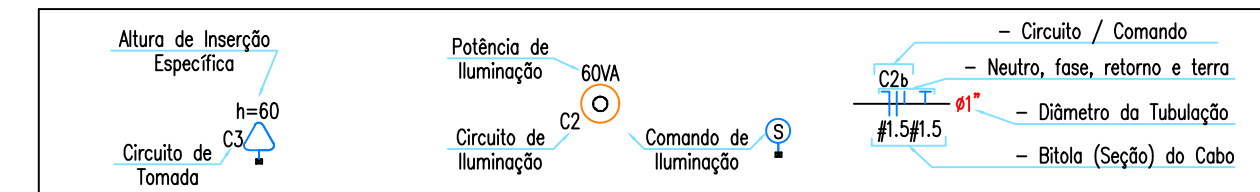

01	05/05/22	REVISÃO PLANTA LAYOUT ARQUITETUA	RANIEL
02	25/04/22	EMIÇÃO INICIAL	RANIEL

ESCOLA PADRÃO PMB
PREFEITURA MUNICIPAL DE BETIM
LOCAL: ICAIVERA

MAED CONSTRUÇÕES
CNPJ: 20.282.819/0001-04
Avenida Luiz Carlos Tello, 9083, 90833-120, Betim, Minas Gerais
maed@maedconstrucoes.com.br
(31)98660-1711

PROJETO ELÉTRICO
2º PAVIMENTO
SIMBOLOGIA E DETALHES

ESCALA:	FORMATO:	NOME ARQUIVO:	DATA:	FASE:	FOLHA:
IND.	AO	MAED-ELEICAIVERA-01.DWG	03/22	INICIAL	03/09