


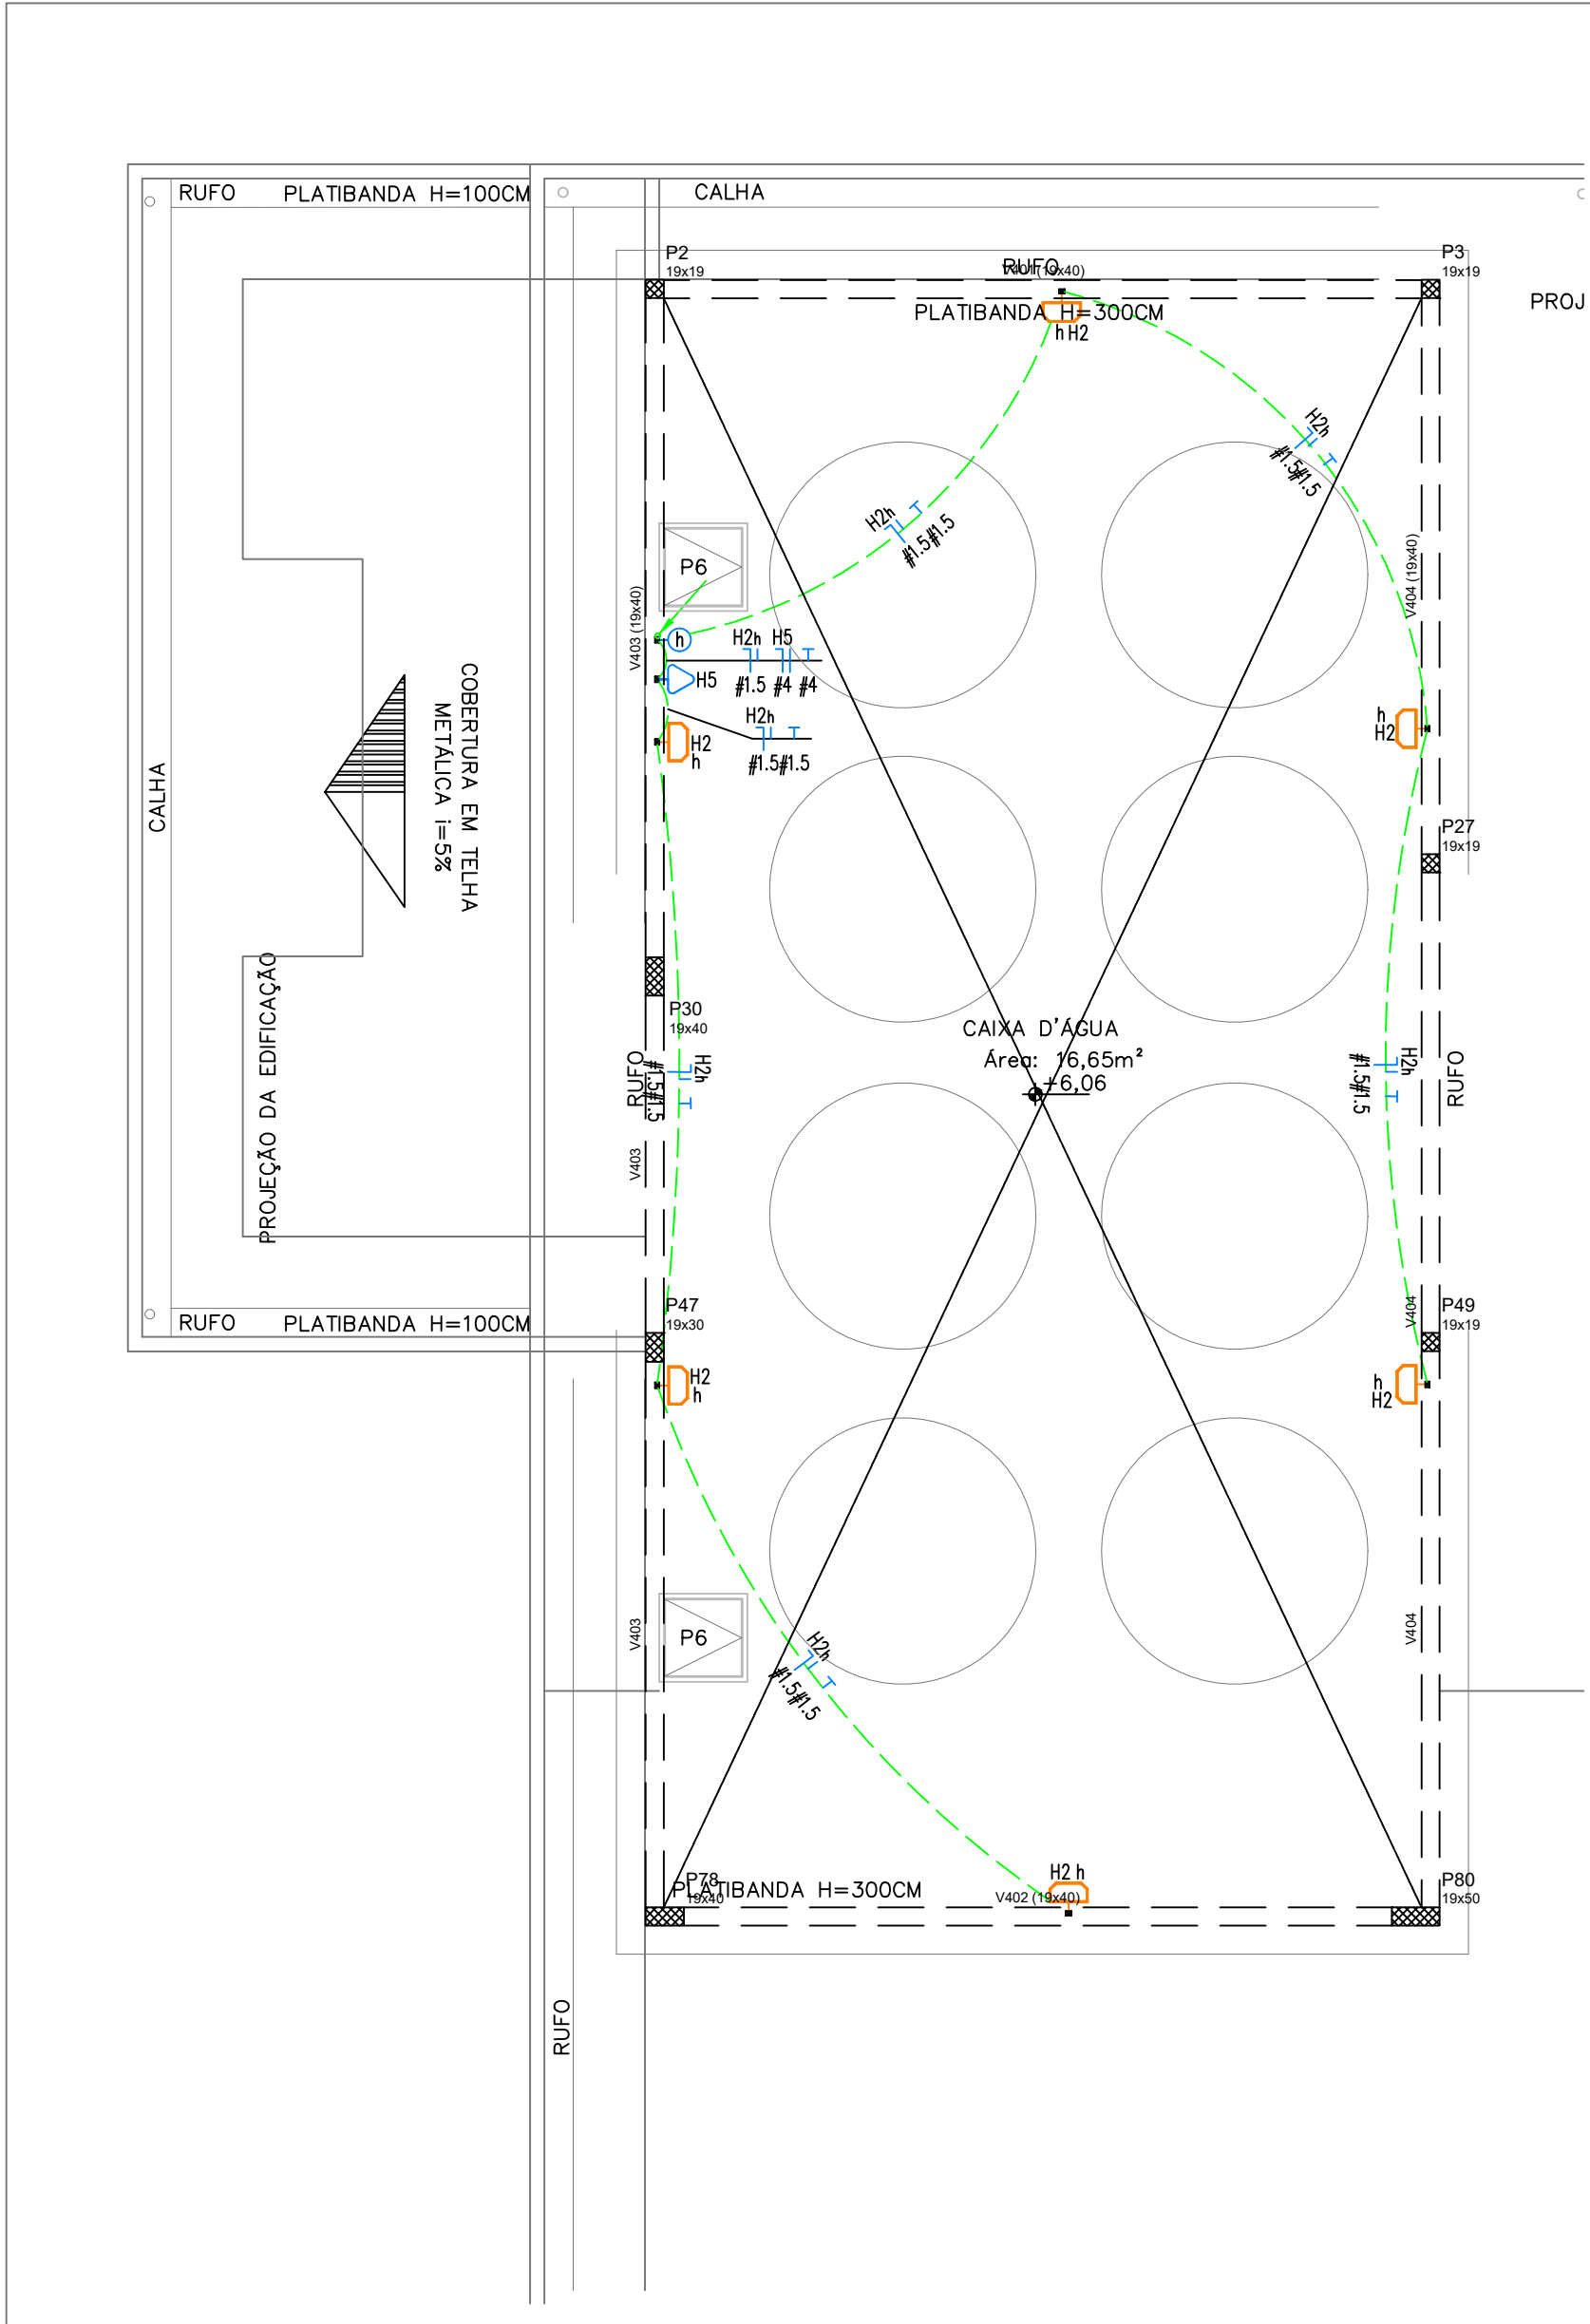


NOTA: ELETRODUTOS NÃO DIMENSIONADOS SERÃO DE 3/4"

CX D'ÁGUA


PROJETO ELÉTRICO

ESCALA 1: 75

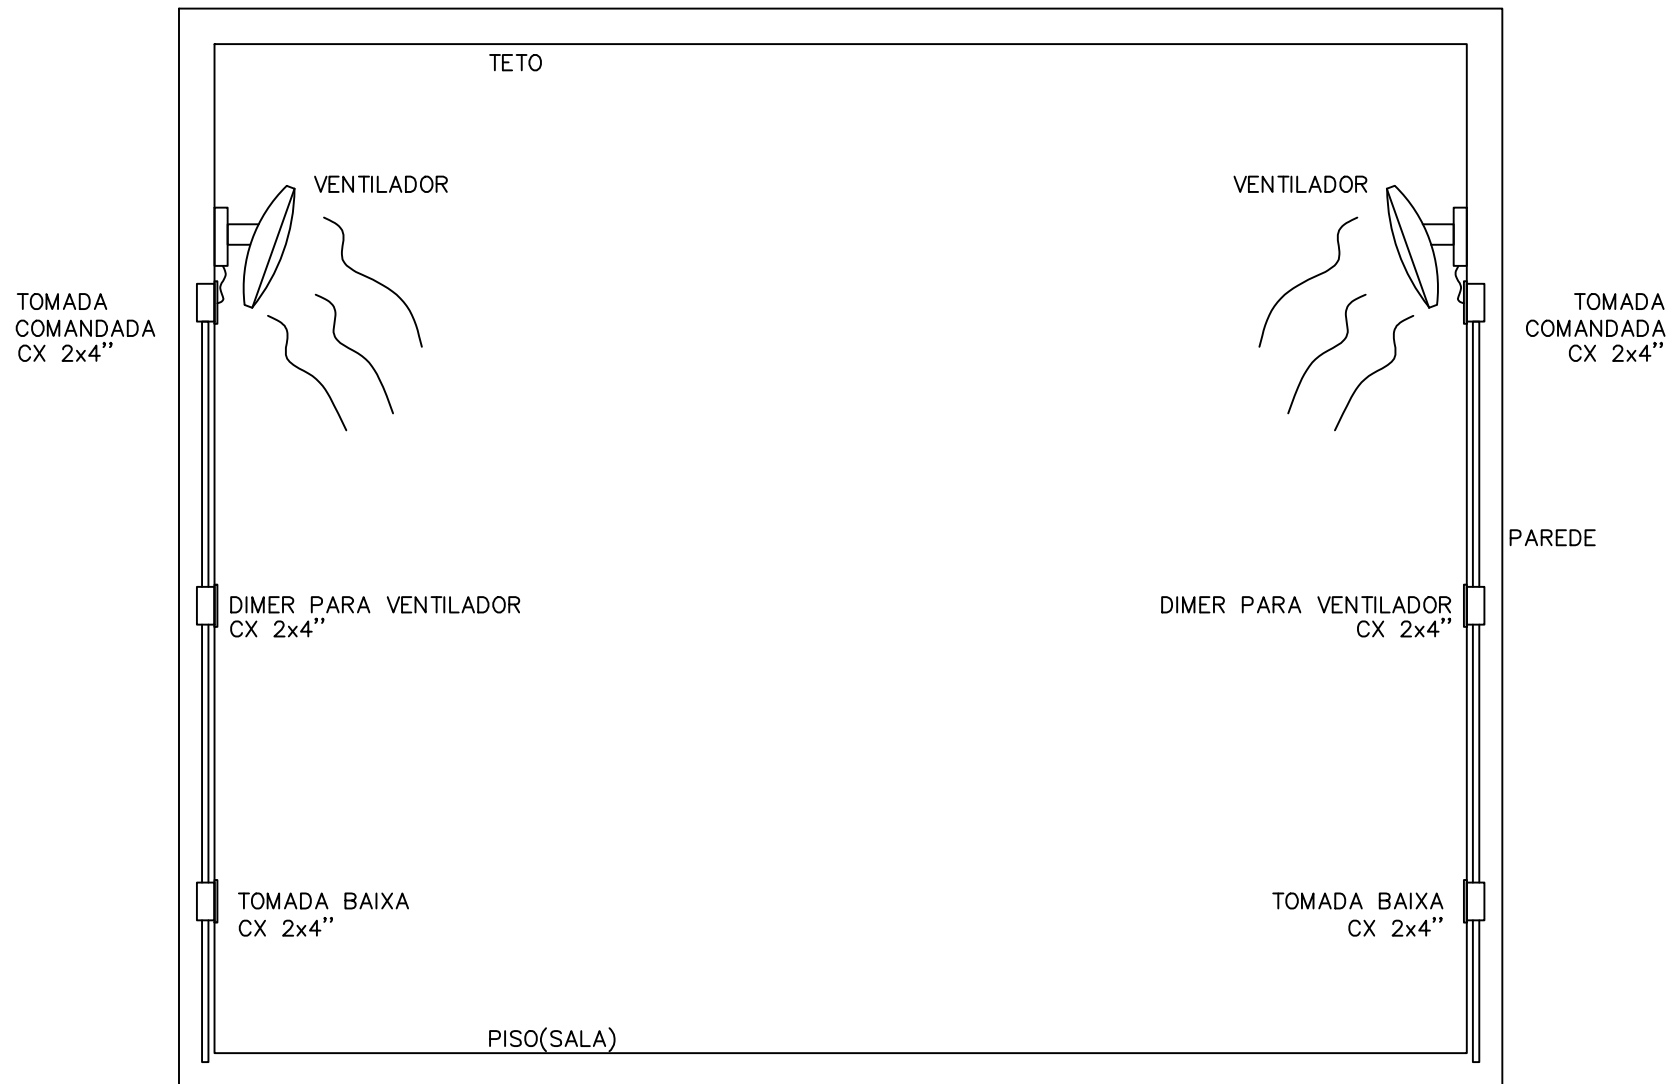

DETALHE 01 VENTILADOR

SEM ESCALA

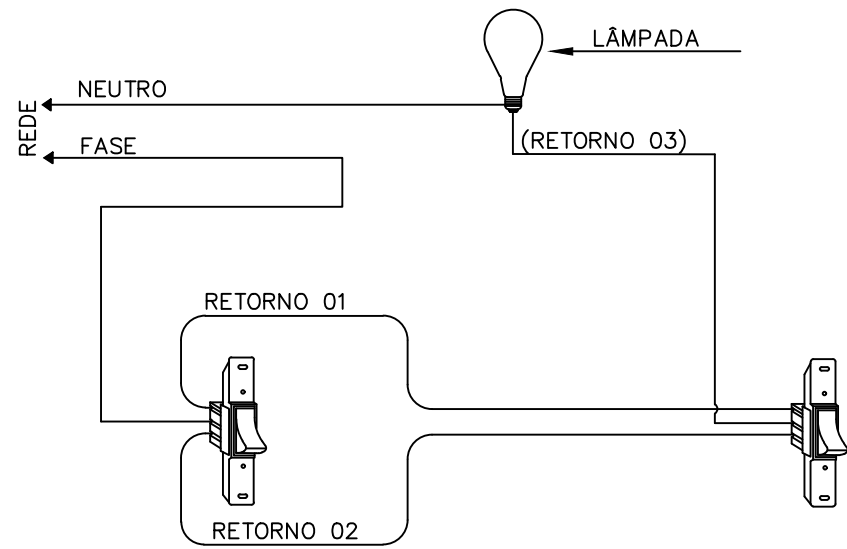


ESQUEMA TÍPICO DE LIGAÇÃO THREE-WAY

SEM ESCALA

LEGENDA:

- ARANDELA TIPO TARTARUGA COM BASE E27 + LÂMPADA DE LED 20W 127V - INSTALADO NA PAREDE - CX. 2X4" - H=220CM
- INTERRUPTOR 01 TECLAS SIMPLES 10A 250V - CX 2X4" H=110CM
- QUADRO COMBATE A INCÊNDIO
- CX PASSAGEM PAREDE 4X4" EM PVC EMBUTIR COM TAMPA - H=30CM
- TOMADA BAIXA 1 MÓDULO 2P+T 10A 127V - CX 2X4" H=30CM
- DUTO PEAD FLEXÍVEL CORRUGADO EMBUTIDO NO PISO
- ELETRODUTO PVC FLEXÍVEL EMBUTIDO NO PISO/PAREDE
- TUBO QUE DESCE (UNIFILAR)
- NEUTRO, FASE, RETORNO, TERRA

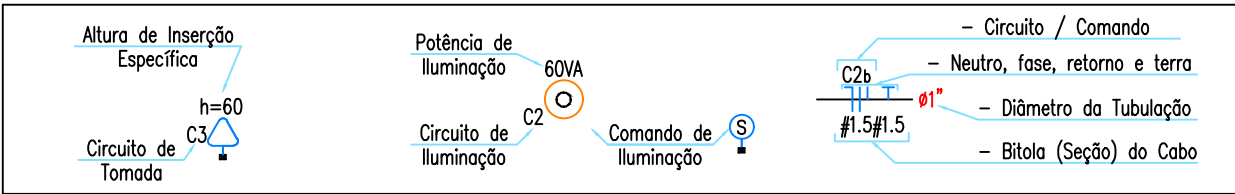

01	05/05/22	REVISÃO PLANTA LAYOUT ARQUITETUA		RANIEL
00	25/04/22	EMIÇÃO INICIAL		RANIEL
REV.	DATA	REVISÃO	VERIFICADO	
OBRA:				
ESCOLA PADRÃO PMB				
CLIENTE:			LOCAL:	
PREFEITURA MUNICIPAL DE BETIM			ICAIVERA	



MAED CONSTRUÇÕES
CNPJ: 20.282.819/0001-04
Avenida Juiz Marco Túlio Isaac, 9083
Parque das Indústrias, Betim/MG
mateus@maedconstrucoes.com.br
(31)98660-1711

RESP TÉCNICO
ENGENHEIRO CIVIL
RANIEL FAGNER CARVALHO
CREA 208.780/O

CONTEÚDO:	COORDENADOR:
PROJETO ELÉTRICO	RANIEL
CX D'ÁGUA	DESENHISTA:
PROJETO ELÉTRICO	RANIEL
SIMBOLOGIA E DETALHES	PROJETO:

ESCALA:	FORMATO:	NOME ARQUIVO:	DATA:	FASE:	FOLHA:
IND.	A1	MAED-ELE.ICAIVERA-R01.DWG	03/22	INICIAL	04/09

Verificar ao lado se o desenho foi plotado na escala correta

0 1 2 5cm

Para preservar a configuração correta das penas e garantir a melhor visualização dos desenhos, plotar sempre o arquivo PDF no modo colorido.