



PLANTA BAIXA REDE DE ESGOTO SANITÁRIO - TÉRREO

Escala 1 : 50

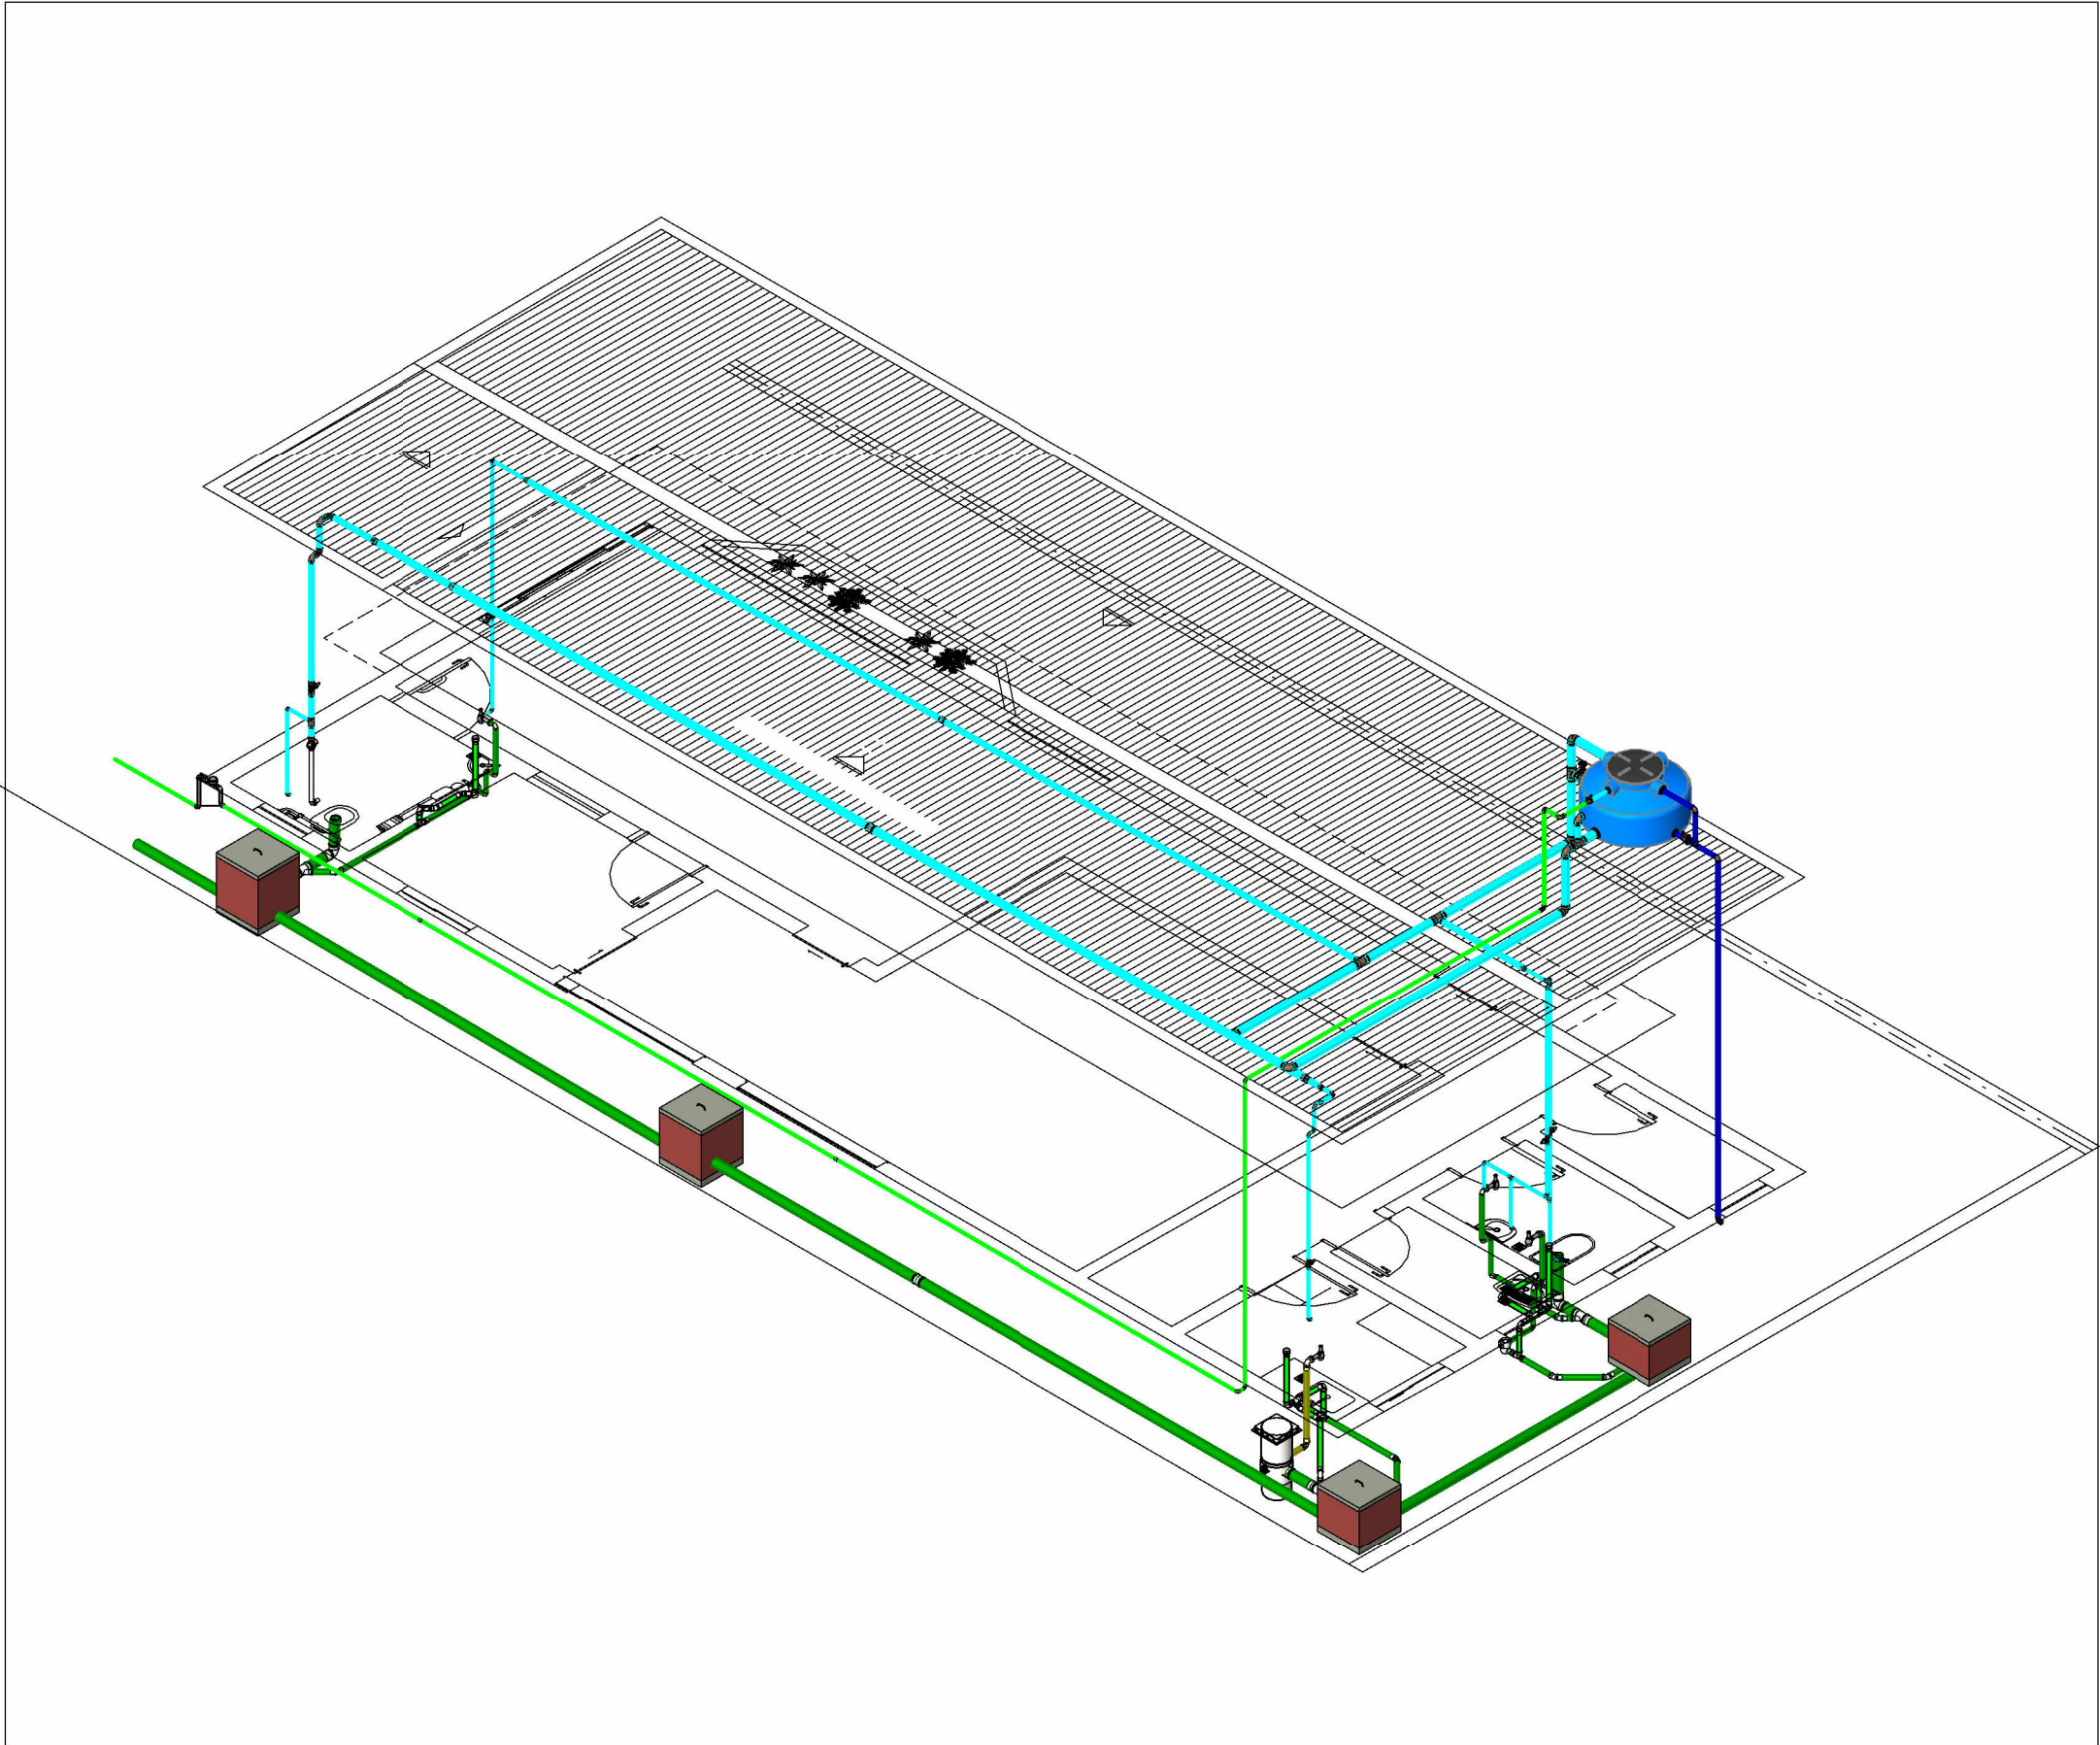


PERSPECTIVA 3D

Escala

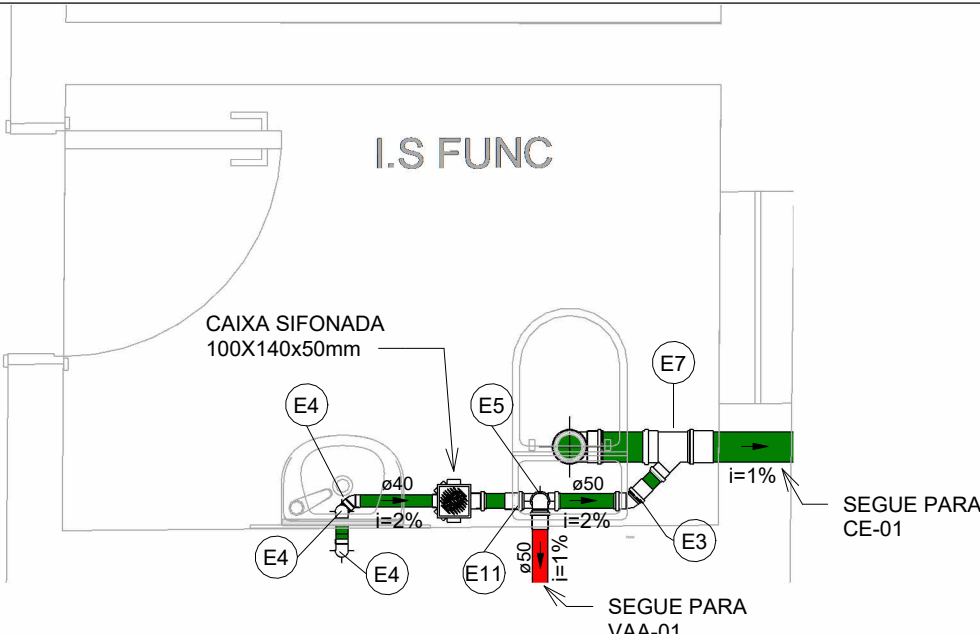


SAN-01

Escala 1 : 25

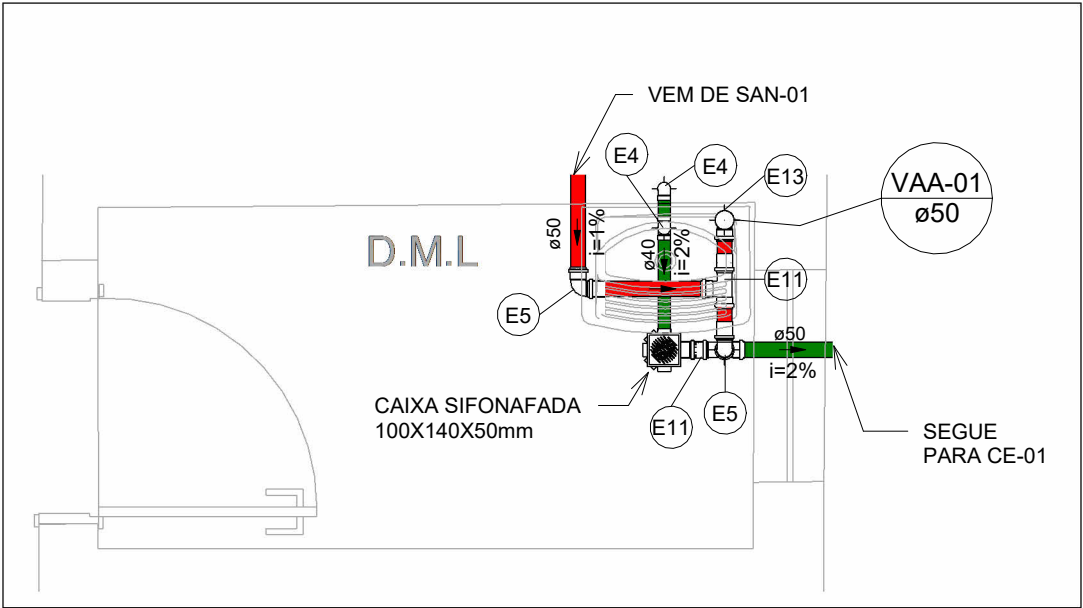


SAN-02

Escala 1 : 25

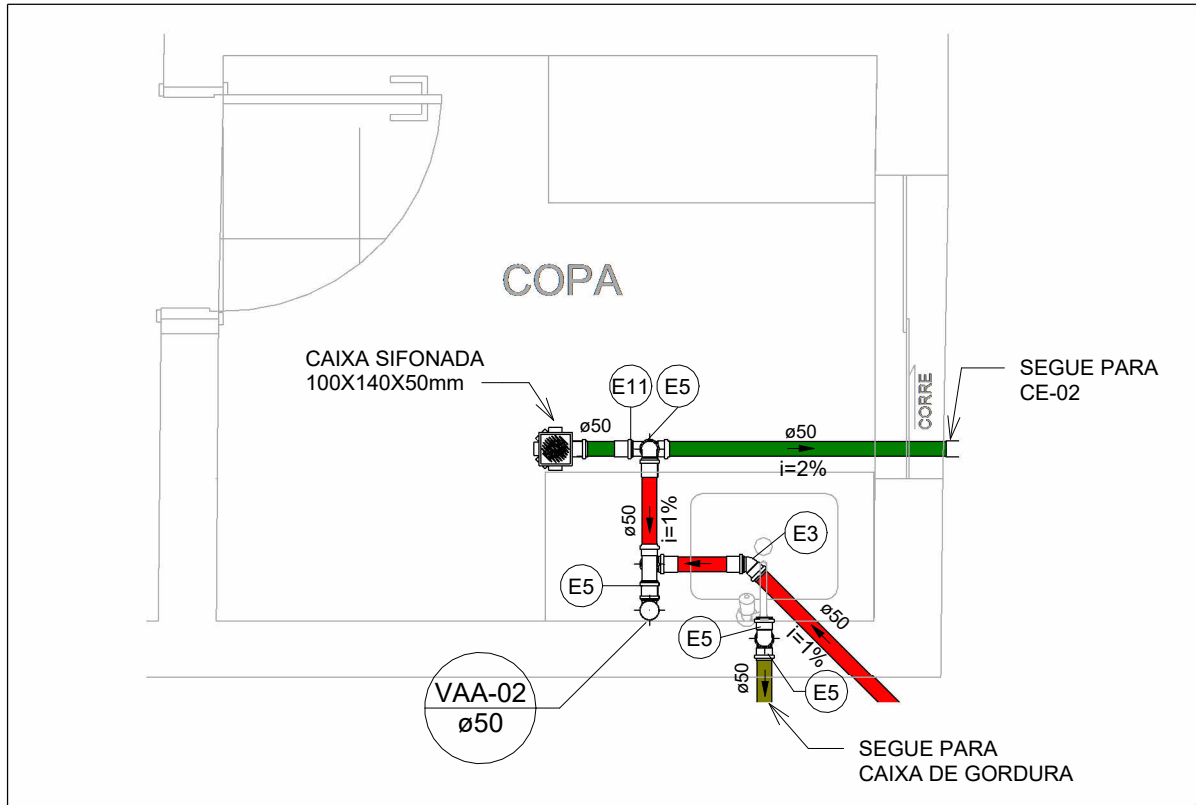


SAN-03

Escala 1 : 25

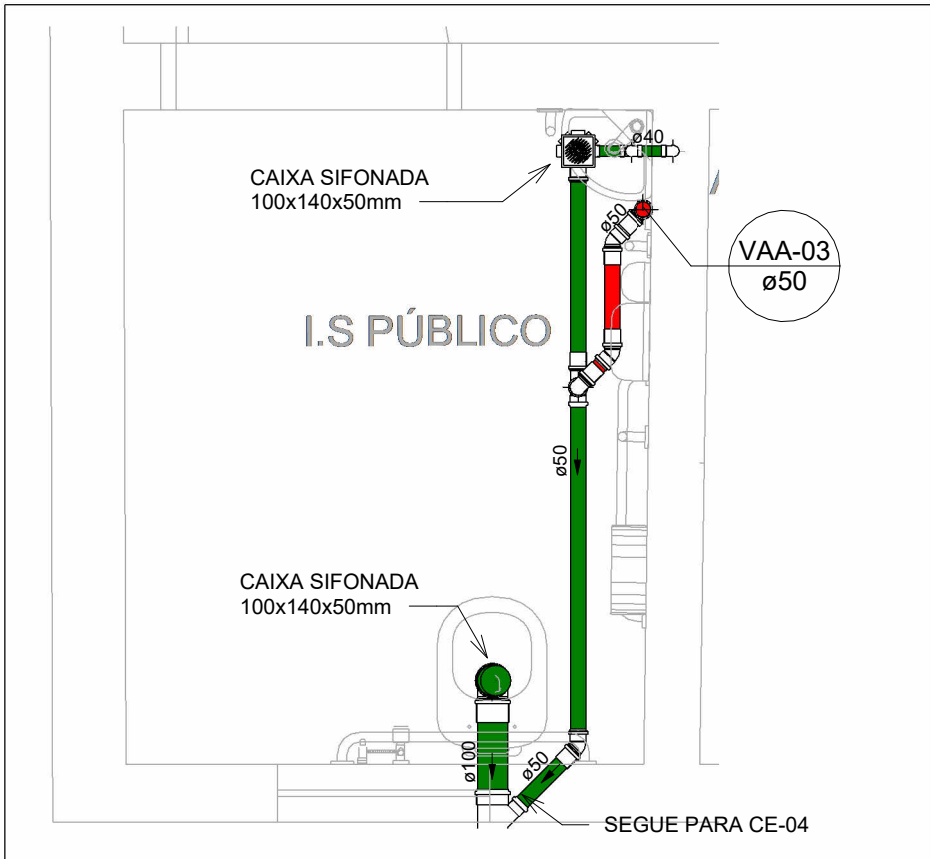


SAN-04

Escala 1 : 25

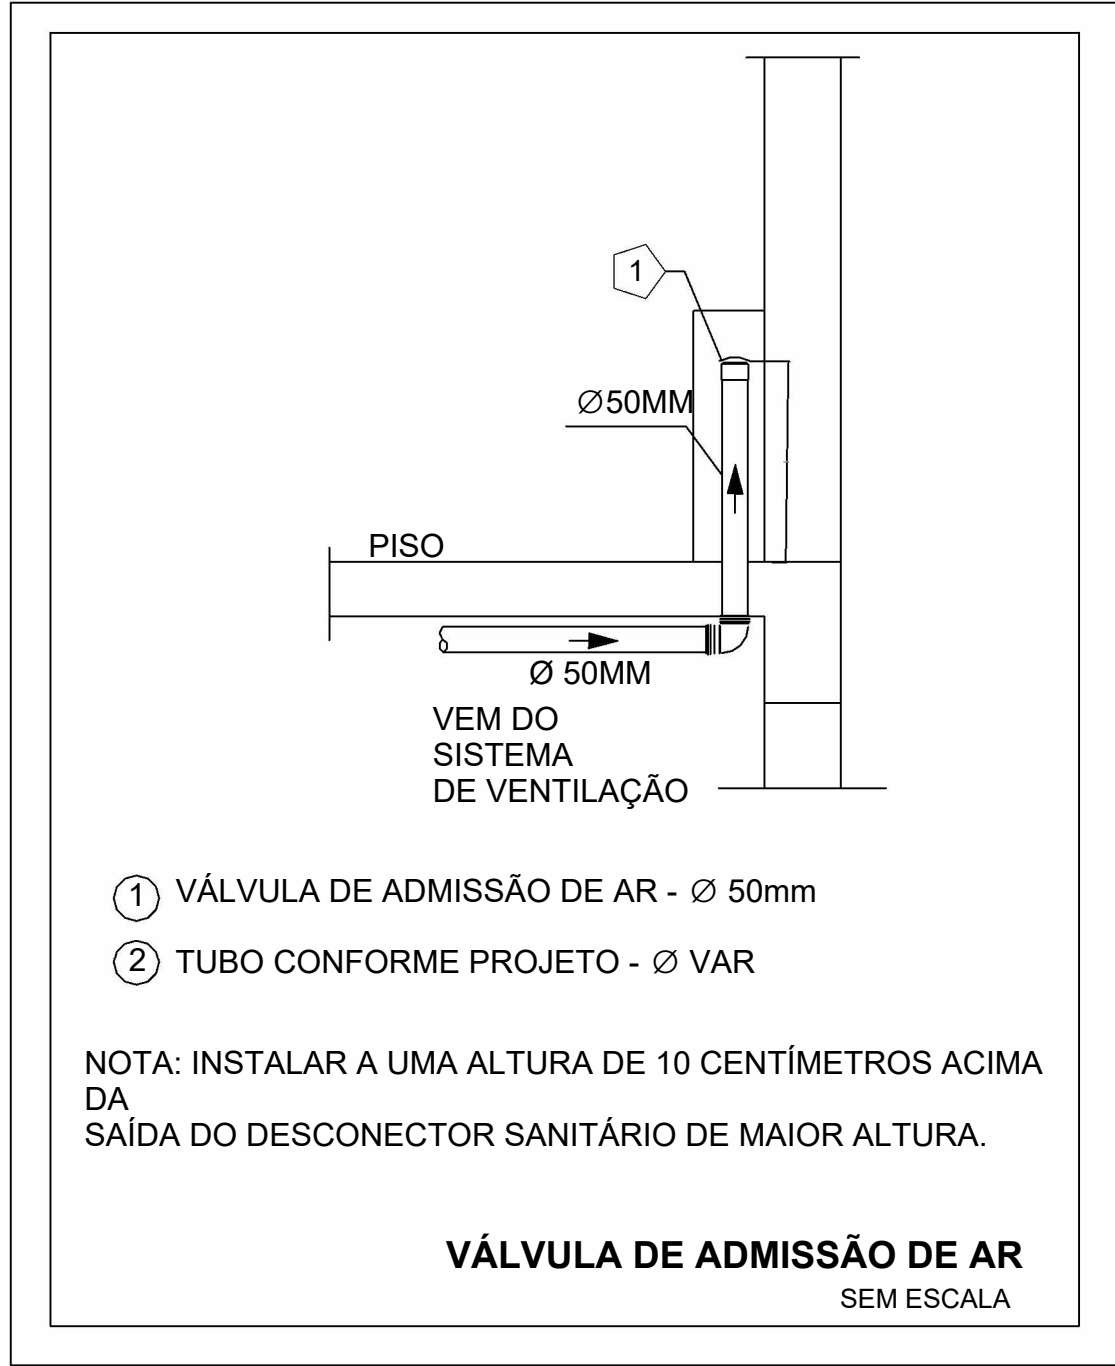

Conexões - Esgoto		
Descrição	Item	
Anel de vedação para Vaso Sanitário	E1	
Joelho 45° 40mm, Esgoto Série Normal - TIGRE	E2	
Joelho 45° 50mm, Esgoto Série Normal - TIGRE	E3	
Joelho 90° 40mm, Esgoto Série Normal - TIGRE	E4	
Joelho 90° 50mm, Esgoto Série Normal - TIGRE	E5	
Joelho 90° 100mm, Esgoto Série Normal - TIGRE	E6	
Junção Simples 100 x 50mm, Esgoto Série Normal - TIGRE	E7	
Luva de Correr 100mm, Esgoto Série Normal - TIGRE	E8	
Luva Simples 50mm, Esgoto Série Normal - TIGRE	E9	
Luva Simples 100mm, Esgoto Série Normal - TIGRE	E10	
Tê 50 x 50mm, Esgoto Série Normal - TIGRE	E11	
Tê 100 x 50mm, Esgoto Série Normal - TIGRE	E12	
Válvula de Admissão de Ar (VAA - DN50)	E13	

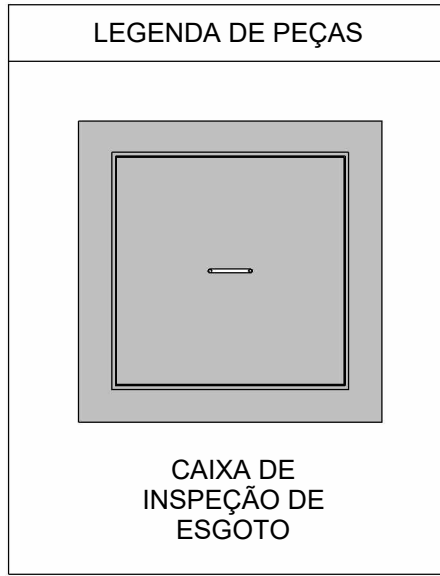

LEGENDA DE TUBULAÇÃO	
CORES	
—	Esgoto - Sanitário
—	Esgoto - Gordura
—	Esgoto - Ventilação

NOTAS

- DIÂMETRO DAS TUBULAÇÕES EM mm E COTAS EM cm;
- TODA TUBULAÇÃO DE ÁGUA FRIA SERÁ EM PVC SOLDÁVEL; TODA TUBULAÇÃO DE ESGOTO SERÁ EM PVC RÍGIDO SANITÁRIO;
- TODAS AS CAIXAS DE PASSAGEM DE ESGOTO SANITÁRIO DEVERÃO SER DEVIDAMENTE VEDADAS E SUAS TAMPAS DEVERÃO SER DE FÁCIL REMOÇÃO, A FIM DE PERMITIR FUTURAS MANUTENÇÕES E LIMPEZAS;
- AS TUBULAÇÕES HORIZONTAIS DE ÁGUA FRIA DEVEM SER INSTALADAS COM UMA LEVE DECLIVIDADE, TENDO EM VISTA REDUZIR O RISCO DE FORMAÇÃO DE BOLHAS DE AR EM SEU INTERIOR;
- AS TUBULAÇÕES DE ÁGUA FRIA DEVERÃO SER DESVIADAS PARA NÃO COMPROMETER A ESTRUTURA EXISTENTE
- O ESPAÇAMENTO MÍNIMO ENTRE SUPORTES P/ FIXAÇÃO DE TUBULAÇÕES HORIZONTAIS SERÁ: - TUBOS DE Ø150mm: 2,30m; - TUBOS DE Ø100mm: 1,80m; - TUBOS DE Ø75mm E INFERIORES: 1,5m;
- QUANDO NÃO INDICADO DE OUTRA FORMA AS DECLIVIDADES MÍNIMAS DEVERÃO SER: - TUBULAÇÕES COM DIÂMETRO NOMINAL IGUAL OU INFERIOR A 75mm: 2%; - TUBULAÇÕES COM DIÂMETRO NOMINAL IGUAL OU SUPERIOR A 100mm: 1%; - TUBULAÇÕES DE VENTILAÇÃO: 1%;
- A TUBULAÇÃO DE ESGOTO SANITÁRIO SEGUIRÁ PARA LIGAMENTO EM REDE PÚBLICA, A POSIÇÃO E COTA DE FUNDO DA MESMA DEVERÃO SER AFERIDAS IN LOCO;
- AS TUBULAÇÕES DE ÁGUA FRIA DESVIADAS NO TETO PRECISARÃO DE UM FECHAMENTO PARA NÃO FICAR APARENTES NO INTERIOR DA EDIFICAÇÃO
- PARA DEMAIS INFORMAÇÕES E ANÁLISES, CONSULTAR MEMORIAL DESCRITIVO DO PROJETO.

REVISÃO	DESCRIÇÃO	TIPO	ELABORADO	VERIFICADO	DATA
00	EMISSIONAL INICIAL	B	FGO	JGO	10/2023

TIPOS DE EMISSÃO

A - PRELIMINAR
B - PARA APROVAÇÃO
C - PARA CONHECIMENTO

D - PARA COTAÇÃO
E - PARA CONSTRUÇÃO
F - CONFORME COMPRADO

G - CONFORME CONSTRUÍDO
H - CANCELADO

OBJETIVA

PROJETOS E SERVIÇOS

OBJETIVA PROJETOS E SERVIÇOS

AVENIDA BARÃO HOMEM DE MELO, 3280 - NOVA GRANADA
BELO HORIZONTE - MG - CEP: 30.494-080
TEL.: (31) 3347.4405 / (31) 3347.7079 / (31) 3571.1920
EMAIL: contato@grupoprojetosengenharia.com.br

PREFEITURA MUNICIPAL DE IBIRITÉ

RUA ARTHUR CAMPOS, 906 - ALVORADA - IBIRITÉ - MG - CEP.: 32400-538
CONTATO: (31) 3079-6000

FARMÁCIA DE TODOS LAGO AZUL

RUA CARAMURU, Nº18, BAIRRO LAGO AZUL, CIDADE IBIRITÉ - MG

PROJETO HIDROSSANITÁRIO

AUTORIA DO PROJETO: JULIANA GONÇALVES OLIVEIRA
CREA - 239787/D

CONTRATANTE DO PROJETO: PREFEITURA MUNICIPAL DE IBIRITÉ

DATA: OUTUBRO/2023

ESCALA: INDICADA

CÓDIGO: PRJ-HDS

TÍTULO DOS DESENHOS: PLANTA BAIXA REDE DE ESGOTO SANITÁRIO - TÉRREO
DETALHES SANITÁRIOS
DETALHE CONSTRUÍDO

PRANCHA: 01/04

DIREITOS AUTORAIS RESERVADOS. PROIBIDO REPRODUÇÃO, DIVULGAÇÃO OU ALTERAÇÃO SEM ORDEM EXPRESSA DO AUTOR.

TÍTULO DO ARQUIVO: PRJ-EXE-HDS-IBT-FTLA-0101-REV00