

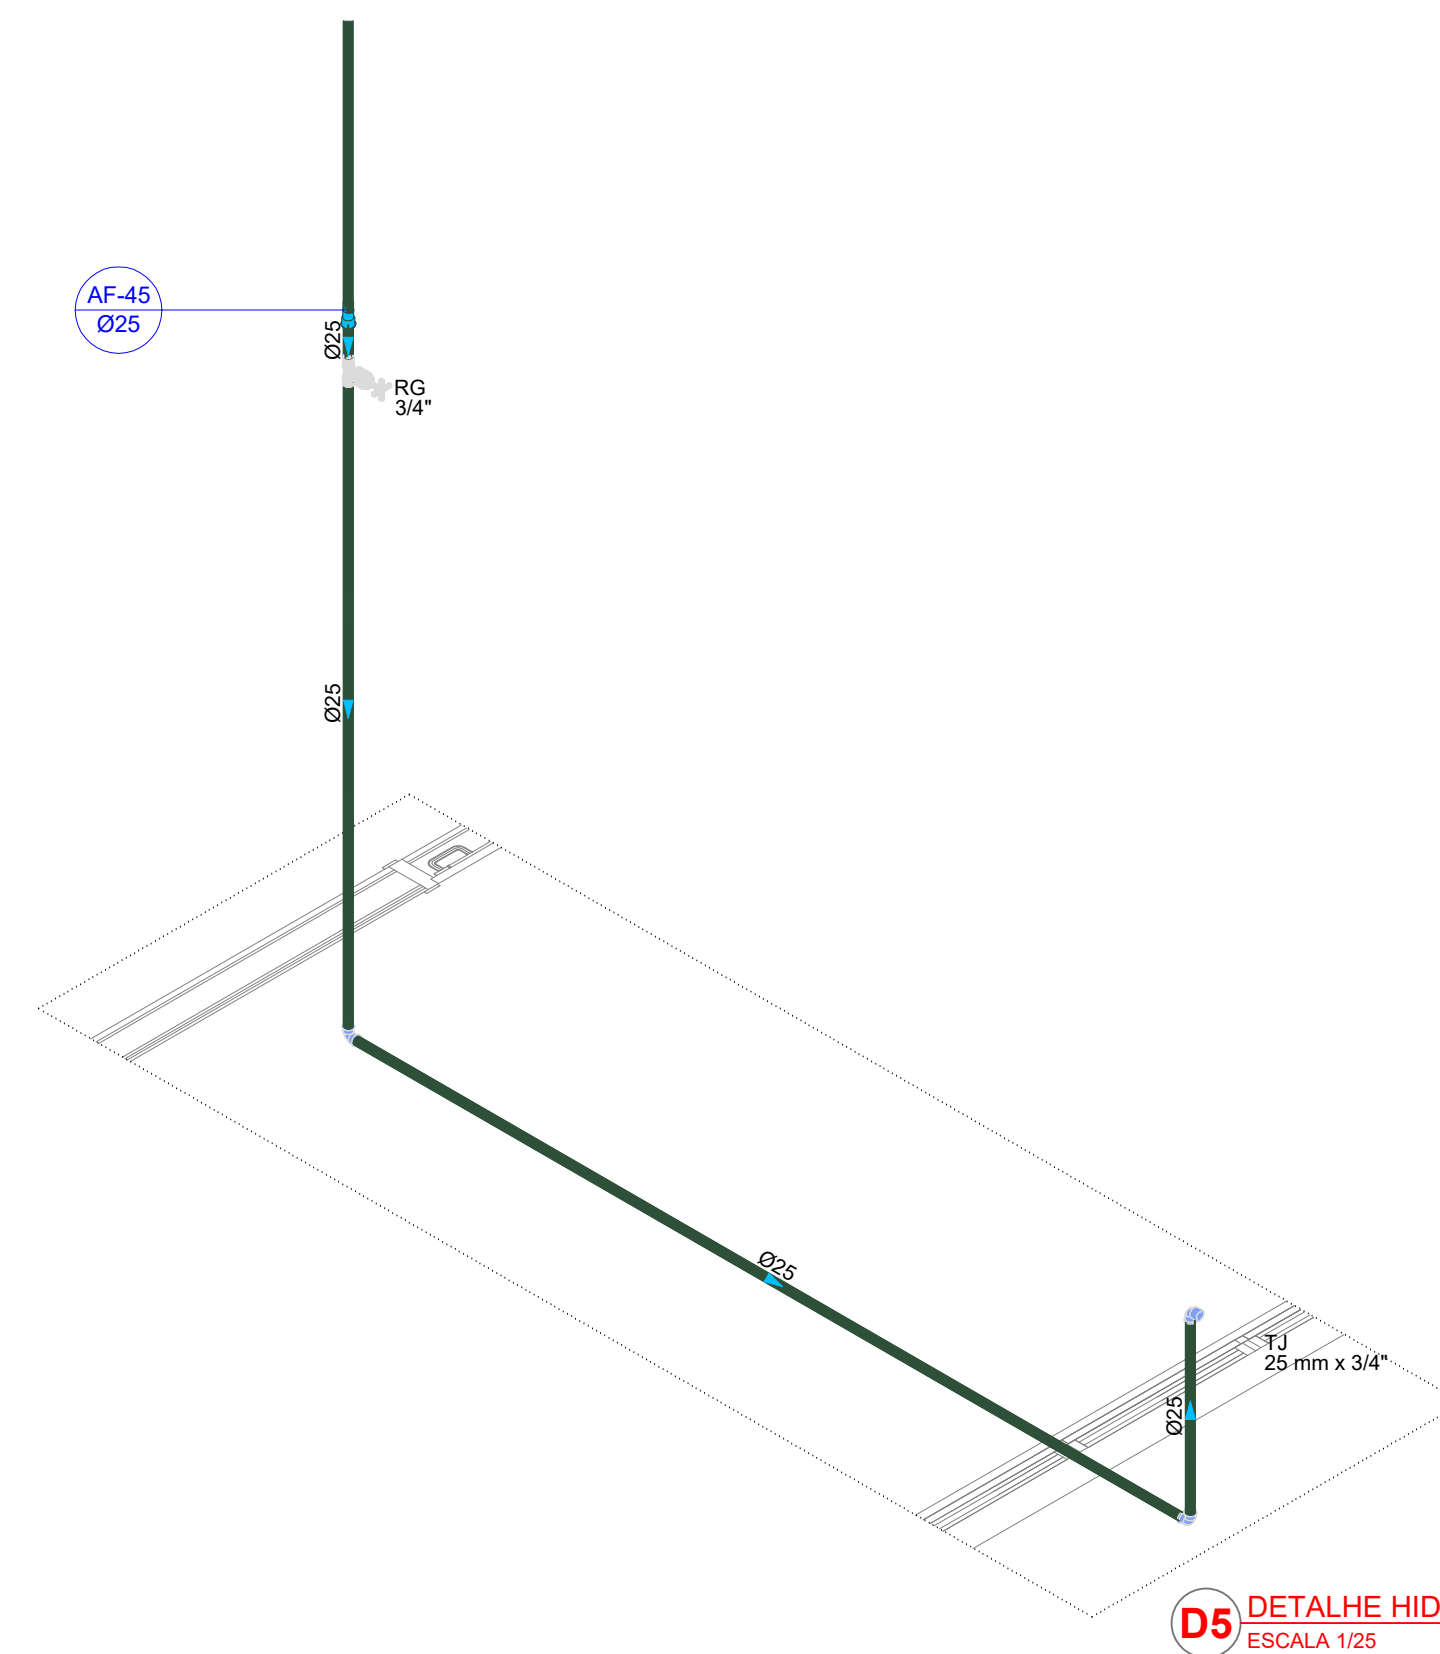
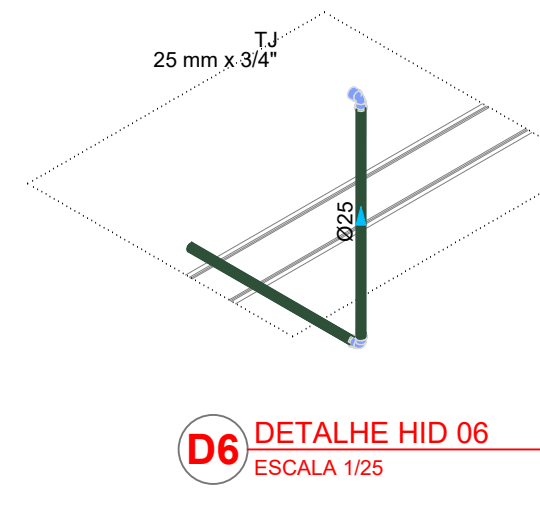
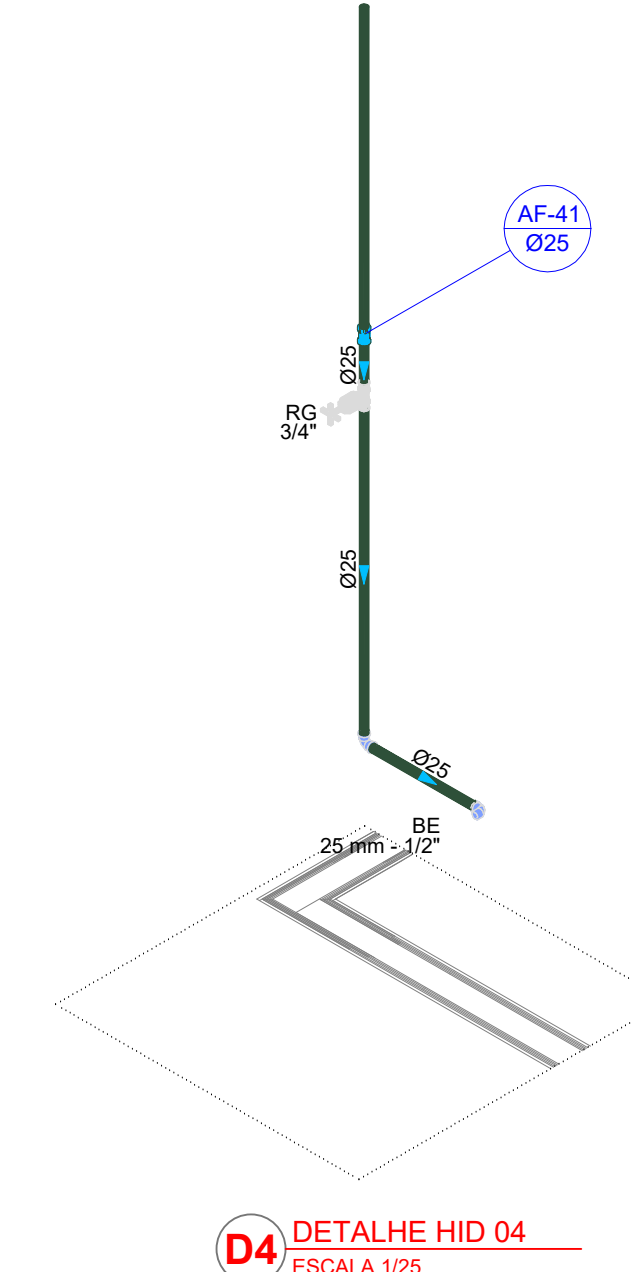


2 PLANTA BAIXA FORRO  
ESCALA 1:50

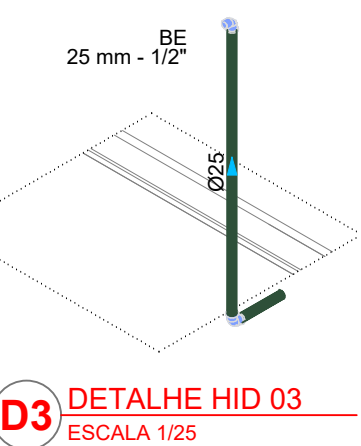

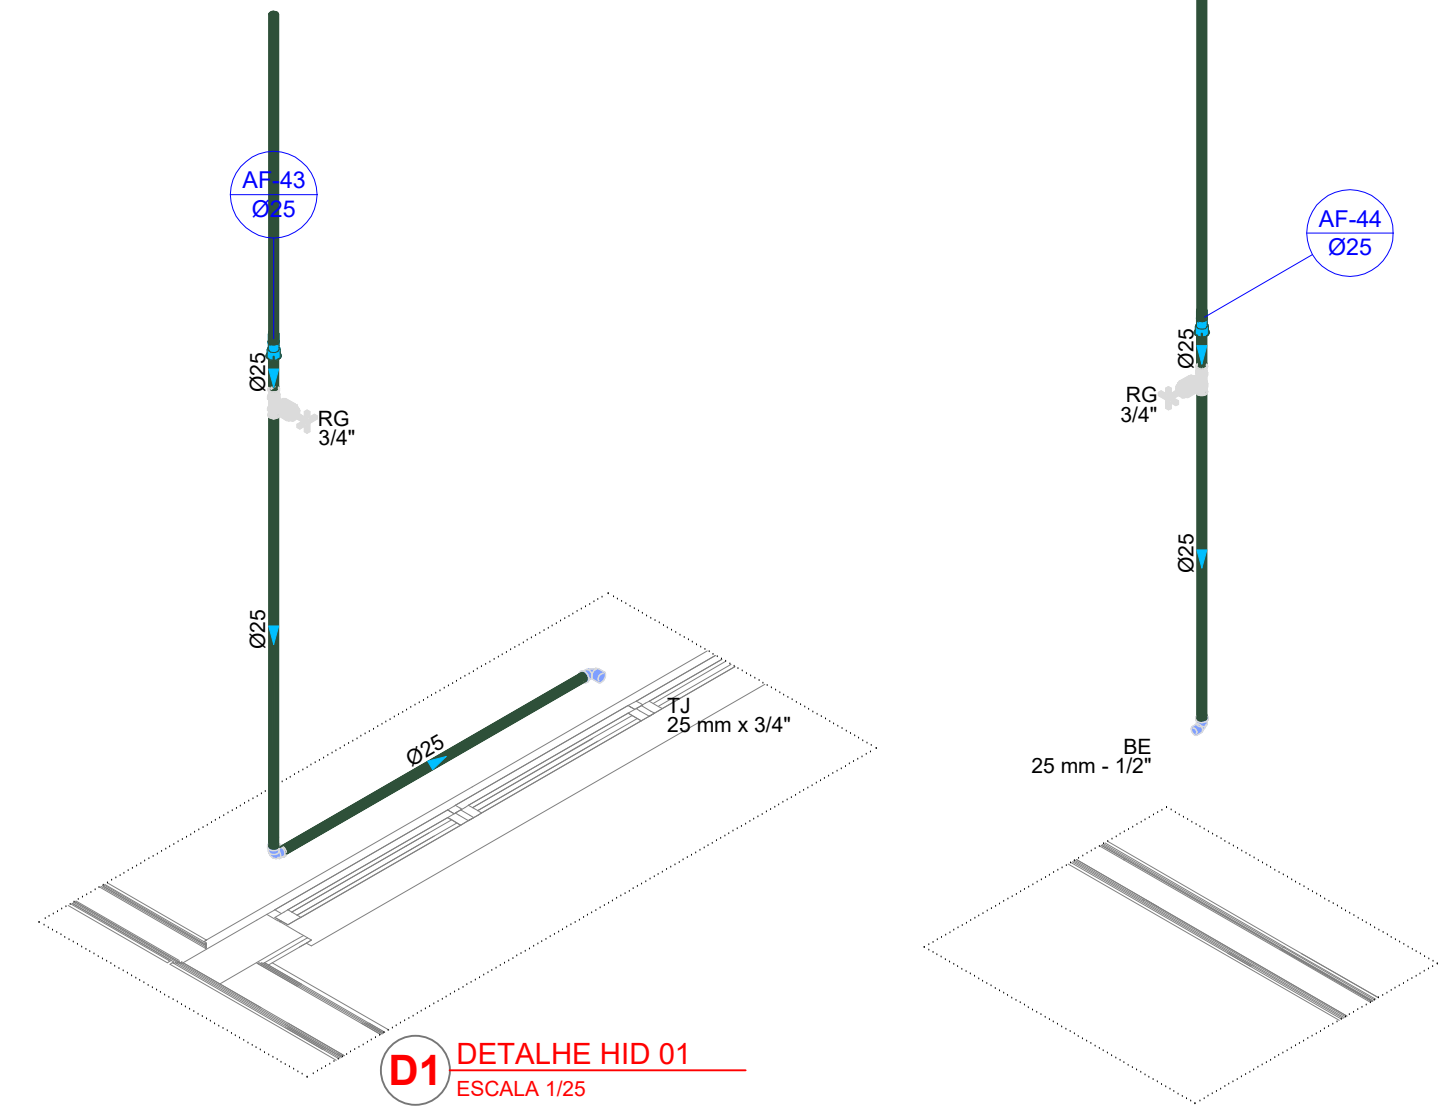

Legenda de condutas - TERREO	
Agua fria	
Alimentação	

Legenda - TERREO	
Alimentador Predial	
Hidômetros	
Registro bruto gaveta ABNT cPVC soldável	
Registro bruto gaveta Industrial cPVC soldável	
Registro de gaveta cilíndrica cromada cPVC soldável	
Registro de pressão c/ canoleta cromada	
Valvula de descarga duo cPVC soldável	

Legenda das indicações - TERREO	
BE	Bebedouro com pelho de 90° - 25 mm - 1/2"
CH	Chuveiro - 25mm x 3/4"
DH	Ducha Higienica com Joelho de 90° - 25 mm x 1/2"
HIDRÔMETRO	Hidômetros - cavalete 3/4"
LV	Lavatório com pelho de 90° - 25 mm - 1/2"
PA	Plia de cozinha com pelho de 90° - 25 mm - 3/4"
TJR	Tanque de lavar com pelho de 90° - 25 mm - 3/4"
TJ	Torneira de Jardim com TJ 90° - 25 mm x 3/4"
TJ	Torneira de Jardim com pelho 90° - 25 mm x 3/4"
V9	Vaso Sanitário com valvula de descarga - 1 1/2"

03	JANEIRO/2025	Revisão geral da disciplina conforme a atualização da arquitetura. Redimensionamento dos pontos de água fria, esgoto cloacal e pluvial para adequação da arquitetura e novo layout. Atendimento a NBR 5626/2020
02	JANEIRO/2017	Atendimento à NBR 9050/2015; Alteração: quadro de áreas, fechamento frontal, sanitários 1 e 2, altura da plataforma, mobiliário e equipamento, altura da cerâmica nos sanitários, cor dos portões dos solares e altura da porta PA4. Acréscimo: grade e quadro de cargas no canteiro d'água, de duchas higienicas e escaninhos pré-escola. Alteração paredes - shaft para tubulação hidráulica e detalhamento; alteração da altura da plataforma.
01	AGOSTO/2016	
N°	DATA	DESCRIÇÃO
CONTROLE DE REVISÕES		



**PROJETO PADRÃO - FNDE**

PROPRIETÁRIO: MUNICÍPIO DE IBIRITÉ - CNPJ 18.715.490/0001-78 - Representante: DINIS PINHEIRO

ENDEREÇO: RUA ALCEDINA, Nº450 - JATOBÁ

MUNICÍPIO - UF: IBIRITÉ/MG

PROPRIETÁRIO:

RESP. TÉCNICO: CAU / CREA

AUTOR DO PROJETO: CAU / CREA

APROVAÇÕES

CAU / CREA

PREFEITURA / RA

OBSERVAÇÕES:

**CRECHE PRÉ-ESCOLA TIPO 2**  
**PROJETO DE ÁGUA FRIA**

COORDENAÇÃO	PLANTA DE LANÇAMENTO DA REDE	HAF
CGEST - Coordenação Geral de Infraestrutura Educacional	PLANTA BAIXA FORRO	
	DIAGRAMAS ISOMÉTRICOS	
REVISÃO	ESCALA	PRANCHAS
R.00	1:50 e 1:25	
R.01		
R.02	DATA EMISSÃO	
	JAN/2025	
FORMATO		
(A0 841x1189)		

02/05