




3 PLANTA BAIXA COBERTURA  
ESCALA 1/50

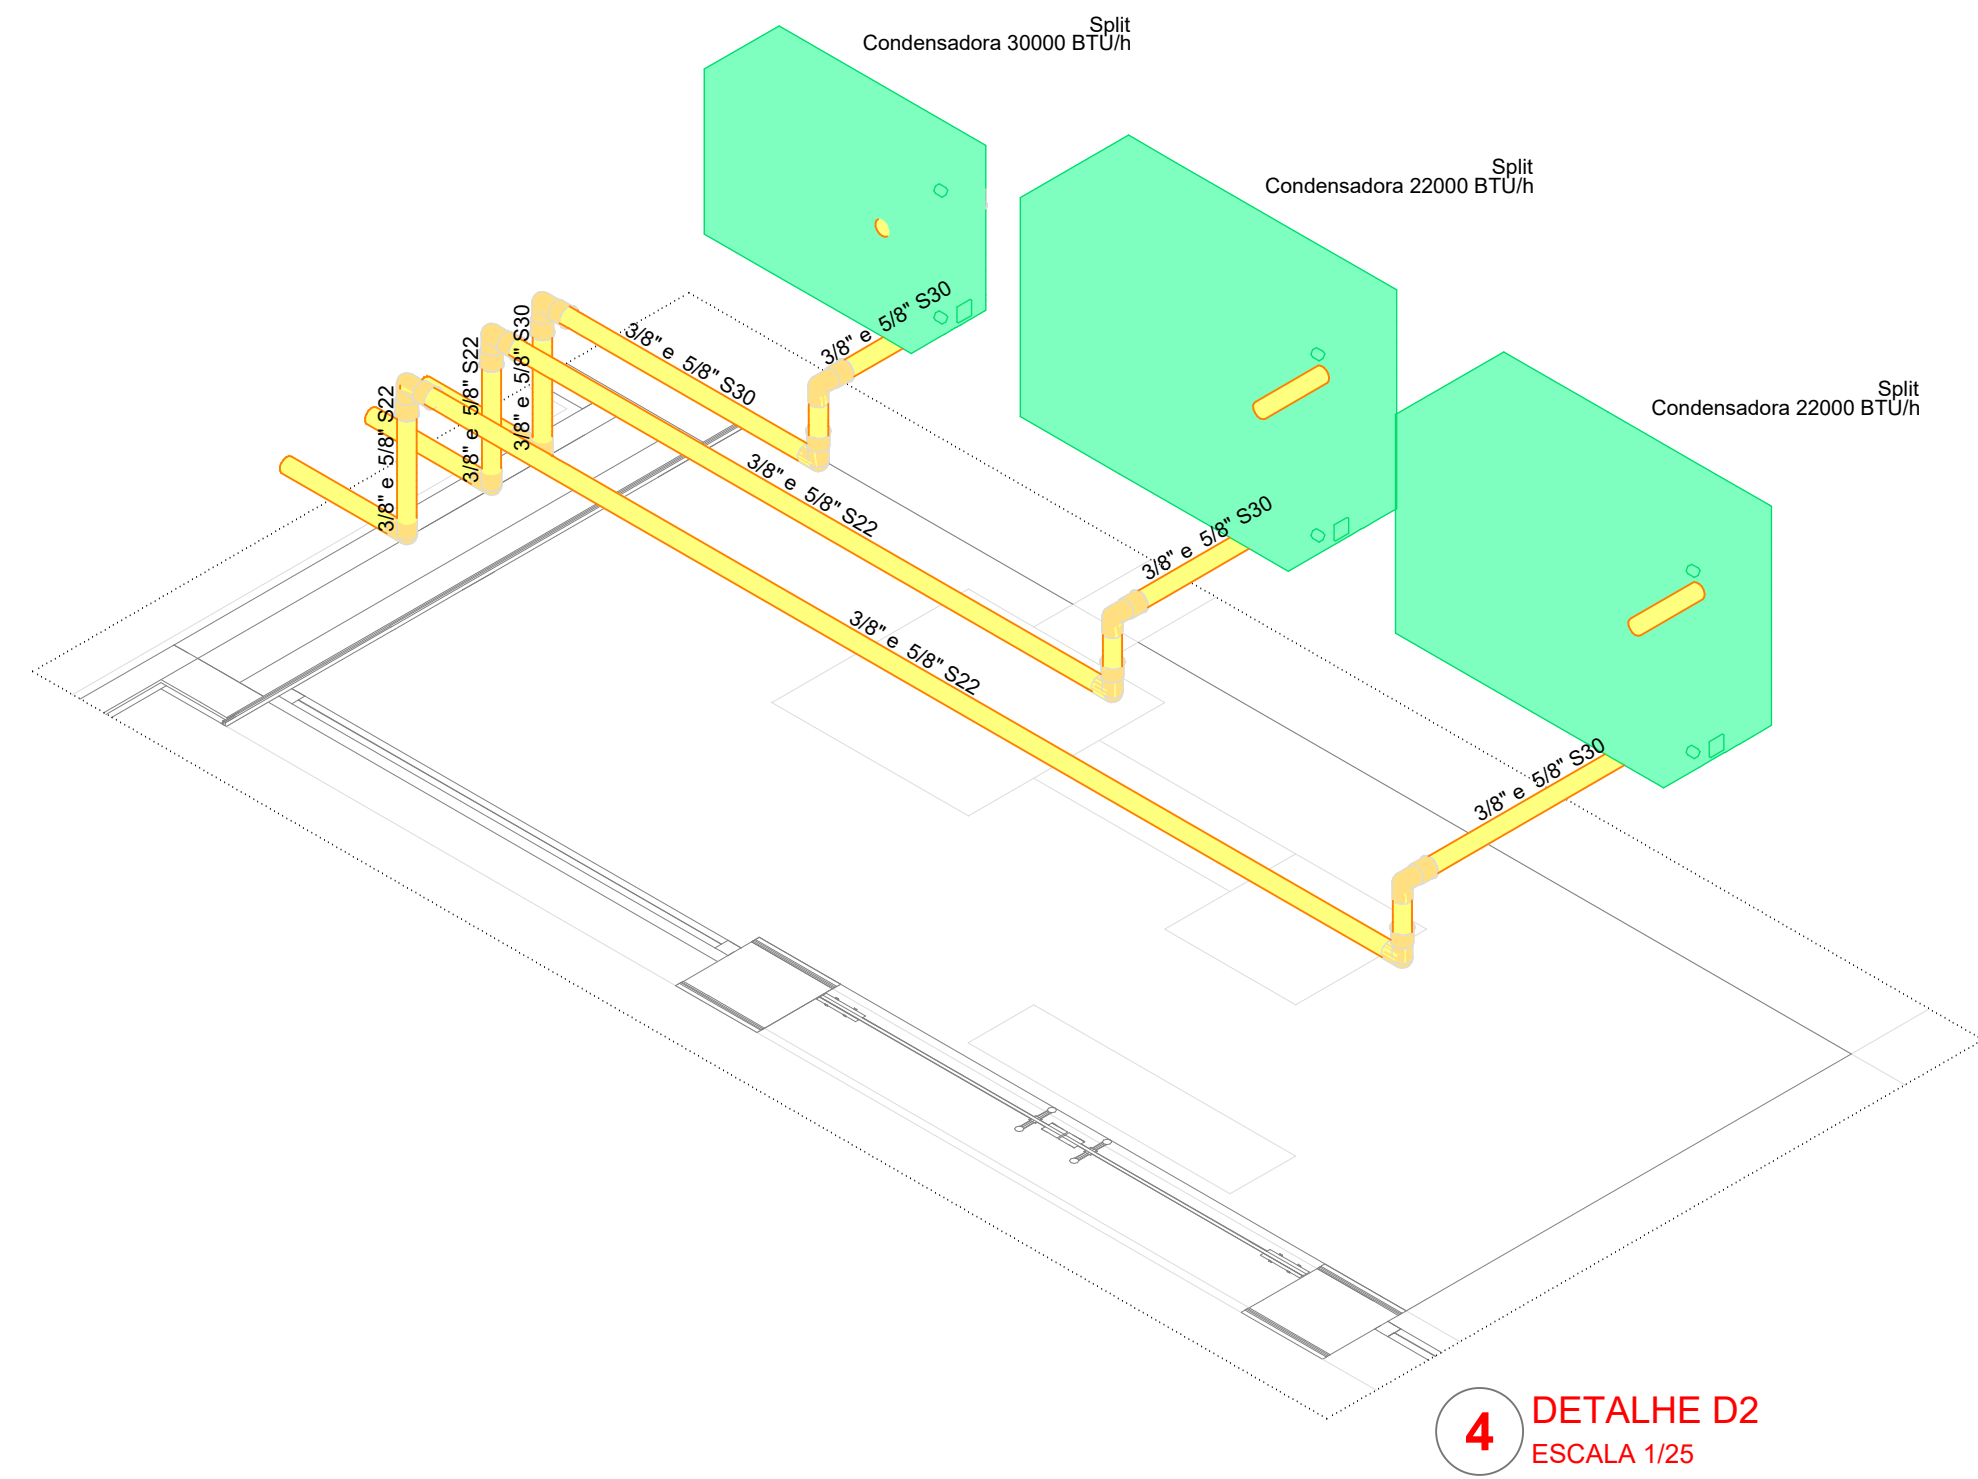


4 DETALHE D2  
ESCALA 1/25

Legenda das indicações - TERREO  
Split - Evaporadoras Split - Evaporadora 22000 BTU/h  
Split - Evaporadoras Split - Evaporadora 30000 BTU/h

Legenda - TERREO  
Evaporadora split 22000 BTU/h  
Evaporadora split 30000 BTU/h

03	JANEIRO/2025	Revisão geral da disciplina conforme a atualização da arquitetura. Redimensionamento dos pontos de água fria, esgoto cloacal e pluvial para adequação da arquitetura e novo layout. Atendimento a NBR 5626/2020
02	JANEIRO/ 2017	Atendimento à NBR 9050/2015: Alteração: quarto de banho, fechamento frontal, sanitários 1 e 2, altura da pia, mobiliário e equipamento, altura da cerâmica nos sanitários, cor dos portões dos solares e altura da porta PAK; Acrescentar: grade e quadra de drenagem no canteiro d'água, de torção hidráulica e sanitários pré-encaixados.
01	AGOSTO/ 2016	Alteração paredes - shaft para tubulação hidráulica e detalhamento, alteração da altura da pia/banda
Nº	DATA	DESCRIÇÃO

CONTROLE DE REVISÕES			
<div><div></div><div>MINISTÉRIO DA EDUCAÇÃO</div></div>			
PROJETO PADRÃO - FNDE			
PROPRIETÁRIO: MUNICÍPIO DE IBIRITÉ - CNPJ 18.715.450/0001-78 - Representante: DINIS PINHEIRO			
ENDEREÇO DA OBRA: RUA PAU BRASIL, JATOBA			
MUNICÍPIO - UF: IBIRITÉ/MS			
PROPRIETÁRIO:			
RESP. TÉCNICO:	CAU / CREA		
AUTOR DO PROJETO:	CAU / CREA		
APROVAÇÕES	CAU / CREA		
OBSERVAÇÕES:			
CRECHE PRÉ-ESCOLA TIPO 2 PROJETO DE CLIMATIZAÇÃO			
COORDENAÇÃO COEST - Coordenação Geral de Infraestrutura Educativa	DISTRIBUIÇÃO DA REDE LOCALIZAÇÃO DAS CONDENSADORAS PLANTA BAIXA COBERTURA	MCL	
FORMATO (B4x1189)	REVISÃO R.00 R.01 R.02	ESCALA 1:50 / 1:25 DATA EMISSÃO JAN/2025	PRANCHAS 02/02