
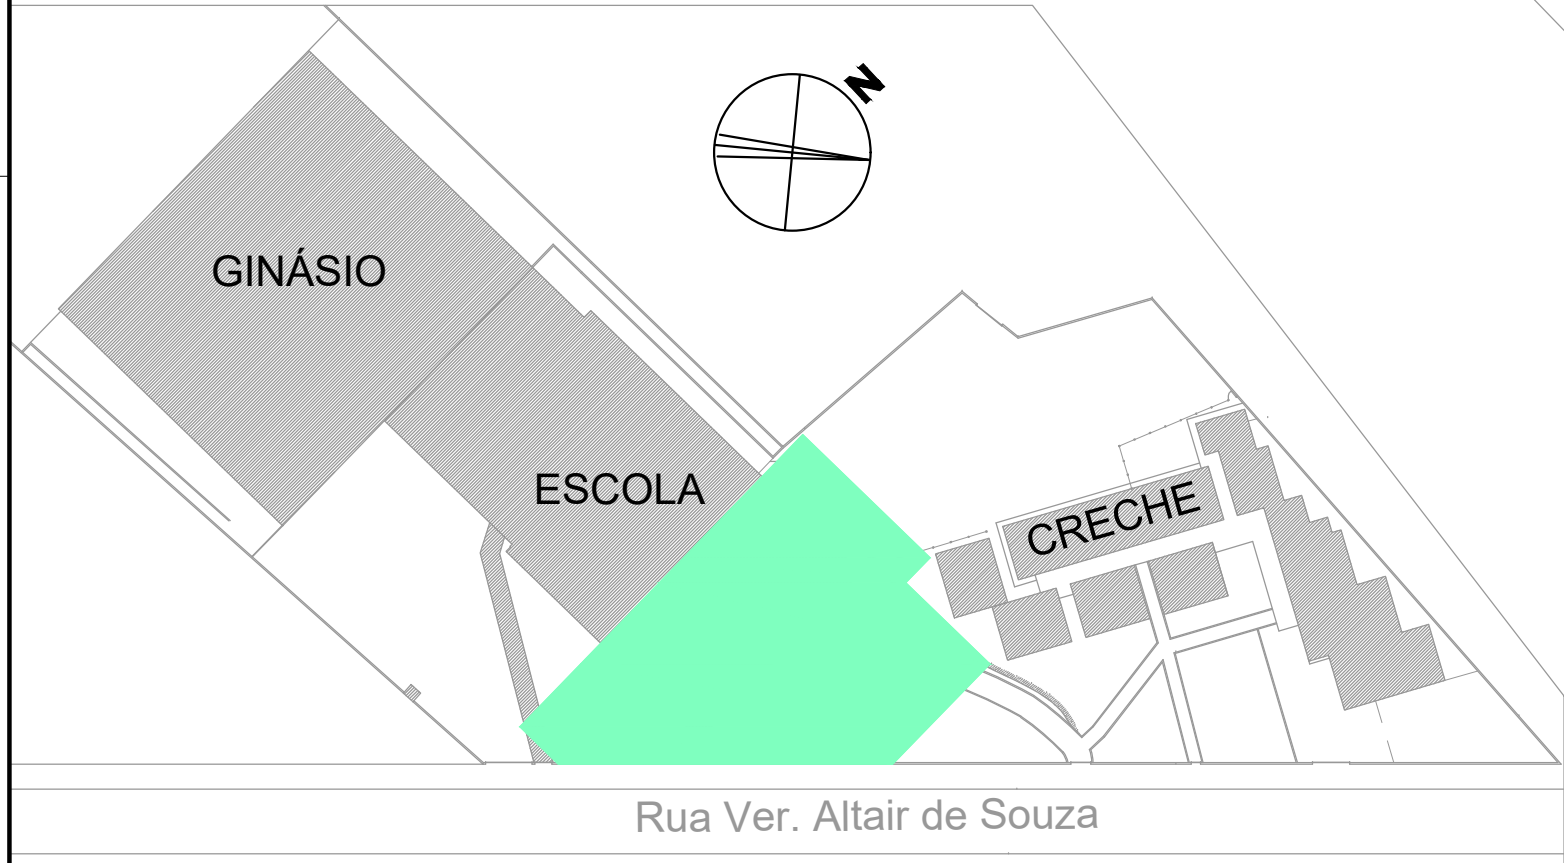


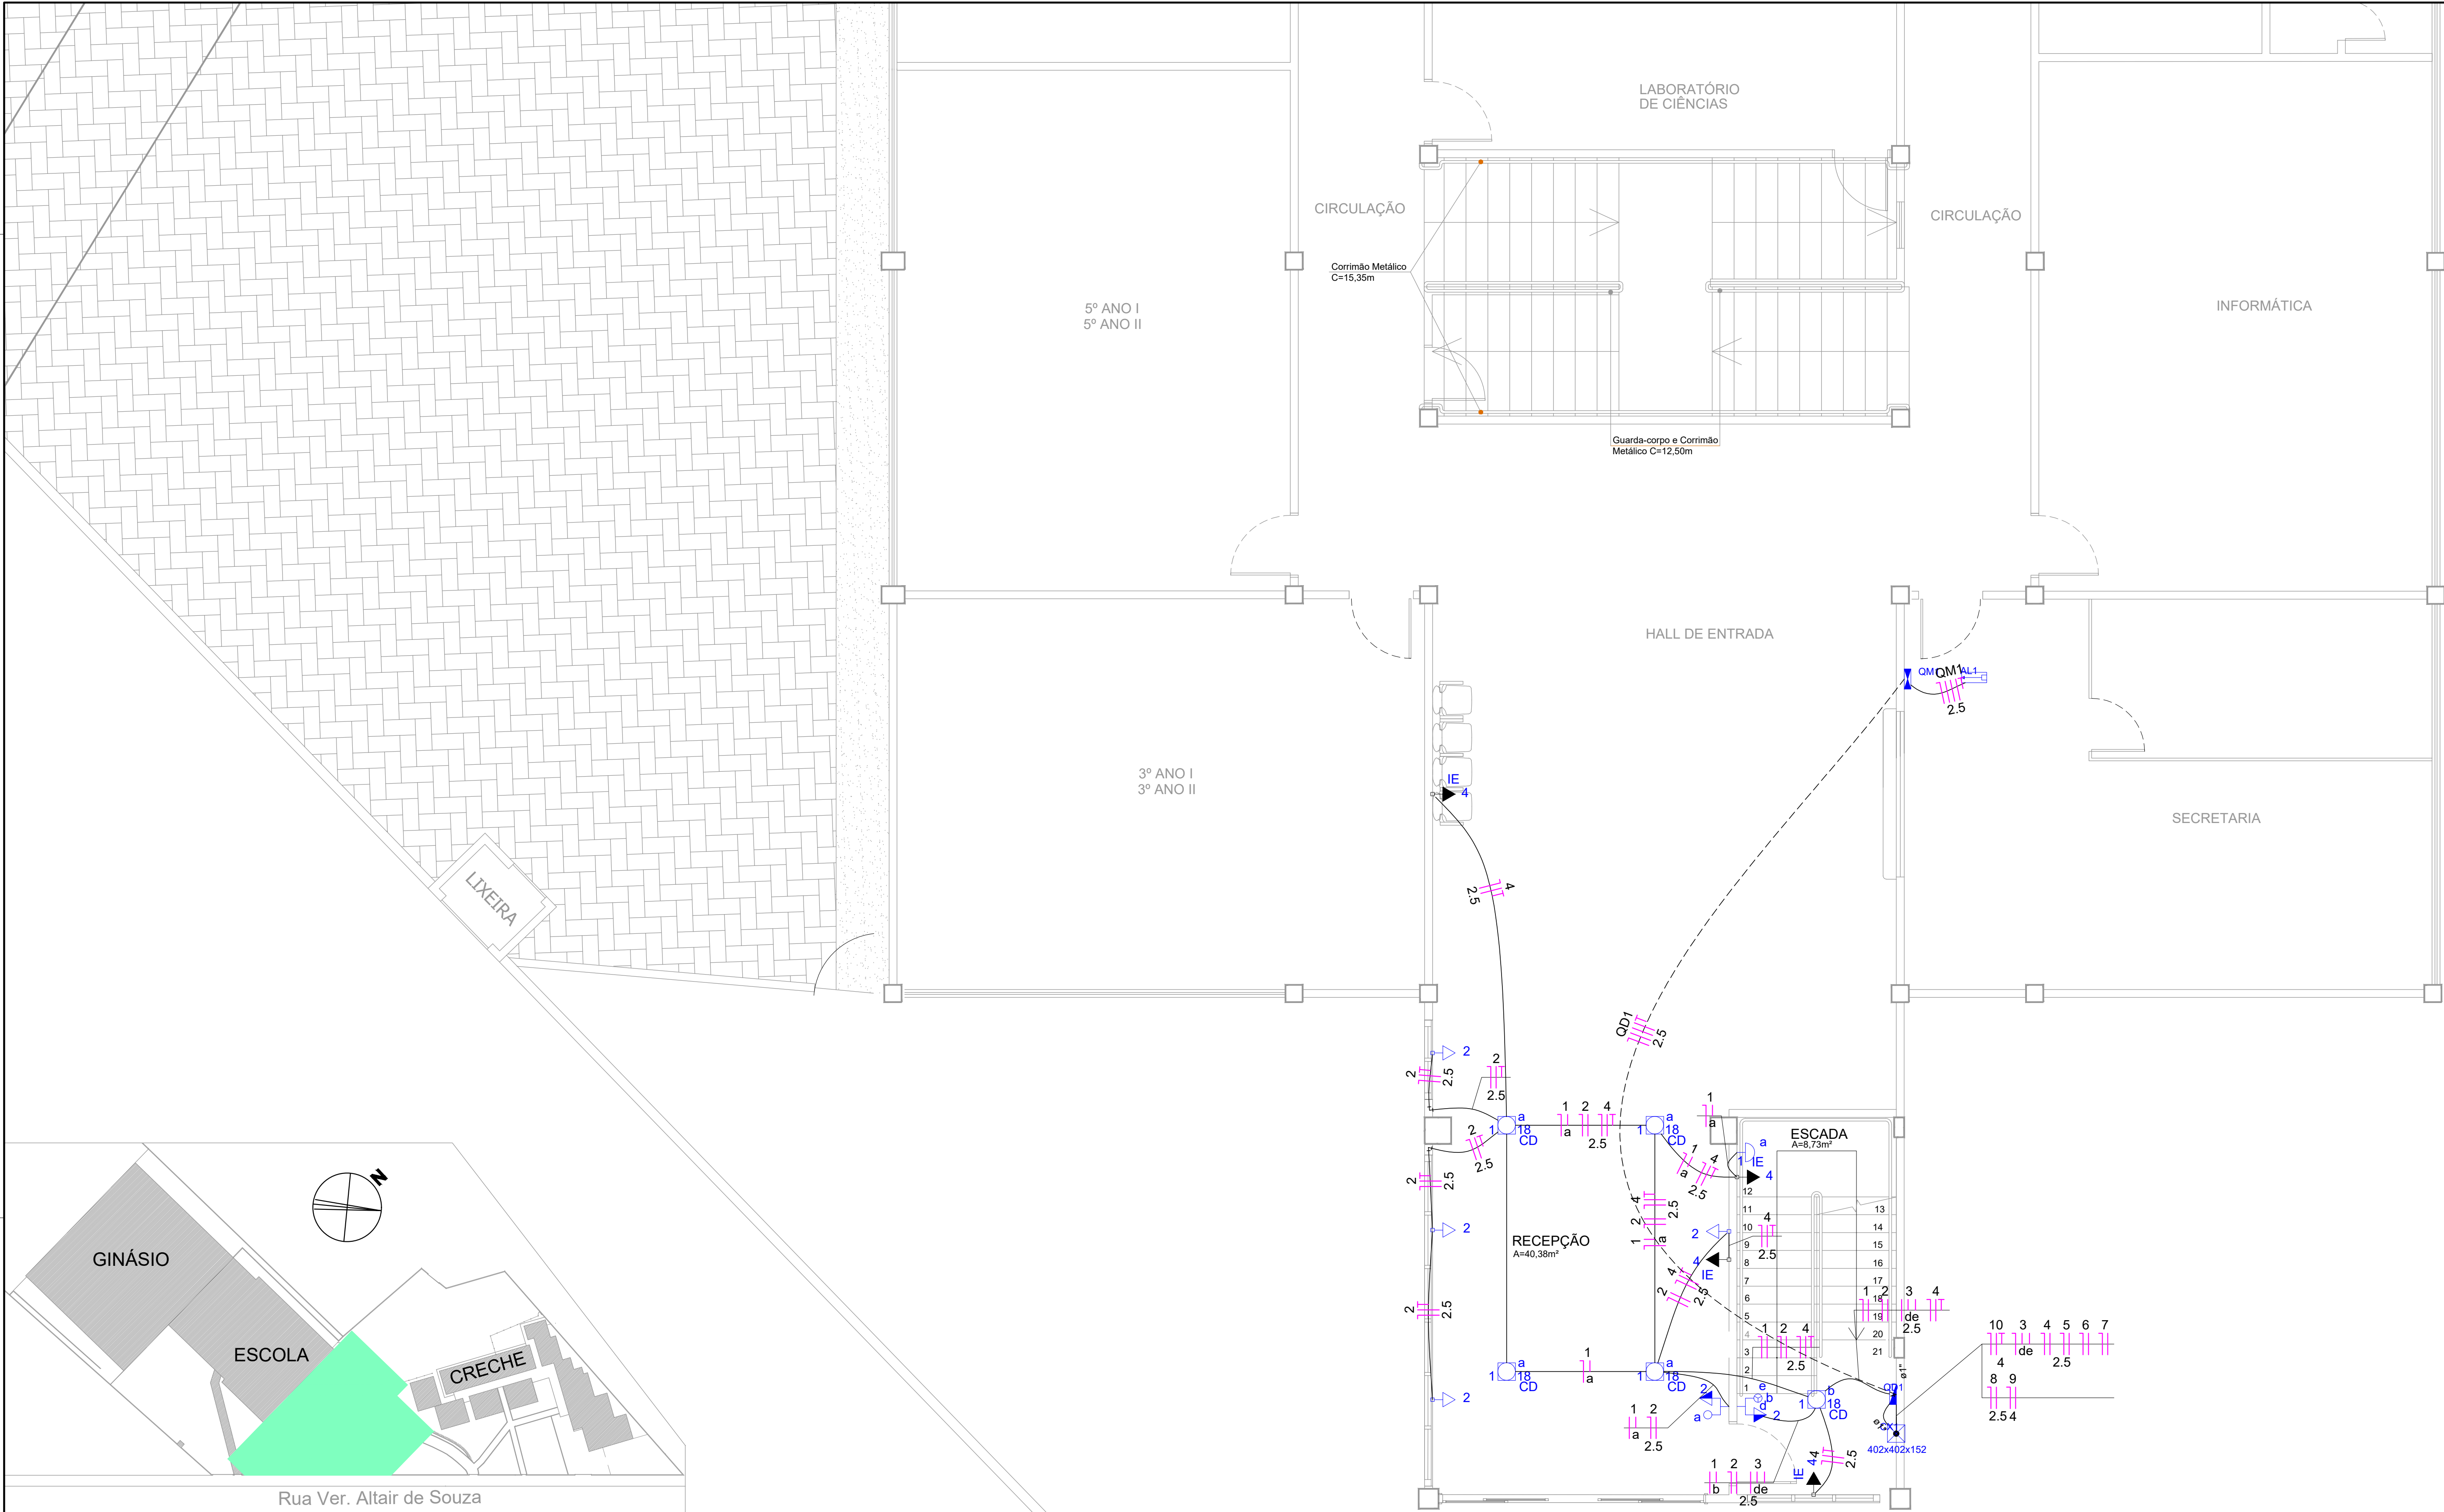

MAPA CHAVE
SEM ESCALA

PLANTA BAIXA TÉRREO - ESCOLA
ESCALA 1:50

LEGENDA	
SÍMBOLO	DESCRIÇÃO
----	ELETRODUTO FLEXÍVEL PESADO Ø2" SOB O PISO
—	ELETRODUTO FLEXÍVEL LEVE Ø3/4"
⊠	CAIXA DE PASSAGEM ENTERRADA DE 30X30X30CM DE ALVENARIA COM TAMPA DE CONCRETO.
⊙	PONTO DE ILUMINAÇÃO TIPO ESPETO NA GRAMA
◻	PONTO DE ILUMINAÇÃO NO TETO
◐	PONTO DE ILUMINAÇÃO NA PAREDE
⏏ 2	PONTO DE TOMADA
◼▶	PONTO DE ILUMINAÇÃO DE EMERGÊNCIA
⏏	FASE, NEUTRO, TERRA E RETORNO
⊙	PONTO DE ELÉTRICA PARA ELEVADOR PEQUENO
⏏	QUADRO DE DISJUNTORES

1	Revisão 1	05/2023	PM
0	Emissão Inicial	05/2023	PM
AÇÃO	DESCRIÇÃO	DATA	RESPONSÁVEL

ASSOCIAÇÃO DOS MUNICÍPIOS DA REGIÃO DA FOZ DO RIO ITAJAI
Rua Luz. Lopes Gonzaga, 1655 - Bairro São Vicente - CEP 88309-421 - Itajaí-SC - CREA-SC 050.968-0
www.amfri.org.br engenharia@amfri.org.br amfri@amfri.org.br

Prefeitura Municipal de Balneário Piçarras
Estado de Santa Catarina

Código
188/2023

Projeto PROJETO ELÉTRICO	Conteúdo da Folha Localização Planta Baixa Térreo
Desenho P. Macarini	

Projeto ELE	Prefeitura Municipal Tiago Maciel Baltt Prefeito Municipal	Responsável Técnico Rafael Calistro Borba Engenheiro Civil - CREA-SC 093.243-9
Folha 01/03		