



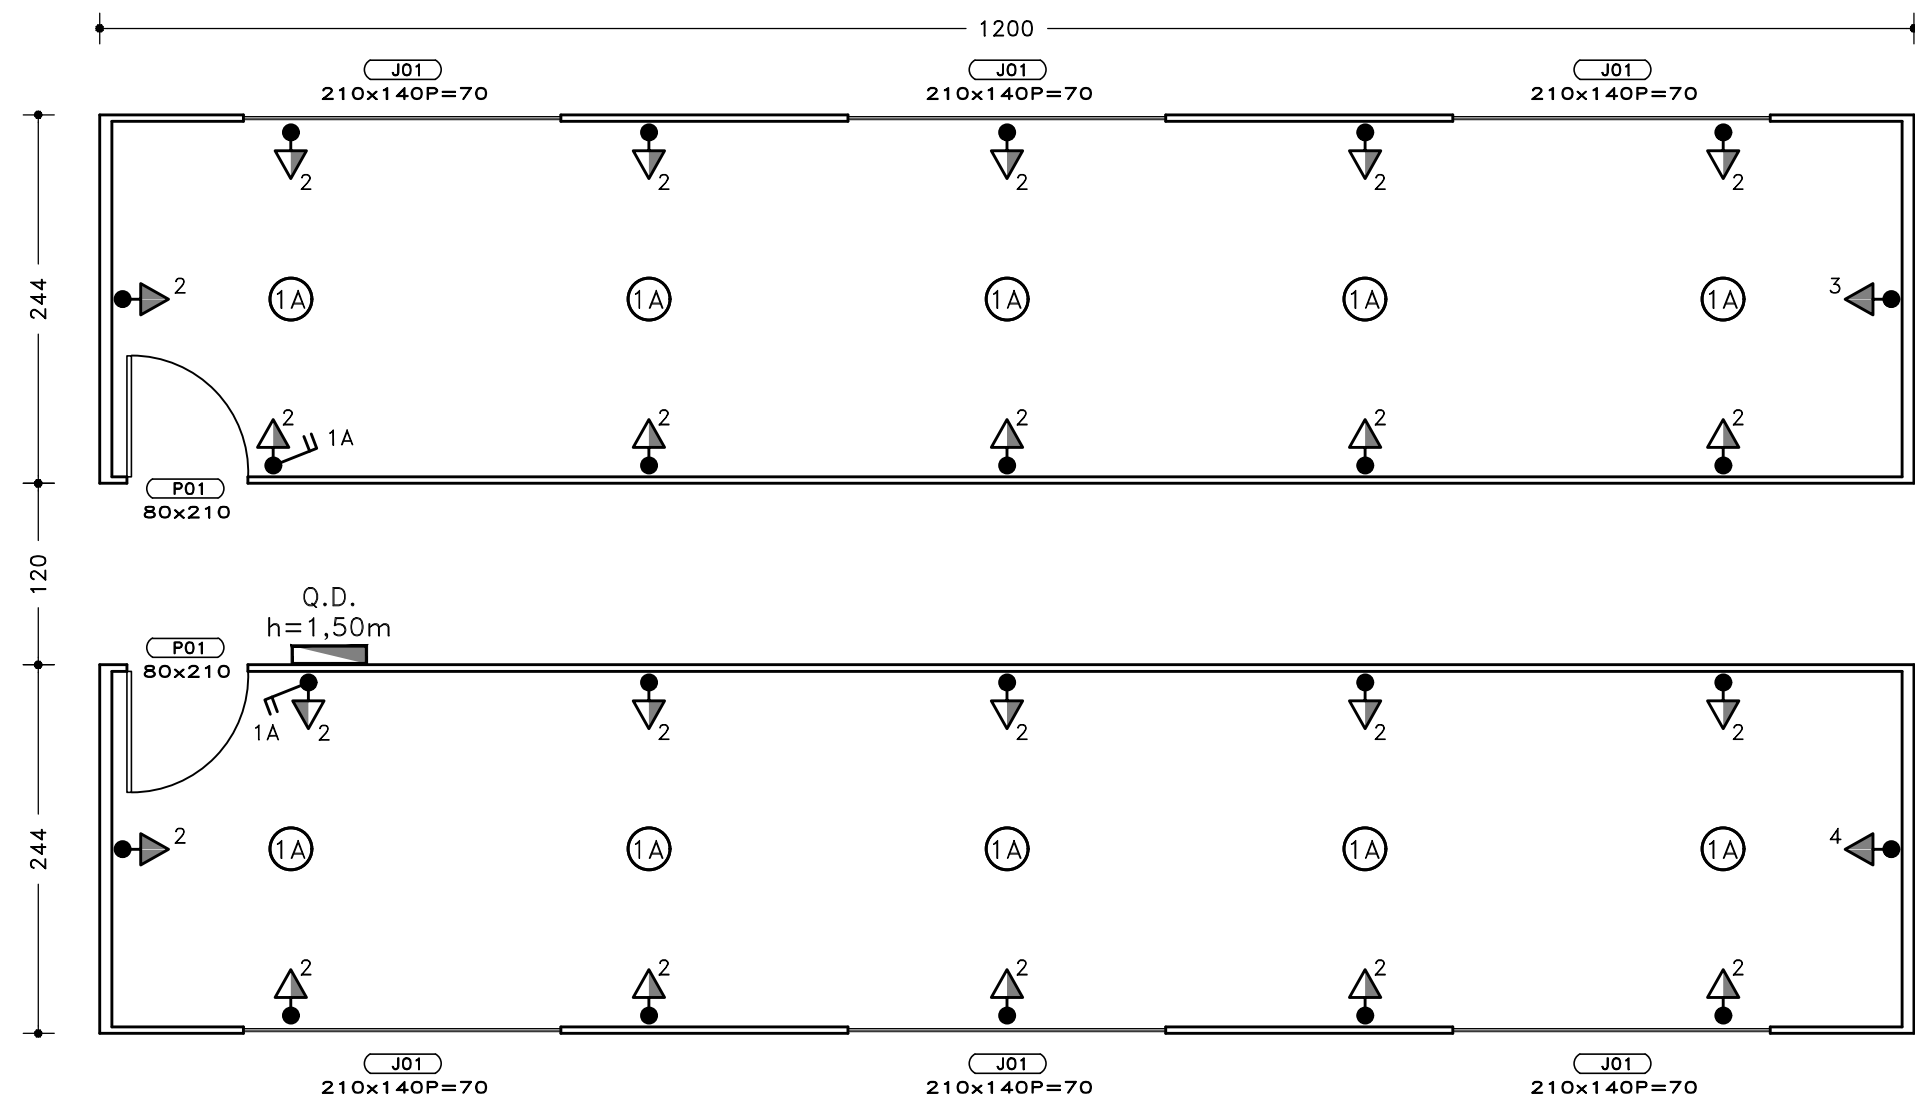

EEB Irineu Bornhausen
Escala1/50

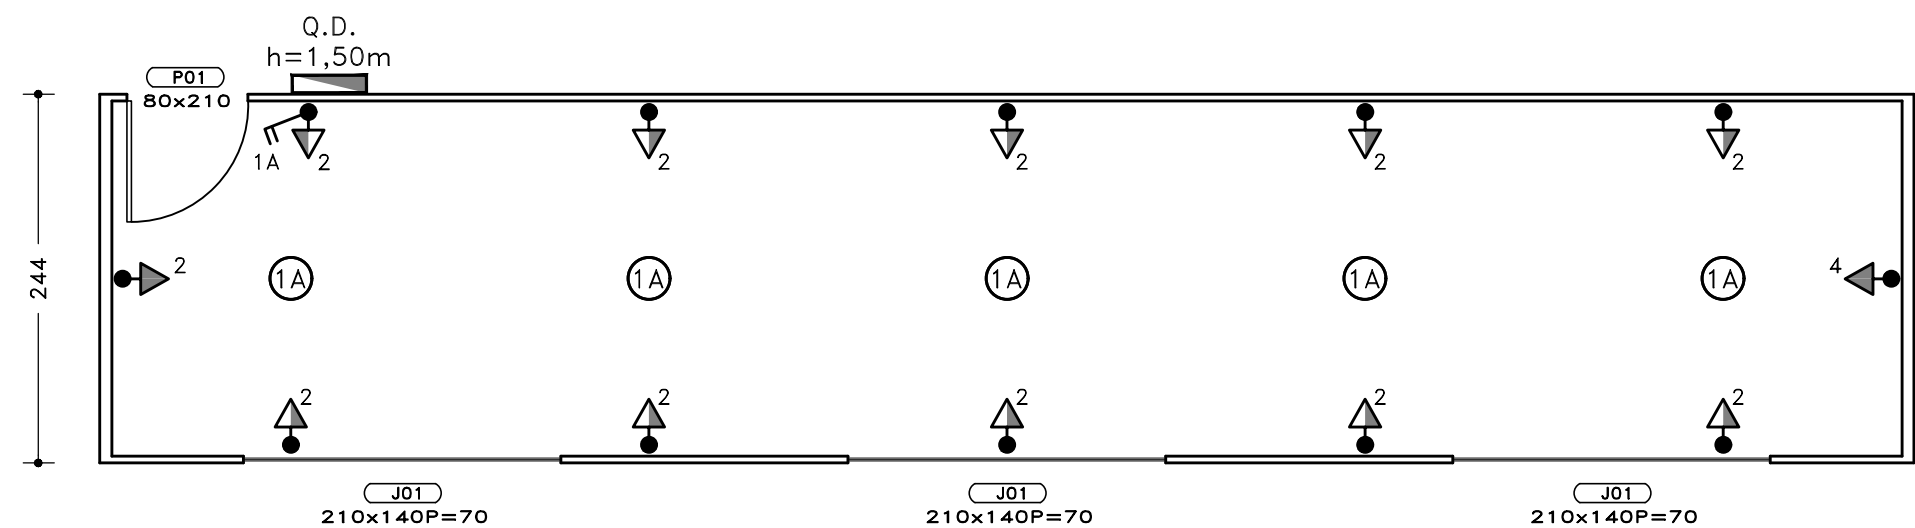

CEI Constância Erbs
Escala1/50

LEGENDA

- TOMADA MONOFÁSICA (2P)
250V - h=120cm
- TOMADA MONOFÁSICA (2P)
250V - h=210cm
- Q.D. QUADRO DE DISTRIBUIÇÃO DE SOBREPOR PVC
- COLUNA ELETRODUTO RÍGIDO PVC 25MM C/ CAIXA
CONDULETE PVC
- SOQUETE PLAFON BRANCO - FIXADO NO TETO
LÂMPADA LED E27 20W
- INTERRUPTOR SIMPLES 2 TECLAS



Estado de Santa Catarina
Prefeitura Municipal de Luiz Alves

Data
Fevereiro/2025
Escala
1/50
Arquivo

Projeto
Salas de Aula Container
Local
Luiz Alves/SC

Conteúdo da folha
Planta baixa - Arquitetônico e Elétrica

Desenho
Alexandre
ART
Folha
Única

Prefeitura Municipal
Bertolino Bachmann
Prefeito Municipal

Projeto
Alexandre Bueno de Lacerda
Engº Civil - CREA SC 181484-9