


OBS: VER IMPLANTAÇÃO GERAL COM CAMINHAMENTOS FINAIS

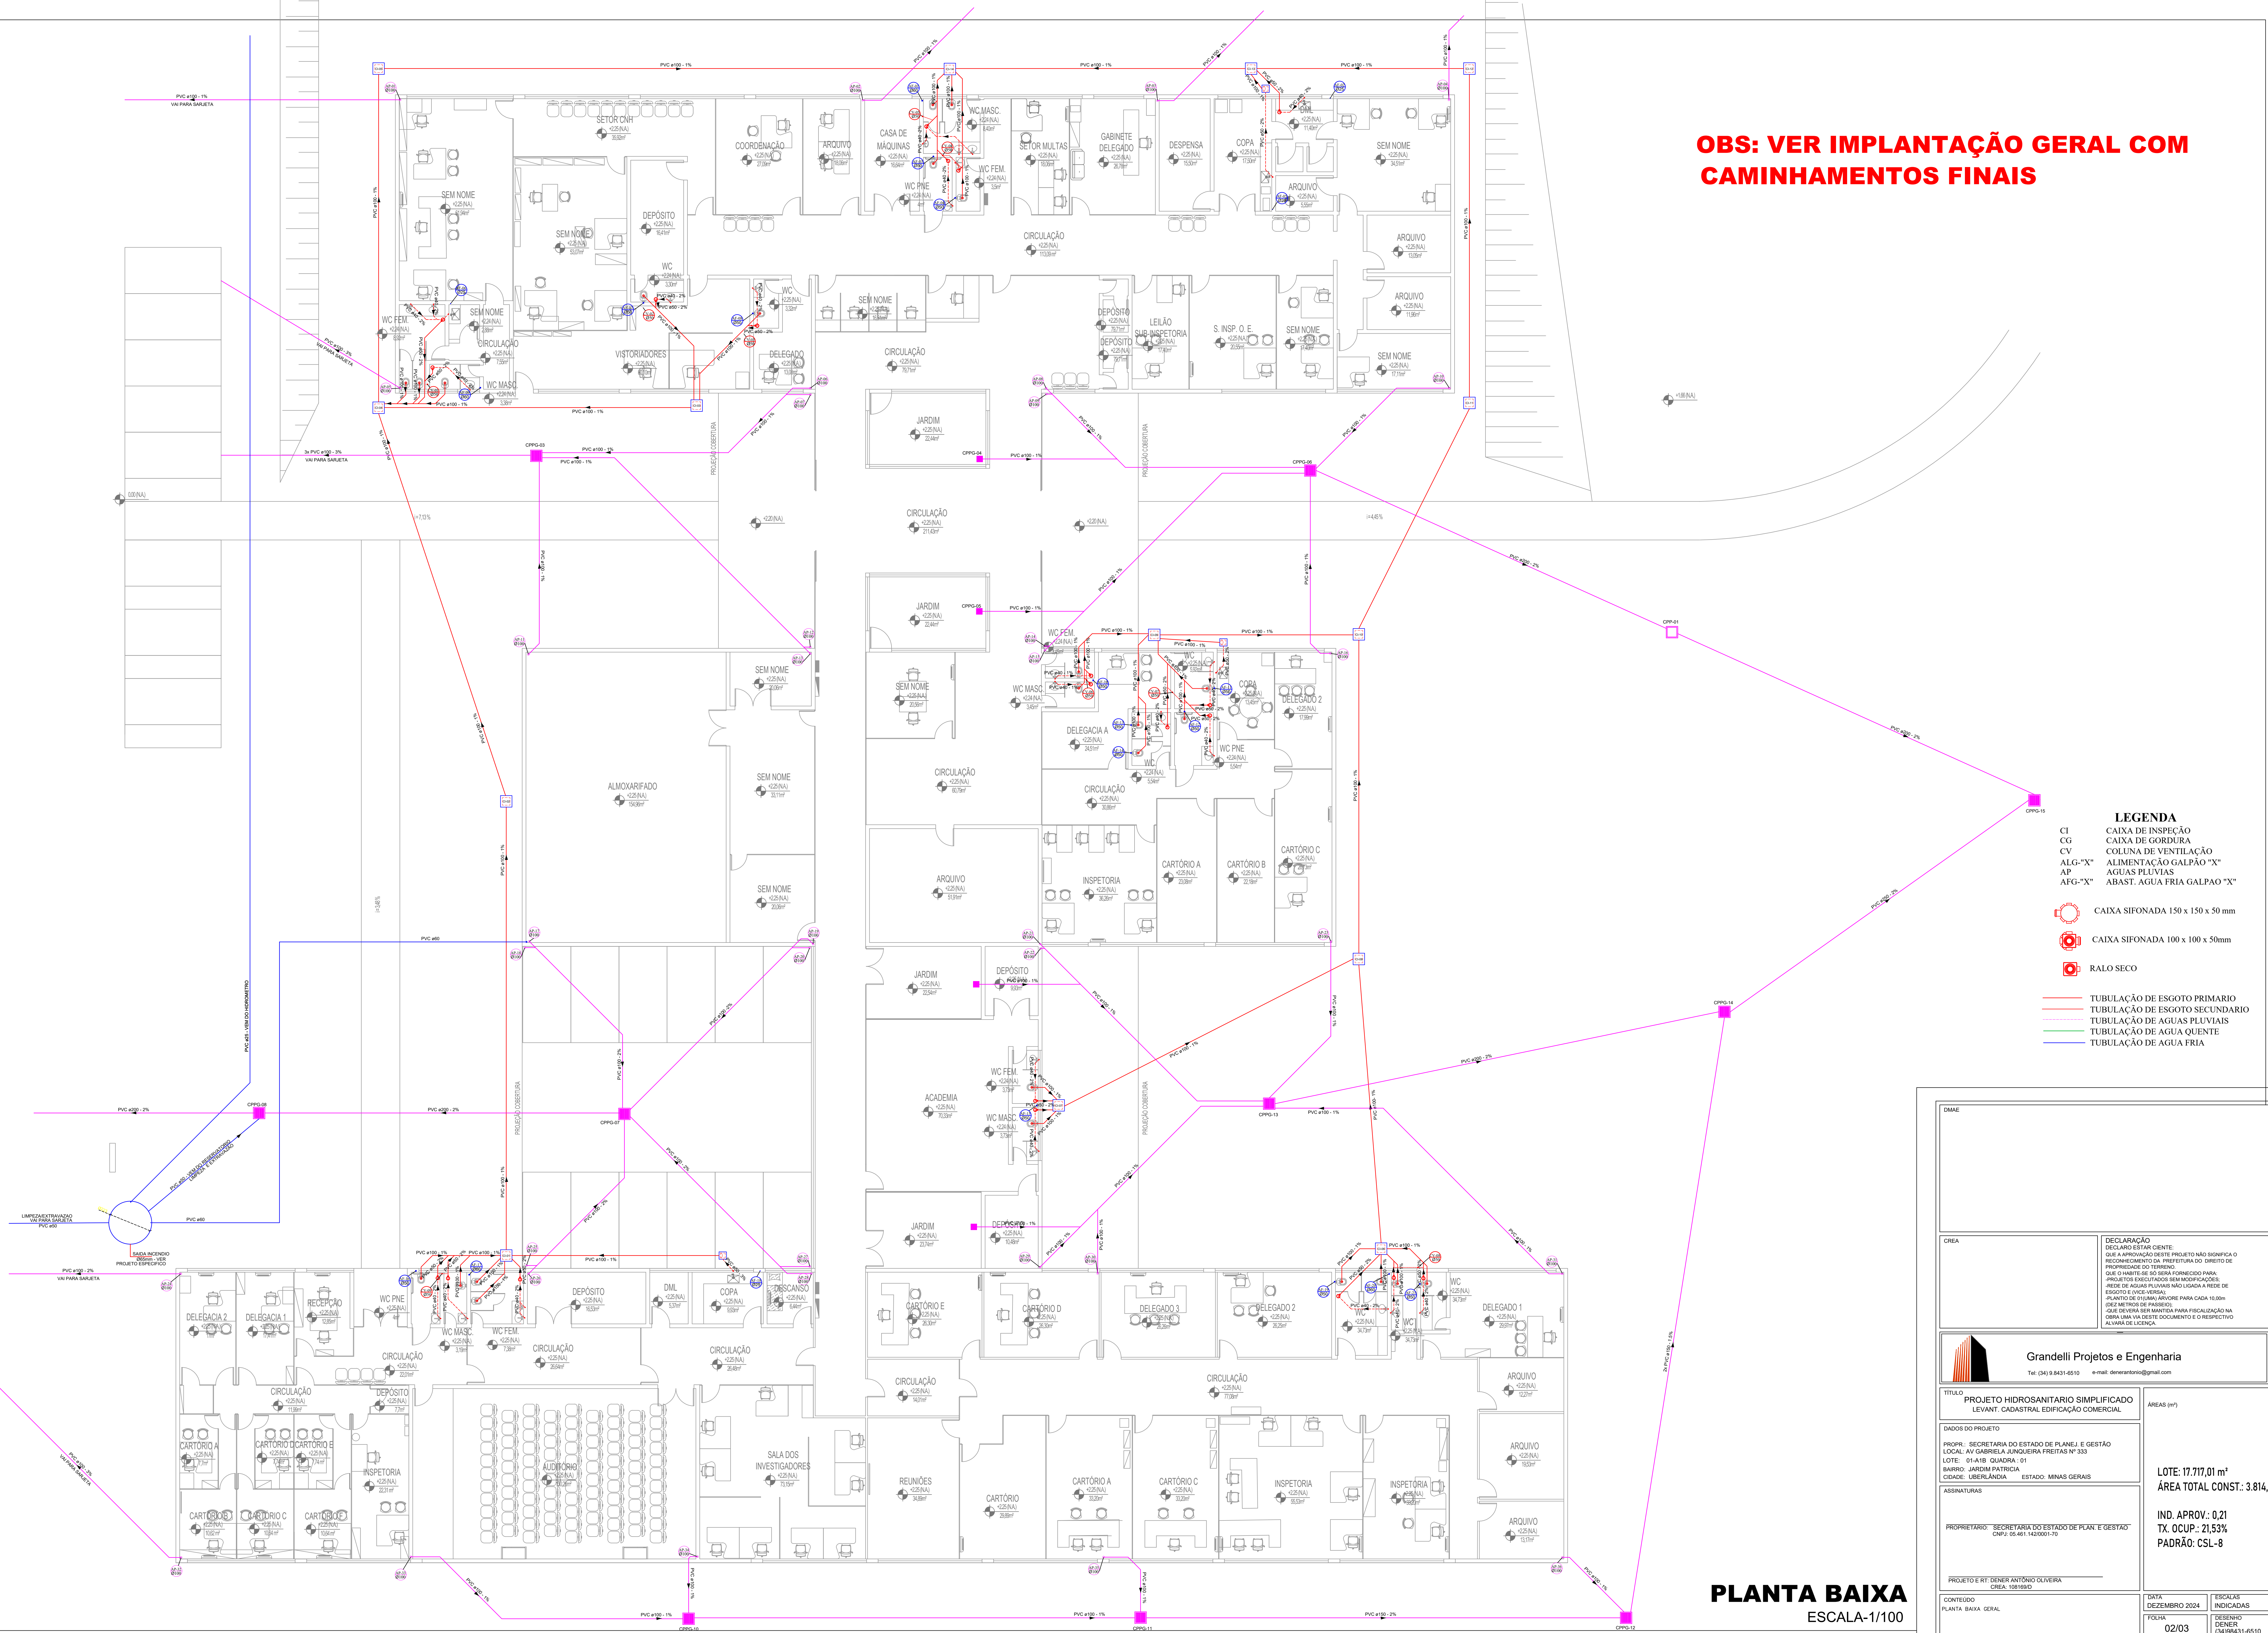

- LEGENDA**
- CI CAIXA DE INSPEÇÃO
 - CG CAIXA DE GORDURA
 - CV COLUNA DE VENTILAÇÃO
 - ALG-"X" ALIMENTAÇÃO GALPÃO "X"
 - AP AGUAS PLUVIAIS
 - ATG-"X" ABAST. AGUA FRIA GALPAO "X"

- CAIXA SIFONADA 150 x 150 x 50 mm
- CAIXA SIFONADA 100 x 100 x 50mm
- RALO SECO

- TUBULAÇÃO DE ESGOTO PRIMARIO
- TUBULAÇÃO DE ESGOTO SECUNDARIO
- TUBULAÇÃO DE AGUAS PLUVIAIS
- TUBULAÇÃO DE AGUA QUENTE
- TUBULAÇÃO DE AGUA FRIA

DMAE

CREA

Grandelli Projetos e Engenharia

Tel: (34) 9.8431-6510 e-mail: denerantonio@gmail.com

TÍTULO

PROJETO HIDROSANITARIO SIMPLIFICADO
LEVANT. CADASTRAL EDIFICAÇÃO COMERCIAL

DADOS DO PROJETO

PROPR.: SECRETARIA DO ESTADO DE PLANEJ. E GESTÃO
LOCAL: AV. GABRIELA J. JUNQUEIRA FREITAS Nº 333
LOTE: 01-A-18, QUADRA: 01
BAIRRO: JARDIM PATRÍCIA
CIDADE: UBERLÂNDIA ESTADO: MINAS GERAIS

ASSINATURAS

PROPRIETÁRIO: SECRETARIA DO ESTADO DE PLANEJ. E GESTÃO
CNPJ: 06.461.142/0001-70

PROJETO E RT: DENIER ANTONIO OLIVEIRA
CREA: 138.109/0

CONTEÚDO

PLANTA BAIXA - GERAL

ÁREAS (m²)

LOTE: 17.717,01 m²
ÁREA TOTAL CONST.: 3.814,57m²

IND. APROV.: 0,21
TX. OCUP.: 21,53%
PADRÃO: CSL-8

DATA

DEZEMBRO 2024

ESCALAS

INDICADAS

FOLHA

02/03

REVISÃO

01

PROJETO

03/98431-6510

PLANTA BAIXA
ESCALA-1/100