


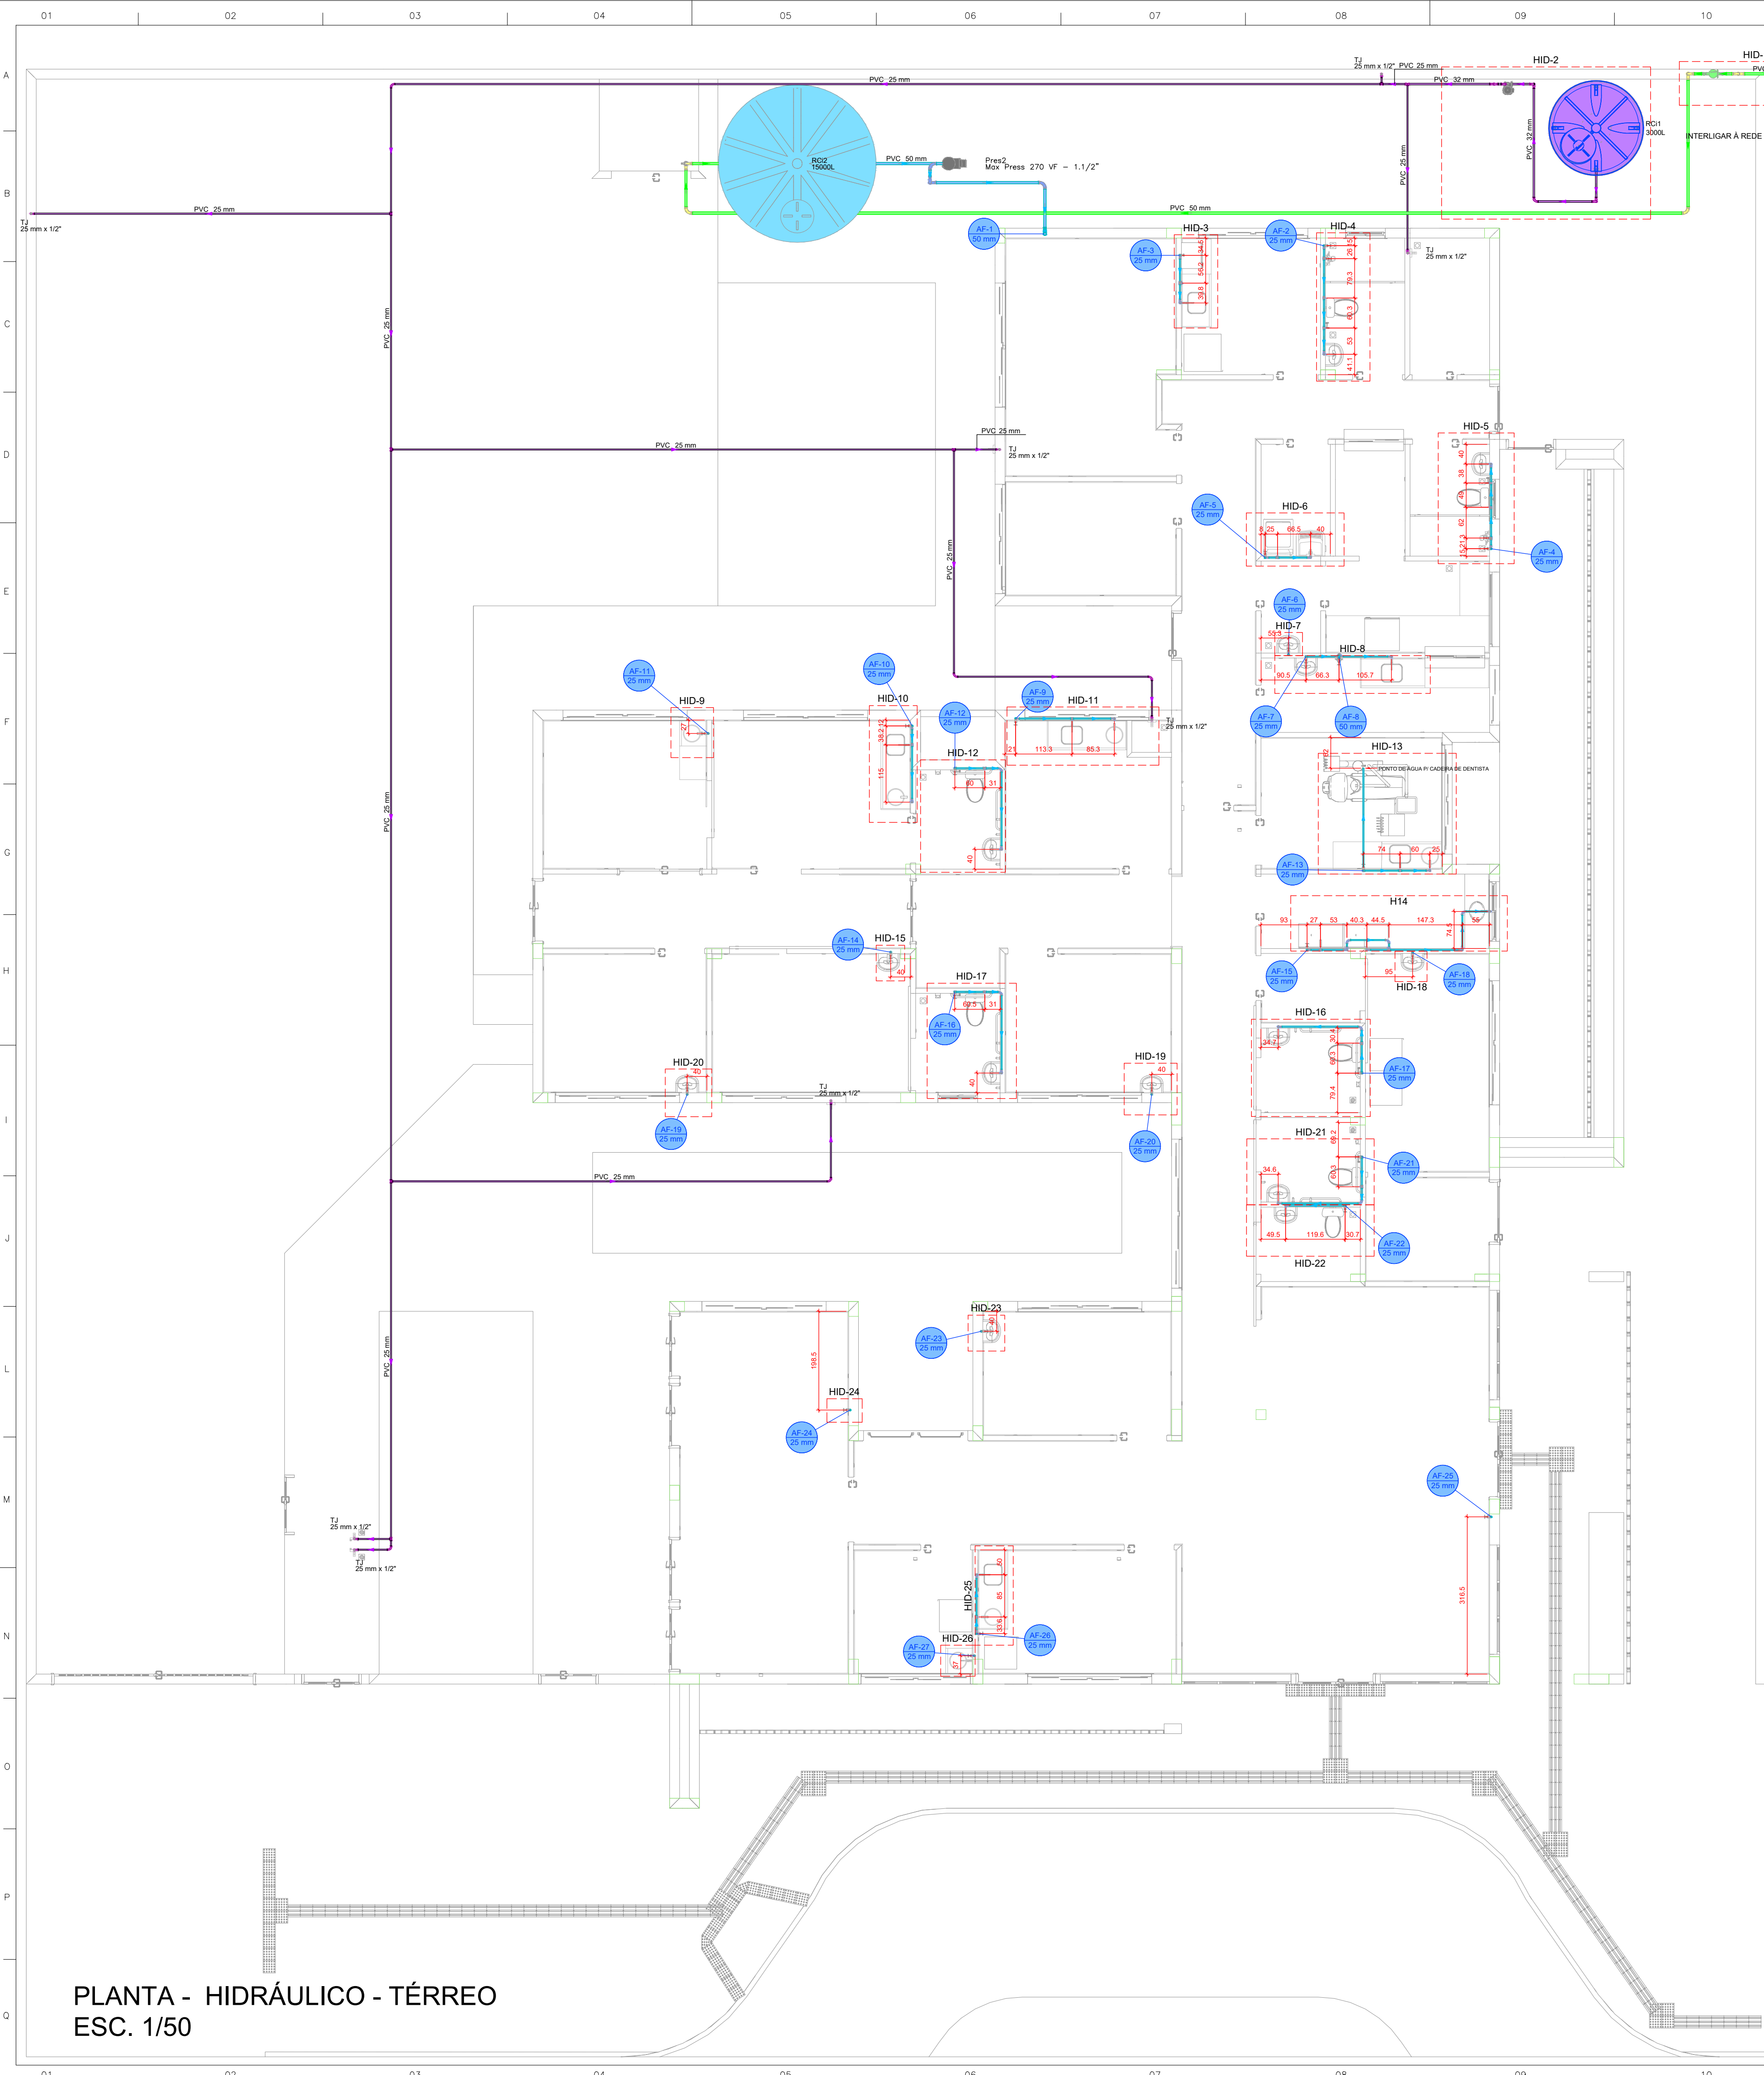

PLANTA - HIDRÁULICO - TÉRREO
ESC. 1/50

Legenda de condutas - TÉRREO

Agua fria

Agua fria (Recuo)

Alimentação

Legenda das indicações - TÉRREO

TJ Torneira de Jardim com joelho 90° - 25 mm x 1/2"

Legenda - TÉRREO

Alimentador Predial

Curva de transposição

Manômetro individual

Registro bruto gaveta ABNT c/PVC soldável

Registro de Pressão com PVC soldável

Registro de gaveta alongada com PVC soldável

Registro estufa V/S compacto soldável

Reservatório 3000L

Valvula de descarga c/PVC soldável

LAVATÓRIO DE BANCADA

VISTA LATERAL DA LIGAÇÃO DE ÁGUA/ESGOTO

Sem Escala

VISTA FRONTAL DA LIGAÇÃO DE ÁGUA/ESGOTO

Sem Escala


VISTA LATERAL PONTO DE ÁGUA EXTERNO

Sem Escala

DETALHE PARA CANTOS DE PAREDE


Escala 1/25

PROJETO HIDROSSANITÁRIO					
PROJETO HIDROSSANITÁRIO		CONTRATADO: Talis Henrique Pereira Fonseca		SECRETARIA	
Endereço: Rua Nogueira, Nº 21		Rua Nogueira, Nº 21		SECRETARIA DE ATENÇÃO PRIMÁRIA À SAÚDE	
Telefone: (35) 9 9879-0332		Projeto: UBS PORTE 1		Número Cliente: 47/2024	
E-mail: eng.talishenrique@gmail.com		UNIDADE: (EXCETO INDICADO)		REFERÊNCIA (1) (TÉRREO)	
DATA: 31/07/2024		VERIF: 31/07/2024		CITY	
NOME: VISTO		TÍTULO: PLANTA HIDRÁULICO TÉRREO, NOTAS, LEGENDAS			
ESCALA: INDICADAS NO DESENHO		DESENHO NÚMERO: 00001		MOD: HIDR	
		REVISÃO: 00		FOLHA: 01/07	

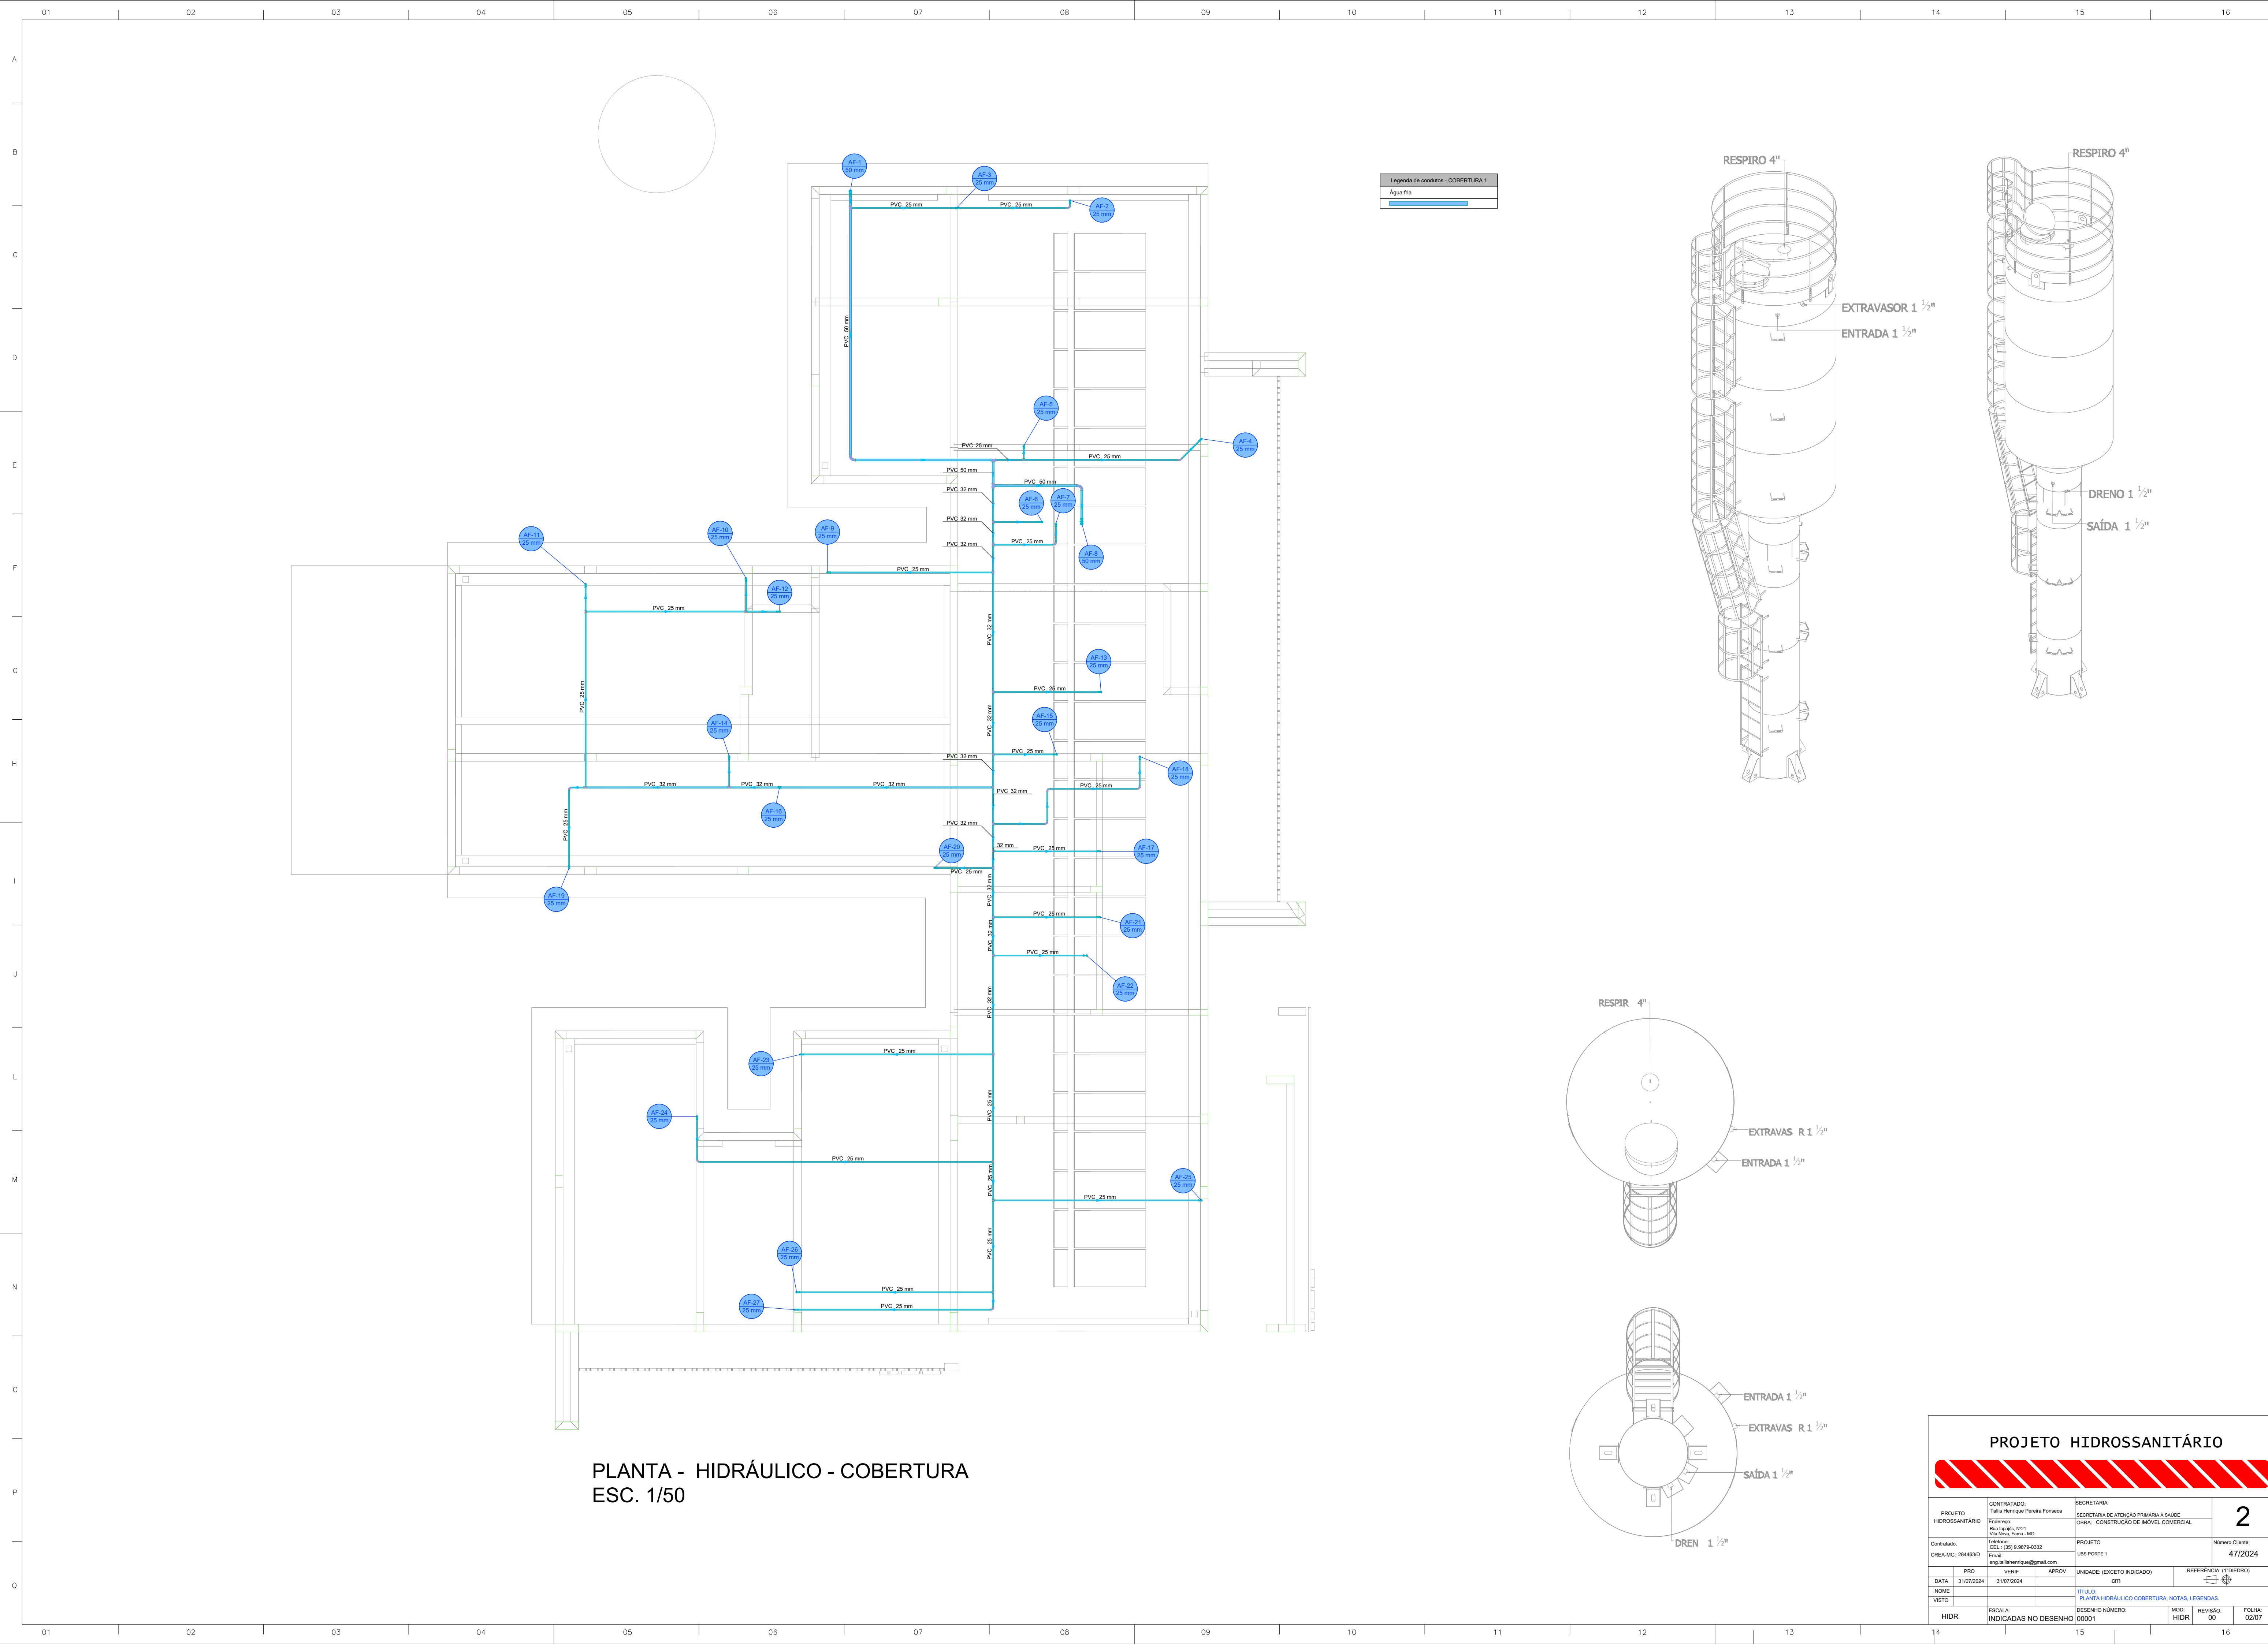


PROJETO HIDROSSANITÁRIO				
PROJETO HIDROSSANITÁRIO		CONTRATADO: Talis Henrique Pereira Fonseca		SECRETARIA
Endereço: Rua Napoli, Nº21 Vila Nova, Fátima - MG		SECRETARIA DE ATENÇÃO PRIMÁRIA À SAÚDE		OBRA: CONSTRUÇÃO DE IMÓVEL COMERCIAL
Contratado: CNEIA-MG: 284463D		Telefone: CEL: (35) 9.9879-0332		PROJETO
Email: eng.talishenrique@gmail.com		Email: eng.talishenrique@gmail.com		UBS PORTE 1
DATA: 31/07/2024	PROJ VERIF	APROV	UNIDADE: (EXCETO INDICADO)	REFERÊNCIA (1" DREDO)
NOME			QTY	
VISTO				
HIDR		ESCALA: INDICADAS NO DESENHO		DESENHO NÚMERO: 00001
		MOD: HIDR		REVISÃO: 00
				FOLHA: 02/07

Legenda de condutas - TERREO	
	Alimentação

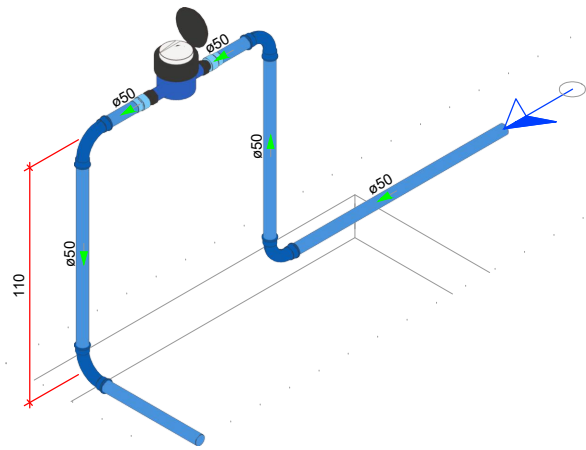


DETALHE HID-1
1:25

Legenda de condutas - TERREO	
	Água fria (Relax)
	Alimentação

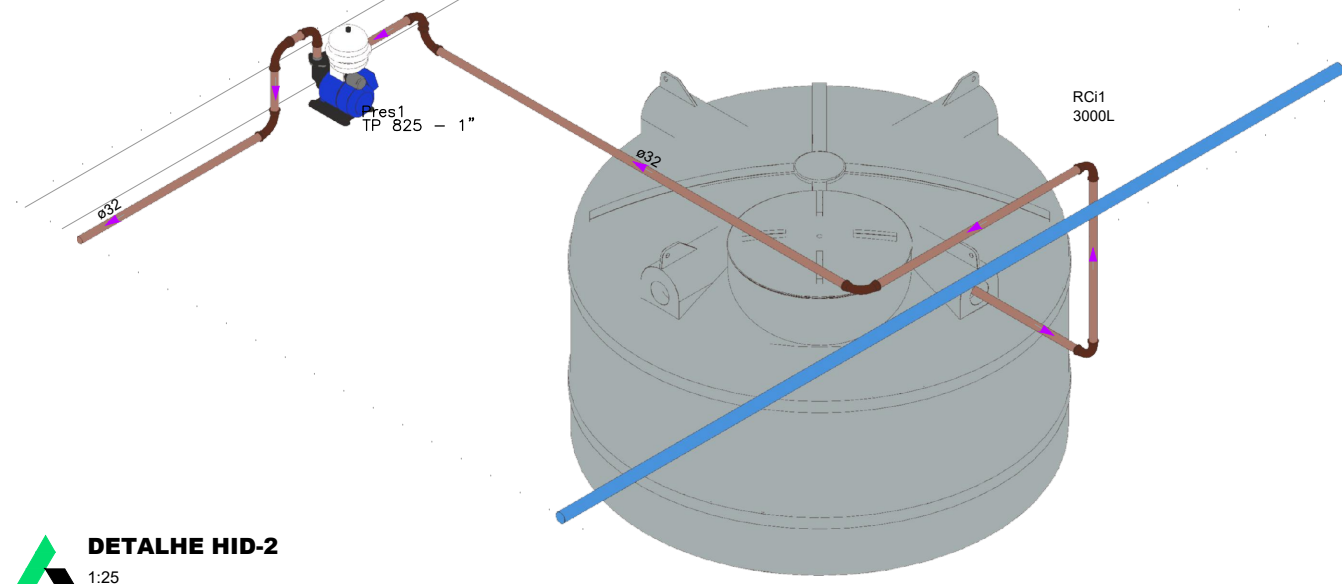


DETALHE HID-2
1:25

Legenda das indicações - TERREO	
PIA	Plata de cozinha com joelho de 90° - 25 mm - 3/4"
PA	Purificador de água - 3/4"
RG	Registro bruto gaveta AINT c/PVC soldável - 3/4"

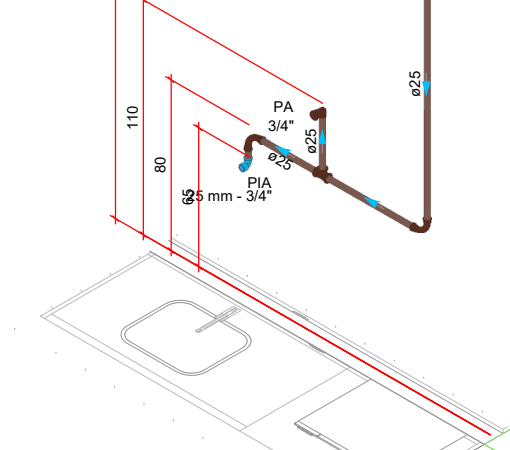


DETALHE HID-3
1:25

Legenda das indicações - TERREO	
CH	Chuveiro - 25mm x 3/4"
DH	Ducha Higiênica com joelho de 90° - 25 mm x 1/2"
LV	Lavatório com joelho de 90° - 25 mm - 1/2"
RP	Registro de Pressão com PVC soldável - 25 mm - 3/4"
RG	Registro de gaveta c/canopla cromada c/PVC soldável - 3/4"
VS	Vaso sanitário com calha acoplada - 3/4"

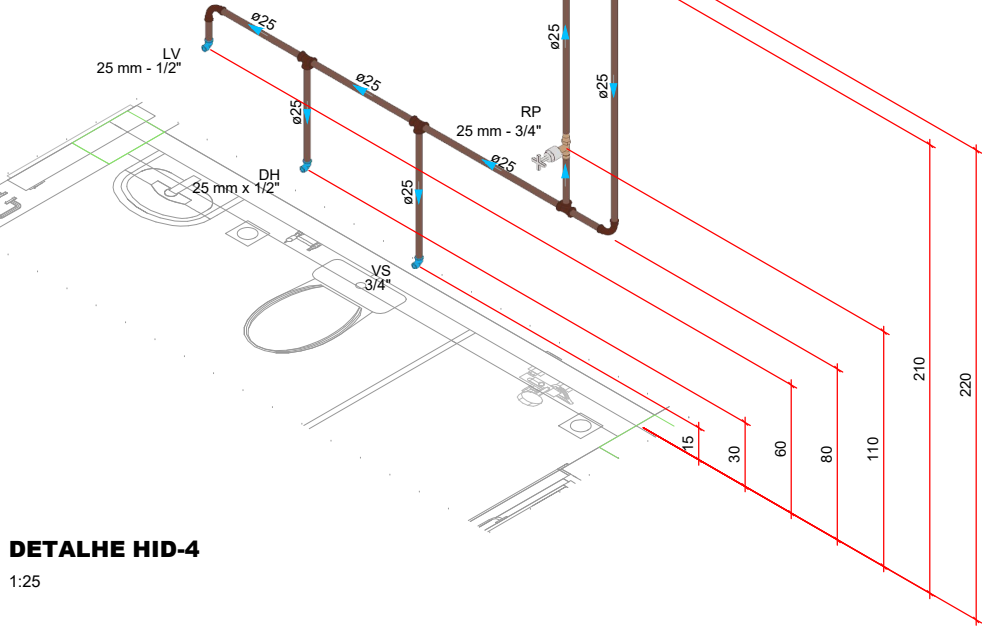

DETALHE HID-4
1:25

Legenda das indicações - TERREO	
CH	Chuveiro - 25mm x 3/4"
DH	Ducha Higiênica com joelho de 90° - 25 mm x 1/2"
LV	Lavatório com joelho de 90° - 25 mm - 1/2"
RP	Registro de Pressão com PVC soldável - 25 mm - 3/4"
RG	Registro de gaveta c/canopla cromada c/PVC soldável - 3/4"
VS	Vaso sanitário com calha acoplada - 3/4"

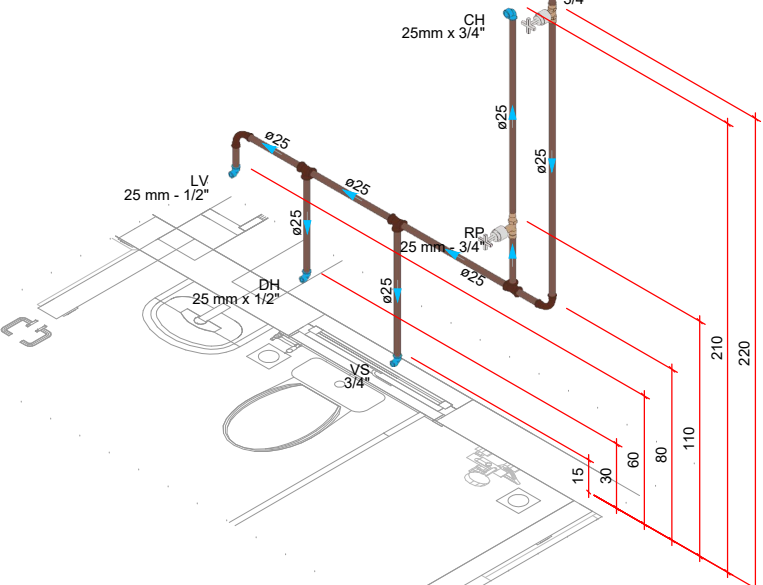


DETALHE HID-5
1:25

Legenda das indicações - TERREO	
MLR	Máquina de lavar roupa com joelho de 90° - 25 mm - 3/4"
RG	Registro de gaveta c/canopla cromada c/PVC soldável - 3/4"
TLR	Tanque de lavar com joelho de 90° - 25 mm - 3/4"




DETALHE HID-6
1:25

Legenda das indicações - TERREO	
LV	Lavatório com joelho de 90° - 25 mm - 1/2"
RG	Registro de gaveta c/canopla cromada c/PVC soldável - 3/4"

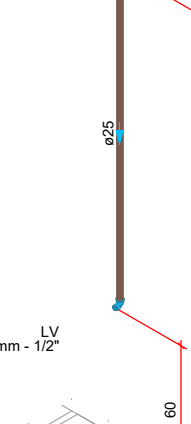


DETALHE HID-7
1:25

Legenda das indicações - TERREO	
EX	Exporço com válvula de descarga - 1 1/4"
LV	Lavatório com joelho de 90° - 25 mm - 1/2"
RG	Registro de gaveta c/canopla cromada c/PVC soldável - 1 1/2"
RG	Registro de gaveta c/canopla cromada c/PVC soldável - 3/4"
VD	Válvula de descarga c/PVC soldável - 50 - 1 1/4"

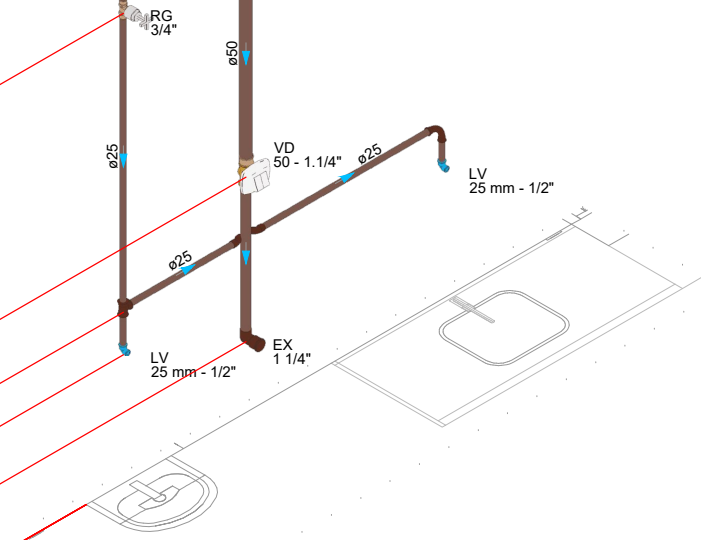


DETALHE HID-8
1:25

Legenda das indicações - TERREO	
LV	Lavatório com joelho de 90° - 25 mm - 1/2"
RG	Registro de gaveta c/canopla cromada c/PVC soldável - 3/4"

 


DETALHE HID-9
1:25

Legenda das indicações - TERREO	
LV	Lavatório com joelho de 90° - 25 mm - 1/2"
RG	Registro de gaveta c/canopla cromada c/PVC soldável - 3/4"

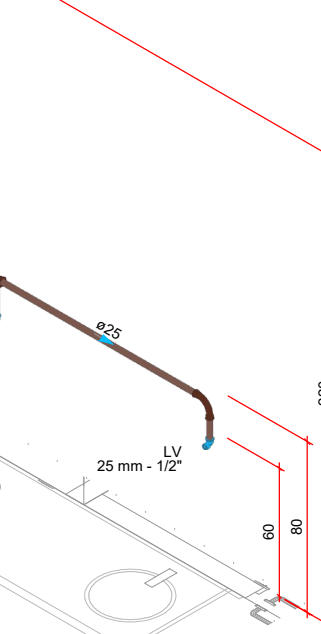


DETALHE HID-10
1:25

Legenda das indicações - TERREO	
LV	Lavatório com joelho de 90° - 25 mm - 1/2"
RG	Registro de gaveta c/canopla cromada c/PVC soldável - 3/4"
TJ	Torneira de Jardim com joelho 90° - 25 mm x 1/2"

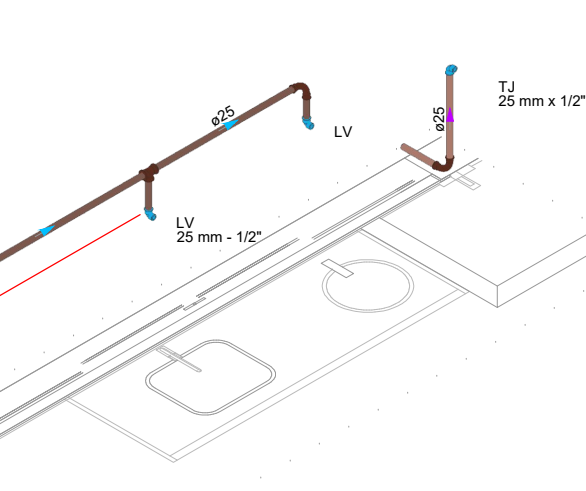


DETALHE HID-11
1:25

Legenda das indicações - TERREO	
DH	Ducha Higiênica com joelho de 90° - 25 mm x 1/2"
LV	Lavatório com joelho de 90° - 25 mm - 1/2"
RG	Registro de gaveta c/canopla cromada c/PVC soldável - 3/4"
VS	Vaso sanitário com calha acoplada - 3/4"

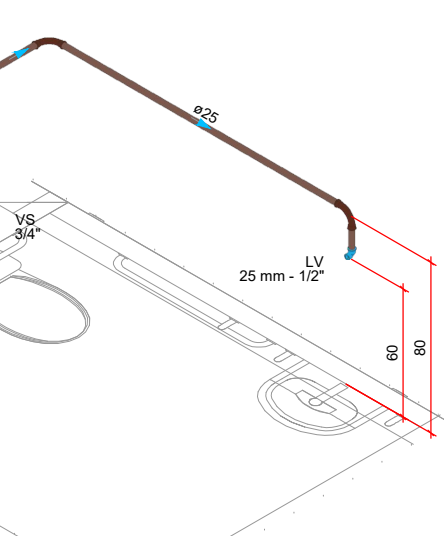

DETALHE HID-12
1:25

Legenda das indicações - TERREO	
LV	Lavatório com joelho de 90° - 25 mm - 1/2"
RG	Registro de gaveta c/canopla cromada c/PVC soldável - 3/4"

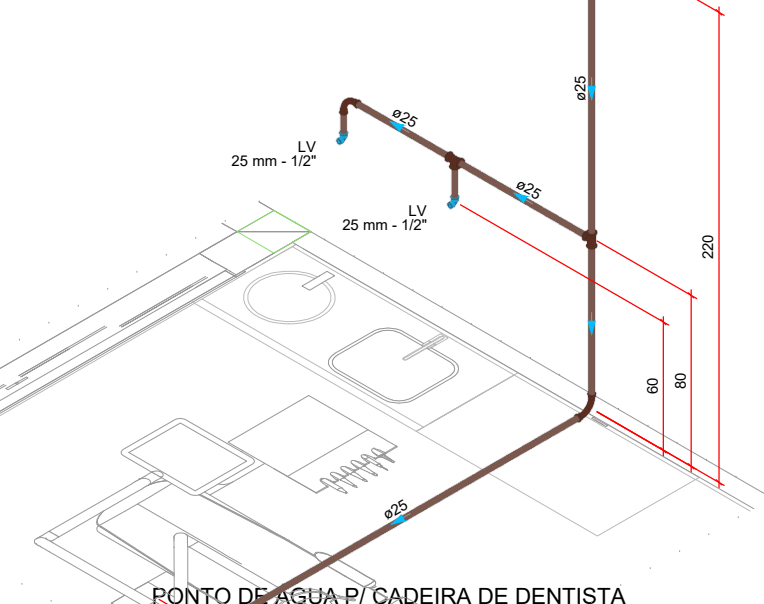


DETALHE HID-13
1:25


PROJETO HIDROSSANITÁRIO




PROJETO HIDROSSANITÁRIO		CONTRATADO: Talita Henrique Pereira Fonseca	SECRETARIA SECRETARIA DE ATENÇÃO PRIMÁRIA À SAÚDE	3
Endereço: Rua Napoleão, Nº21 Vila Nova, Fátima - MG		PROJETO UBS PORTE 1	OBRA: CONSTRUÇÃO DE IMÓVEL COMERCIAL	
Contratado: CNEIA-MG: 284463D		Telefone: CEL: (35) 9.9879-0332	Projeto UBS PORTE 1	Número Cliente: 47/2024
Nome: VISTO:		Verificação: APPROV:	Unidade: CIN	Referência: 11/2020
Título: DETALHES HIDRÁULICOS, NOTAS E LEGENDAS		Desenho Número: 00001	Modificação: HIDR	Folha: 03/07

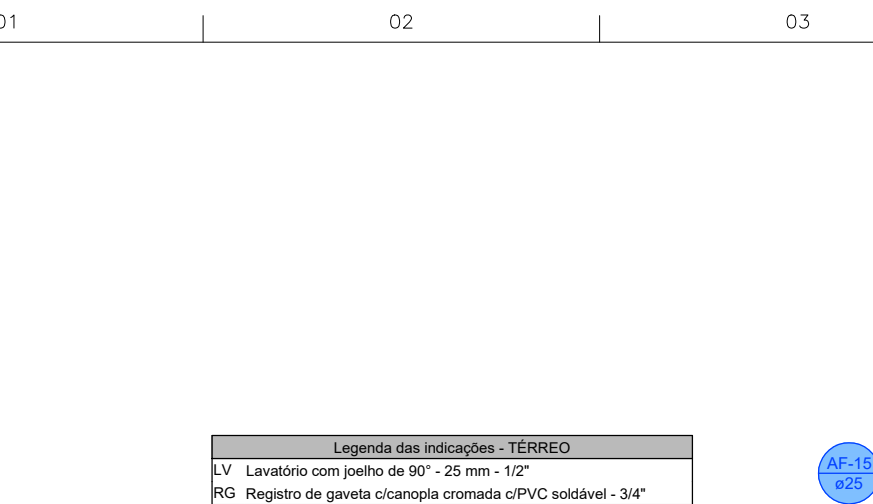


DETALHE H14

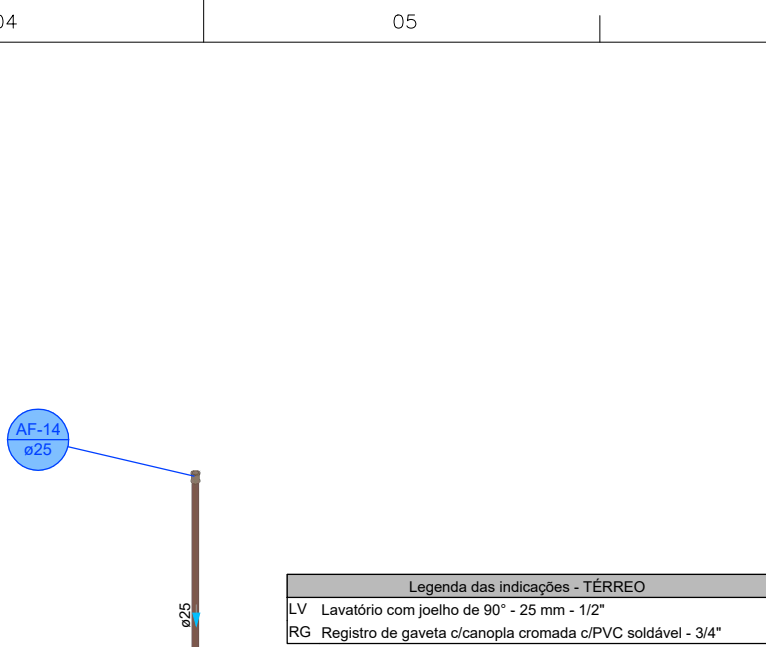


DETALHE HID-15

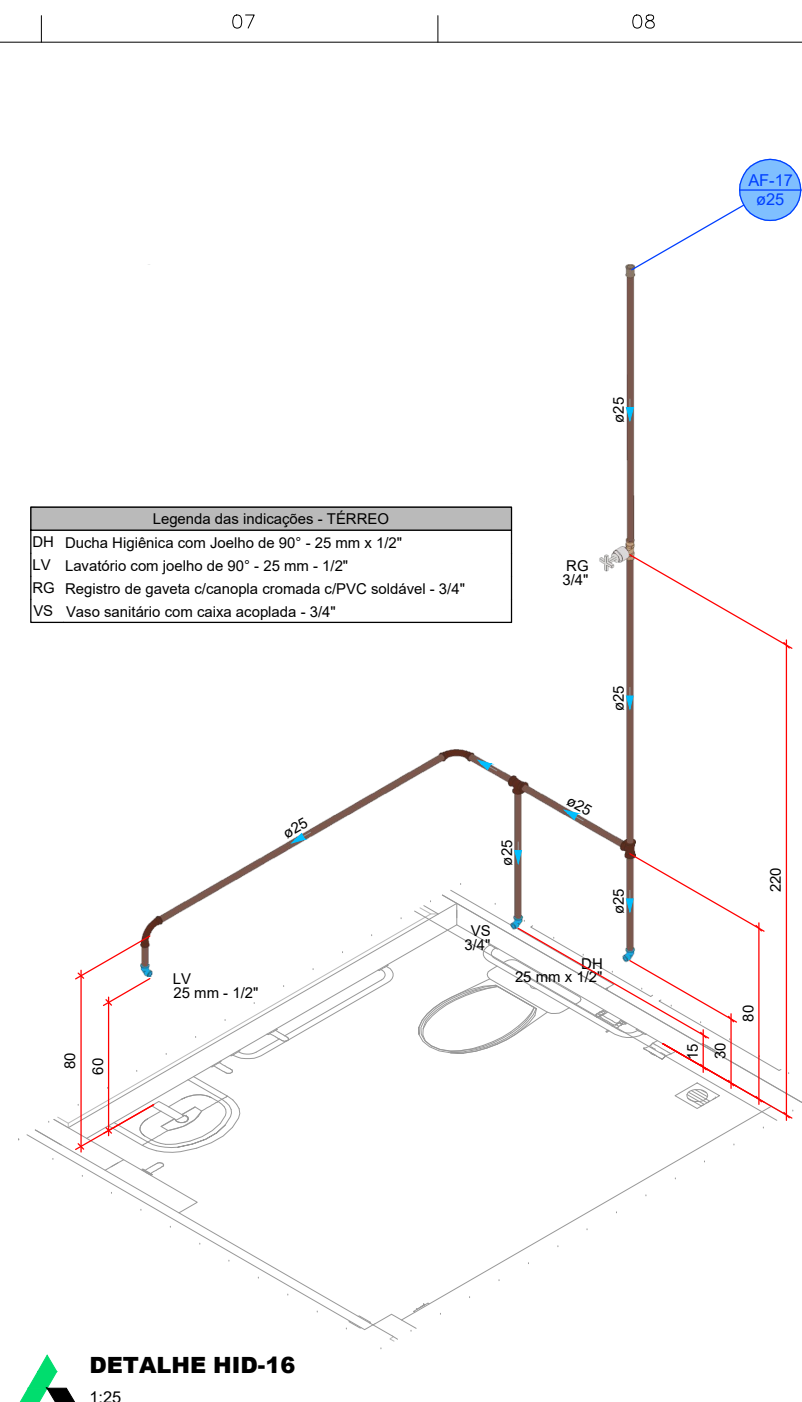


DETALHE HID-16

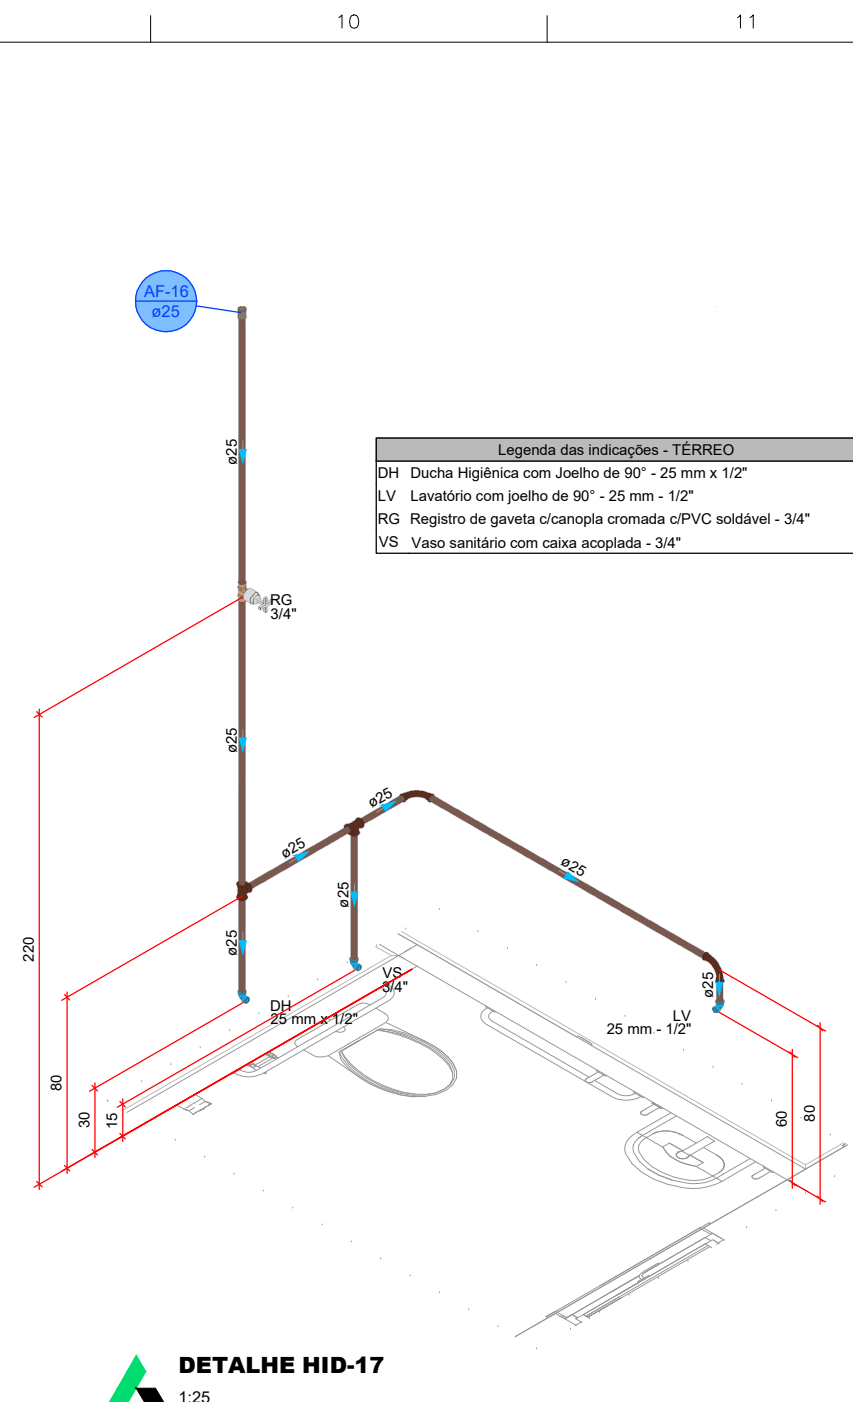


DETALHE HID-17

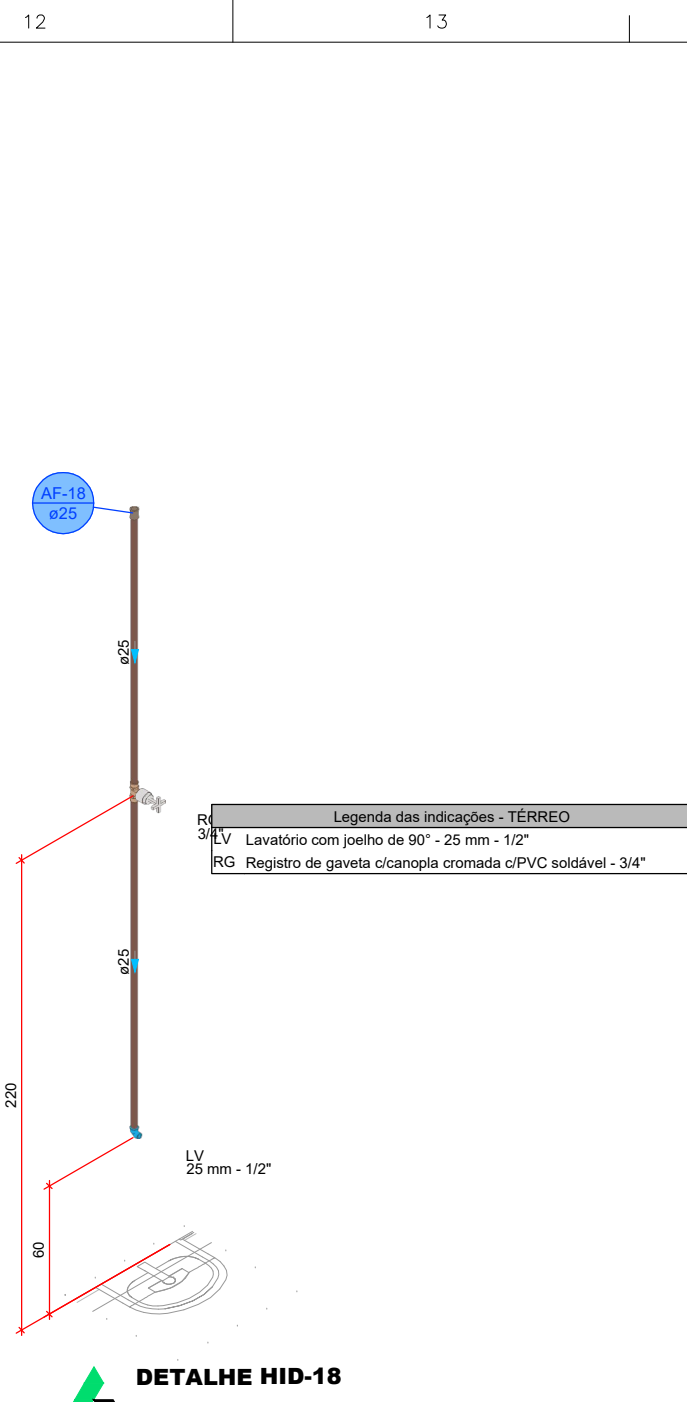


DETALHE HID-18

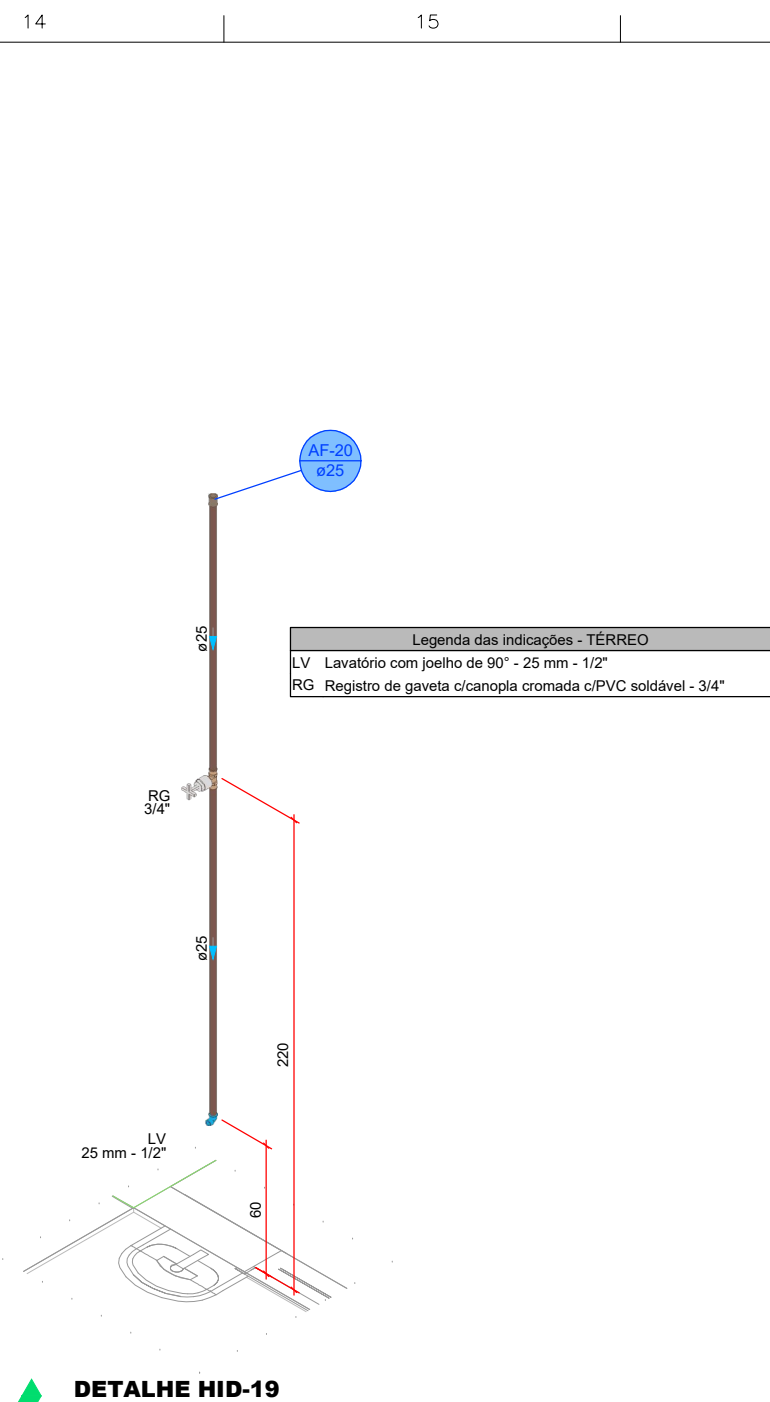


DETALHE HID-19

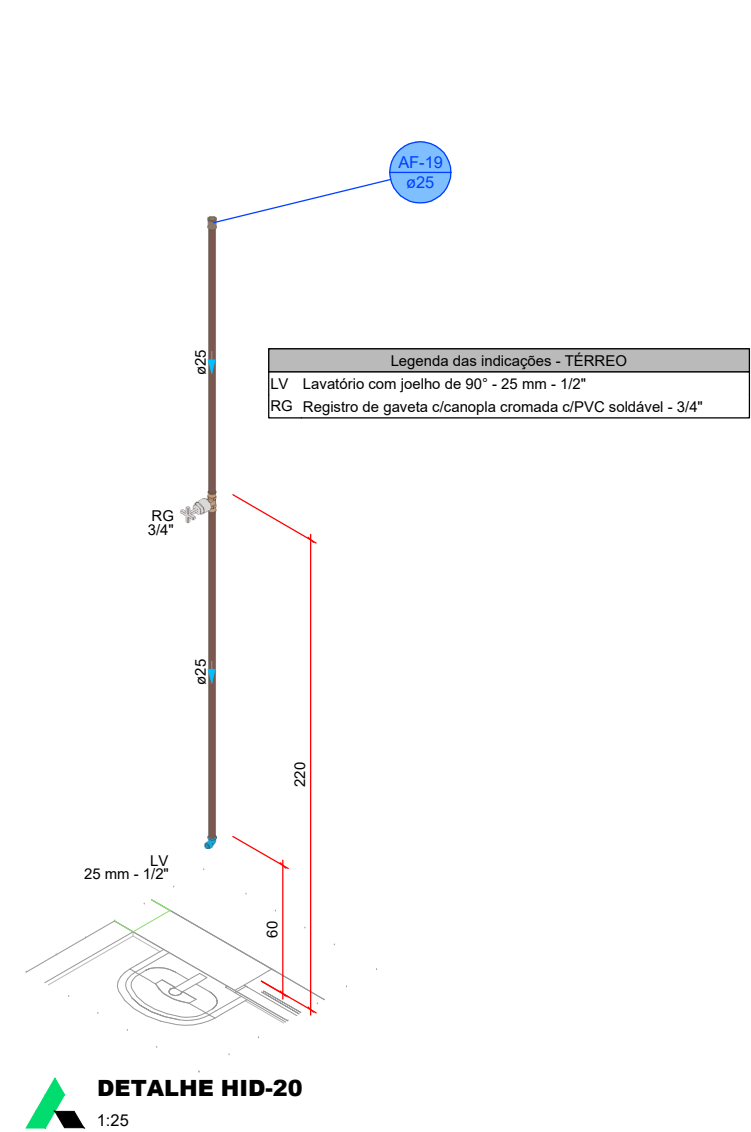


DETALHE HID-20

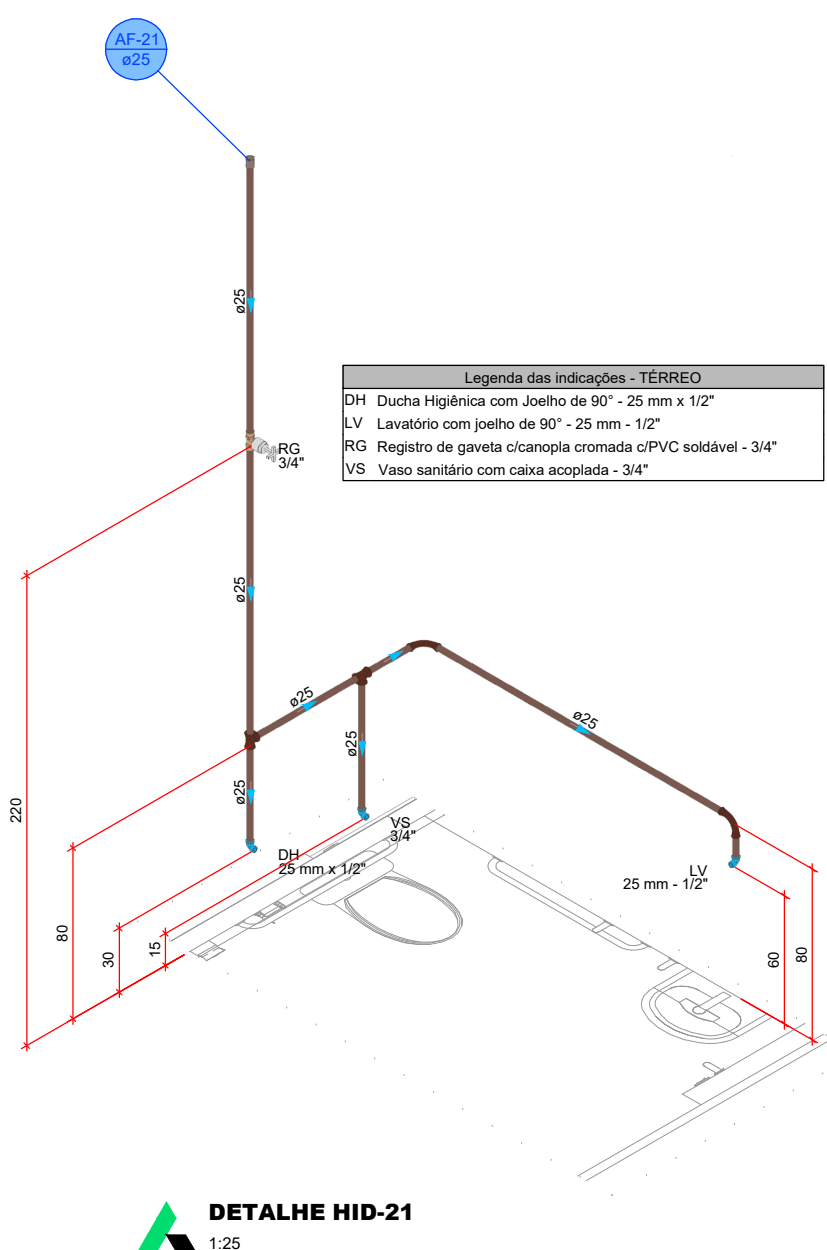


DETALHE HID-21

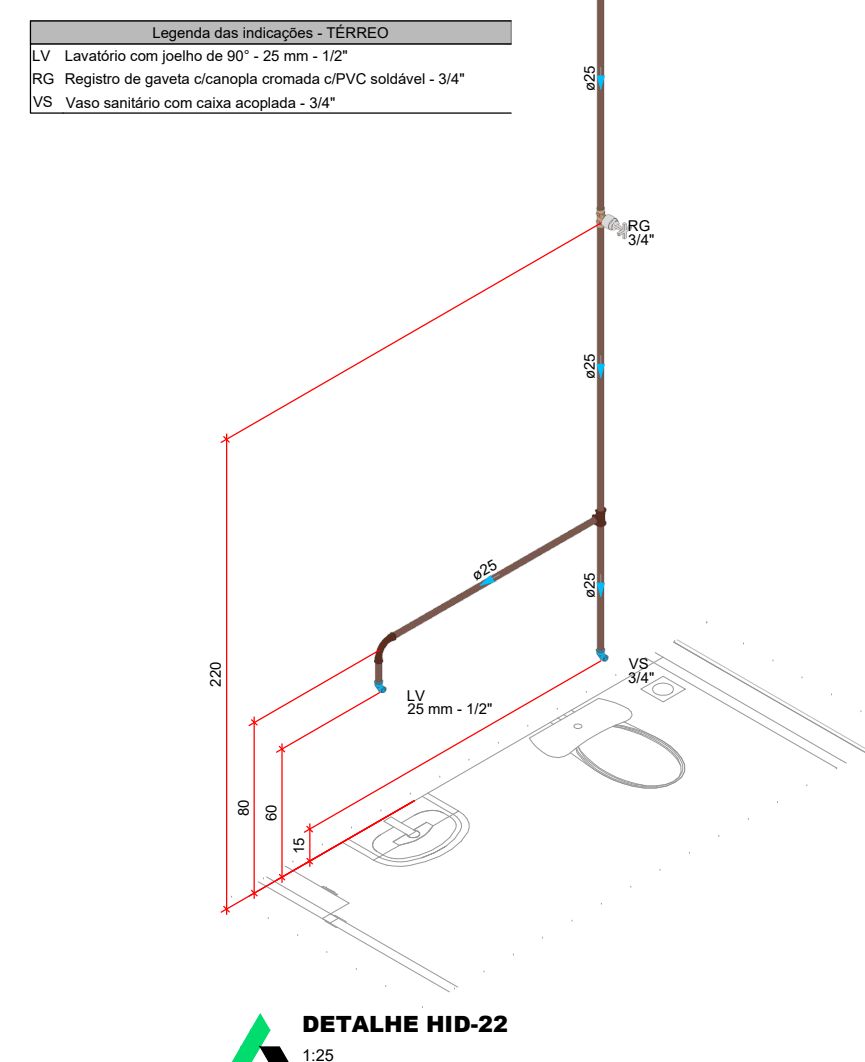


DETALHE HID-22

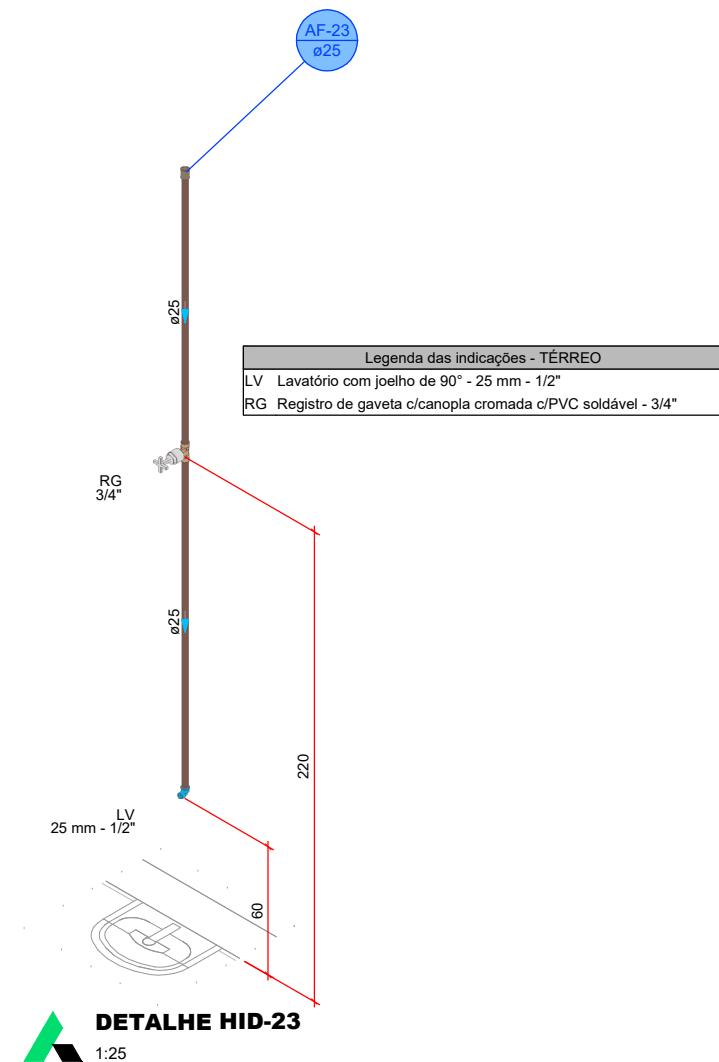


DETALHE HID-23

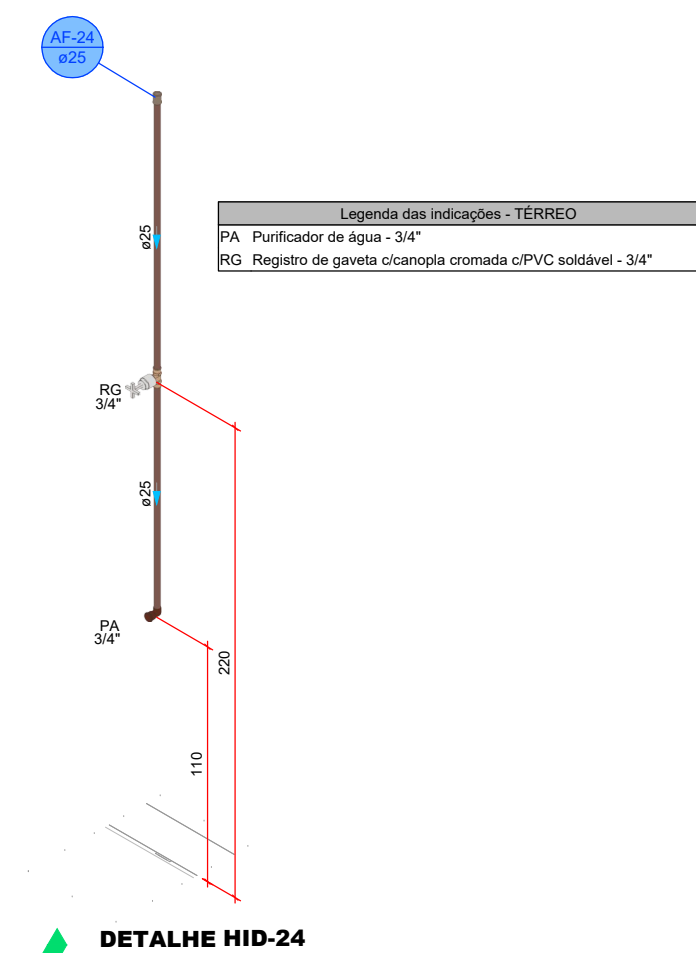

DETALHE HID-24

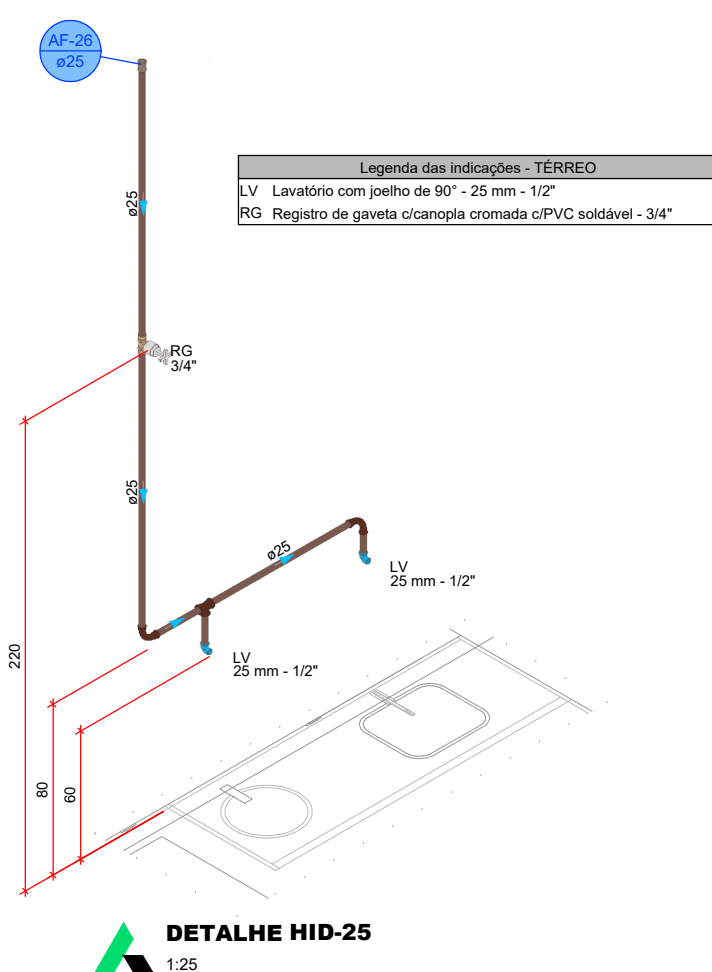


DETALHE HID-25

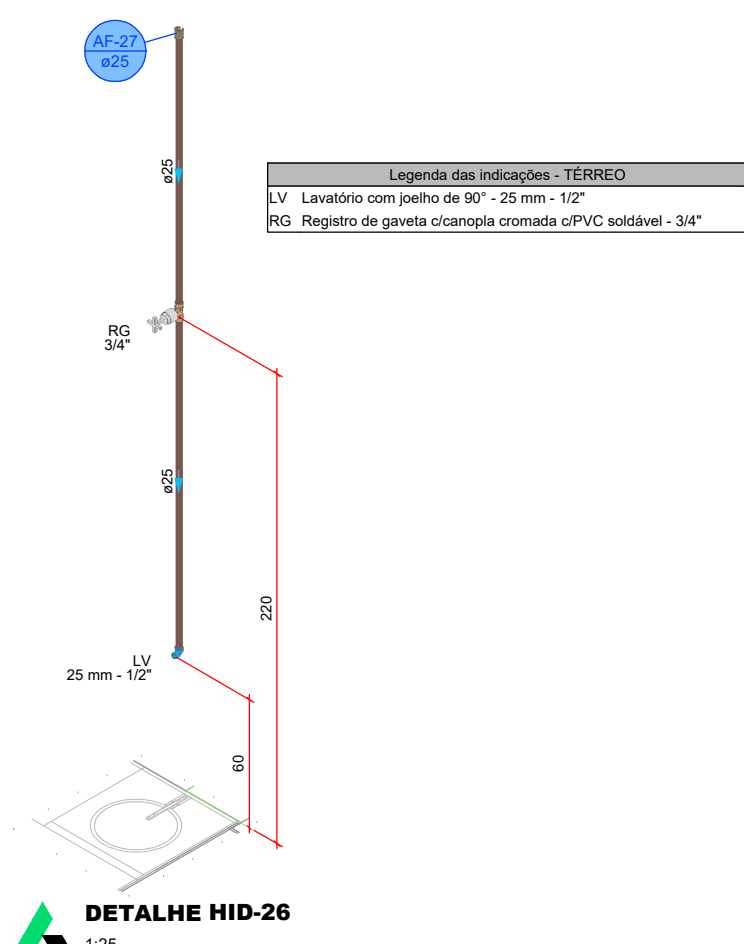


DETALHE HID-26

PROJETO HIDROSSANITÁRIO									
PROJETO HIDROSSANITÁRIO		CONTRATADO: Talis Henrique Pereira Fonseca		SECRETARIA		SECRETARIA DE ATENÇÃO PRIMÁRIA À SAÚDE		4	
Endereço: Rua Nereide, Nº 21		Endereço: Rua Nereide, Nº 21		Endereço: Rua Nereide, Nº 21		Endereço: Rua Nereide, Nº 21		Endereço: Rua Nereide, Nº 21	
Cidade: São Paulo, SP		Cidade: São Paulo, SP		Cidade: São Paulo, SP		Cidade: São Paulo, SP		Cidade: São Paulo, SP	
Data: 31/07/2024		Data: 31/07/2024		Data: 31/07/2024		Data: 31/07/2024		Data: 31/07/2024	
Nome: VISTO		Nome: VISTO		Nome: VISTO		Nome: VISTO		Nome: VISTO	
Escala: 1:25		Escala: 1:25		Escala: 1:25		Escala: 1:25		Escala: 1:25	
Indicadas no Desenho		Indicadas no Desenho		Indicadas no Desenho		Indicadas no Desenho		Indicadas no Desenho	
Desenho Número: 00001		Desenho Número: 00001		Desenho Número: 00001		Desenho Número: 00001		Desenho Número: 00001	
Modo: HIDR		Modo: HIDR		Modo: HIDR		Modo: HIDR		Modo: HIDR	
Revisão: 00		Revisão: 00		Revisão: 00		Revisão: 00		Revisão: 00	
Folha: 04/07		Folha: 04/07		Folha: 04/07		Folha: 04/07		Folha: 04/07	

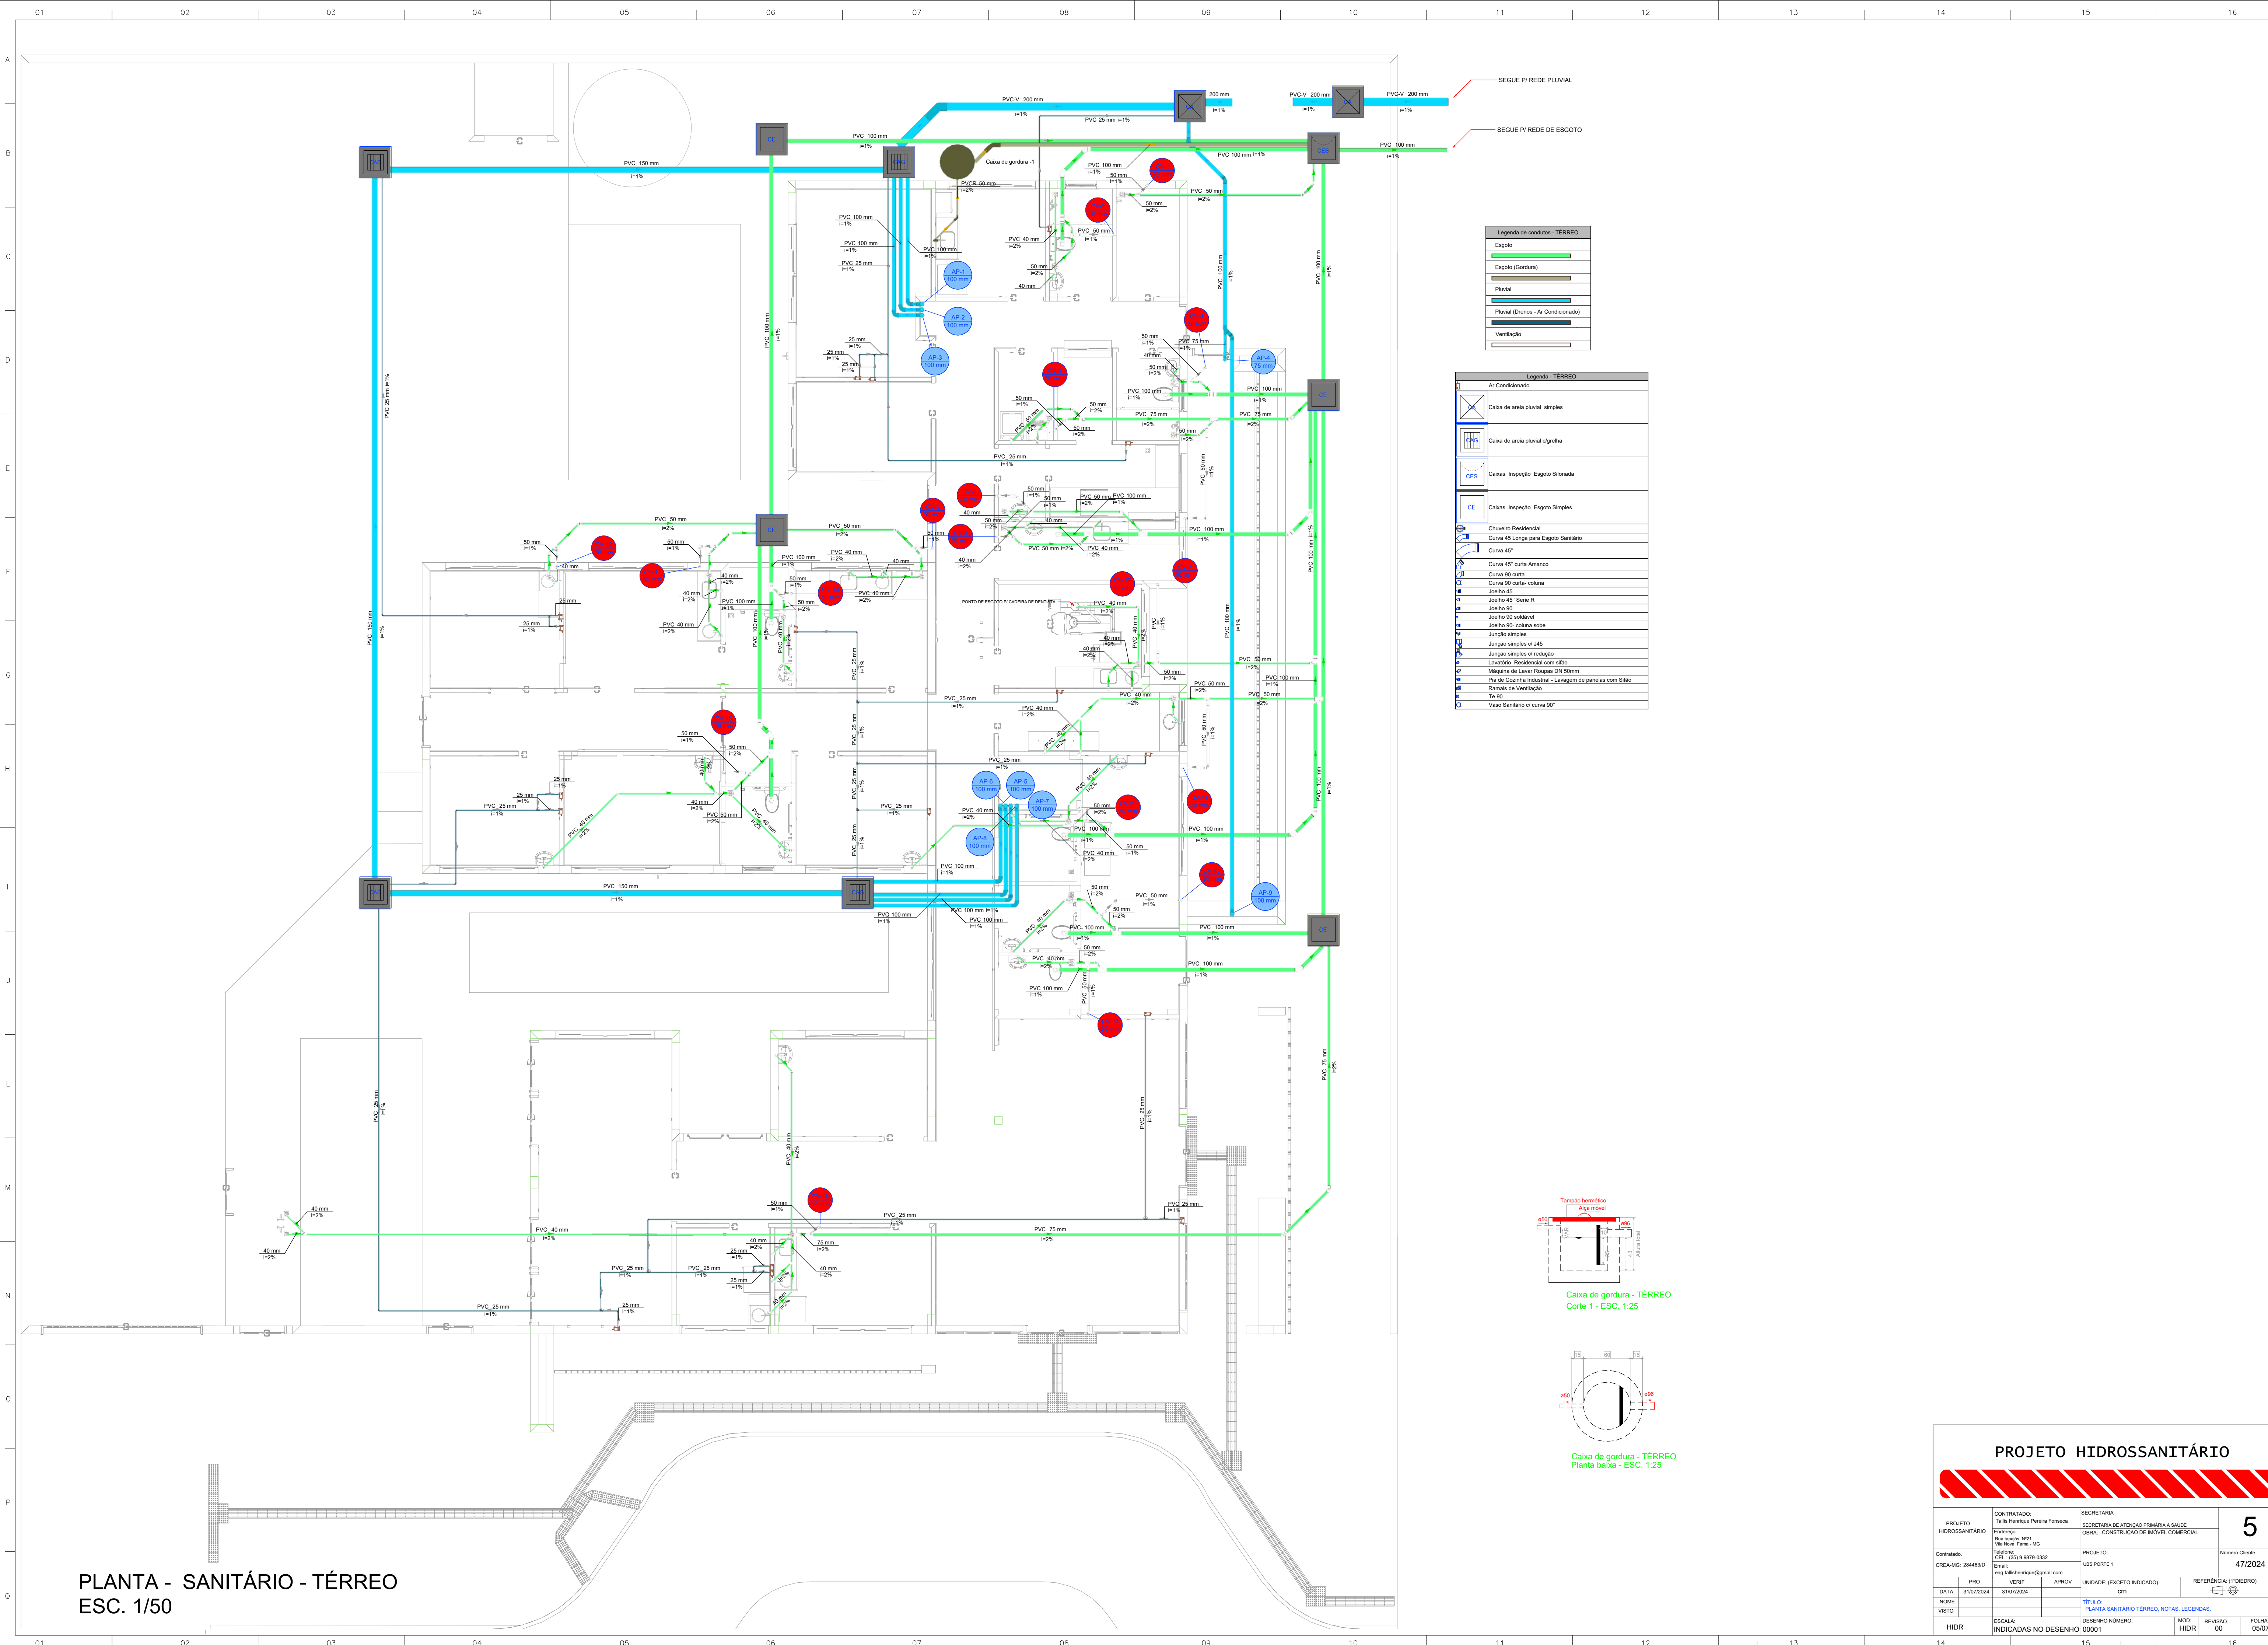


Legenda de condutos - TERREO	
	Esgoto
	Esgoto (Gordura)
	Pluvial
	Pluvial (Drenos - Ar Condicionado)
	Ventilação

Legenda - TERREO	
	Ar Condicionado
	Caixa de areia pluvial simples
	Caixa de areia pluvial c/ grelha
	Caixas Inspeção Esgoto Sifonada
	Caixas Inspeção Esgoto Simples
	Chuveiro Residencial
	Curva 45° Longa para Esgoto Sanitário
	Curva 45°
	Curva 45° curta Amico
	Curva 90° curta
	Curva 90° curta- coluna
	Joelho 45° Sino R
	Joelho 90°
	Joelho 90° sustável
	Joelho 90° coluna sobe
	Junção simples
	Junção simples c/ 45°
	Junção simples c/ redução
	Lavatório Residencial com sifão
	Máquina de Lavar Roupas DN 50mm
	Pia de Cozinha Industrial - Lavagem de panelas com Sifão
	Ramais de Ventilação
	Ta 90°
	Vaso Sanitário c/ curva 90°

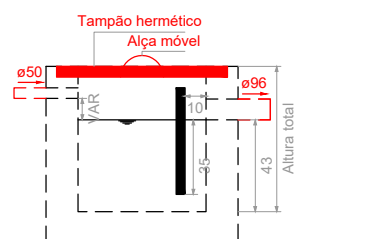


Caixa de gordura - TERREO
Corte 1 - ESC. 1:25

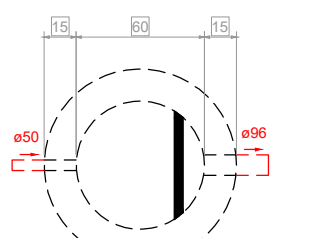

Caixa de gordura - TERREO
Planta baixa - ESC. 1:25

PLANTA - SANITÁRIO - TÉRREO
ESC. 1/50





















PROJETO HIDROSSANITÁRIO					
PROJETO HIDROSSANITÁRIO		CONTRATADO: Talis Henrique Pereira Fonseca Endereço: Rua Nogueira, Nº21 Vila Nova, Fátima - MG Telefone: CEL.: (51) 36179-0332 Email: eng.talishenrique@gmail.com	SECRETARIA SECRETARIA DE ATENÇÃO PRIMÁRIA À SAÚDE CABA - CONSTRUÇÃO DE NOVEL COMERCIAL		5
Contratado: GREIA-MG: 284463D			PROJETO UBS PORTE 1	Número Cliente: 47/2024	
DATA 31/07/2024	PROJ 31/07/2024	VERIF 31/07/2024	APROV	UNIDADE: (EXCETO INDICADO) cm	REFERÊNCIA (1) (TÉRREO) 
NOME VISTO		TÍTULO: PLANTA SANITÁRIO TERREO, NOTAS, LEGENDAS			
HIDR		ESCALA: INDICADAS NO DESENHO	DESENHO NÚMERO: 000001	MOD HIDR	REVISÃO 00
FOLHA 05/07		FOLHA 05/07			

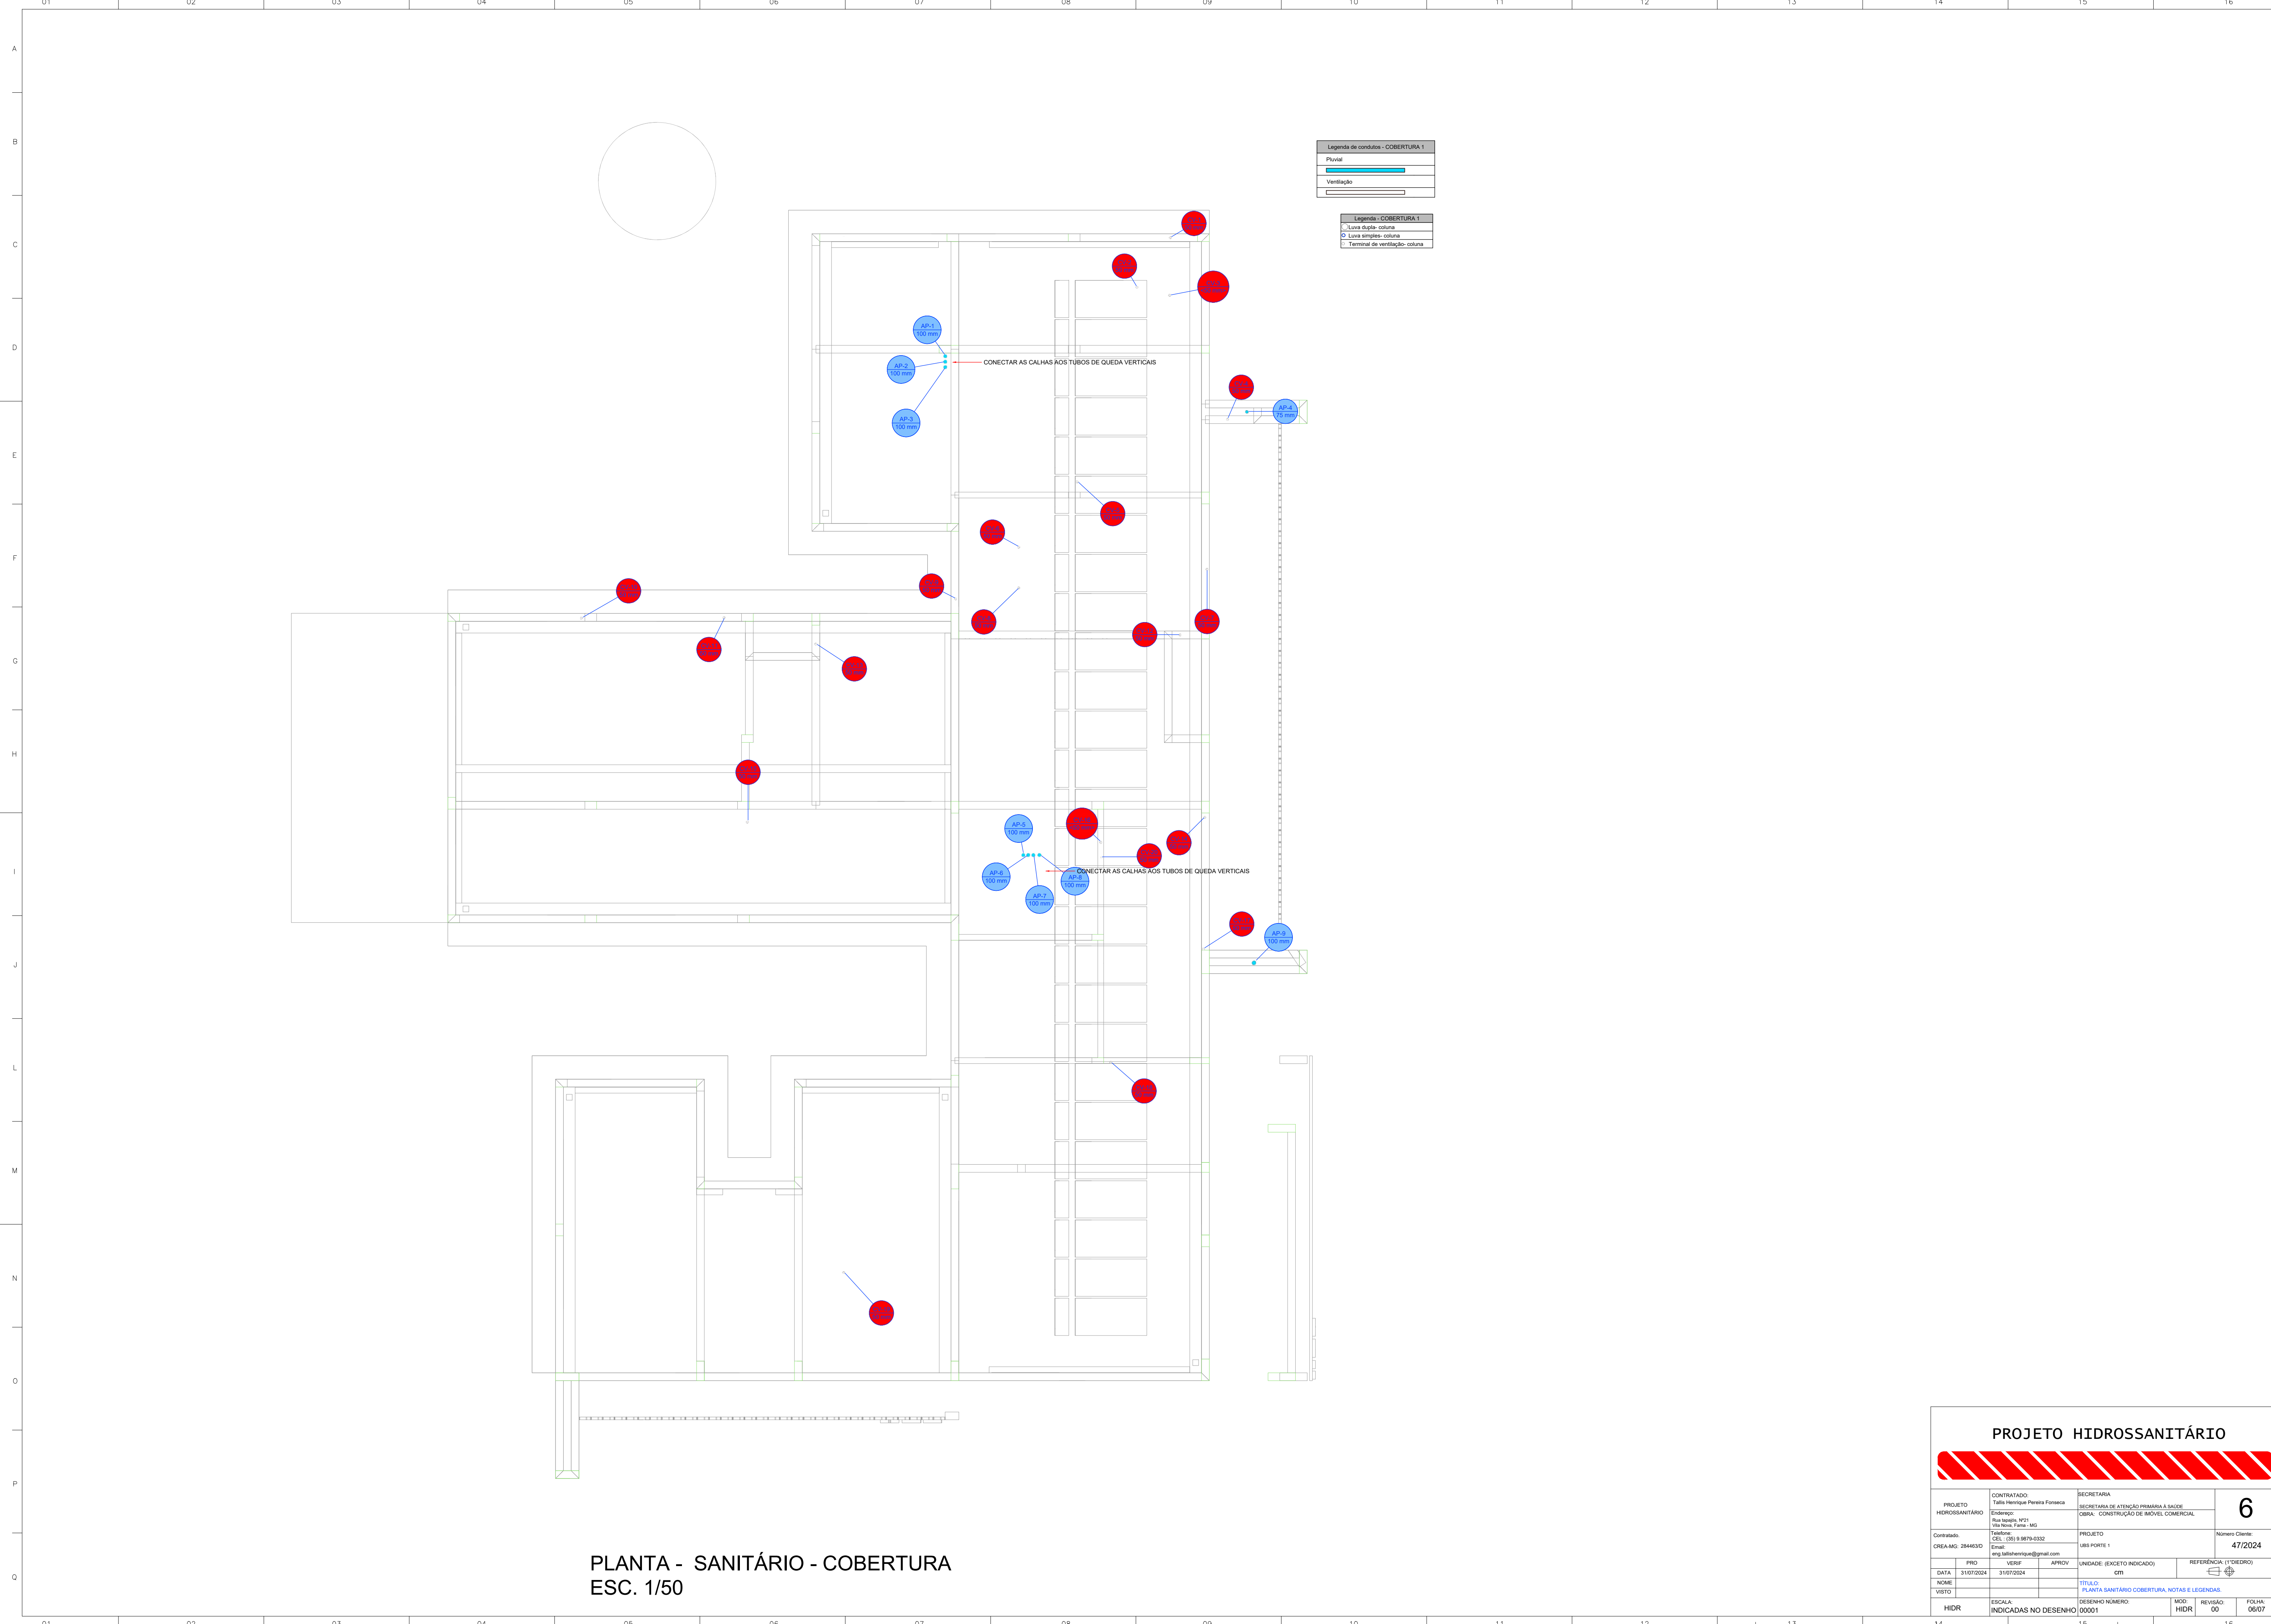

Legenda de condutos - COBERTURA 1	
Pluvial	
Ventilação	

Legenda - COBERTURA 1	
—	Linha dupla - coluna
○	Linha simples - coluna
⊥	Terminal de ventilação - coluna

PROJETO HIDROSSANITÁRIO									
PROJETO HIDROSSANITÁRIO		CONTRATADO: Talis Henrique Pereira Fonseca Endereço: Rua Tanque, Nº21 Vila Nova, Fátima - MG Telefone: CEL: (35) 31879-0322 E-mail: eng.talishenrique@gmail.com			SECRETARIA SECRETARIA DE ATENÇÃO PRIMÁRIA À SAÚDE OBRA: CONSTRUÇÃO DE IMÓVEL COMERCIAL			6	
Cadastrado: CREAM-MG: 284463D					PROJETO UBS PORTE 1			Número Cliente: 47/2024	
DATA 31/07/2024		PROJ 31/07/2024		VERIF 31/07/2024		APROV		UNIDADE: (EXCETO INDICADO) cm	
NOME VISTO		TÍTULO: PLANTA SANITÁRIO COBERTURA, NOTAS E LEGENDAS.			REFERÊNCIA 1 (TREDRO)				
HIDR		ESCALA: INDICADAS NO DESENHO			DESENHO NÚMERO: 00001			MOD HIDR	
					REVISÃO: 00			FOLHA: 06/07	
1.4					1.5.			1.6	

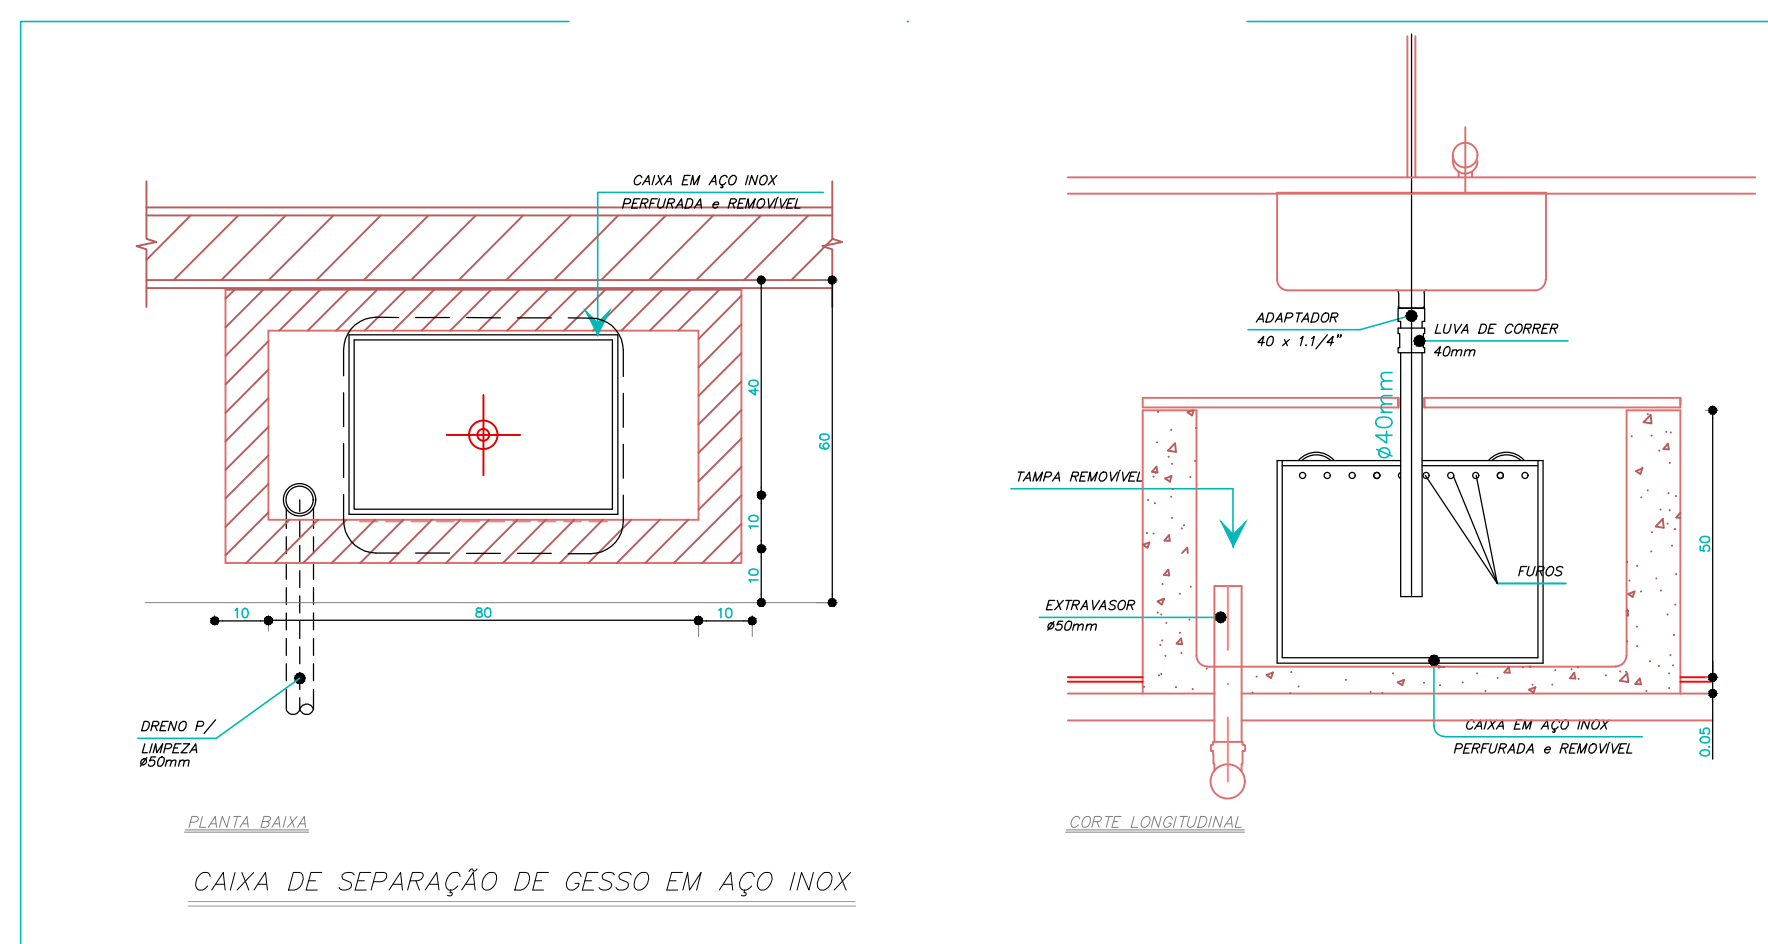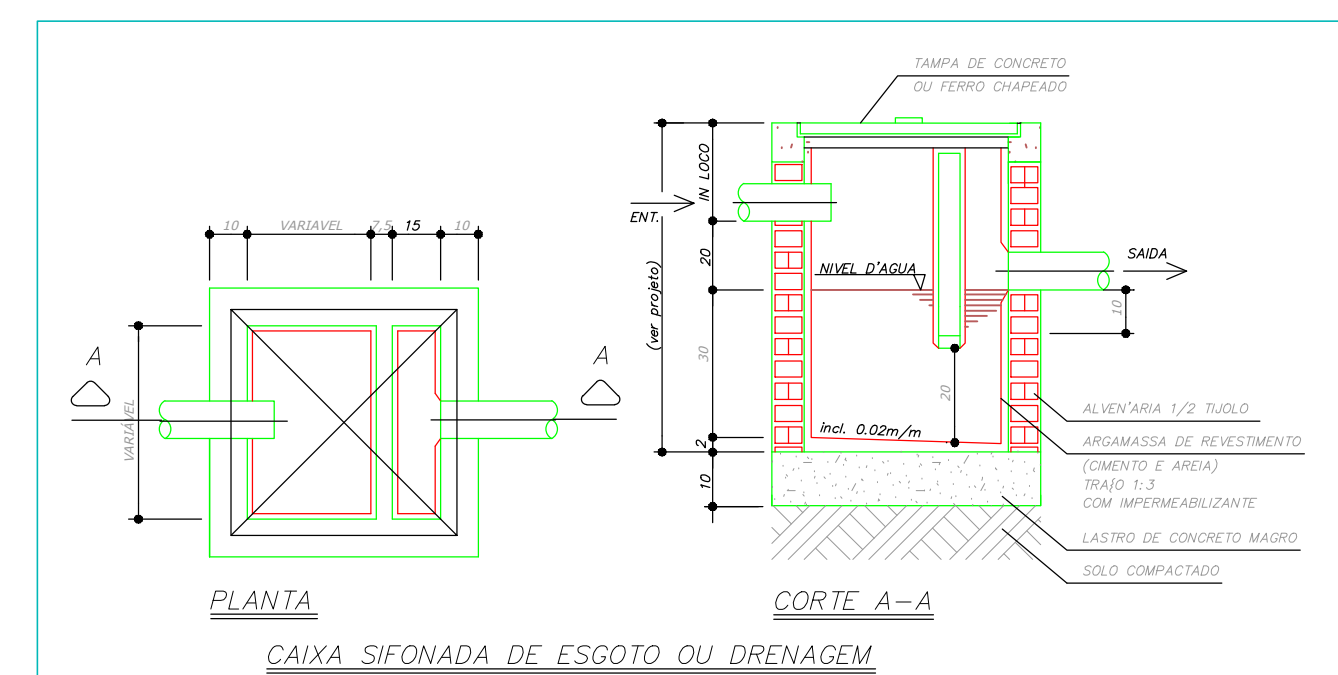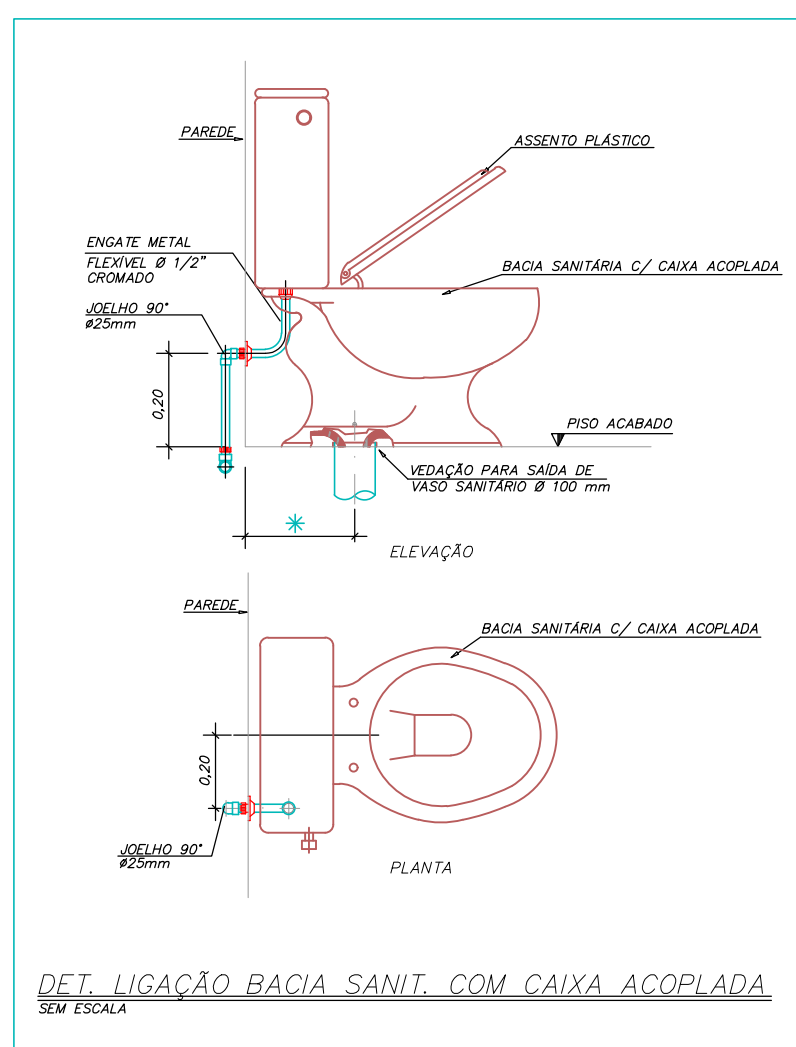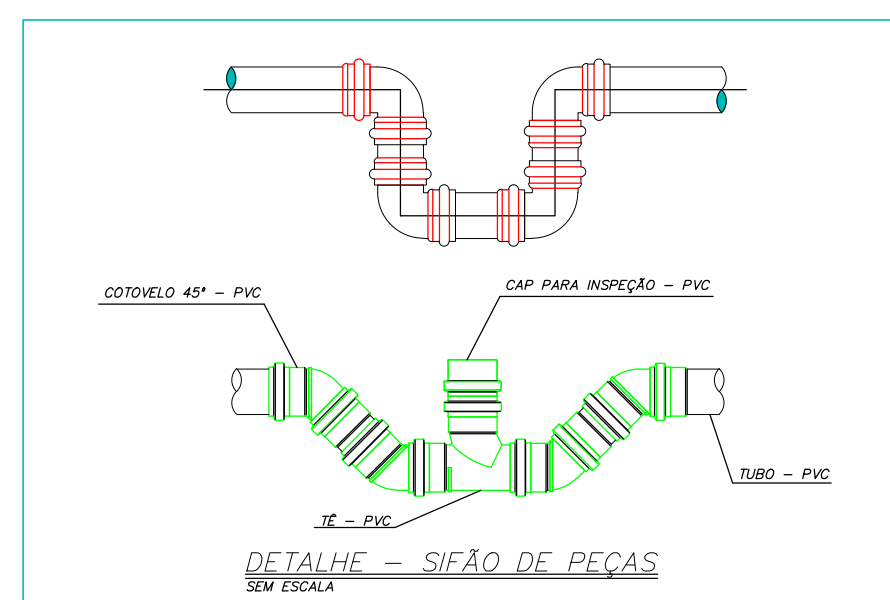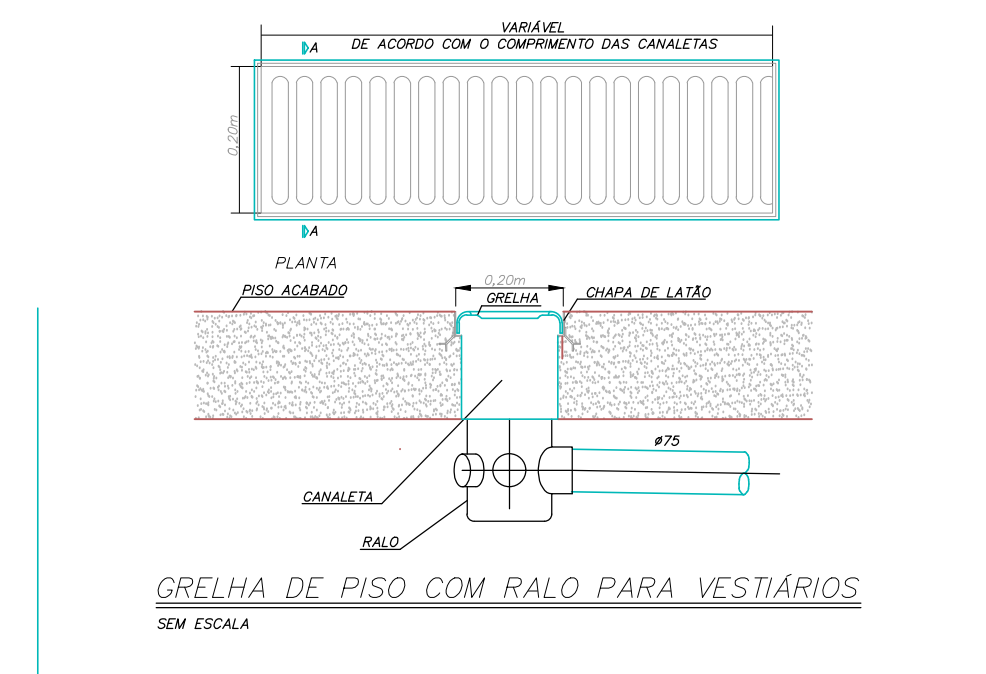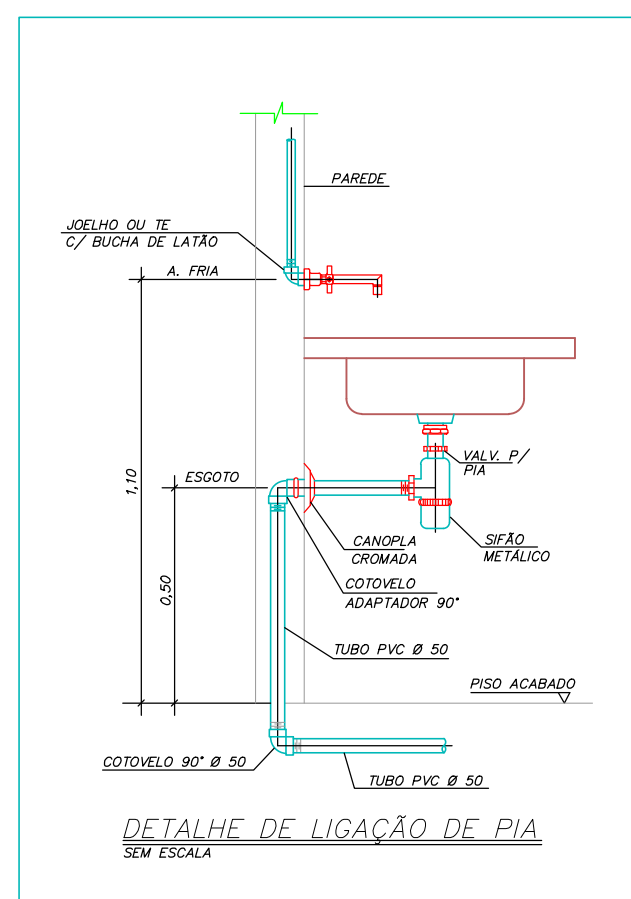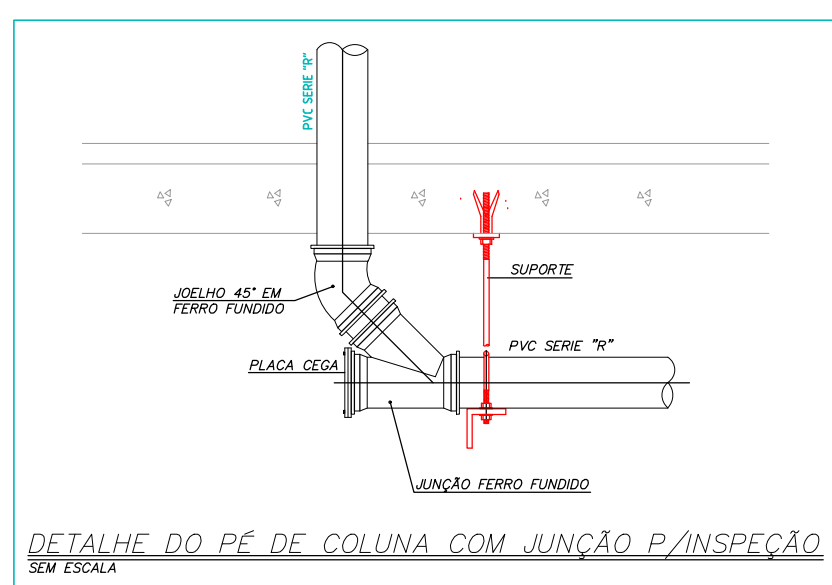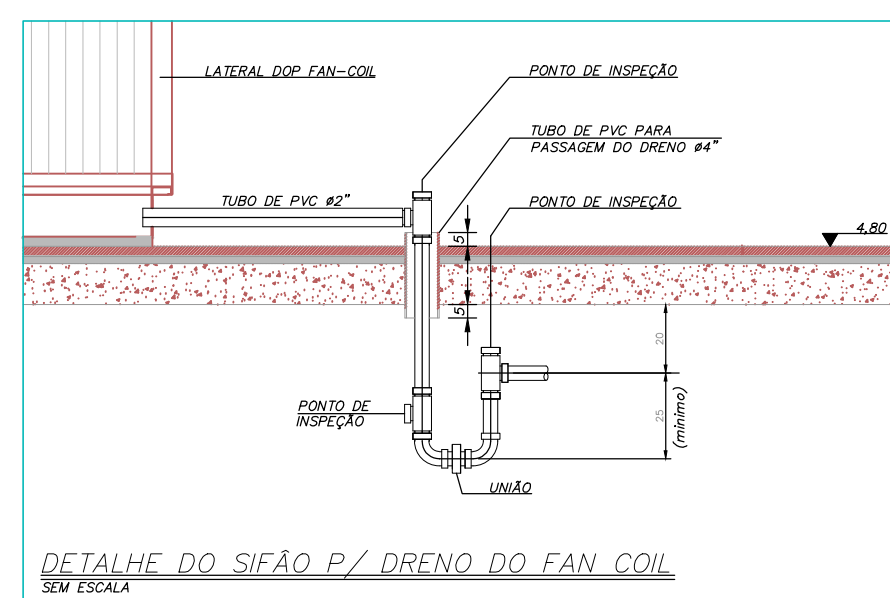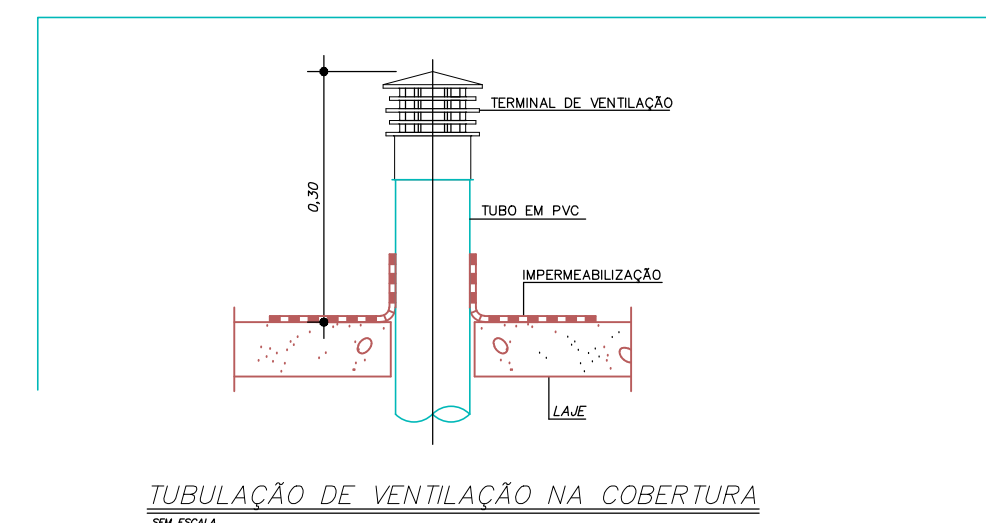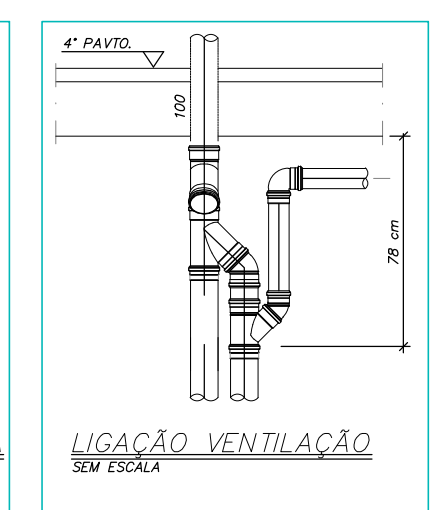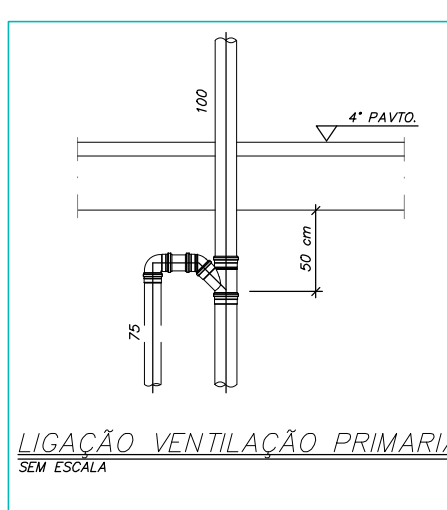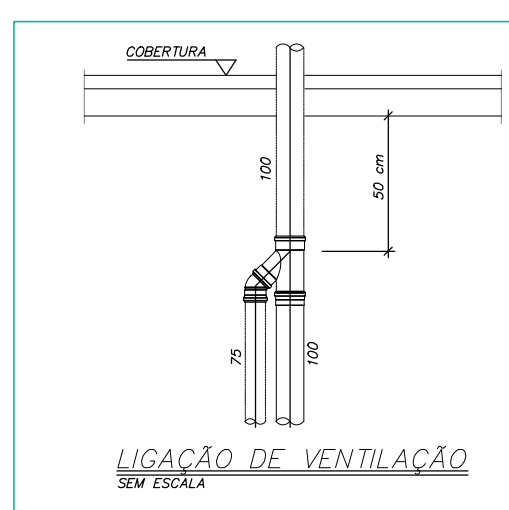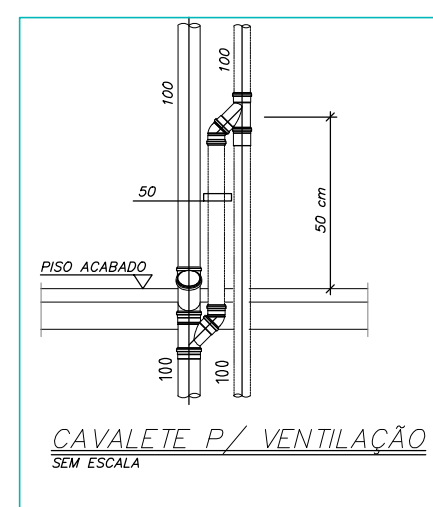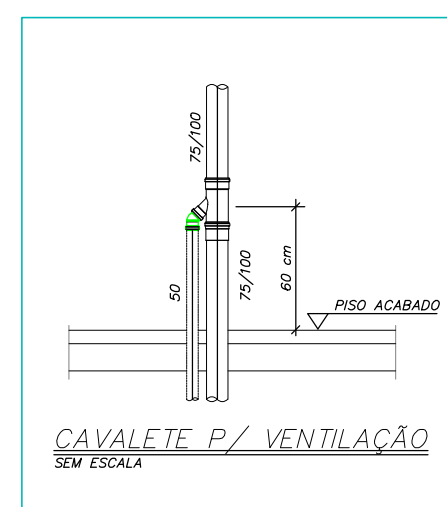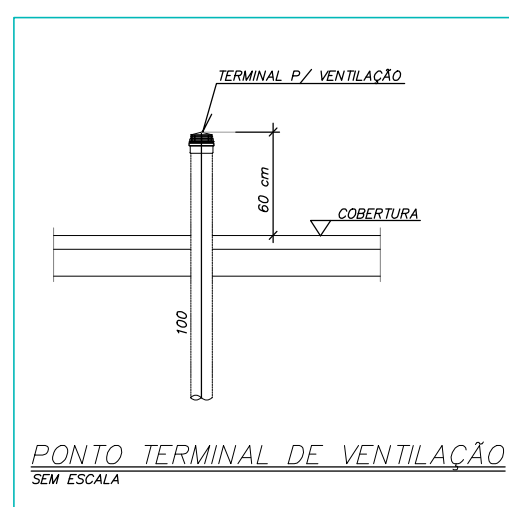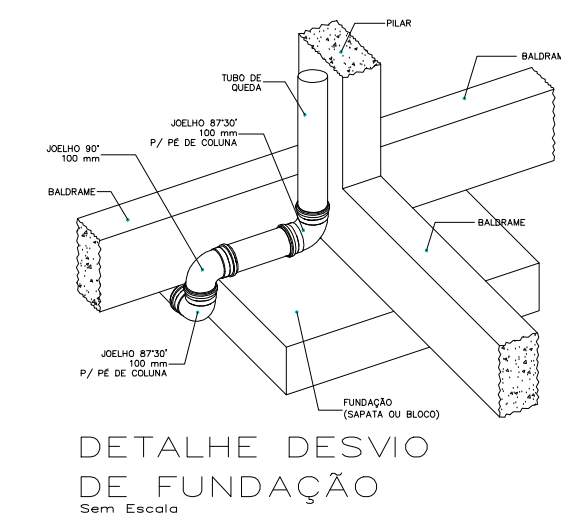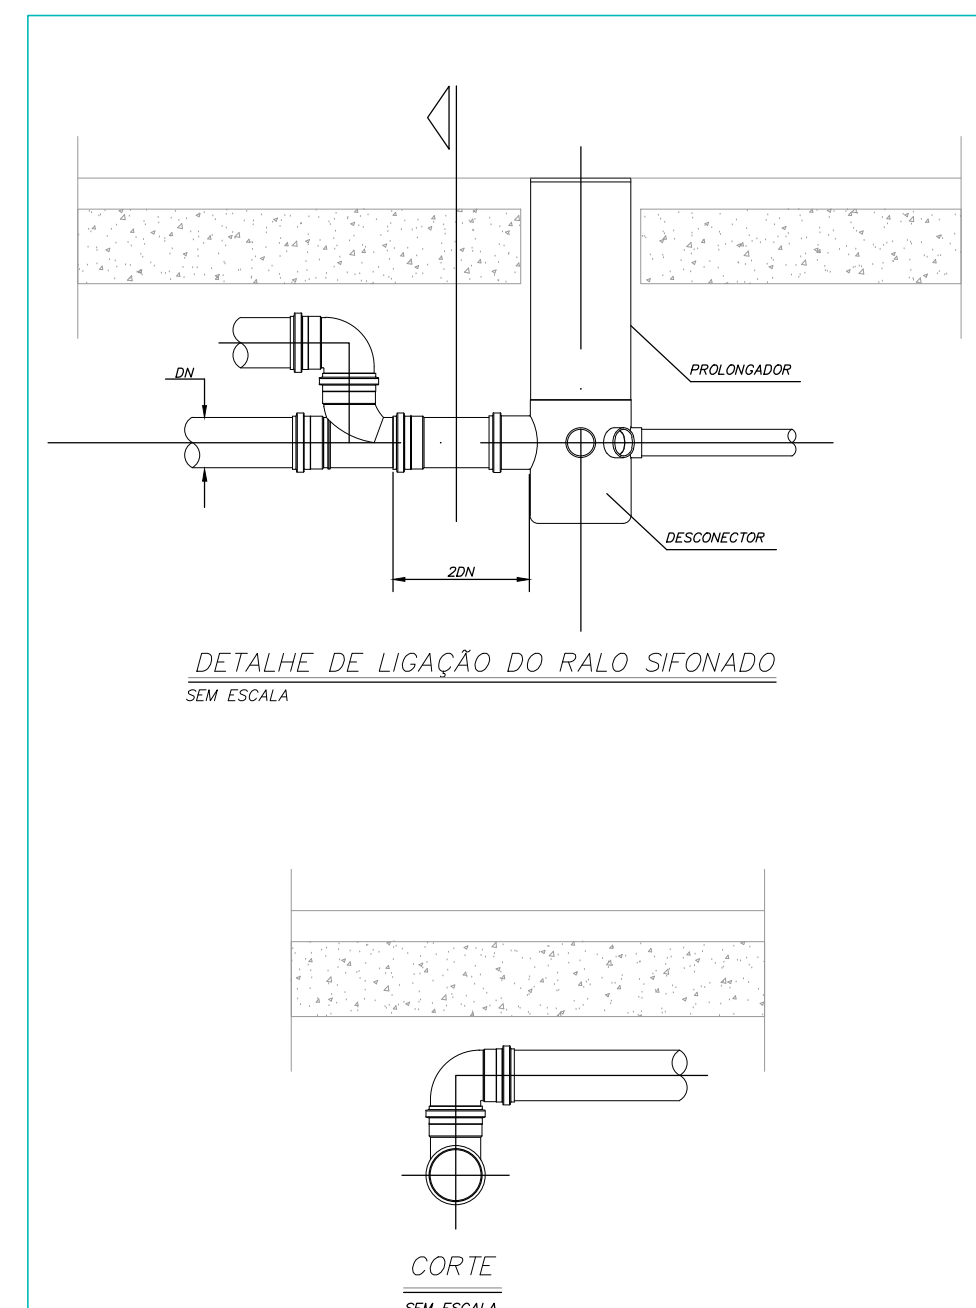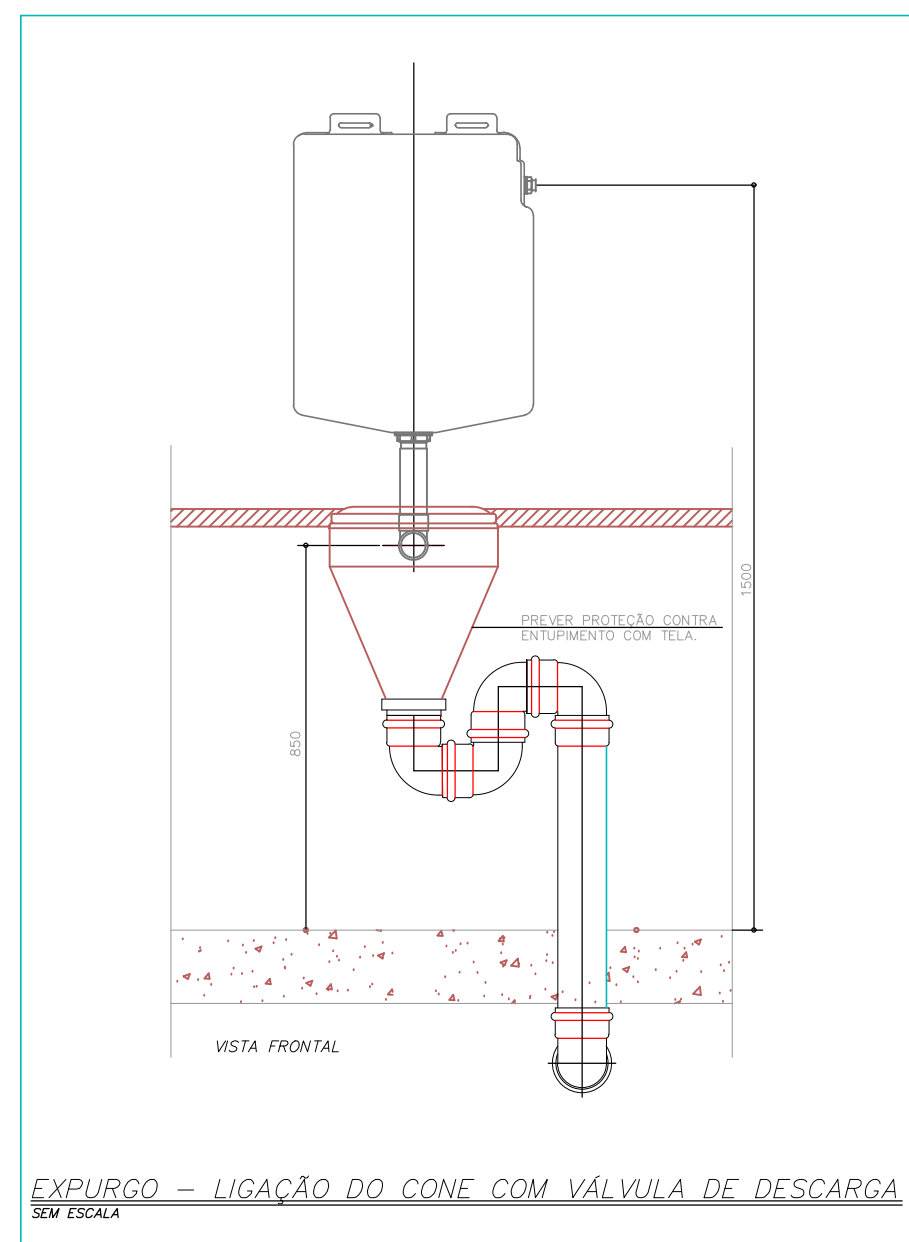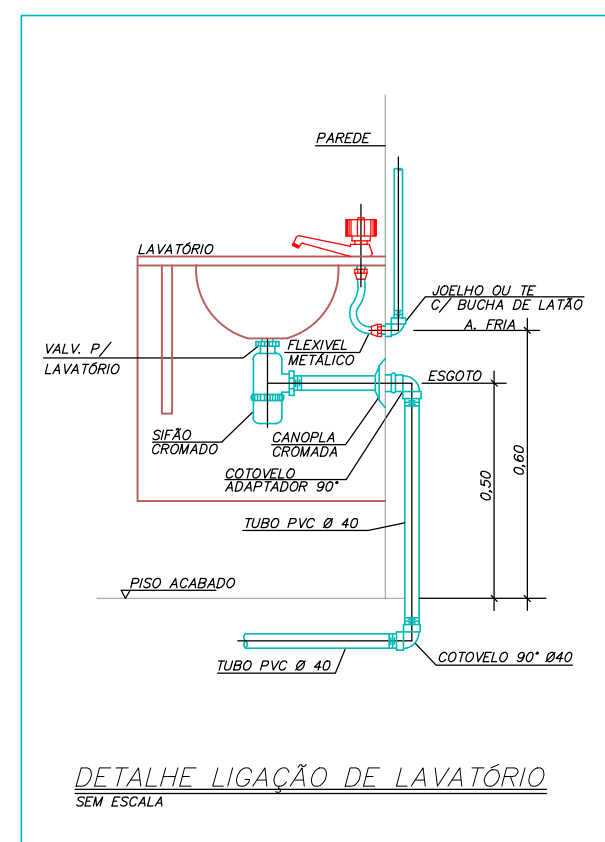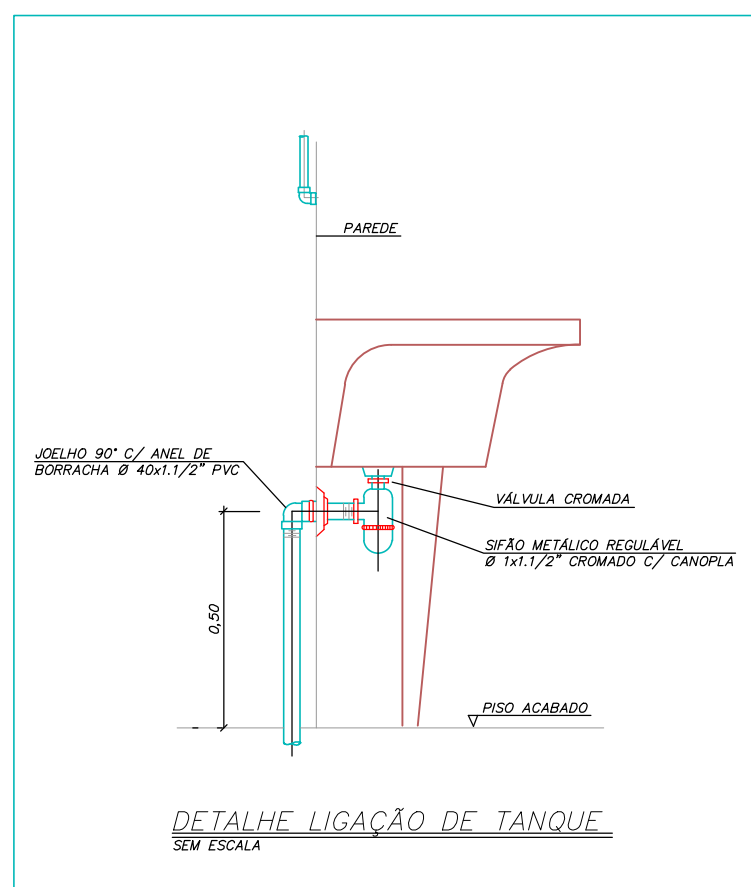

<