




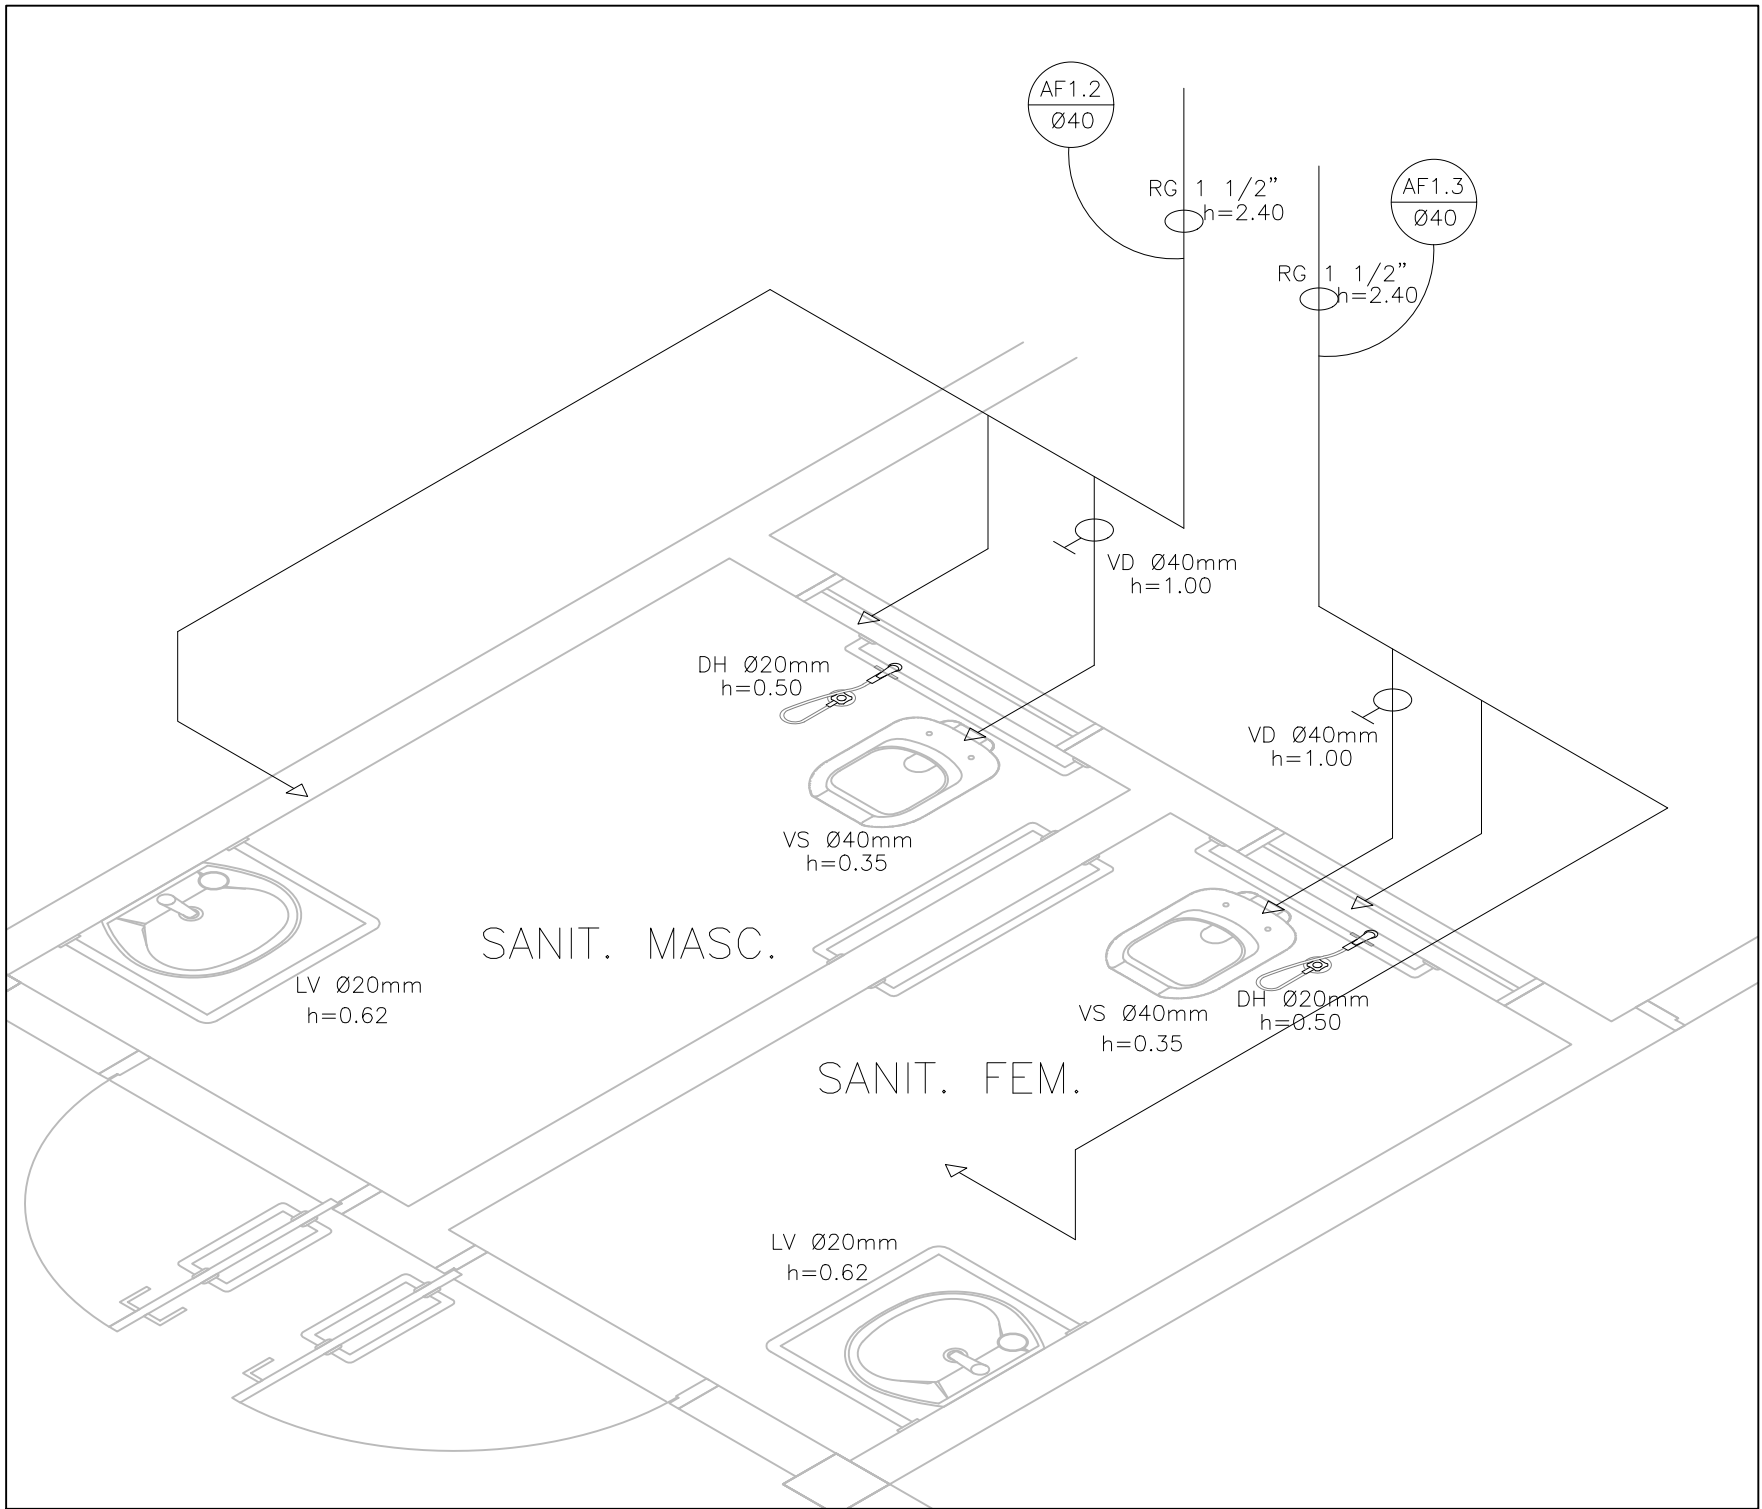

1 ISOMÉTRICA - SANITÁRIOS
SEM ESCALA

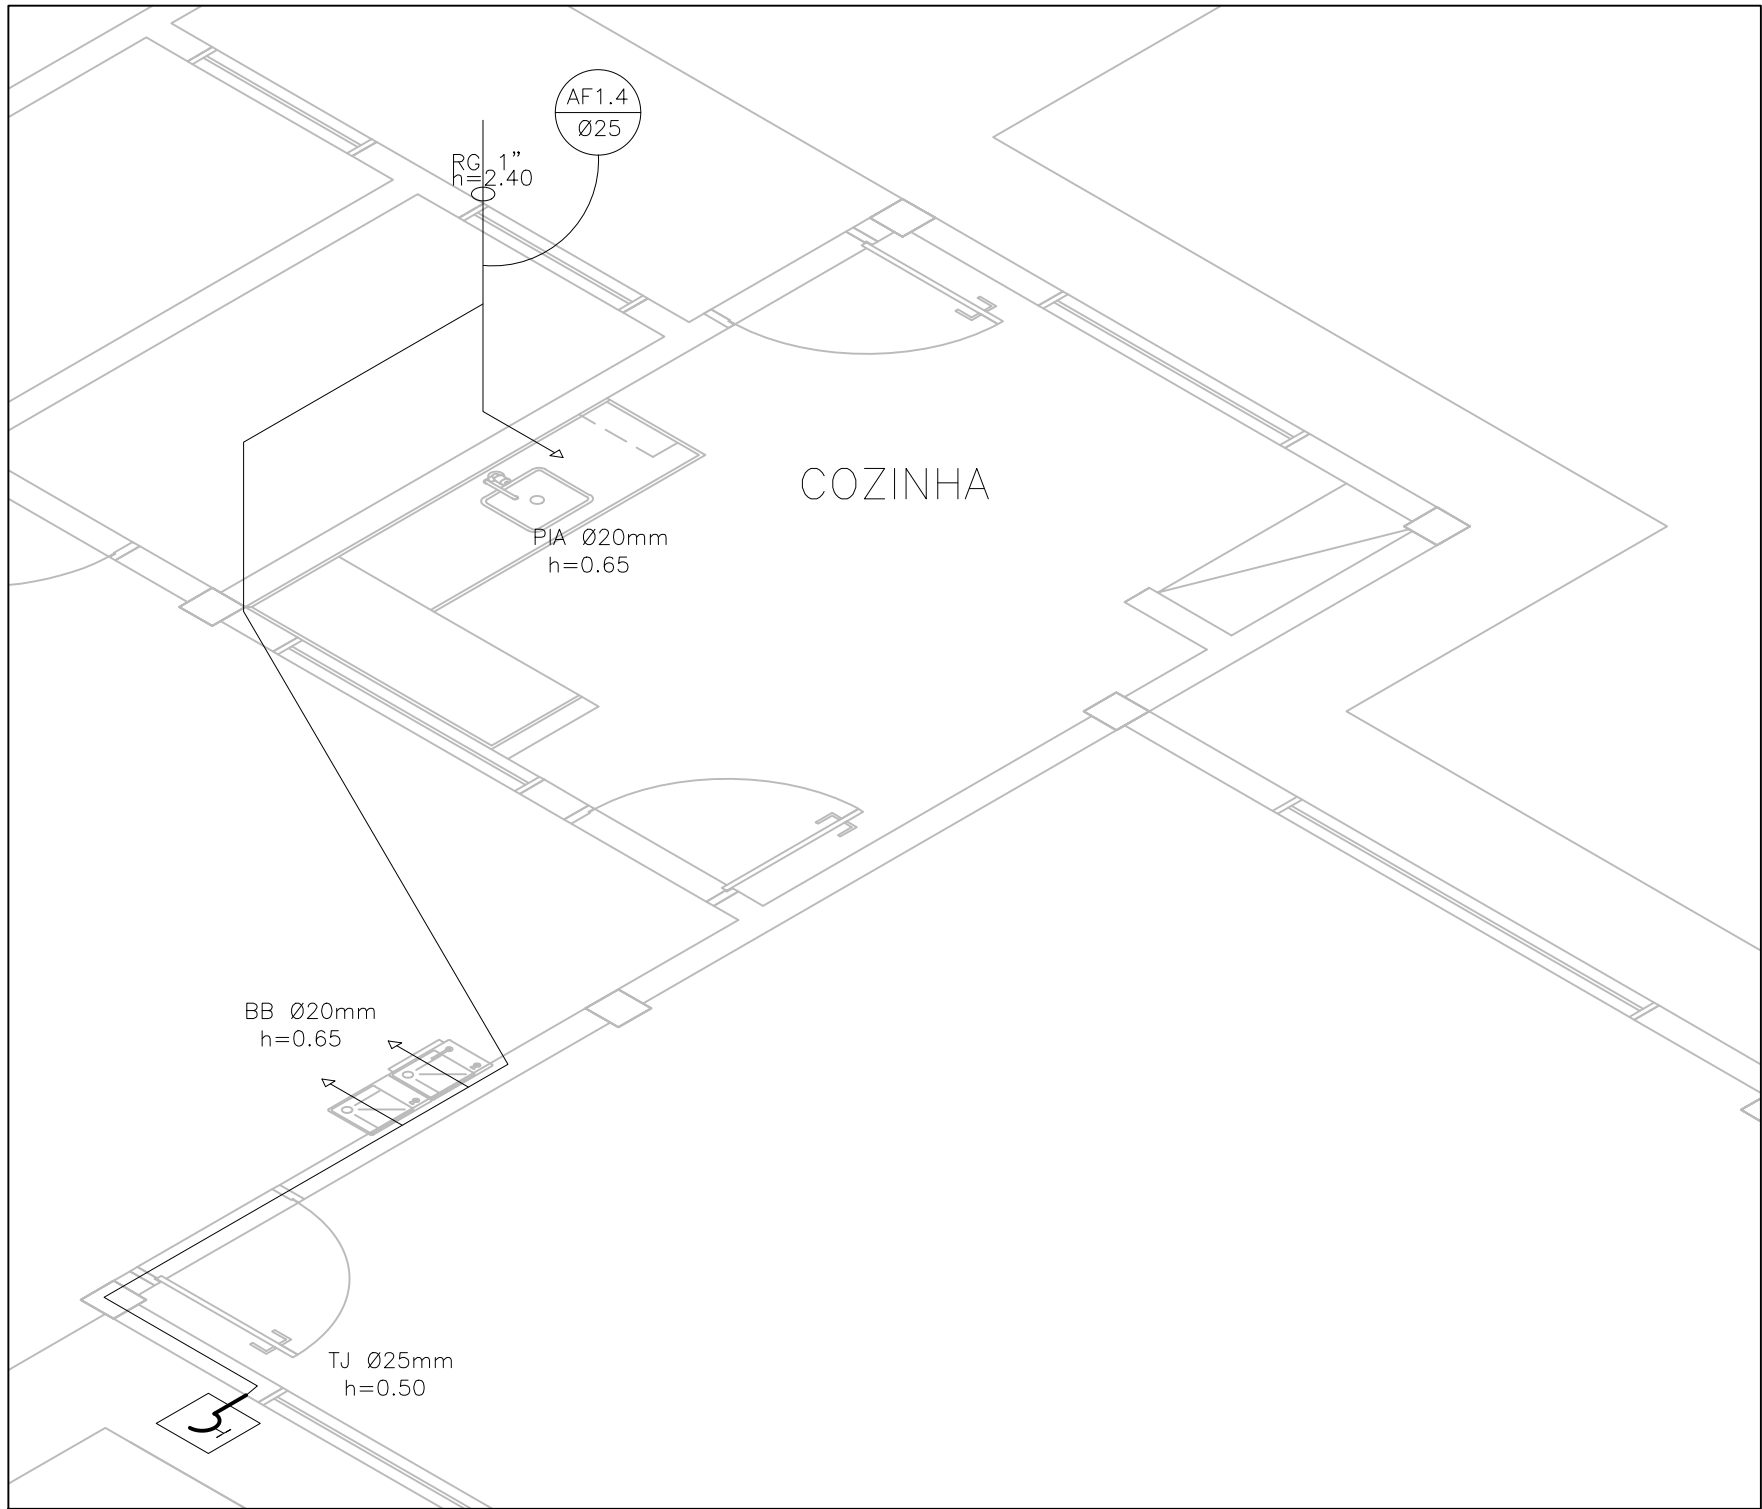

2 ISOMÉTRICA - COZINHA
SEM ESCALA

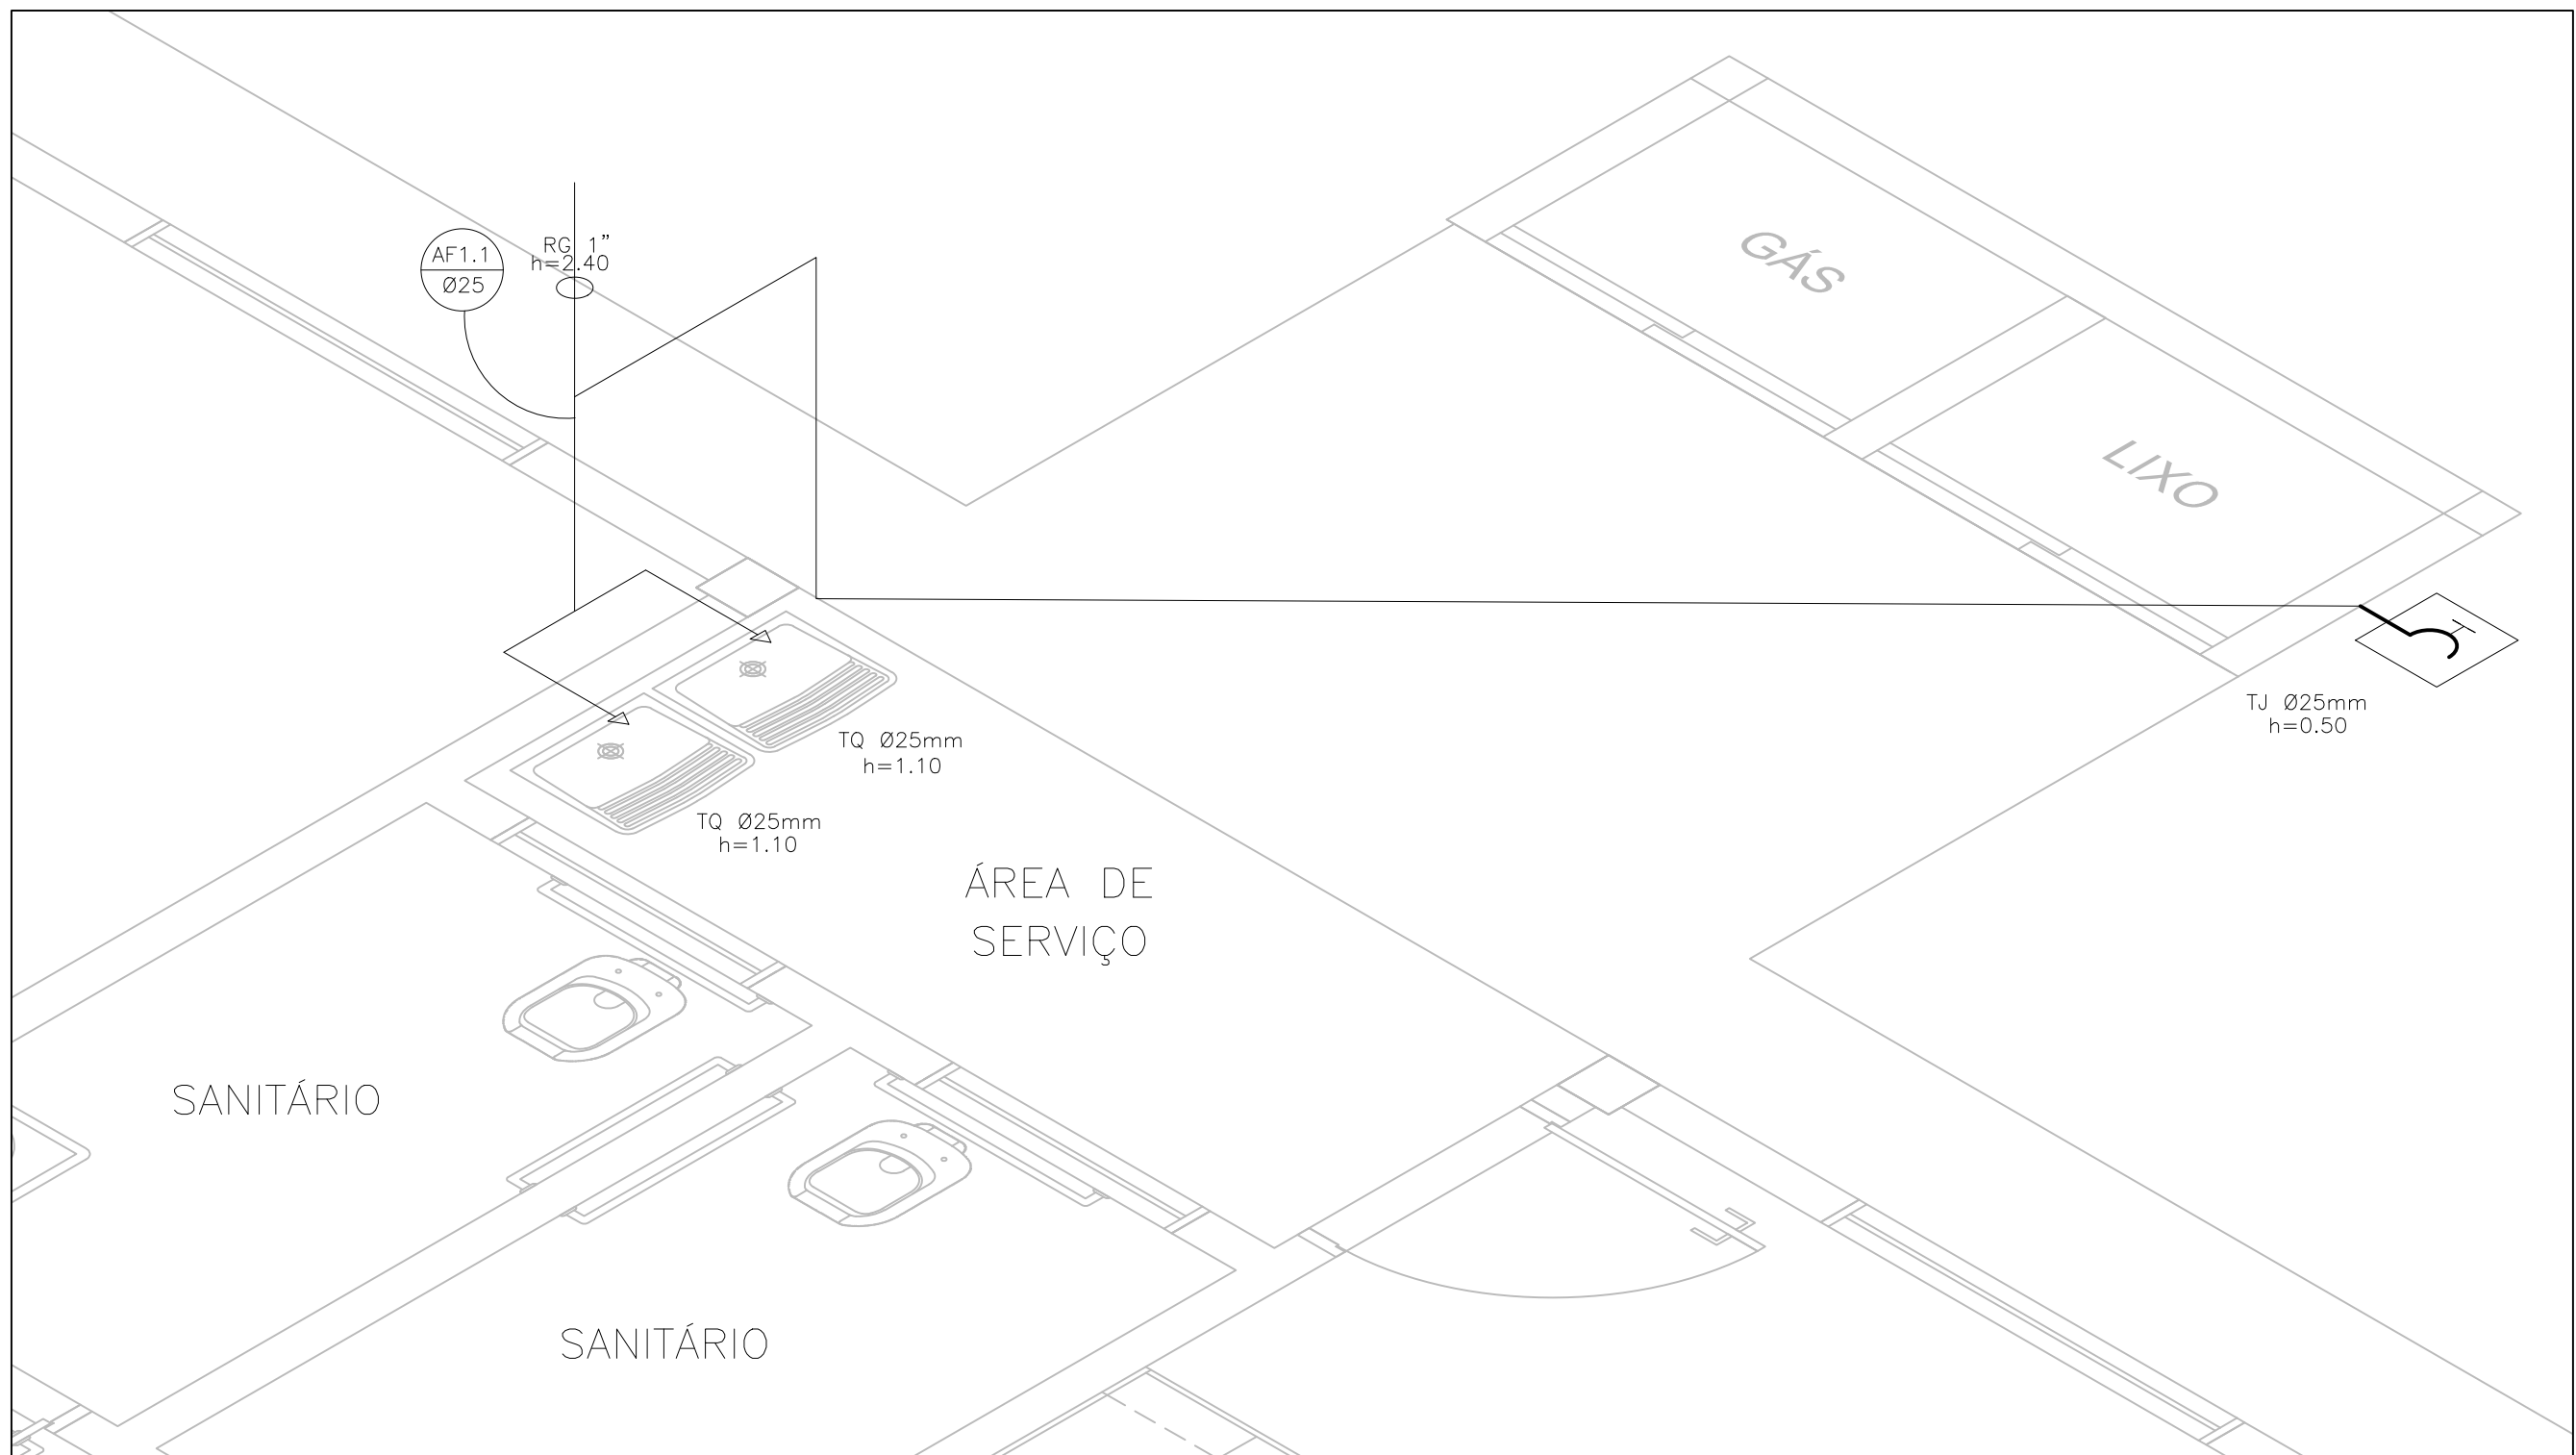

3 ISOMÉTRICA - ÁREA DE SERVIÇO
SEM ESCALA

L E G E N D A	
	REGISTRO DE GAVETA
	PONTO DE ÁGUA
	TORNEIRA DE JARDIM
	TUBULAÇÃO EM PVC AF
	SUBIDA DE TUBULAÇÃO
	DESCIDA DE TUBULAÇÃO
	VS: VASO SANITÁRIO
	TQ: TANQUE
	PIA: PIA DE COZINHA
	LV: LAVATÓRIO
	DH: DUCHA HIGIÊNICA
	BB: BEBEDOURO


OBSERVAÇÕES :

1. TODA TUBULAÇÃO SERÁ EM PVC RÍGIDO SOLDÁVEL CLASSE 15, COM OS DIÂMETROS (mm) INDICADOS.
2. AS TORNEIRAS DE JARDIM FICARÃO A 50 cm DO NÍVEL DO TERRENO.
3. AS TUBULAÇÕES QUE PASSAM PELO SOLO SERÃO ENTERRADAS COMO INDICADO PELAS RESPECTIVAS PROFUNDIDADES. VER DETALHE TUBULAÇÃO ENTERRADA.
4. A TUBULAÇÃO DE ABASTECIMENTO D'ÁGUA PODE SER ALTERADA EM FUNÇÃO DA SITUAÇÃO LOCAL OU DA REDE DE ÁGUA, QUANDO FORNECIDA PELA CONCESSIONÁRIA.

***Observação:** Adaptado conforme projeto padrão FNDE - Escola 2 salas.


Fonte: <https://www.gov.br/fnde/pt-br/ acesso-a-informacao/acoes-e-programas/ programas/par/infraestrutura-fisica-escolar/projeto-espaco-educativo-rural-2-salas> (Visitado em 15/10/25)

	Tipo: PROJETO HIDROSSANITÁRIO	Prancha: 1/2
	Título: CEMEI PONTE DOS CIGANOS	
Proprietária: SAMUEL BARRETO NETO:77929730697 Assinado de forma digital por SAMUEL BARRETO NETO:77929730697 Data: 2025.10.29 13:44:23 -03'00'	Prefeitura Municipal de Coração de Jesus CNPJ: 22.680.672/0001-28	Conteúdo: INSTALAÇÕES DE ÁGUA FRIA PERSPECTIVAS ISOMÉTRICAS
Responsável técnico: gov.br Documento assinado digitalmente ANDRÉ FAGUNDES PEIXOTO Data: 2025.10.29 09:52:06 -03'00' Verifique em https://validar.it.gov.br	André Fagundes Peixoto Engenheiro Civil - CREA - MG: 382948/D	Local: Rua do Comércio - SN Distrito de Ponte dos Ciganos - Coração de Jesus - MG
Data: Outubro / 2025	Escala: 1:50	Área a construir: 208,83 m²
		Área do terreno: 1.092,81m²

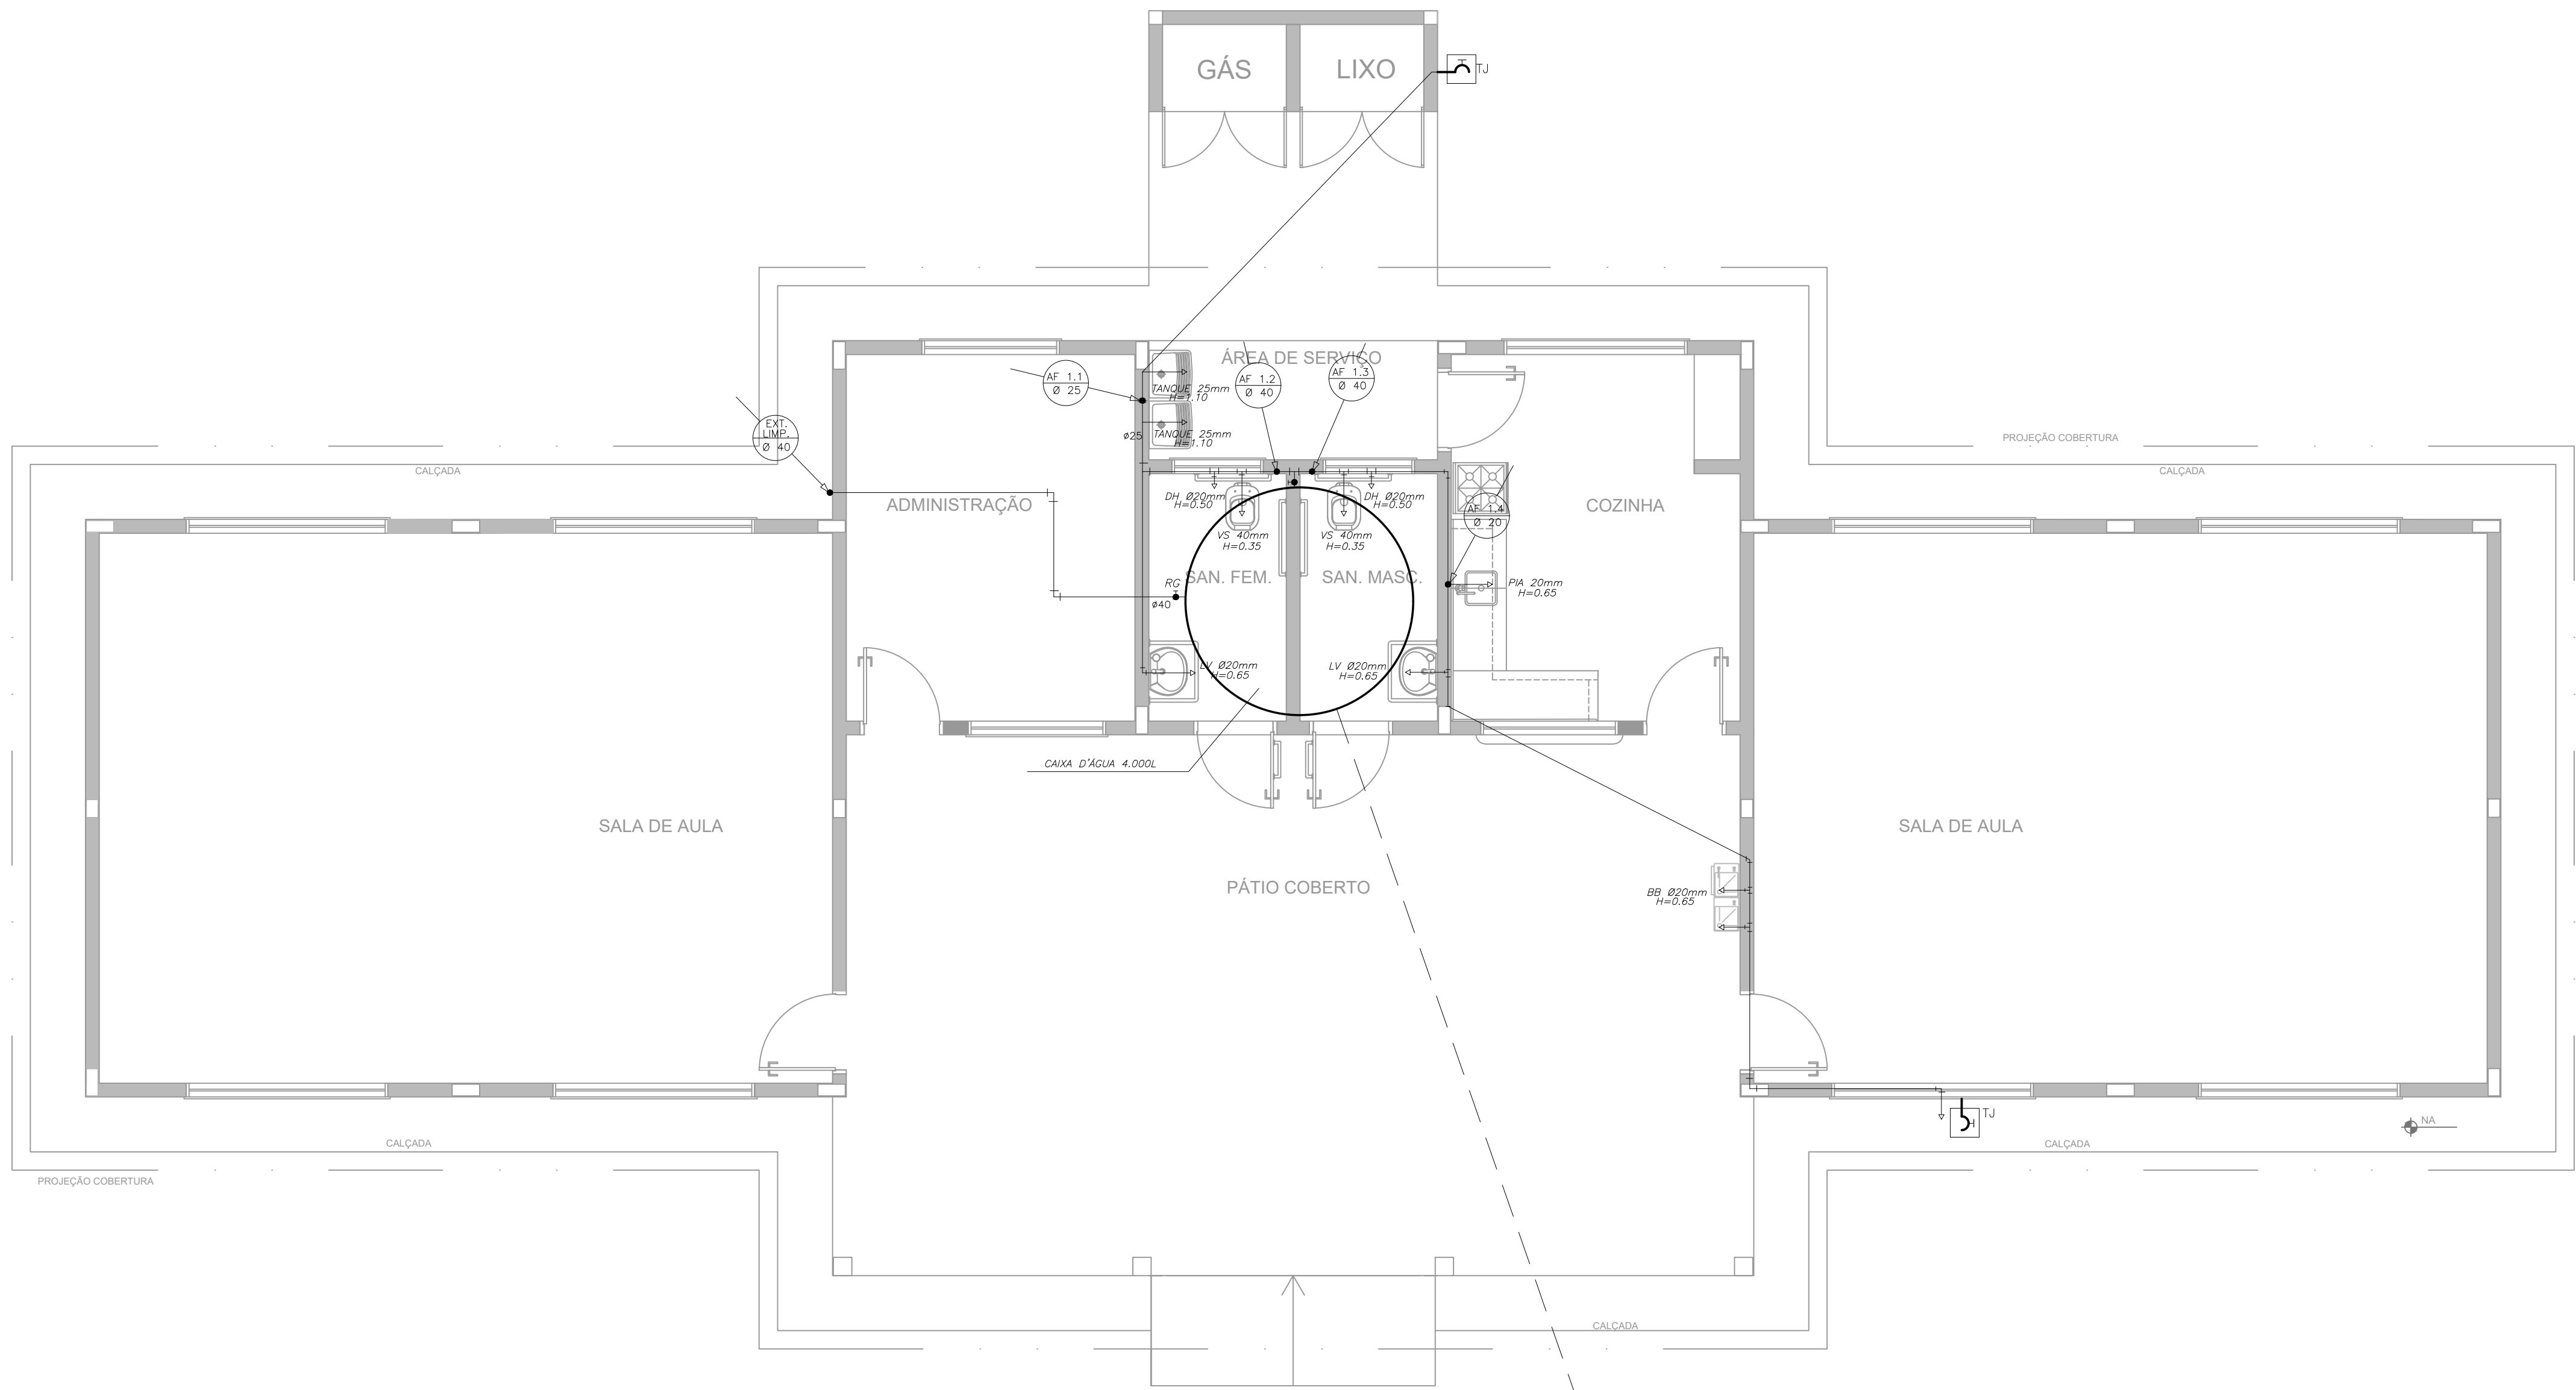

1 PLANTA BAIXA
ESCALA 1/50

VEM DO HIDRÔMETRO
OU POÇO ARTESIANO

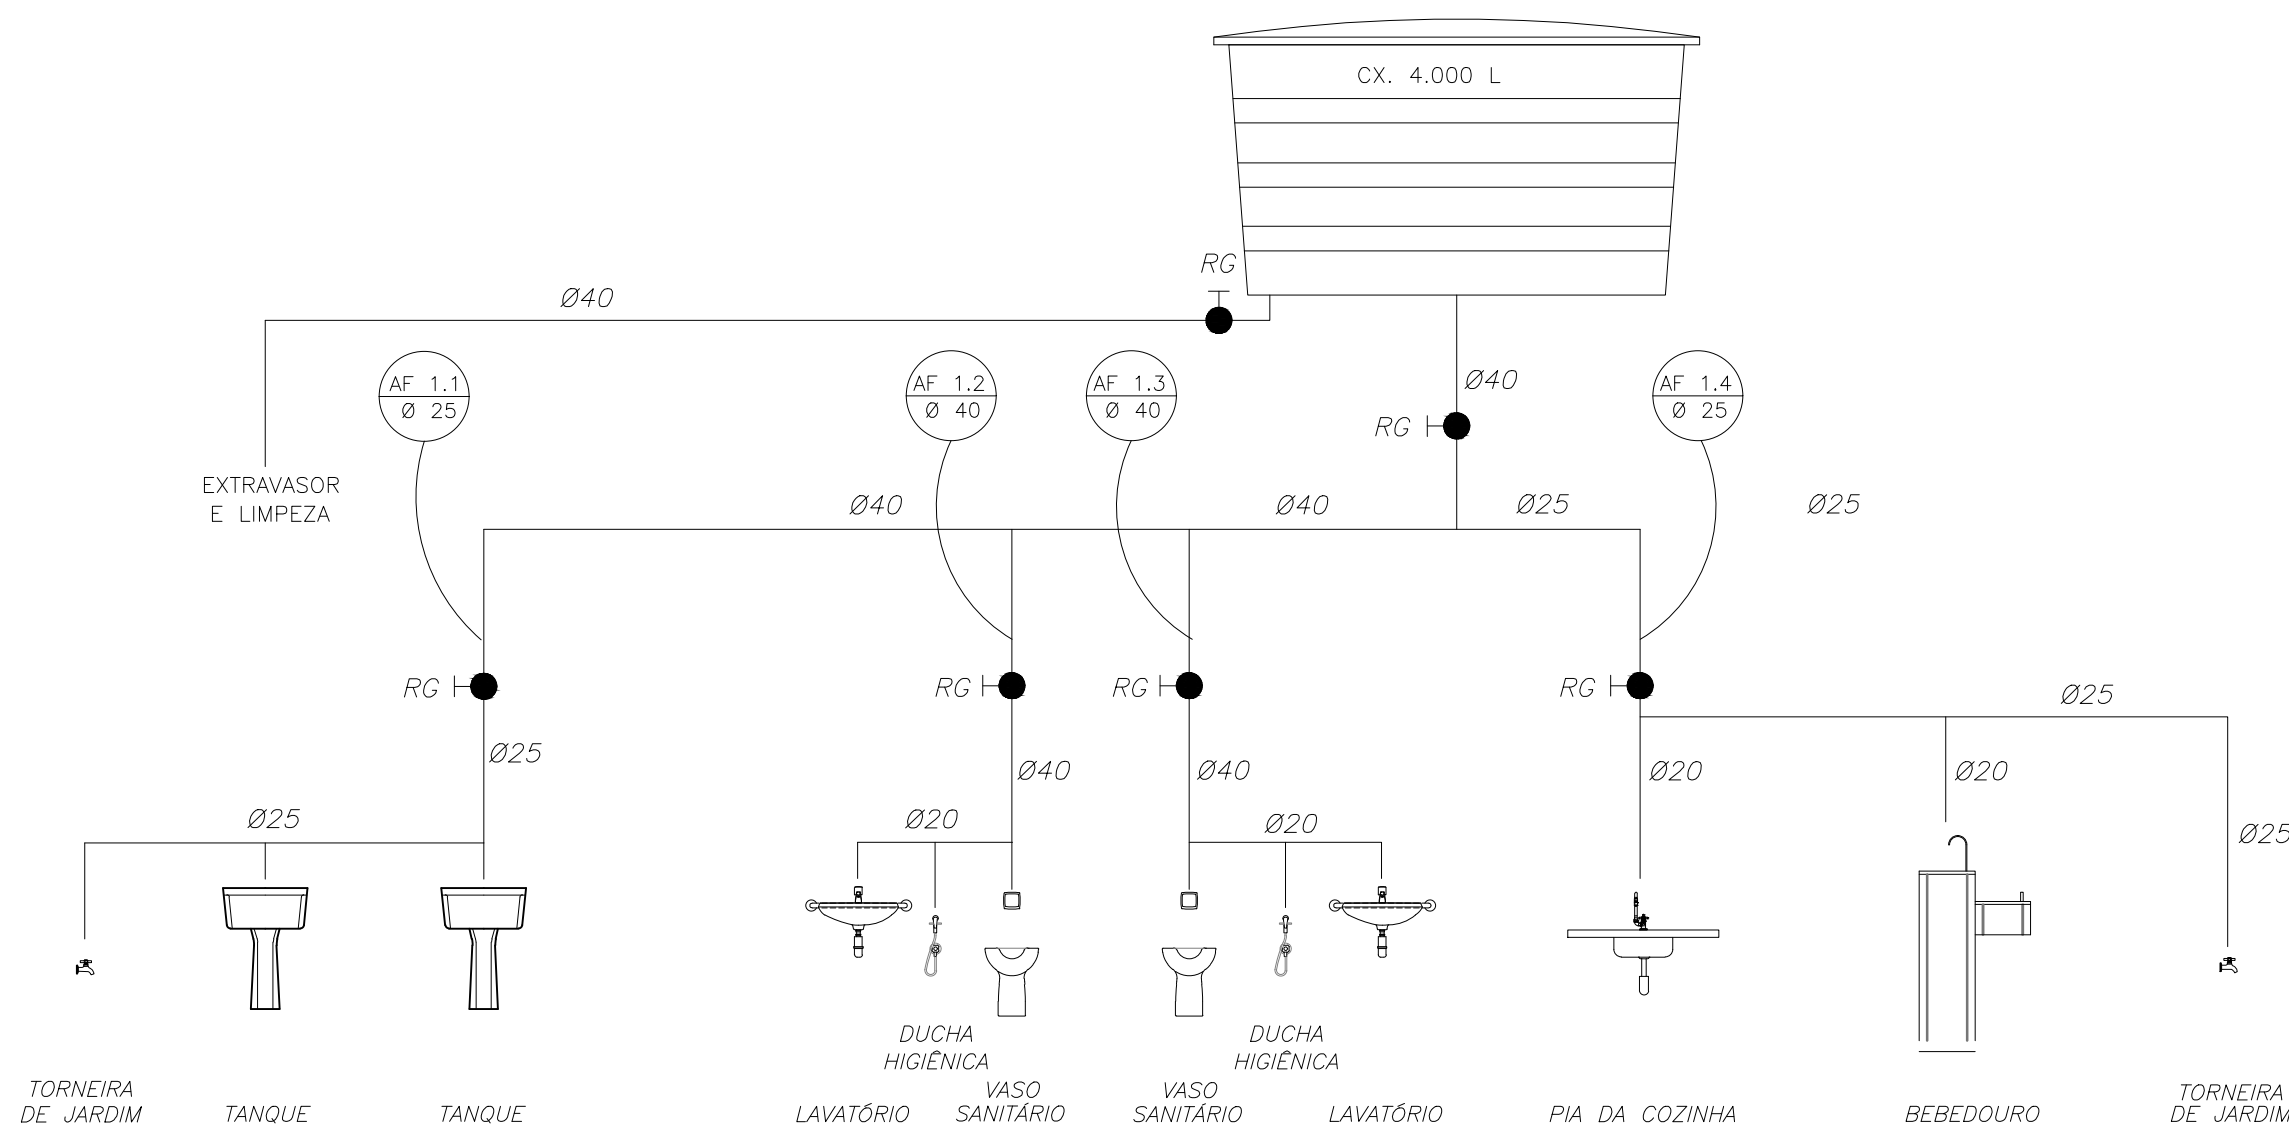

2 ESQUEMA VERTICAL
SEM ESCALA

LEGENDA

- RG REGISTRO DE GAVETA
- PONTO DE ÁGUA
- TJ TORNEIRA DE JARDIM
- TUBULAÇÃO EM PVC AF
- SUBIDA DE TUBULAÇÃO
- DESCIDA DE TUBULAÇÃO
- VS: VASO SANITÁRIO
- TQ: TANQUE
- PIA: PIA DE COZINHA
- LV: LAVATÓRIO
- DH: DUCHA HIGIÊNICA
- BB: BEBEDOURO

OBSERVAÇÕES :

- TODA TUBULAÇÃO SERÁ EM PVC RÍGIDO SOLDÁVEL CLASSE 15, COM OS DIÂMETROS (mm) INDICADOS.
- AS TORNEIRAS DE JARDIM FICARÃO A 50 cm DO NÍVEL DO TERRENO.
- AS TUBULAÇÕES QUE PASSAM PELO SOLO SERÃO ENTERRADAS COMO INDICADO PELAS RESPECTIVAS PROFUNDIDADES. VER DETALHE TUBULAÇÃO ENTERRADA.
- A TUBULAÇÃO DE ABASTECIMENTO D'ÁGUA PODE SER ALTERADA EM FUNÇÃO DA SITUAÇÃO LOCAL OU DA REDE DE ÁGUA, QUANDO FORNECIDA PELA CONCESSIONÁRIA.

LISTA DE MATERIAIS HIDRÁULICOS

TUBOS ÁGUA FRIA

- TUBO DE PVC RÍGIDO SOLDÁVEL MARROM PARA ÁGUA FRIA Ø20mm (1/2"), MARCA TIGRE
- TUBO DE PVC RÍGIDO SOLDÁVEL MARROM PARA ÁGUA FRIA Ø25mm (3/4"), MARCA TIGRE
- TUBO DE PVC RÍGIDO SOLDÁVEL MARROM PARA ÁGUA FRIA Ø40mm (1"), MARCA TIGRE
- TUBO DE PVC RÍGIDO SOLDÁVEL MARROM PARA ÁGUA FRIA Ø50mm (1 1/2"), MARCA TIGRE

CAIXA D'ÁGUA E CONEXÕES

- CAIXA D'ÁGUA EM FIBRA DE VIDRO, CAPACIDADE 1.000 LITROS

METAIS

- TORNEIRA PARA LAVATÓRIO DE MESA BICA BAIXA IZY, CÔD. 1193.C37, DECA OU EQUIVALENTE
- TORNEIRA PARA PIA DE COZINHA DE MESA BICA MÓVEL IZY, CÔD. 1167.C37, DECA OU EQUIVALENTE
- TORNEIRA DE PAREDE DE USO GERAL COM AREJADOR IZY, CÔD. 1155.C37, DECA OU EQUIVALENTE
- TORNEIRA DE PAREDE DE USO GERAL COM BICO PARA MANGUEIRA IZY, CÔD. 11153.C37, DECA OU EQUIVALENTE
- DUCHA HIGIÊNICA COM REGISTRO E DERIVAÇÃO IZY, CÔD. 1984.C37.ACT.CR, DECA OU EQUIVALENTE
- VALVULA DE DESCARGA BASE HYDRA MAX, CÔD. 4550.404 E ACABAMENTO HIDRA MAX, CÔD. 4900.C.MAX 1 1/2" ACABAMENTO CROMADO, DECA OU EQUIVALENTE
- REGISTRO DE PRESSÃO COM MANOPLA CROMADA REF. 1416 LINHA C40 OU SIMILAR
- CUBA INOX EMBUTIR 40x34x17CM, CUBA 3, BÁSICA, AÇO INOXIDÁVEL COM VALVULA, FRANKE OU EQUIVALENTE

LOUÇAS

- BACIA SANITÁRIA VOGUE PLUS, LINHA CONFORTO COM ABERTURA, COR BRANCO GELO, CÔD. P.51, DECA OU EQUIVALENTE
- TANQUE GRANDE (40L) COR BRANCO GELO, CÔD. TQ.03, DECA OU EQUIVALENTE
- SABONETEIRA LINHA EXCELLENCE, CÔD. 7009, MELHORAMENTOS OU EQUIVALENTE
- BARRA DE APOIO, LINHA CONFORTO, CÔD. 2305.C, ACABAMENTO CROMADO, DECA OU EQUIVALENTE
- ASSENTO POLÍESTER COM ABERTURA FRONTAL VOGUE PLUS, LINHA CONFORTO, COR BRANCO GELO, CÔD. AP.52, DECA OU EQUIVALENTE

ACESSÓRIOS

- PAPELEIRA METÁLICA LINHA IZY, CÔD. 2020.C37, DECA OU EQUIVALENTE
- DISPENSER TOALHA LINHA EXCELLENCE, CÔD. 7007, MELHORAMENTOS OU EQUIVALENTE
- SABONETEIRA LINHA EXCELLENCE, CÔD. 7009, MELHORAMENTOS OU EQUIVALENTE
- BARRA DE APOIO, LINHA CONFORTO, CÔD. 2305.C, ACABAMENTO CROMADO, DECA OU EQUIVALENTE
- ASSENTO POLÍESTER COM ABERTURA FRONTAL VOGUE PLUS, LINHA CONFORTO, COR BRANCO GELO, CÔD. AP.52, DECA OU EQUIVALENTE

***Observação:** Adaptado conforme projeto padrão FNDE - Escola 2 salas.

Fonte: <https://www.gov.br/fnde/pt-br/acao-a-informacao/acoes-e-programas/programas/par/infraestrutura-fisica-escolar/projeto-espaco-educativo-rural-2-salas> (Visitado em 15/10/25)



Tipo: PROJETO HIDROSSANITÁRIO

Título: CEMEI PONTE DOS CIGANOS

Prancha:

2/2

Proprietária:
SAMUEL BARRETO
NETO:77929730697

Assinado de forma digital por SAMUEL BARRETO
NETO:77929730697
Data: 2025.10.29 13:44:59 -03'00'

Prefeitura Municipal de Coração de Jesus
CNPJ: 22.680.672/0001-28

Responsável técnico:

Documento assinado digitalmente
ANDRÉ FAGUNDES PEIXOTO
Data: 2025.10.29 09:33:05 -03'00'
Verifique em <https://validar.ri.gov.br>

André Fagundes Peixoto
Engenheiro Civil - CREA - MG: 382948/D

Conteúdo:

INSTALAÇÕES DE ÁGUA FRIA
PERSPECTIVAS ISOMÉTRICAS

Local:

Rua do Comércio - SN
Distrito de Ponte dos Ciganos -
Coração de Jesus - MG

Data:
Outubro / 2025

Escala:
1:50

Área a construir:
208,83 m²

Área do terreno:
1.092,81m²