

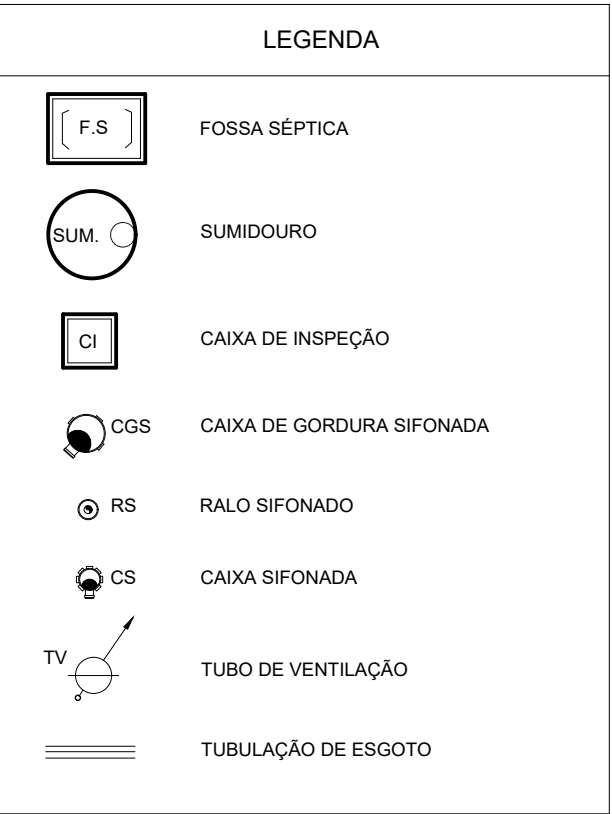


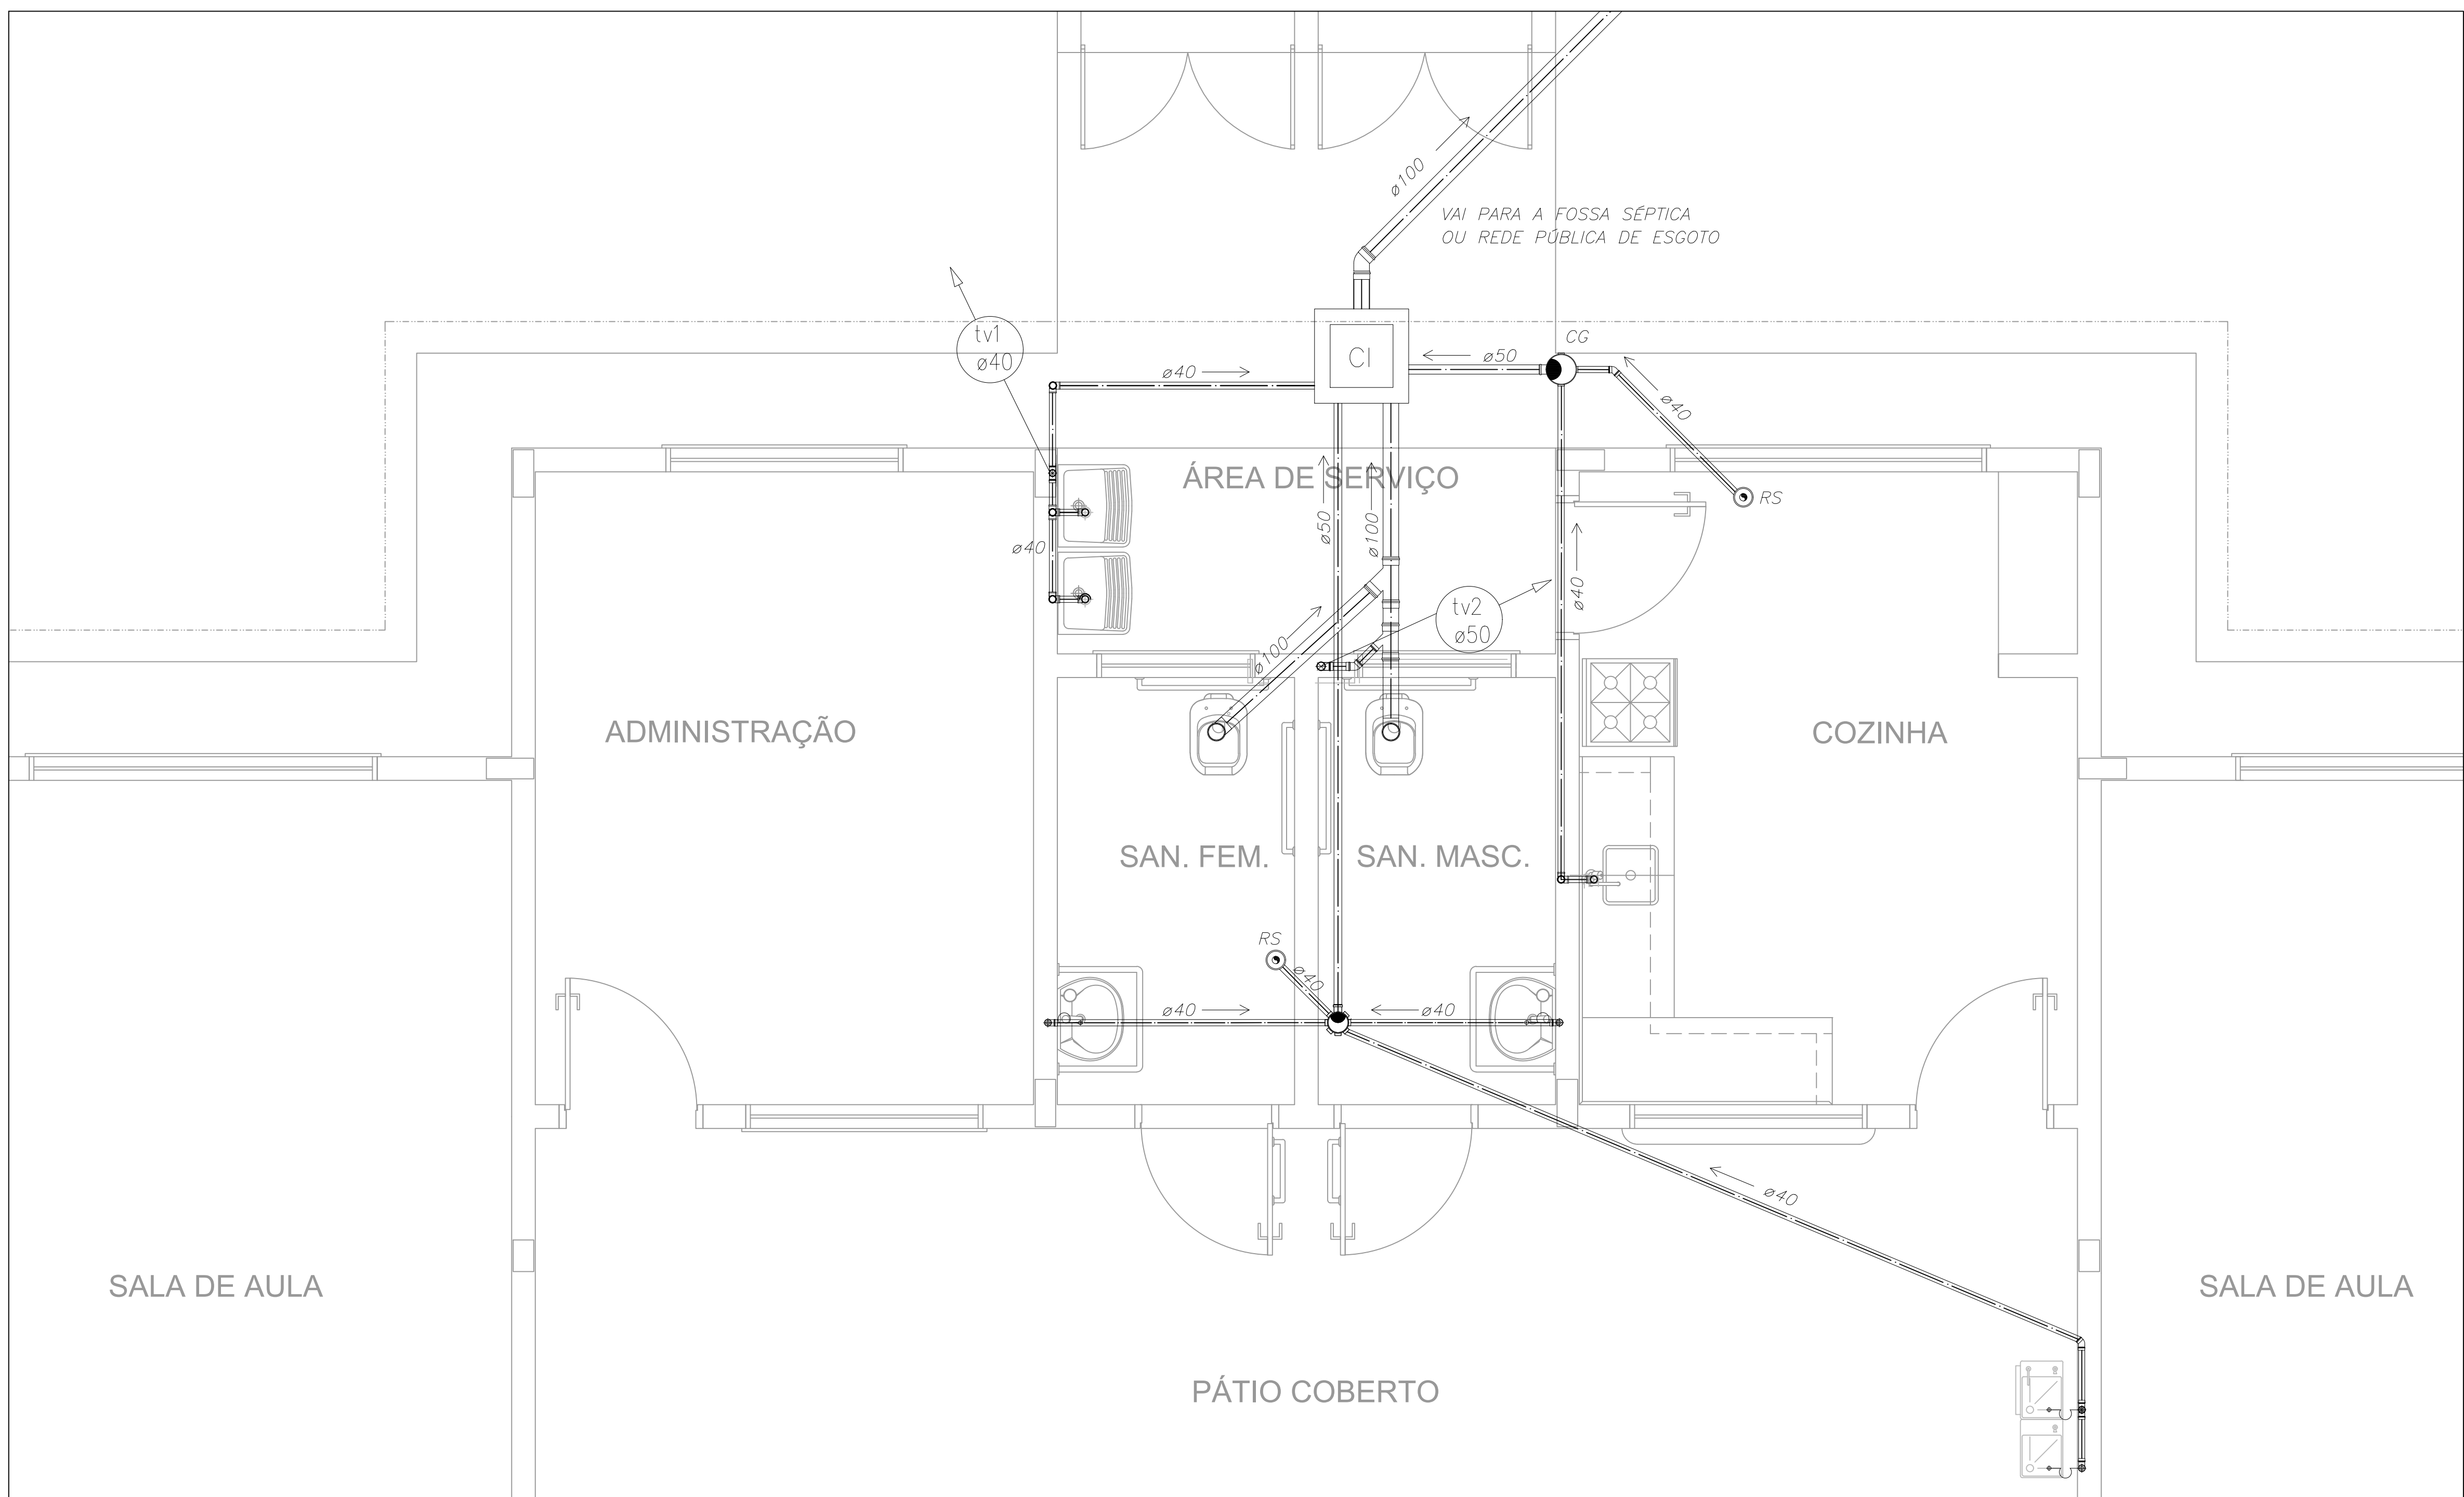


- NOTAS:
1. TODA TUBULAÇÃO E EM PVC RÍGIDO COM MEDIDAS EM MILÍMETROS;
 2. $i > 1\%$ (INCLINAÇÃO MÍNIMA);
 3. AS LIGAÇÕES DEVRÃO ATENDER OS REGULAMENTOS E NORMAS DAS CONCESSIONÁRIAS LOCAIS;
 4. A COLUNA DE VENTILAÇÃO DEVE ULTRAPASSAR EM PELO MENOS 30 cm O NÍVEL DA COBERTURA, A FIM DE EVITAR ODORES;
 5. SUMIDOURO CALCULADO LEVANDO-SE EM CONSIDERAÇÃO UM TEMPO DE INFILTRAÇÃO DE 10 MINUTOS (COEFICIENTE DE INFILTRAÇÃO DE 40 LITROS/ m²);
 6. O PROJETO APRESENTADO SERVE APENAS COMO REFERÊNCIA. O DIMENSIONAMENTO DEVE SER REFEITO, LEVANDO EM CONSIDERAÇÃO AS CARACTERÍSTICAS REAIS DO SOLO ONDE SERÁ INSTALADO.

1 PLANTA BAIXA - REDE DE ESGOTO


ESCALA 1/25

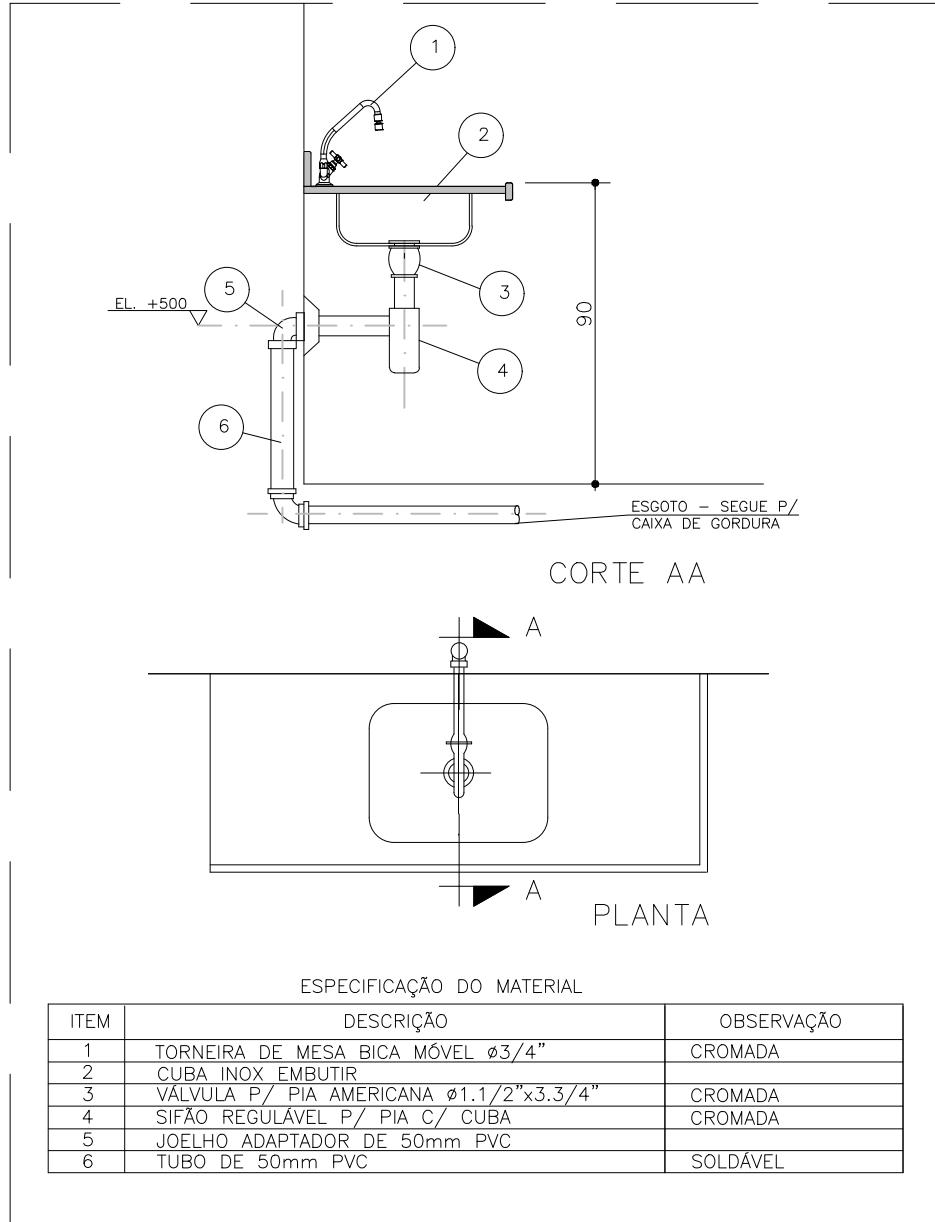

ITEM	DESCRIÇÃO	OBSERVAÇÃO
1	TORNEIRA DE MESA BICA MÓVEL ø3/4"	CROMADA
2	CUBA INOX EMBUTIR	CROMADA
3	VALVULA P/ PIA AMERICANA ø1.1/2"x3.3/4"	CROMADA
4	SIFÃO REGULAVEL P/ PIA C/ CUBA	CROMADA
5	JOELHO 90° PVC ø 40mm - ESGOTO	SOLDÁVEL
6	TUBO DE 50mm PVC	SOLDÁVEL

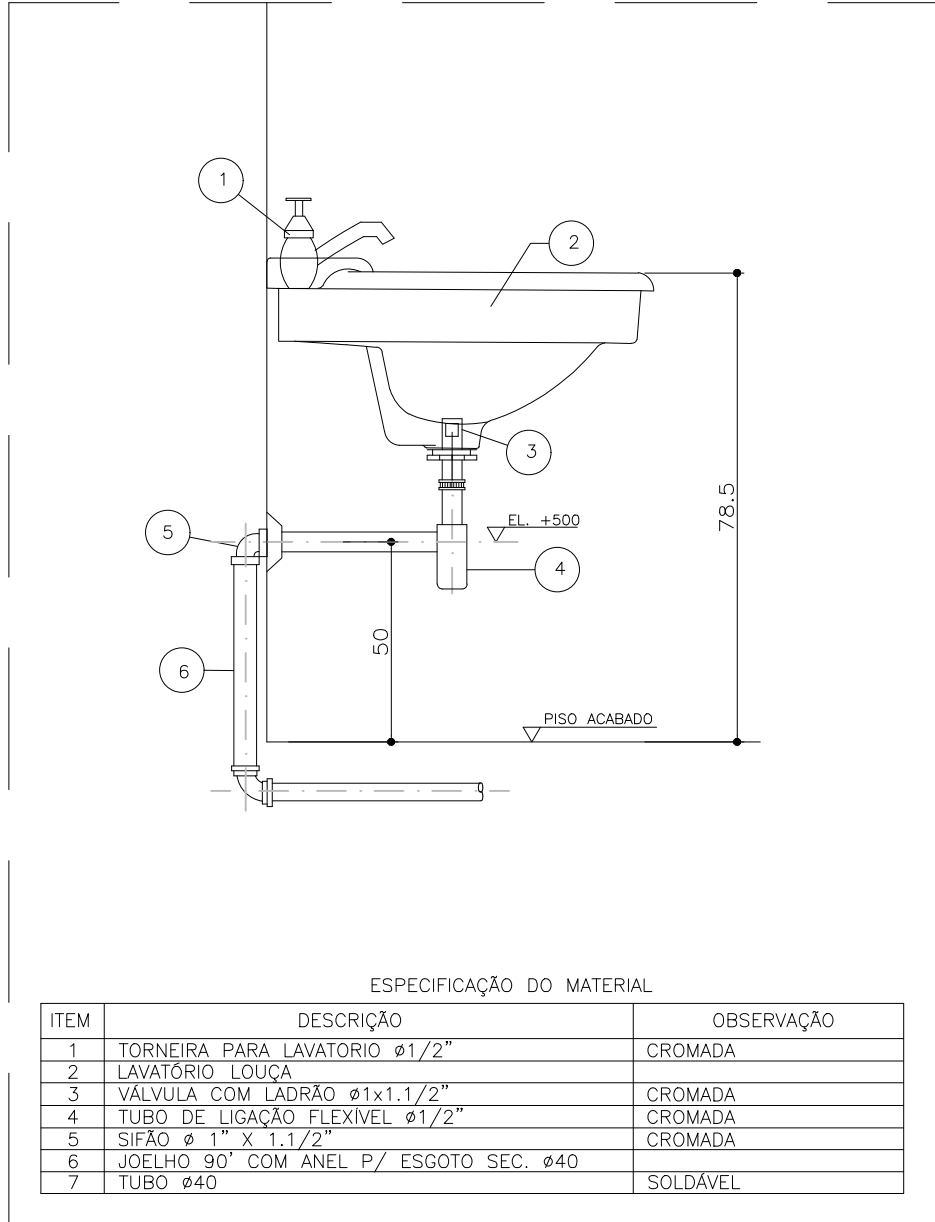

ITEM	DESCRIÇÃO	OBSERVAÇÃO
1	TORNEIRA PARA LAVATÓRIO ø1/2"	CROMADA
2	LAVATÓRIO LOUÇA	CROMADA
3	VALVULA COM LADRÃO ø1x1.1/2"	CROMADA
4	TUBO DE LIGAÇÃO FLEXÍVEL ø1/2"	CROMADA
5	SIFÃO ø 1" X 1.1/2"	CROMADA
6	JOELHO 90° COM ANEL P/ ESGOTO SEC. ø40	SOLDÁVEL
7	TUBO ø40	SOLDÁVEL

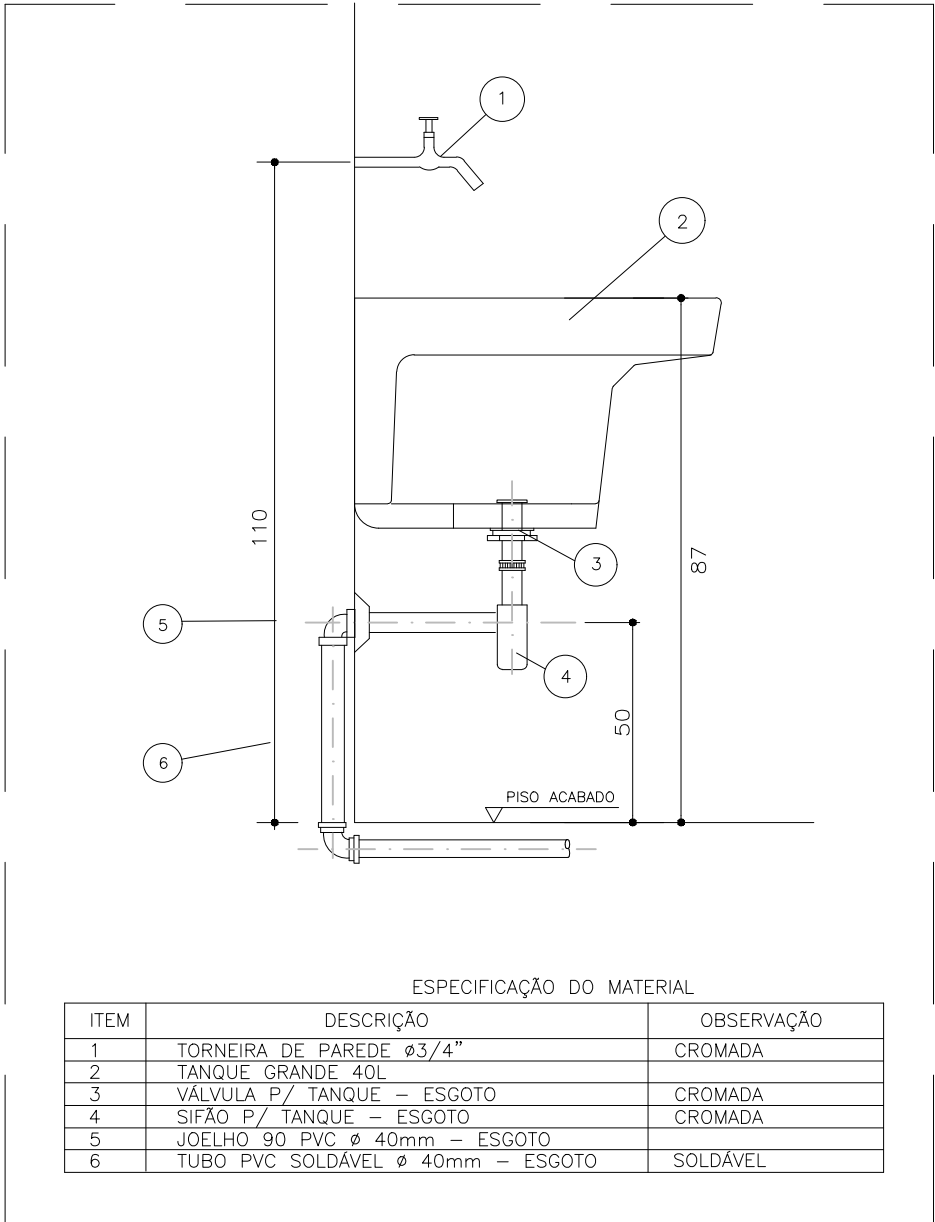

ITEM	DESCRIÇÃO	OBSERVAÇÃO
1	TORNEIRA DE PAREDE ø3/4"	CROMADA
2	TANQUE GRANDE 40L	CROMADA
3	VALVULA P/ TANQUE - ESGOTO	CROMADA
4	SIFÃO P/ TANQUE - ESGOTO	CROMADA
5	JOELHO 90° PVC ø 40mm - ESGOTO	SOLDÁVEL
6	TUBO PVC SOLDÁVEL ø 40mm - ESGOTO	SOLDÁVEL

2 DETALHE - TANQUE

SEM ESCALA

3 DETALHE - LAVATÓRIO

SEM ESCALA

4 DETALHE - PIA DA COZINHA

SEM ESCALA

***Observação:** Adaptado conforme projeto padrão FNDE - Escola 2 salas.
Fonte: <https://www.gov.br/fnde/pt-br/ acesso-a-informacao/acoes-e-programas/programas/par/infraestrutura-fisica-escolar/projeto-espaco-educativo-rural-2-salas>
(Visitado em 15/10/25)



Tipo:

PROJETO ESGOTO SANITÁRIO

Título:

CEMEI PONTE DOS CIGANOS

Prancha:

1/2

Proprietária:

SAMUEL BARRETO

NETO:77929730697

Assinado de forma digital por SAMUEL BARRETO NETO:77929730697

Dados: 2025.10.29 13:32:16 -03'00'

Prefeitura Municipal de Coração de Jesus

CNPJ: 22.680.672/0001-28

Responsável técnico:

 ANDRÉ FAGUNDES PEIXOTO

Documento assinado digitalmente

Data: 29/10/2025 09:37:56 -0300

Verifique em <https://validar.br.gov.br>

Conteúdo:

REDE DE ESGOTO

PLANTA BAIXA

DETALHES

Local:

Rua do Comércio - SN

Distrito de Ponte dos Ciganos -

Coração de Jesus - MG

Data:

Outubro / 2025

Escala:


1:50

Área a construir:


208,83 m²

Área do terreno:


1.092,81m²

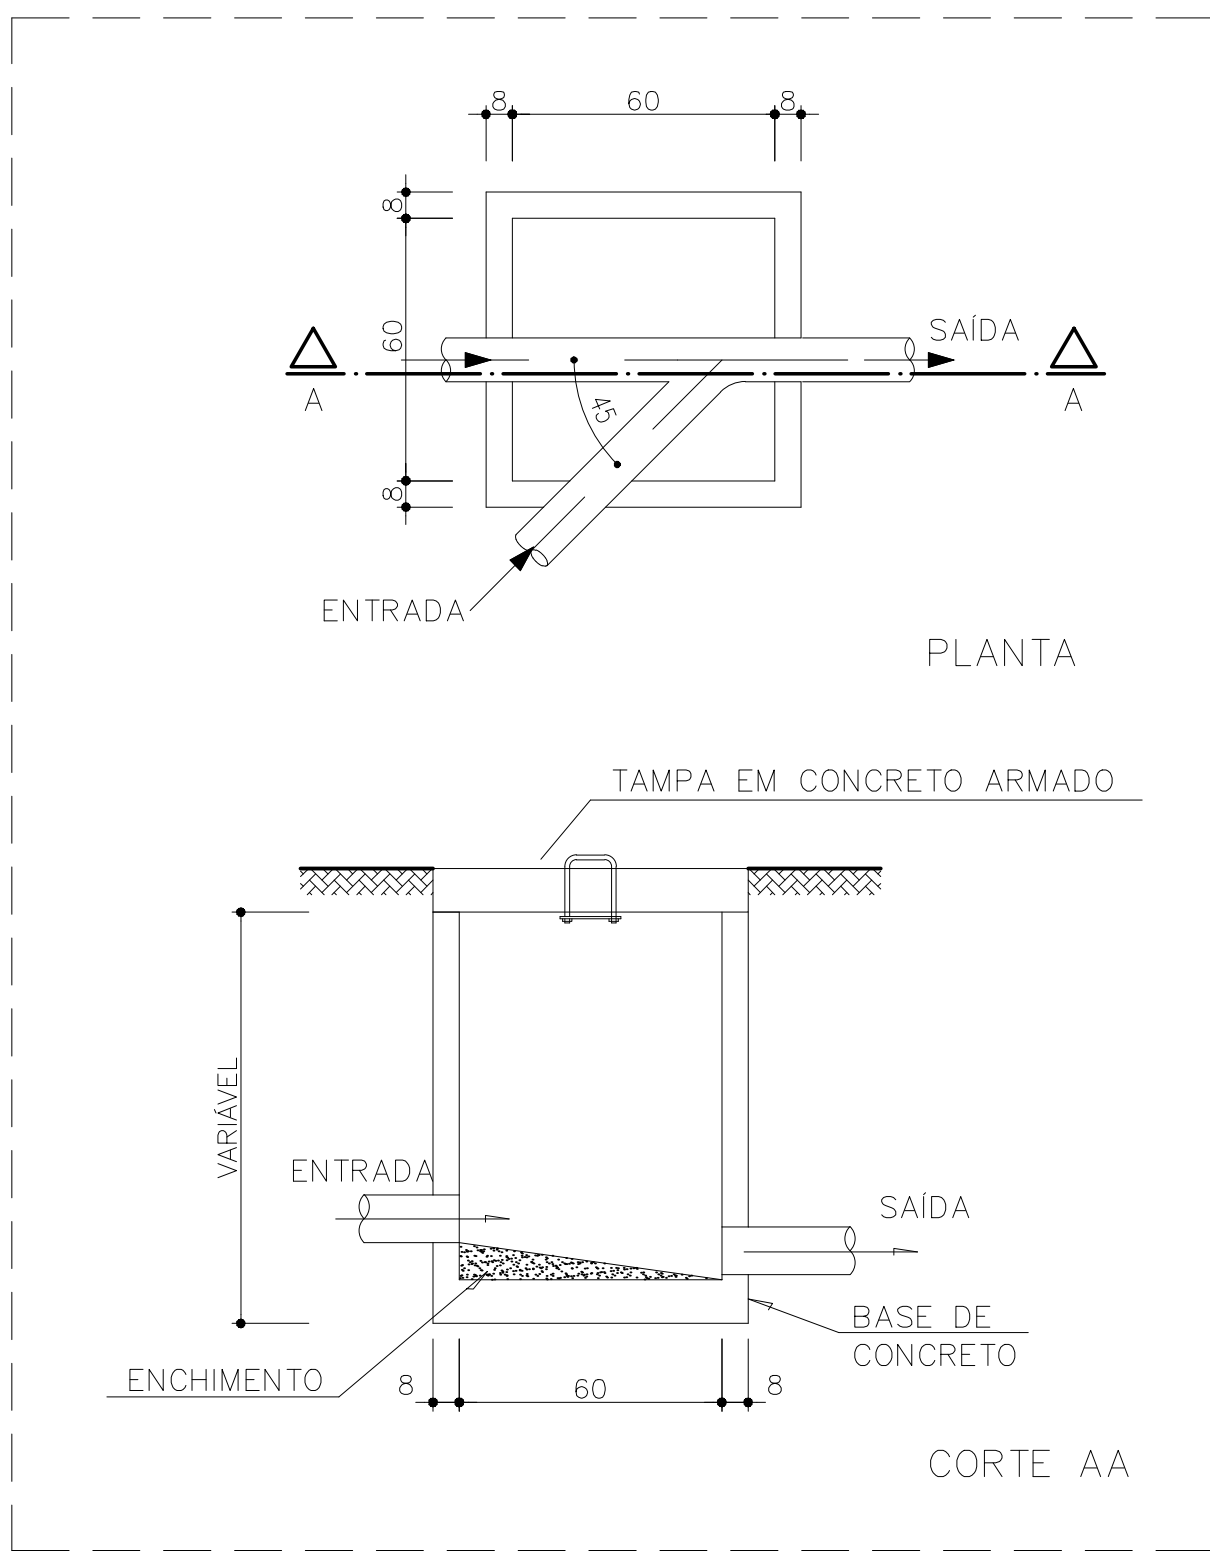


1 DETALHE - CAIXA DE INSPEÇÃO SEM ESCALA

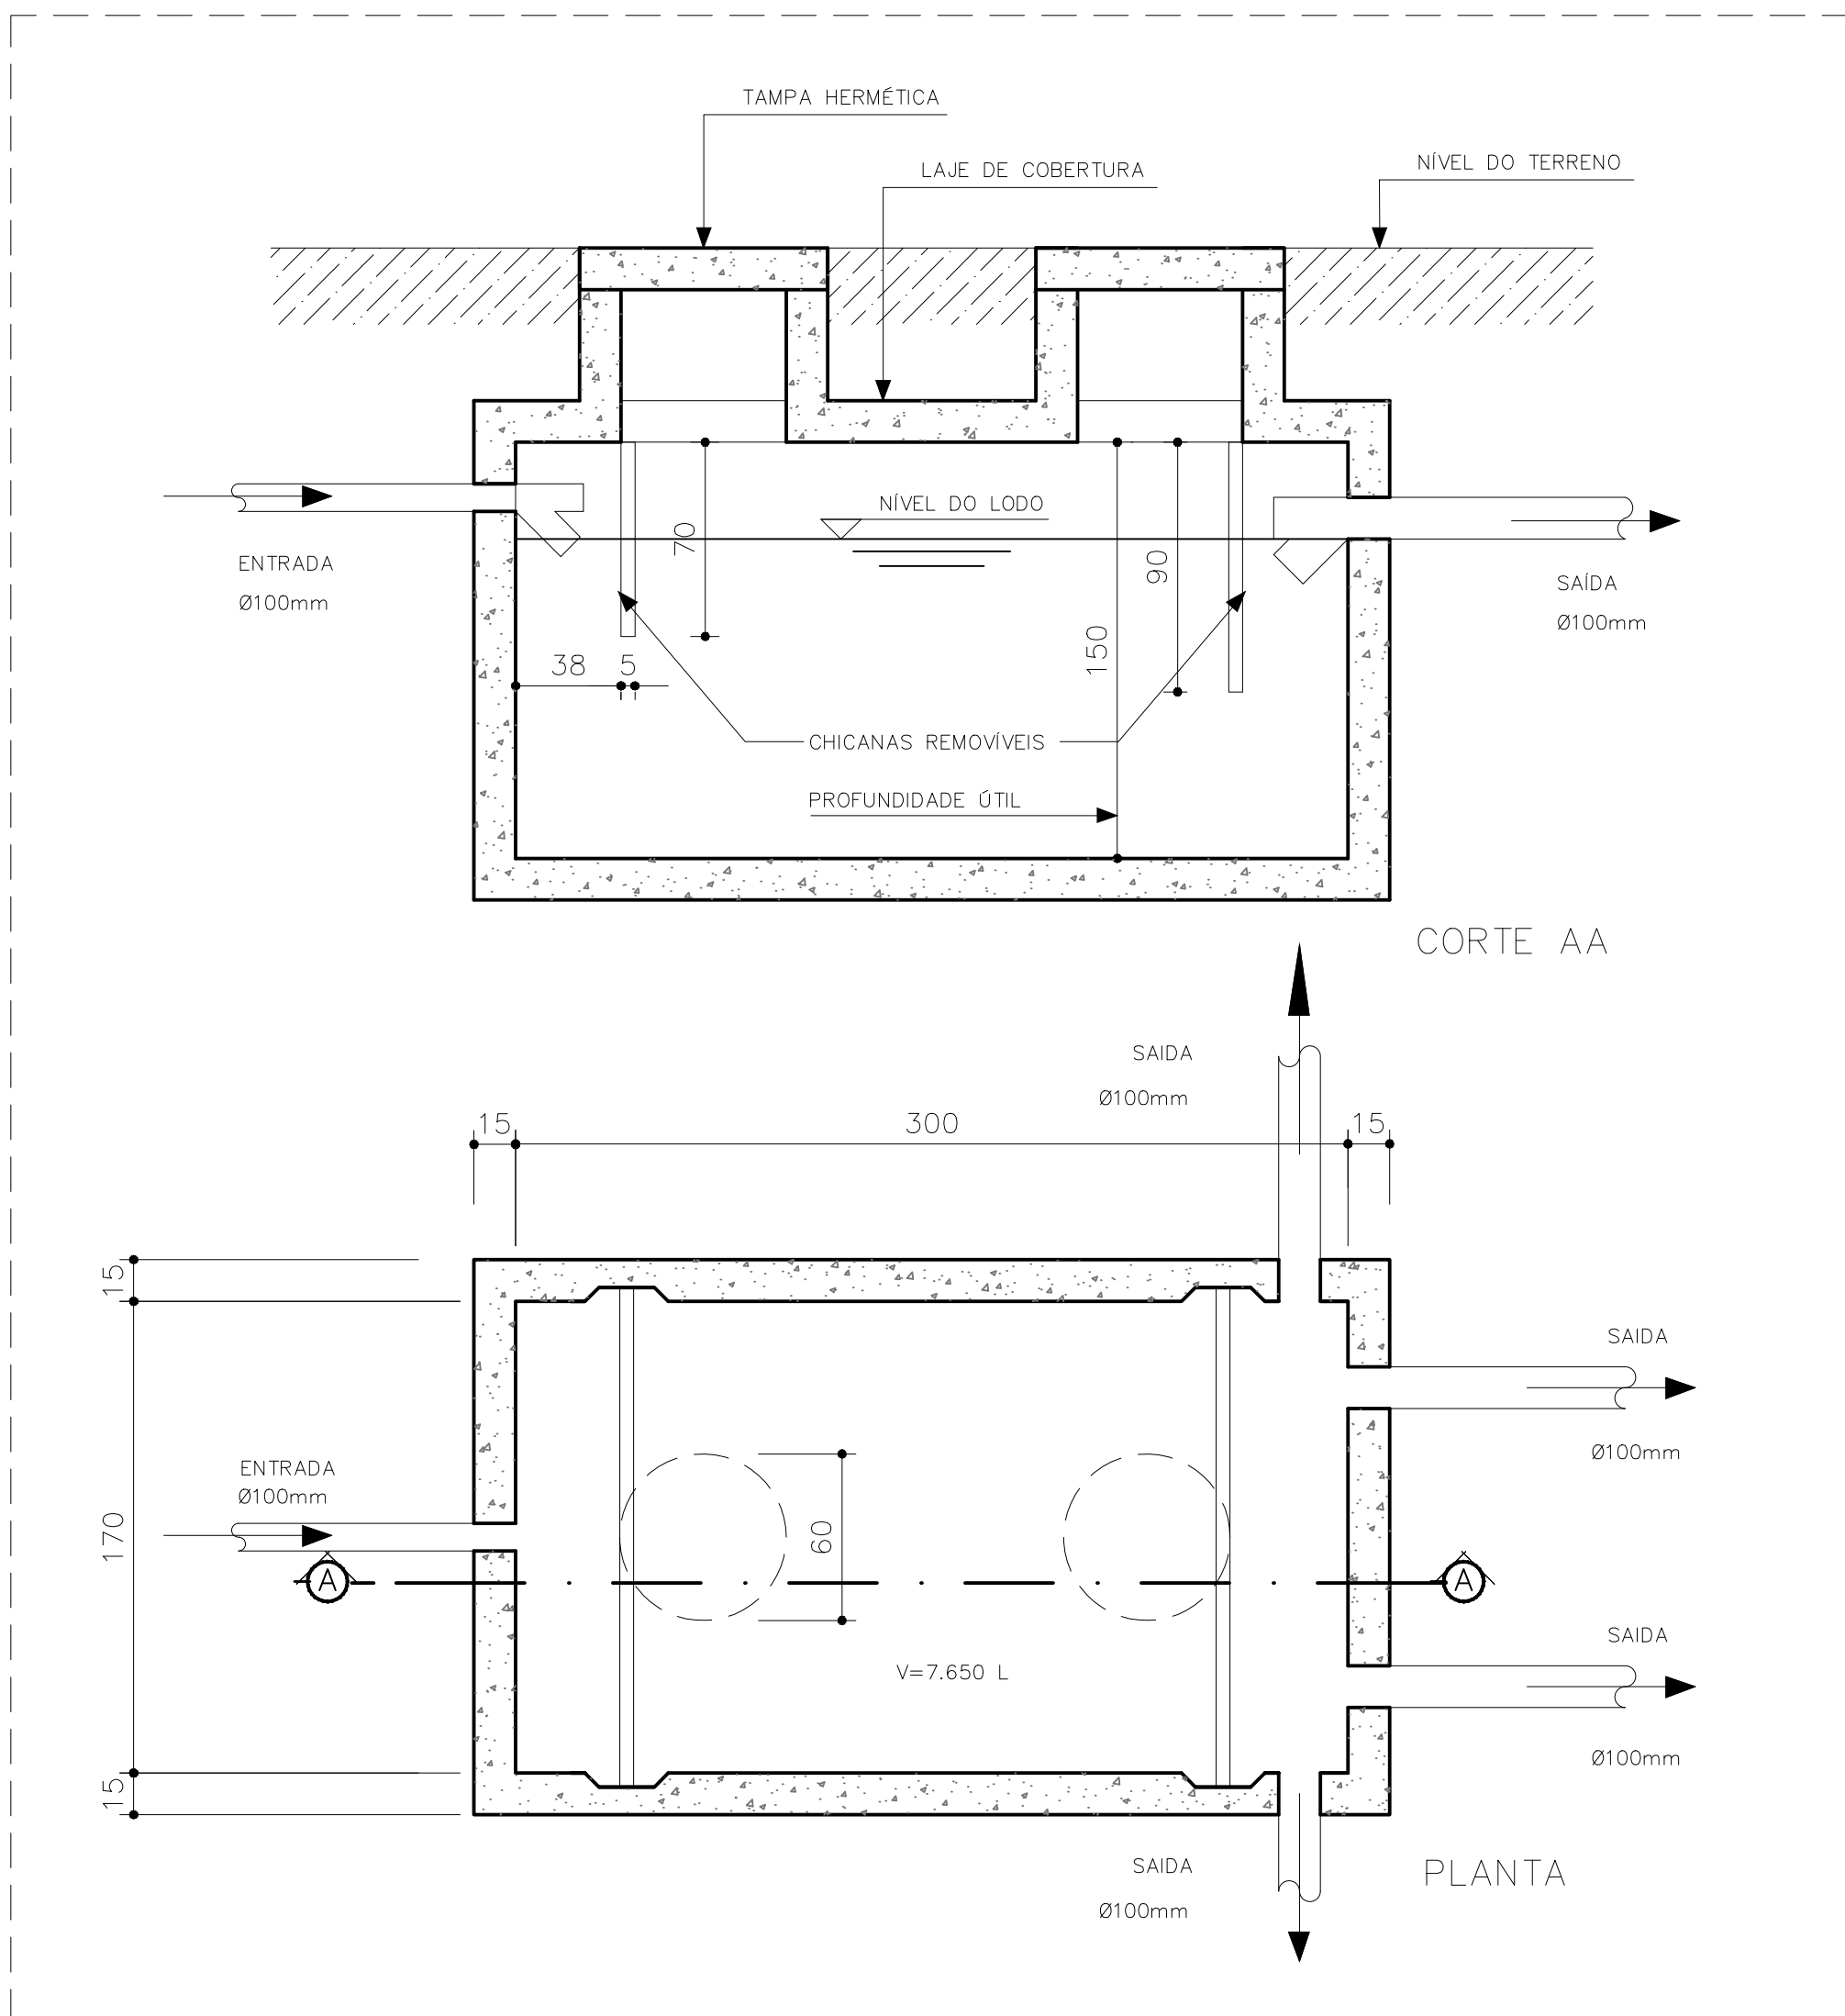

3 DETALHE - FOSSA SÉPTICA SEM ESCALA

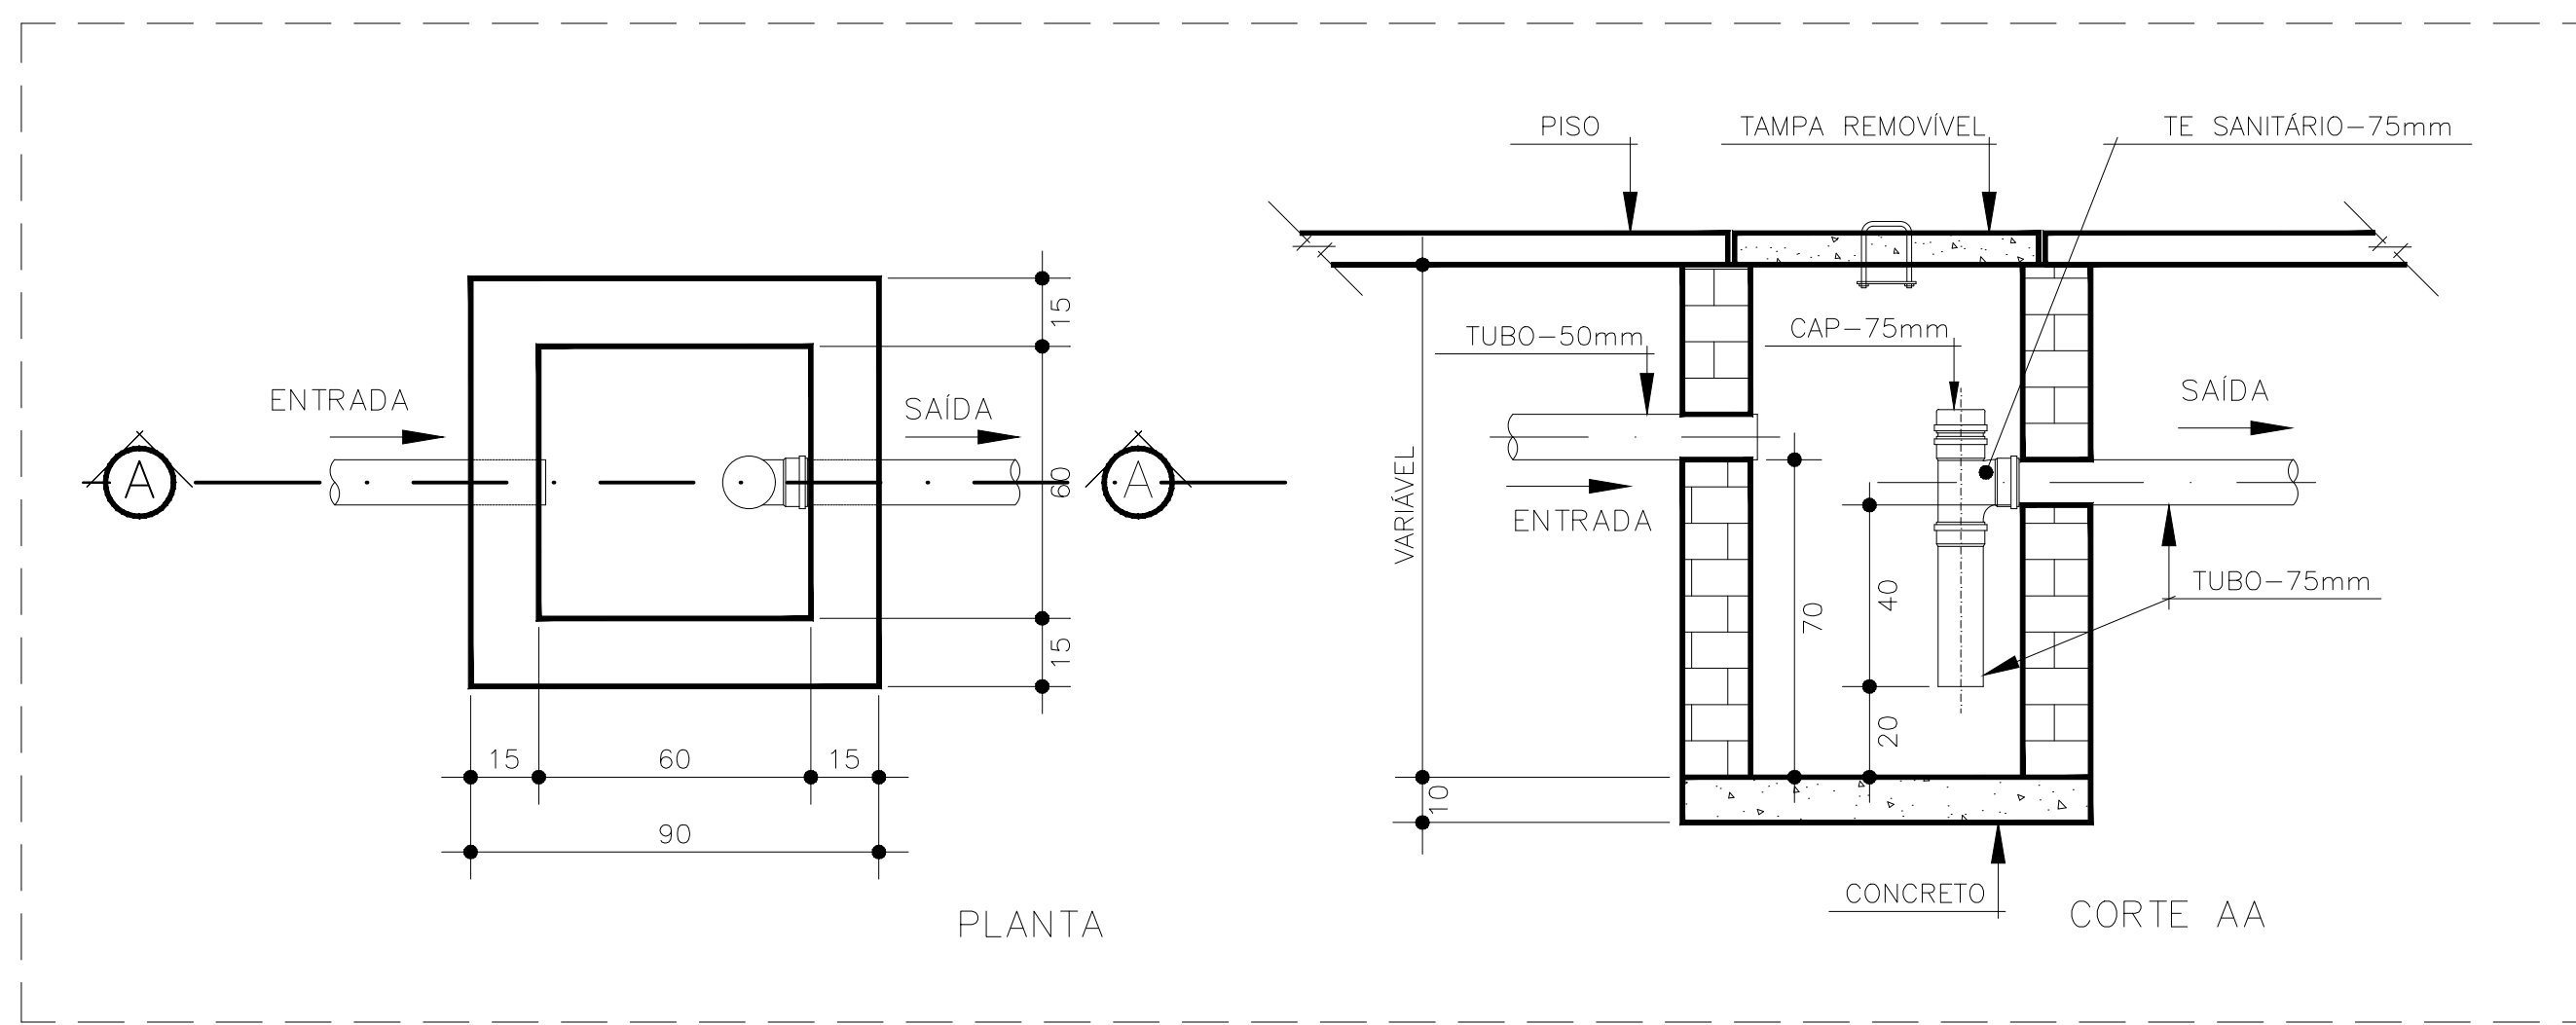

2 DETALHE - CAIXA DE GORDURA SIFONADA SEM ESCALA

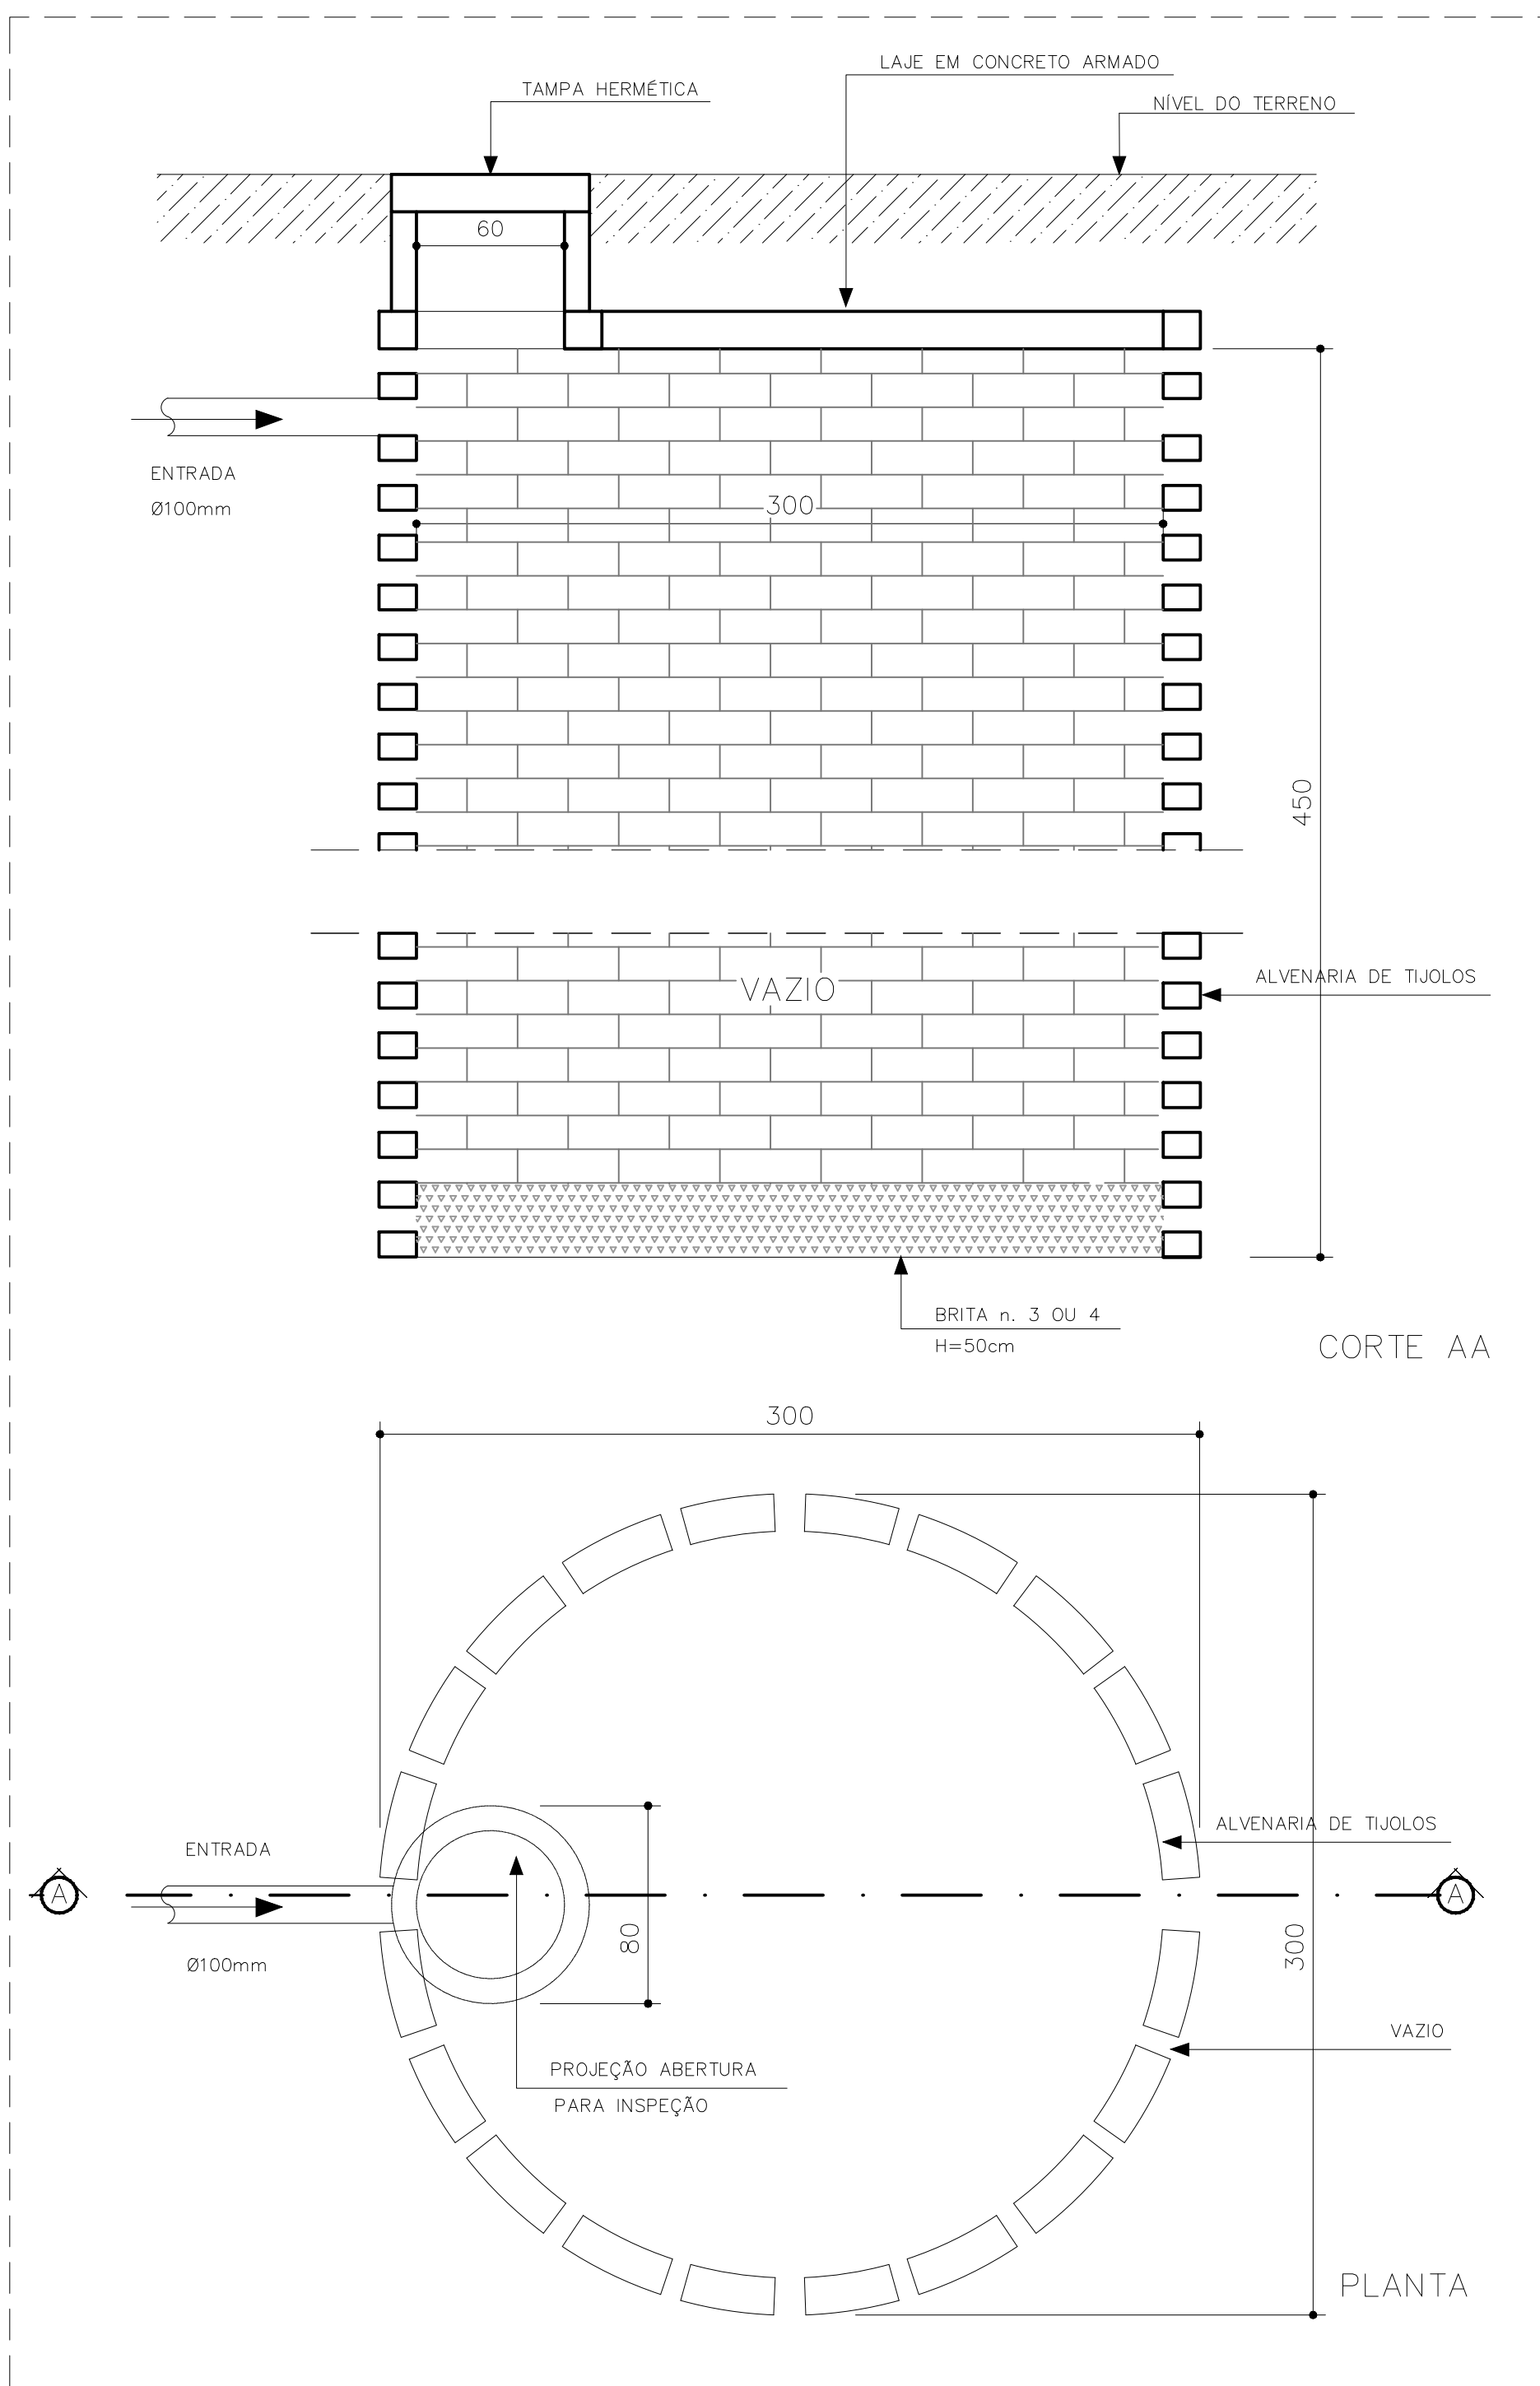

4 DETALHE - SUMIDOURO SEM ESCALA

LEGENDA	
	FOSSA SÉPTICA
	SUMIDOURO
	CAIXA DE INSPEÇÃO
	CAIXA DE GORDURA SIFONADA
	RALO SIFONADO
	CAIXA SIFONADA
	TUBO DE VENTILAÇÃO
	TUBULAÇÃO DE ESGOTO

- NOTAS:
- TODA TUBULAÇÃO E EM PVC RÍGIDO COM MEDIDAS EM MILÍMETROS;
 - $i > 1\%$ (INCLINAÇÃO MÍNIMA);
 - AS LIGAÇÕES DEVERÃO ATENDER OS REGULAMENTOS E NORMAS DAS CONCESSIONÁRIAS LOCAIS;
 - A COLUNA DE VENTILAÇÃO DEVE ULTRAPASSAR EM PELO MENOS 30 cm O NÍVEL DA COBERTURA, A FIM DE EVITAR ODORES;
 - SUMIDOURO CALCULADO LEVANDO-SE EM CONSIDERAÇÃO UM TEMPO DE INFILTRAÇÃO DE 10 MINUTOS (COEFICIENTE DE INFILTRAÇÃO DE 40 LITROS/m²);
 - O PROJETO APRESENTADO SERVE APENAS COMO REFERÊNCIA. O DIMENSIONAMENTO DEVE SER REFEITO, LEVANDO EM CONSIDERAÇÃO AS CARACTERÍSTICAS REAIS DO SOLO ONDE SERÁ INSTALADO.

***Observação:** Adaptado conforme projeto padrão FNDE - Escola 2 salas.
Fonte: <https://www.gov.br/fnde/pt-br/acao-a-informacao/acoes-e-programas/programas/par/infraestrutura-fisica-escolar/projeto-espaco-educativo-rural-2-salas>
(Visitado em 15/10/25)

	Tipo: PROJETO ESGOTO SANITÁRIO	Prancha: 2/2
	Título: CEMEI PONTE DOS CIGANOS	
Proprietária: SAMUEL BARRETO NETO: 77929730697	Assinado de forma digital por SAMUEL BARRETO NETO: 77929730697 Data: 2025.10.29 13:36:10 -03'00' Verifique em https://validar.digov.br	Conteúdo: REDE DE ESGOTO DETALHES
Prefeitura Municipal de Coração de Jesus CNPJ: 22.680.672/0001-28	Responsável técnico: ANDRÉ FAGUNDES PEIXOTO Data: 2025.10.29 13:36:10 -03'00' Verifique em https://validar.digov.br	
André Fagundes Peixoto Engenheiro Civil - CREA - MG: 382948/D	Local: Rua do Comércio - SN Distrito de Ponte dos Ciganos - Coração de Jesus - MG	
Data: Outubro / 2025	Escala: 1:50	Área a construir: 208,83 m ²
		Área do terreno: 1.092,81 m ²