


1 SISTEMA DE EXAUSTÃO - COZINHA  
ESCALA 1/25

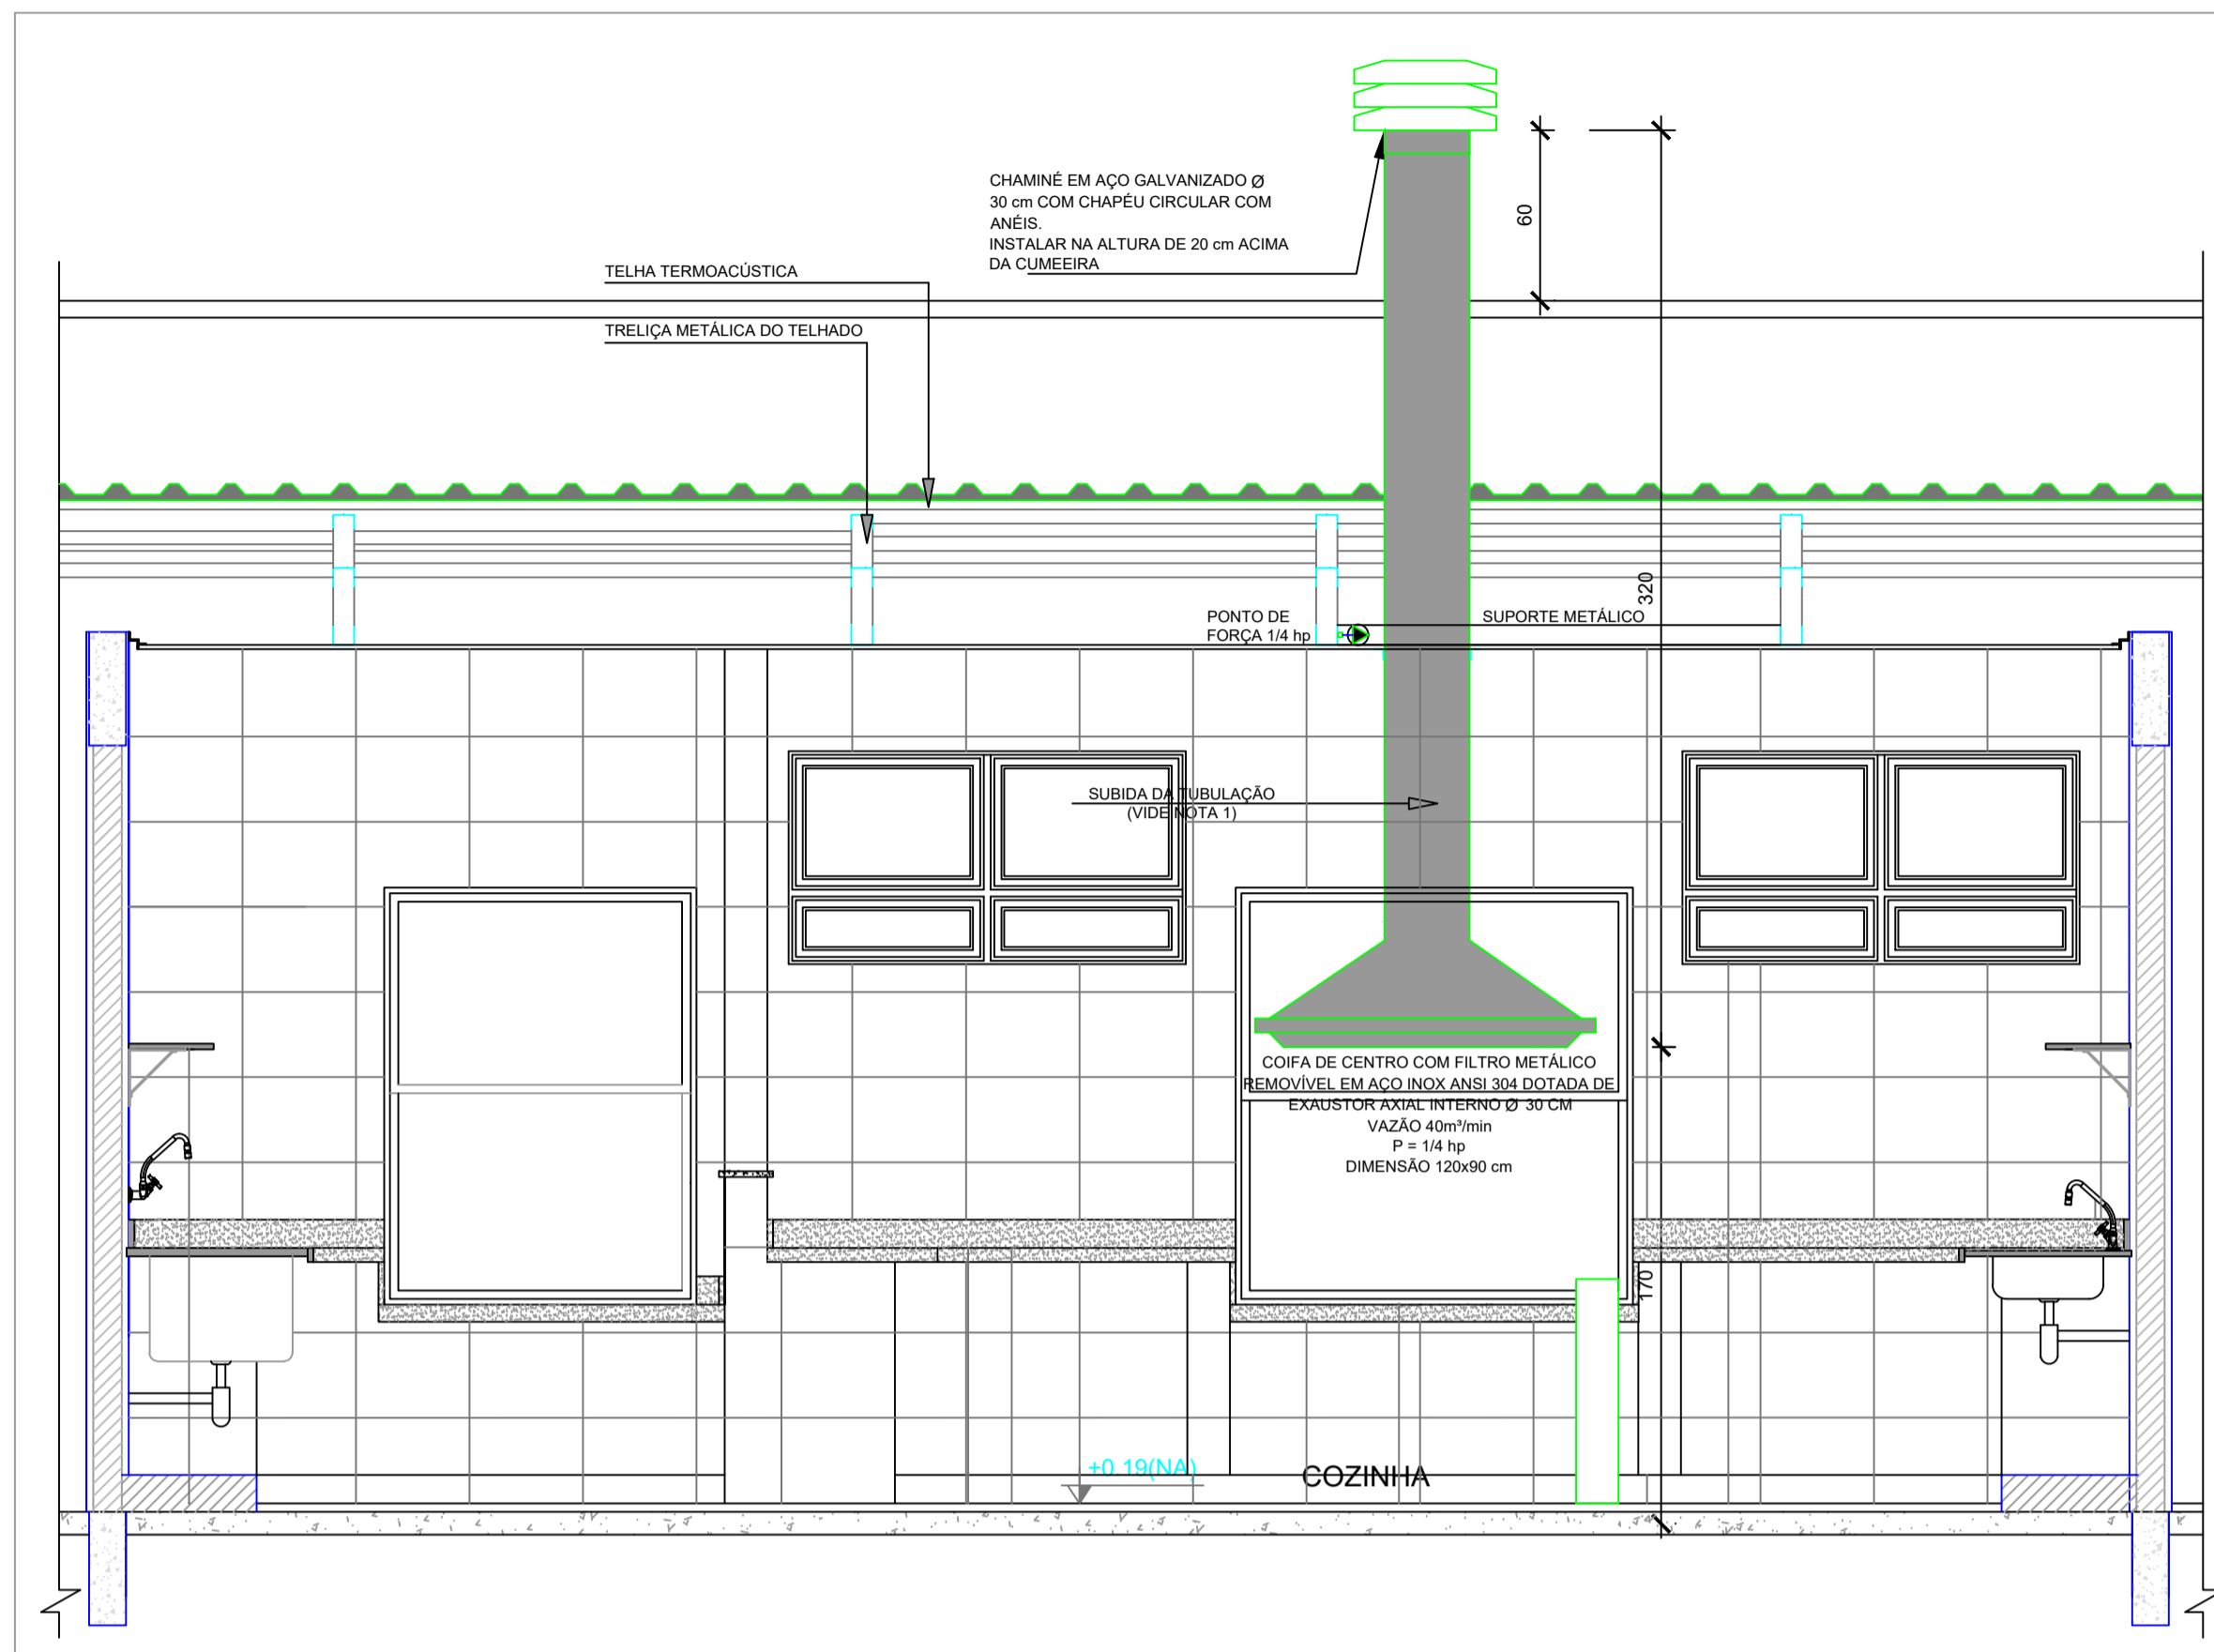

2 DETALHE - TUBULAÇÃO VERTICAL E EQUIPAMENTO  
ESCALA 1/25


NOTAS TÉCNICAS

- PONTO DE SUBIDA DA TUBULAÇÃO:  
- NESTE PONTO, A TUBULAÇÃO SOBE DA COIFA DIRETAMENTE ATRAVESSANDO O FORRO DE GESSO ATÉ A SAÍDA NO TELHADO;
- EXAUSTORES:  
- COMANDO DE ACIONAMENTO DO EXAUSTOR DA COZINHA SERÁ POR INTERRUPTOR SIMPLES CONFORME PROJETO, NO CASO DOS BANHEIROS O ACIONAMENTO SERÁ INTERLIGADO AO CIRCUITO DE ILUMINAÇÃO (MAIS DETALHES, VIDE PRANCHA DE INSTALAÇÕES ELÉTRICAS);
- SAÍDA AO AMBIENTE EXTERNO:  
- NA SAÍDA PARA O AMBIENTE EXTERNO, A TUBULAÇÃO DEVE ESTAR VOLTADA EXCLUSIVAMENTE PARA A ABERTURA, SEM RESTRIÇÕES OU DESVIOS À SAÍDA DO AR;
- FIXAÇÃO DAS ABRAÇADEIRAS NOS APOIOS:  
- PARA GARANTIR O ENGATE DA REDE DE DUTOS, AS ABRAÇADEIRAS PERFORADAS SERÃO FIXADAS NOS APOIOS (TANTO VERTICAL, COMO HORIZONTAL) POR MEIO DE PHILIPS "FIXES" CABEÇA DE PANELA BITOLA 6 ou 8;
- FIXAÇÃO DOS APOIOS:  
- A FIXAÇÃO DOS APOIOS NA TRELÇA METÁLICA DEVERÁ SER FEITA POR MEIO DE "ORELHAS" DE AÇO CHATO ESPESURA 3 mm OU EQUIVALENTE, DE PREFERÊNCIA SENDO AS MESMAS CONFECCIONADAS DE CORTES DE 14 mm DE LARGURA EM PERFIL CANTONEIRA;  
- A FIXAÇÃO DA "ORELHA" TRELÇA METÁLICA, HAVERÁ A UTILIZAÇÃO DE PARAFUSO PHILIPS AUTO ATARRAXANTE CABEÇA DE PANELA, BITOLA 6 ou 8;
- EXECUTAR ESTE PROJETO JUNTAMENTE COM O PROJETO DE ESTRUTURA METÁLICA, DE INSTALAÇÕES ELÉTRICAS E DAS AMPLIAÇÕES DAS ÁREAS.

REFERÊNCIAS

- MEMORIAL DESCRITIVO E ESPECIFICAÇÕES TÉCNICAS;
- PLANILHA DE QUANTITATIVOS.

LEGENDA

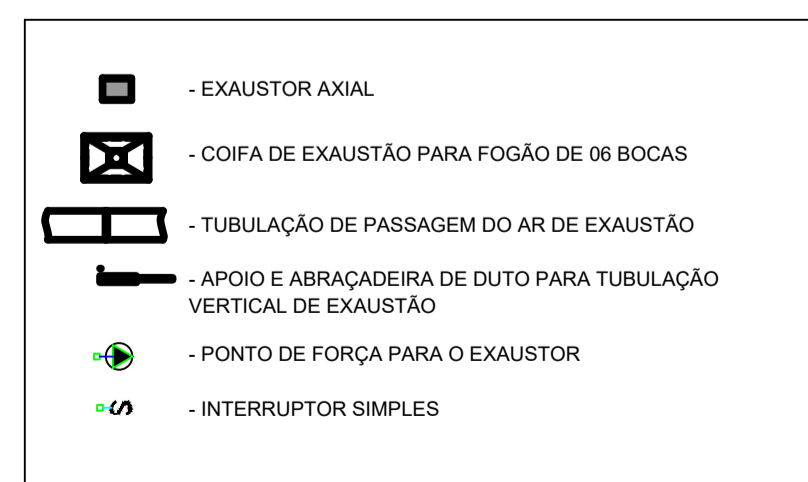

CRQUI DE REFERÊNCIA

Nº	DATA	DESCRIÇÃO
02	JANEIRO/2017	Atendimento à NBR 9050/2015; Alteração: quadro de áreas, sanitários infantis 1 e 2, altura da platibanda, mobiliário e equipamento, altura da cerâmica nos sanitários, cor dos portões dos solários e altura da porta PA4; Acréscimo das duchas higiênicas e escaninhos pré-escola. Retirada da chapa de aço abaixo da platibanda.
01	AGOSTO/2016	Alteração paredes - shaft para tubulação hidráulica e detalhamento; alteração da altura da platibanda.

CONTROLE DE REVISÕES

**FNDE** Fundo Nacional de Desenvolvimento da Educação

Ministério da Educação

PROJETO PADRÃO - FNDE

PROPRIETÁRIO: PREFEITURA MUNICIPAL DE APUÍ  
ENDEREÇO: RUA 13 DE NOVEMBRO, S/N, BAIRRO MORENA - APUÍ/AM  
MUNICÍPIO - UF: MUNICÍPIO DE APUÍ

PREFEITURA MUNICIPAL DE APUÍ

PROPRIETÁRIO  
DÉBORA SANTOS DIAS RNP: 2319083340  
RESP. TÉCNICO CREA

KAREN CRISTINA ALCANTARA KLEI CREA 0709001762  
AUTOR DO PROJETO CAU



PROJETO APROVADO

CONSTRUÇÃO DE CRECHE DE EDUCAÇÃO INFANTIL, NO MUNICÍPIO DE APUÍ/AM - FNDE - CRECHE TIPO 2.  
CONVÊNIO Nº 979199/2025  
LOCALIZAÇÃO: RUA 13 DE NOVEMBRO, S/N, BAIRRO MORENA, APUÍ/AM

Débora Santos Dias  
Eng. Civil - CREA RNP 2319083340  
RESPONSÁVEL TÉCNICO

ANTONIO MARCOS MACIEL FERNANDES  
PREFEITO MUNICIPAL

OBSERVAÇÕES:

PROGRAMA PROINFÂNCIA - PROJETO TIPO 2  
PROJETO DE INSTALAÇÕES

COORDENAÇÃO	PROJETO DE SISTEMA DE EXAUSTÃO PLANTA BAIXA, CORTE E DETALHES COZINHA	EEX
CGEST - Coordenação Geral de Infraestrutura Educacional		
REVISÃO R.00 INDICADA R.01 R.02	ESCALA DATA EMISSÃO JANEIRO/2017	PRANCHA 01/01
FORMATO A1 (594x841)		