




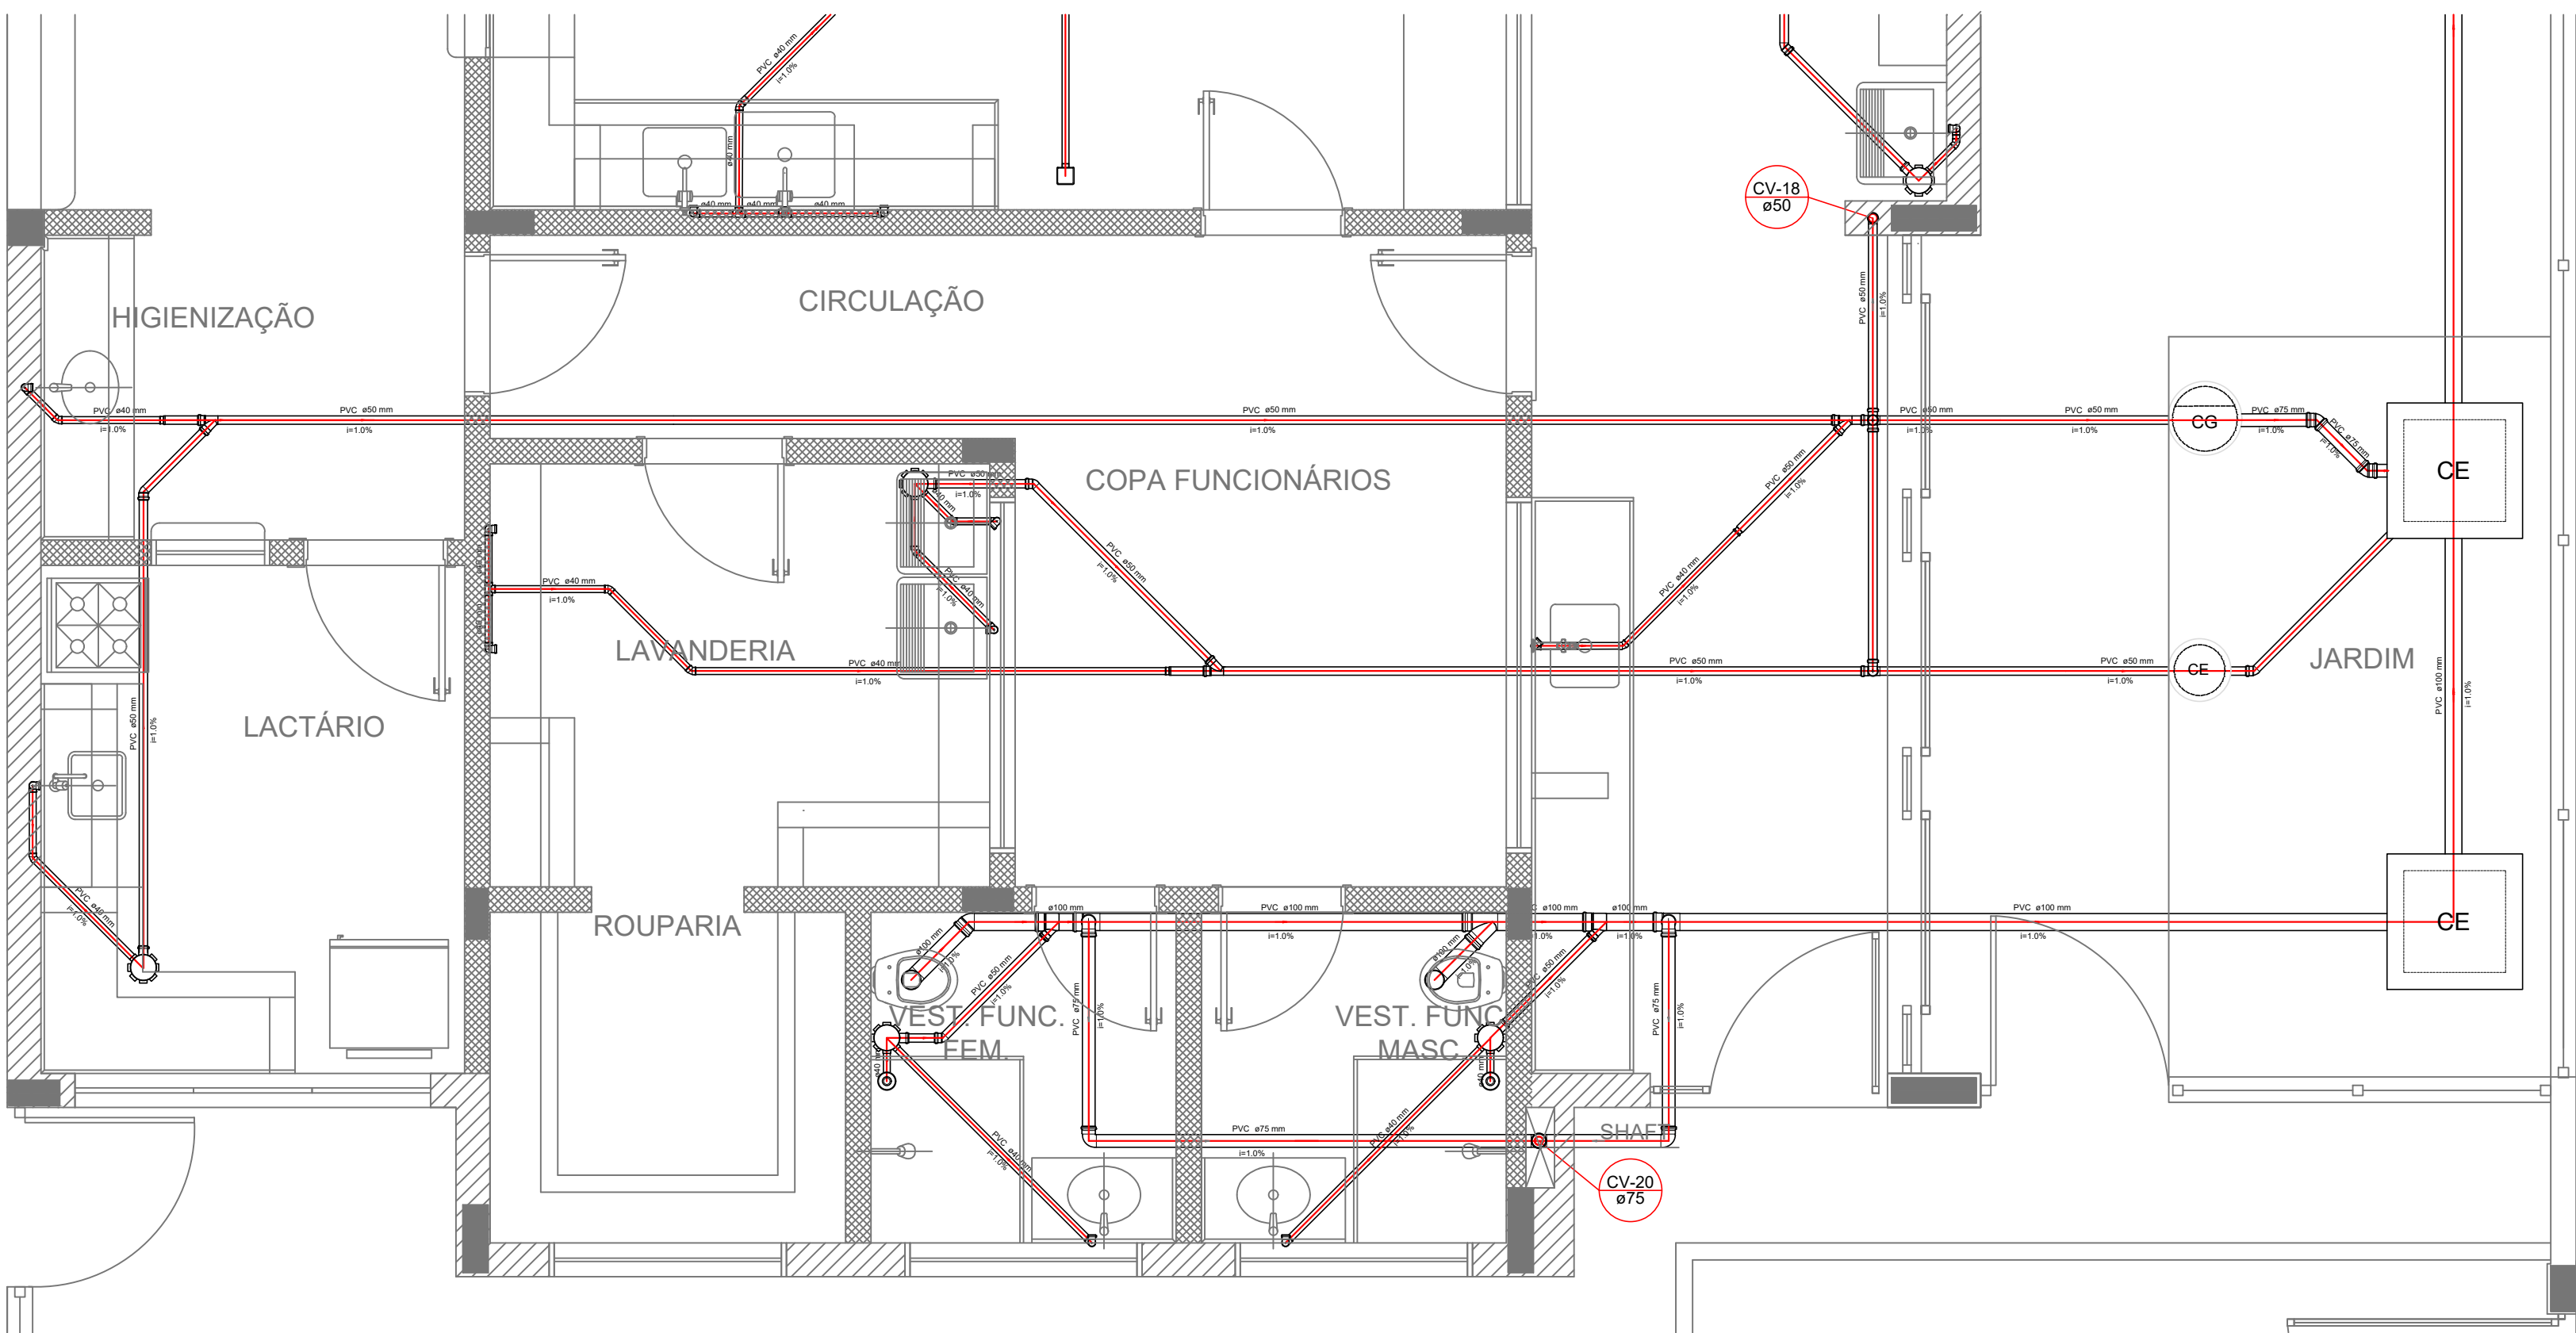


Detalhe S12
escala 1:25

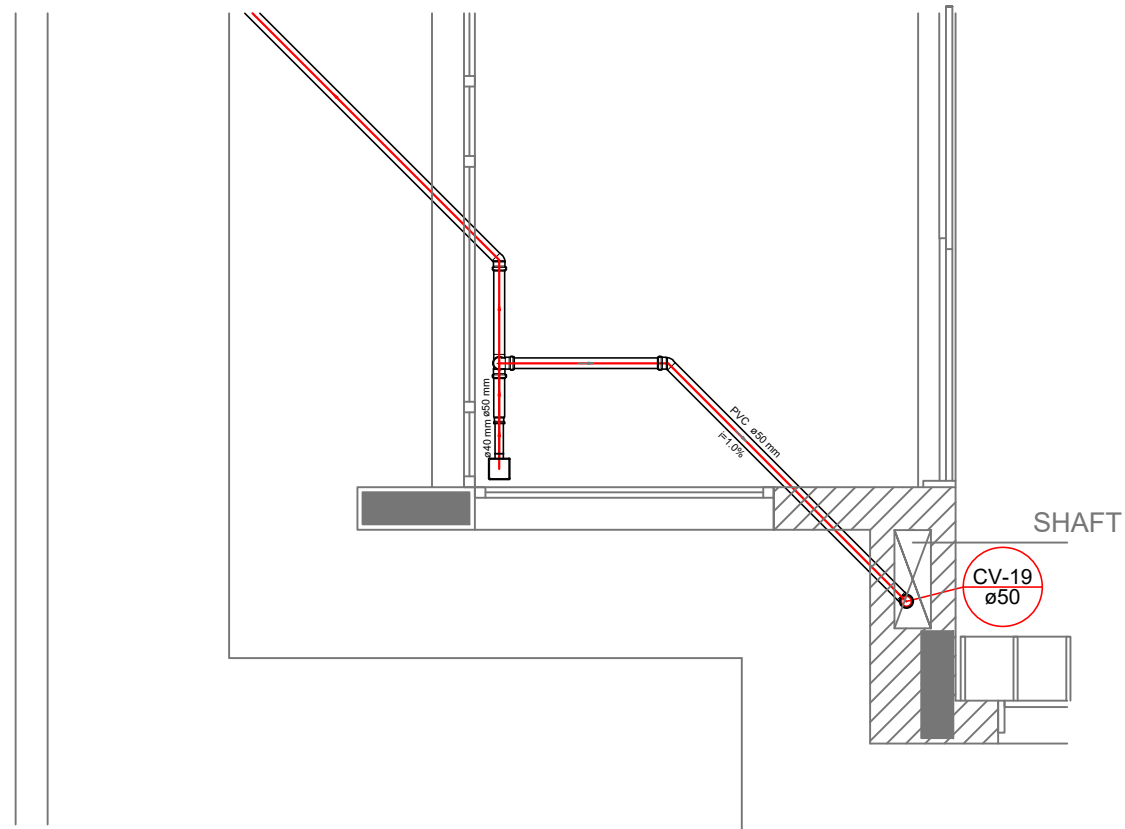


Detalhe S13
escala 1:25

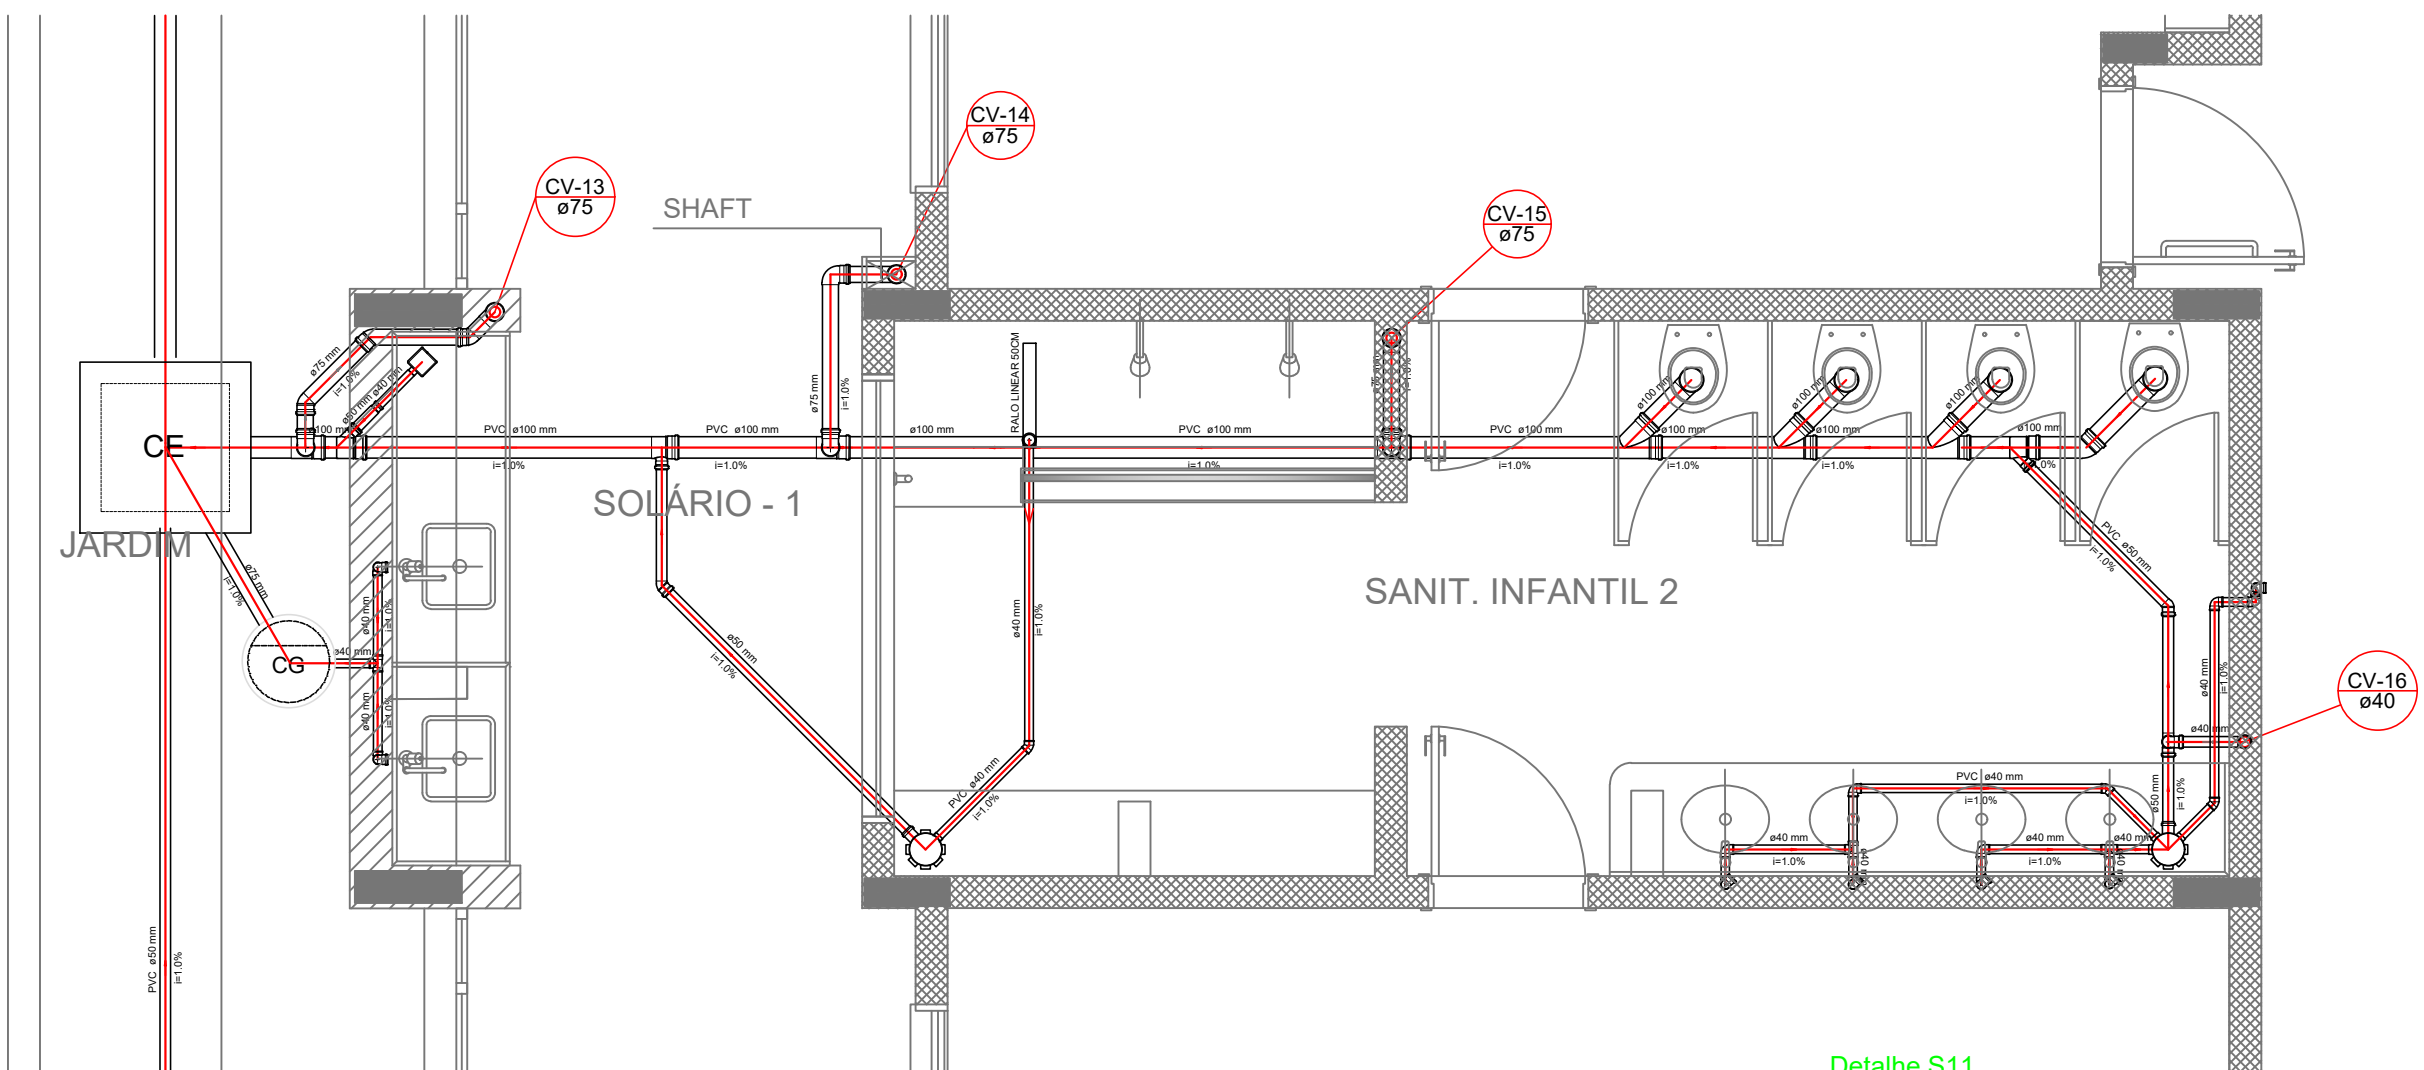


Detalhe S11
escala 1:25

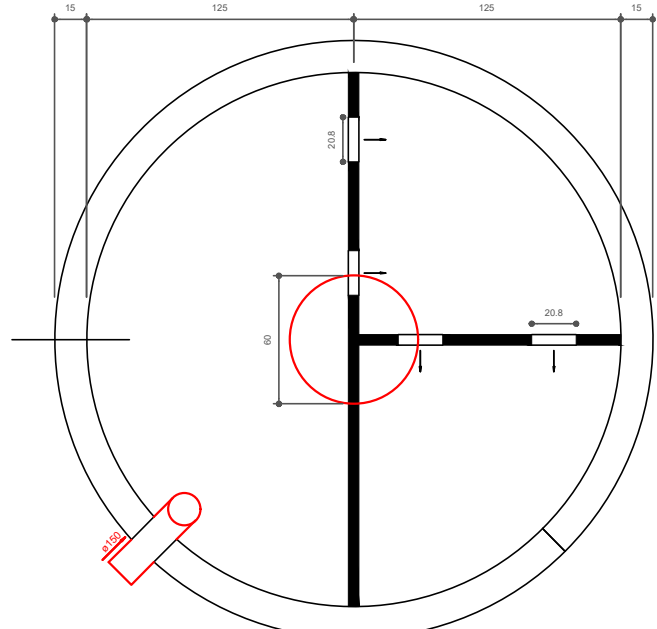

TANQUE SÉPTICO
PLANTA BAIXA - ESC. 1:25

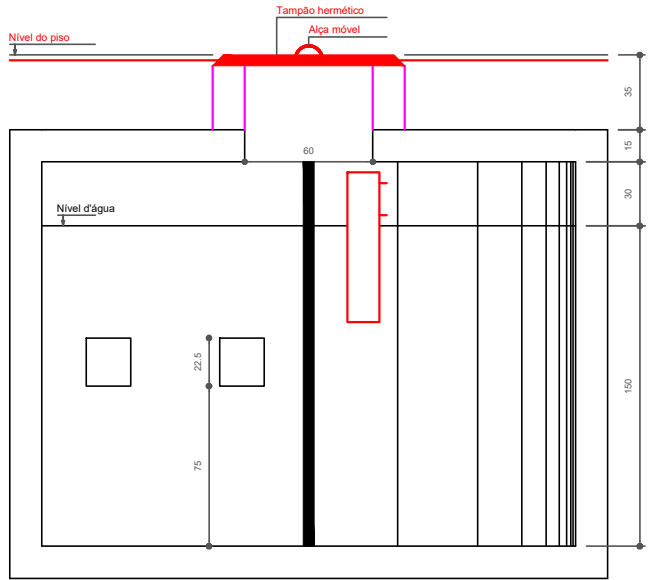

TANQUE SÉPTICO
CORTE - ESC. 1:25

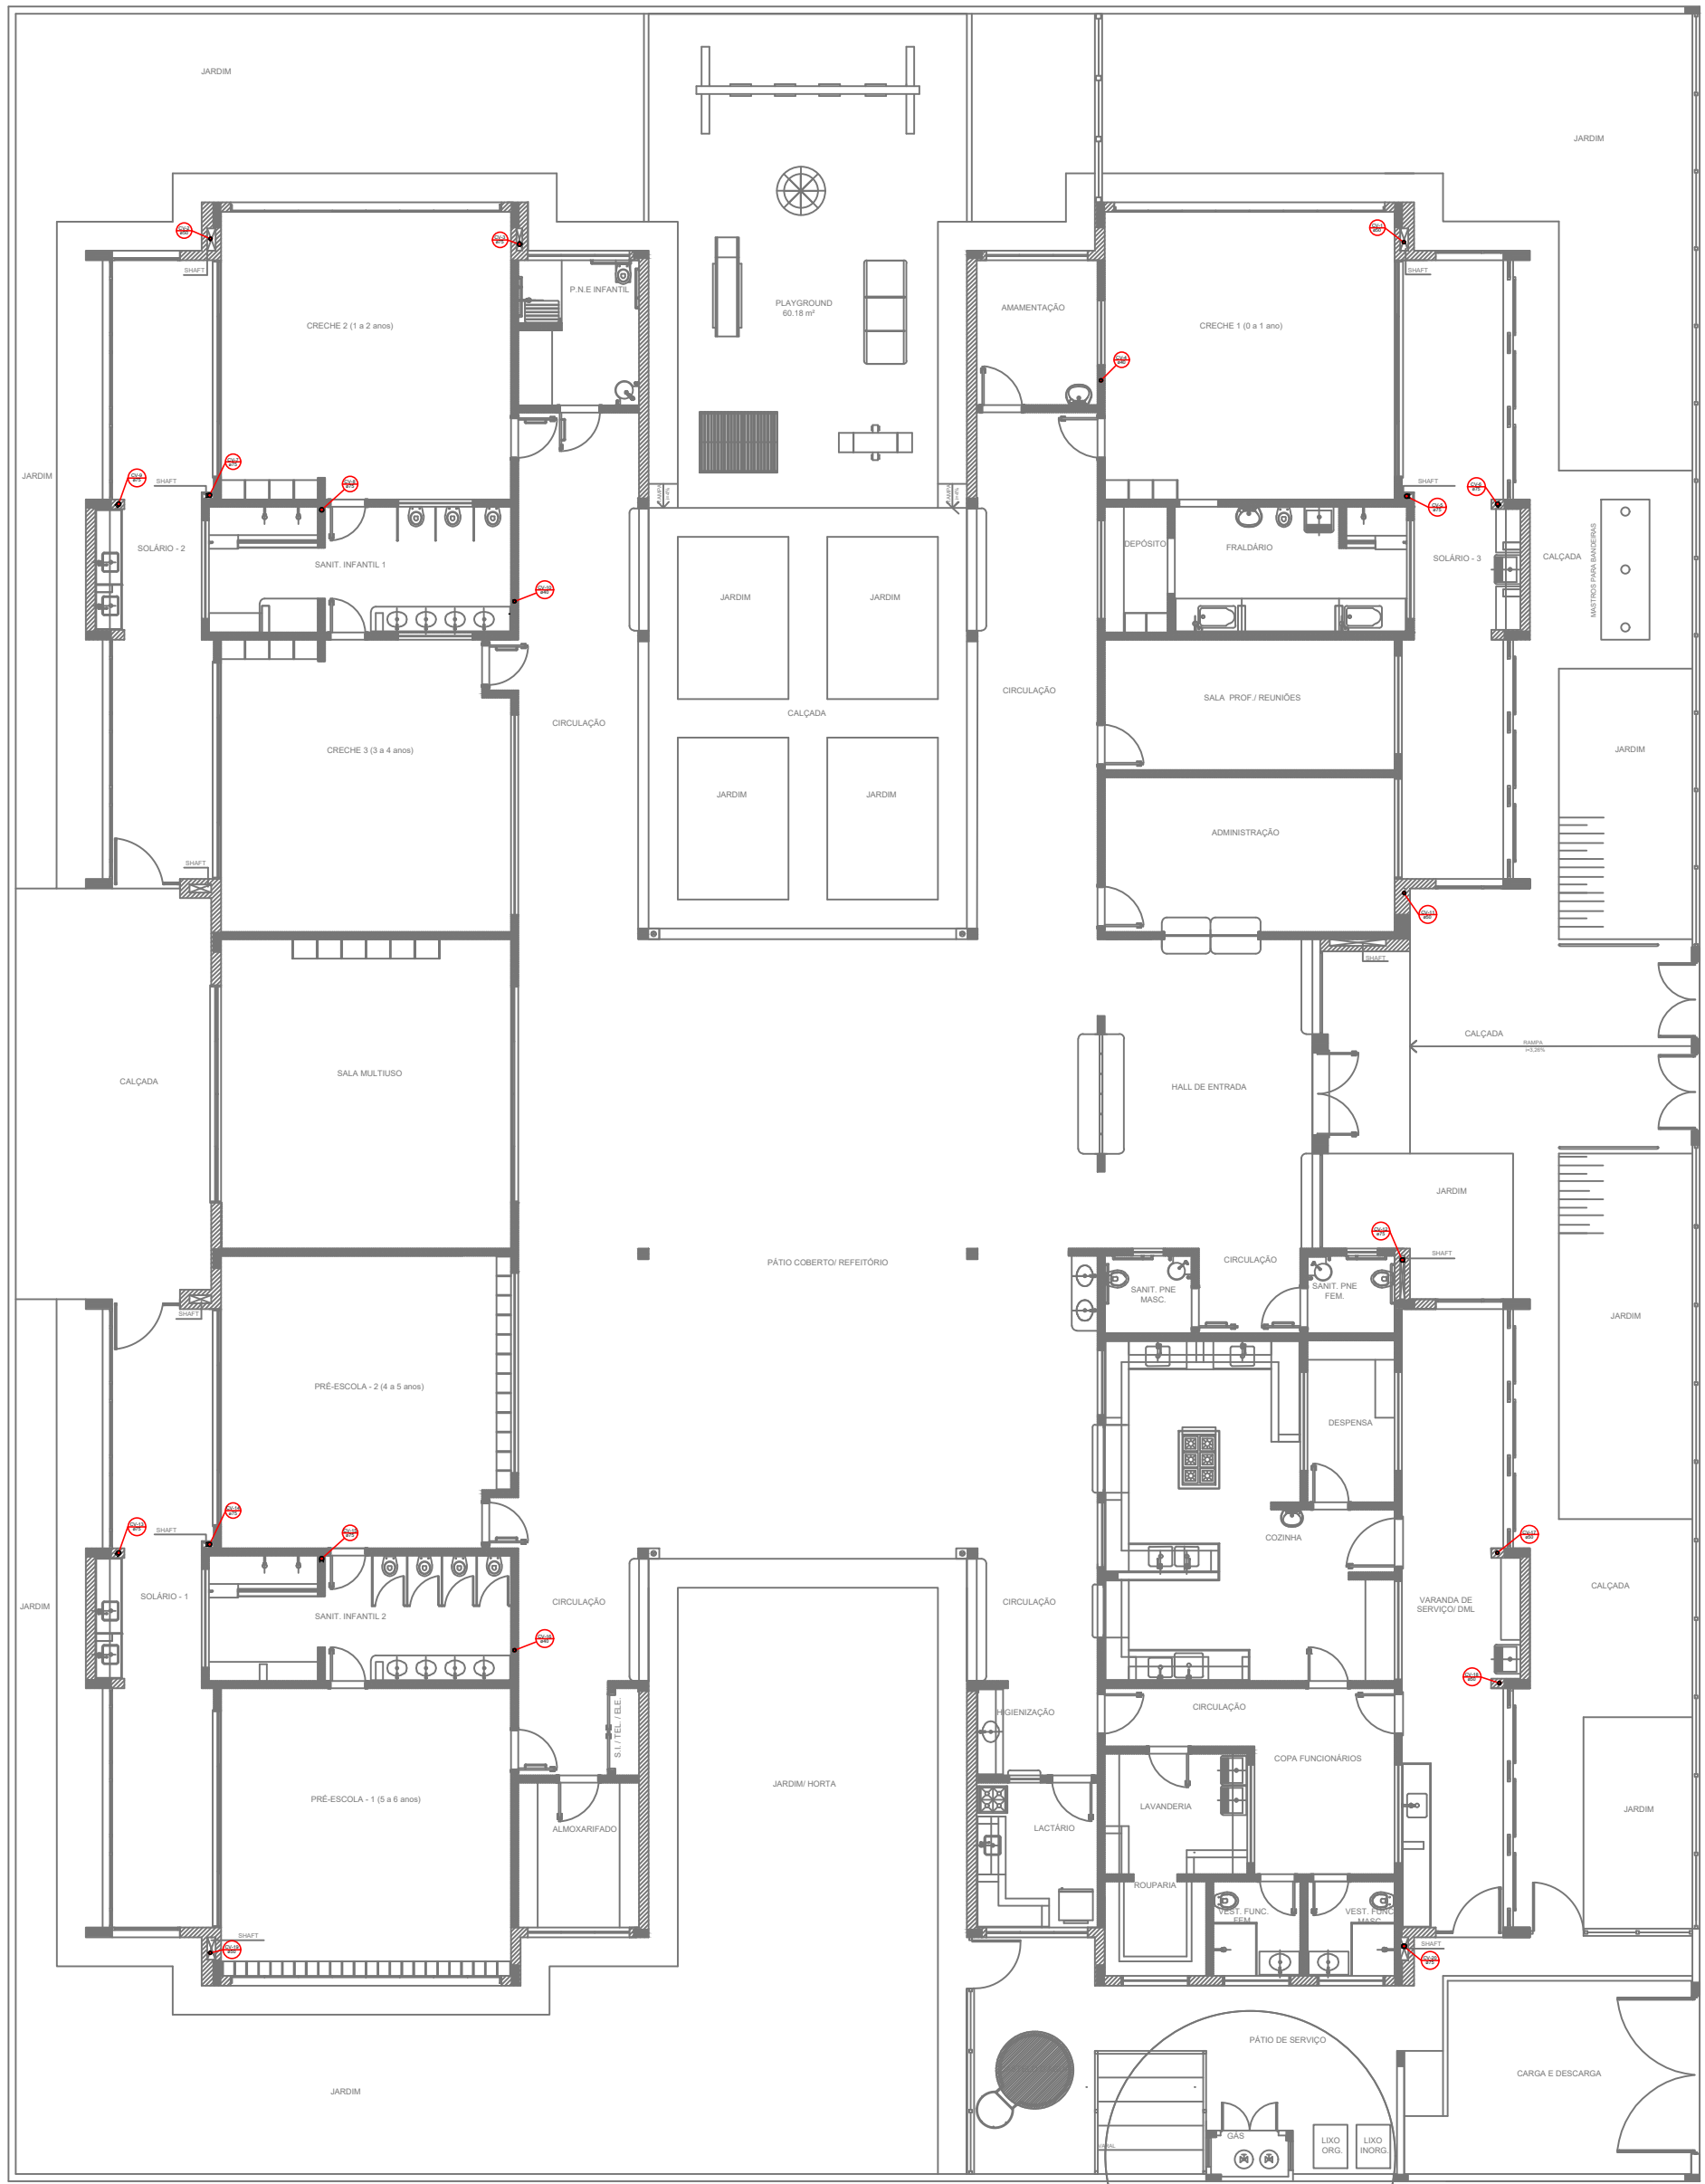

2 PONTOS DE VENTILAÇÃO
ESCALA 1:100

LEGENDA	
CF	CAIXA DE INSPEÇÃO ESGOTO SIMPLES Ø 150mm
CE	CAIXA DE ESGOTO
BU	BUCHA DE REDUÇÃO LONGA
RA	RAIO SIFONADO
RL	RAIO SÉDO
RL	RAIO LINEAR ROOM
CG	CAIXA DE GORDURA
CS	CAIXA SIFONADA
RA	RAMPA DE VENTILAÇÃO
RE	REDUÇÃO EXCÊNTRICA
RE	REDUÇÃO EXCÊNTRICA - SUPERIOR
TE	TE 45
TE	TE 90
TE	TE 90 COM REDUÇÃO
TE	JUNÇÃO SIMPLES

NOTAS

- OS PROJETOS DEVEM SER ADAPTADOS TÉCNICAMENTE CONFORME AS NECESSIDADES MUNICIPAIS.
- PARA COLETA DOS DEJETOS ORIENTAR POSTOS NAS INDICAÇÕES.
- CASO SEJA NECESSÁRIA A ELABORAÇÃO DE PROJETO DE FOSSE E SUMIDOURO, ESTE FICARÁ A CARGO DO ENTE FEDERADO.
- O ENTE FEDERADO DEVERÁ REALIZAR AS ALTERAÇÕES NECESSÁRIAS ATÉ À APROVAÇÃO E, APÓS ESTA, INCLUIR NO SISTEMA - SIMEC - NOVO PROJETO E NOVA ART DO ENGENHEIRO RESPONSÁVEL PELA APROVAÇÃO.
- EXECUTAR ESTE PROJETO JUNTAMENTE COM O PROJETO ESTRUTURAL.
- ANTES DA CONCRETAGEM PREVER PASSAGENS PARA TUBULAÇÕES DENTRO DOS LIMITES ESTABELECIDOS PELA NBR 6163:2014.

REFERÊNCIAS

- MEMORIAL DESCRITIVO E ESPECIFICAÇÕES TÉCNICAS.
- PLANILHA DE QUANTITATIVOS.

02	JANEIRO/2017	Atendimento à NBR 9050/2015; Alteração: quadro de áreas, sanitários infantis 1 e 2, altura da platibanda, mobiliário e equipamento, altura da cerâmica nos sanitários, cor dos porões dos solários e altura da porta PA4; Análise das dutos hidráulica e esgoto pré-existente; Redução da altura da platibanda.
01	AGOSTO/2016	Alteração paredes - shaft para tubulação hidráulica e detalhamento; alteração da altura da platibanda.
Nº	DATA	DESCRIÇÃO

CONTROLE DE REVISÕES

FNDE Fundo Nacional de Desenvolvimento da Educação		Ministério da Educação
PROJETO PADRÃO - FNDE		
PROPRIETÁRIO: PREFEITURA MUNICIPAL DE TUCUMÁ-PA		
ENDEREÇO: RUA UMIARARA, SH. QD 15, LOTE 15A, BARRIO NOVA CURITIBA, ZONA URBANA		
MUNICÍPIO - UF: CIDADE DE TUCUMÁ-PA		
PREFEITURA DE TUCUMÁ-PA		
PROPRIETÁRIO		
JOÃO CALANDRINI DE SA AZEVEDO NETO		
RESP. TÉCNICO		
CREA 1515893081		
AUTOR DO PROJETO		
CAU		
OUTRO		
CREA		
RA		
OBSERVAÇÕES:		

PROGRAMA PROINFÂNCIA - PROJETO TIPO 2
PROJETO DE INSTALAÇÕES

COORDENAÇÃO	CGEST - Coordenação Geral de Infraestrutura Educacional	PLANTA DE ESGOTO SANITÁRIO DETALHES E PONTOS DE VENTILAÇÃO S11 AO S13 E TANQUE SÉPTICO	HEG
REVISÃO	R 00 R 01 R 02	ESCALA	INDICADA
FORNATO	A0 (1189 x841)	DATA EMISSÃO	JANEIRO/2017
			FRANCA
			05/05