


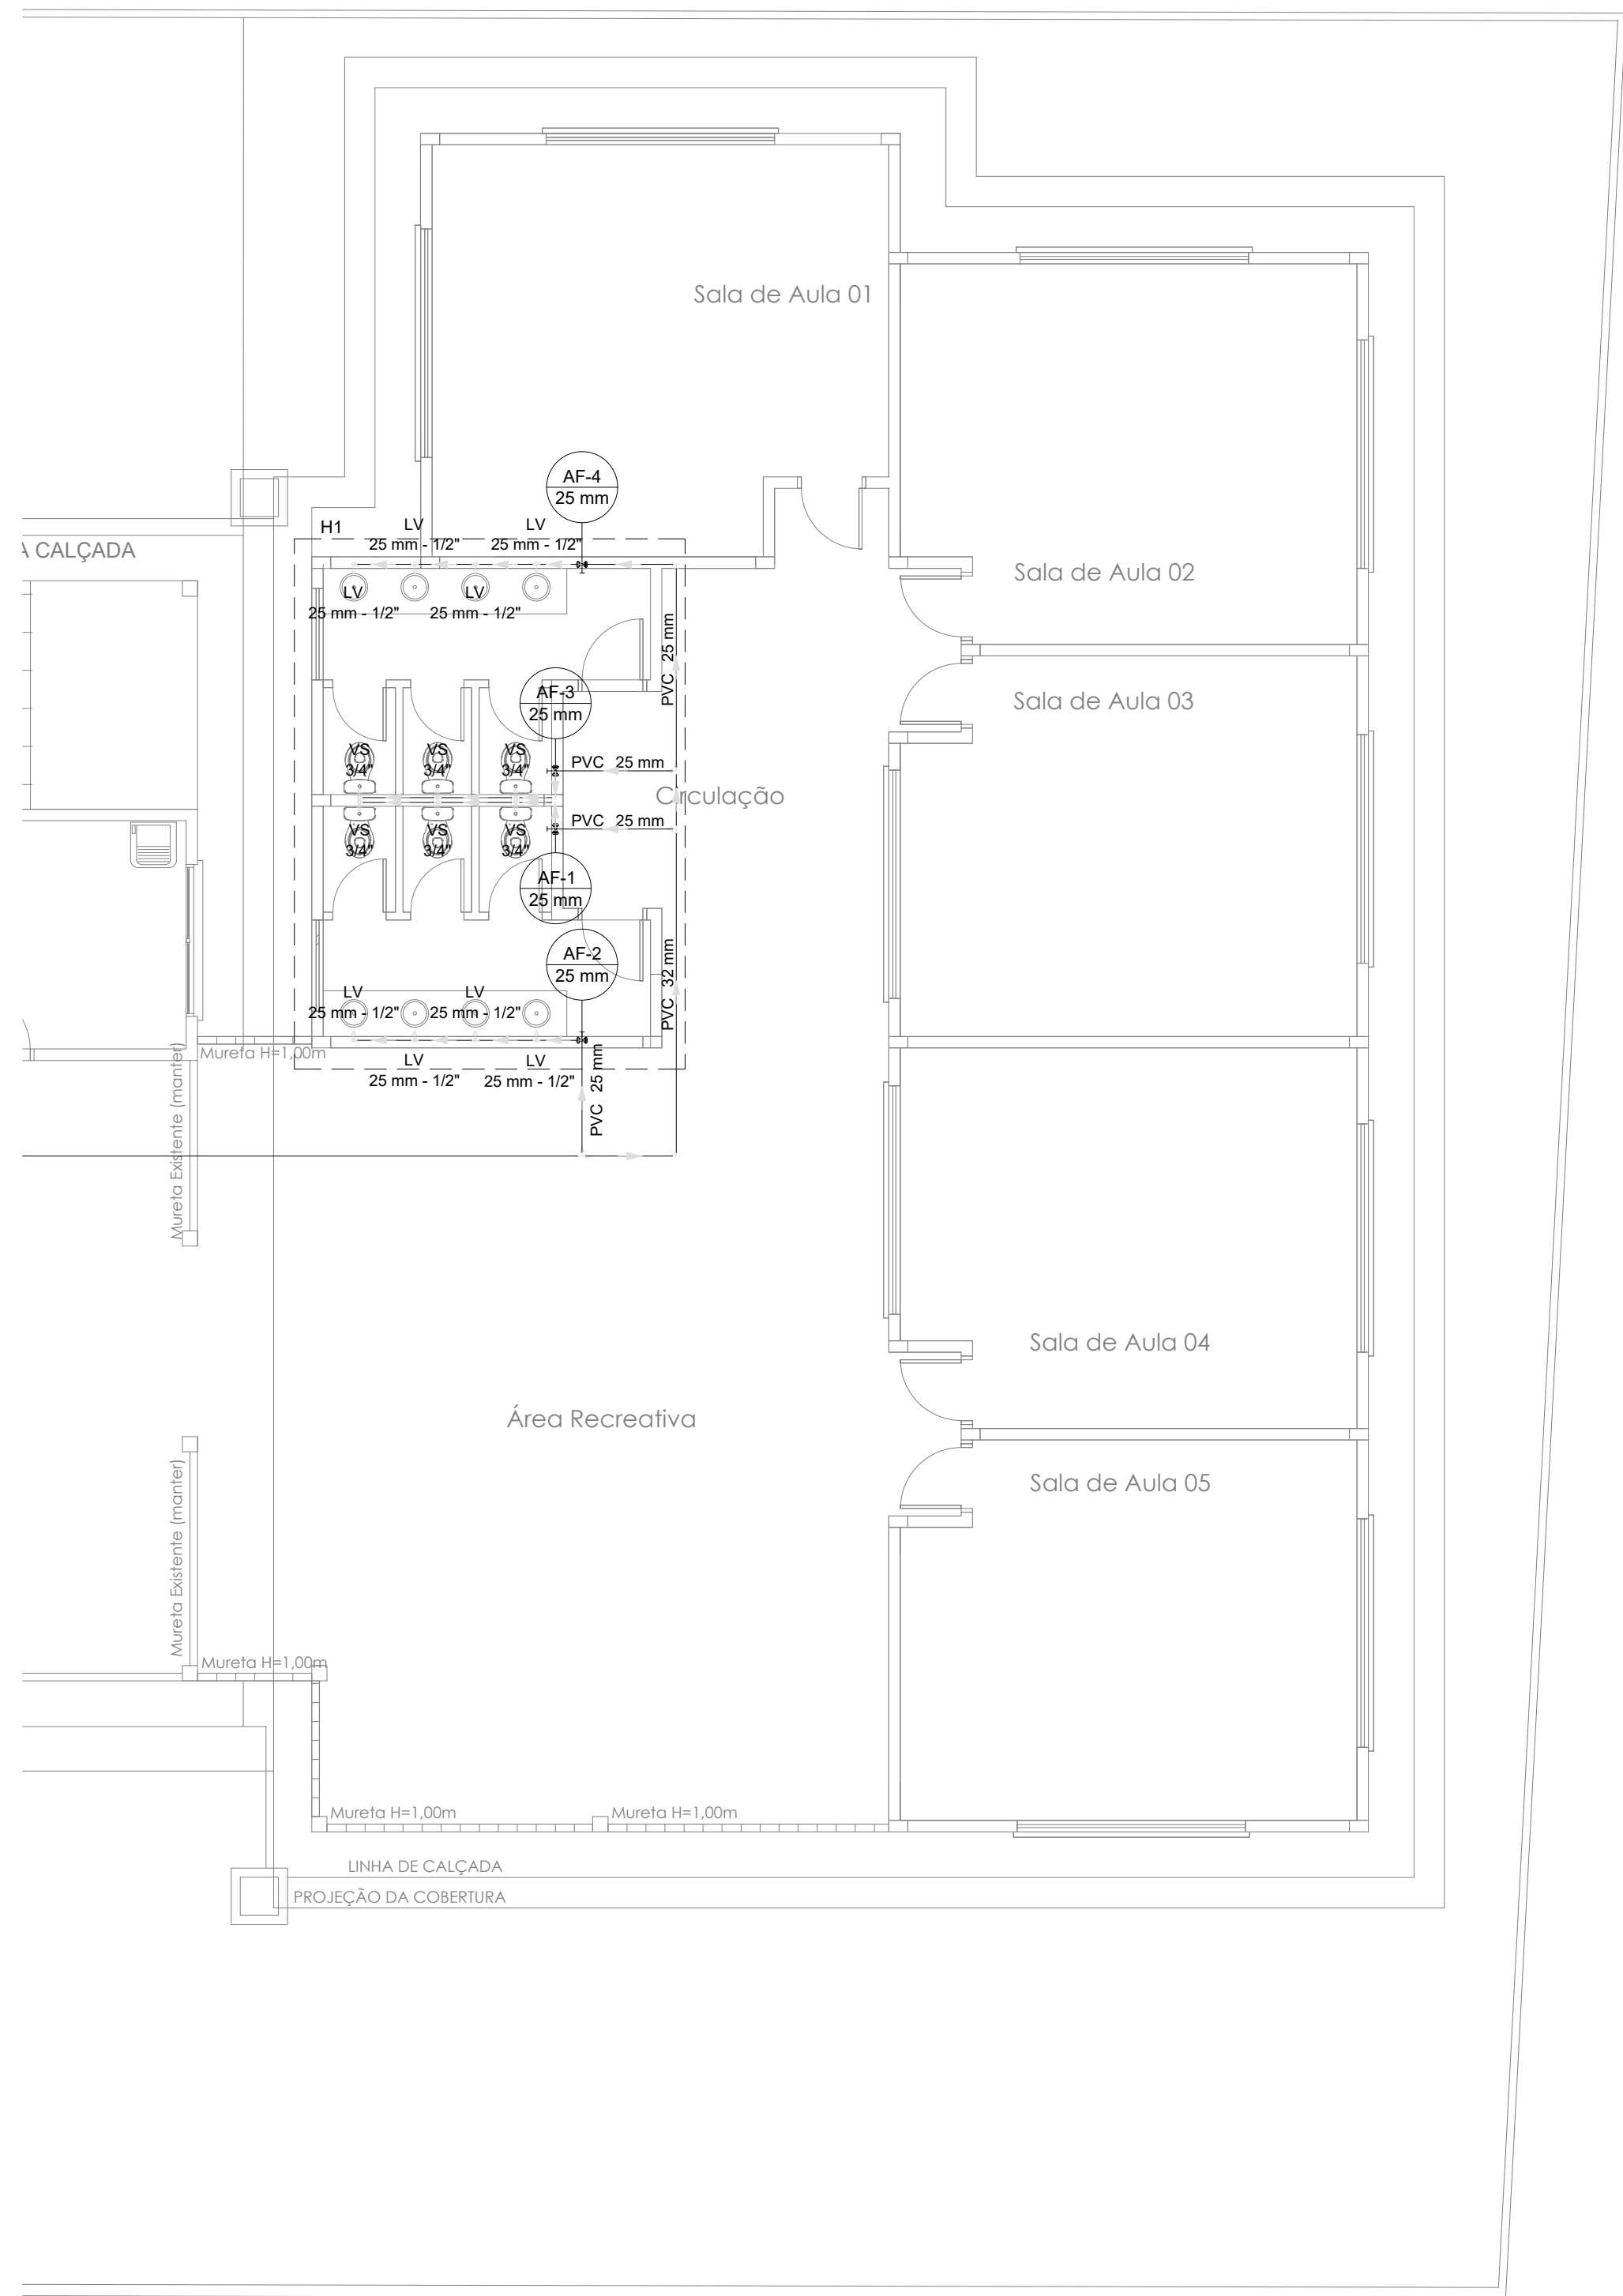


2 PLANTA DE ÁGUA FRIA
ESCALA: 1:75
A: 340,69 M²


Lista de materiais - Pavimento		
Água fria		
Aparelho		
Torneira de lavatório	25 mm - 1/2"	8 pc
Vaso Sanitário c/ cx. acoplada	1/2"	6 pc
Metais		
Registro de gaveta c/ canopla cromada	3/4"	4 pc
PVC Acessórios		
Engate flexível cobre cromado com canopla	1/2 - 30cm	6 pc
Engate flexível plástico	1/2 - 30cm	8 pc
PVC misto soldável		
Joelho de redução soldável c/ rosca	25 mm - 1/2"	6 pc
PVC rígido soldável		
Adapt sold curto c/bolsa-rosca p registro	25 mm - 3/4"	8 pc
Bucha de redução sold. curta	32 mm - 25 mm	1 pc
Bucha de redução sold. longa	40 mm - 25 mm	1 pc
Joelho 90° soldável	25 mm	14 pc
	32 mm	1 pc
	40 mm	1 pc
Tubos	25 mm	32,44 m
	32 mm	6,15 m
	40 mm	25,72 m
Tê 90 soldável	25 mm	10 pc
Tê de redução 90 soldável	32 mm - 25 mm	2 pc
	40 mm - 32 mm	1 pc
Adaptador Soldável com Anel para Caixa d'Água-40mm		1 pc
PVC soldável azul c/ bucha latão		
Joelho de redução 90° soldável com bucha de latão	25 mm - 1/2"	8 pc
Reservatório cilíndrico		
Poliétileno	2000 L	1 pc

Legenda das indicações - Pavimento	
LV	Lavatório com joelho de 90° - 25 mm - 1/2"
VS	Vaso sanitário com caixa acoplada - 3/4"

Legenda - Pavimento	
■	Registro de gaveta c/canopla cromada c/PVC soldável

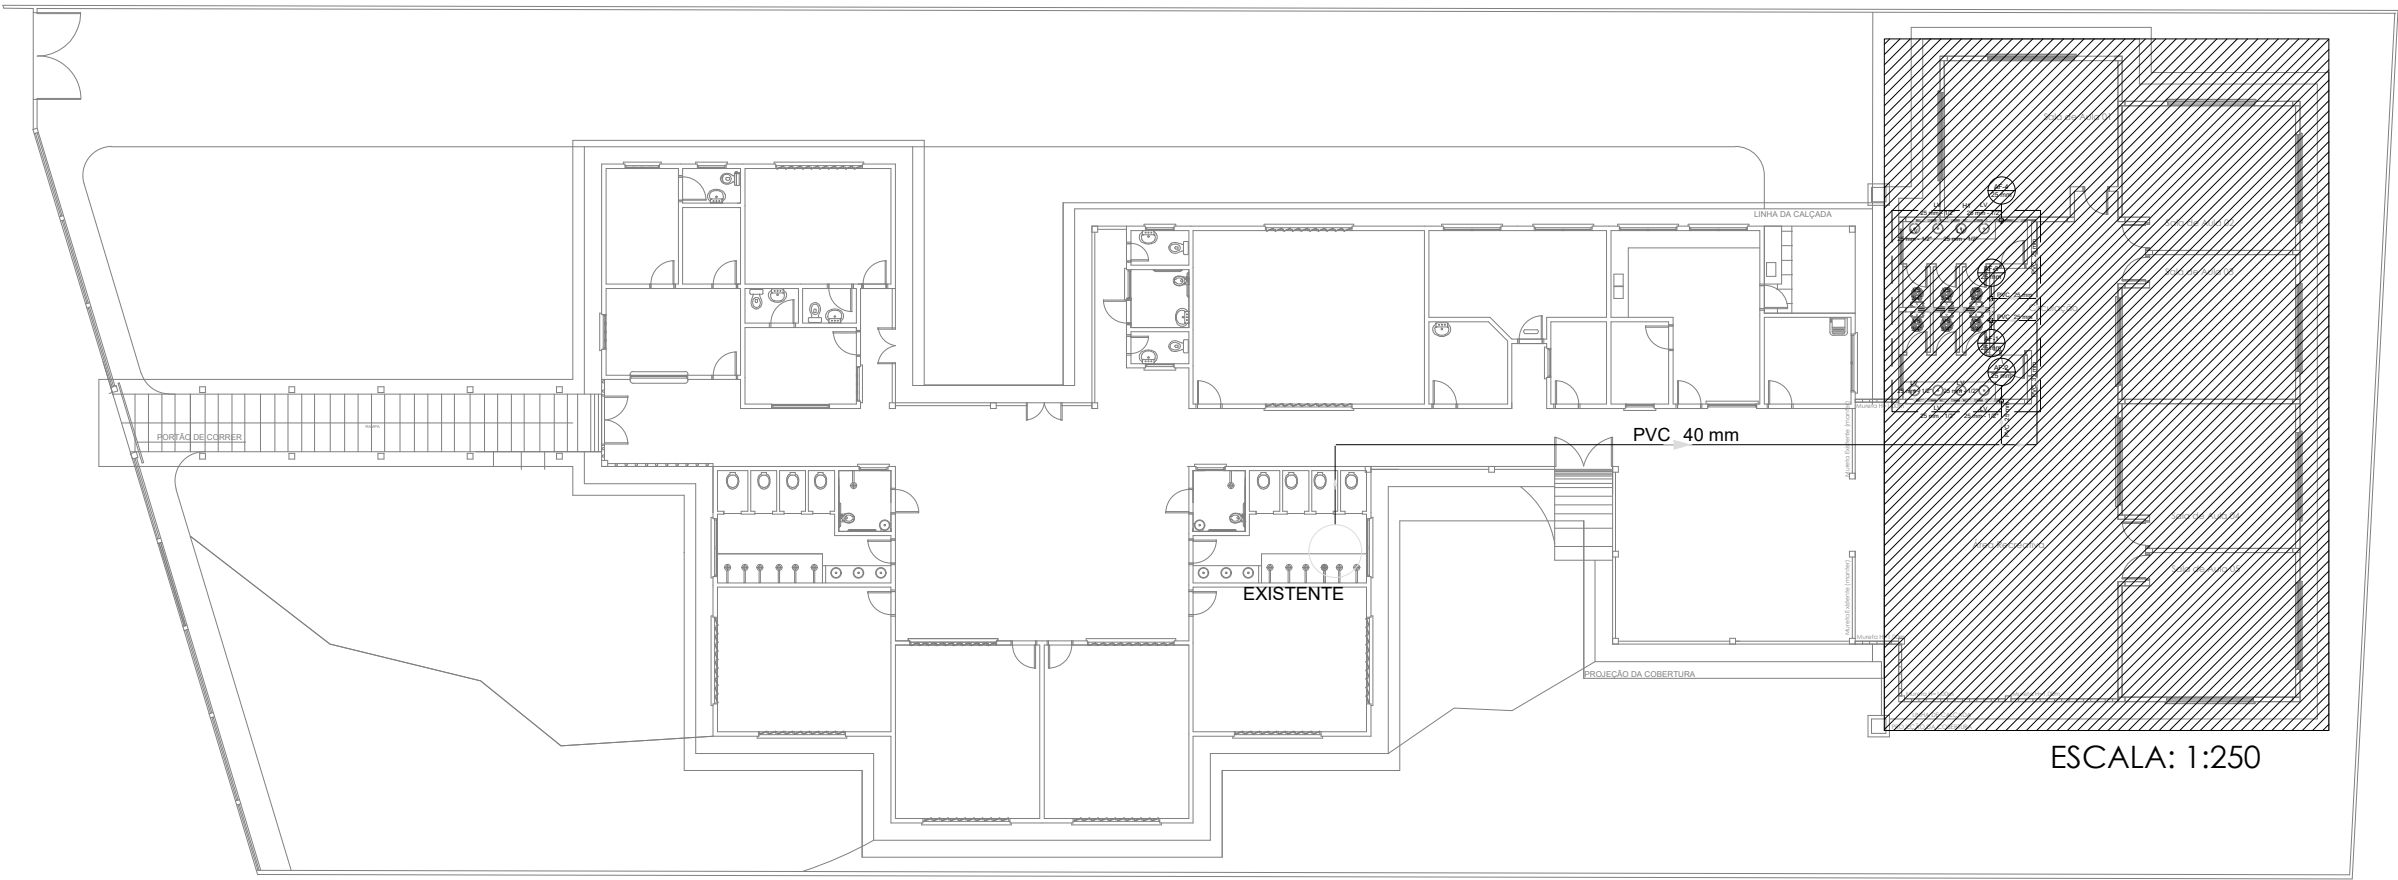

1 LOCALIZAÇÃO DA ÁREA
ESCALA: 1:250

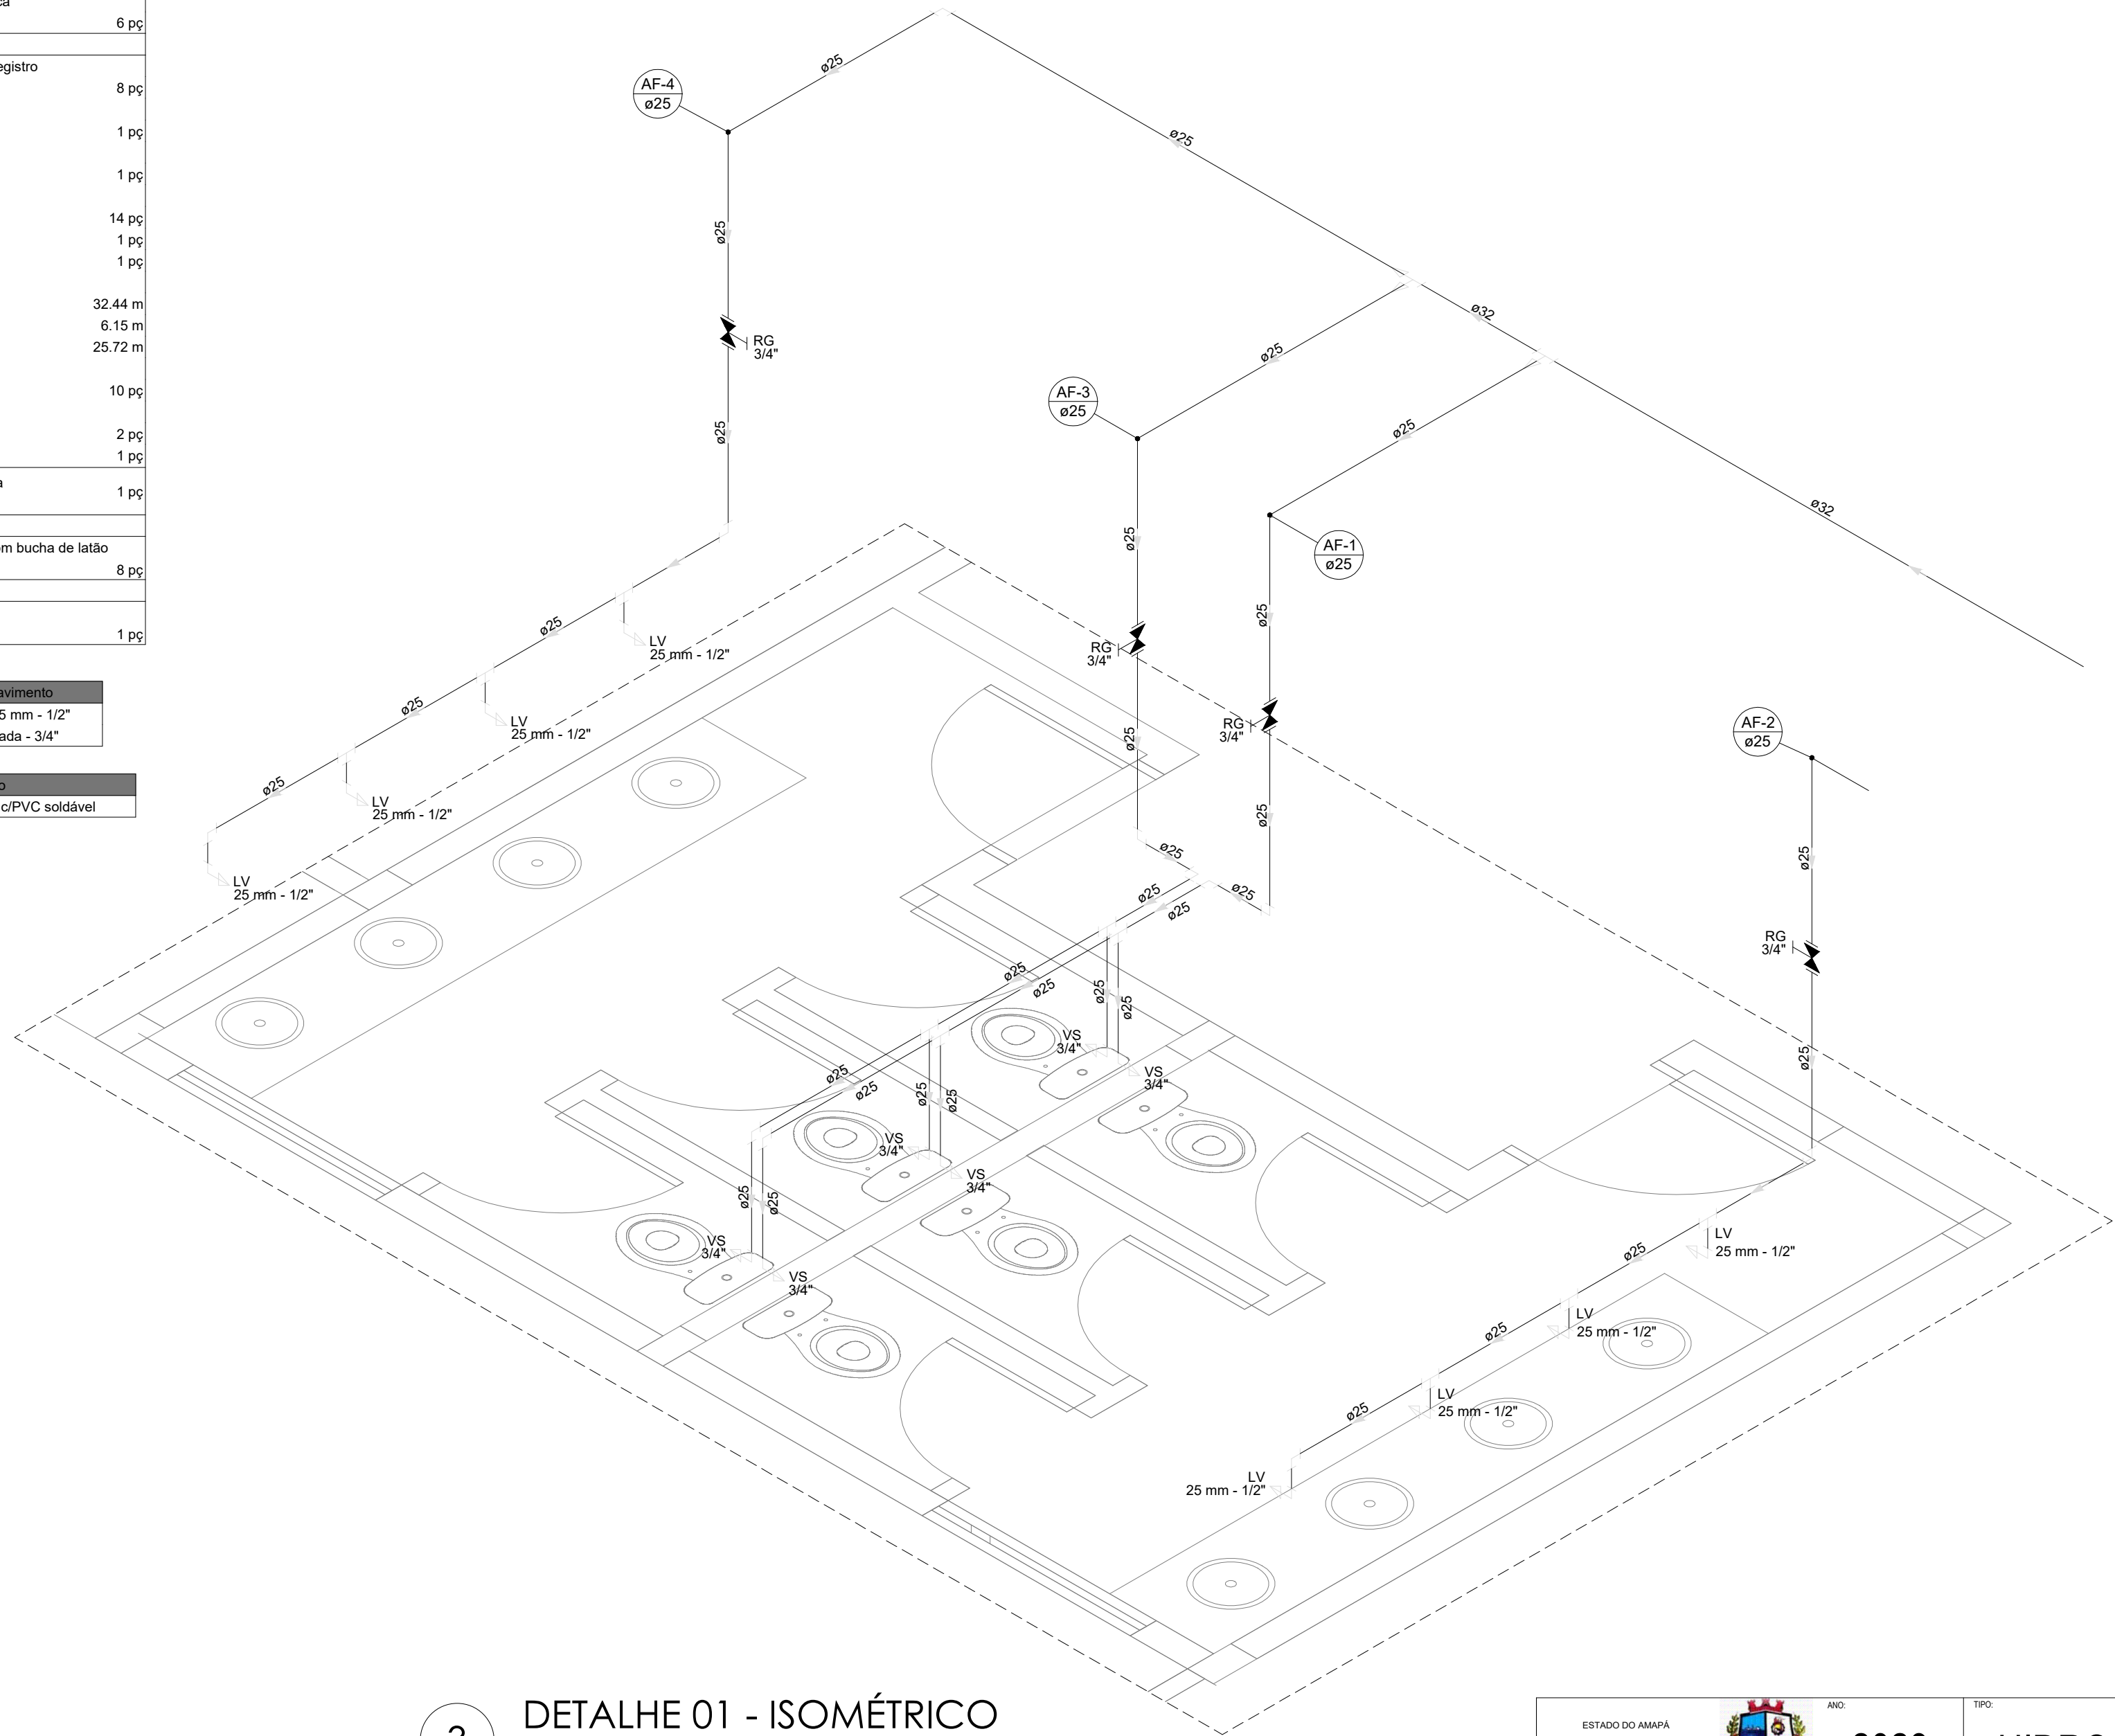

3 DETALHE 01 - ISOMÉTRICO
ESCALA: 1:25

ESTADO DO AMAPÁ PREFEITURA MUNICIPAL DE SANTANA PMS			ANO: 2023	TIPO: HIDRO	FOLHA: 01/01	SECRETARIA MUNICIPAL DE OBRAS PÚBLICAS E SERVIÇOS URBANOS SUBSECRETARIA DE OBRAS E PROJETOS ESTRATÉGICOS - SEPOE
COMENTÁRIO: PREFEITURA MUNICIPAL DE SANTANA		LOCAL: IGARAPÉ DA FORTALEZA - SANTANA / AP.		MODIFICAÇÕES		
AUTORES DO PROJETO  Rodrigo Souza Silva Arquiteto e Urbanista A154847-6	OBRA: AMPLIAÇÃO DA EMBE MIGUEL JORGE HAUT ELIAS		COORDENADOR GEOMÁTICO: LATITUDE: 0° 02' 56,24" S LONGITUDE: 51° 08' 42,15" O		A	
	CONTEÚDO: PLANTA BAIXA AMPLIAÇÃO.		ÁREA TOTAL: 2.305,89 M²		B	
	CID: ARTHEMIS LAGOIA		DATA: 05/2022		C	
	PREFEITO MUNICIPAL: Sebastião Ferreira da Rocha.		VISTO: DIA: METRO		D	
	SECRETÁRIO DE OBRAS: Anderson Ricardo de Almeida Feio		ESQ: INDICADA		E	
Av. Santana, nº 2913 - Bairro Paraíso, Santana-AP						