


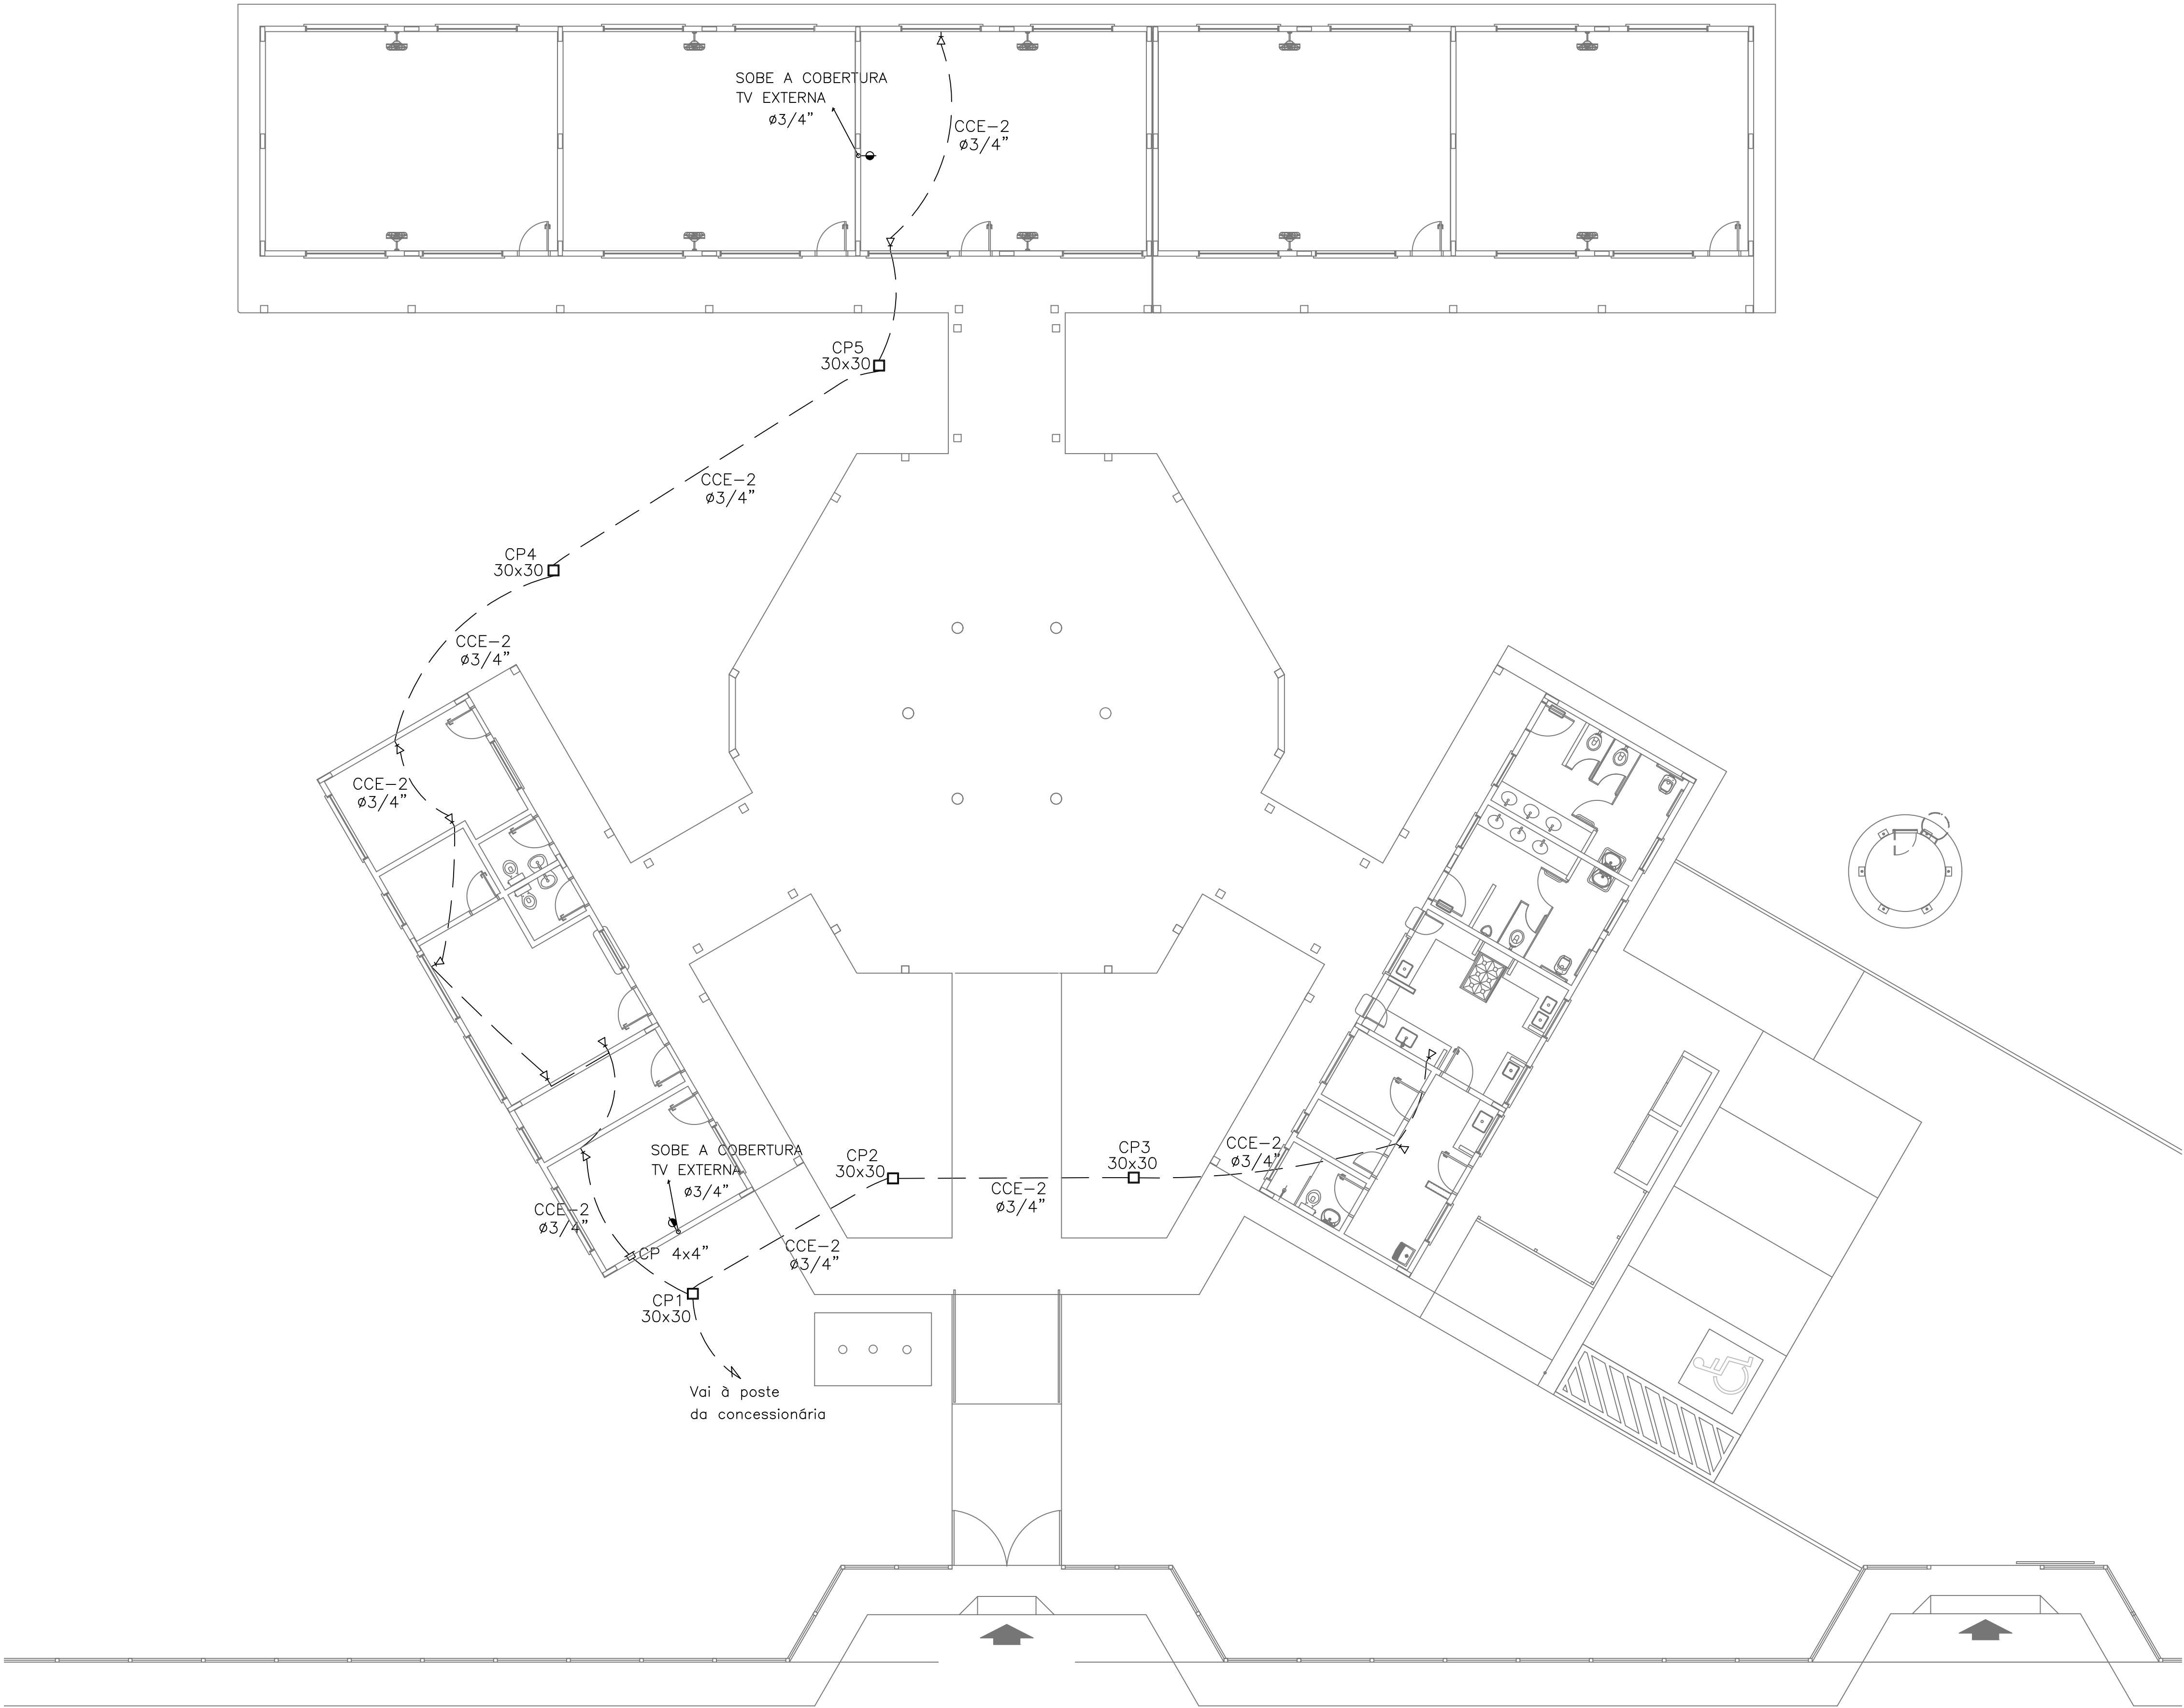

- LEGENDA:
- HT HASTE DE ATERRAMENTO COPPERWELD 5/8"x2,40m INTERLIGADA AO CABO DE TERRA EM CONECTOR GKP COM SOLDA EXOTÉRMICA EM MANILHA DE BARRO VITRIFICADO COM 200mm DE DIÂMETRO INTERNO E TAMPA DE CONCRETO COM PUXADOR, PARA INSPEÇÃO
 - TOMADA PARA ANTENA DE TV
 - TOMADA 2P + T UNIVERSAL h = 1,90 m DO PISO - COR BRANCA - DUPLA
 - TOMADA 2P + T UNIVERSAL h = 1,10 m DO PISO - COR BRANCA - DUPLA
 - TOMADA 2P + T UNIVERSAL h = 0,35 m DO PISO - COR BRANCA - DUPLA
 - TOMADA DE TELEFONE - DUPLA - h = 0,35 m DO PISO - COR BRANCA - DUPLA
 - ELETRODUTO D EPVC RÍGIDO EMBUTIDO NA LAJE DE TETO, CONTENDO FIOS FASE, NEUTRO, RETORNO E TERRA RESPECTIVAMENTE
 - QUADRO DE DISTRIBUIÇÃO PARA ABRIGAR DISJUNTORES TERMOMAGNÉTICOS EMBUTIDO A 1,50m DO PISO
 - QUADRO DE MEDIÇÃO, EMBUTIDO A 1,50m DO PISO
 - INTERRUPTOR DE TRÊS SEÇÕES EMBUTIDO EM CX. 4"x2"x2" A 1,10m DO PISO
 - INTERRUPTOR DE UMA SEÇÃO EMBUTIDO EM CX. 4"x2"x2" A 1,10m DO PISO
 - LUMINÁRIA TIPO CALHA CHAPLA METÁLICA ZINCADA E ESMALTADA A PÓ NA COR BRANCA, DE SOBREPOR. C/ 2x40w FLUORESCENTE, MAIS ACESSÓRIOS E REATOR
 - LUMINÁRIA DE SOBREPOR COMPLETA COM 2 LÂMPADAS FLUORESCENTES TUBULARES DE 16W, REATOR DUPLO DE ALTA FREQUÊNCIA ALTO FATOR DE POTÊNCIA E BAIXA TAXA DE DISTORÇÃO HARMÔNICA (FP>0,92 E TDH<10%)
 - ARANDELA DE SOBREPOR COM 1 LÂMPADA FLUORESCENTE DE 60W, h=220cm DO PISO ACABADO
 - CAIXA DE PASSAGEM
 - PROJETOR COMPLETO COM UMA A VAPOR METÁLICO DE 150W, IGNITOR E REATOR ELETRÔNICO DE ALTA FREQUÊNCIA, ALTO FATOR DE POTÊNCIA E BAIXA TAXA DE DISTORÇÃO HARMÔNICA (FP>0,92 E TDH<10%), REFRACTOR EM VIDRO TEMPERADO A PROVA DE CHOQUE TÉRMICO.
 - VENTILADOR DE PAREDE

NOTA:

- 1- QUANDO NÃO INDICADO, CONSIDERAR ELETRODUTO DE Ø3/4"
- 2- UTILIZAR CABO SINTENAX PARA ILUMINAÇÃO EXTERNA
- 3- TOMADAS DE USO ESPECIAL FORAM DIMENSIONADAS EM 600W

1 PLANTA BAIXA GERAL - TELEFONIA
ESCALA 1/100

ESTADO DO AMAPÁ PREFEITURA MUNICIPAL DE SANTANA PMS		ANO: 2025	TIPO: ELE	FOLHA: 04/04	SENCO SECRETARIA MUNICIPAL DE OBRAS PÚBLICAS E SERVIÇOS URBANOS DPOE SUPERINTENDÊNCIA DE PROJETOS E OBRAS ESTRATÉGICAS
CONVENIENTE: PREFEITURA MUNICIPAL DE SANTANA		LOCAL: RUA MATÃO, SN DISTRITO DE PIAÇAÇA, SANTANA - AP	MODIFICAÇÕES		
AUTORES DO PROJETO: ANDRÉ GOMES MORAES ARQUITETO E URBANISTA CAUUP - ARQUITETOS	OBRA: CONSTRUÇÃO DA ESCOLA DE ENSINO FUNDAMENTAL NO PIASSACÁ (MATÃO III), COM 04 SALAS DE AULA NO MUNICÍPIO DE SANTANA - ID 1013987	A			
	CONTEÚDO: PLANTA BAIXA DE TELEFONIA	B			
	REFERÊNCIAS: LATITUDE: 0°14'08"S LONGITUDE: 51°32'43"O	C			
	CAD: ANDRÉ GOMES	D			
DATA: SETEMBRO/2025		E			
PREFEITO MUNICIPAL: Sebastião Ferreira da Rocha.	METRO	DIAM. METRO	F		
SECRETÁRIO DE OBRAS: Anderson Ricardo de Almeida Feio	ESCALA: INDICADA	G			
Av. Santana, nº 2913 - Bairro Paraíso, Santana-AP					