


2018

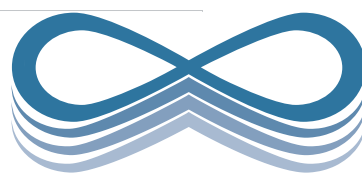

EQUILÍBRIO
ENGENHARIA

PROJETO ETA RAUL SOARES
CADERNO DE PROJETOS 1

PROJETO DE REFORMA E MODERNIZAÇÃO PARA
REFORMULAÇÃO DO SISTEMA DE DOSAGEM E CONTROLE DE
PRODUTOS QUÍMICOS DA ESTAÇÃO DE TRATAMENTO DE
ÁGUA NA CIDADE DE RAUL SOARES

VOLUME II



(33) 3322-5236



Av. Maria Catarina Cimini, 161 - Sala 208
Centro - Caratinga - MG

RAUL SOARES - MG
SISTEMA DE ABASTECIMENTO DE ÁGUA
PROJETO DE REFORMA E MODERNIZAÇÃO DA ETA



RESUMO:

Projeto de reforma e modernização para reformulação do sistema de dosagem e controle de produtos químicos da estação de tratamento de água na cidade de Raul Soares.

03	05/2018	0	PROJETO EXEC. DE REFORMA	DAYLA SOTTE	PEDRO BARB.	TIAGO ALVES	FUNASA
02	02/2018	1	PROJETO EXEC. DE REFORMA	DAYLA SOTTE	PEDRO BARB.	TIAGO ALVES	FUNASA
01	12/2017	1	PROJETO EXEC. DE REFORMA	DAYLA SOTTE	PEDRO BARB.	TIAGO ALVES	SAAE
00	08/2017	1	PROJETO EXEC. DE REFORMA	DAYLA SOTTE	PEDRO BARB.	TIAGO ALVES	SAAE
VER	DATA	TIPO	DESCRIÇÃO	POR	VERIFICADO	AUTORIZADO	APROVADO

EMISSIONES

TIPOS	1 - PARA APROVAÇÃO	0 - ORIGINAL
	2 - REVISÃO	3 - CÓPIA

PROJETISTA:

EQUILÍBRIO ENGENHARIA LTDA - CNPJ: 08.625.222/0001-01
Av. Maria Catarina Cimini, 161 Sl 208 - Centro - Caratinga-MG
CEP: 35.300-030 Tel.: (33) 3322.5236



EQUIPE TÉCNICA:

ENGª DAYLA SOTTE ALVES MEDEIROS - CREA-MG:201.350/LP
ENGº PEDRO PAULO SOARES BARBOSA - CREA-MG:204.140/D
ARQª THAYANA ANAYARA MIRANDA - CAU-MG: A85370-4
ENGº TIAGO DE SOUZA ALVES - CREA-MG:156.303/D

VOLUME:



VOLUME I: MEMORIAL DESCRITIVO
VOLUME II: CADERNO DE PROJETOS 1
VOLUME III: CADERNO DE PROJETOS 2
VOLUME IV: ESPECIFICAÇÕES TÉCNICAS
VOLUME V: ORÇAMENTO

REFERÊNCIA:


PR-SAAE-RS-ETA-VER00

SUMÁRIO


- 1** PLANTA GERAL PAVIMENTO 1 (PR-SAAE-RS-ETAPG1-001)
- 2** PLANTA GERAL PAVIMENTO 1 (PR-SAAE-RS-ETAPG2-002)
- 3** PLANTA DE REFORMA PAVIMENTO 1 (PR-SAAE-RS-ETAPR1-003)
- 4** PLANTA REFORMA PAVIMENTO 2 - EXISTENTE (PR-SAAE-RS-ETAPR2-004)
- 5** PLANTA REFORMA PAVIMENTO 2 - REFORMA (PR-SAAE-RS-ETAPR2-005)
- 6** PLANTA REFORMA PAVIMENTO 2 – PÓS REFORMA (PR-SAAE-RS-ETAPR2-006)
- 7** PLANTA REFORMA COBERTURA - EXISTENTE (PR-SAAE-RS-ETAPR2-007)
- 8** PLANTA REFORMA COBERTURA - REFORMA (PR-SAAE-RS-ETAPR2-008)
- 9** PLANTA REFORMA COBERTURA - PÓS REFORMA (PR-SAAE-RS-ETAPR2-009)
- 10** CORTES E DETALHES (PR-SAAE-RS-ETACD-010)
- 11** FACHADAS COM DETALHAMENTO (PR-SAAE-RS-ETAF-011)
- 12** DETALHAMENTO DE PORTAS E JANELAS (PR-SAAE-RS-ETADE-012)
- 13** PLANTA DE SITUAÇÃO (PR-SAAE-RS-ETAL-013)
- 14** ESTRUTURAL BANHEIROS (PR-SAAE-RS-ETAEB-014 A PR-SAAE-RS-ETAEB-015)
- 15** ESTRUTURAL PASSARELA (PR-SAAE-RS-ETAEP-016)

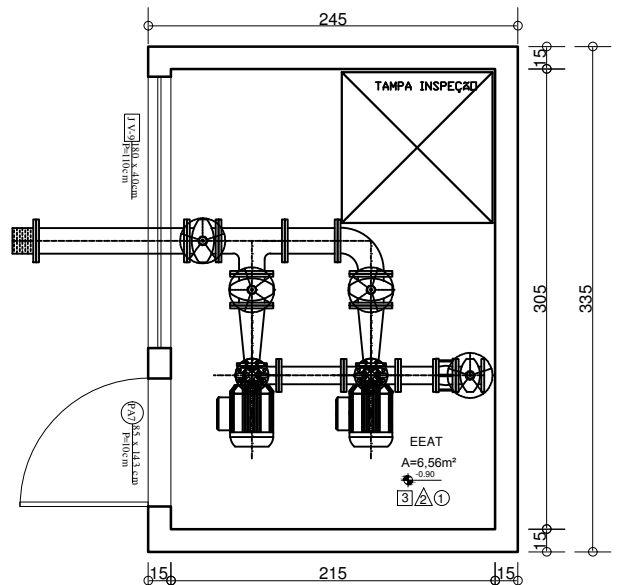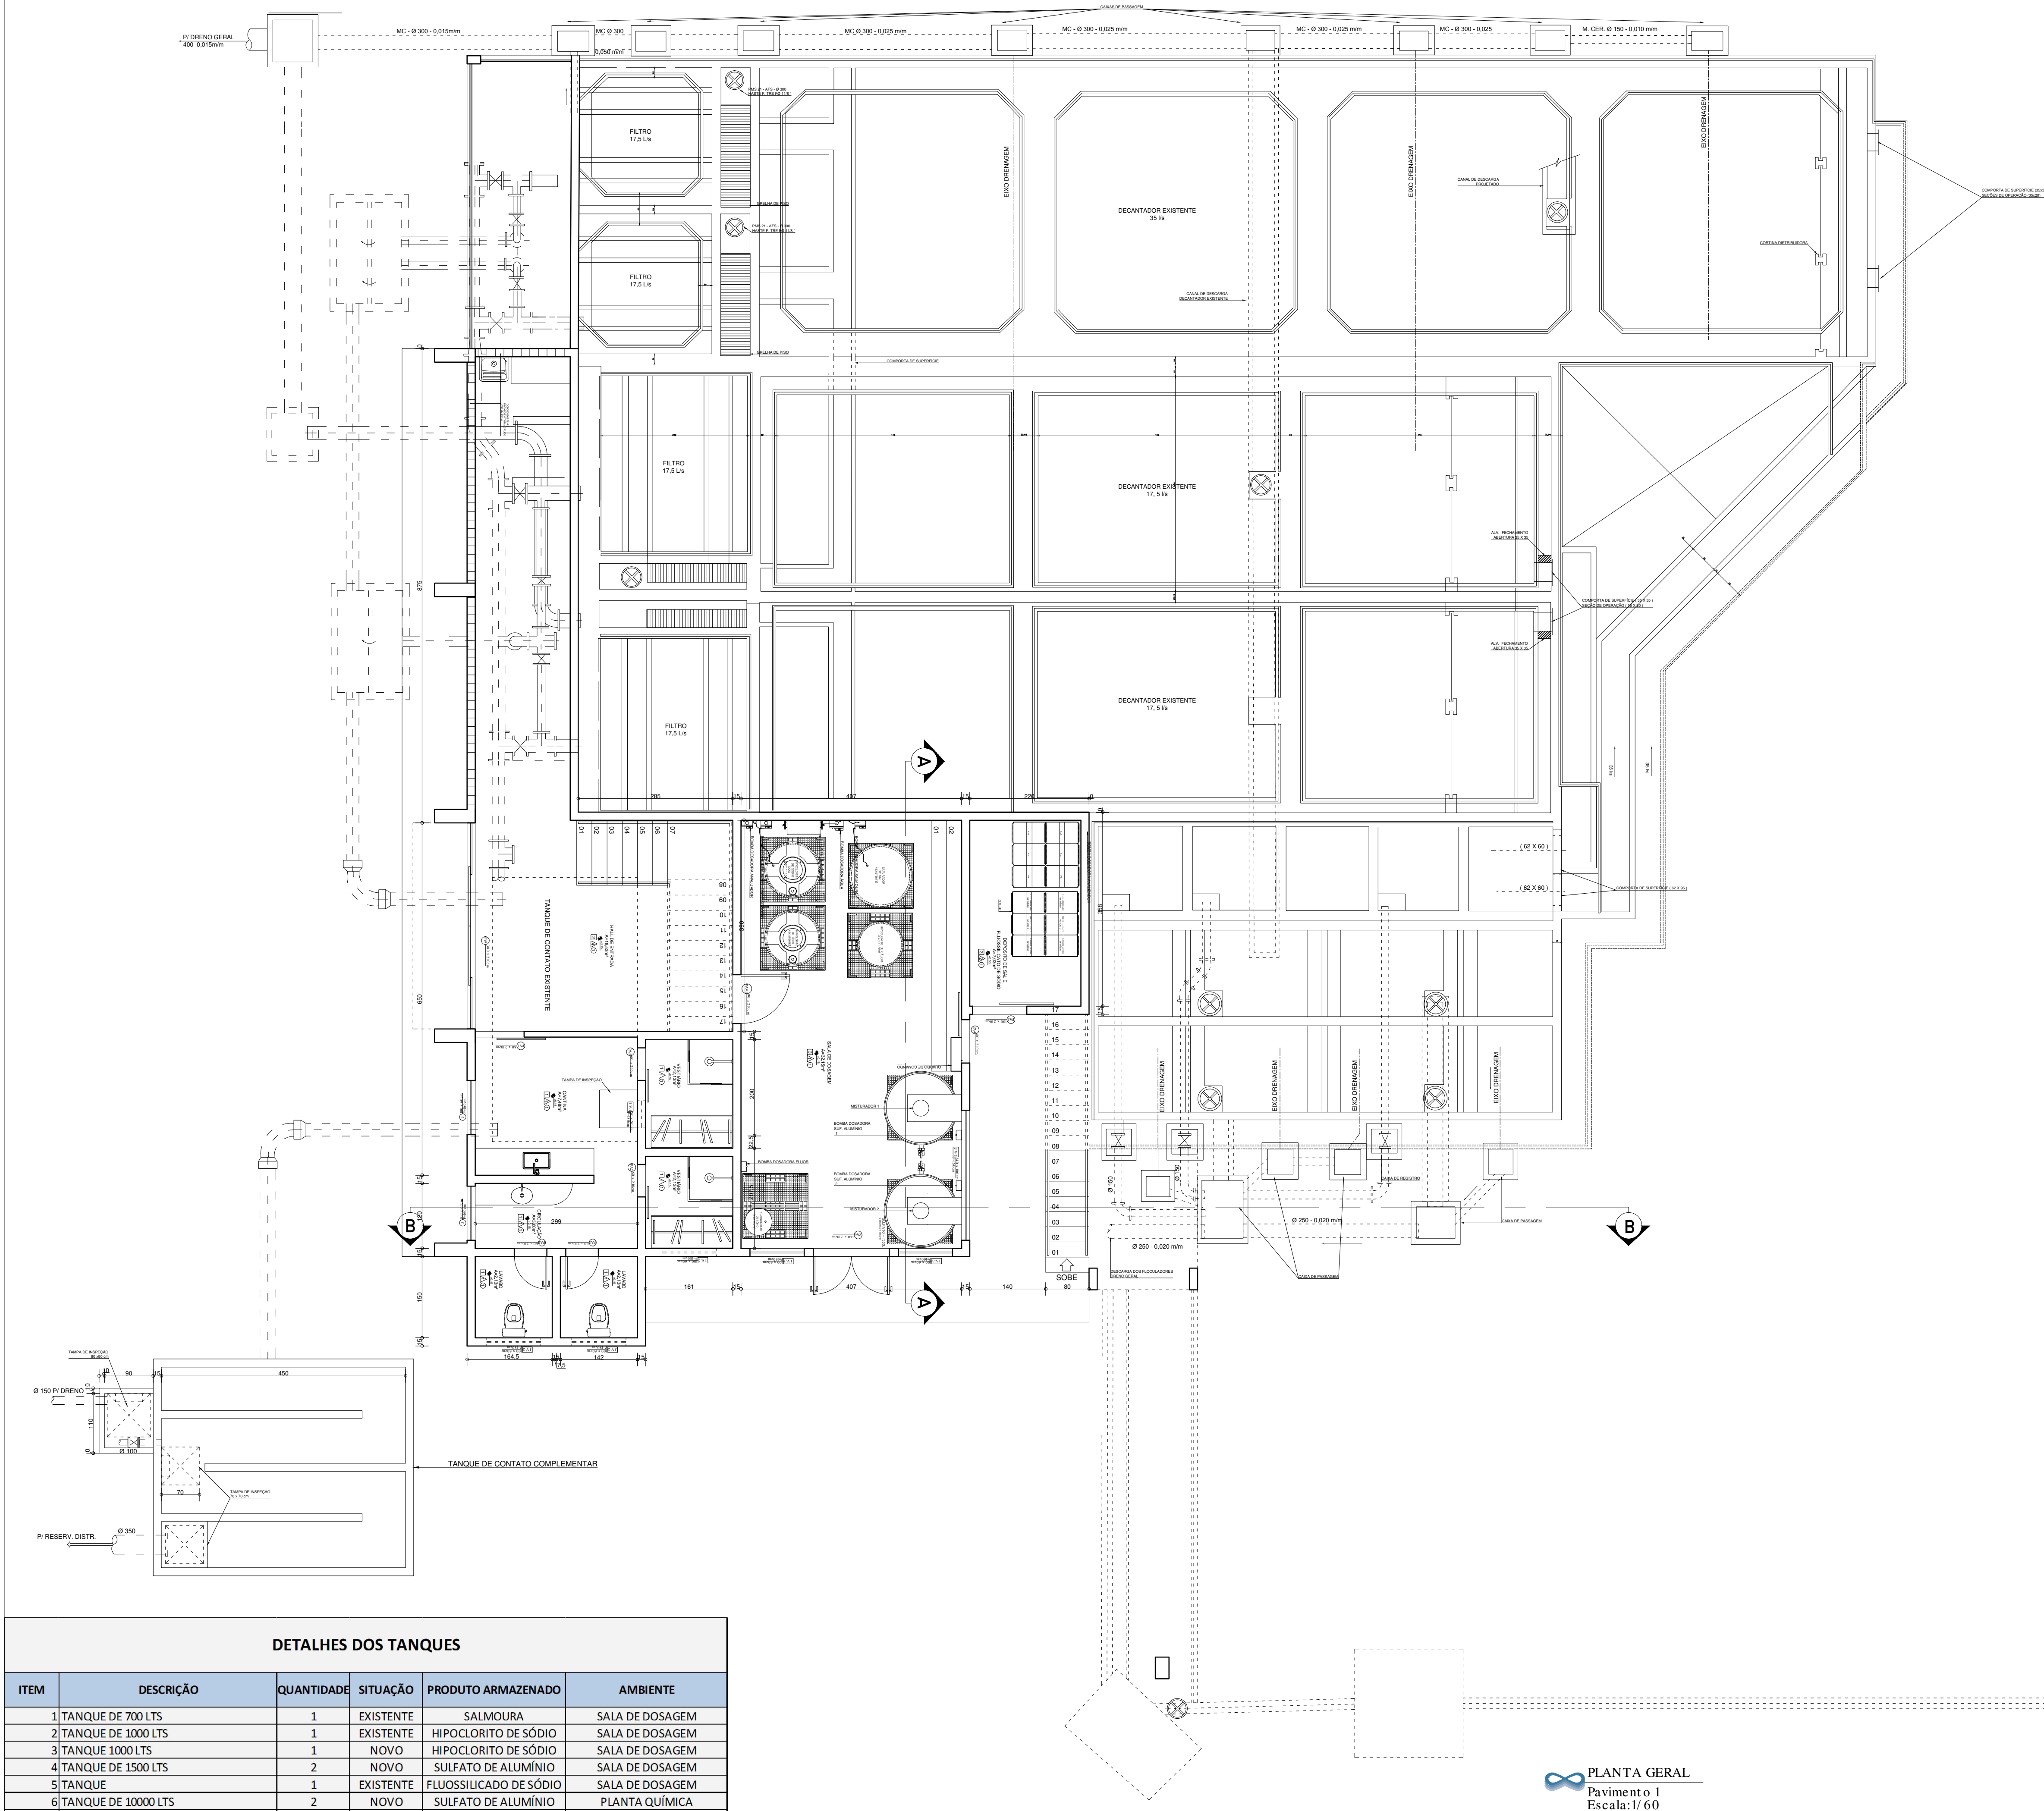

PLANTA BAI XA E EAT EXI STENTE
Escala: 1/ 50

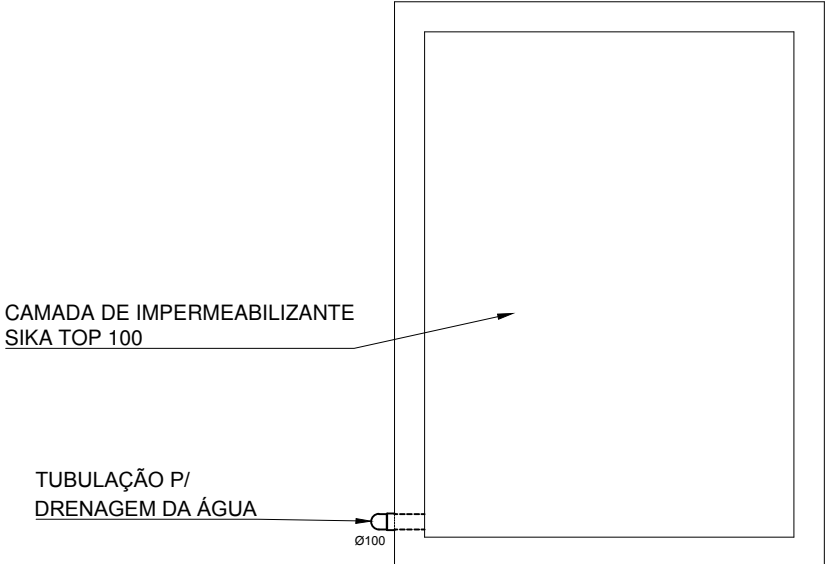

PLANTA BAI XA DO TELHADO E EAT EXI STENTE
Escala: 1/ 50

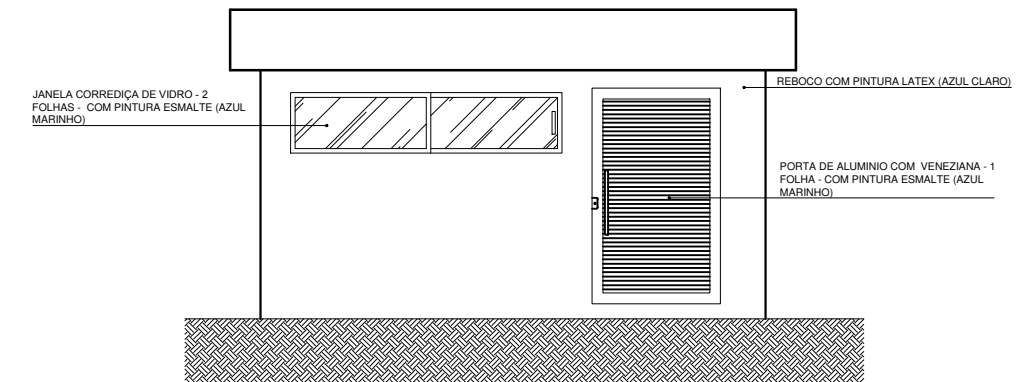

FACHADA E EAT
Escala: 1/ 50

ESPECIFICAÇÕES

- ☐ PISO
 - 1 -REVESTIMENTO CERÂMICO PARA PISO COM PLACAS TIPO ESMALTADA 60X60 (COR CHAMPAGNE);
 - 2 - REVESTIMENTO CERÂMICO PARA PISO COM PLACAS TIPO ESMALTADA 60X60 (COR BRANCA);
 - 3 - PISO DE BORRACHA PLASTILHADO e=7mm (COR PRETA)
 - 4-BASE DE CONCRETO C/ JUNTA P/ DILATAÇÃO - ACABAMENTO CIMENTO
- ☐ PAREDE
 - 1 - REVESTIMENTO CERÂMICO PARA PAREDES INTERNAS COM PLACAS TIPO ESMALTADA 25x35 (COR BRANCA)
 - 2 - PAREDE REBOCADA COM PINTURA LATEX BRANCO GELO
 - 3-CHAPISCO GROSSO - COR NATURAL DO CIMENTO PINTURA ACRILICA
 - 4- REVESTIMENTO CERÂMICO PARA PAREDES INTERNAS COM PLACAS TIPO ESMALTADA 25x35 (EFEITO PASTILHADO)
- ☐ TETO
 - 1 - LAJE REBOCADA COM PINTURA LATEX BRANCO GELO



AVENIDA MARIA CATARINA CIMINI, 161
SALA 208, BAIRRO CENTRO-CARATINGA/MG
TELEFONE: (33) 3322-5236
CNPJ:08.625.222/0001-01

PROJETO: **REFORMA ESTAÇÃO DE TRATAMENTO DE ÁGUA** FORMATO: A - I
PRANCHA: 01/34

ENDEREÇO: RUA SEBASTIÃO R DE OLIVEIRA S/N
RAUL SOARES - MG / CEP:35350-000 USO: COMERCIAL

CONTRATANTE: SAAE-SERVIÇO AUTÔNOMO DE ÁGUA E ESGOTO
CNPJ:24.089.583/0001-37 **SAAE**
RAUL SOARES - MG
Saneando Vida

R.T.: **TIAGO DE SOUZA ALVES**
CREA-MG: 156.303/D ART.: 14201700000003969429

DBS: MEDIDAS EM CENTÍMETROS ESCALA: INDICADA
TÍTULO: **PLANTA GERAL PAVIMENTO 1** DATA: MAIO/2018
DESENHO: DAYLA SOTTE


DETALHES DOS TANQUES

ITEM	DESCRIÇÃO	QUANTIDADE	SITUAÇÃO	PRODUTO ARMAZENADO	AMBIENTE
1	TANQUE DE 700 LTS	1	EXISTENTE	SALMOURA	SALA DE DOSAGEM
2	TANQUE DE 1000 LTS	1	EXISTENTE	HIPOCLORITO DE SÓDIO	SALA DE DOSAGEM
3	TANQUE 1000 LTS	1	NOVO	HIPOCLORITO DE SÓDIO	SALA DE DOSAGEM
4	TANQUE DE 1500 LTS	2	NOVO	SULFATO DE ALUMÍNIO	SALA DE DOSAGEM
5	TANQUE	1	EXISTENTE	FLUOSSILICADO DE SÓDIO	SALA DE DOSAGEM
6	TANQUE DE 10000 LTS	2	NOVO	SULFATO DE ALUMÍNIO	PLANTA QUÍMICA
7	TANQUE DE 300 LTS	1	NOVO	SULFATO DE ALUMÍNIO	LABORATÓRIO DE PROCESSOS
8	TANQUE DE 500 LTS	1	NOVO	HIPOCLORITO DE CÁLCIO	SALA DE DOSAGEM


PLANTA GERAL
Pavimento 1
Escala:1/ 60




1 - LAJE REBOCADA COM PINTURA LATEX BRANCO GELO

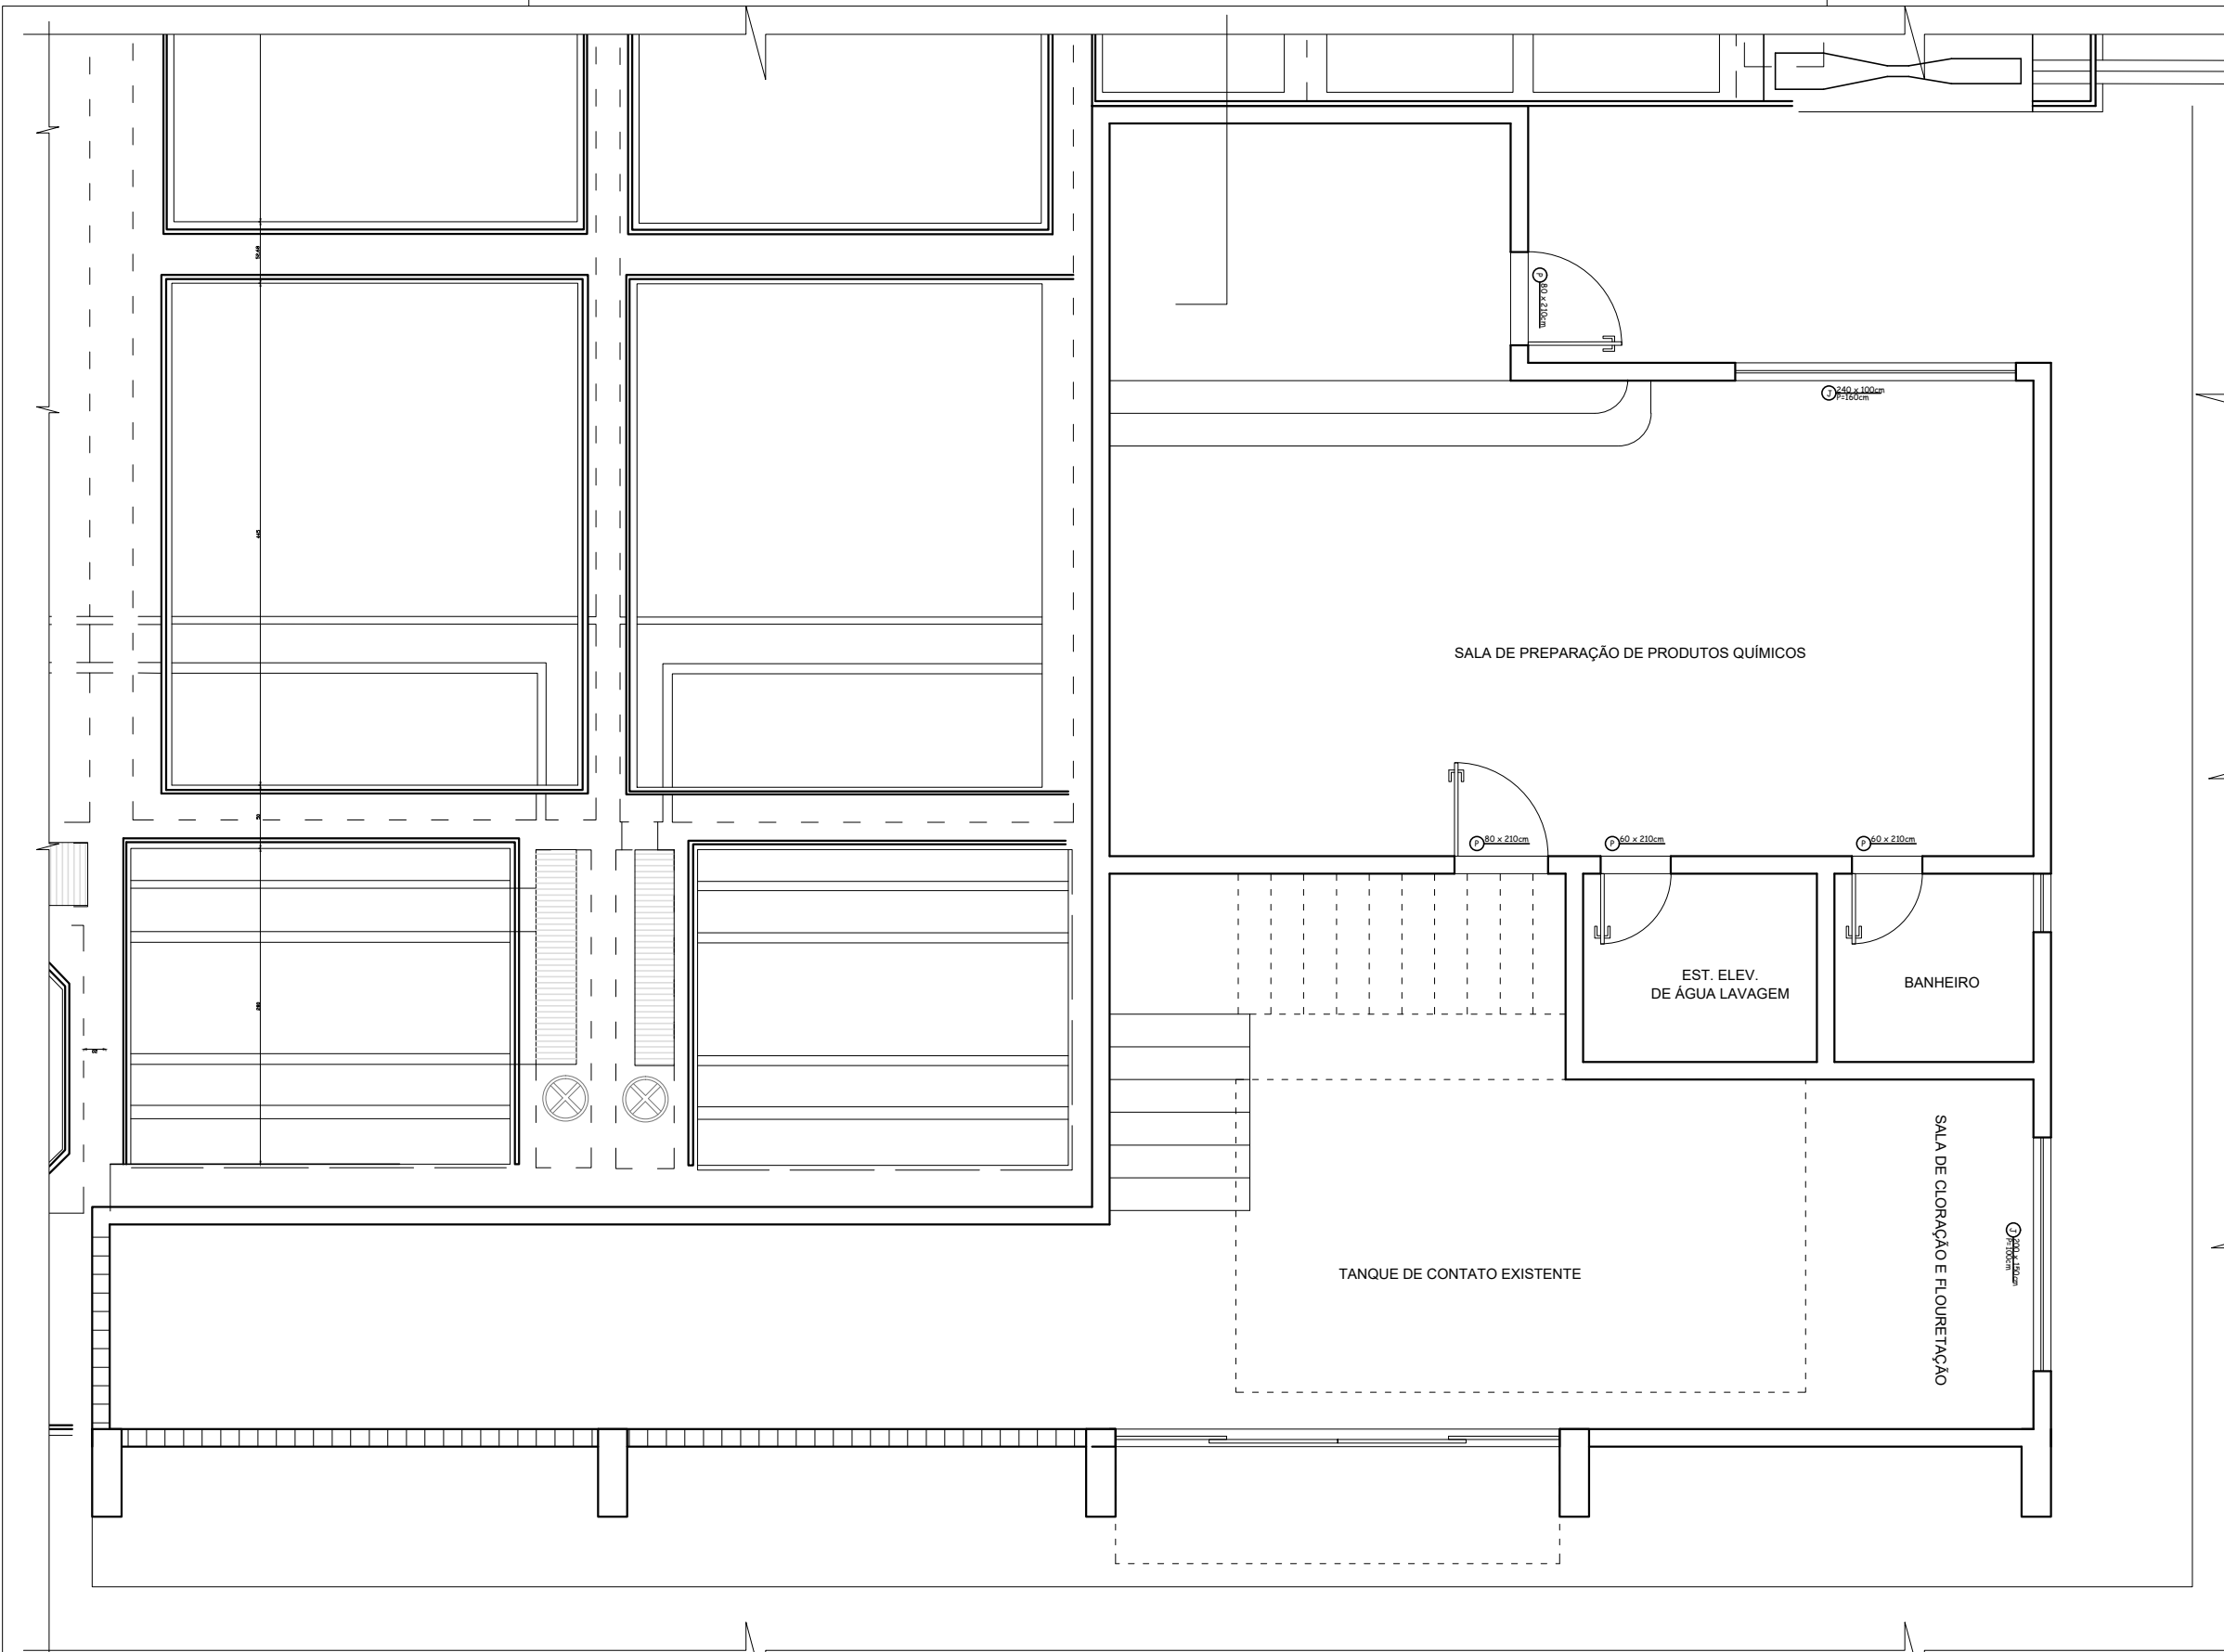

PLANTA BAIXA (EXISTENTE)
Pavimento 1
Escala:1/60

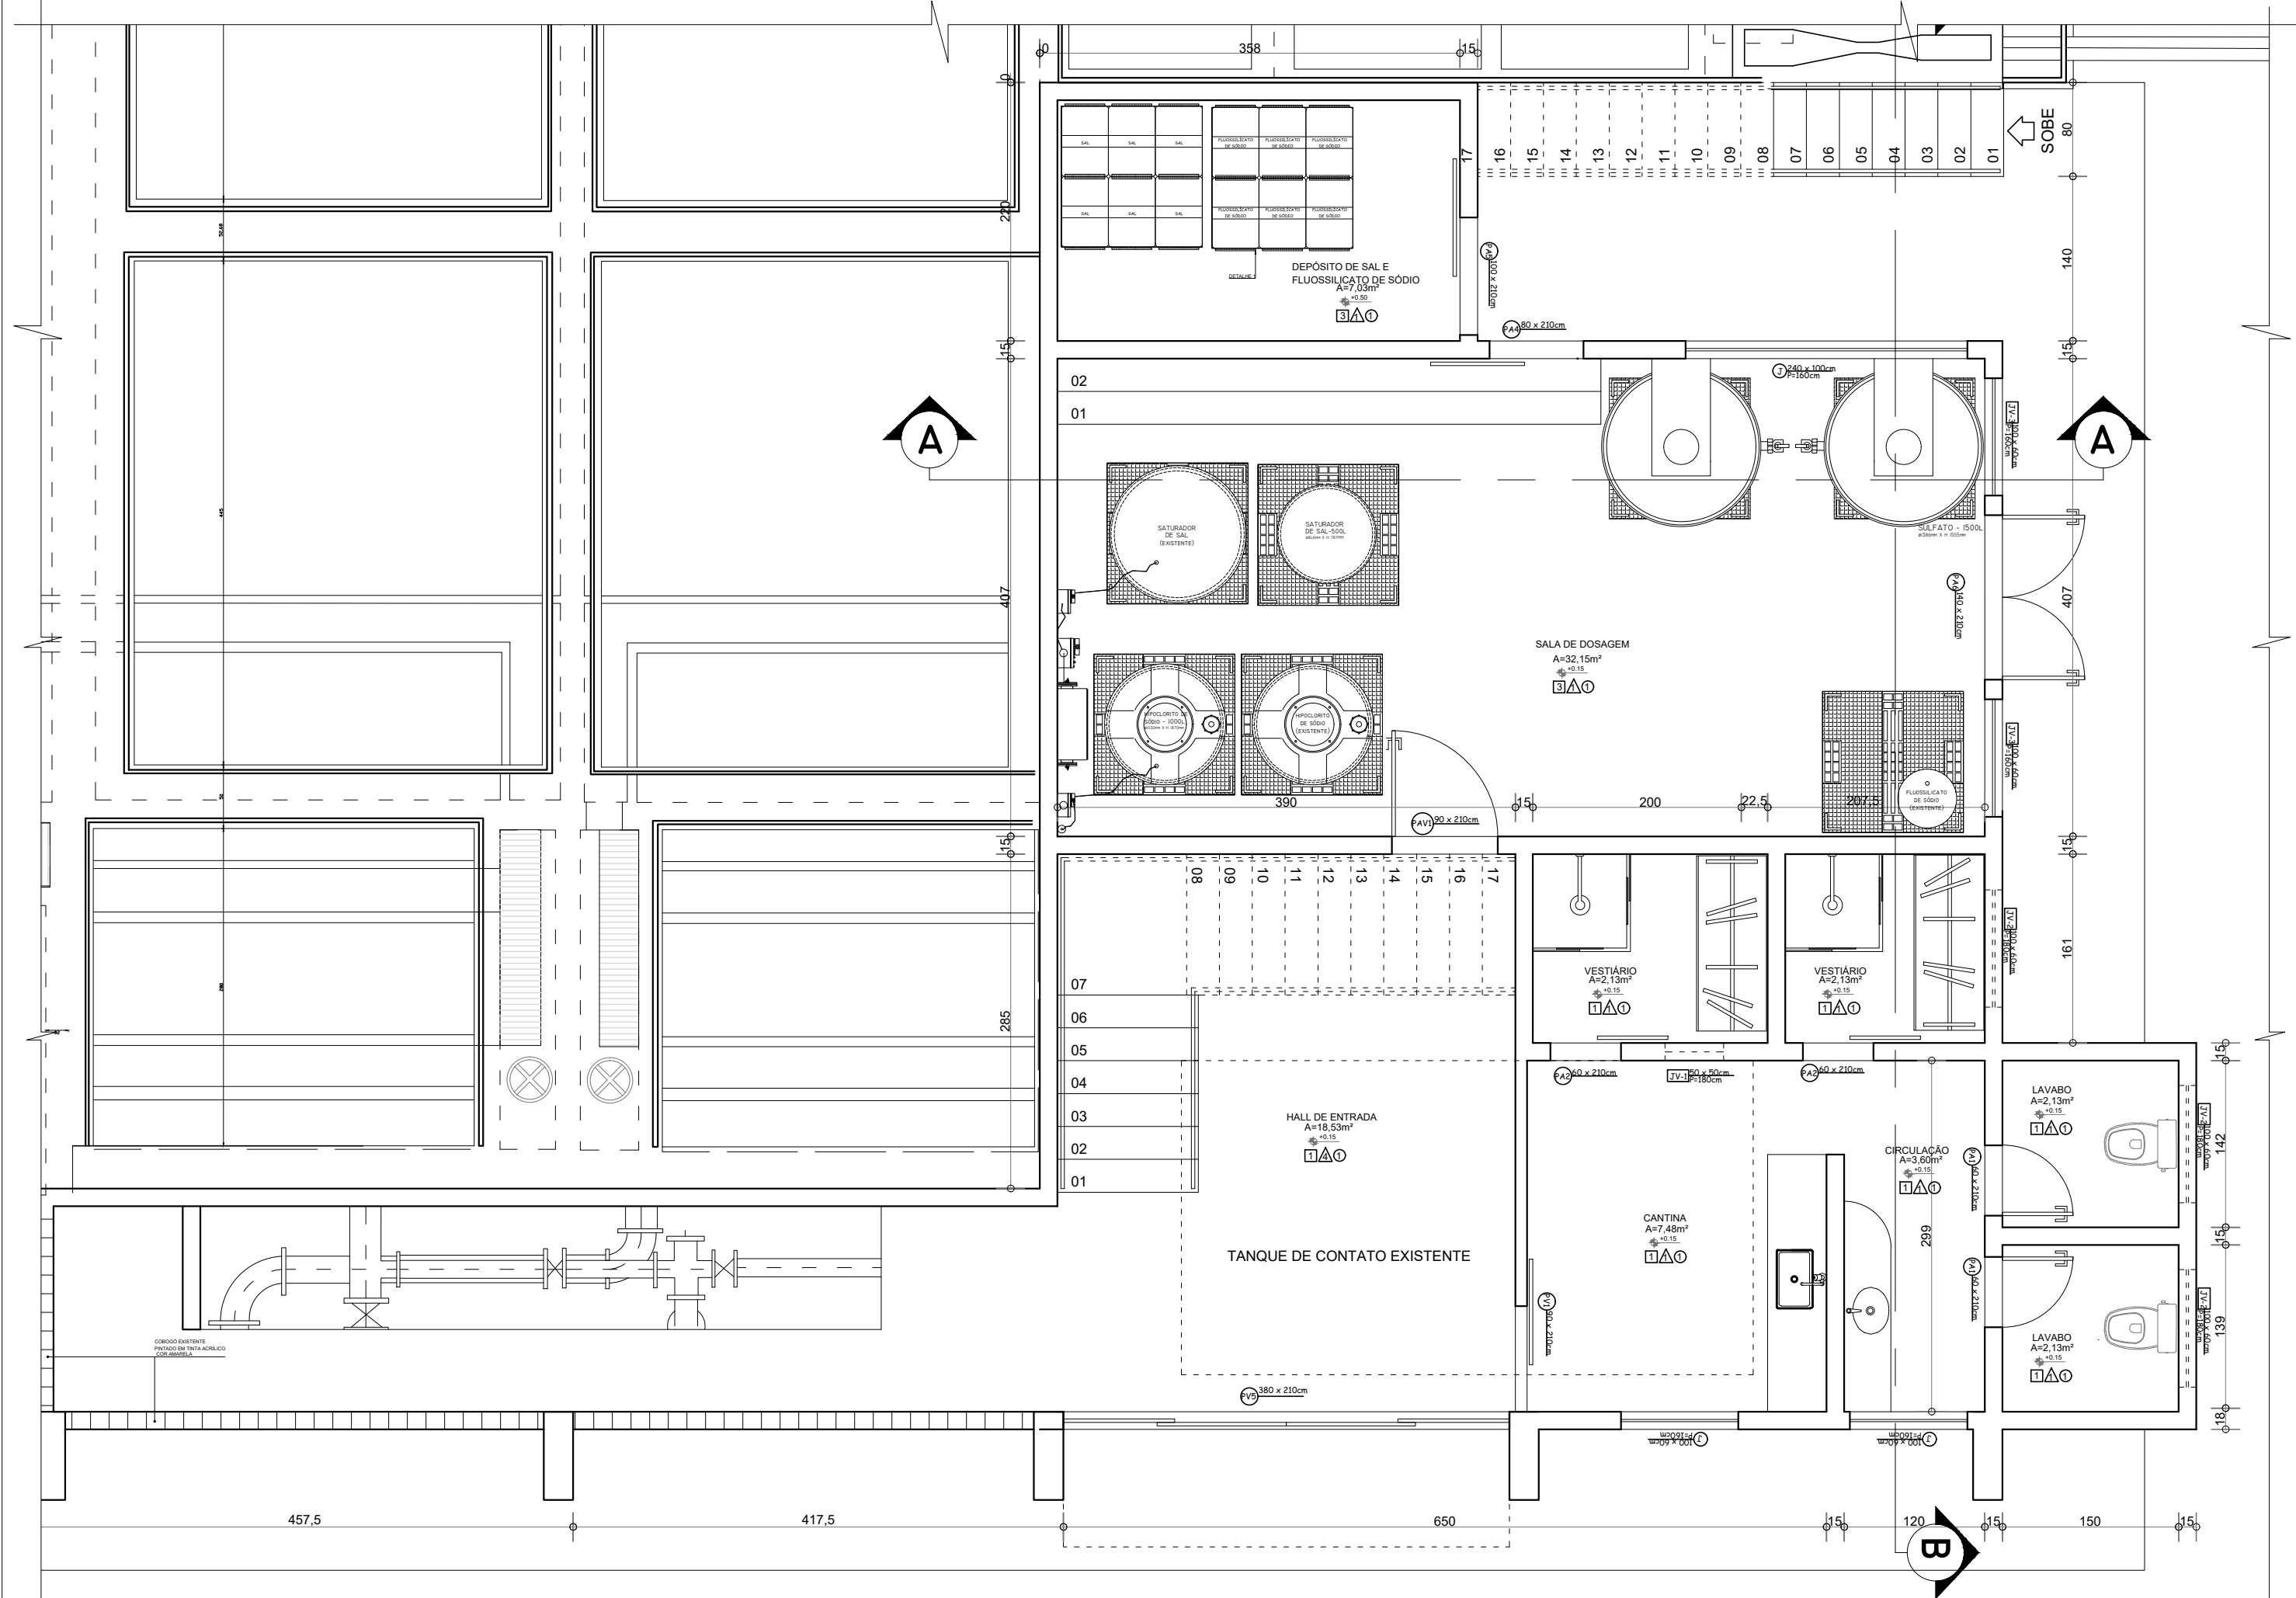

PLANTA BAIXA (PÓS REFORMA)
Pavimento 1
Escala:1/50

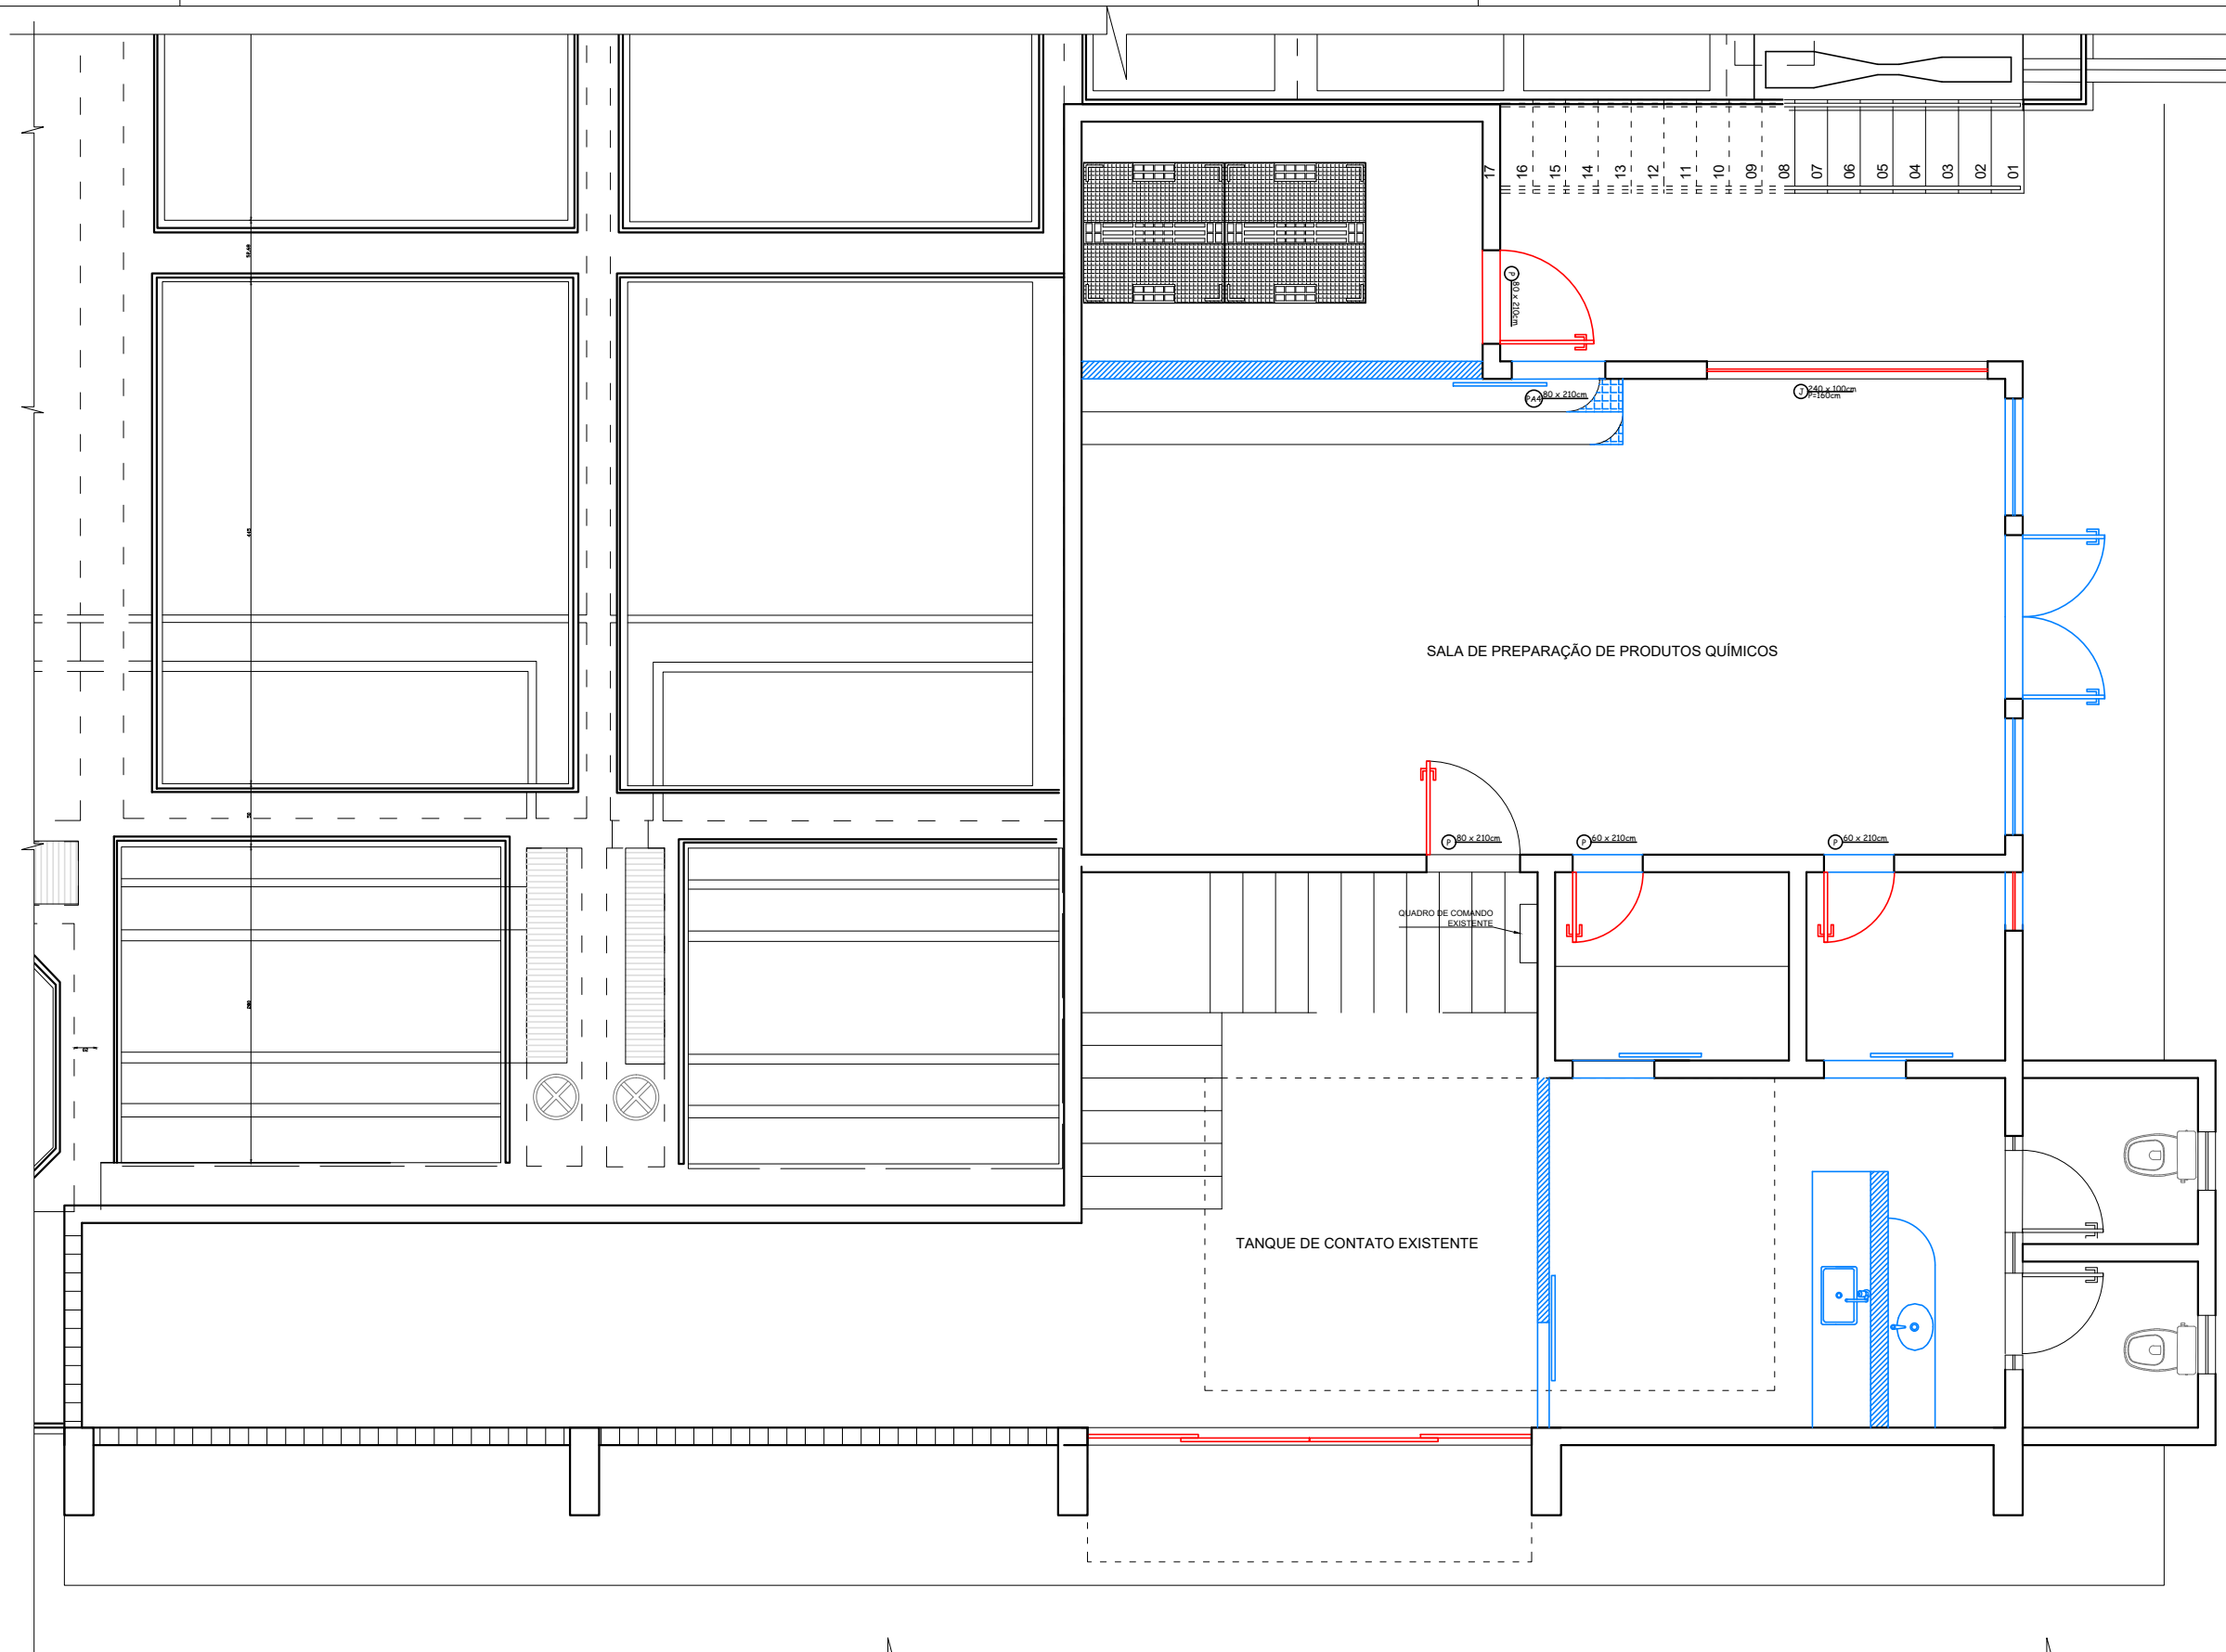

PLANTA BAIXA (REFORMA)
Pavimento 1
Escala:1/60

Á CONSTRUIR

Á DEMOLIR

ESPECIFICAÇÕES

☐ PISO

- 1 - REVESTIMENTO CERÂMICO PARA PISO COM PLACAS TIPO ESMALTADA 60X60 (COR CHAMPAGNE);
- 2 - REVESTIMENTO CERÂMICO PARA PISO COM PLACAS TIPO ESMALTADA 60X60 (COR BRANCA);
- 3 - PISO DE BORRACHA PLASTILHADO e=7mm (COR PRETA)
- 4 - BASE DE CONCRETO C/ JUNTA P/ DILATAÇÃO - ACABAMENTO CIMENTO


☐ PAREDE

- 1 - REVESTIMENTO CERÂMICO PARA PAREDES INTERNAS COM PLACAS TIPO ESMALTADA 25x35 (COR BRANCA)
- 2 - PAREDE REBOCADA COM PINTURA LATEX BRANCO GELO
- 3 - CHAPISCO GROSSO - COR NATURAL DO CIMENTO PINTURA ACRILICA
- 4 - REVESTIMENTO CERÂMICO PARA PAREDES INTERNAS COM PLACAS TIPO ESMALTADA 25x35 (EFEITO PASTILHADO)

☐ TETO


- 1 - LAJE REBOCADA COM PINTURA LATEX BRANCO GELO

		AVENIDA MARIA CATARINA CIMINI, 161 SALA 208, BAIRRO CENTRO-CARATINGA/MG TELEFONE: (33) 3322-5236 CNPJ: 08.625.222/0001-01	
PROJETO: REFORMA ESTAÇÃO DE TRATAMENTO DE ÁGUA		FORMATO: A - I	
ENDEREÇO: RUA SEBASTIÃO R DE OLIVEIRA S/N RAUL SOARES - MG / CEP:35350-000		PRANCHA: 03/34	
CONTRATANTE: SAAE-SERVIÇO AUTÔNOMO DE ÁGUA E ESGOTO CNPJ: 24.089.583/0001-37		USO: COMERCIAL	
R.T.: TIAGO DE SOUZA ALVES CREA-MG: 156.303/D		ART.: 14201700000003969429	
DBS: MEDIDAS EM CENTÍMETROS		ESCALA: INDICADA	
TÍTULO: PLANTA REFORMA PAVIMENTO 1		DATA: AGO/2017	
		DESENHO: DAYLA SOTTE	

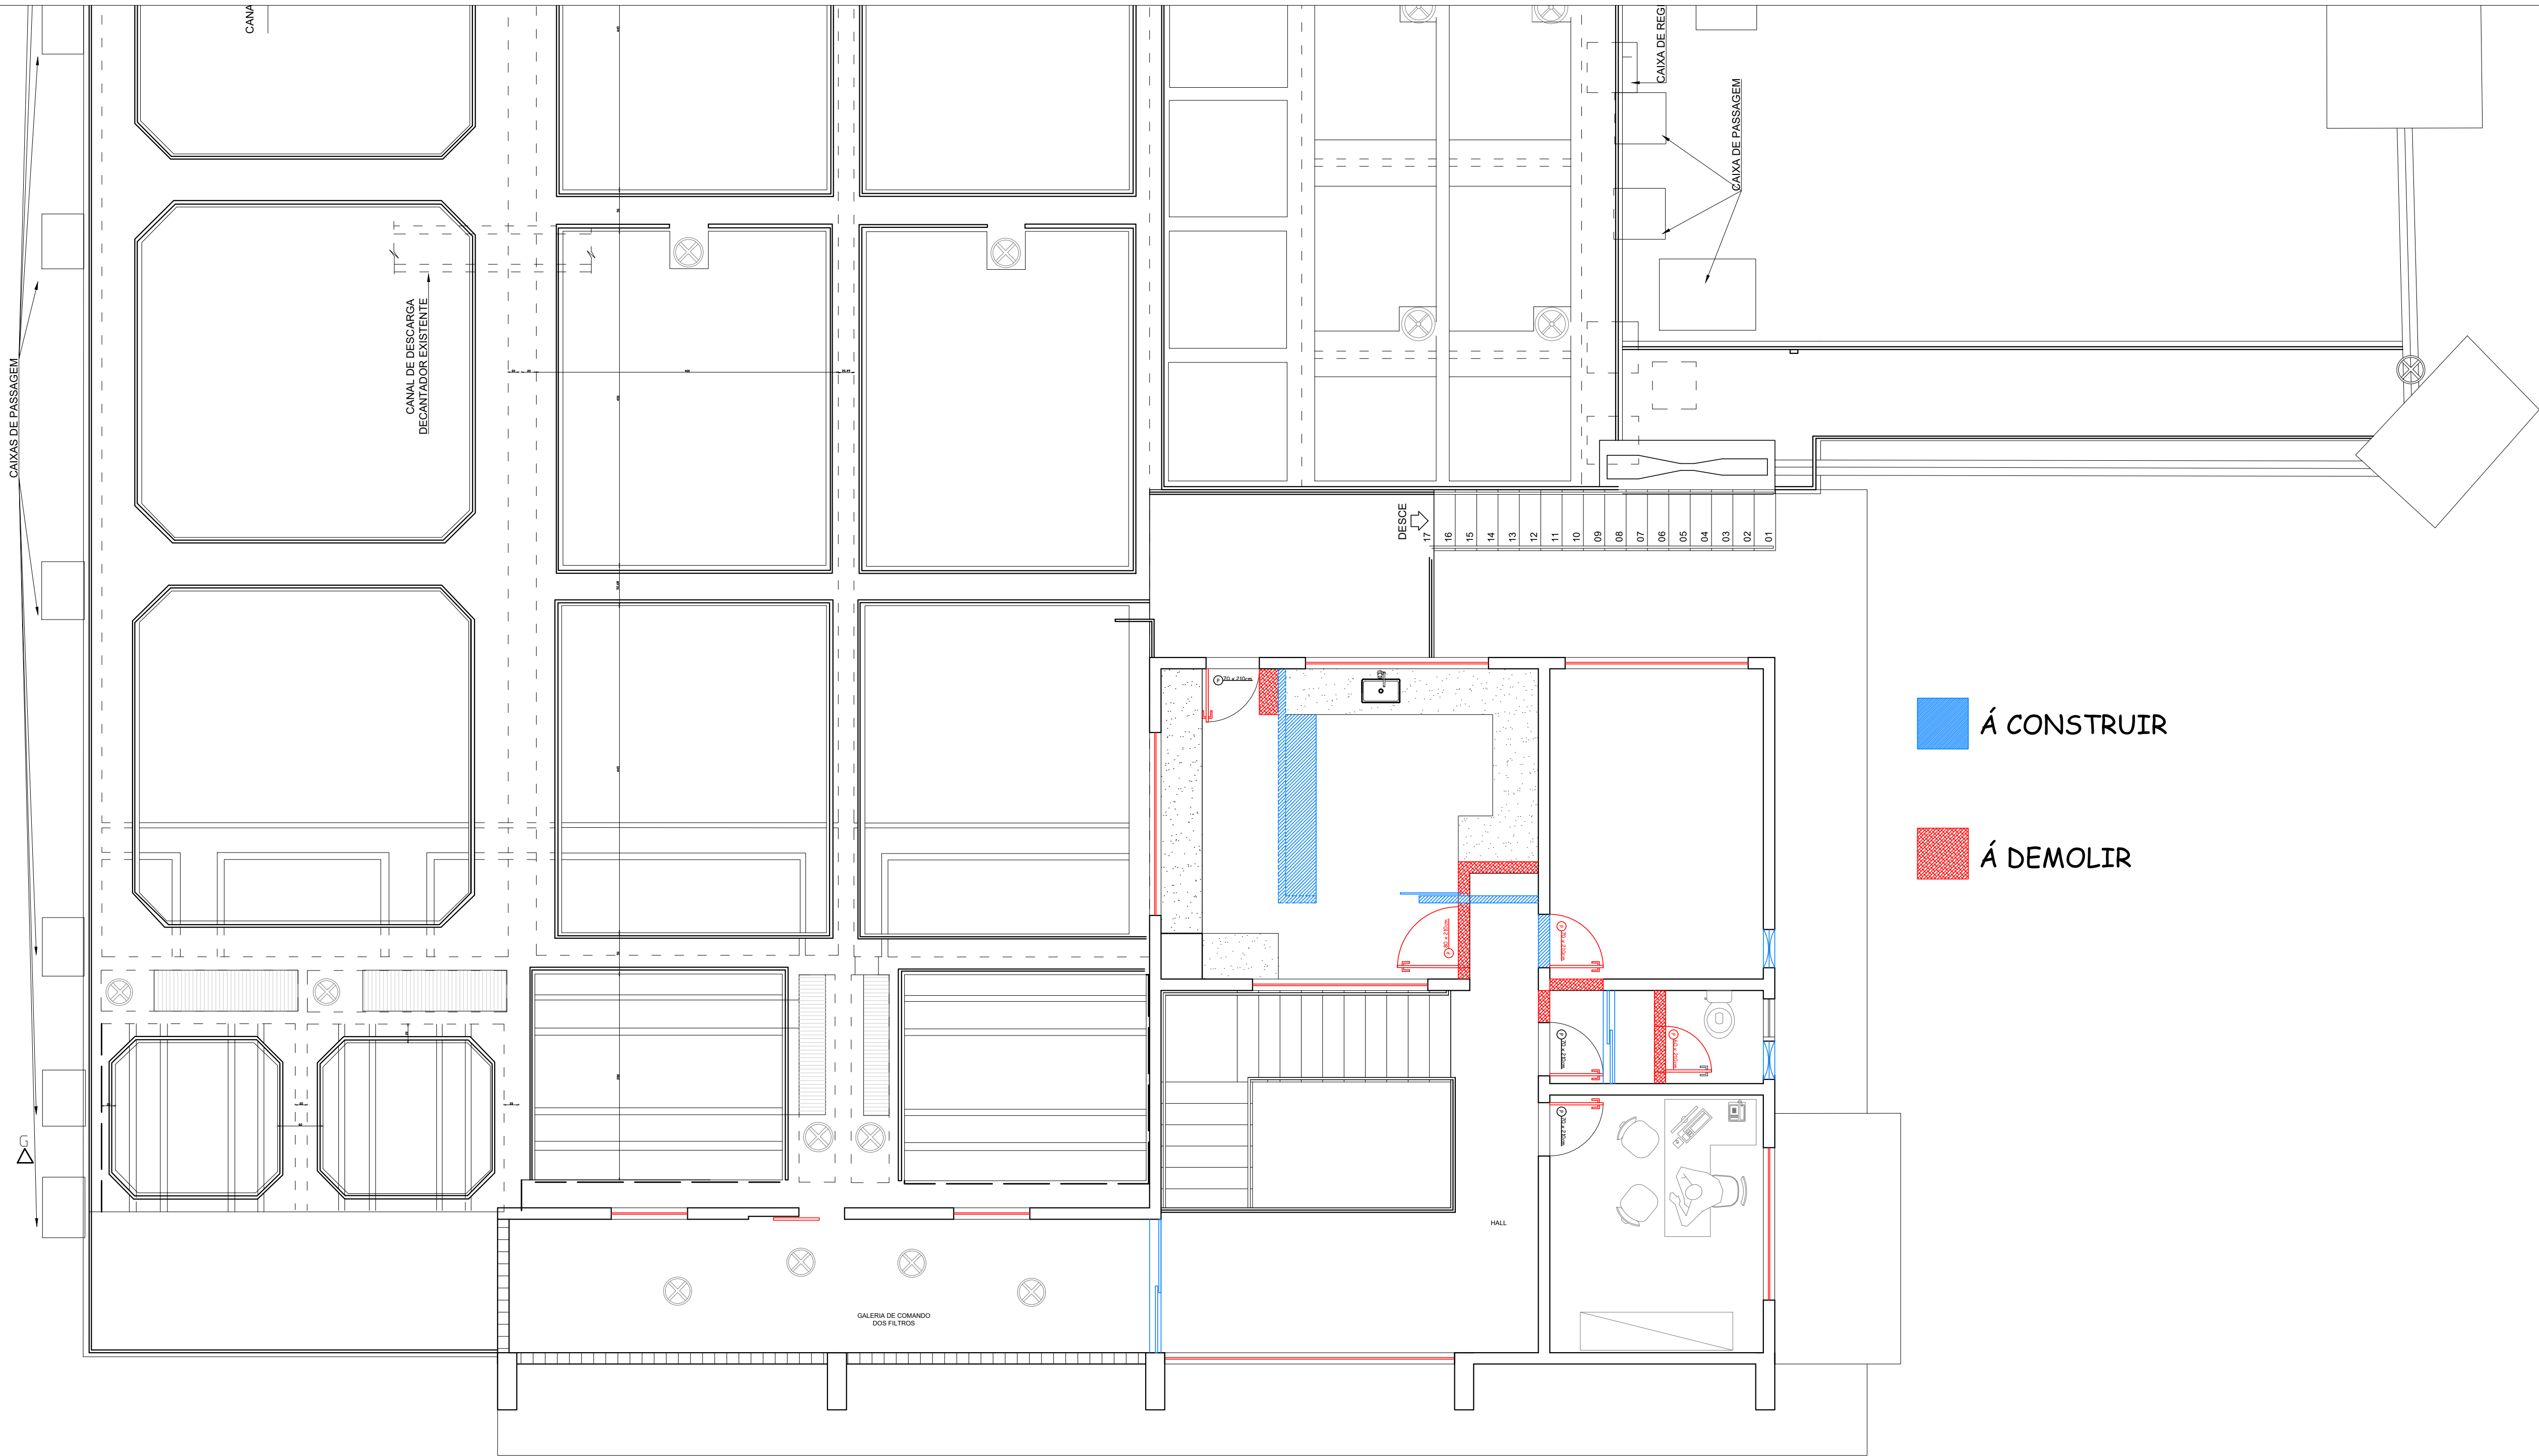

PLANTA BAIXA (REFORMA)
Pavimento 2
Escala:1/50


ESPECIFICAÇÕES	
☐	PISO
1 - REVESTIMENTO CERÂMICO PARA PISO COM PLACAS TIPO ESMALTADA 60X60 (COR CHAMPAGNE);	
2 - REVESTIMENTO CERÂMICO PARA PISO COM PLACAS TIPO ESMALTADA 60X60 (COR BRANCA);	
3 - PISO DE BORRACHA PLASTILHADO e=7mm (COR PRETA)	
4 -BASE DE CONCRETO C/ JUNTA P/ DILATAÇÃO - ACABAMENTO CIMENTO	
☐	PAREDE
1 - REVESTIMENTO CERÂMICO PARA PAREDES INTERNAS COM PLACAS TIPO ESMALTADA 25x35 (COR BRANCA)	
2 - PAREDE REBOCADA COM PINTURA LATEX BRANCO GELO	
3-CHAPISCO GROSSO - COR NATURAL DO CIMENTO PINTURA ACRILICA	
4- REVESTIMENTO CERÂMICO PARA PAREDES INTERNAS COM PLACAS TIPO ESMALTADA 25x35 (EFEITO PASTILHADO)	
☐	TETO
1 - LAJE REBOCADA COM PINTURA LATEX BRANCO GELO	

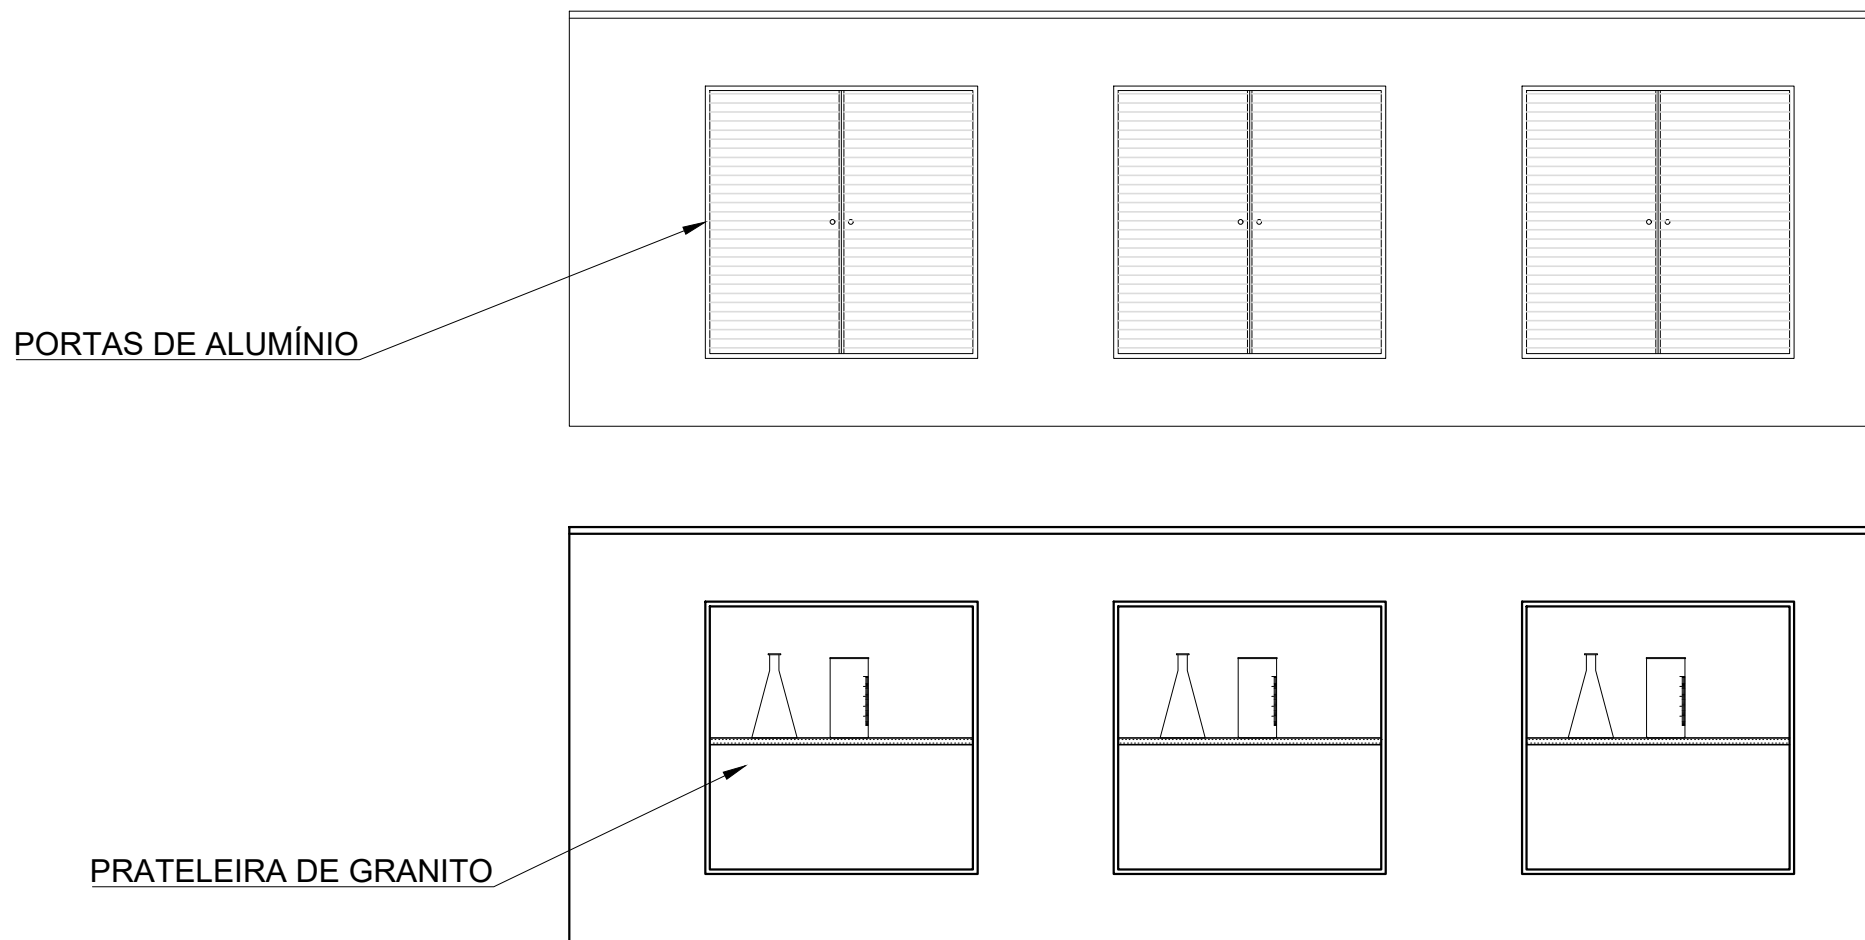

DETALHES DOS ARMÁRIOS
Pavimento 2
Sem Escala







- NOTAS:
- TODAS AS PORTAS DOS ARMÁRIOS EMBUTIDOS SERÃO TROCADAS POR PORTAS DE ALUMÍNIO;
 - SERÃO INSTALADAS PRATELEIRAS INTERNAS DE GRANITOS EM TODOS OS ARMÁRIOS;
 - OS GRANITOS EXISTENTES NOS ARMÁRIOS SERÃO REAPROVEITADOS .

		AVENIDA MARIA CATARINA CIMINI, 161 SALA 208, BAIRRO CENTRO-CARATINGA/MG TELEFONE: (33) 3322-5236 CNPJ:08.625.222/0001-01	
PROJETO: REFORMA ESTAÇÃO DE TRATAMENTO DE ÁGUA		FORMATO: A - I	PRANCHA: 05/24
ENDEREÇO: RUA SEBASTIÃO R DE OLIVEIRA S/N RAUL SOARES - MG / CEP:35350-000		USO: COMERCIAL	
CONTRATANTE: SAAE-SERVIÇO AUTÔNOMO DE ÁGUA E ESGOTO CNPJ:24.089.583/0001-37			
R.T.:		ART.: 14201700000003969429	
TIAGO DE SOUZA ALVES CREA-MG: 156.303/D			
OBS.: MEDIDAS EM CENTÍMETROS		ESCALA: INDICADA	
TÍTULO: PLANTA REFORMA PAVIMENTO 2 REFORMA		DATA: AGO/2017	DESENHO: DAYLA SOTTE

 


NOTAS:


- 1- O tanque para salmoura existente será reaproveitado na ETA;
- 2- O tanque de hipoclorito existente será reaproveitado e será adquirido um tanque para caso de emergencia;
- 3- O sistema de produção do Hipoclorito de Sodio existente será reaproveitado.
- 4- Todos os tanques existentes na ETA alocados no chão deverão estar apoiados em Paletes em PVC conforme detalhamento;
- 5- Referencia de nível piso da sala de dosagem +0.15m.

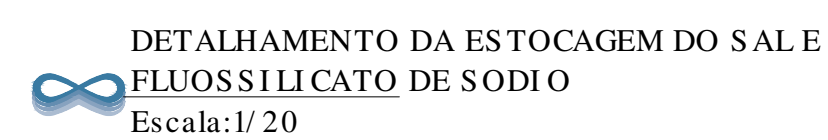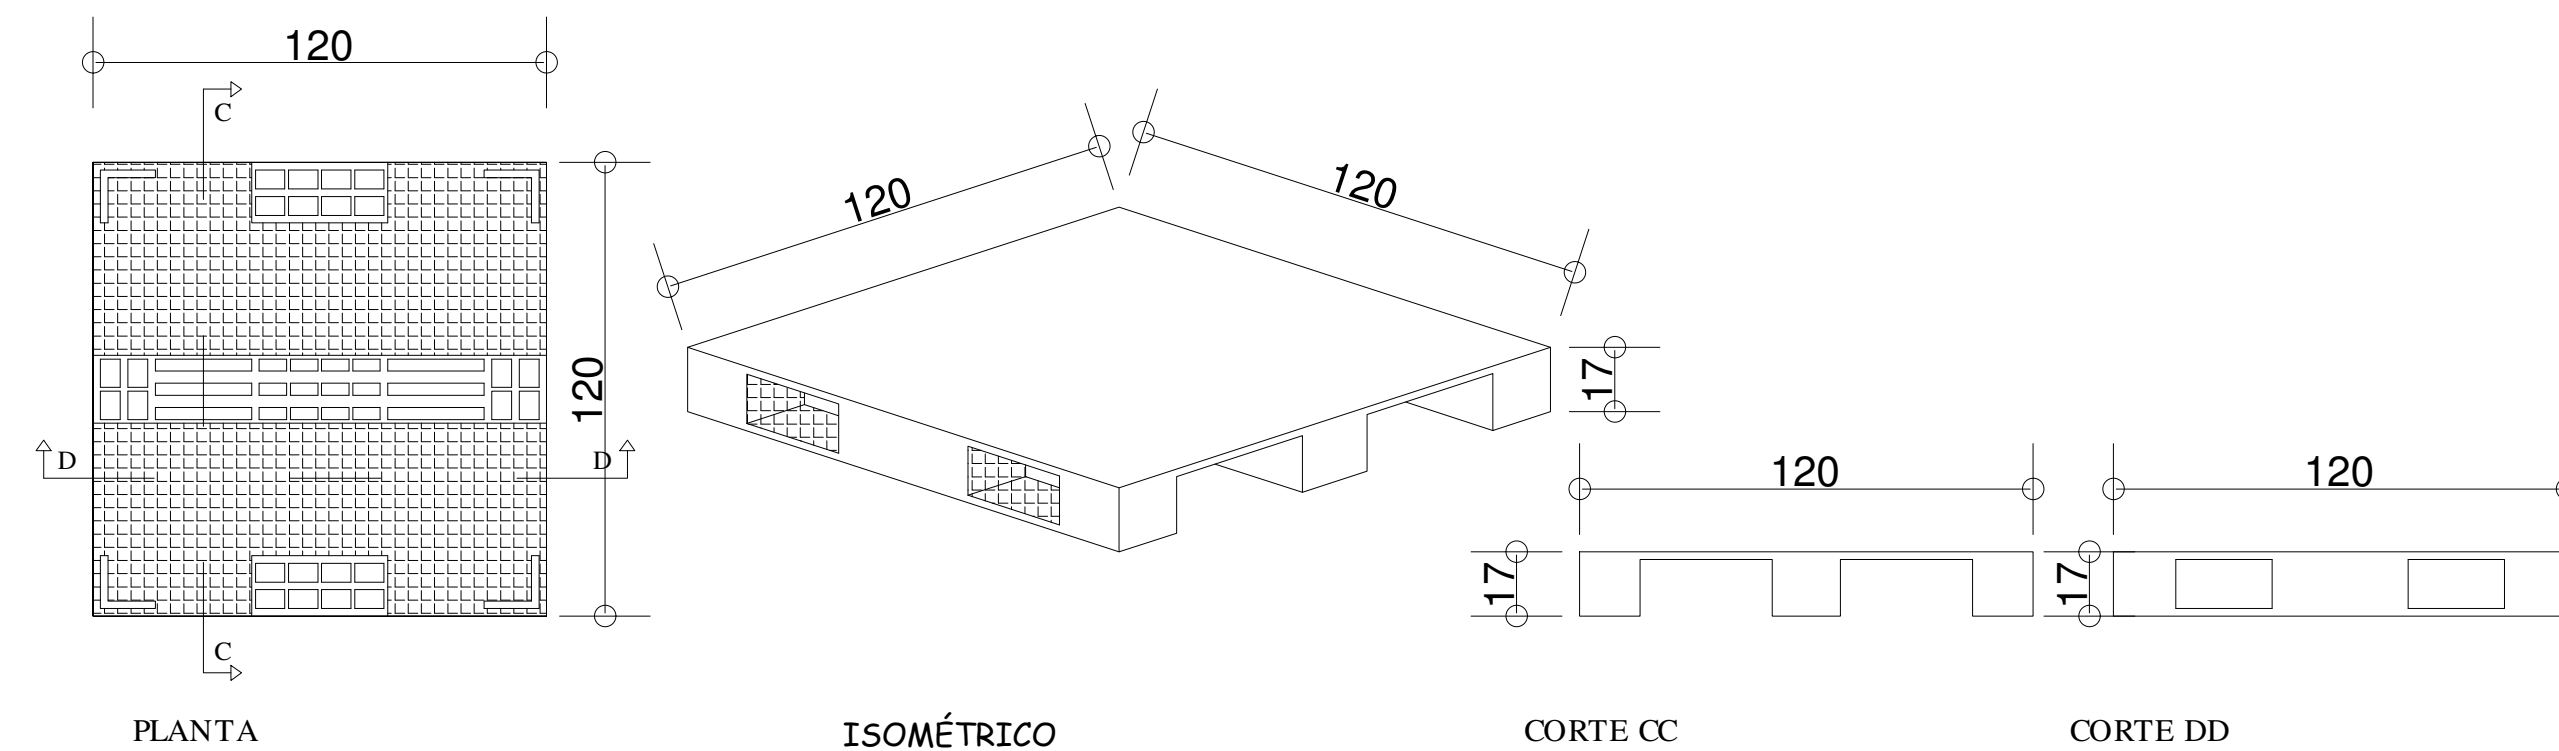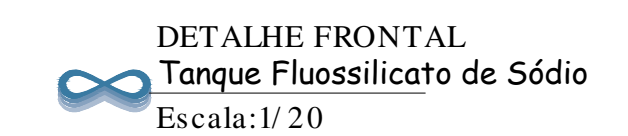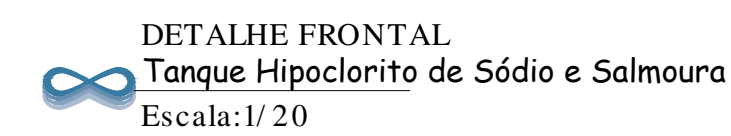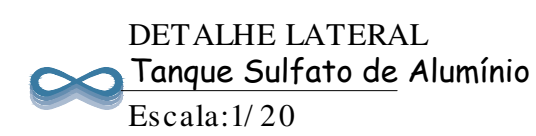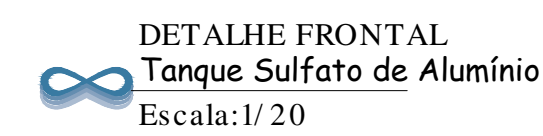


		AVENIDA MARIA CATARINA CIMINI, 161 SALA 208, BAIRRO CENTRO-CARATINGA/MG TELEFONE: (33) 3322-5236 CNPJ:08.625.222/0001-01	
PROJETO: REFORMA ESTAÇÃO DE TRATAMENTO DE ÁGUA		FORMATO: A - I	
ENDEREÇO: RUA SEBASTIÃO R DE OLIVEIRA S/N RAUL SOARES - MG / CEP:35350-000		PRANCHA: 10/34	
		USD: COMERCIAL	
CONTRATANTE: SAAE-SERVIÇO AUTÔNOMO DE ÁGUA E ESGOTO CNPJ:24.089.583/0001-37			
R.T.: TIAGO DE SOUZA ALVES CREA-MG: 156.303/D		ART.: 14201700000003969429	
OBS.: MEDIDAS EM CENTÍMETROS		ESCALA: INDICADA	
TÍTULO: CORTES E DETALHES		DATA: AGO/2017	DESENHO: DAYLA SOTTE

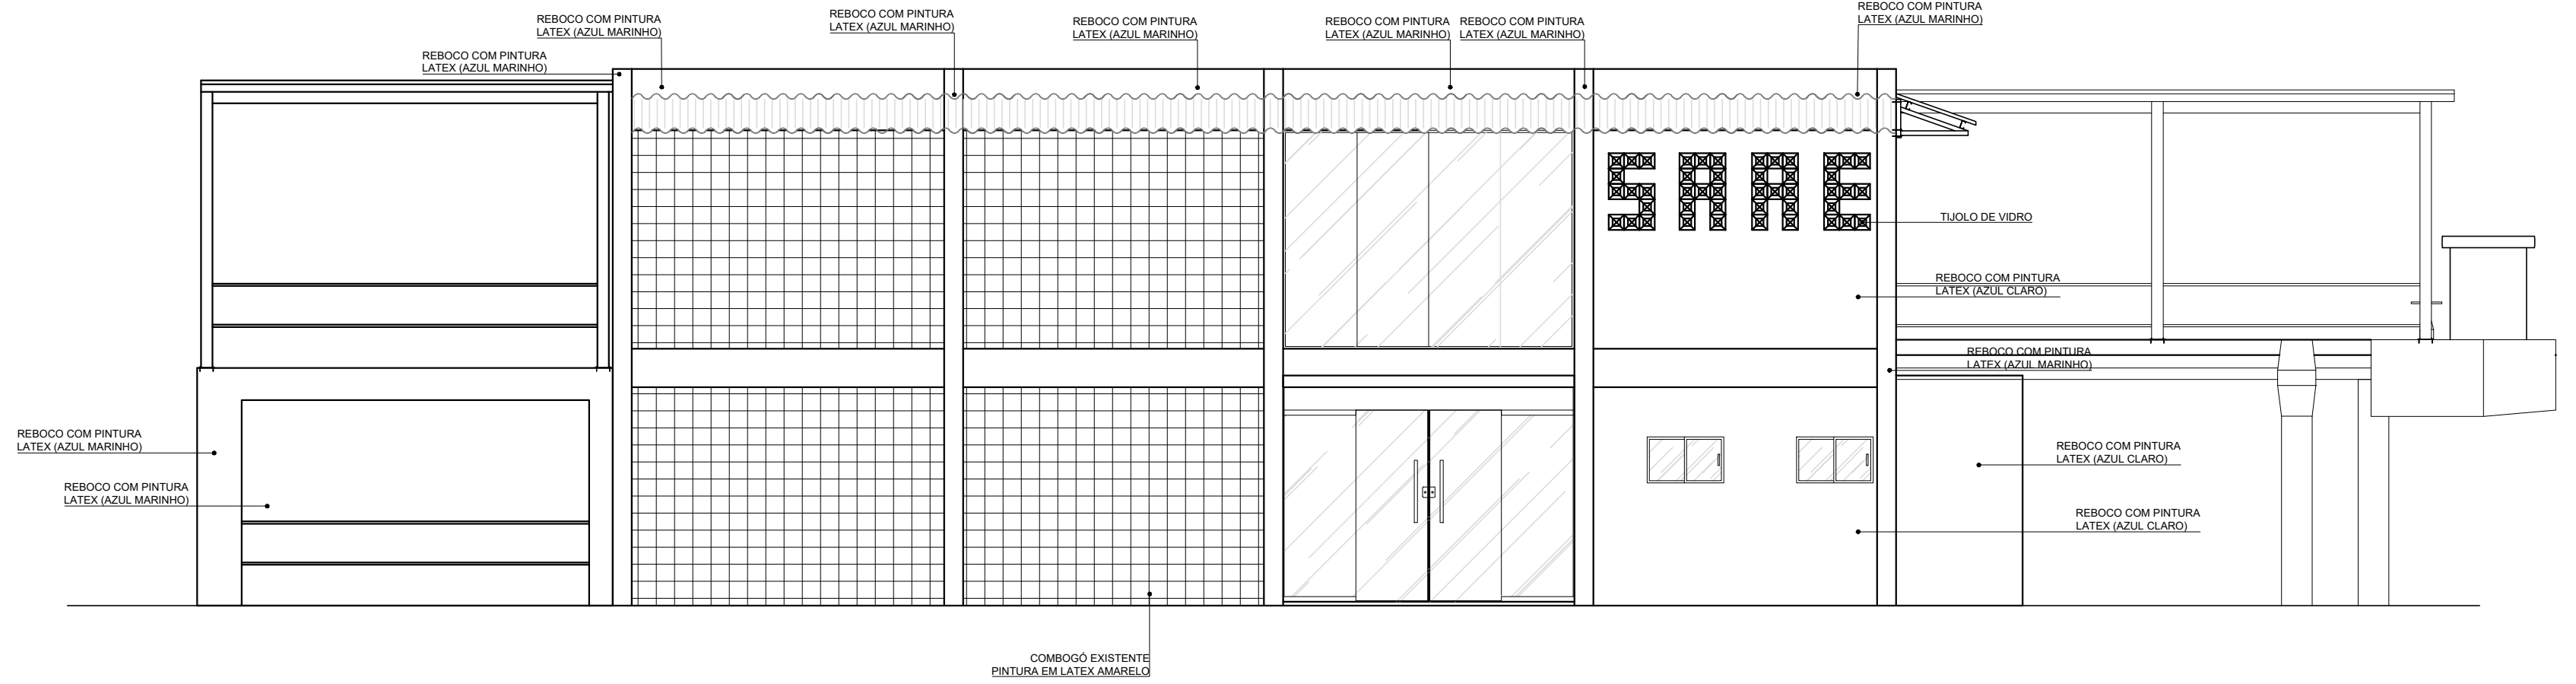


FACHADA PRINCIPAL
Escala:1/75

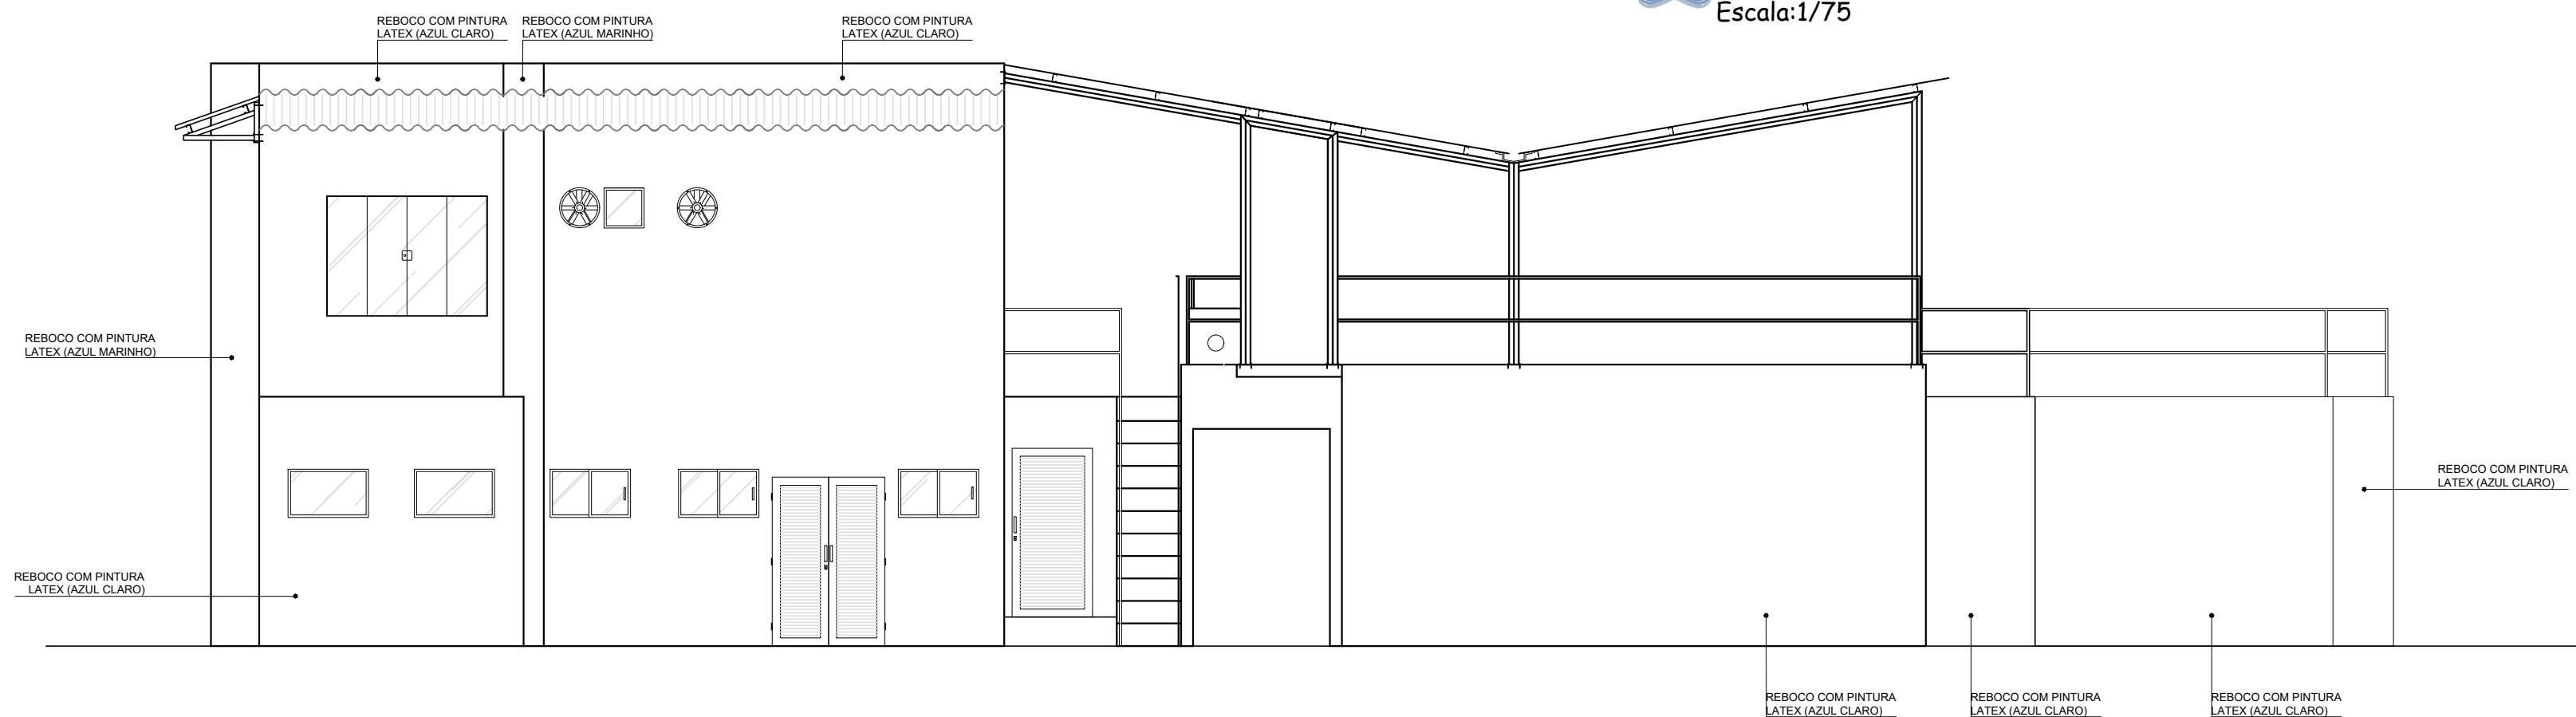

FACHADA LATERAL ESQUERDA
Escala:1/75















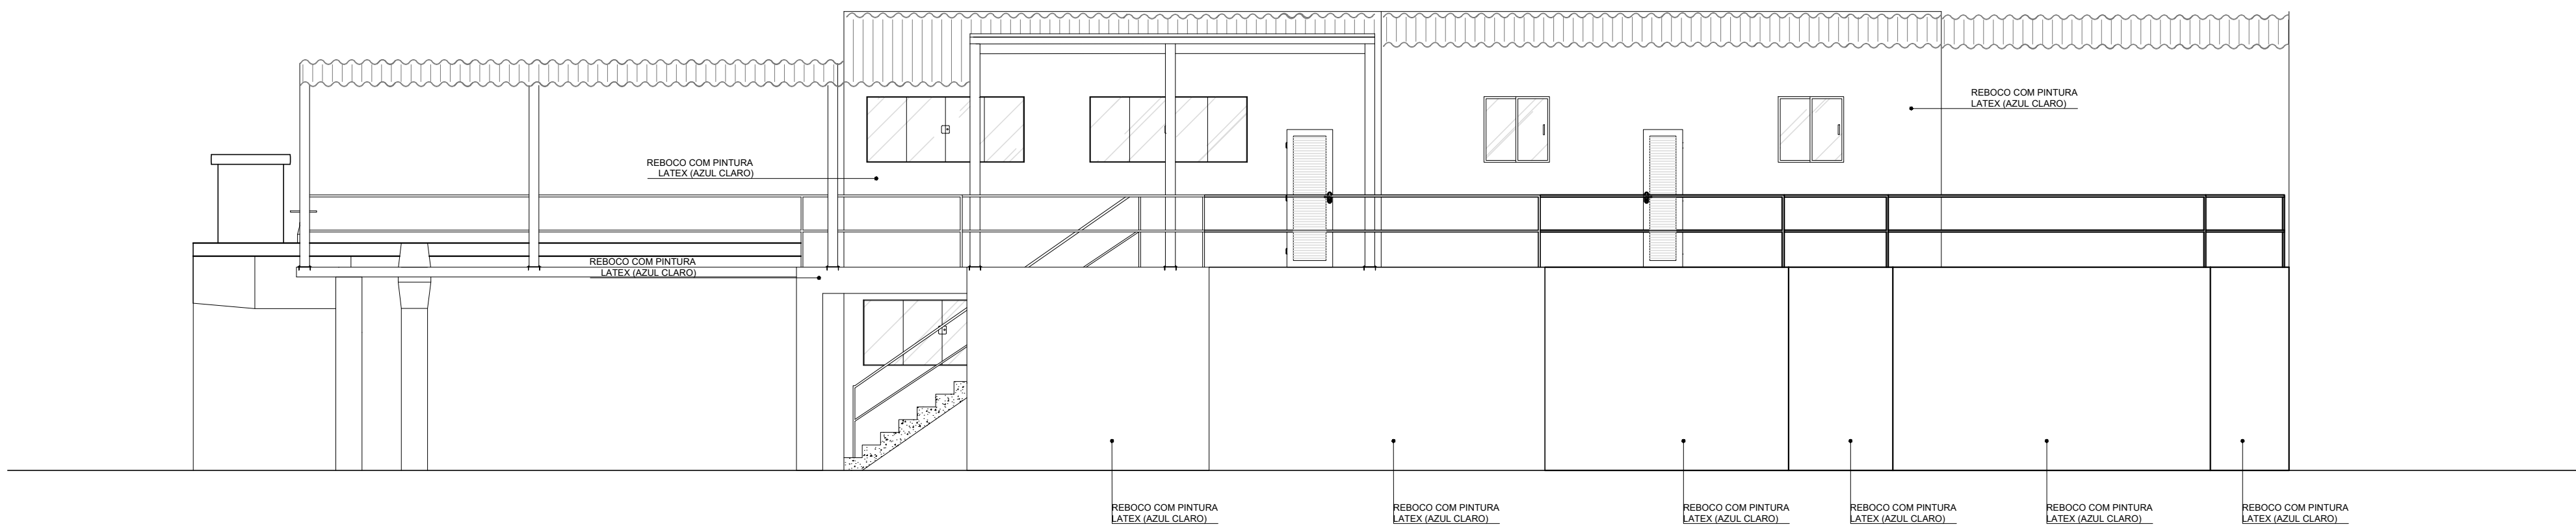


FACHADA POSTERIOR
Escala:1/75

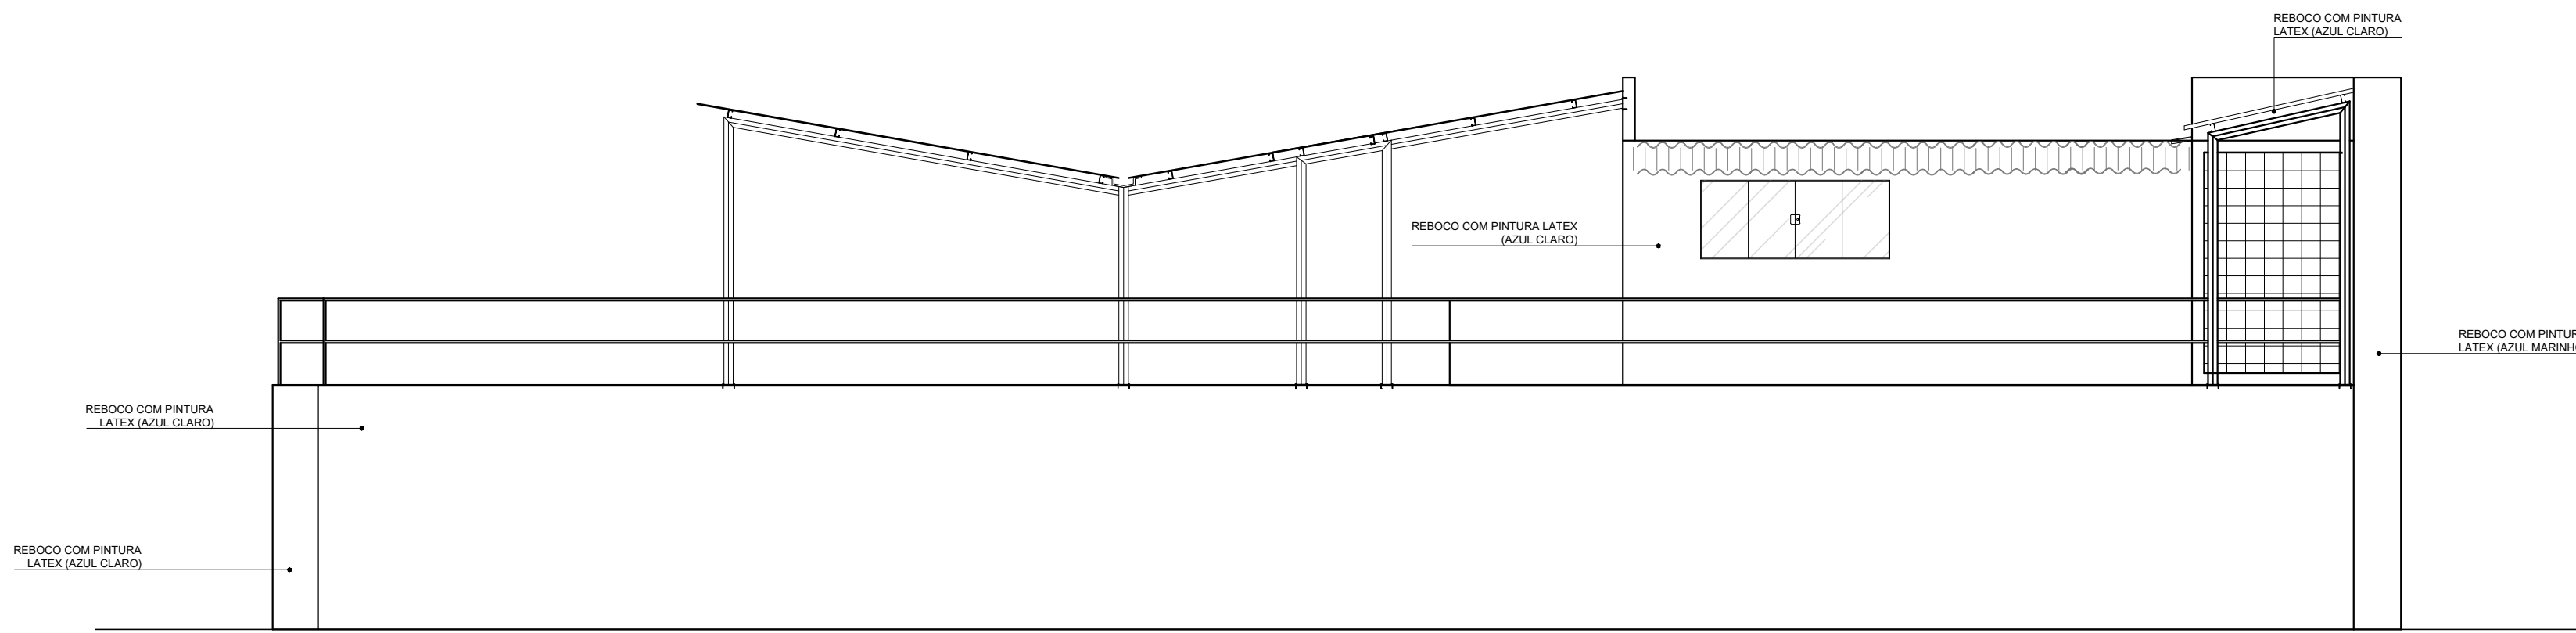


FACHADA LATERAL DIREITA
Escala:1/75

		AVENIDA MARIA CATARINA CIMINI, 161 SALA 208, BAIRRO CENTRO-CARATINGA/MG TELEFONE: (33) 3322-5236 CNPJ: 08.625.222/0001-01	
PROJETO: REFORMA ESTAÇÃO DE TRATAMENTO DE ÁGUA		FORMATO: A - I	
ENDEREÇO: RUA SEBASTIÃO R DE OLIVEIRA S/N RAUL SOARES - MG / CEP:35350-000		PRANCHA: 11/34	
CONTRATANTE: SAAE-SERVIÇO AUTÔNOMO DE ÁGUA E ESGOTO CNPJ: 24.089.583/0001-37		USO: COMERCIAL	
R.T.: TIAGO DE SOUZA ALVES CREA-MG: 156.303/D		ART.: 14201700000003969429	
OBS.: MEDIDAS EM CENTÍMETROS		ESCALA: INDICADA	
TÍTULO: FACHADAS COM DETALHAMENTO		DATA: AGO/2017	
		DESENHO: DAYLA SOTTE	

    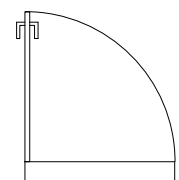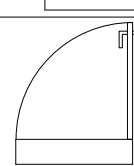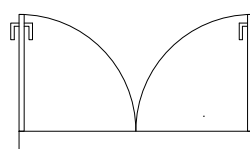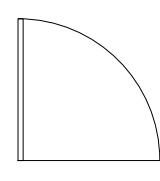       
LEGENDA DE PORTAS - PORTAS COM VISOR DE VIDRO E ALUMINIO					
REF.		Dimensões (cm)	QUANT.	TIPO	AMBIENTES
		90 x 210	1	01 folha - Tipo Bandeira com visor de vidro e veneziana	Sala de preparação de produtos;
LEGENDA DE PORTAS - PORTAS DE VIDRO					
REF.		Dimensões (cm)	QUANT.	TIPO	AMBIENTES
		90 x 210	1	01 folha - de correr de vidro	Cantina;
		120 x 210	2	02 folha - de correr de vidro	Laboratório de controle do processo, laboratório microbiologia;
		122 x 210	1	02 folha - de correr de vidro	Sala de limpeza;
		175 x 210	1	02 folha - de correr de vidro	Galeria de comando;
		380 x 210	1	04 folha - de correr de vidro	Hall de Entrada;
LEGENDA DE PORTAS - PORTAS DE ALUMÍNIO					
REF.		Dimensões (cm)	QUANT.	TIPO	AMBIENTES
		60 x 210	2	01 folha - Tipo Bandeira com veneziana	Lavabo;
		60 x 210	3	01 folha - de correr com veneziana	Vestiatório, Galeria de comando;
		70 x 210	2	01 folha - Tipo Bandeira com veneziana	Circulação, Sala de supervisão;
		80 x 210	1	01 folha - de correr com veneziana	Sala de Dosagem de produtos;
		100 x 210	1	01 folha - de correr com veneziana	Deposito de sal;
		140 x 210	1	02 folha - Tipo Bandeira com veneziana	Sala de Dosagem de produtos;
		85x143	1	01 folha - Tipo Bandeira com veneziana	Estação Elevatória;
LEGENDA DE JANELAS - JANELAS DE VIDRO					
REF.		Dimensões (cm)	QUANT.	H DO PISO / TIPO	AMBIENTES
		50 x 50	02	180 cm - basculante**	Sala de limpeza, vestiário;
		100 x 60	03	180 cm - basculante**	Vestiário, Lavabo;
		100 x 60	02	160 cm - correção 2 folhas*	Sala de Dosagem de produtos;
		100 x 100	02	100 cm - correção 2 folhas*	Galeria de comando;
		200 x 150	01	100 cm - correção 2 folhas*	Sala de supervisão;
		230 x 130	01	120 cm - correção 4 folhas*	Circulação;
		240 x 130	04	160 cm - correção 4 folhas*	Sala de Dosagem de produtos, Laboratório de controle do processo e Circulação, Laboratório microbiologia;
		380 x 280	01	10 cm - vidro fixo*	Hall;
		180x40	01	110 cm - correção 2 folhas*	Estação Elevatória

* AS JANELAS SERÃO EXECUTADAS EM VIDRO COM GUARNIÇÃO EM ALUMÍNIO.


** AS JANELAS SERÃO EXECUTADAS EM VIDRO JATEADO COM GUARNIÇÃO EM ALUMÍNIO.

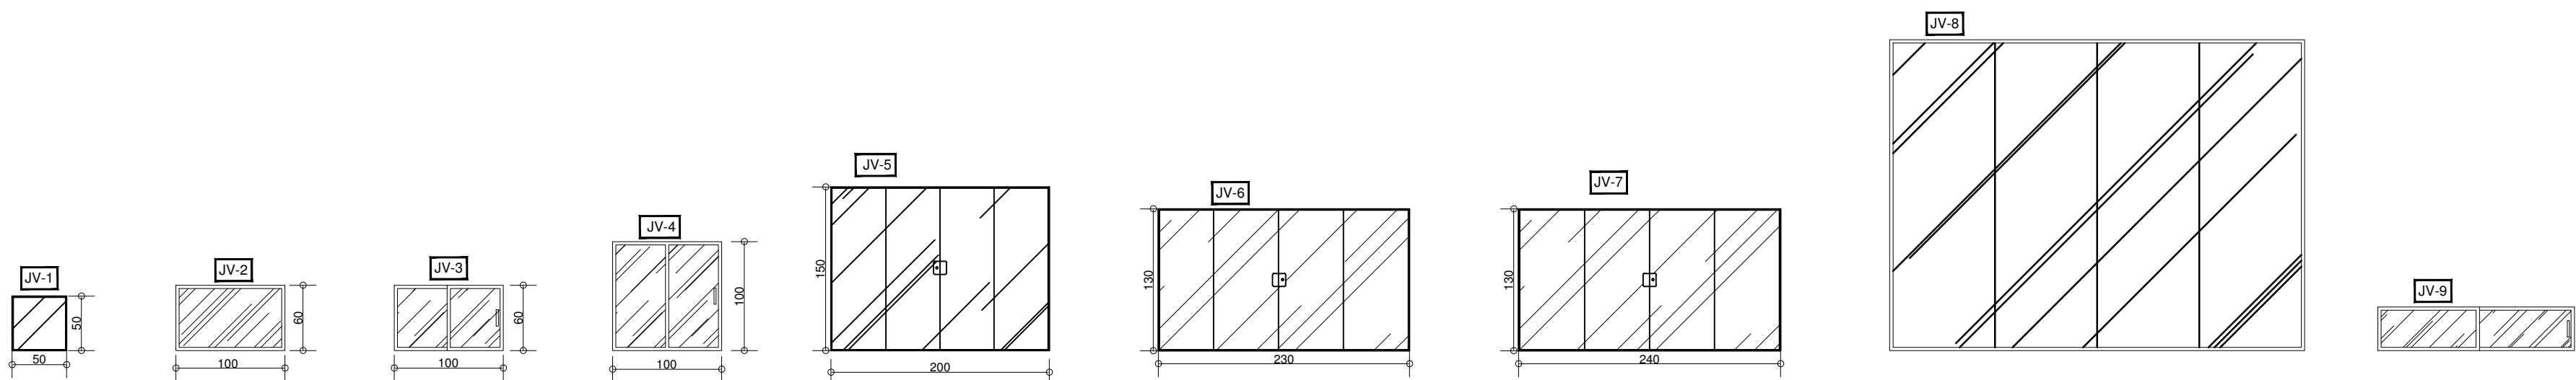



DETALHE J ANELAS DE VIDRO
 Escala: 1/ 20

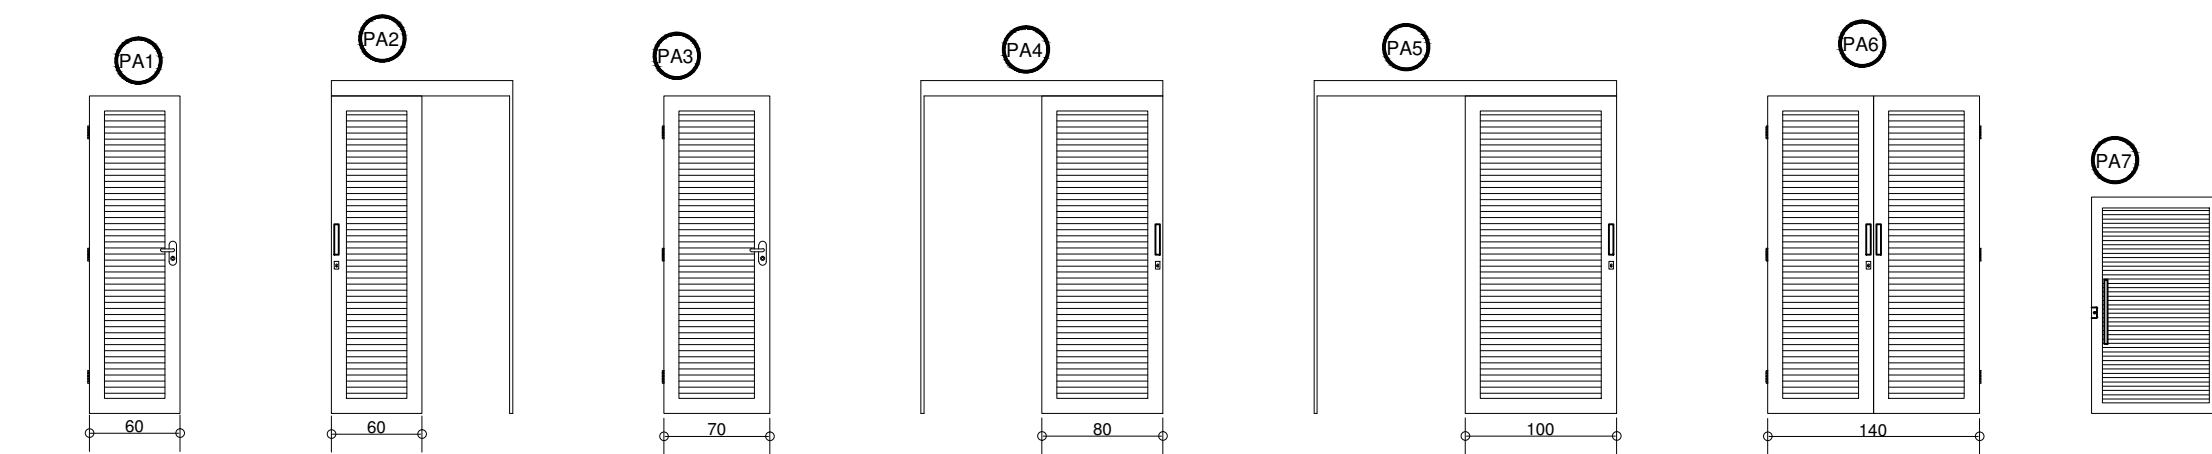

 DETALHE PORTAS DE ALUMÍNIO
Escala: 1/ 20

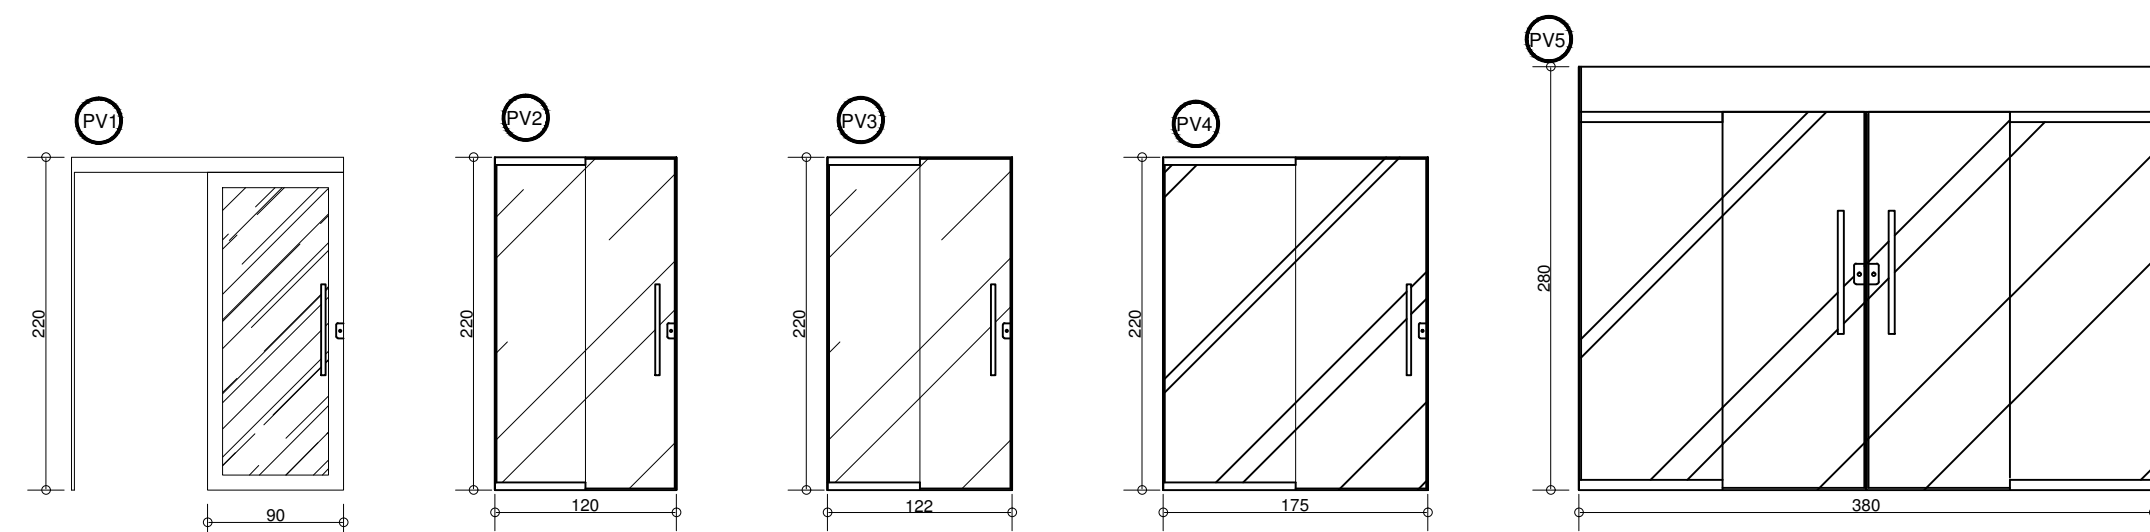


 DETALHE PORTAS DE VIDRO
Escala: 1/ 20

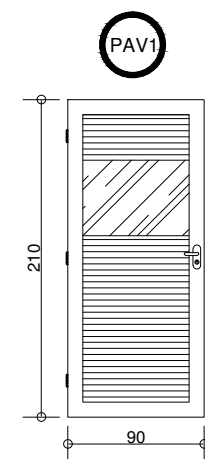

DETALHE PORTA
VIDRO + ALUMÍNIO
Escala: 1/ 20

		AVENIDA MARIA CATARINA CIMINI, 161 SALA 208, BAIRRO CENTRO-CARATINGA/MG TELEFONE: (33) 3322-5236 CNPJ: 08.625.222/0001-01	
PROJETO: REFORMA ESTAÇÃO DE TRATAMENTO DE ÁGUA		FORMATO: A - 1	
ENDEREÇO: RUA SEBASTIÃO R DE OLIVEIRA S/N RAUL SOARES - MG / CEP:35350-000		PRANCHA: 12/34	
CONTRATANTE: _____ SAAE-SERVIÇO AUTÔNOMO DE ÁGUA E ESGOTO CNPJ: 24.089.583/0001-37		USO: COMERCIAL	
R.T.:		ART.:	
_____ TIAGO DE SOUZA ALVES CREA-MG: I56.303/D		I4201700000003969429	
DBS.:	ESCALA:		
MEDIDAS EM CENTÍMETROS	INDICADA		
TÍTULO:	DATA:	DESENHO:	
DETALHAMENTO DE PORTAS E JANELAS	MAIO/2018	DAYLA SOTTE	

ARQUIVO: C:\Users\EQUILIBRIO\Servidor Equilibrio2\Dir Técnica\1 PROJETO SANFAMENTO\ETA RAUL SOARES\PROJETO PROTOCOLO\DIR Rev 03\DWG\5-PR-SAAE-RS-ETADE-012.dwg

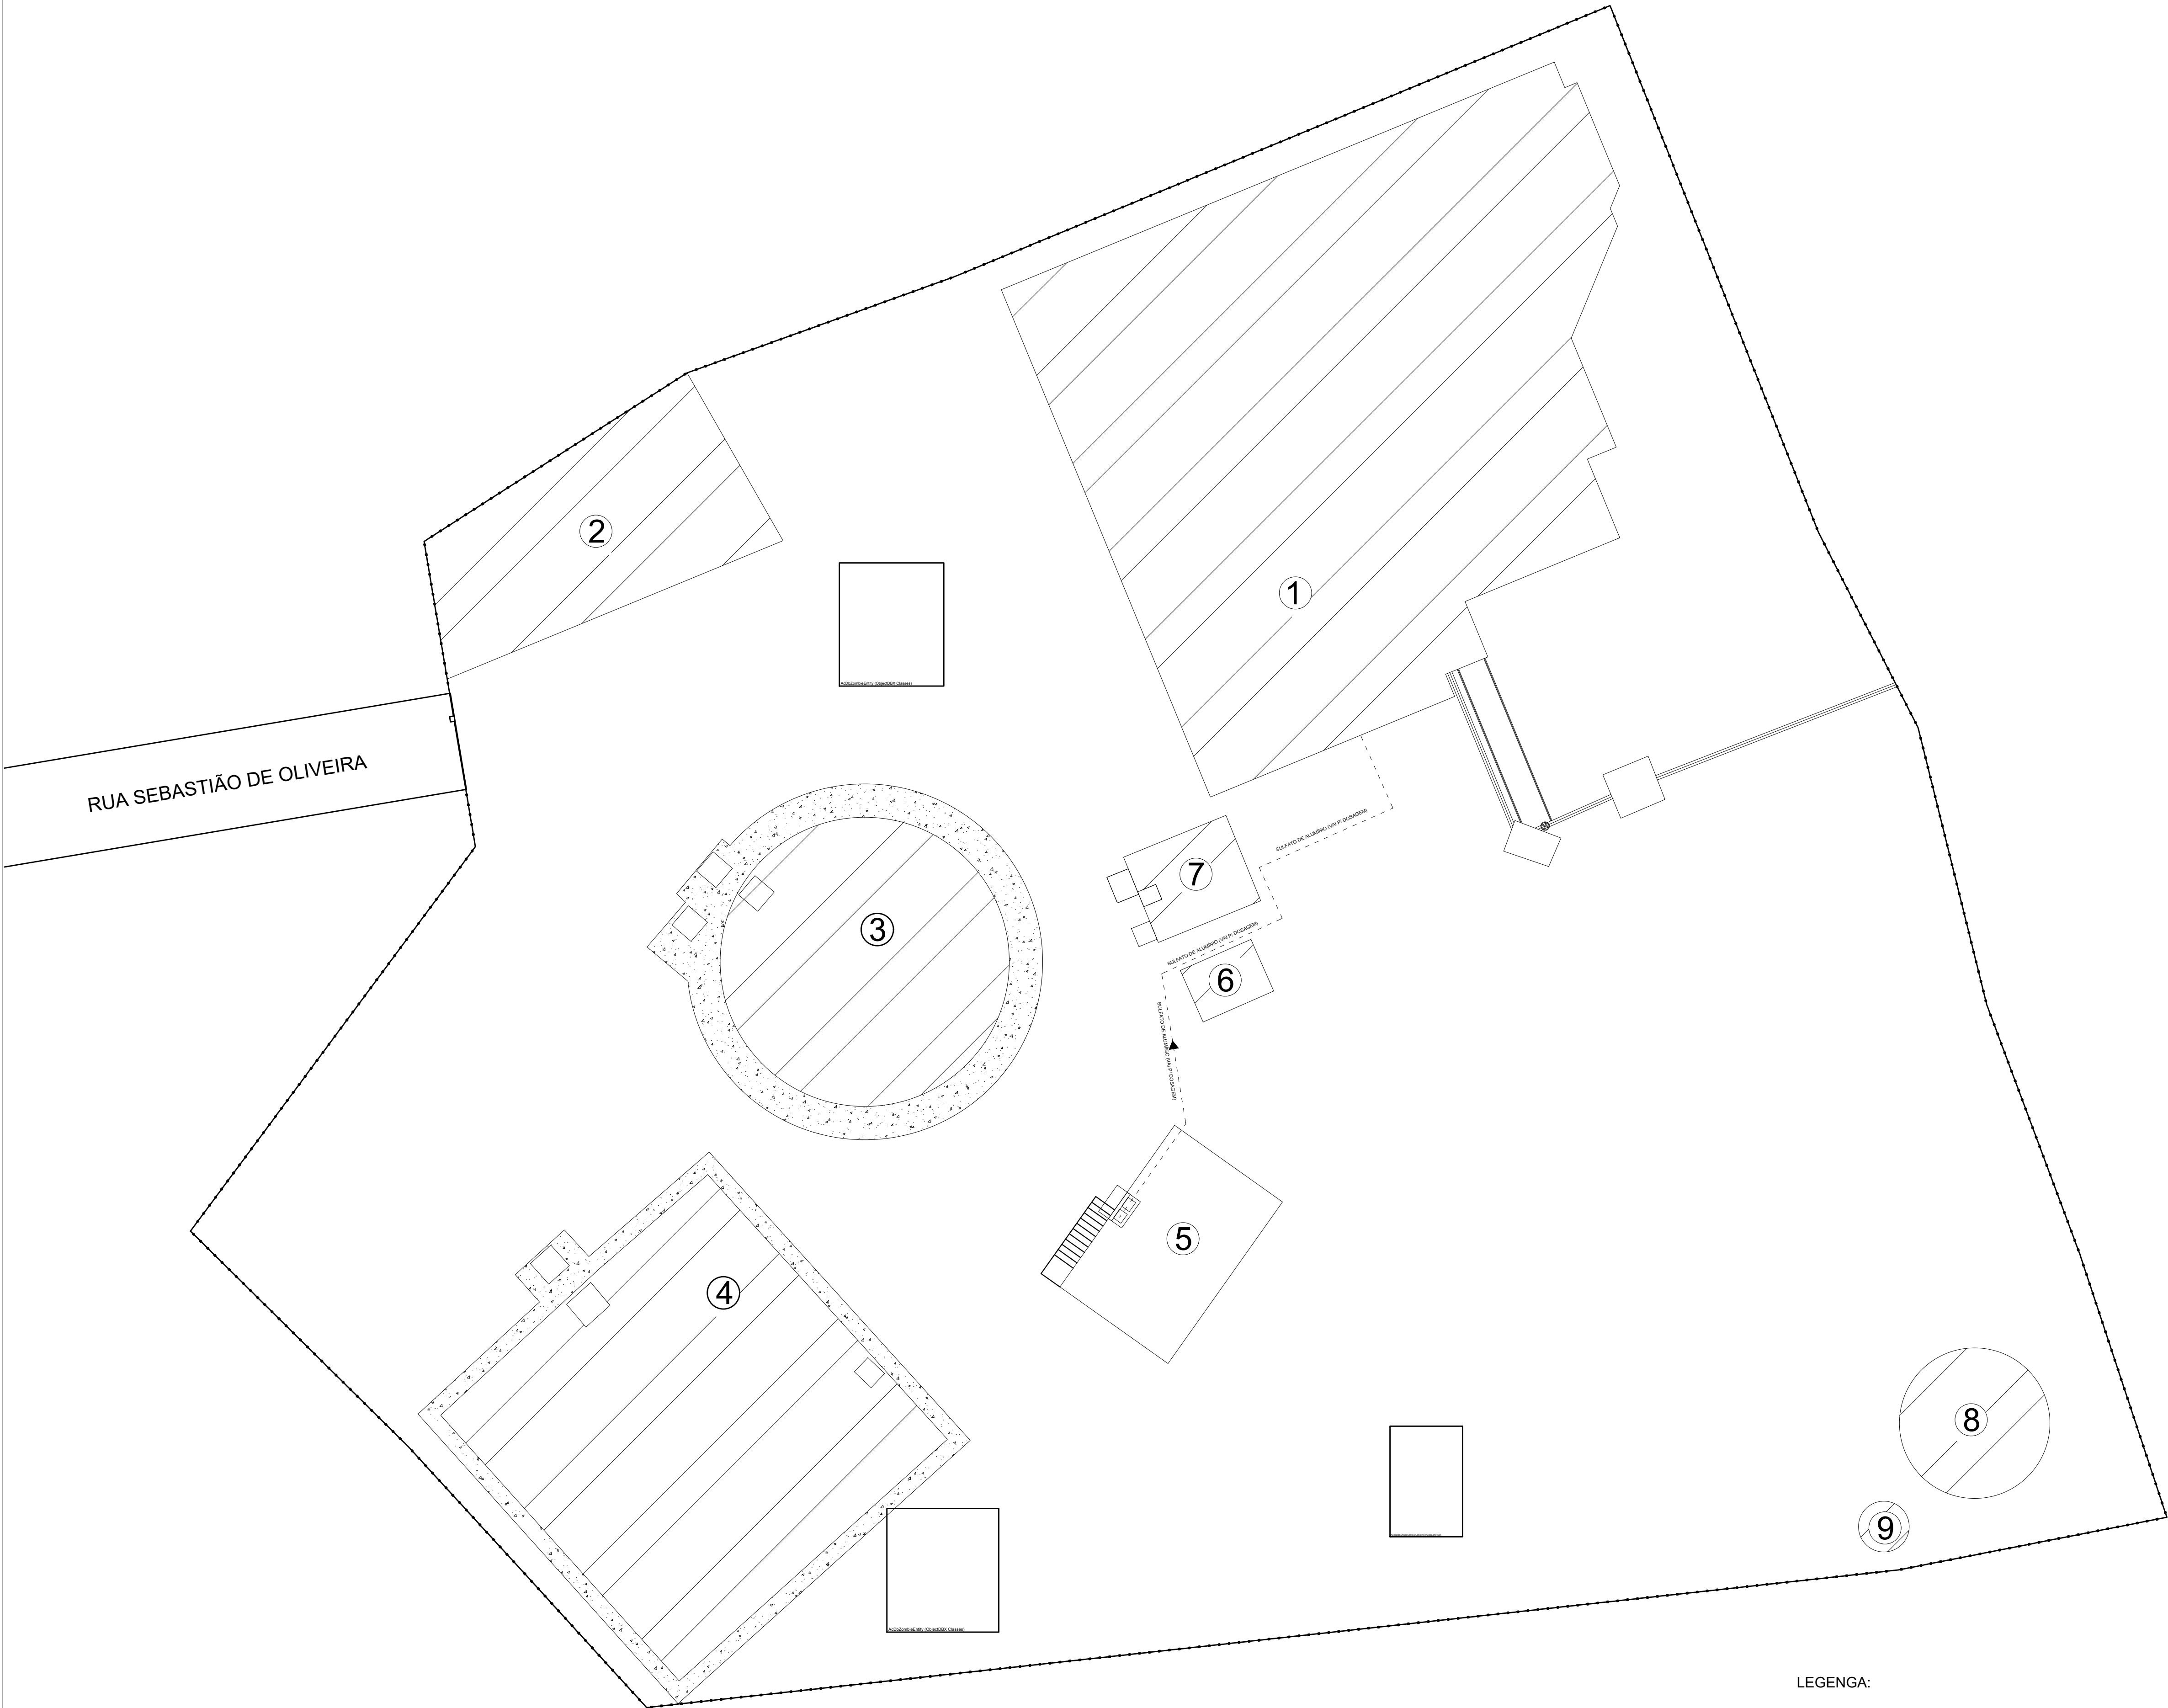


 PLANTA DE SITUAÇÃO
Escala:1/150


LEGENA:

- 1- Estação de Tratamento de Água;
- 2- Galpões ;
- 3- Reservatório 1;
- 4- Reservatório 2;
- 5- Planta Química;
- 6- Estação Elevatória de Água;
- 7- Tanque de Contato;
- 8- Reservatório 3;
- 9- Reservatório Elevado.


		AVENIDA MARIA CATARINA CIMINI, 161 SALA 208, BAIRRO CENTRO-CARATINGA/MG TELEFONE: (33) 3322-5236 CNPJ:08.625.222/0001-01	
PROJETO: REFORMA ESTAÇÃO DE TRATAMENTO DE ÁGUA		FORMATO: A - 1	
ENDEREÇO: RUA SEBASTIÃO R DE OLIVEIRA S/N RAUL SOARES - MG / CEP:35350-000		PRANCHA: 13/34	USO: COMERCIAL
CONTRATANTE: _____ SAAE-SERVIÇO AUTÔNOMO DE ÁGUA E ESGOTO CNPJ:24.089.583/0001-37			
R.T.: _____ TIAGO DE SOUZA ALVES CREA-MG: 156.303/D		ART.: 14201700000003969429	
OBS.: MEDIDAS EM METROS		ESCALA: INDICADA	
TÍTULO: PLANTA DE SITUAÇÃO		DATA: AGO/2017	DESENHO: DAYLA SOTTE

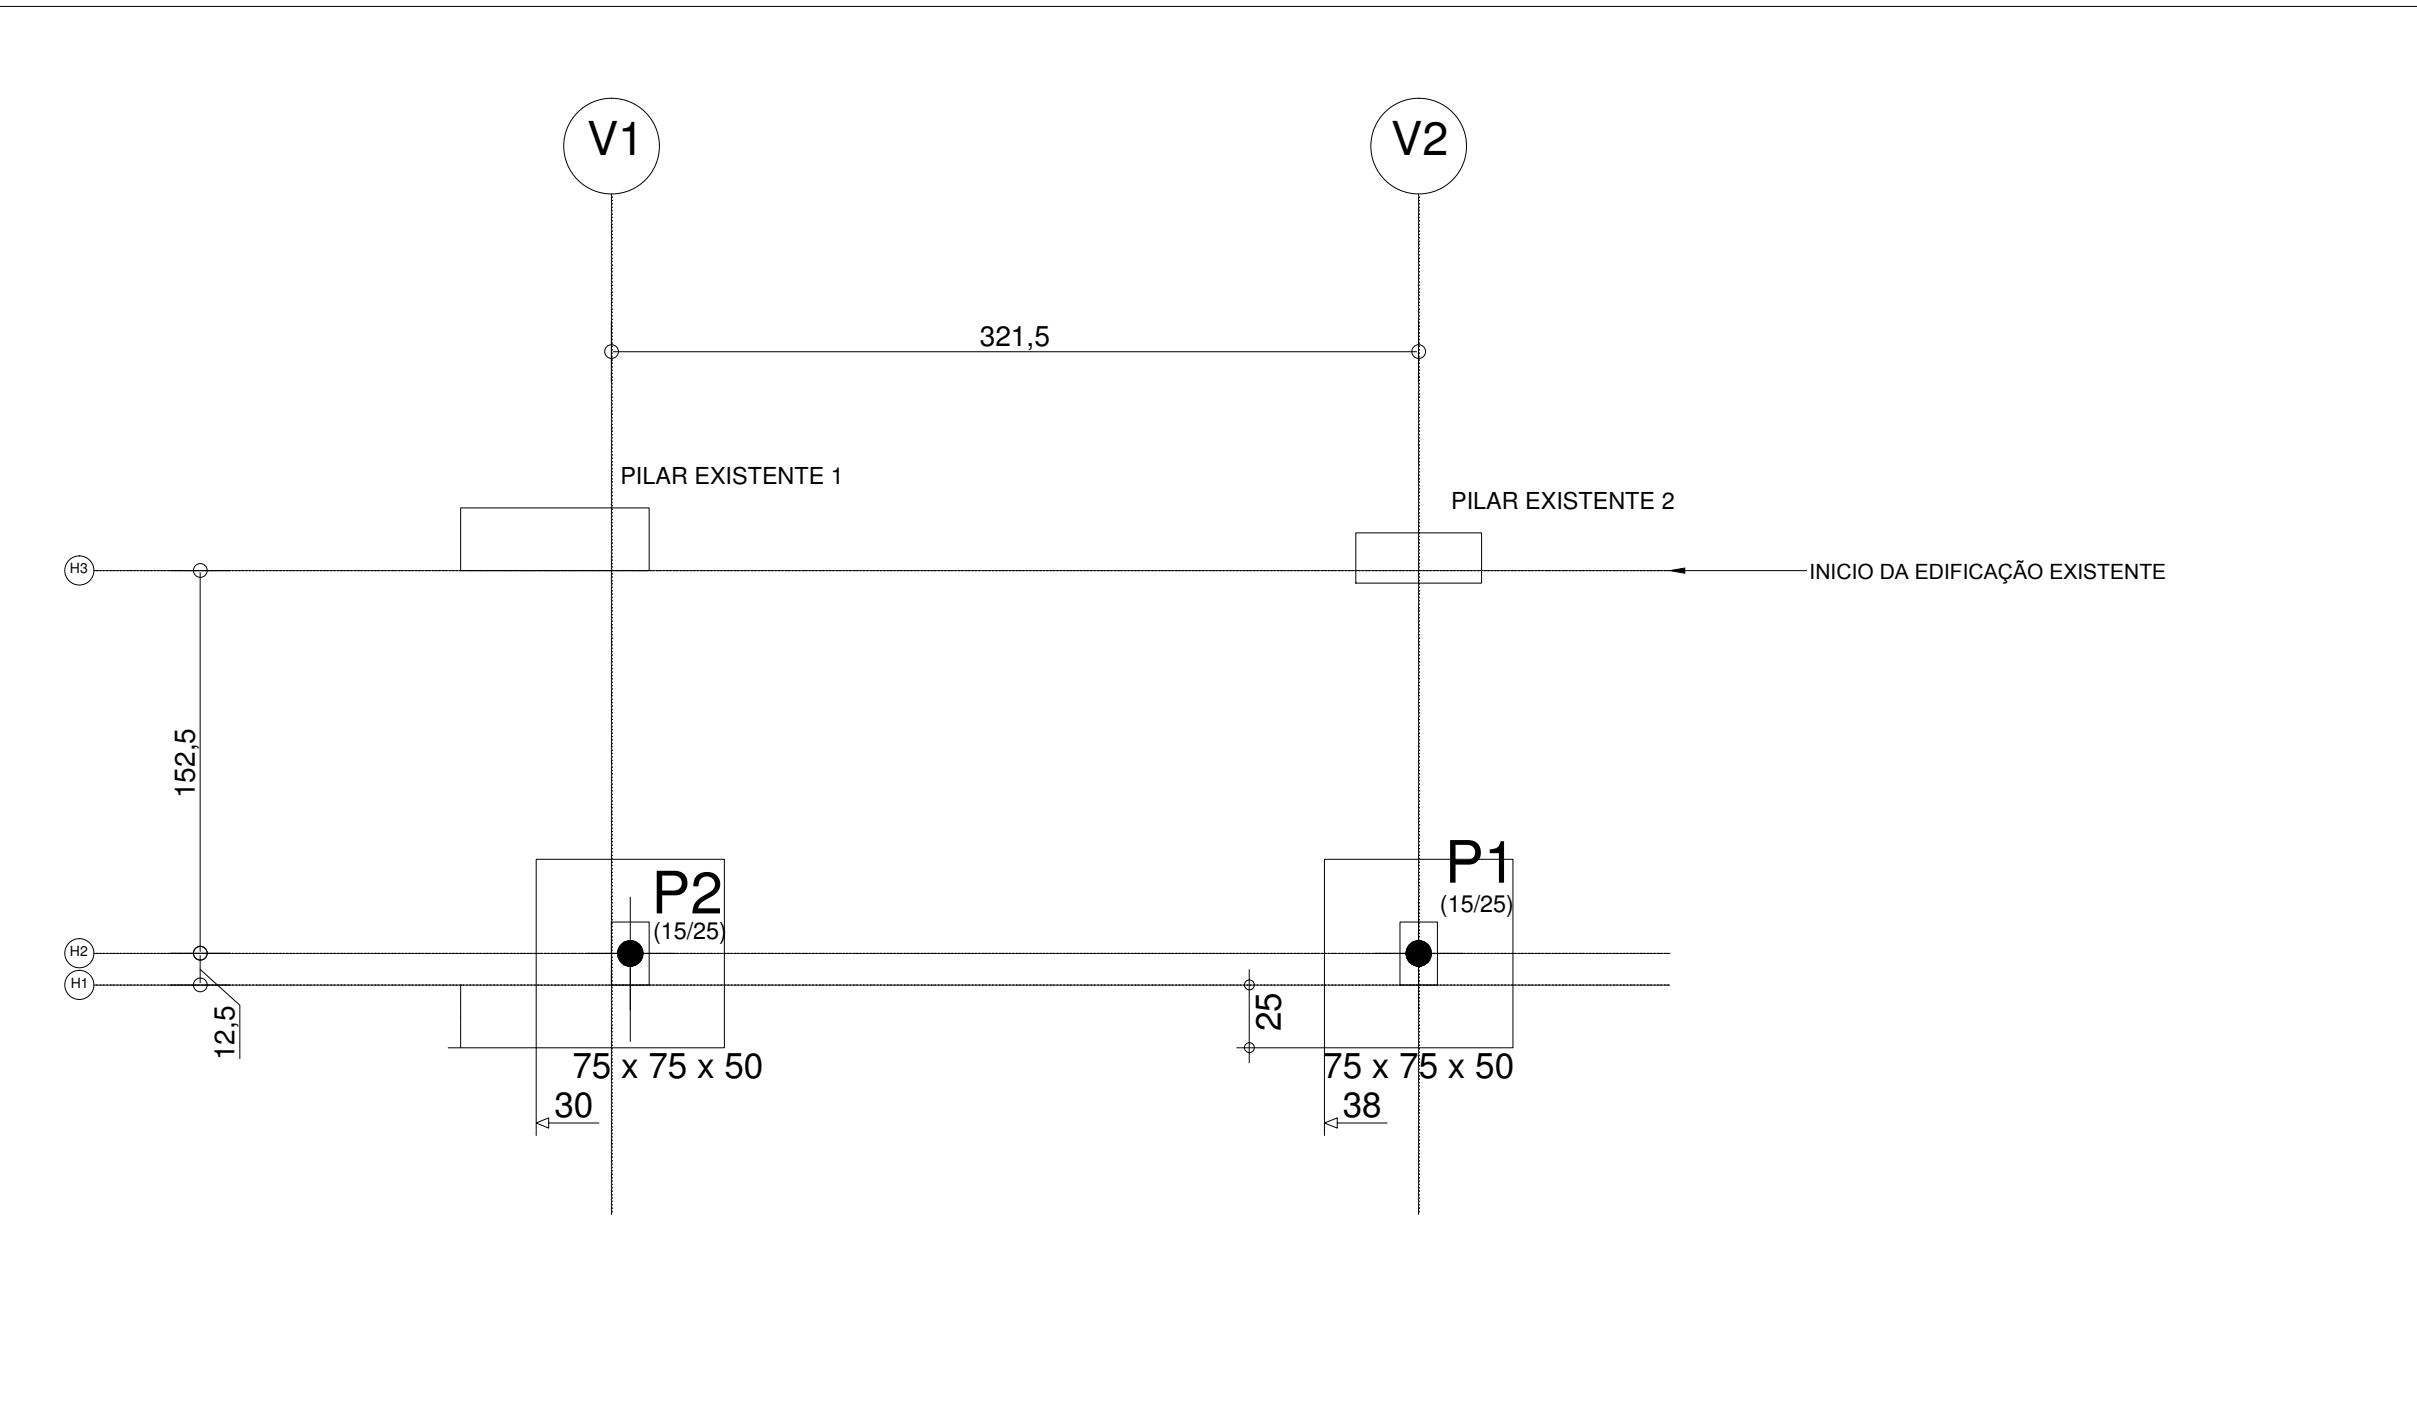


GABARITO
Escala: 1/30

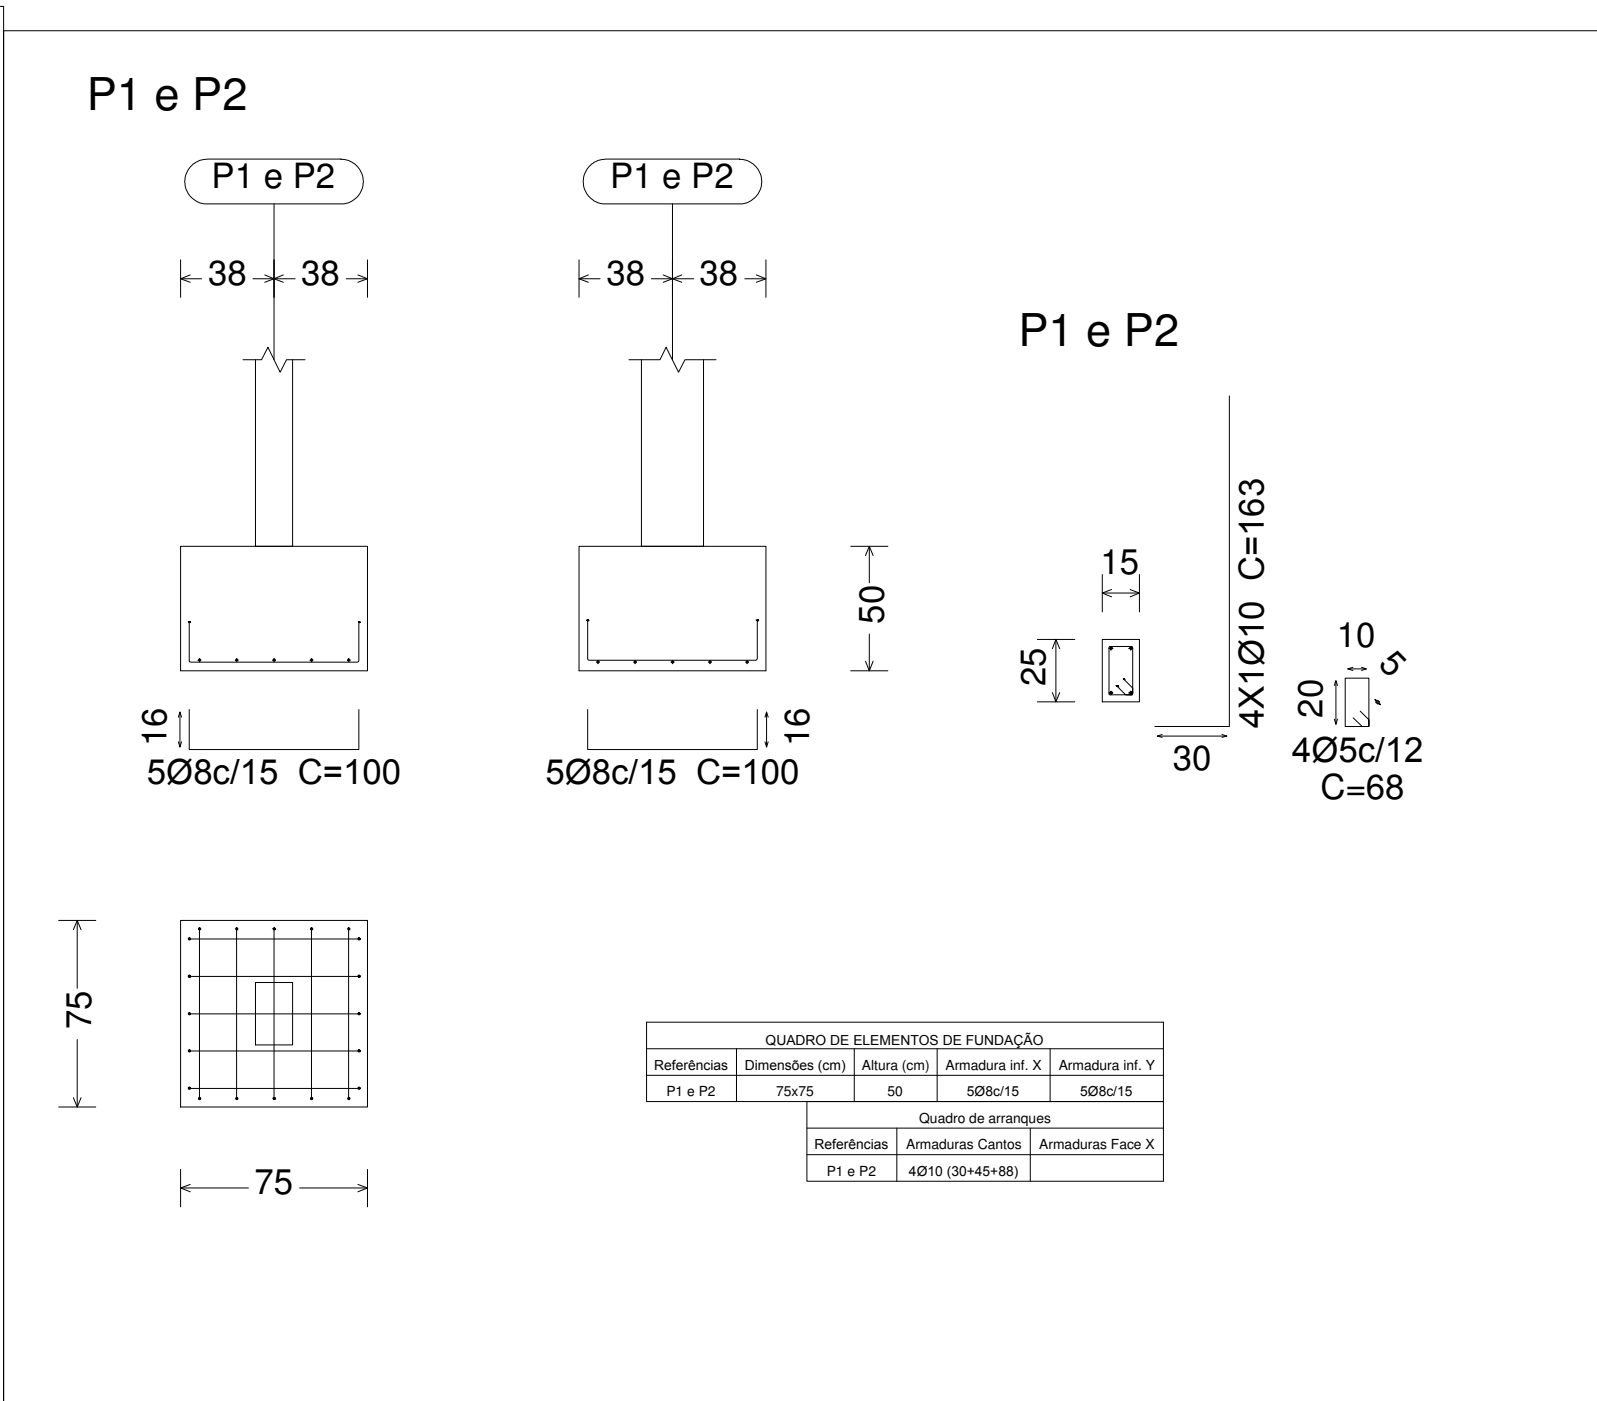

DETALHAMENTO DA FUNDAÇÃO
Escala: 1/30

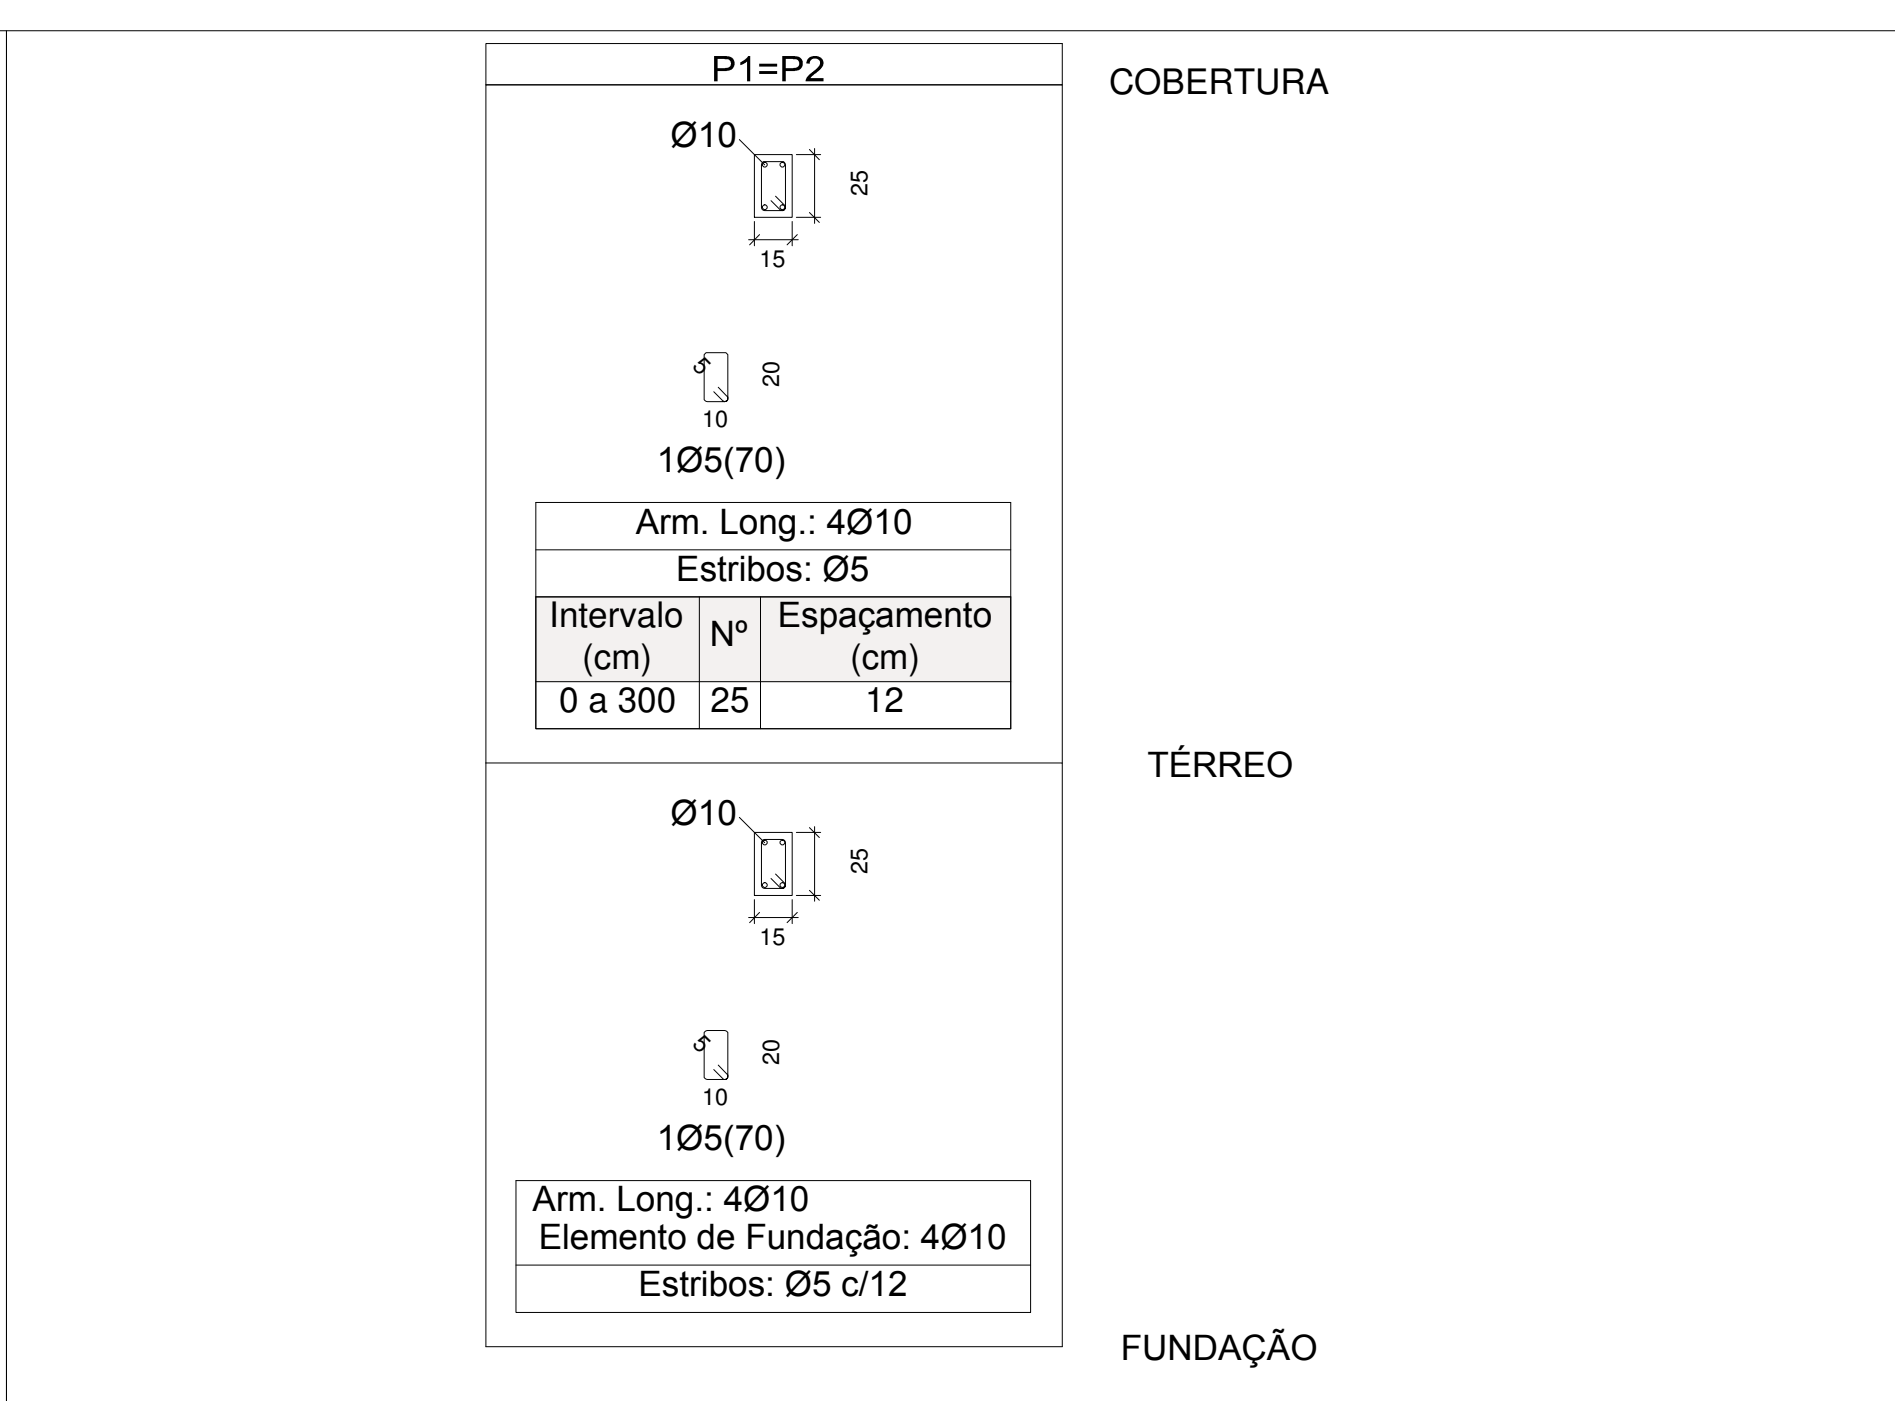

DETALHAMENTO DA PILARES
Escala: 1/30

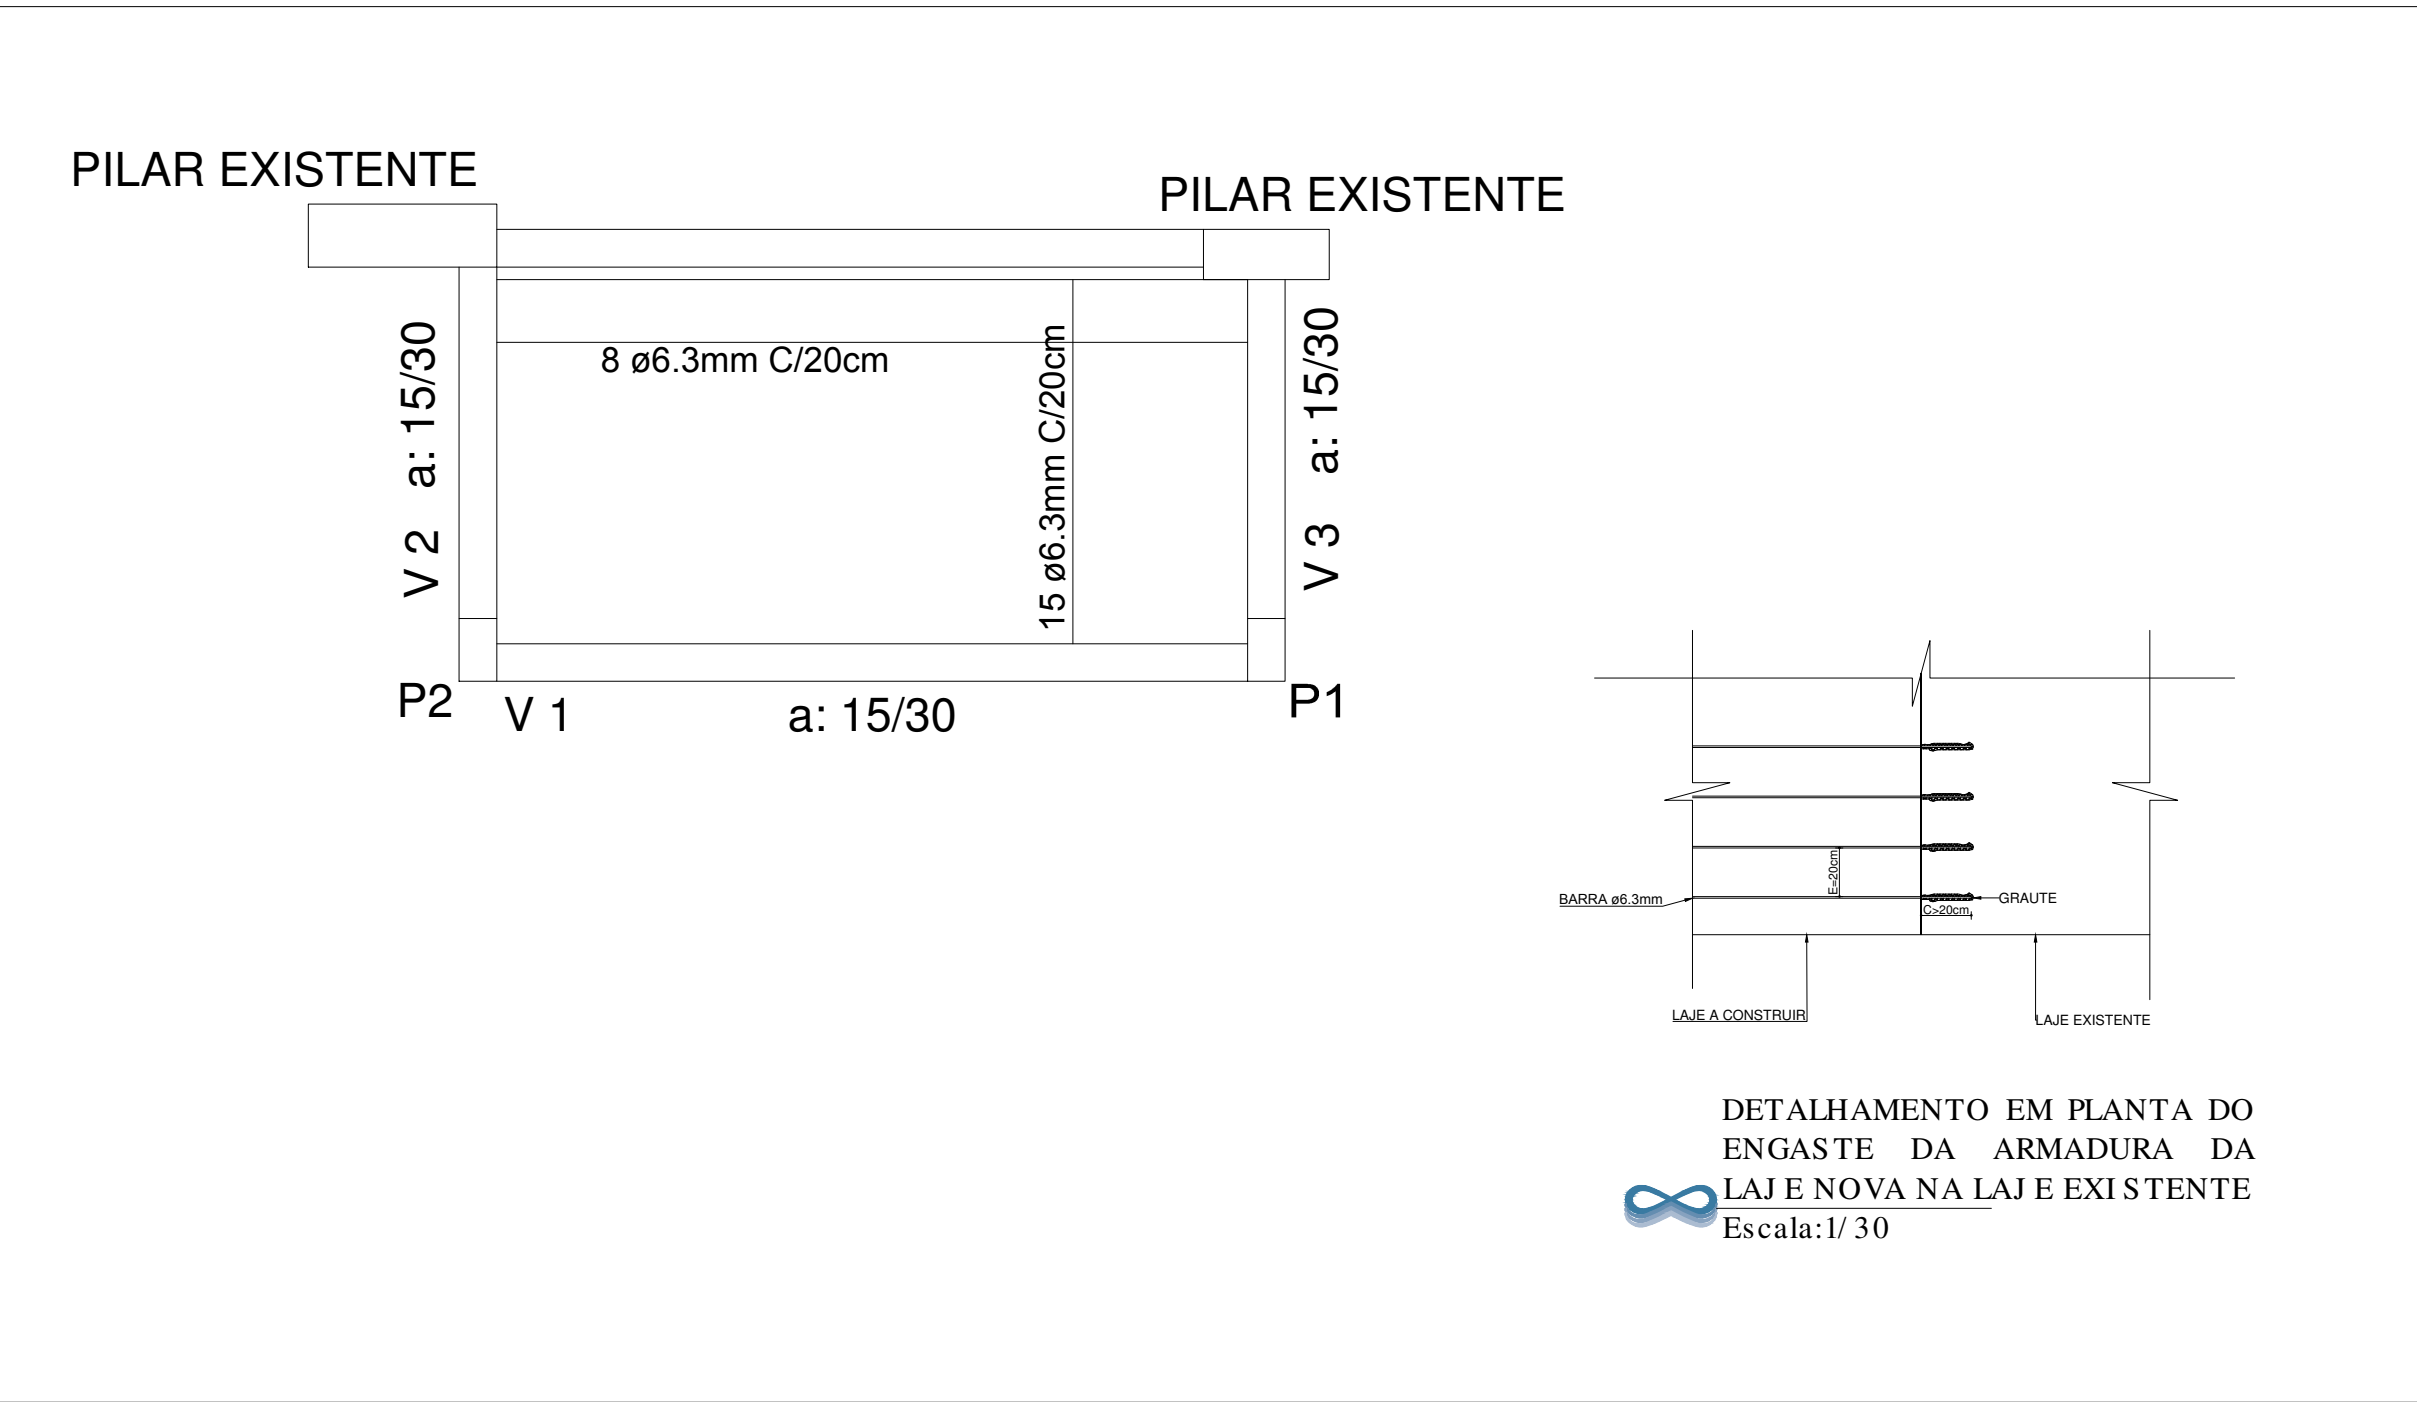

DETALHAMENTO LAJE MACIÇA TÉRREO E COBERTURA
Escala: 1/30



AVENIDA MARIA CATARINA CIMINI, 161
SALA 208, BAIRRO CENTRO-CARATINGA/MG
TELEFONE: (33) 3322-5236
CNPJ: 08.625.222/0001-01

PROJETO:
REFORMA ESTAÇÃO DE TRATAMENTO DE ÁGUA

FORMATO:
A - I

ENDEREÇO:
RUA SEBASTIÃO R DE OLIVEIRA S/N
RAUL SOARES - MG / CEP:35350-000

USO:
COMERCIAL

CONTRATANTE:
SAAE-SERVIÇO AUTÔNOMO DE ÁGUA E ESGOTO
CNPJ: 24.089.583/0001-37



R.T.:
TIAGO DE SOUZA ALVES
CREA-MG: 156.303/D

ART.:
1420170000003969429

OBS.:
MEDIDAS EM CENTÍMETROS

ESCALA:
INDICADA

TÍTULO:
ESTRUTURAL BANHEIROS

DATA:
MAIO/2018

DESENHO:
DAYLA SOTTE

Technical drawing of a reinforced concrete slab (P1) showing top and side views.

Top View:

- Overall dimensions: 3.29m (width) x 1.5m (depth).
- Reinforcement bars: 2N108 C=350 (top), 2N208 C=348 (bottom), and 20x1eN305 c/15 (bottom).
- Central circular hole: Ø (15x30).

Side View:

- Slab thickness: 0.15m.
- Total height: 0.3m.

Detail View:

- Shows a corner reinforcement bar with dimensions 0.15m, 0.15m, and 0.3m.

 DETALHAMENTO VIGA 01 TÉRREO

Escala: 1/ 20

[illegible]

 DETALHAMENTO VIGA 02 TÉRREO

Technical drawing of a reinforced concrete slab and beam section. The top part shows a cross-section of the slab with dimensions: width 15, height 18, and a central rectangular cutout with width 10 and height 5. The bottom part shows a plan view of the slab with dimensions: total width 1.8, total length 20, and a central rectangular cutout with width 1.5 and height 0.25. The slab is supported by a central beam (PILAR EXISTENTE 2) and two side beams (PILAR EXISTENTE 1 and PILAR EXISTENTE 3). The slab is reinforced with 2N10Ø C=199 and 9x1eN2Ø5 c/15. A detail view (DETALHE B) shows the connection between the slab and the central beam, highlighting the reinforcement bars and the concrete cover.

 DETALHAMENTO VIGA 03 TÉRREO

Technical drawing of a roof structure, showing a cross-section and a plan view.

Cross-section (top):

- Roof slope: 15°
- Width: 15
- Height: 3.09

Plan view (bottom):

- Overall width: 15
- Overall length: 29
- Roof sections: 2N108 C=348 (top), 2N2012.5 C=357 (bottom)
- Small circle with '2' and '(1500)' indicating a specific detail or dimension.

 DETALHAMENTO VI GA 01 COBERTURA
Escala:1/ 20

Cobertura
Desenho de vigas
Concreto: C20, em geral
Aço das barras: CA-50 e CA-60

DETALHE C

Table 1: Reinforcement Data

V 2	1	Ø8	4	21	185	197	788	3.1
2	Ø5	10	21	10	78	780		
Total+10%:								3.4
Ø5:								0.0
Ø8:								3.4
Total:								3.4

Table 2: Reinforcement Data

V 2	1	Ø8	4	21	185	197	788	3.1
2	Ø5	10	21	10	78	780		
Total+10%:								3.4
Ø5:								0.0
Ø8:								3.4
Total:								3.4

Table 3: Reinforcement Data

V 2	1	Ø8	4	21	185	197	788	3.1
2	Ø5	10	21	10	78	780		
Total+10%:								3.4
Ø5:								0.0
Ø8:								3.4
Total:								3.4

 DETALHAMENTO VIGA 02 COBERTURA
Escala:1/ 20

Detail view of a slab edge showing reinforcement bars and dimensions. The width is 15 cm and the height is 10 cm. The reinforcement consists of 1Ø8 bars at the top and 2Ø5 bars at the bottom. The distance between the bars is 9 cm.

V 3

1	Ø8	9	175	187	748	3.3
2	Ø5		10	78	702	
Total+10%:						3.3
						Ø5: 0.0
						Ø8: 3.6
						Total: 3.3

Plan view of the slab showing reinforcement layout and dimensions. The overall dimensions are 1.8m by 15m. The reinforcement consists of 2N1Ø8 C=187 bars, 2N2Ø8 C=199 bars, and 9x1eN3Ø5 c/15 bars. A section line A-A is indicated. A circular detail callout labeled 'DETALHE D' is shown.

PILAR EXISTENTE 2

BARRA VIGA

PILAR EXISTENTE

GRAUTE

DETALHE D

Detail view of a slab edge showing reinforcement bars and dimensions. The width is 15 cm and the height is 10 cm. The reinforcement consists of 1Ø8 bars at the top and 2Ø5 bars at the bottom. The distance between the bars is 9 cm.

Cobertura

Desenho de vigas

Concreto: C20, em geral

Aço das barras: CA-50 e CA-60

Aço dos estribos: CA-50 e CA-60

DETALHE D

Escala: 1/30

 DETALHAMENTO VIGA 03 COBERTURA
Escala: 1/ 20

ARQUIVO: C:\Users\EQUILIBRIO\OneDrive\PROJETOS\PROJETO PROTOCOLADOR\Rev CODING7- PR-SAAE-RS-ETAEB-014-PR @ SAAE-RS-ETAEB-015.dwg